

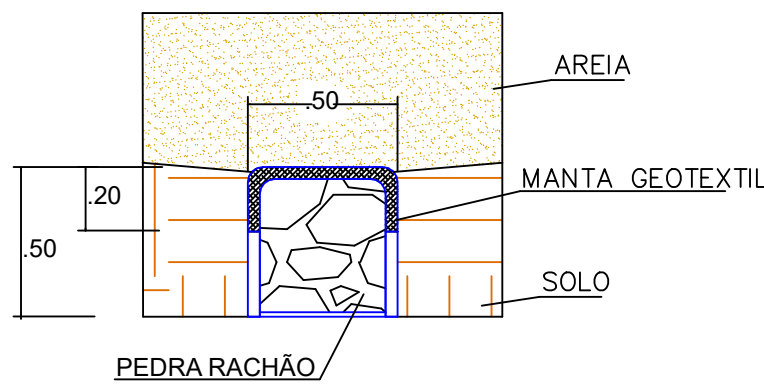
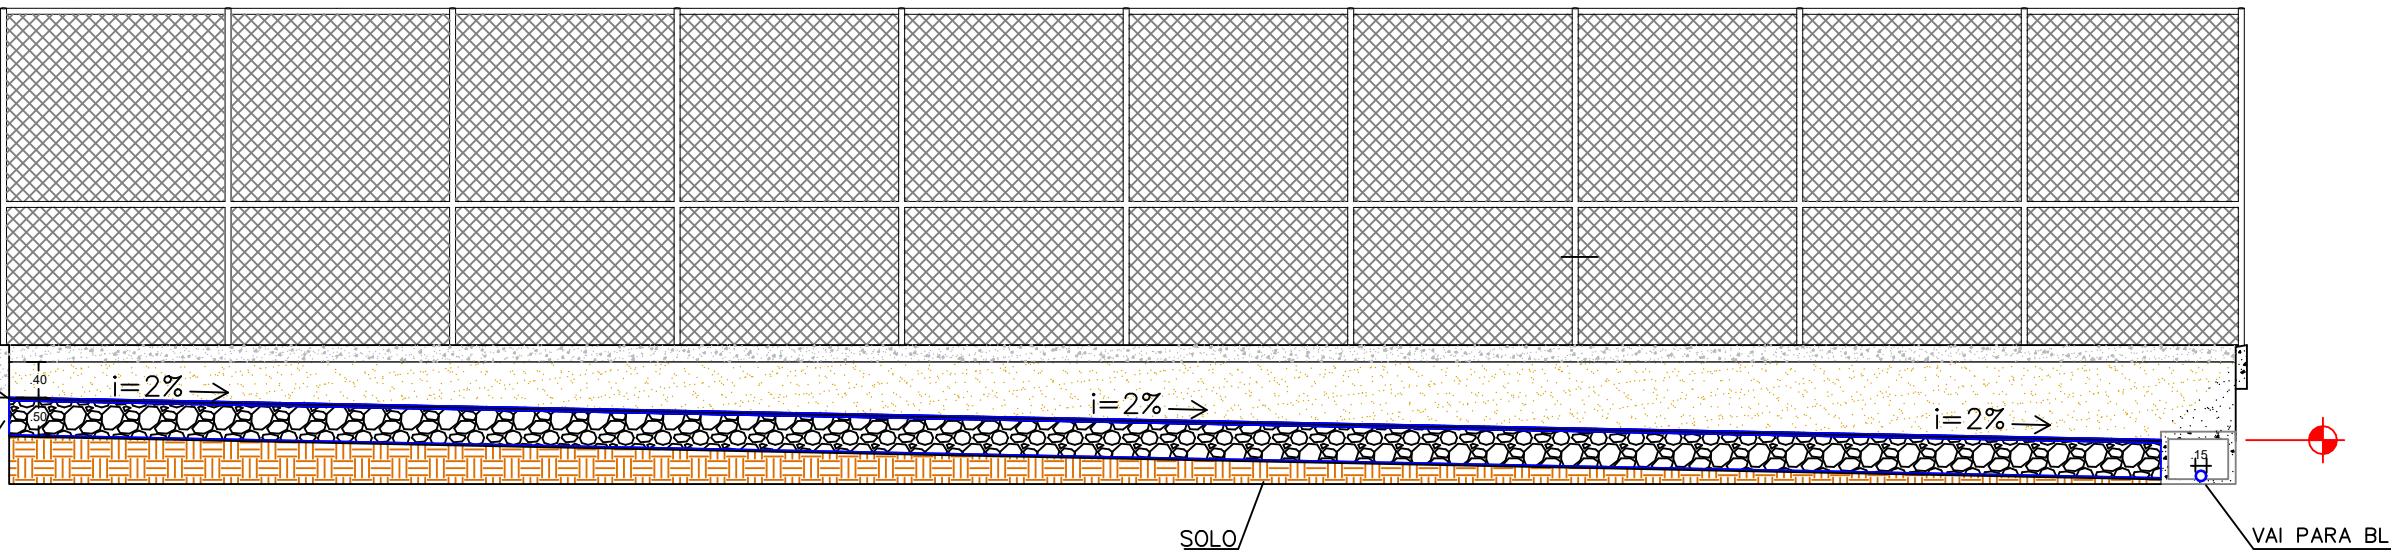


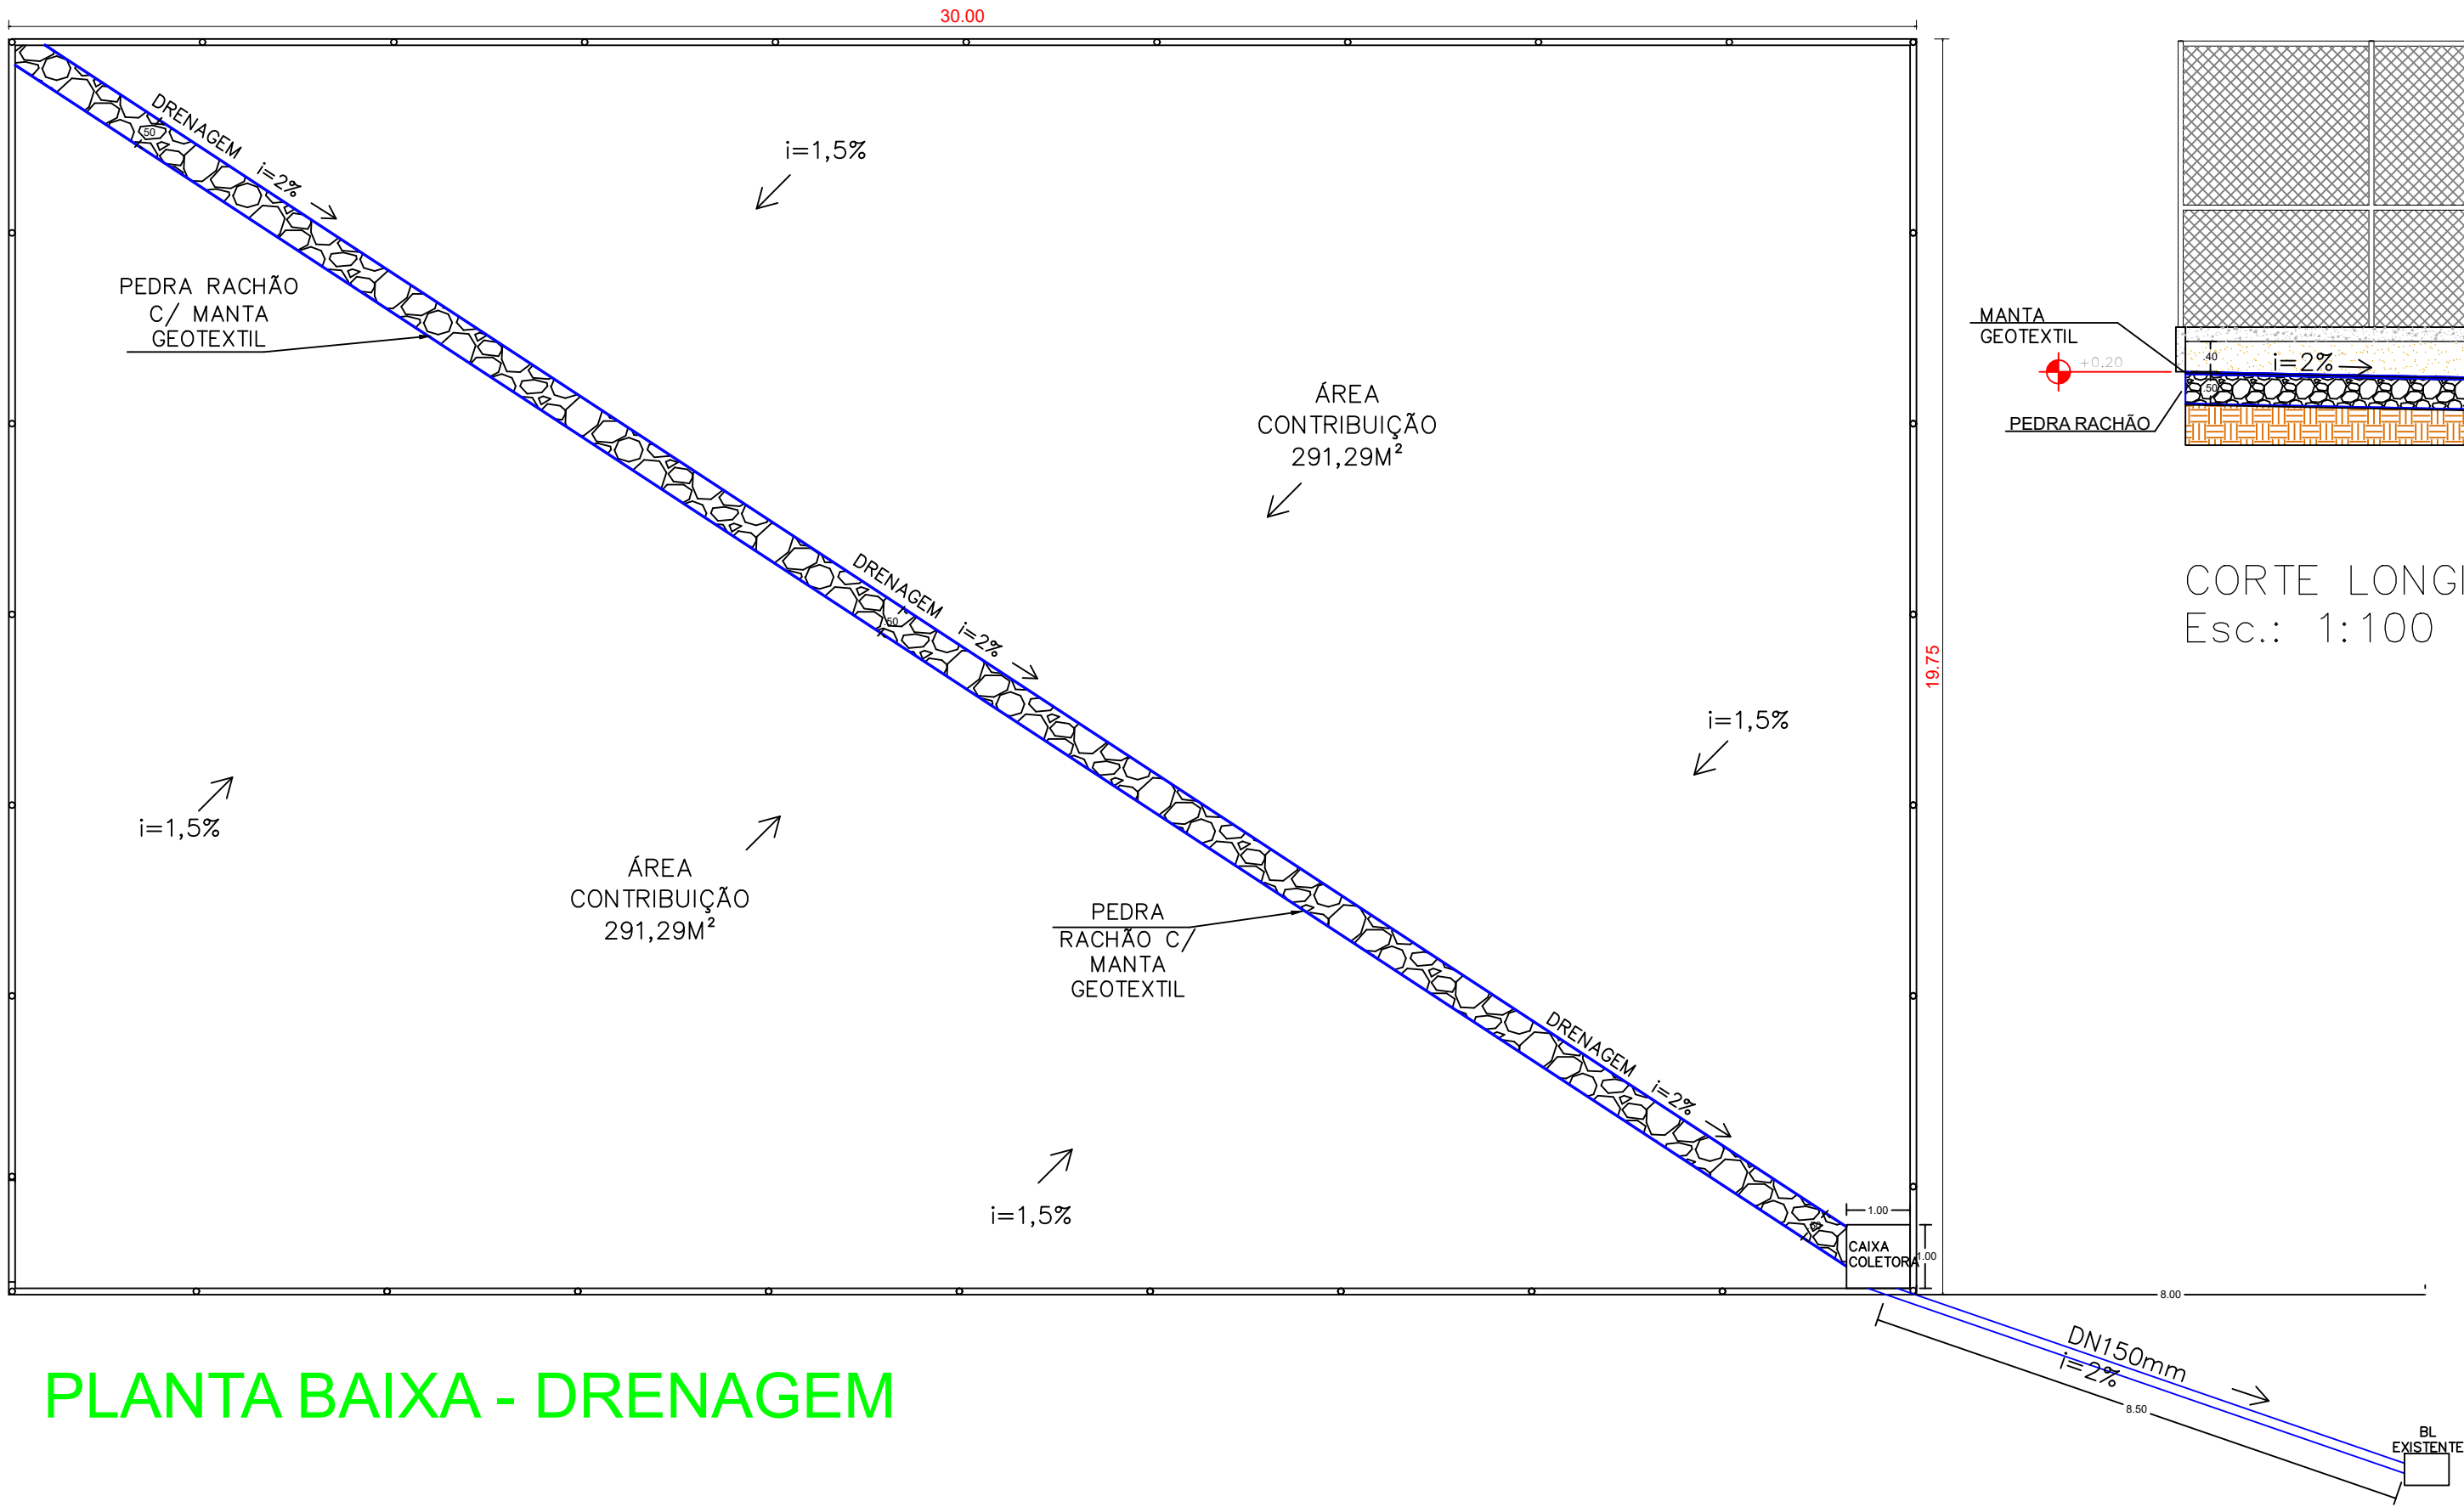

Detalhe H1
escala 1:25

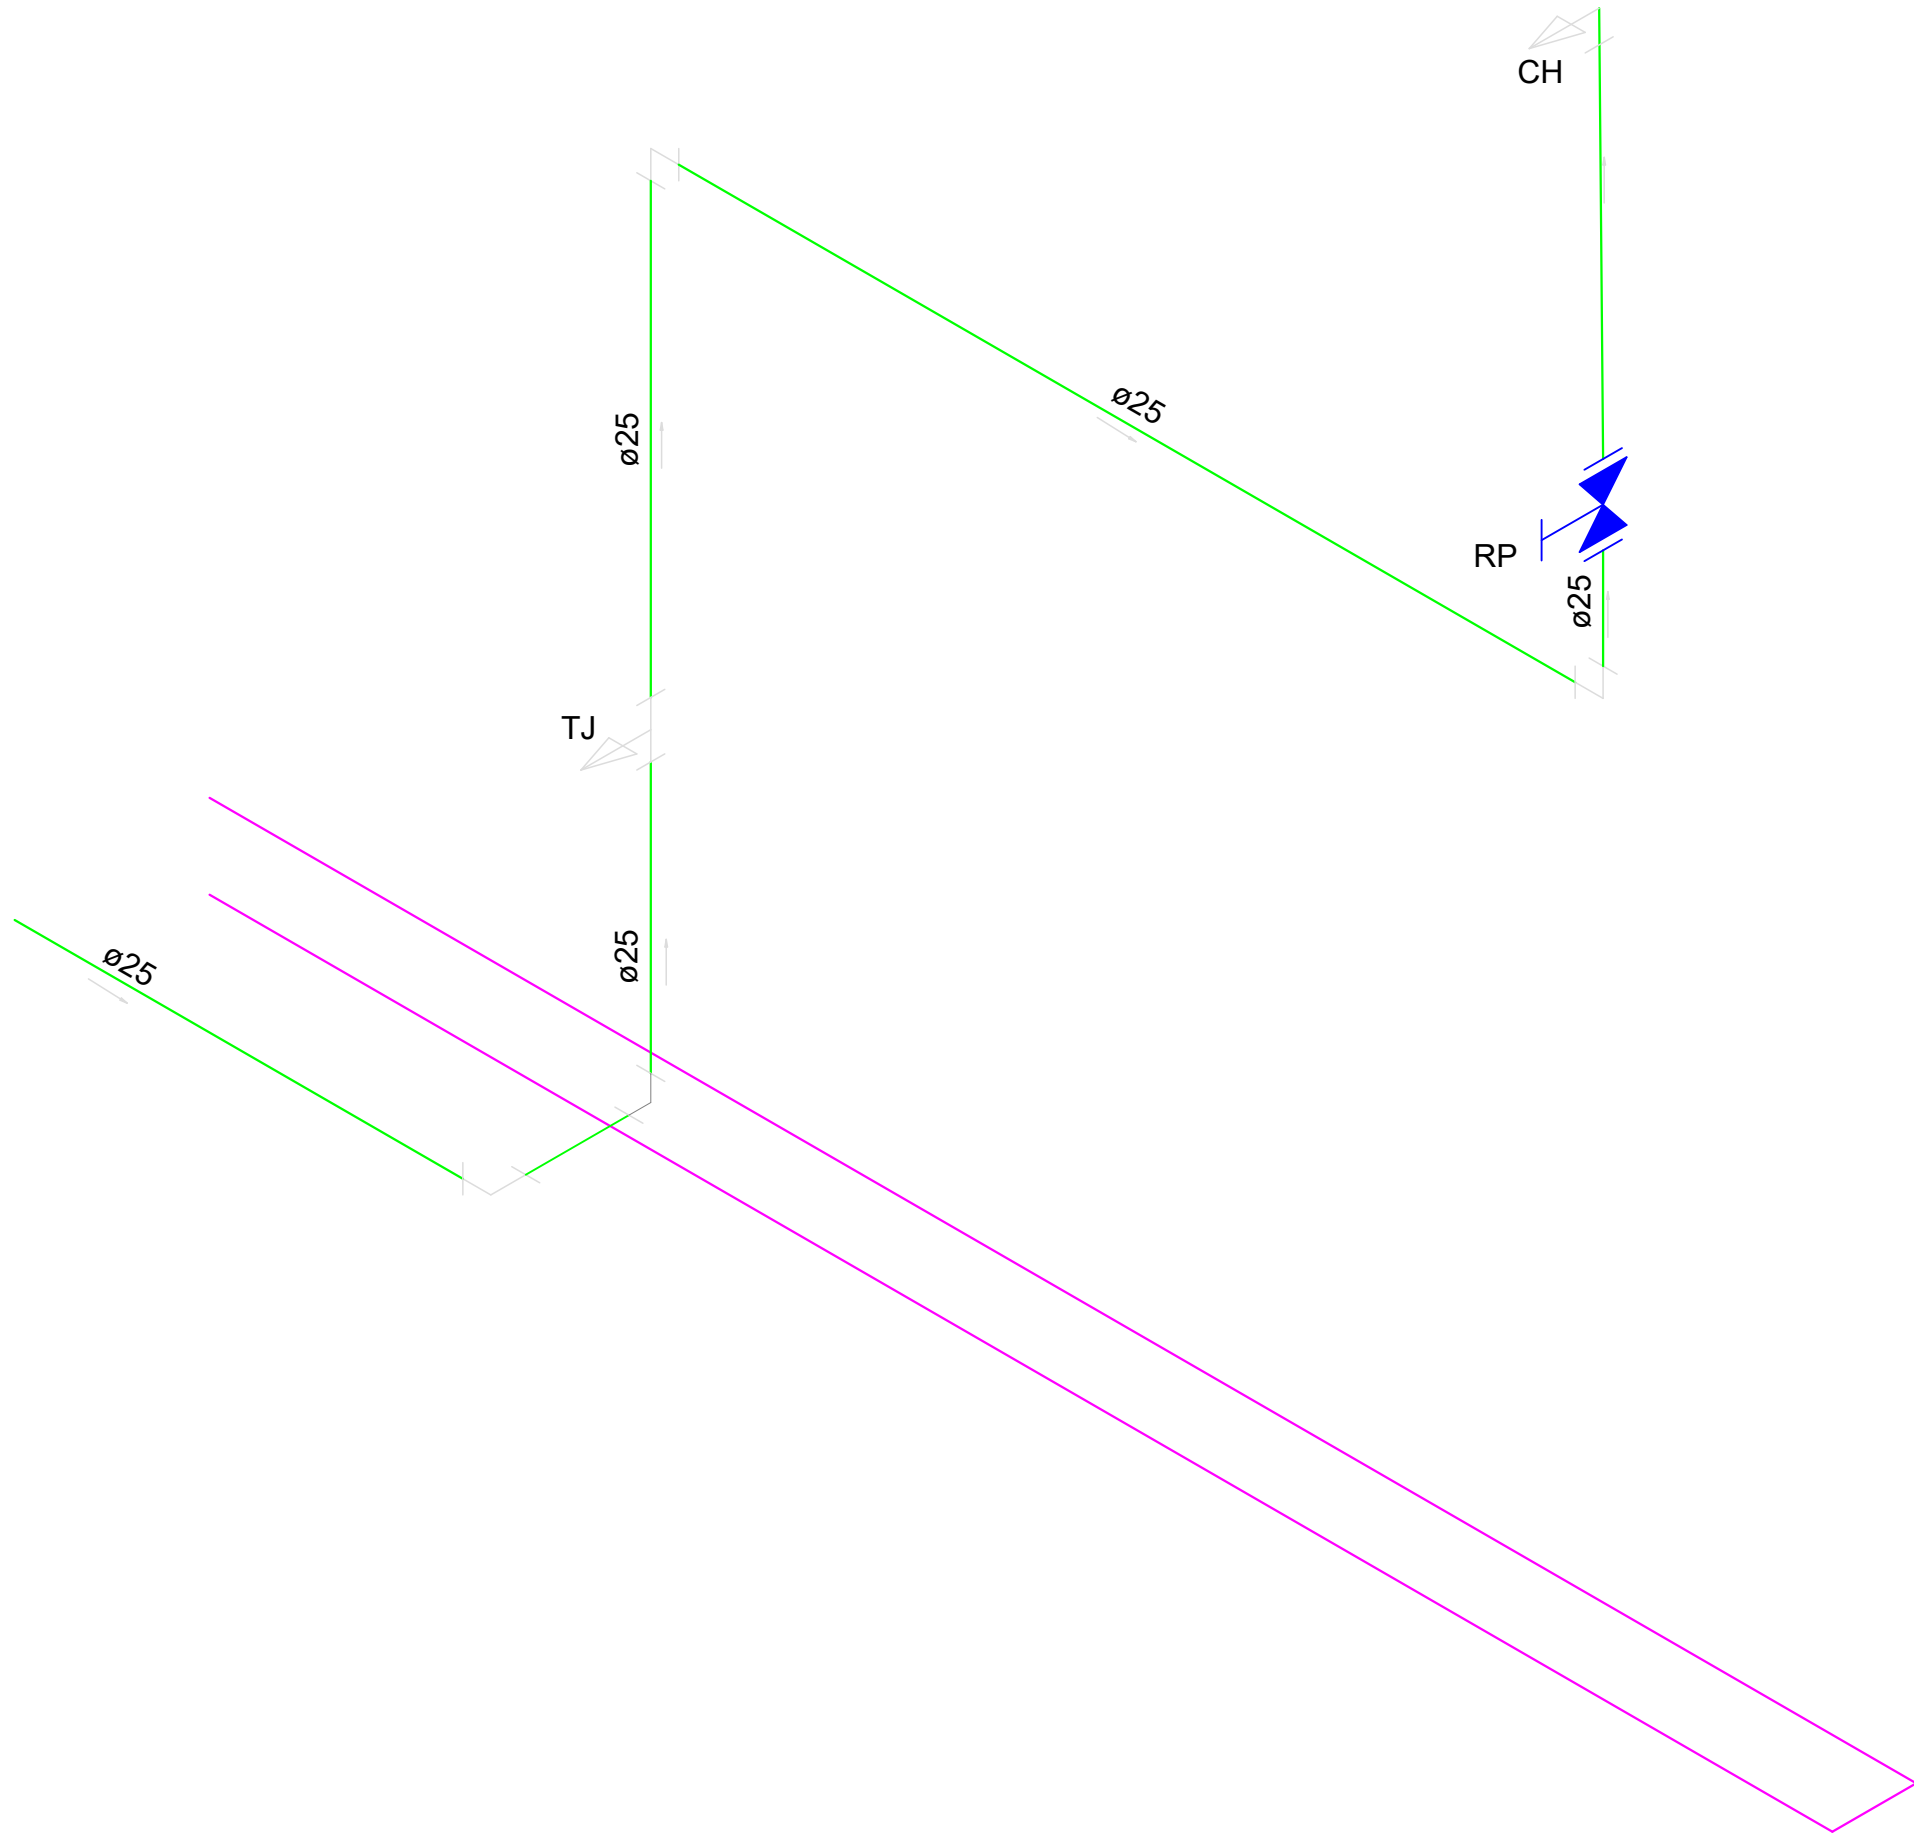

PROJETO HIDRÁULICO - DRENAGEM

OBRAS:	QUADRA AREIA	VILA ESPERANÇA
ENDEREÇO:	UBIRATA	
RESPONSÁVEL TÉCNICO:	Engº Reginaldo da S. Retamero CREA 94.820-D / Pr	
Conteúdo:	PLANTA BAIXA DETALHES CORTES	
PAVIMENTO:	TERREO	UNIDADE: M
PROPRIETÁRIO:	PREFEITURA MUNICIPAL DE UBIRATA	TOTAL DE PRANCHAS: 01
DESENHO: ENG.CIVIL:	Guilherme Santa Rosa	DATA: fevereiro/20
FOLHA:	01 / 01	