



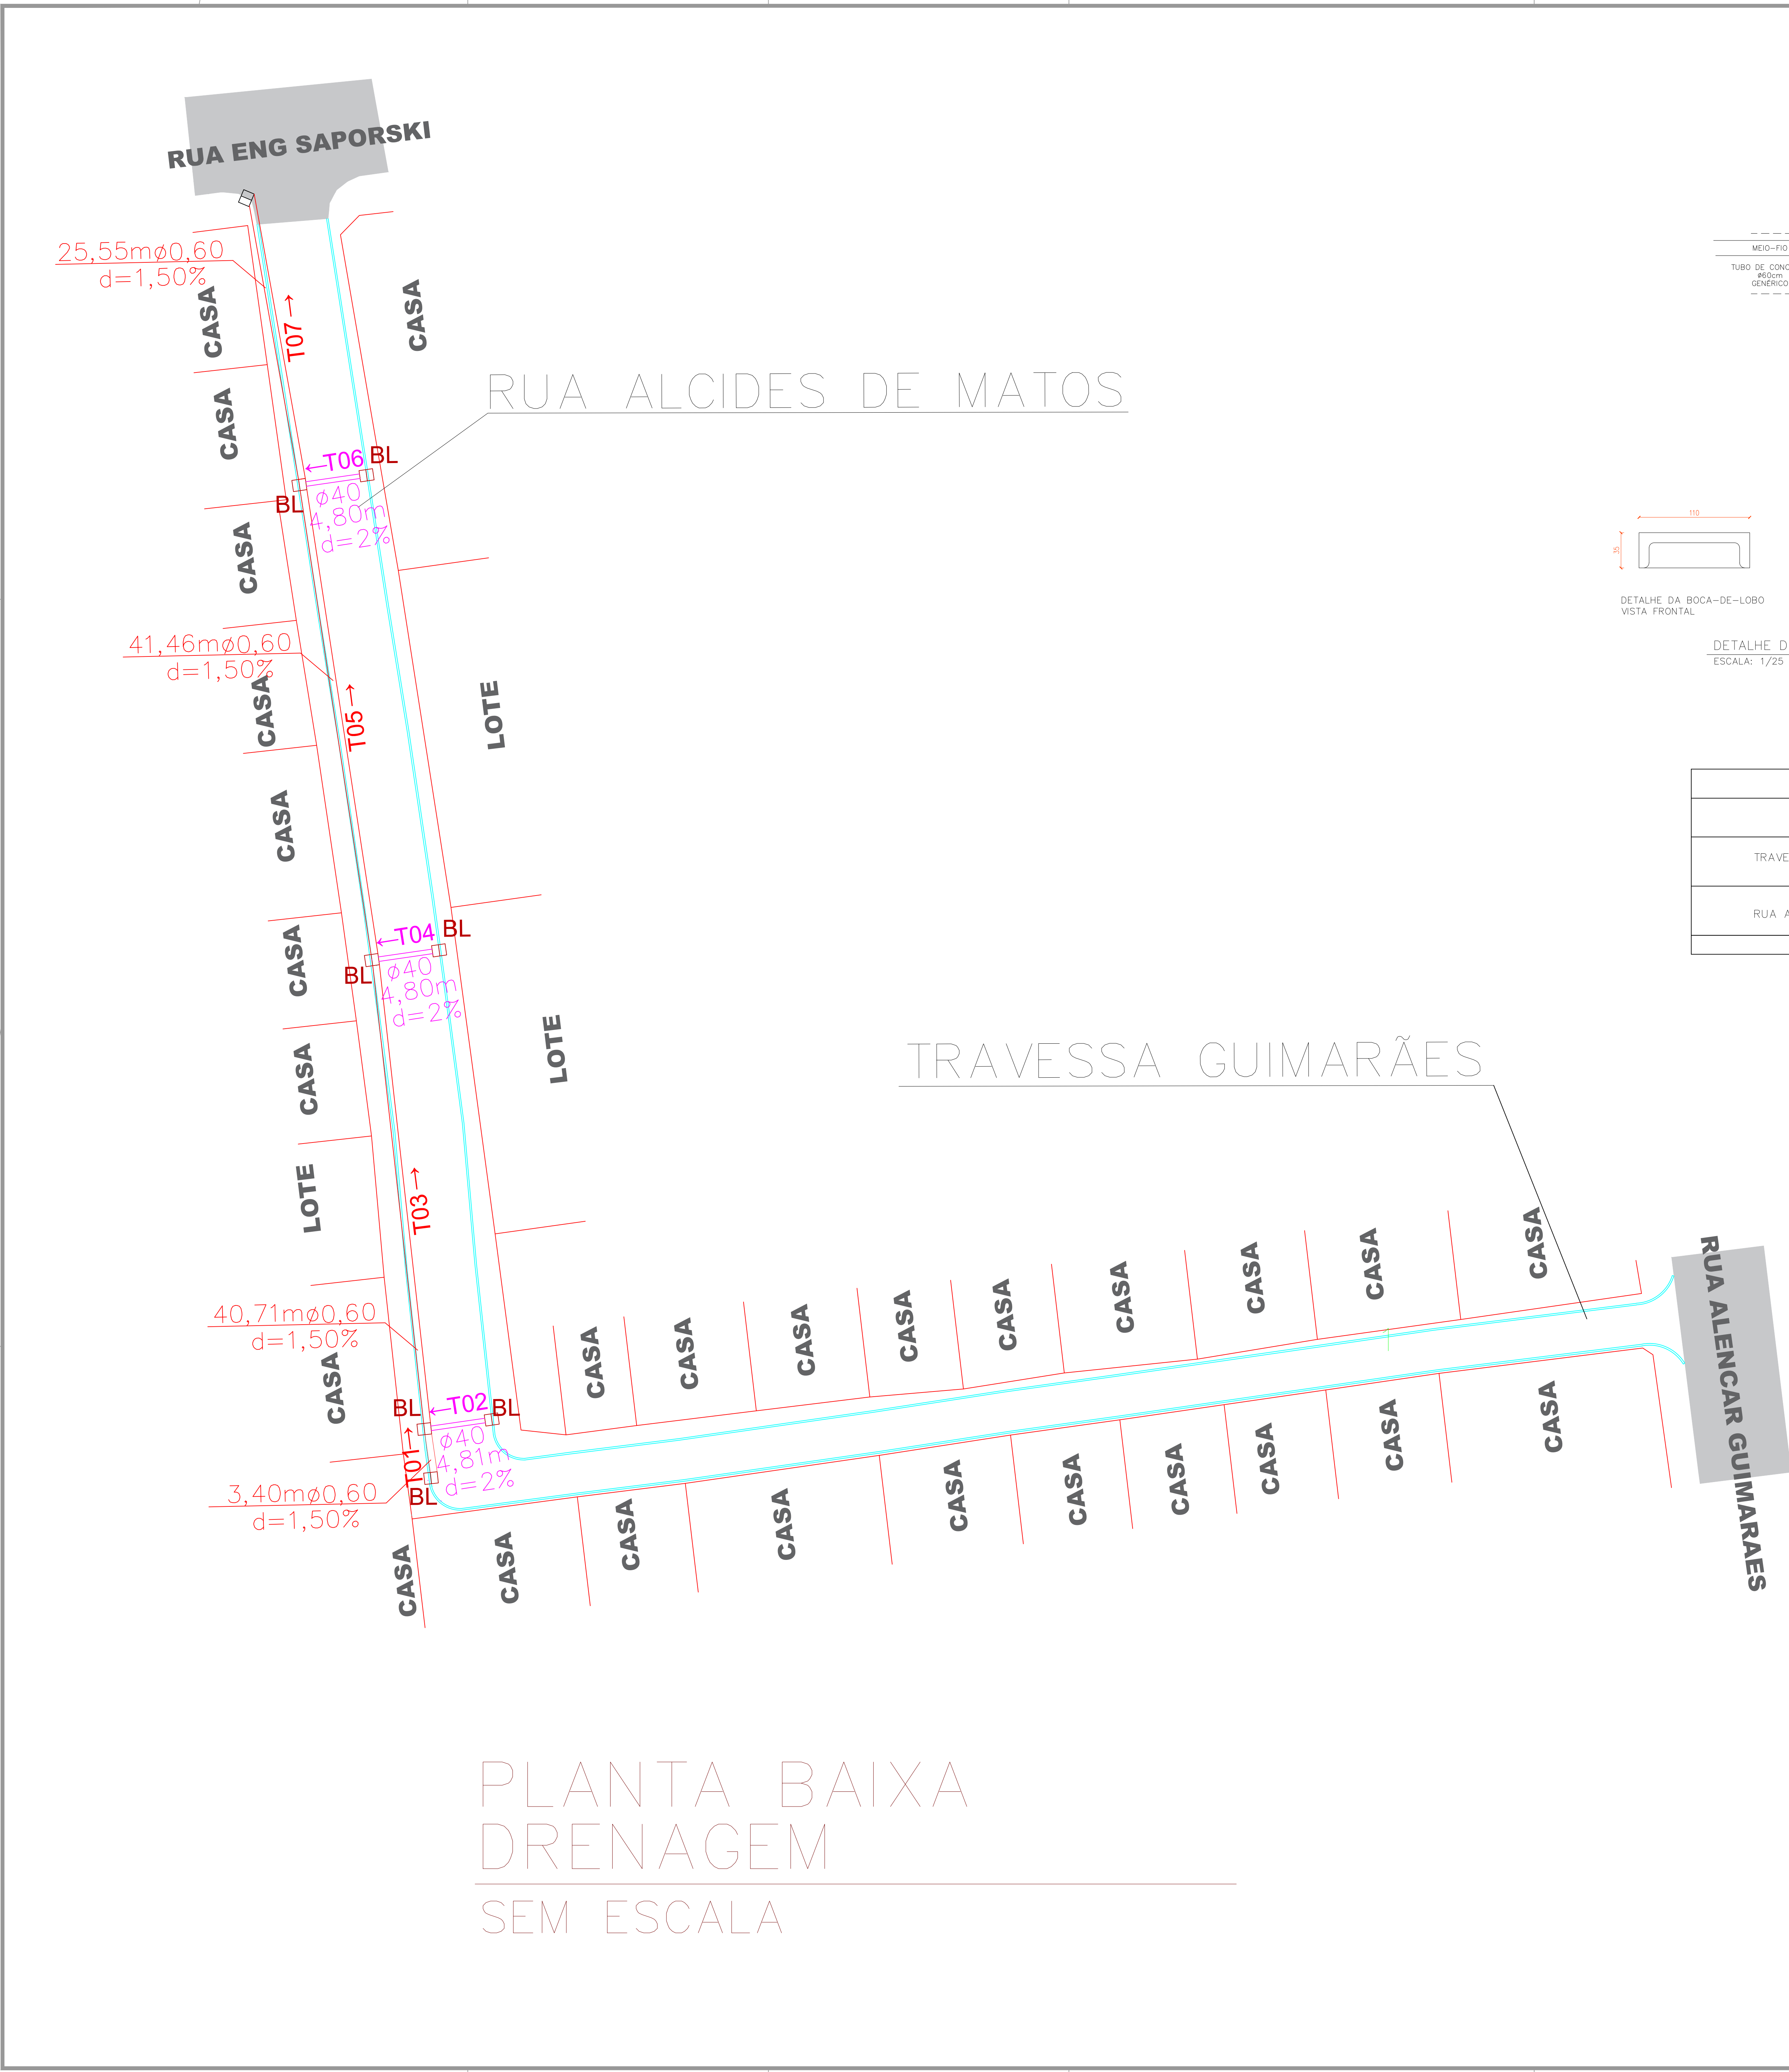

RUA ALCIDES DE MATOS

TRAVESSA GUIMARÃES


PLANTA BAIXA DRENAGEM SEM ESCALA

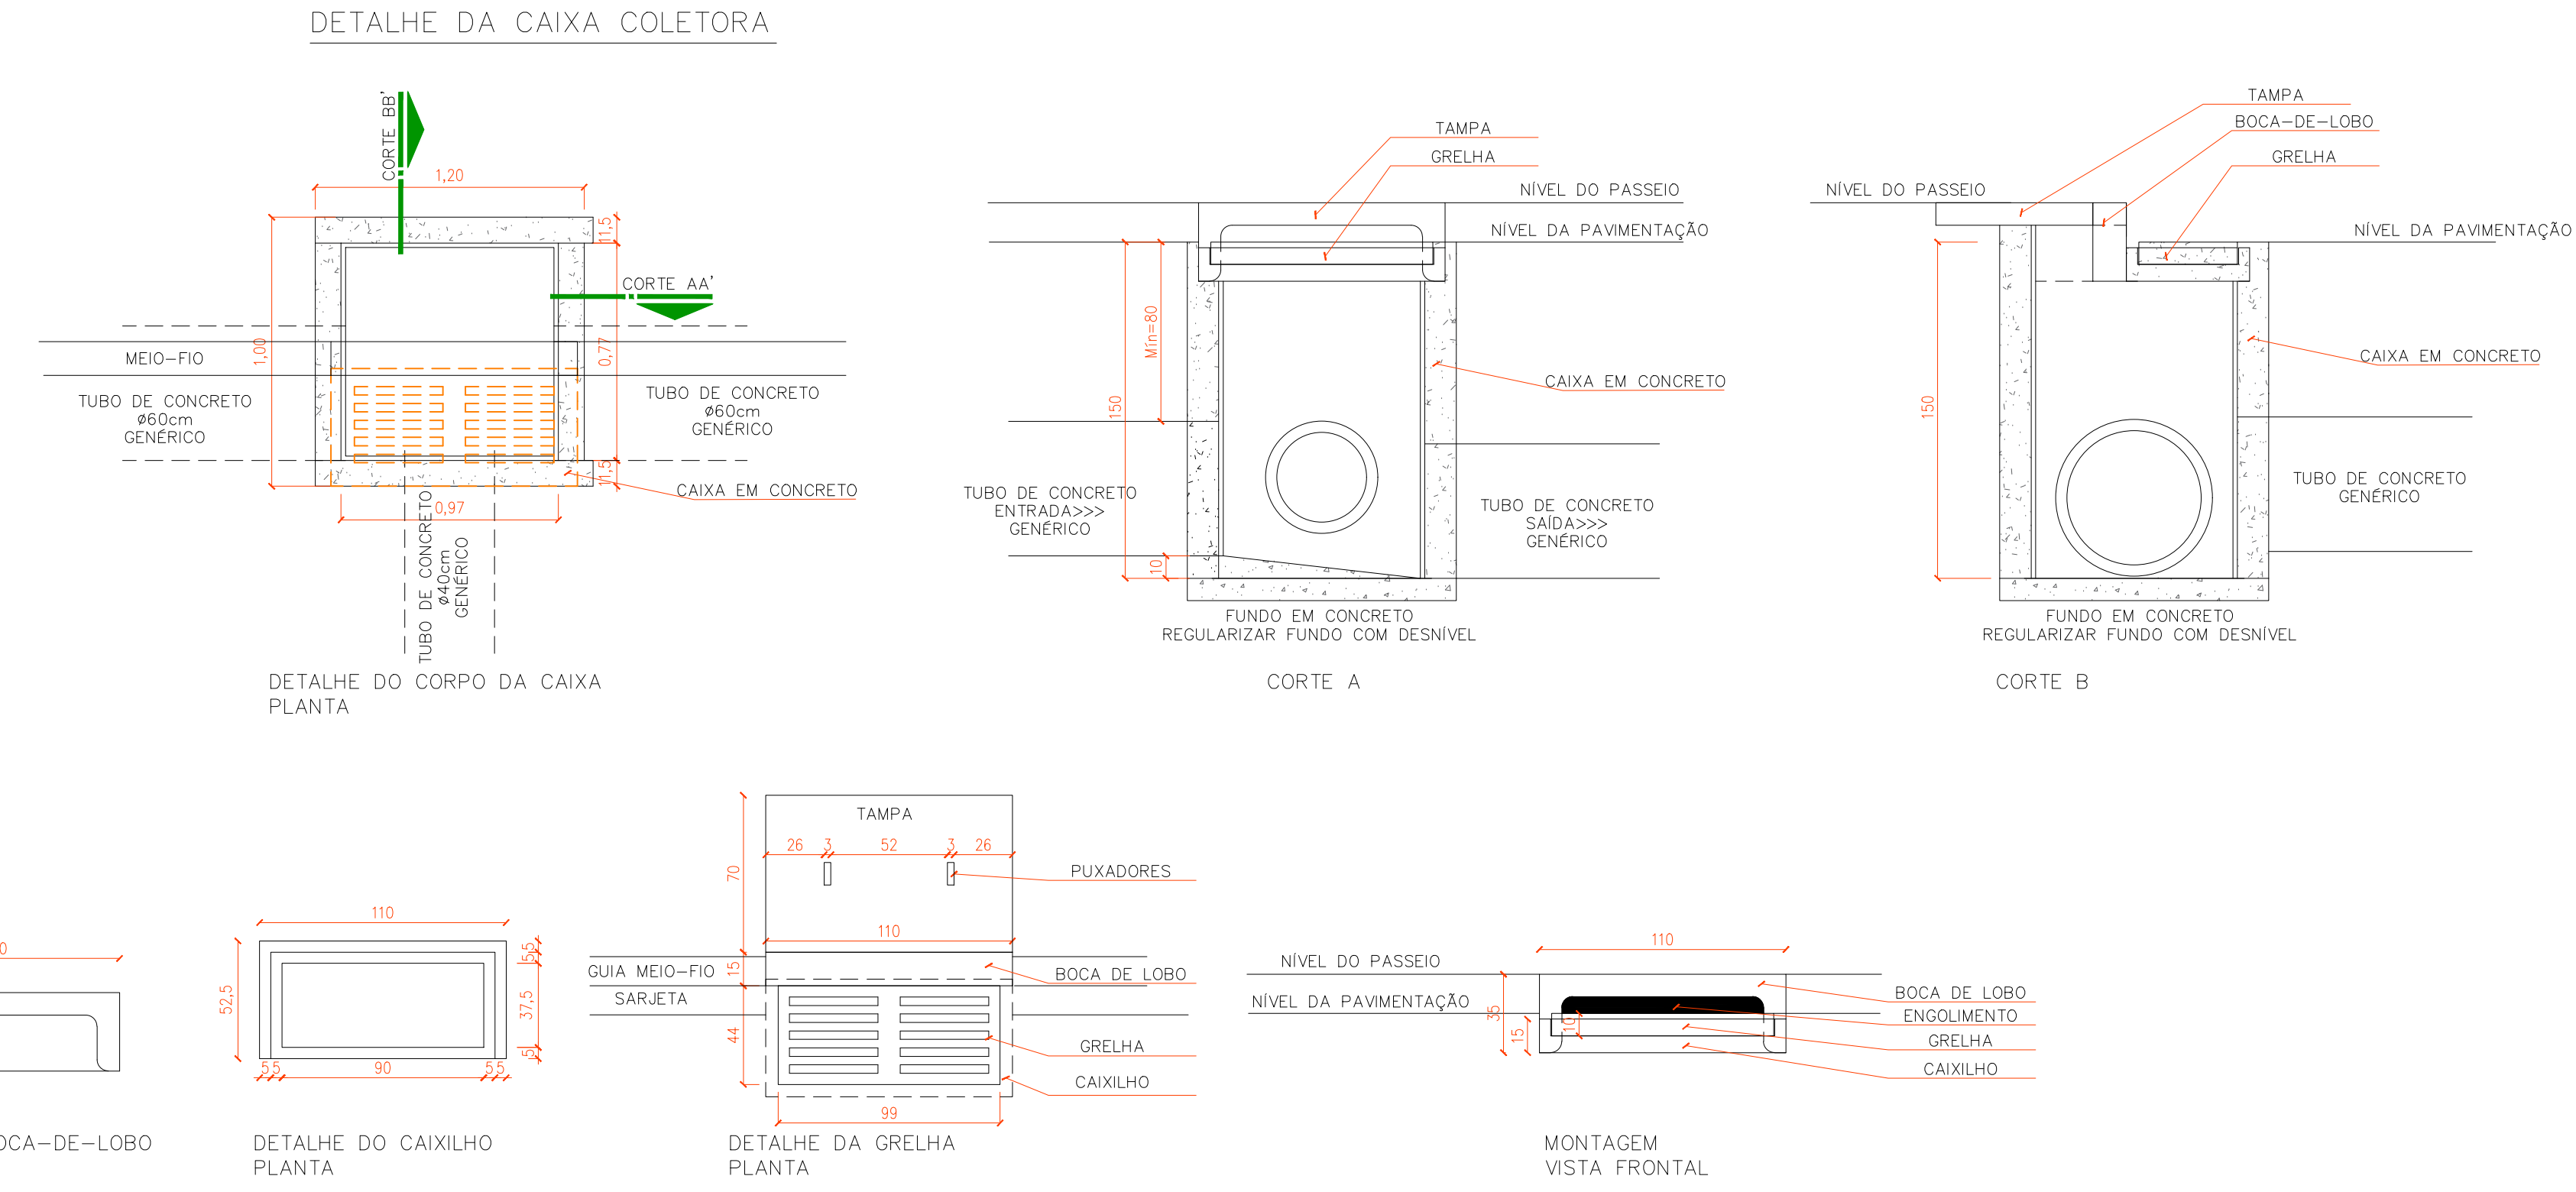

DETALHE DA CAPTAÇÃO
ESCALA: 1/25

TABELA DE RESUMOS DAS RUAS								
RUAS	BOCA-DE-LOBO		CAIXA DE LIGAÇÃO	DISSIPADOR	TUBO Ø0,40m	TUBO Ø0,60m	TUBO Ø0,80m	TUBO Ø1,00m
	1,20x1,00	1,20x1,50						
TRAVESSA GUIMARÃES	-	-	-	-	-	-	-	-
RUA ALCIDES DE MATOS	07	-	-	-	14,41	111,12	-	-
TOTAL	07	-	-	-	14,41 m	111,12 m	-	-

LEGENDA PAVIMENTAÇÃO	
	BOCA-DE-LOBO 1,20 x 1,20 m
	BOCA-DE-LOBO 1,20 x 1,50 m
	DISSIPADOR DE ENERGIA 1,30x0,75 m
	CAIXA DE LIGAÇÃO
	TUBO BSTC Ø0,40m
	TUBO BSTC Ø0,60m
	TUBO BSTC Ø0,80m
	TUBO BSTC Ø1,00m
	TUBULAÇÃO EXISTENTE
	DIVISOR DE ÁGUA ESTIMADO PARA ÁREAS DE CONTRIBUIÇÃO

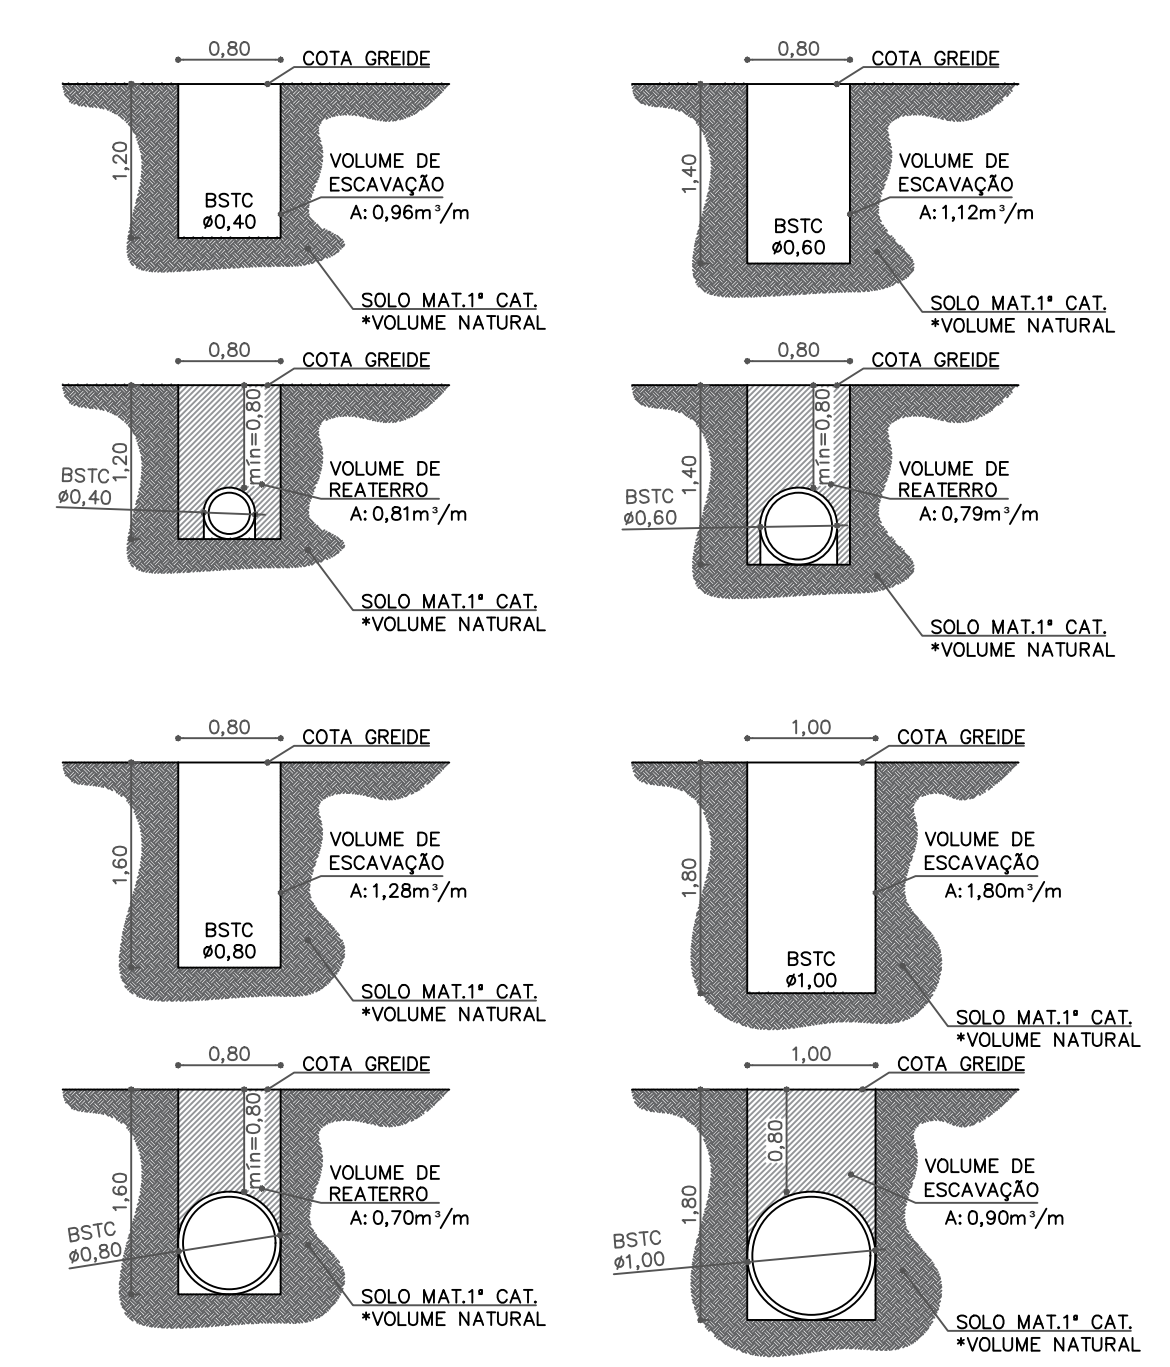

CONTRATO: convênio nº 00.00.0000.0000
ART: -

DRENAGEM

RESPONSÁVEL TÉCNICO: JULIANE MACHADO RUARO KUNH
ENGENHEIRA CIVIL CREA-PR 63329/D

PROPRIETÁRIO: PREFEITURA MUNICIPAL DE IVAÍ

OBRA: PAVIMENTAÇÃO ASFÁLTICA LOCAL: TRAVESSA GUIMARÃES E RUA ALCIDES DE MATOS - BARRIO PALMERINHA

REF: PLANTA DE DRENAGEM, TABELAS, DETALHES E LEGENDA

DATA: OUTUBRO/2020

ARQUIVO: -

ESCALA: -

UNIDADE: METRO

DESIGNO: EGBLANE ZUBACZ

FOLHA: 02/02

PREFEITURA MUNICIPAL DE IVAÍ