


SIMBOLOGIA

-  CAIXA DE PASSAGEM DE SOBREPOR (h=1,30m DO PISO AO SEU EIXO) 80X80X15CM
-  CAIXA DE PASSAGEM EMBUTIDO NA PAREDE (h=1,50m DO PISO AO SEU EIXO) 40X40X12CM
-  RACK DE PAREDE 12UX670MM, EQUIPADO COM 1 PATCH PANEL 24 PORTAS CAT6 E 1 SWITCHE 16 PORTAS (GERENCIÁVEL) GIGA(100/1000)
-  PONTO PARA TELEFONE, EM CAIXA 4"x4"x2", EMBUTIDA NA PAREDE, h=0,30m DO PISO EQUIPADO COM 1 RJ45 FEMEA PARA INTERNET E 1 RJ11 FEMEA PARA TELEFONE
-  PONTO PARA INTERFONE, EM CAIXA 4"x2"x2", EMBUTIDA NA PAREDE, h=0,30m DO PISO
-  CENTRAL DE INTERFONE TIPO PORTEIRO, INSTALADA EMBUTIDA NA PAREDE h=1,50m DO PISO AO SEU EIXO
-  PONTO PARA ANTENA, EM CAIXA 4"x4"x2", EMBUTIDA NA PAREDE, h=0,30m DO PISO
-  ELETRODUTO DE TELEFONE PROJETADO EMBUTIDO NA LAJE E PAREDE Ø3/4" EQUIPADO COM CABO DE PAR TRANÇADO CAT.6
-  ELETRODUTO DE INTERFONE PROJETADO EMBUTIDO NO PISO OU PAREDE
-  CAIXA DE FERRO ESTAMPADO, INSTALADA EMBUTIDA NA PAREDE (DIMENSÕES E ALTURA DE INSTALAÇÃO INDICADAS EM PLANTA)
-  INDICA TUBULAÇÃO QUE SOBE
-  INDICA SUBIDA DE CORDOALHA
-  CAIXA DE INSPEÇÃO DE ATERRAMENTO EM PVC Ø25cm x 30cm COM TAMPA DE F" F"
-  CORDOALHA DE ATERRAMENTO PROJETADA EMBUTIDA NO SOLO, h=-0,60m DA SUPERFÍCIE

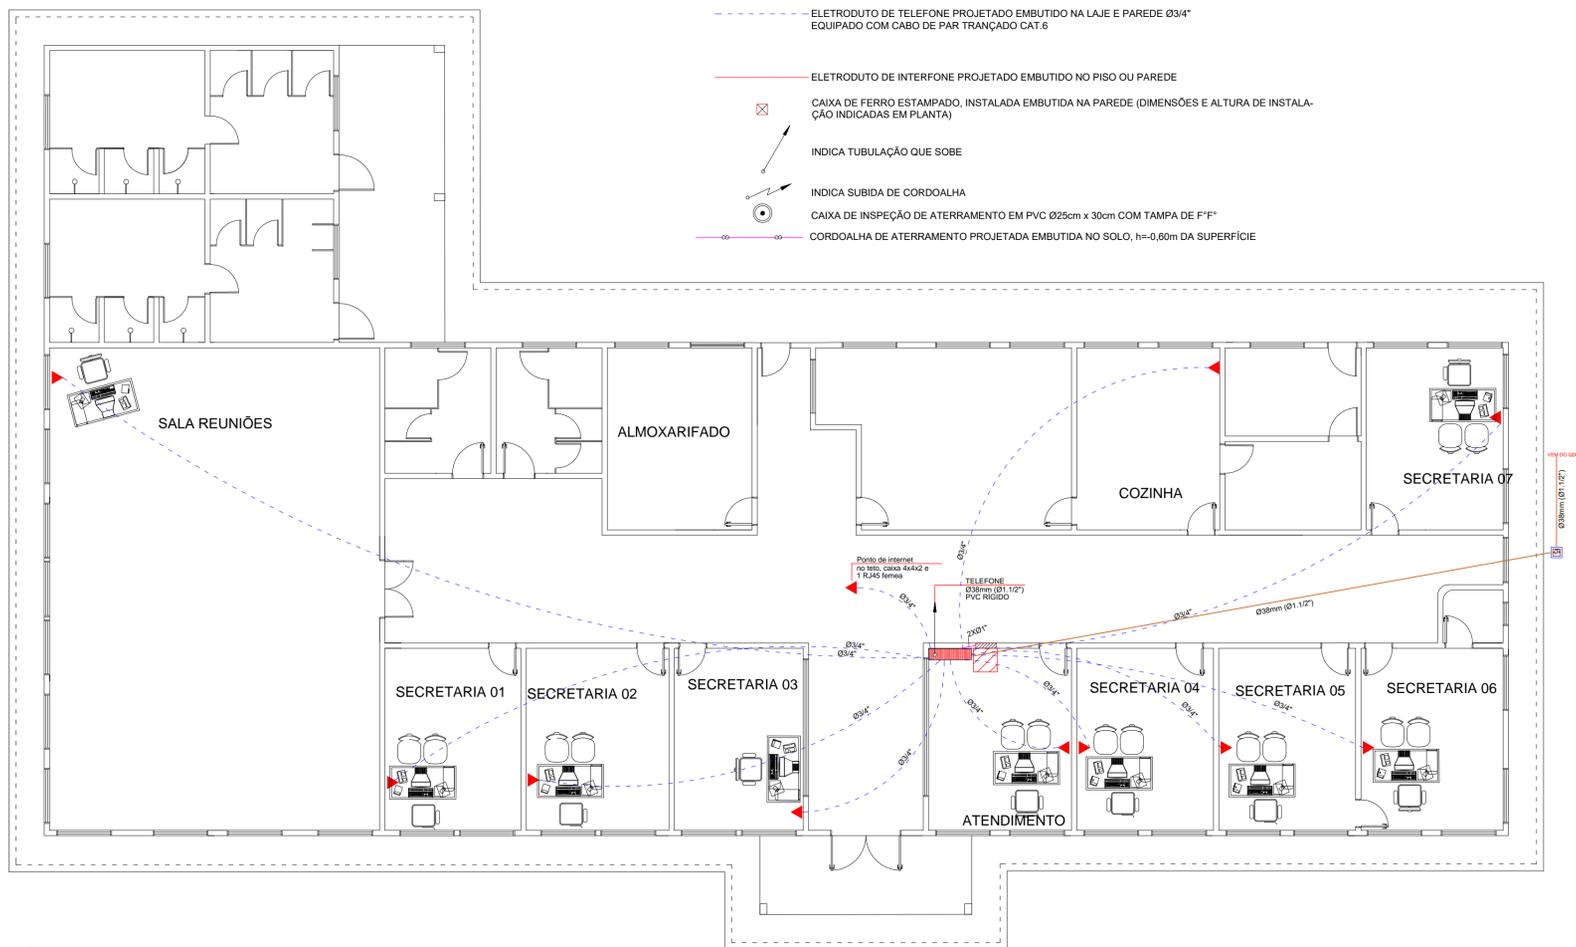

1 PLANTA BAIXA - SECRETARIA - VESTIARIOS
ESCALA 1/100

ORGÃOS PÚBLICOS

ESTATÍSTICA

VER PROJETO ARQUITETÔNICO

PROJETO TELEFONICO

PLANTA BAIXA - LEGENDA

OBRA:

PATIO DE MAQUINAS MUNICIPAL

LOCAL:

AVENIDA SESQUICENTANÁRIO, LOTE N° 1-AC/6A, DO GRUPO A-2
BLEBA TUPÁSSI - ASSIS CHATEAUBRIAND - PR

Proprietário	Projeto	Execução
Data: 02/2019	Desenho: ENG. MAYKE W.	Escala: INDICADA
		Prancha: