




BOCA DE LOBO SIMPLES  
COM GRELHA DE CONCRETO

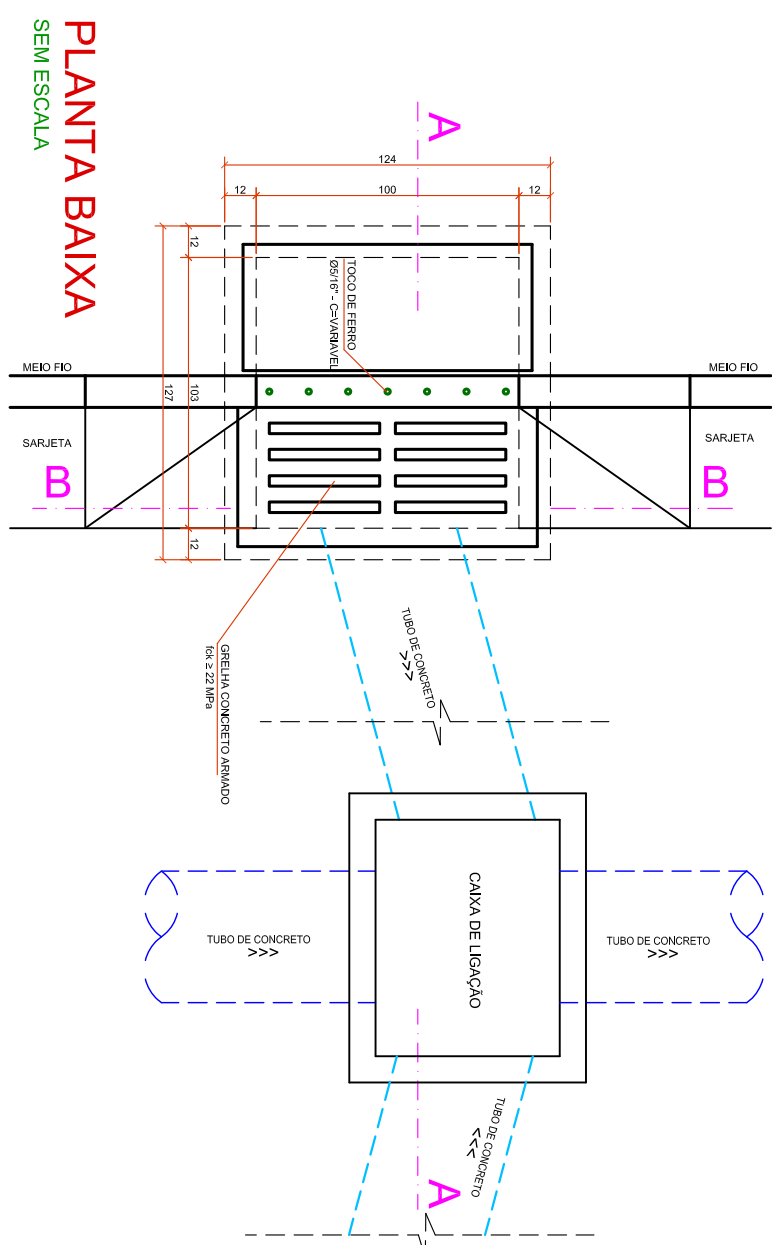

PLANTA BAIXA  
SEM ESCALA

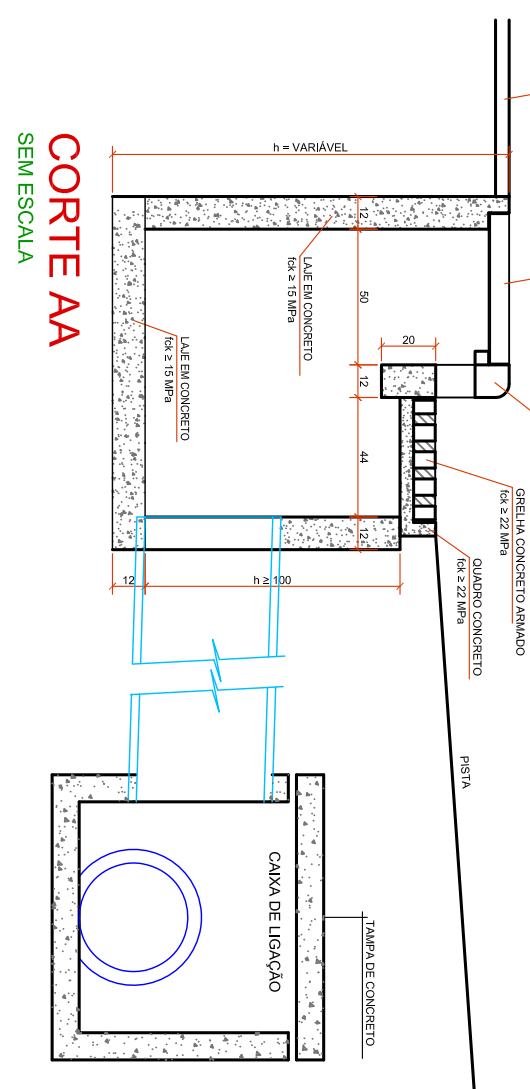


CORTE AA  
SEM ESCALA

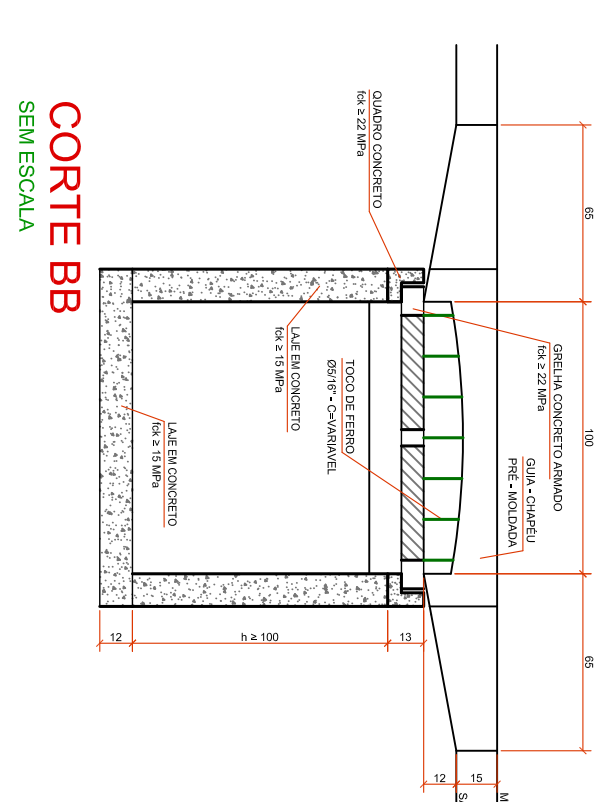


CORTE BB  
SEM ESCALA

DETALHE MEIO-FIO E SARUETA

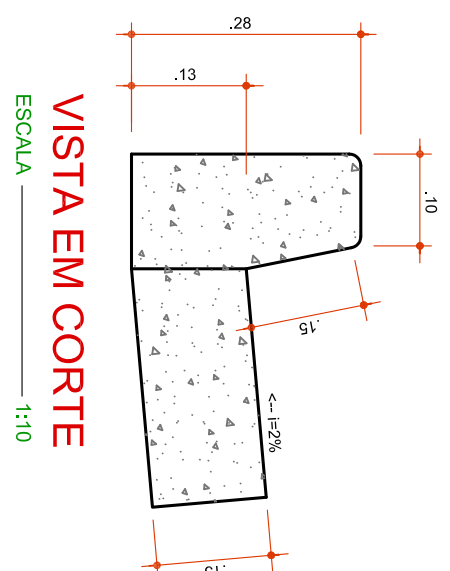

VISTA EM CORTE  
ESCALA 1:10

DETALHES DE VALAS DAS  
REDES DE ÁGUA PLUVIAL

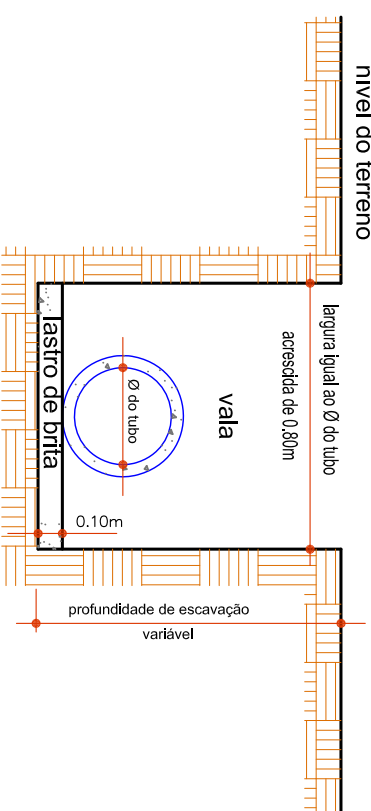

SEÇÃO TRANSVERSAL  
CONDUTO DE LIGAÇÃO  
SEM ESCALA

OBSERVAÇÕES:


- VER PERIFIS DA DRENAGEM NAS PRANCHAS 02/03
- VER DETALHES DA CAIXA DE LIGAÇÃO E POÇO DE VISITA NA PRANCHA 03/03

PROJETO DE GALERIAS DE ÁGUA PLUVIAIS

CLIENTE:		LOTE DE TERRA Nº 868-4	
CONJ. HAB. PROF. NELSON CAVICHIOLI		MUNICÍPIO DE SÃO JERÔNIMO IVAI	
TÍTULO:		INDICADA	
- IMPLANTAÇÃO DA REDE COLETORA DE ÁGUAS PLUVIAIS		DATA:	
- DETALHE DA BOCA DE LOBO C/ GRELHA EM CONCRETO E MEIO FIO		JUNHO/2018	
RESPONSÁVEL TÉCNICO:		PROJETISTA:	
ENGR. CIVIL EDUARDO ANTONIANGELLO		WASHINGTON	
CREA: 392061/05		Nº DE FOLHAS:	
		01/04	

PROJETO URBANÍSTICO

ESCALA 1:1000

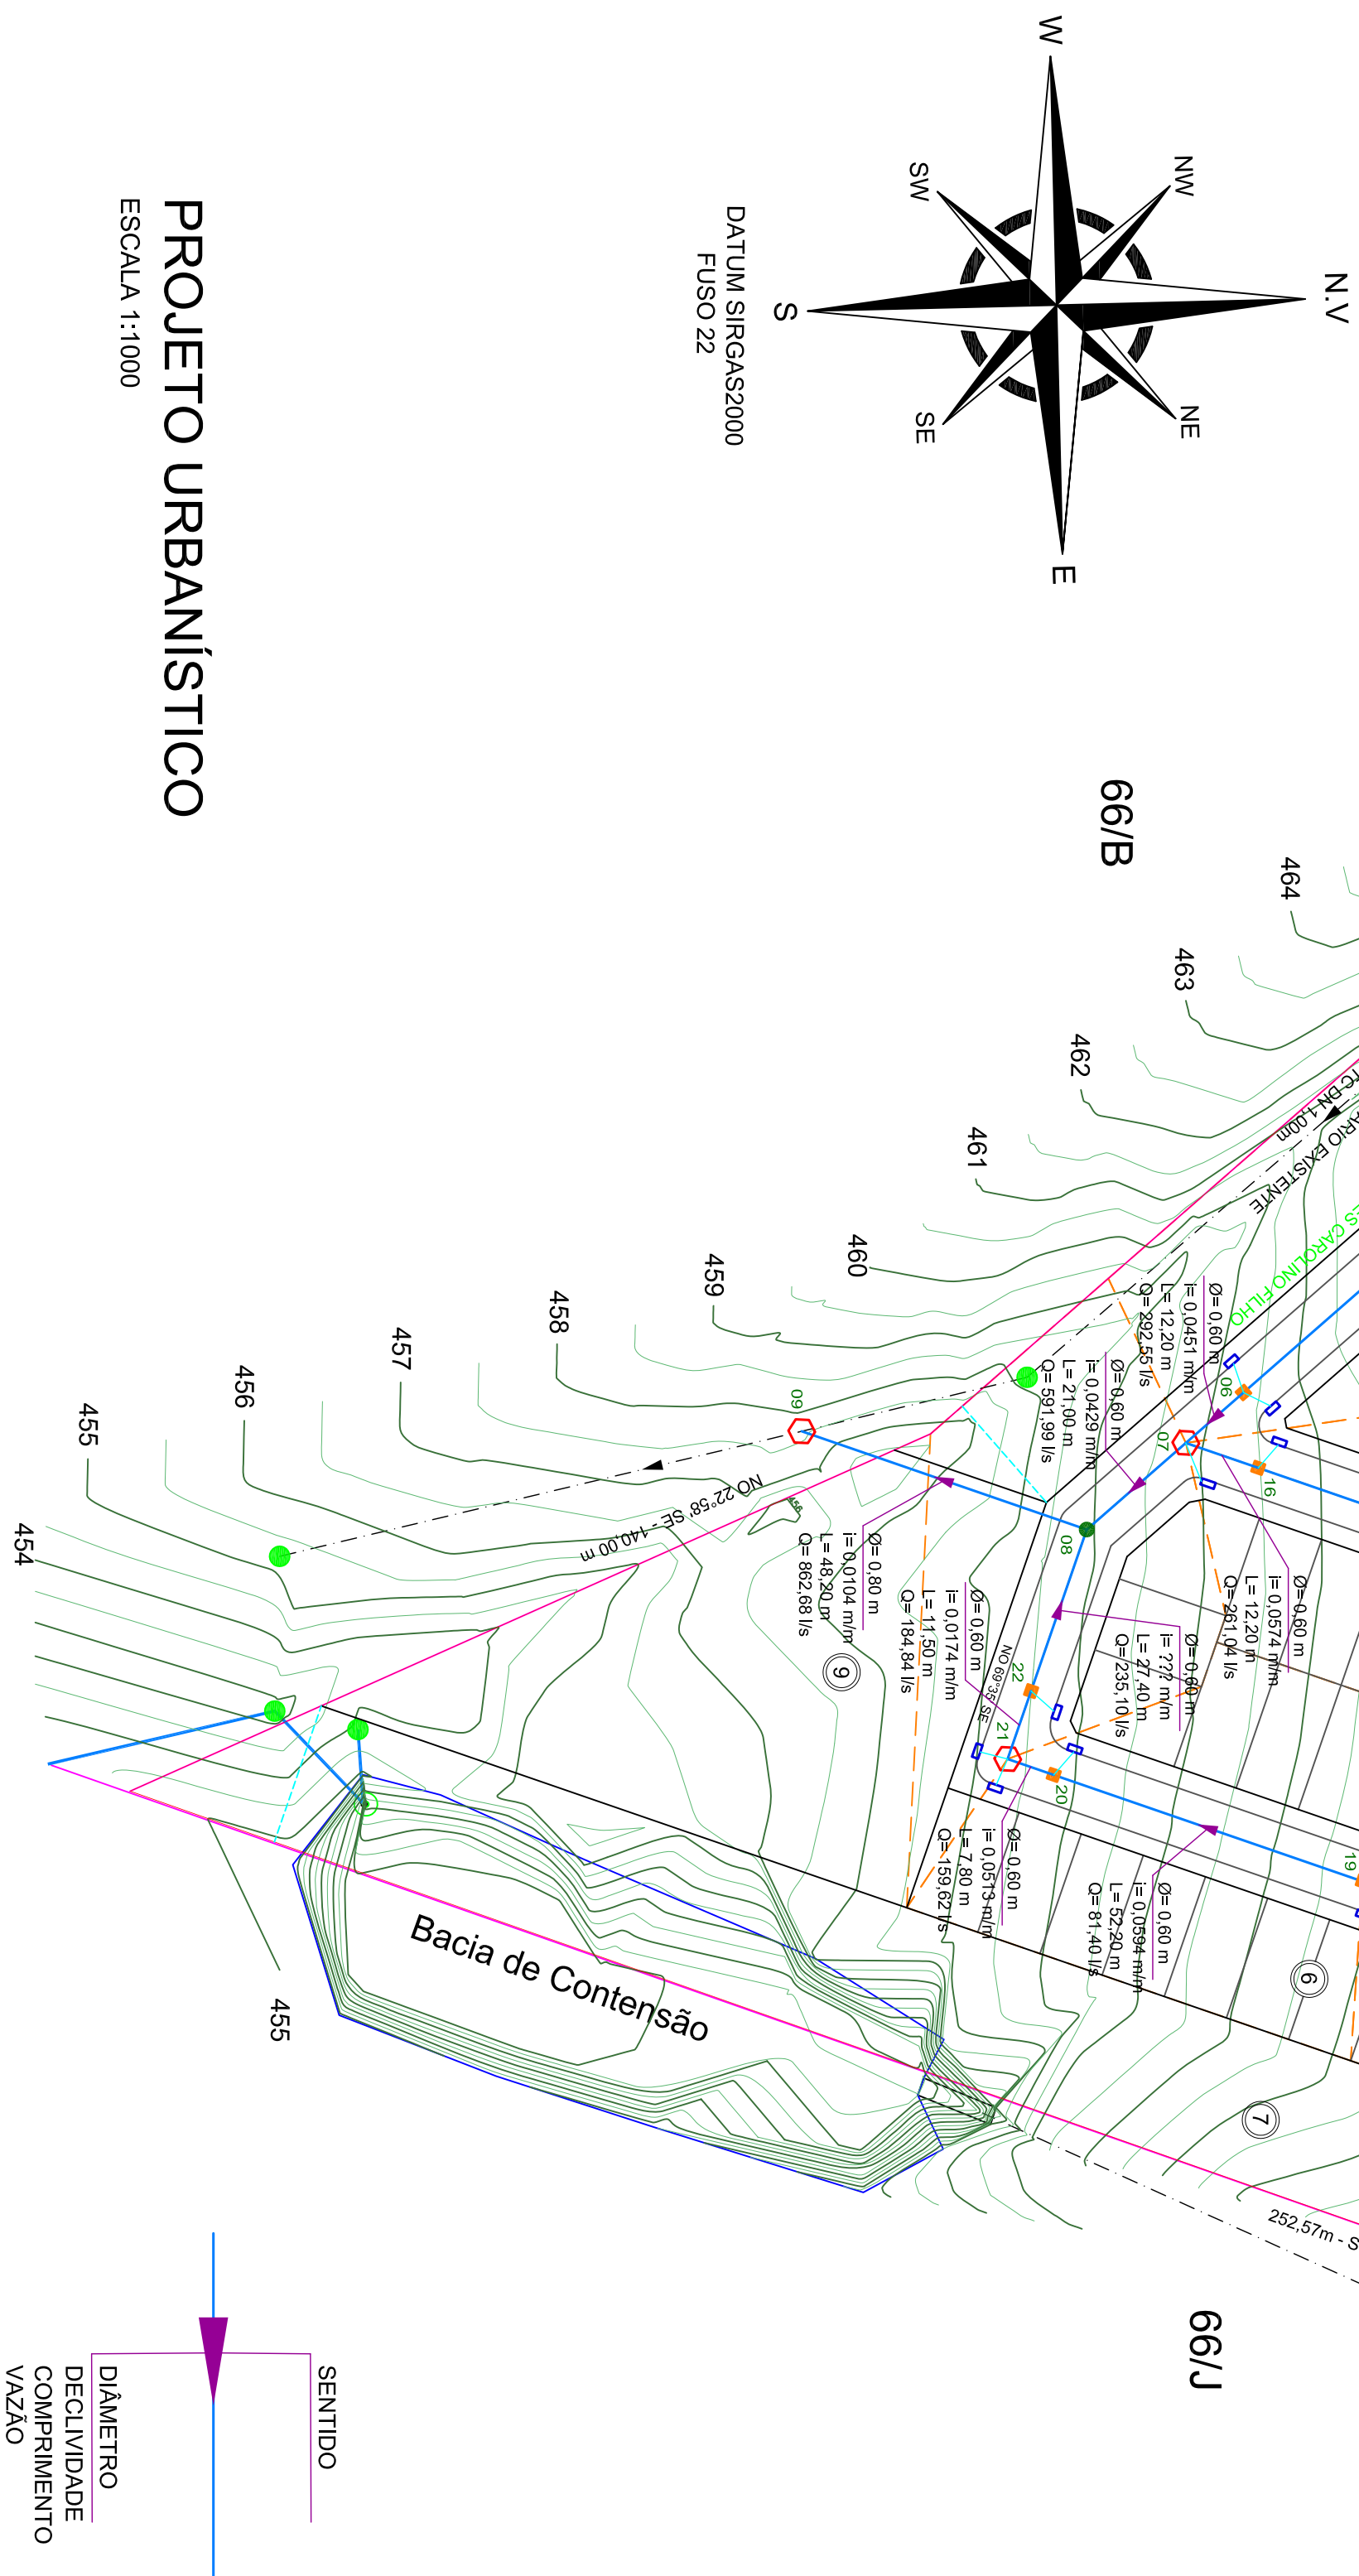

PLANTA DA REDE

ESCALA 1:1.000