


BLOCO DE ILUMINAÇÃO - 1800 LUMENS



LUMINÁRIA 32 LED - 80 LUMENS



TOMADA h= 2,20m DO PISO

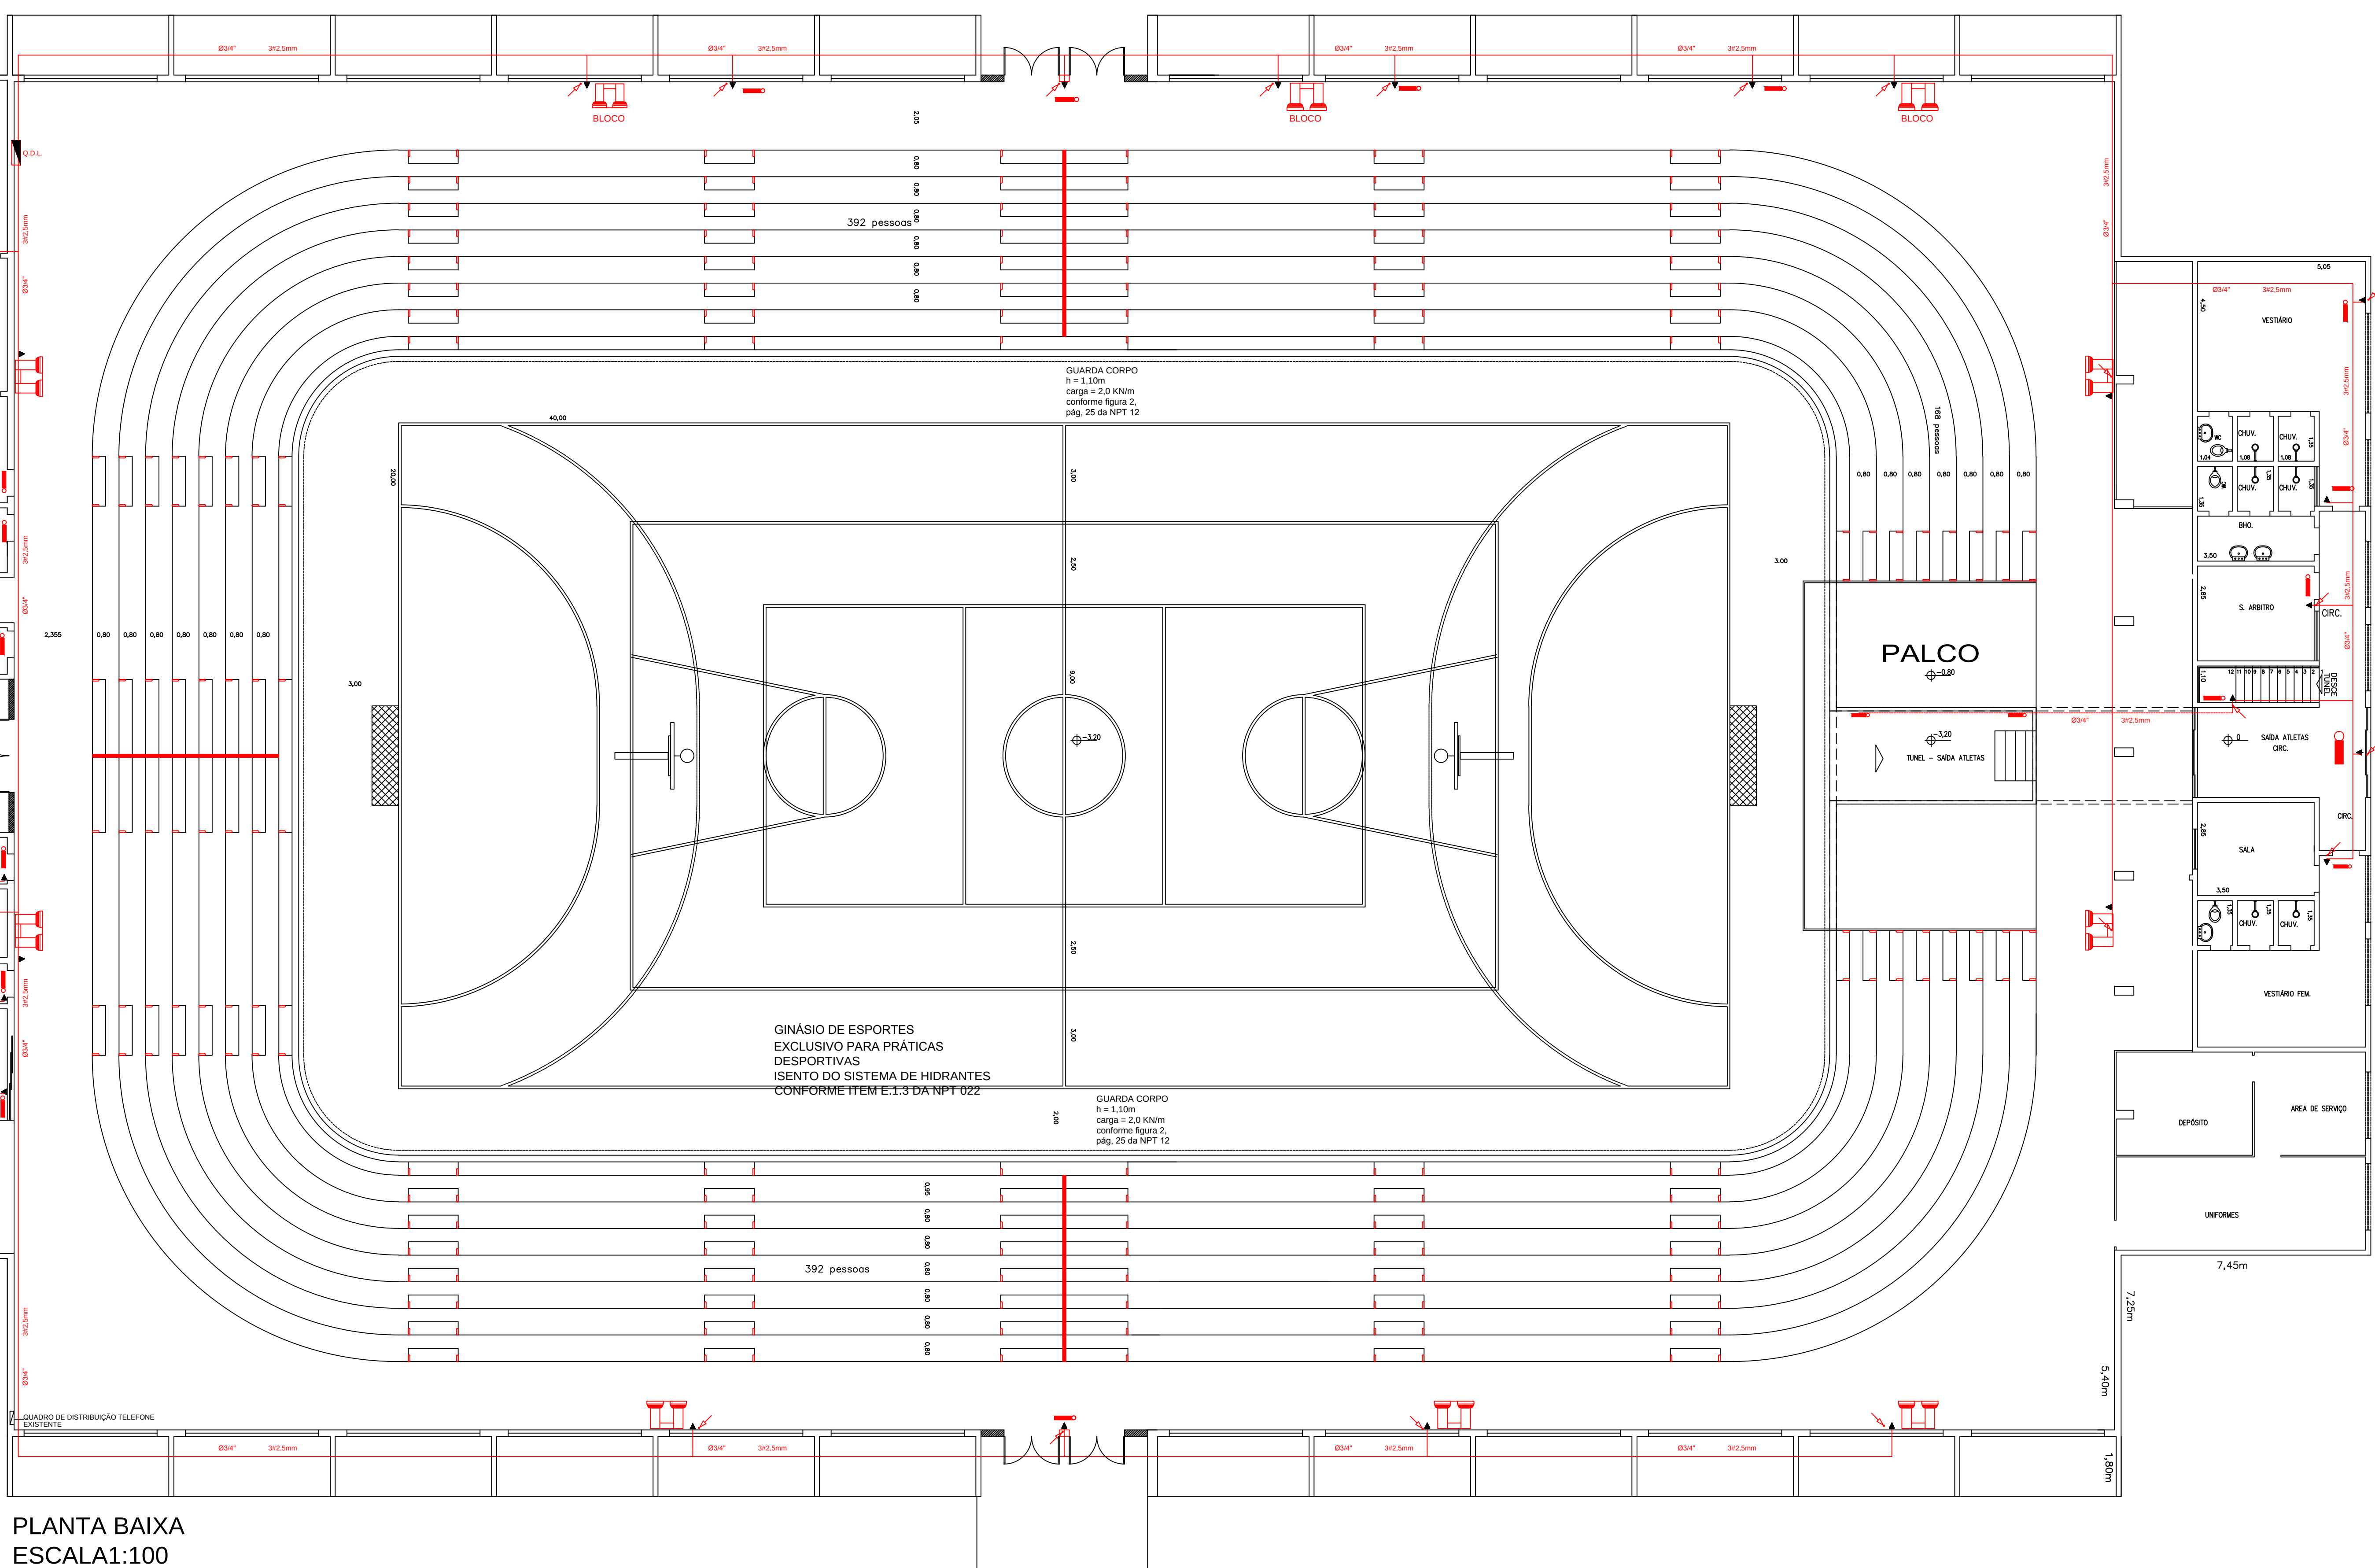

PLANTA BAIXA
ESCALA1:100

PROJETO ARQUITETÔNICO		FOLHA
REFORMA E MODERNIZAÇÃO DE PRAÇAS ESPORTIVAS		03/05
DISCRIMINAÇÃO	ÁREA CONSTRUIDA 3.096m2	
PLANTA BAIXA- ILUMINAÇÃO DE EMERGÊNCIA		
ENDEREÇO	PRAÇA GUADALAJARA – JARDIM PROGRESSO	
PROPRIETÁRIO	PREFEITURA MUNICIPAL DE ASSIS CHATEAUBRIAND – PR	
ESCALA	MUNICÍPIO DE ASSIS CHATEAUBRIAND – PR	RESPONSÁVEL TÉCNICO
1:100		
DATA		
MÁIO/2015		