


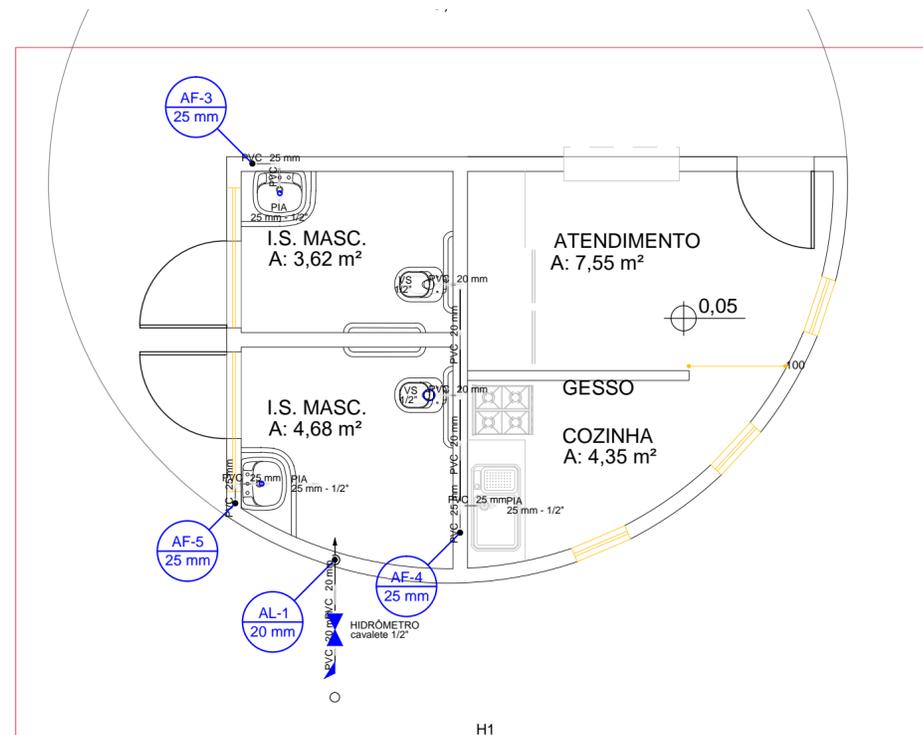

Detalhe H1  
Escala 1:25



**PLANTA BAIXA - TERREO**  
ESCALA 1/50

Lista de Materiais		
<b>Aparelho</b>		
Torneira de Pia de Cozinha 25 mm - 1/2"	3	pç
Vaso Sanitário c/ cx. acoplada 1/2"	2	pç
<b>Metais</b>		
Registro de esfera 1/2"	1	pç
Registro esfera borboleta bruto PVC 1/2"	1	pç
<b>PVC Acessórios</b>		
Engate flexível cobre cromado com canopla 1/2 - 30cm	2	pç
<b>PVC misto soldável</b>		
Colar de tomada em PVC 1/2"	1	pç
Joelho 90 soldável c/ rosca 20 mm - 1/2"	6	pç
<b>PVC rígido roscável</b>		
Tubos 1/2"	0.28	m
<b>PVC rígido soldável</b>		
Adapt sold.curto c/bolsa-rosca p registro 20 mm - 1/2"	2	pç
Bucha de redução sold. curta 25 mm - 20 mm	1	pç
Curva 90 soldável 20 mm	2	pç
25 mm	5	pç
Joelho 90° soldável 20 mm	1	pç
Luva de correr p/ tubo 25 mm	3	pç
Tubos 20 mm	3.89	m
25 mm	7.98	m
Tê 90 soldável 20 mm	1	pç
25 mm	1	pç
<b>PVC soldável azul c/ bucha latão</b>		
Joelho de redução 90° soldável com bucha de latão 25 mm- 1/2"	3	pç



**AMOP**  
ASSOCIAÇÃO DOS MUNICÍPIOS DO  
OESTE DO PARANÁ

## PROJETO HIDROSSANITÁRIO

REFERÊNCIA:  
QUIOSQUE: PLANTA BAIXA - TÉRREO, DETALHE H1

OBRA: PRAÇA PARIS  
LOCAL: TRAVESSA ATENAS COM AVENIDA  
INGLATERRA, JARDIM EUROPA  
PROPR.: MUNICÍPIO DE ASSIS CHATEAUBRIAND

PRANCHA:  
**01**  
/03

PROJETO:  
\_\_\_\_\_  
ENG. CIVIL JONATHAN ALEXANDRO ESTRELA  
CREA-PR: 136.181/D

RESP. TÉCNICO:  
\_\_\_\_\_

PROPRIETÁRIO:  
\_\_\_\_\_  
MUNICÍPIO DE ASSIS CHATEAUBRIAND  
CNPJ: 76.208.479/0001-18

ESTATÍSTICAS:  
ÁREA:  
Área do quiosque: ... 32,80 m<sup>2</sup>

DATA:  
JUN/2017

ESCALA:  
INDICADA

DESENHO:  
JONATHAN ESTRELA