



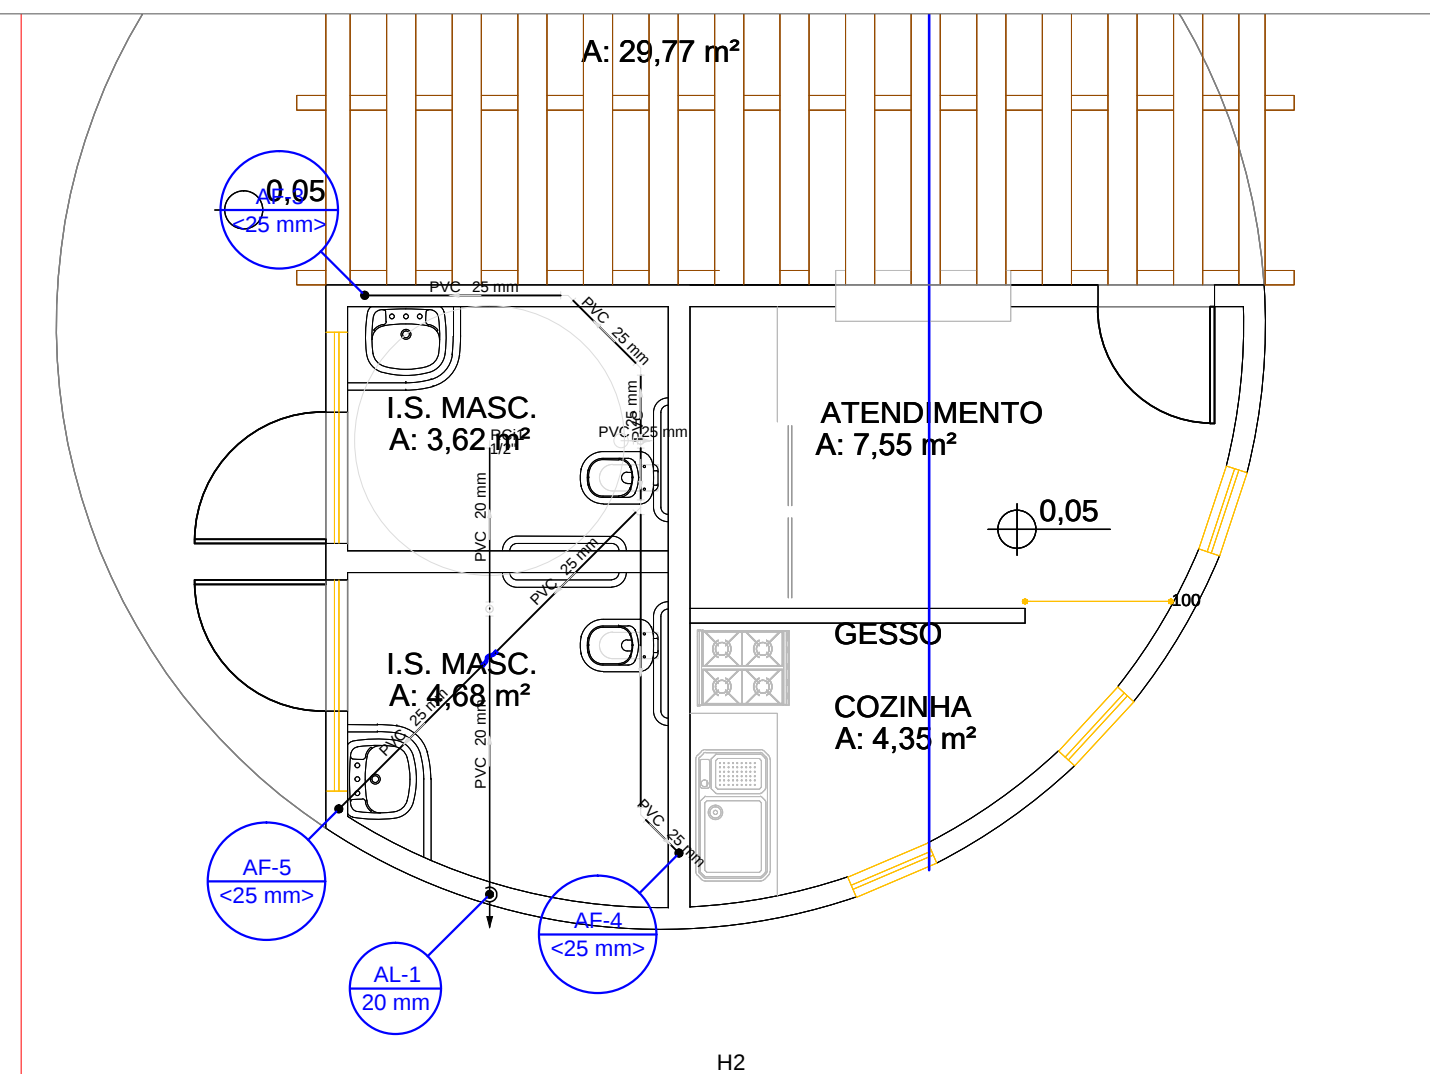

PLANTA BAIXA - COBERTURA
ESCALA 1/50

Lista de Materiais	
PVC rígido soldável	
Adapt sold. c/ flange livre p/ cx. d' água	
25 mm - 3/4"	2 pç
Adapt sold. longo c/ flange p/cx. d' água	
20 mm - 1/2"	1 pç
Curva de transposição	
25 mm	1 pç
Luva de correr p/ tubo	
25 mm	1 pç
Torneira de bóia	
3/4"	2 pç
Tubos	
20 mm	7.12 m
25 mm	9.14 m
Reservatório cilíndrico	
Cisterna	
2000 L	1 pç

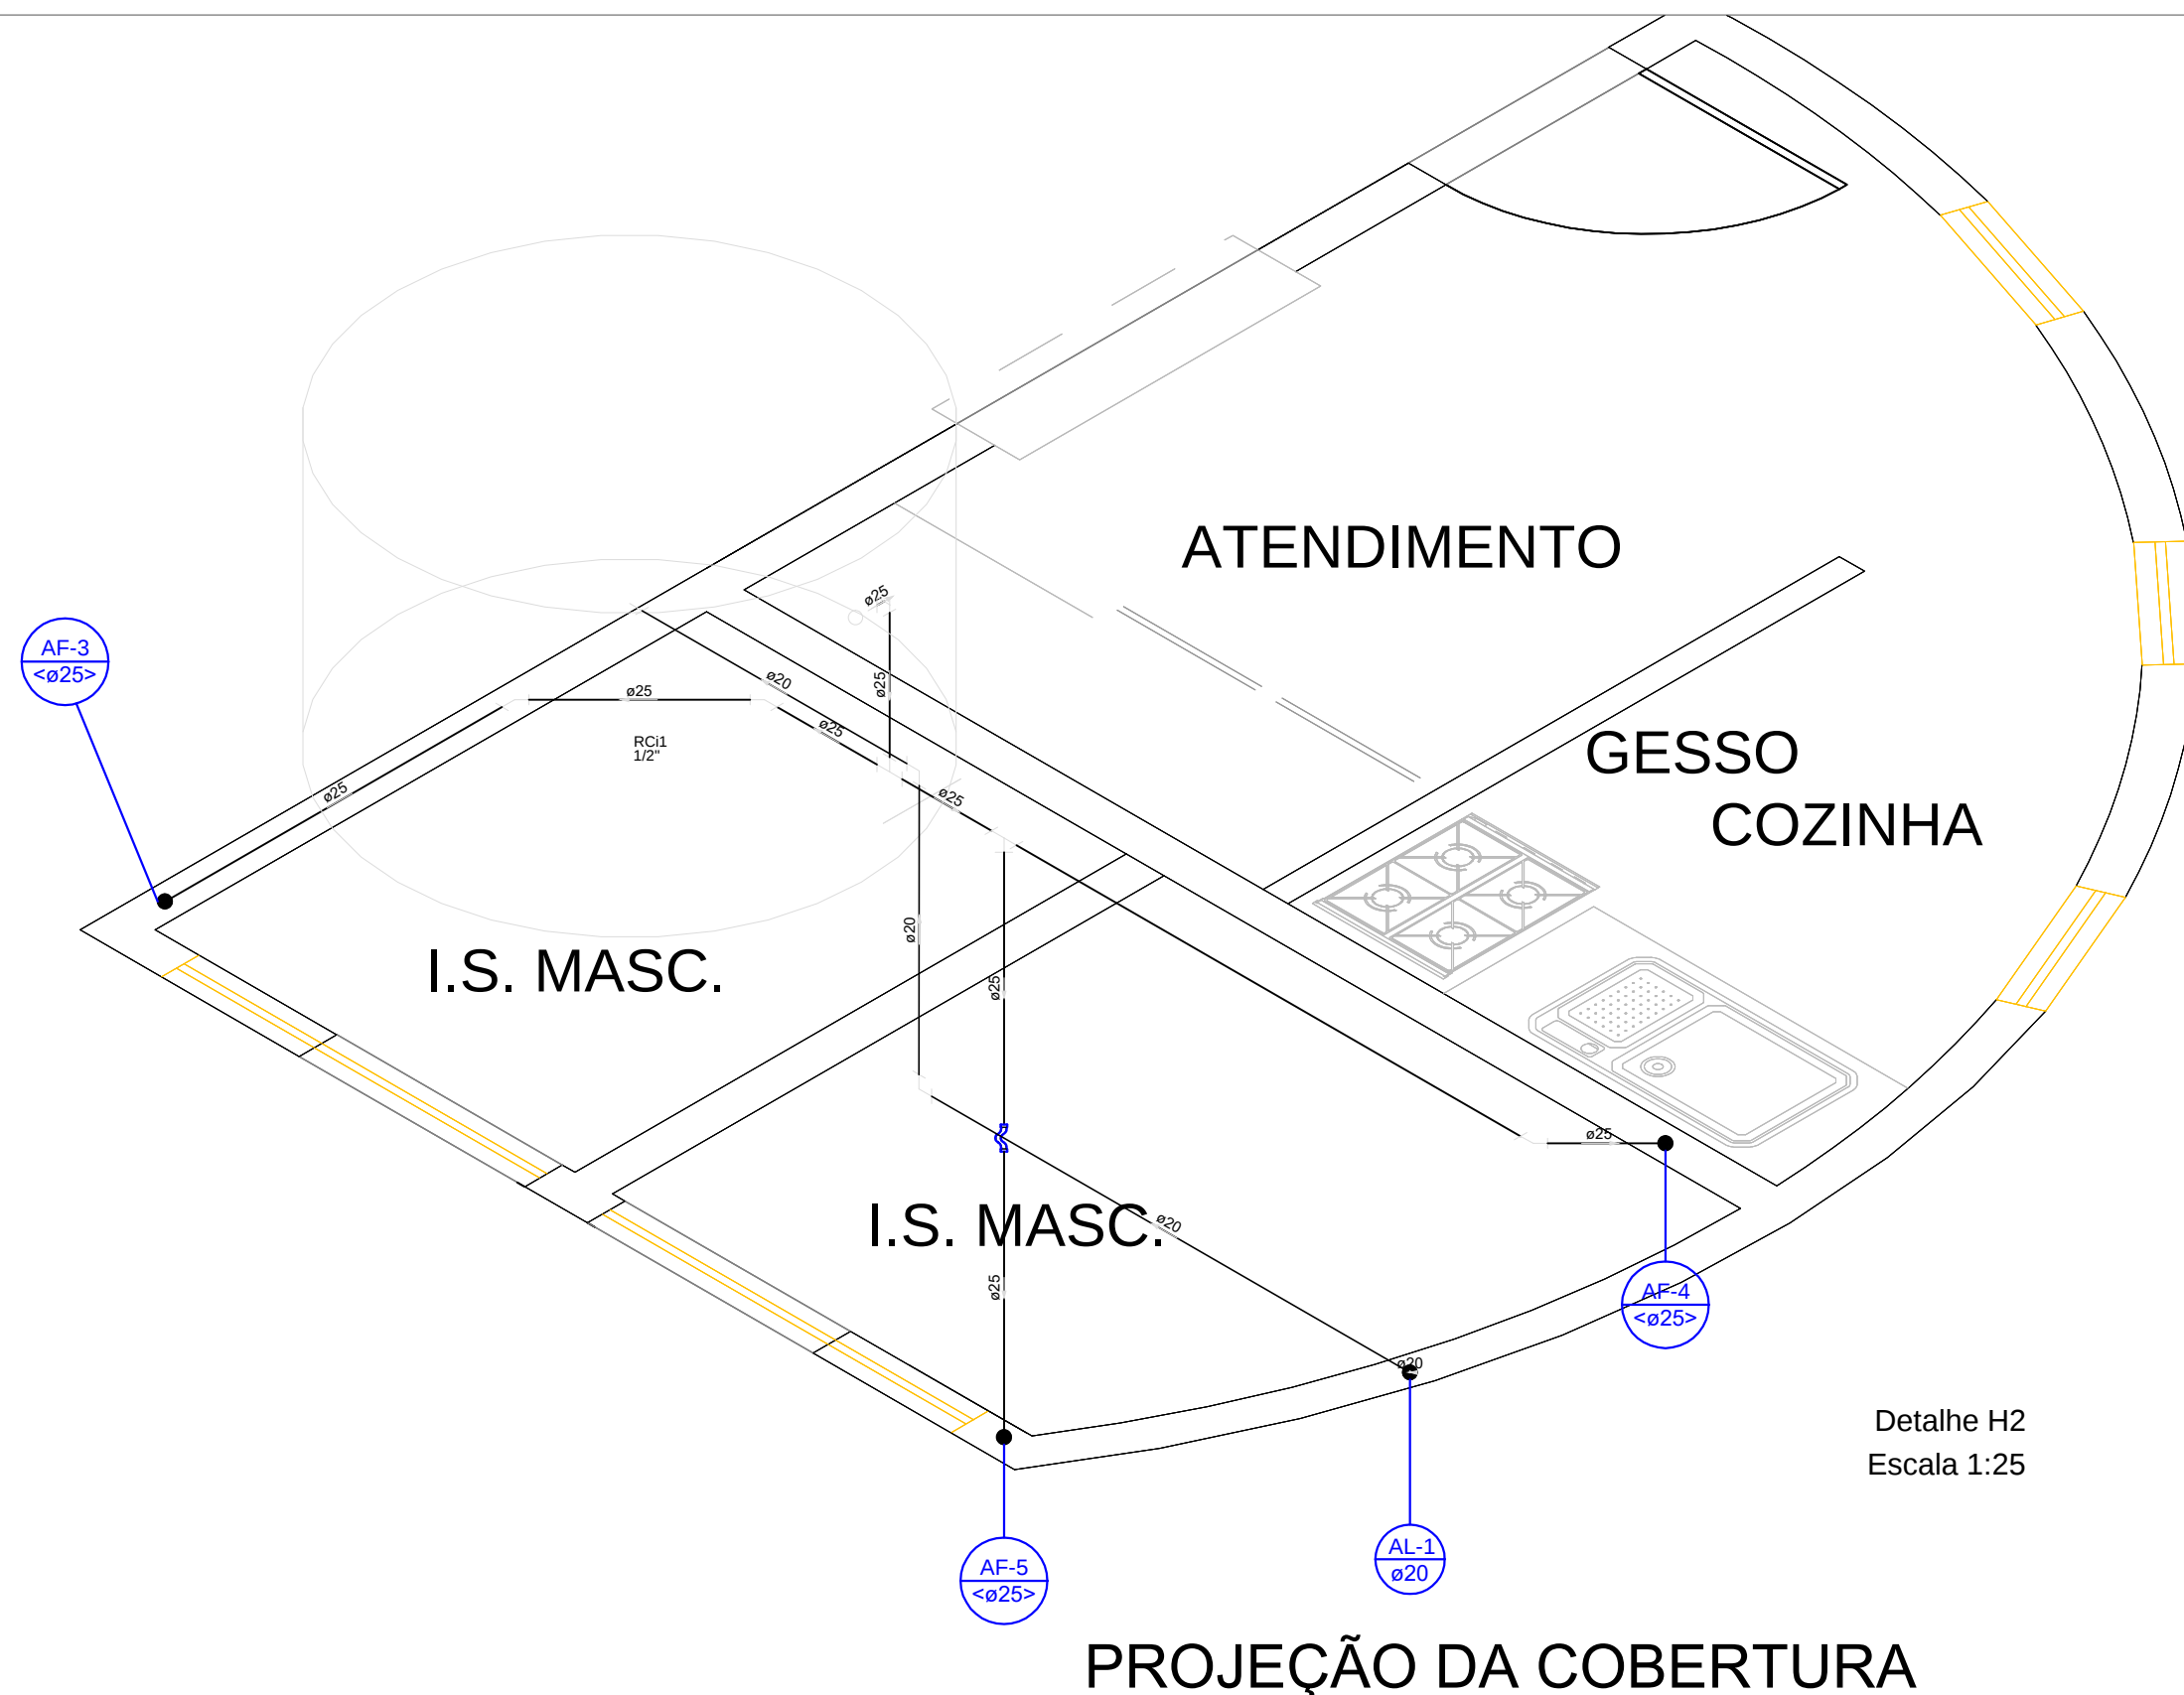

AMOP
ASSOCIAÇÃO DOS MUNICÍPIOS DO
OESTE DO PARANÁ

PROJETO HIDROSSANITÁRIO

REFERÊNCIA:
QUIOSQUE: PLANTA BAIXA - COBERTURA, DETALHE H2

OBRA: PRAÇA PARIS
LOCAL: TRAVESSA ATENAS COM AVENIDA
INGLATERRA, JARDIM EUROPA
PROPR.: MUNICÍPIO DE ASSIS CHATEAUBRIAND

PRANCHA:
02
/03

PROJETO:
ENG.º CIVIL JONATHAN ALEXANDRO ESTRELA
CREA-PR: 136.181/D

RESP. TÉCNICO:

PROPRIETÁRIO:
MUNICÍPIO DE ASSIS CHATEAUBRIAND
CNPJ: 76.208.479/0001-18

ESTATÍSTICAS:
ÁREA :
Área do quiosque: ... 32,80 m²

DATA:
JUN/2017

ESCALA:
INDICADA

DESENHO:
JONATHAN ESTRELA