
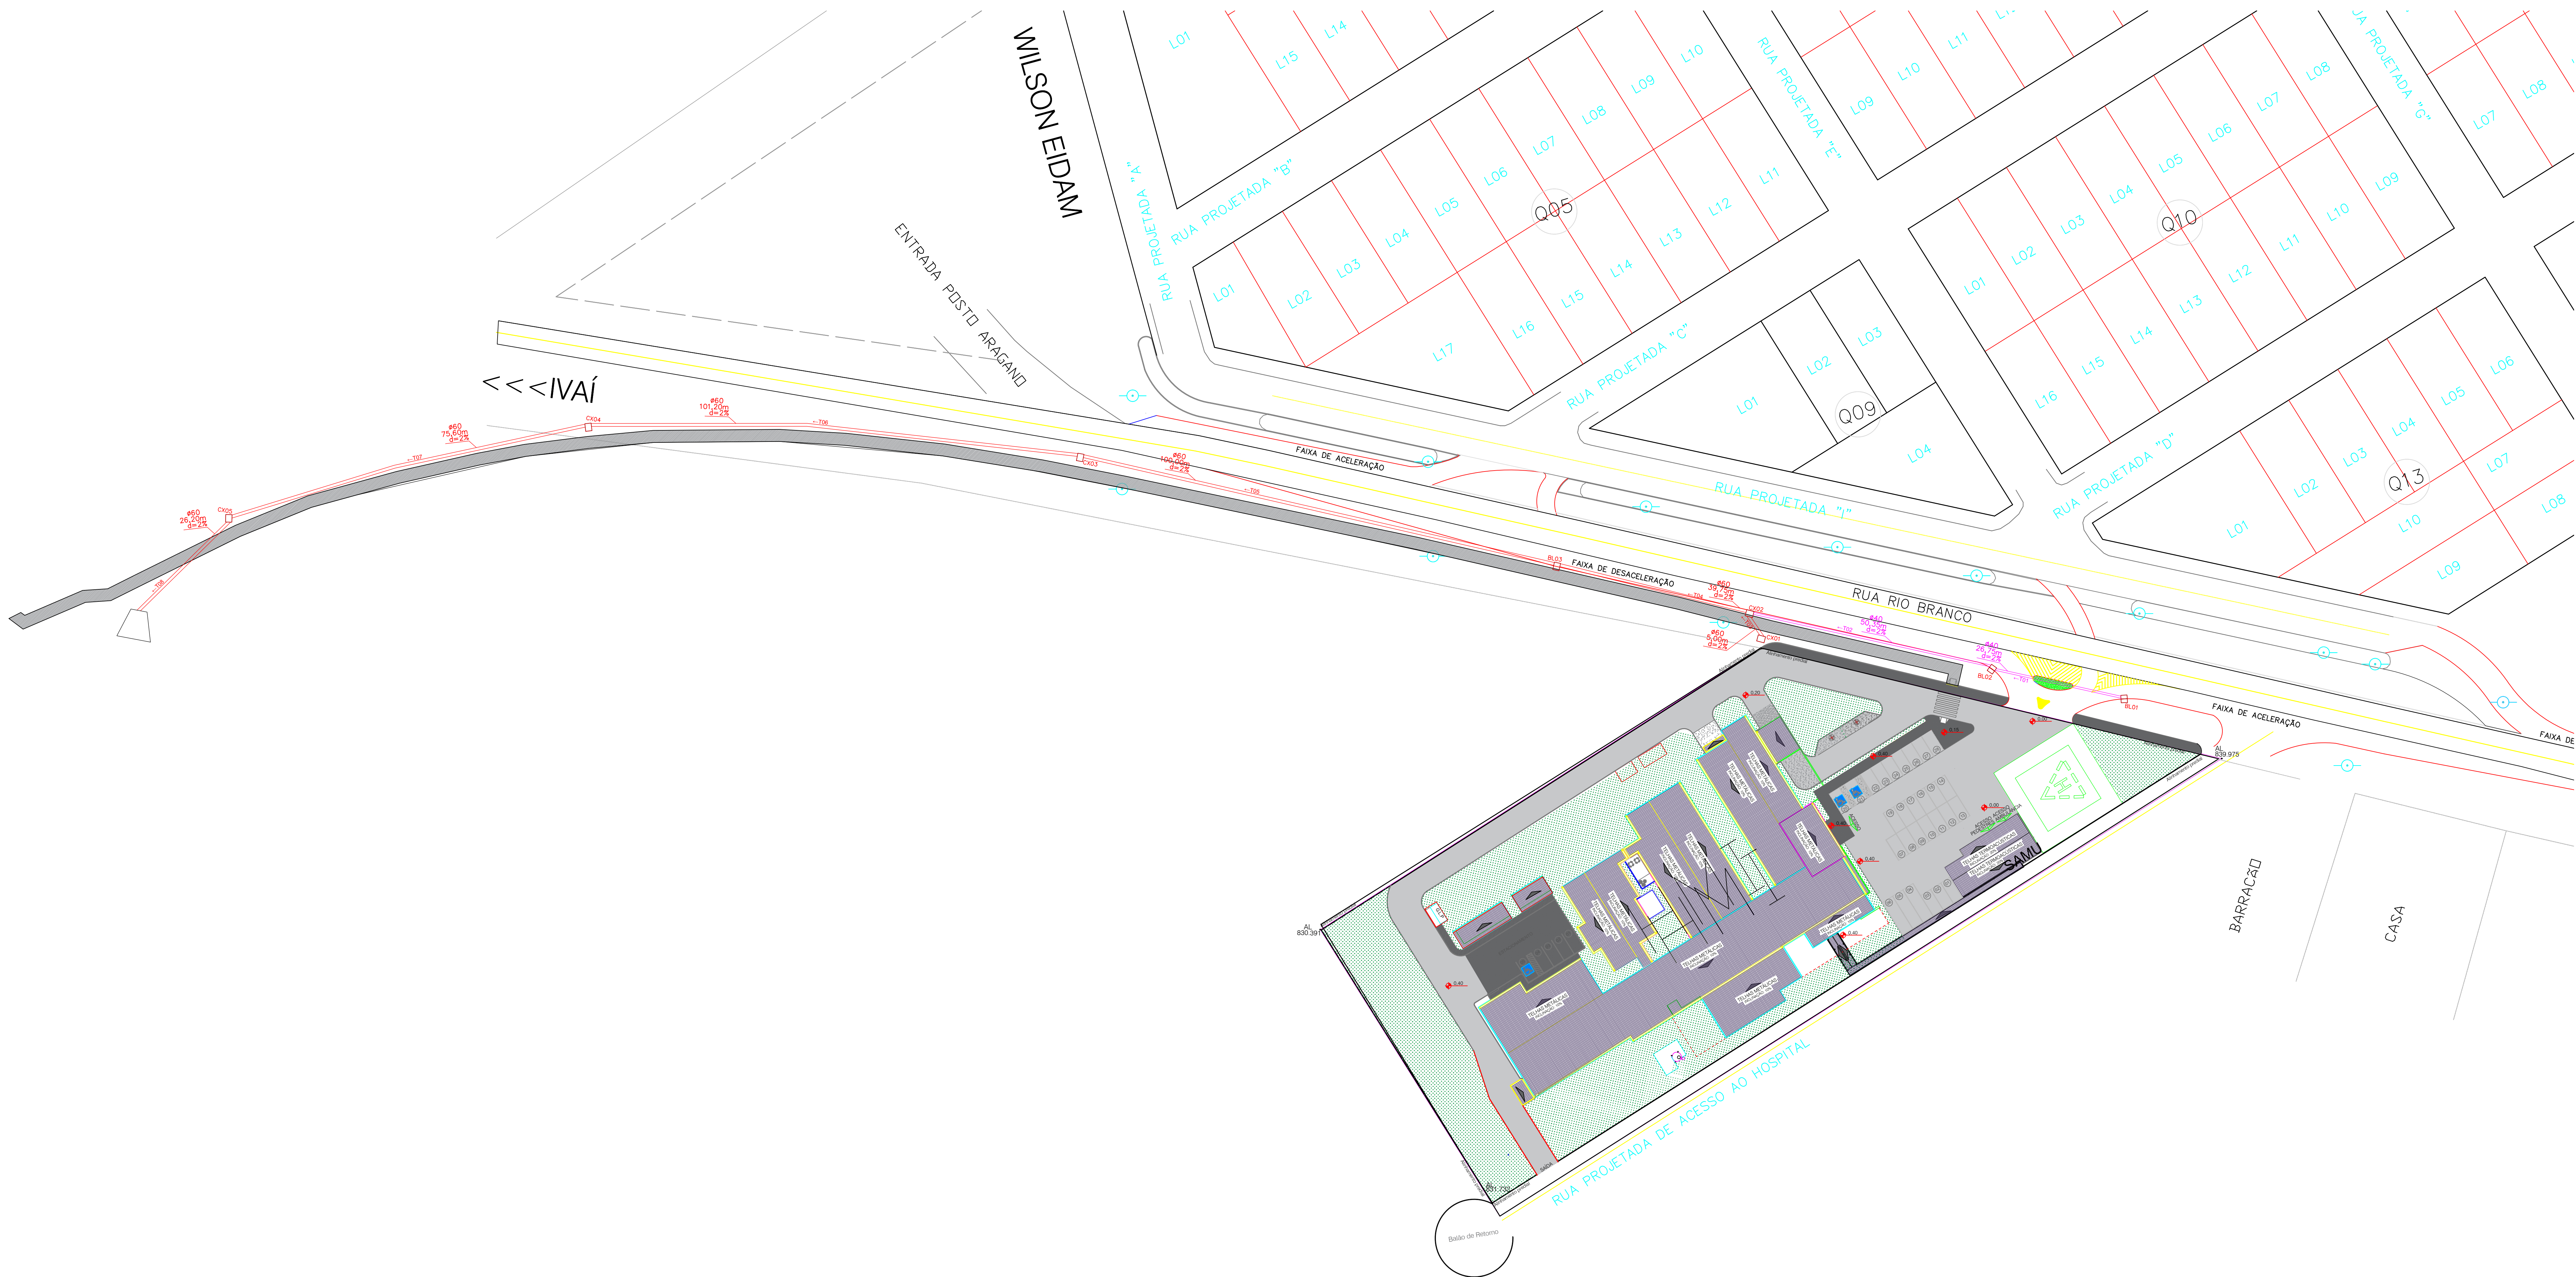


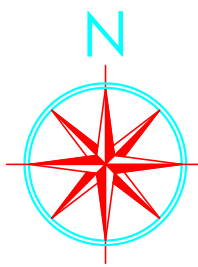

PLANTA BAIXA DRENAGEM
ESCALA: 1/500

TABELA DE RESUMOS DAS RUAS					
RUAS	BOCA-DE-LOBO	CAIXA DE LIGAÇÃO	DISSIPADOR	TUBO Ø0,40m	TUBO Ø0,60m
RUA RIO BRANCO	03	05	01	77,10	347,75
TOTAL	03	05	01	77,10 m	347,75

LEGENDA PAVIMENTAÇÃO	
	BOCA-DE-LOBO 1,20 x 1,00 m
	DISSIPADOR DE ENERGIA 1,30x0,75 m
	CAIXA DE LIGAÇÃO
	TUBO Ø0,40m
	TUBO Ø0,60m
	TUBULAÇÃO EXISTENTE
	DIVISOR DE ÁGUA ESTIMADO PARA ÁREAS DE CONTRIBUIÇÃO

DRENAGEM

YOUTUBE DE ACESSO AO HOSPITAL

RESPONSÁVEL TÉCNICO: PROPRIETÁRIO:

DIEGO LEONARDO SALVADOR PREFEITURA MUNICIPAL DE IVAÍ

OBRA: PAVIMENTAÇÃO ASFÁLTICA LOCAL: TRECHO DE ACESSO AO HOSPITAL

REF: PLANTA BAIXA DRENAGEM

DATA: DEZEMBRO/2023

ARQUIVO: -

ESCALA: INDICADA

UNIDADE: METRO

DESENHO: EGISLANE ZUBACZ

FOLHA: 02/03

PREFEITURA MUNICIPAL DE IVAÍ