

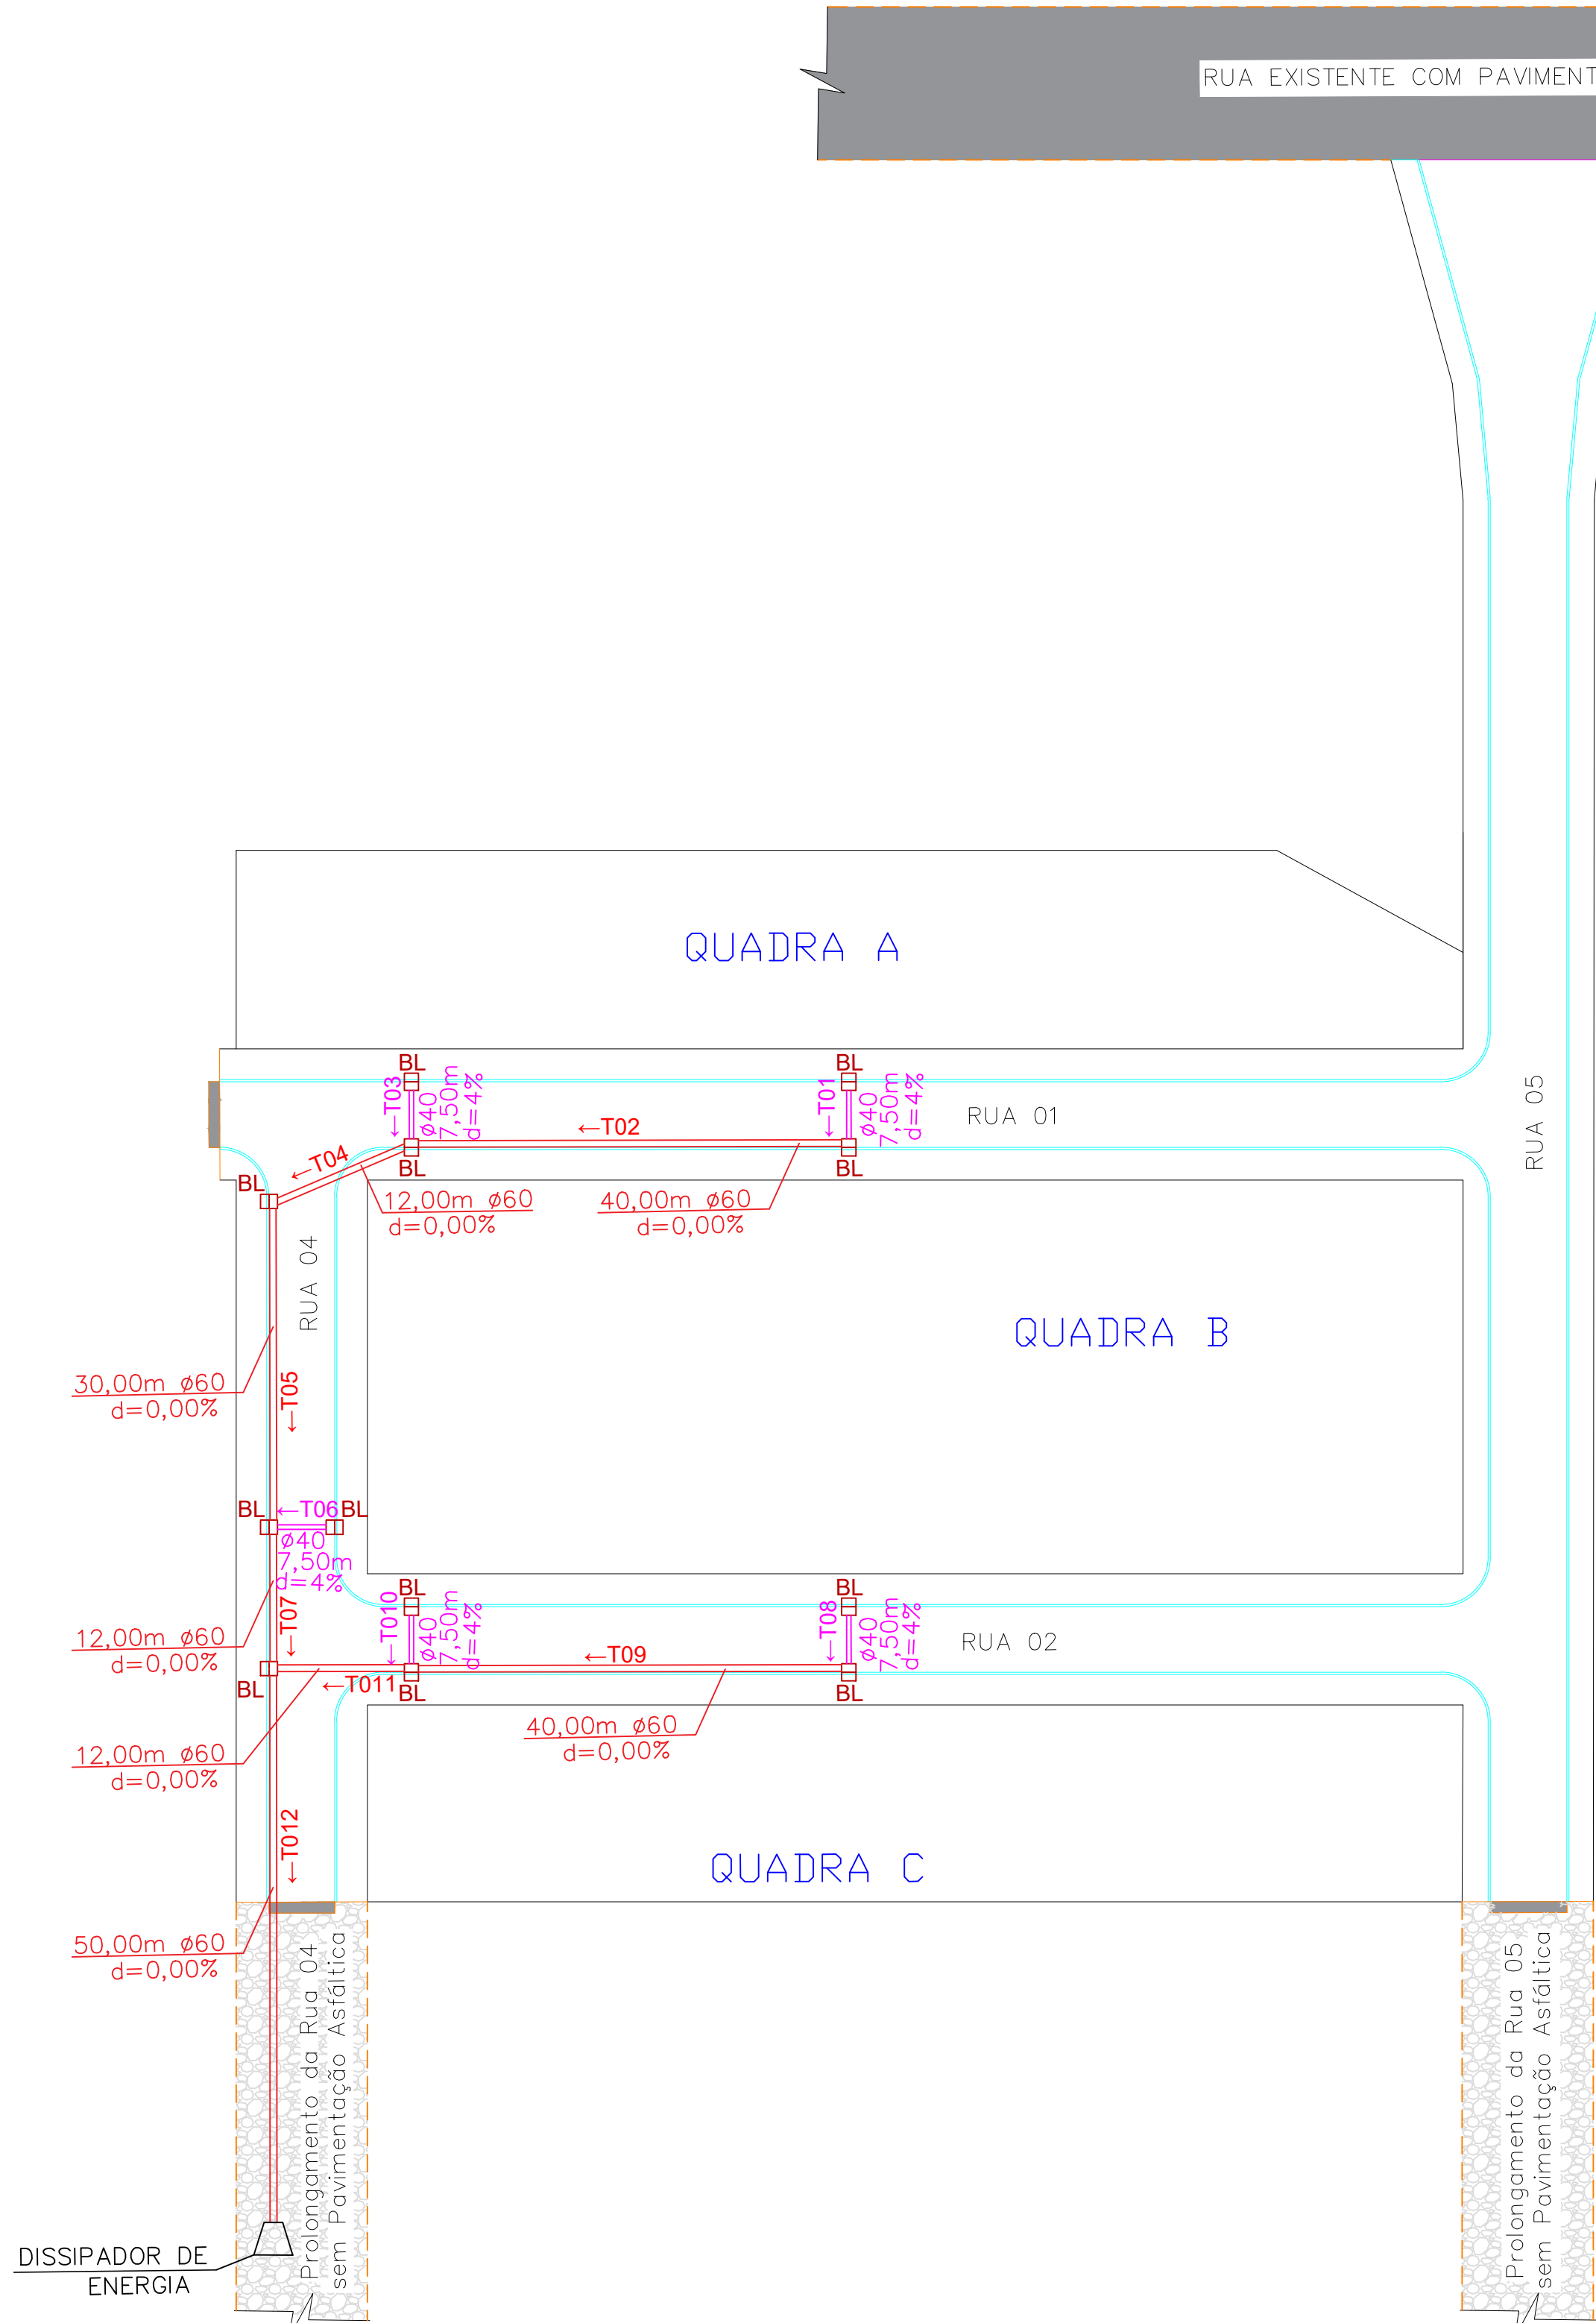
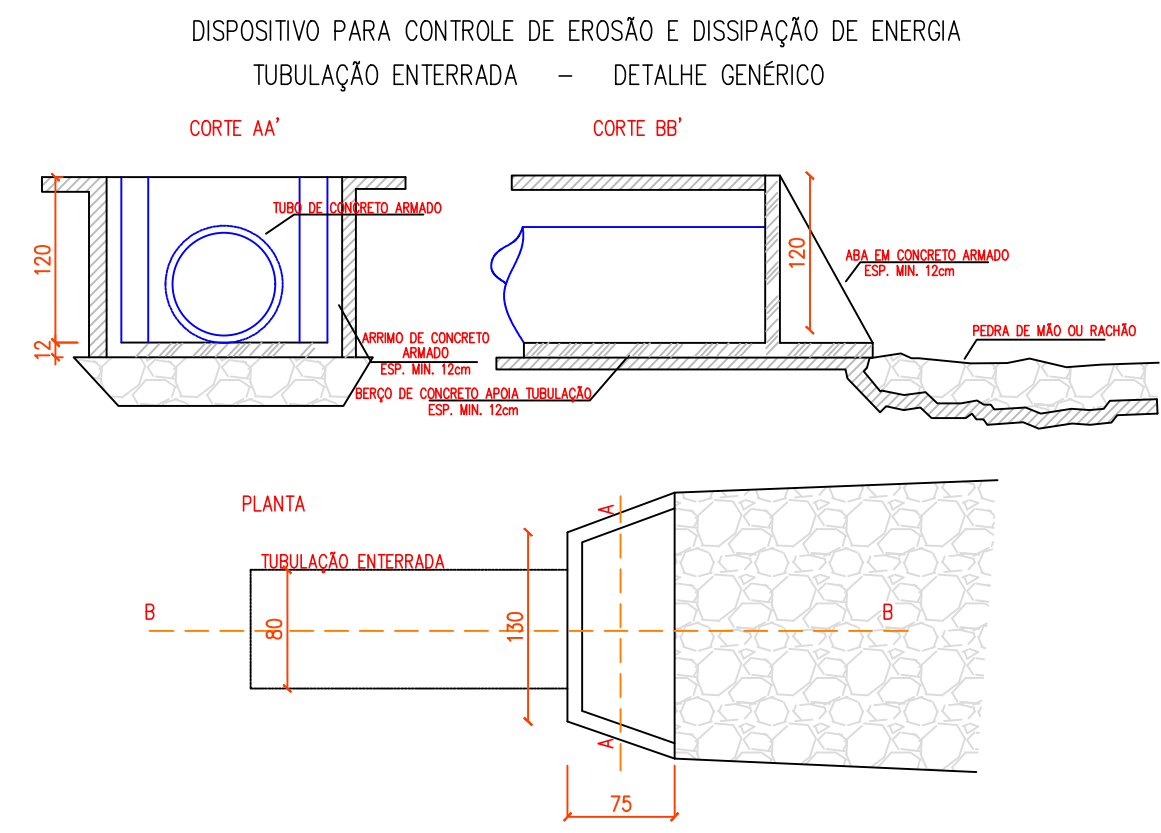
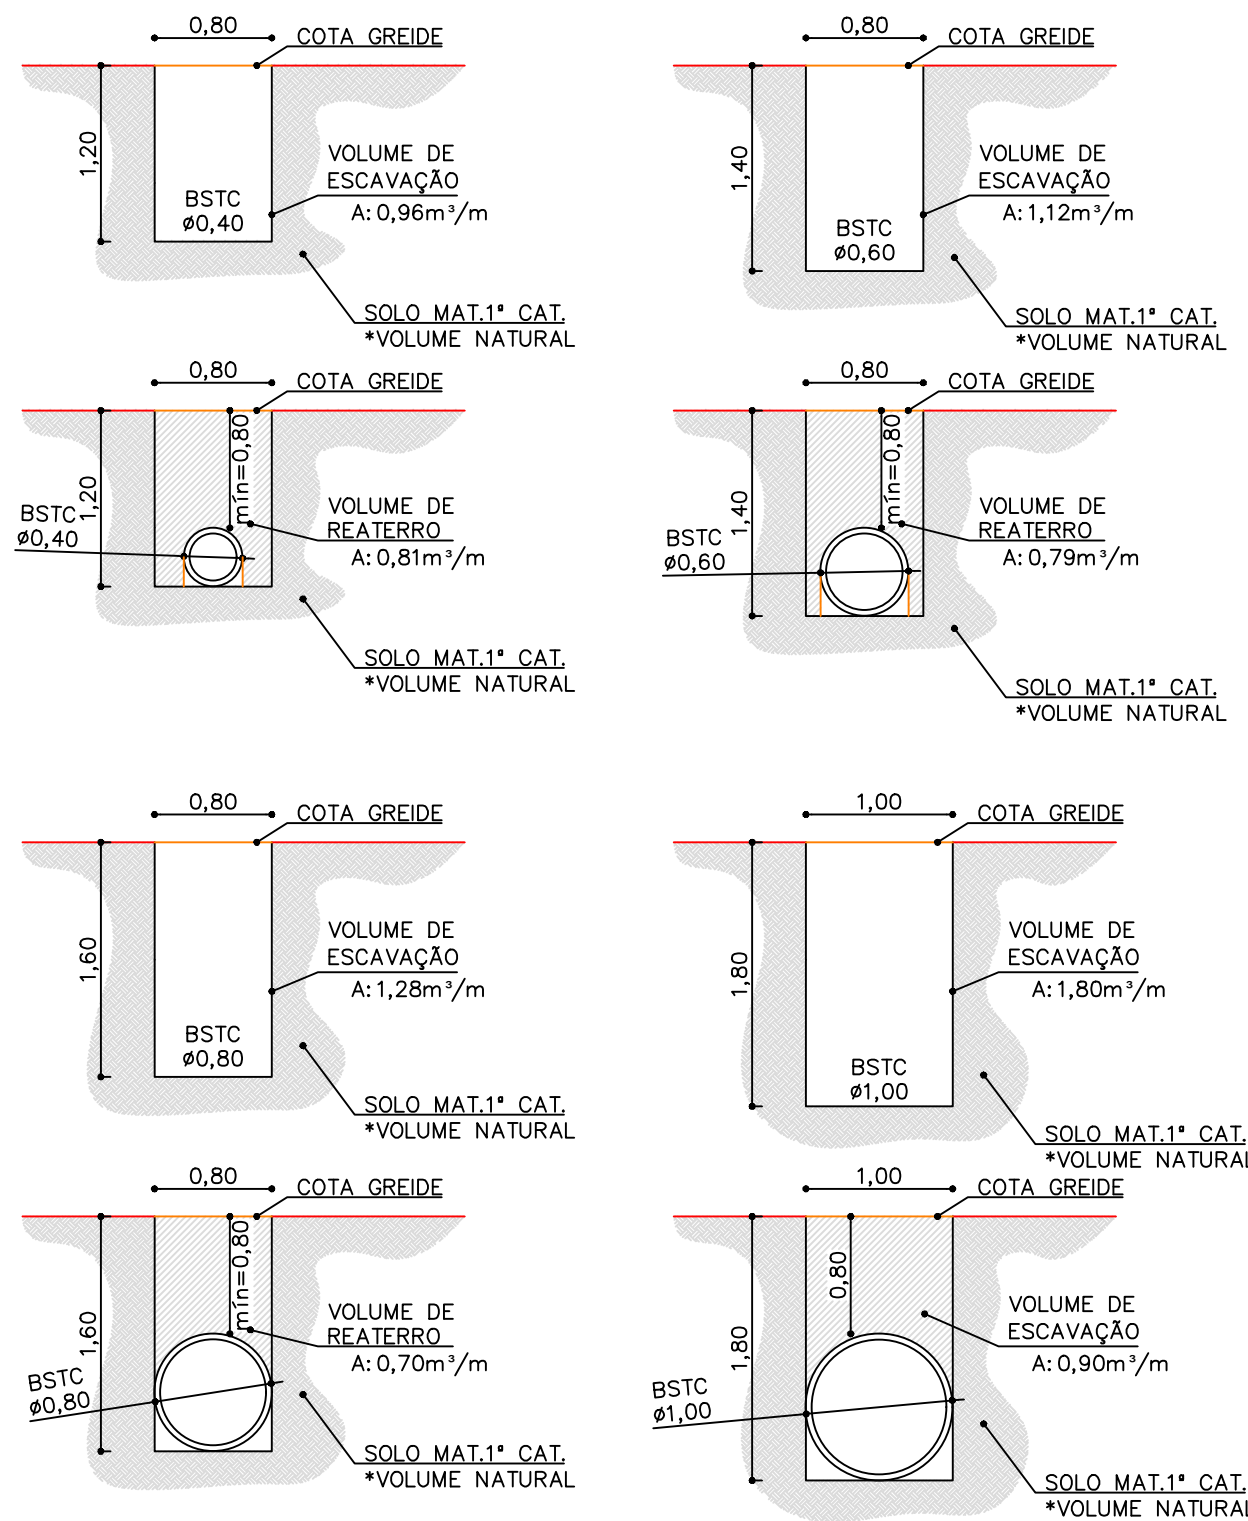


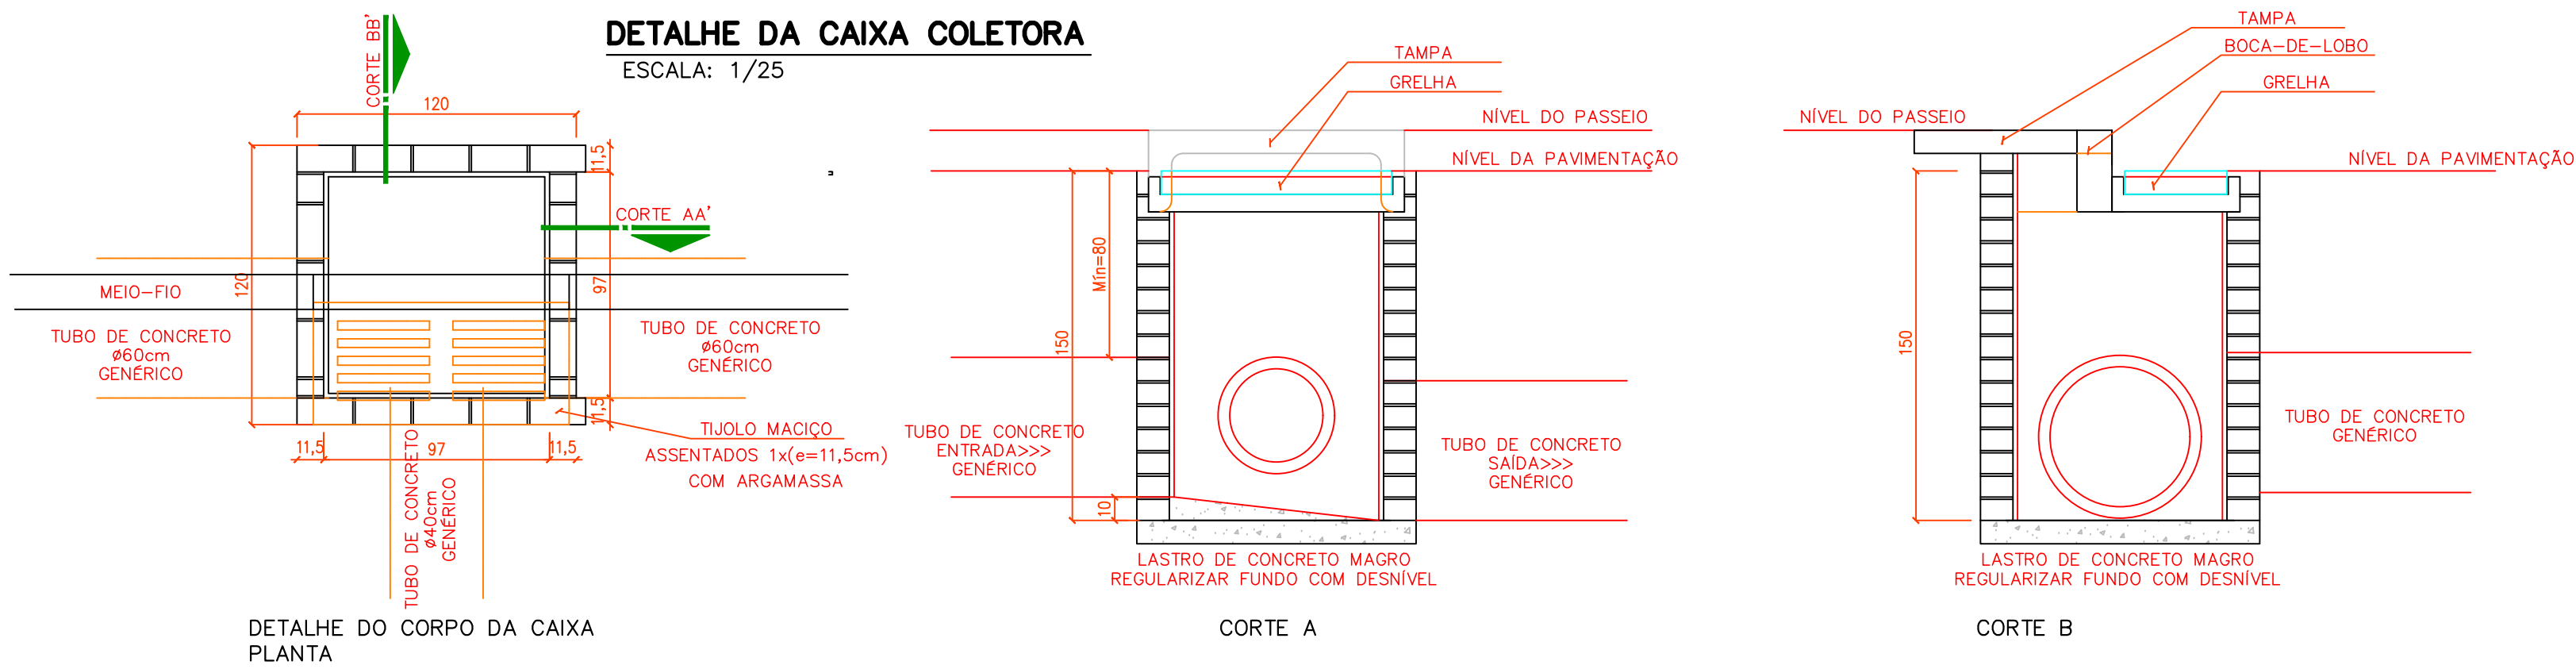

PLANTA BAIXA DRENAGEM
ESCALA: 1/500

TABELA DE RESUMOS DAS RUAS							
RUAS	BOCA-DE-LOBO	CAIXA DE LIGAÇÃO	DISSIPADOR	TUBO Ø0,40m	TUBO Ø0,60m	TUBO Ø0,80m	TUBO Ø1,00m
RUA 01	04	—	00	15,00	40,00	—	—
RUA 02	04	—	00	15,00	40,00	—	—
RUA 04	04	—	01	7,50	116,00	—	—
RUA 05	00	—	00	0,00	0,00	—	—
TOTAL	12	—	01	37,50 m	196,00 m	—	—

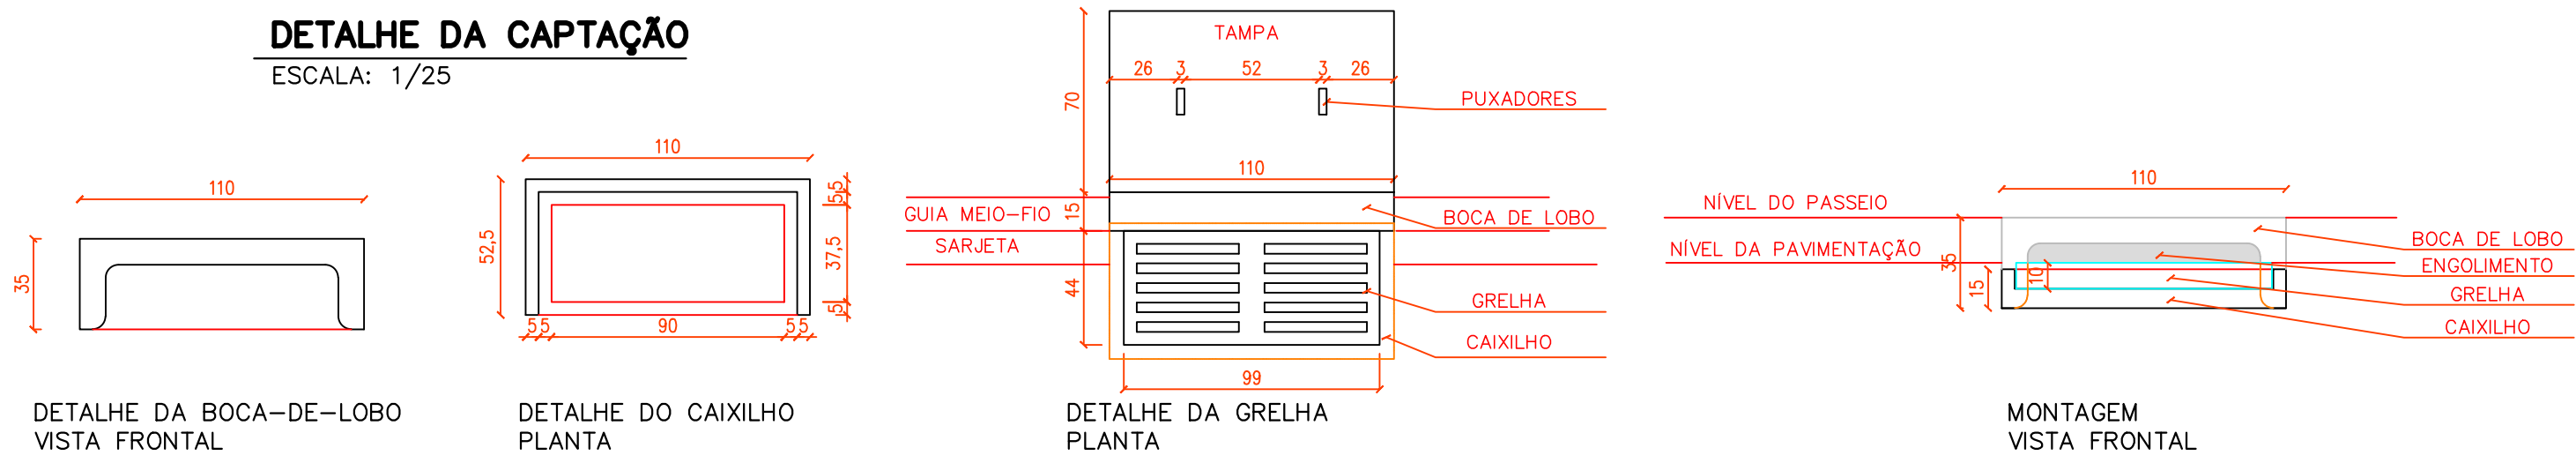

LEGENDA PAVIMENTAÇÃO	
	BOCA-DE-LOBO 1,20 x 1,00 m
	DISSIPADOR DE ENERGIA 1,30x0,75 m
	CAIXA DE LIGAÇÃO
	TUBO BSTC Ø0,40m
	TUBO BSTC Ø0,60m
	TUBO BSTC Ø0,80m
	TUBULAÇÃO EXISTENTE
	TUBO BSTC Ø1,00m
	DIVISOR DE ÁGUA ESTIMADO PARA ÁREAS DE CONTRIBUIÇÃO

CONTRATO:
ART:

DRENAGEM

RESPONSÁVEL TÉCNICO:
LUIZ ROBERTO PENTEADO
ENGENHEIRO CIVIL
CRE-PA 084670

PROPRIETÁRIO:
PREFEITURA MUNICIPAL DE IVAÍ

OBRA: PAVIMENTAÇÃO ASFÁLTICA
LOCAL: PALMITAL
REF: PLANTA DE DRENAGEM
DATA: OUTUBRO/2019
ARQUIVO:
ESCALA: INDICADAS
UNIDADE: METRO
DESENHO: ELOISANE ZUBACZ
FOLHA: 03/04

PREFEITURA MUNICIPAL DE IVAÍ