




VISTA TÍPICA DE VENTILAÇÃO DE CAIXA SIFONADA
ESCALA: 1/25

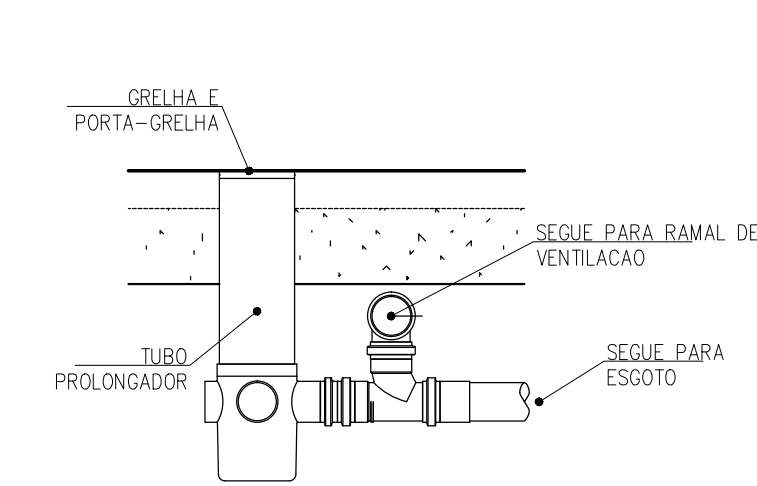


DETALHES DESVIO DE TUBULAÇÃO
ESCALA: 1/25

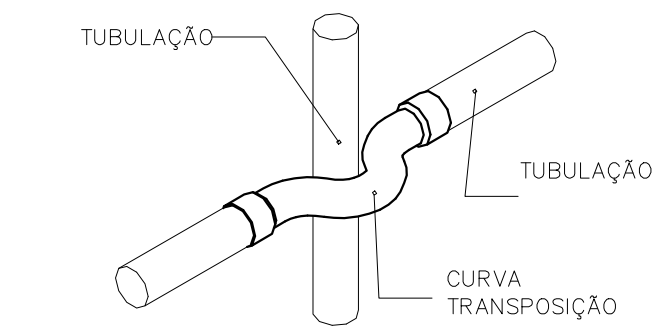


DET. GENÉRICO PARA PIA
SEM ESCALA

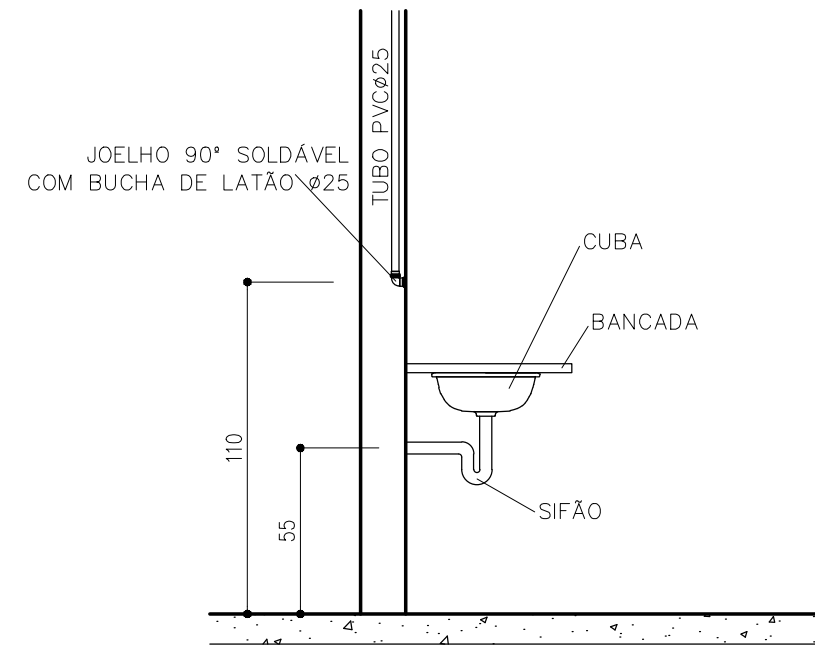


DISTÂNCIA DO PONTO DE ESGOTO DO VASO SANITÁRIO
ESCALA: 1/25

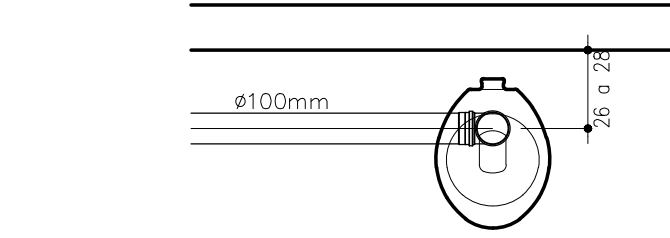


DISTÂNCIA DO PONTO DE ESGOTO DO VASO SANITÁRIO
ESCALA: 1/25

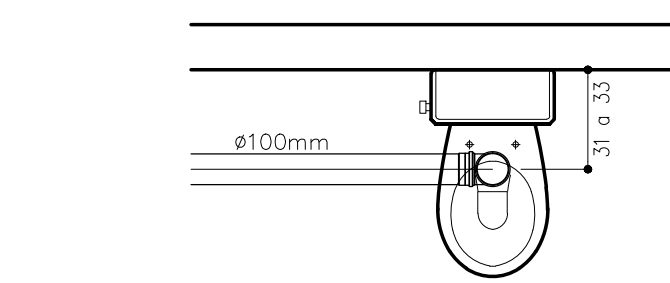


DETALHE SAÍDA ESGOTO TERREO
ESCALA: 1/25

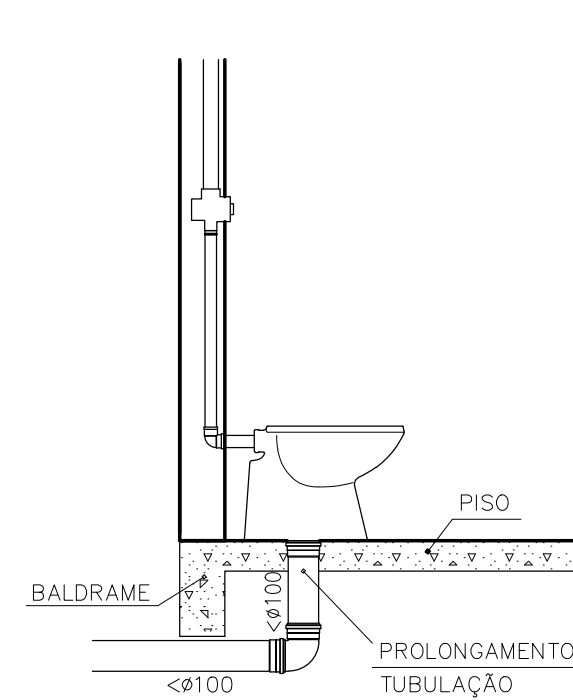


DET. GENÉRICO PARA TANQUE
ESCALA: 1/25

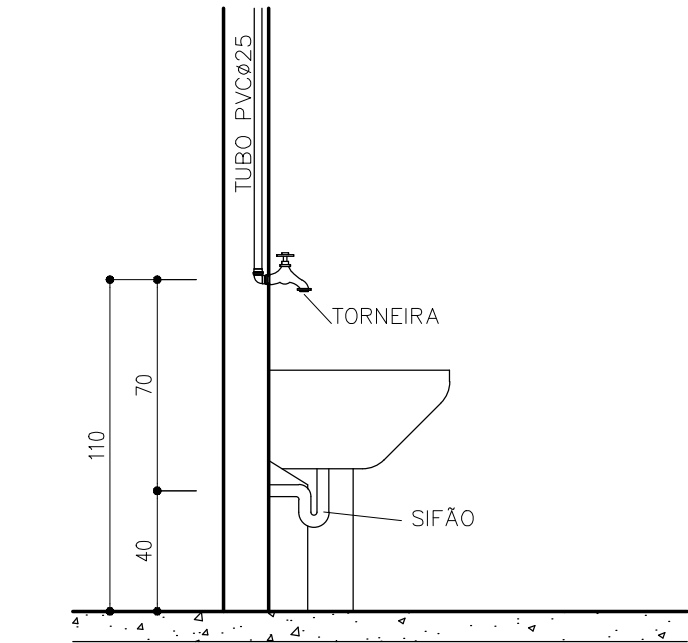


DETALHE VÁLVULA HIDRA
ESCALA: 1/25

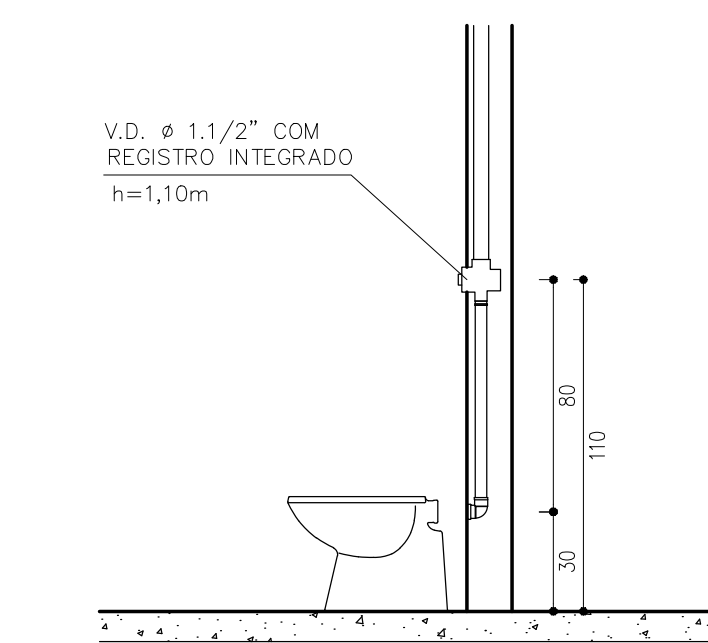


DET. GENÉRICO PARA LAVATÓRIO DE COLUNA
ESCALA: 1/25

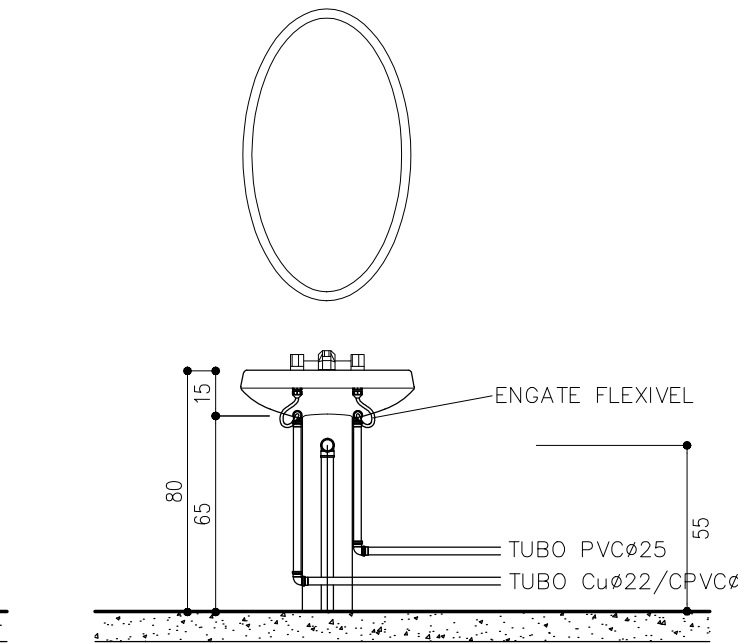


DET. GENÉRICO PARA LAVATÓRIO DE BANCADA
ESCALA: 1/25

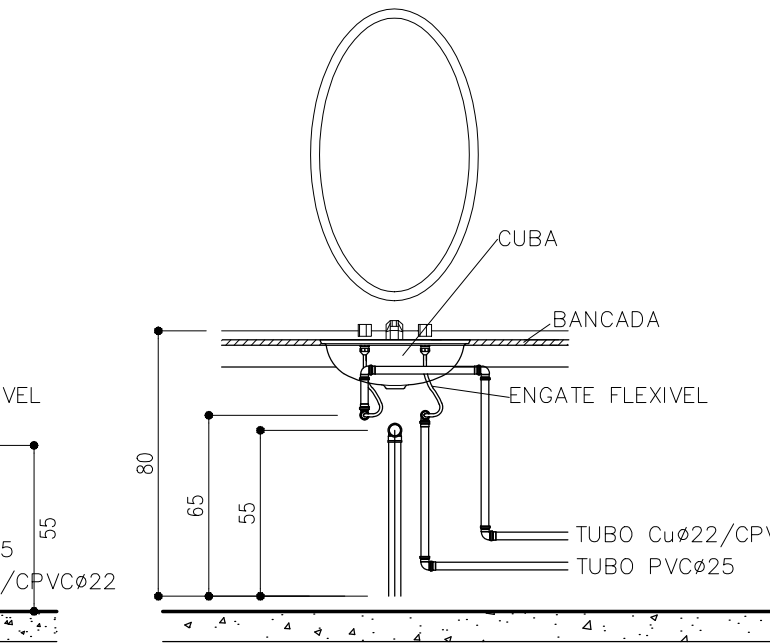


DET. TUBO DE VENTILAÇÃO
ESCALA: 1/25

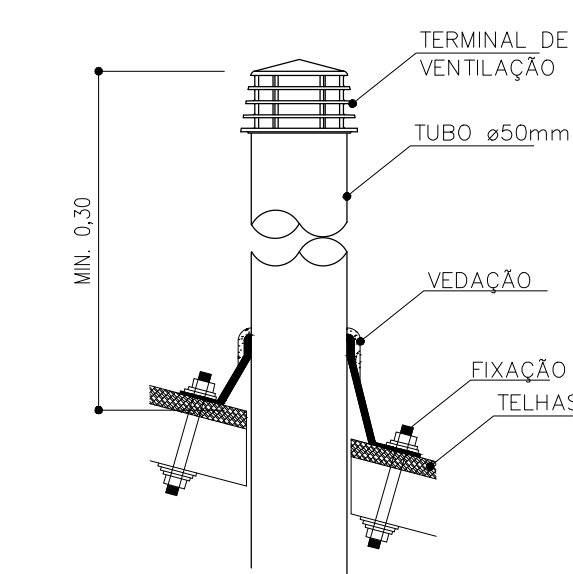


DET. CAIXA DE GORDURA
SEM ESCALA

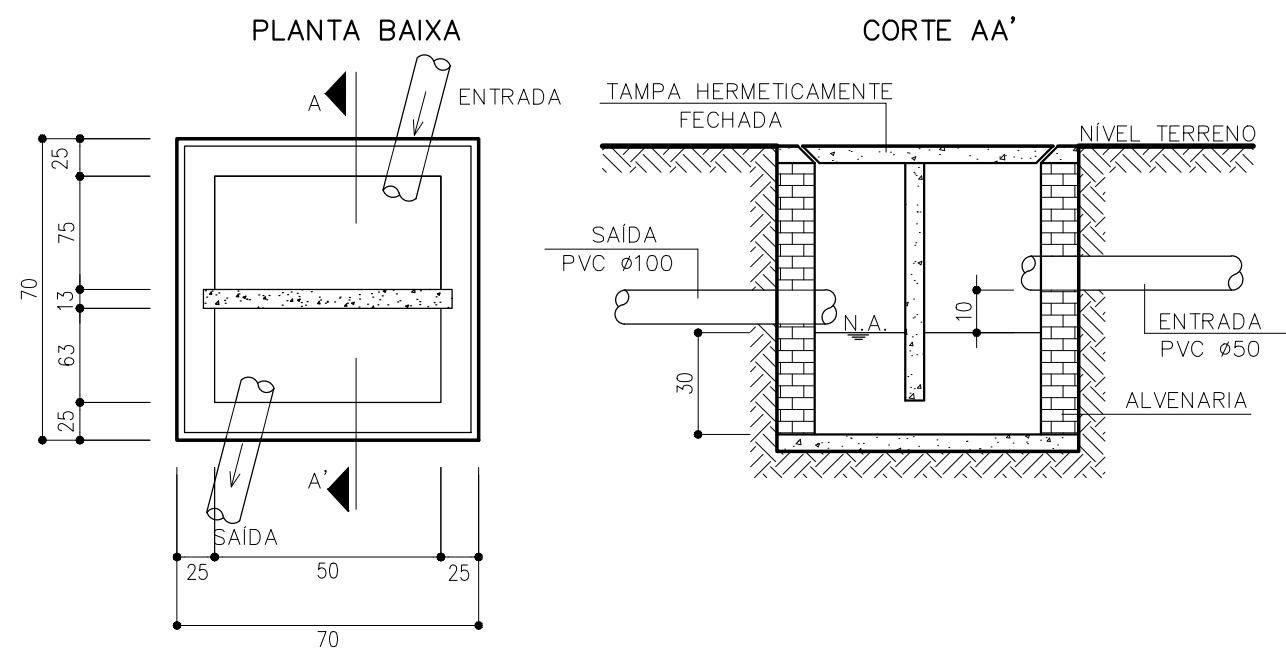


DET. CAIXA DE INSPEÇÃO
SEM ESCALA

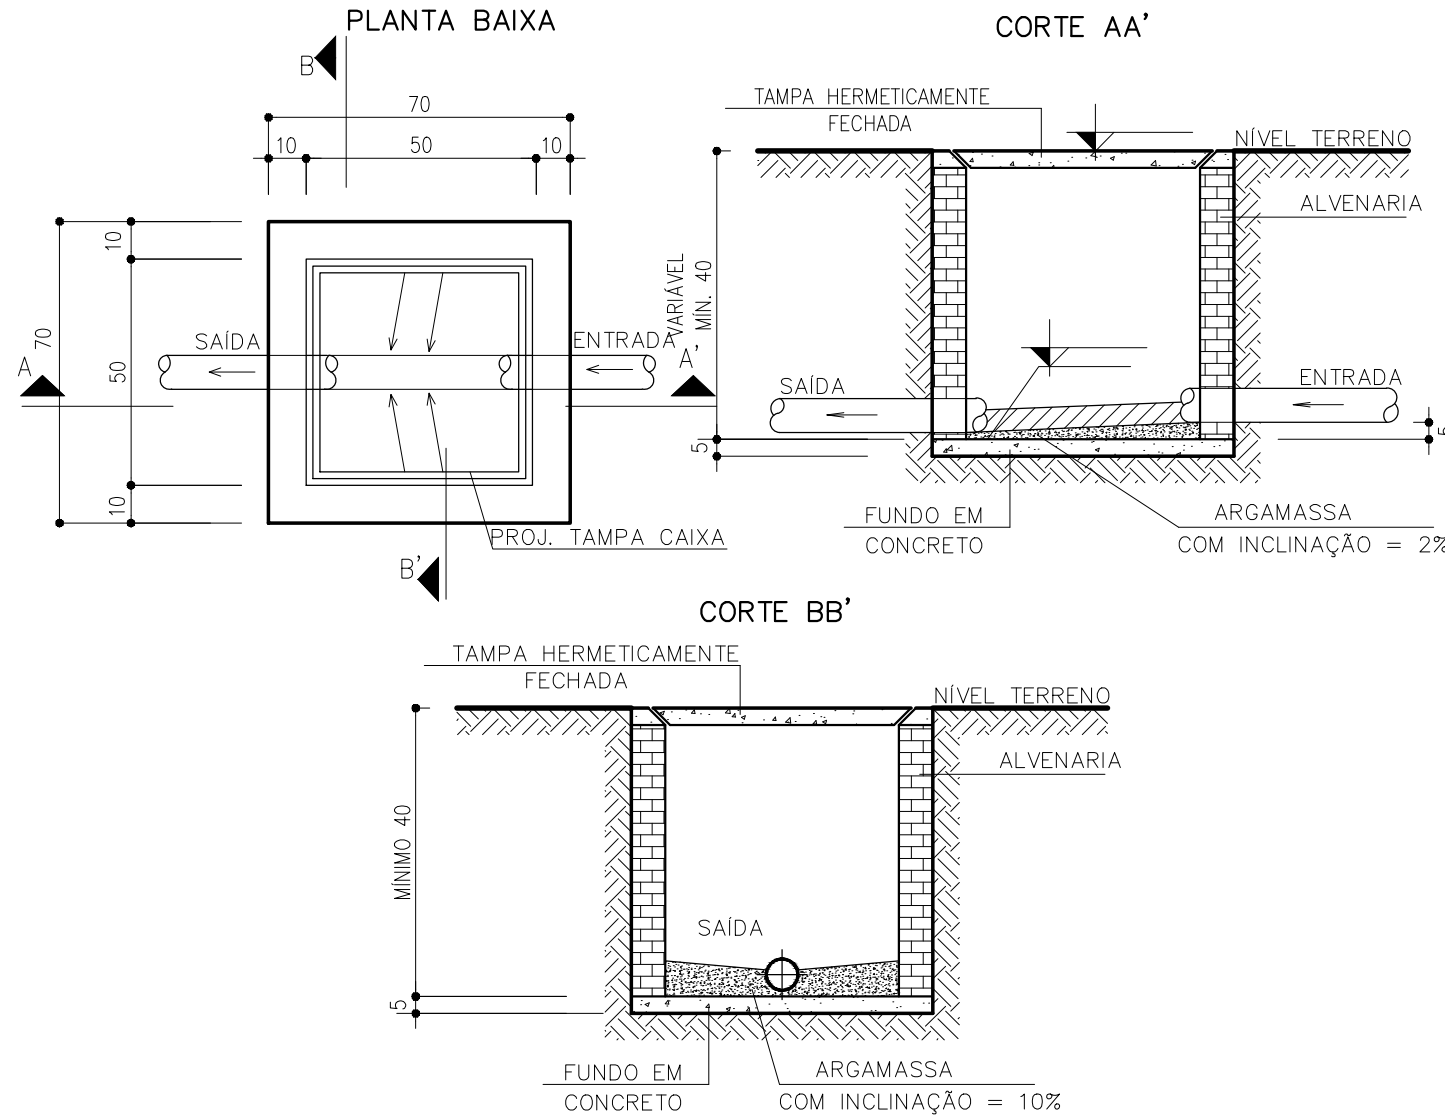


DET. CX. DE CAPTACAO
SEM ESCALA

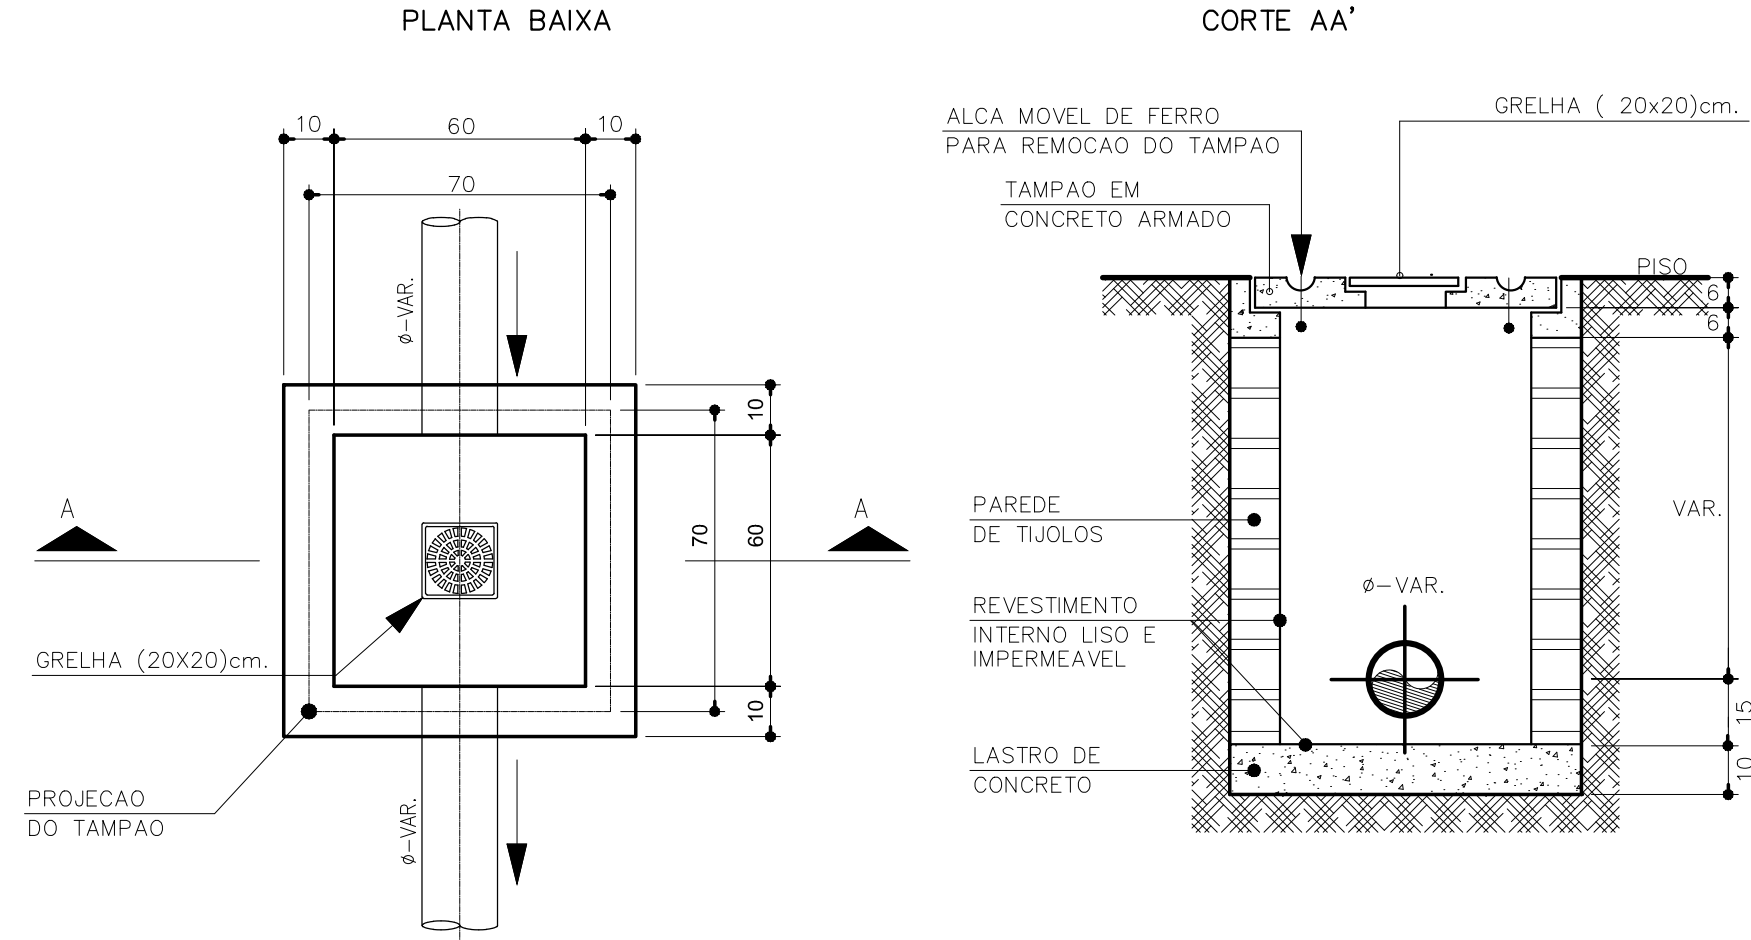


PLANTA BAIXA RESERVATÓRIO COM SUAS LIGAÇÕES
SEM ESCALA

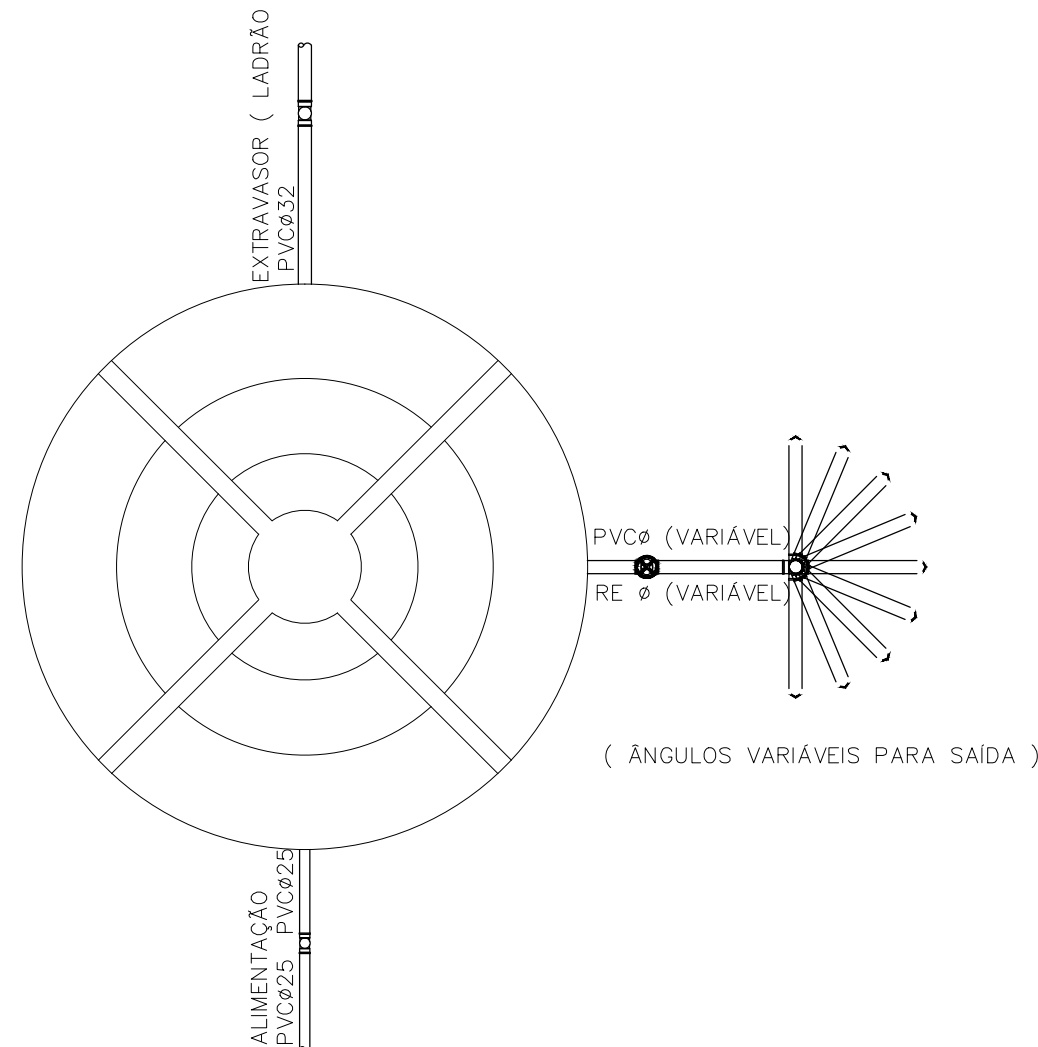

VISTA LATERAL I RESERVATÓRIO COM SUAS LIGAÇÕES
SEM ESCALA

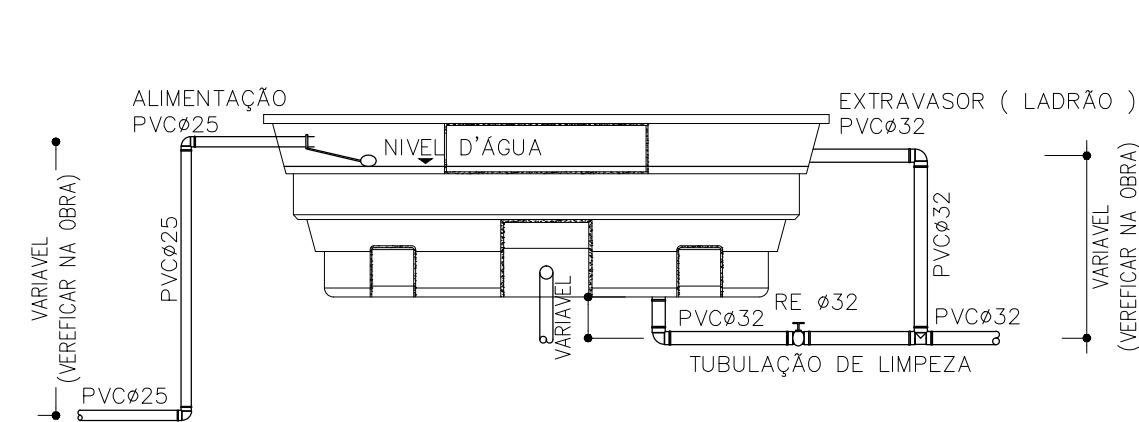

VISTA LATERAL II RESERVATÓRIO COM SUAS LIGAÇÕES
SEM ESCALA

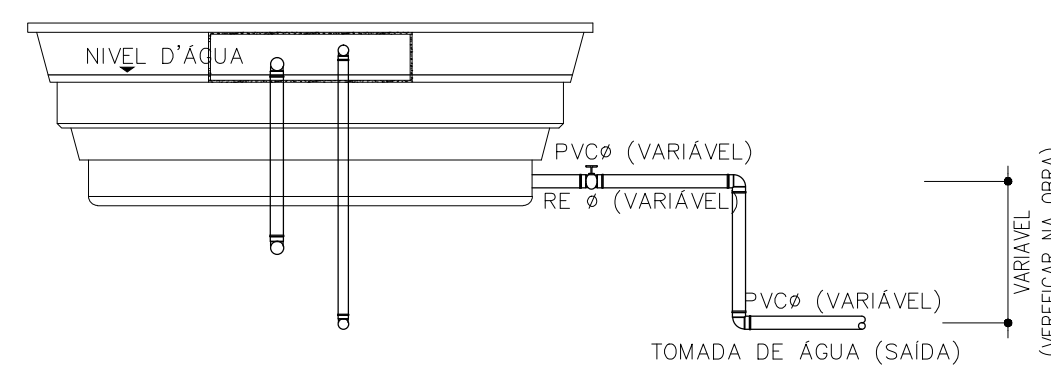

APROVAÇÃO PREFEITURA		APROVAÇÃO VIGILÂNCIA SANITÁRIA	
PROJETO HIDRAULICO			
UTILIZAÇÃO: ESPECIAL			
ENDEREÇO DA OBRA: RUA JOÃO FREIRE FILHO, N° 155, CENTRO, IMBITUVA, PARANÁ.			
RESPONSÁVEL TÉCNICO:		PROPRIETÁRIO:	
LUIZ ROBERTO PENTEADO JR ENGENHEIRO CIVIL CREA=PR-137.732/D		MUNICÍPIO DE IMBITUVA CNPJ: 76.175.892/0001-23	
REF.: DETALHES GENÉRICOS		FOLHA:	
DATA: 13/09/2021	ARQUIVO: 2021-031	ESCALA: INDICADA	UNIDADE: CENTÍMETRO
DESENHO: BETO		01/04	