



Elevação
ESCALA 1:50

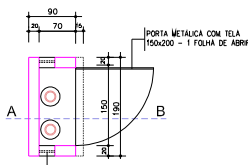


Planta Central de GLP
ESCALA 1:50

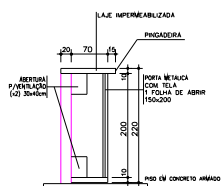

Corte AB
ESCALA 1:50


DETALHE DE SINALIZAÇÃO DE EXTINTOR DE PAREDE SEM ESCALA

OBIS - TODOS OS EXTINTORES DEVERÃO POSSUIR ETIQUETA ADESIVA, CONTENDO O NOME DA OBRA E A DATA DE VALIDADE DO MESMO.

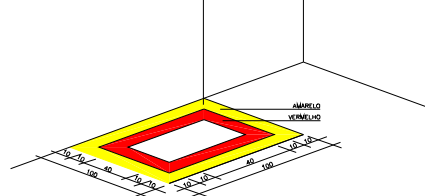


ILUMINAÇÃO DE EMERGÊNCIA


2 LÂMPADAS FLUORESCENTE 2x8W
127/220V
AUTONOMIA 6000 HORAS
LARGURA: 75mm
ALTURA: 85mm
COMPRIMENTO 410mm

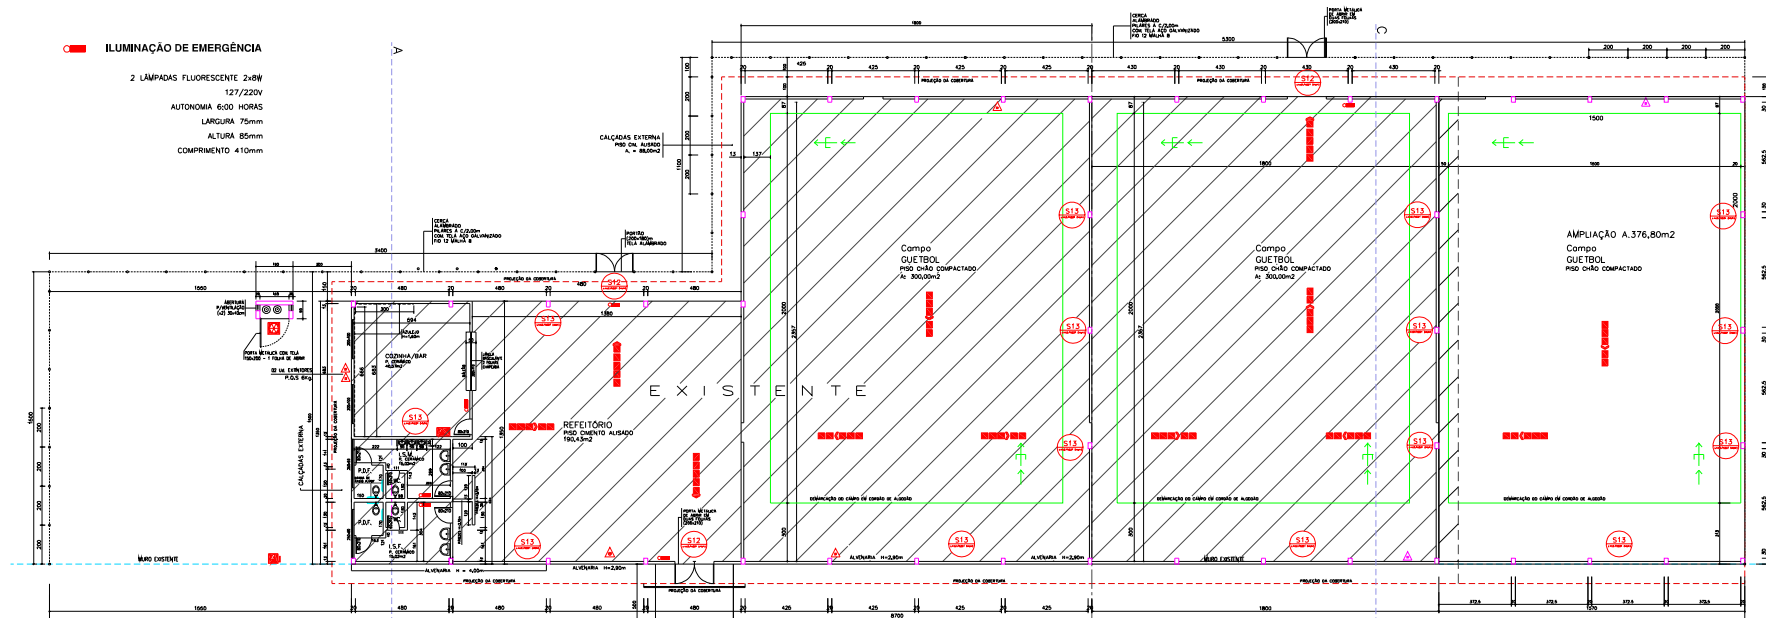


PLANTA BAIXA - ESCALA 1:75

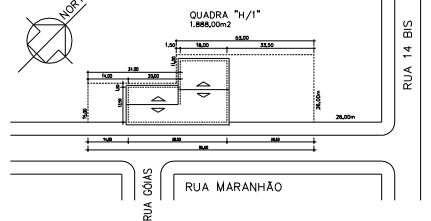

IMPLANTAÇÃO - ESCALA 1/1000

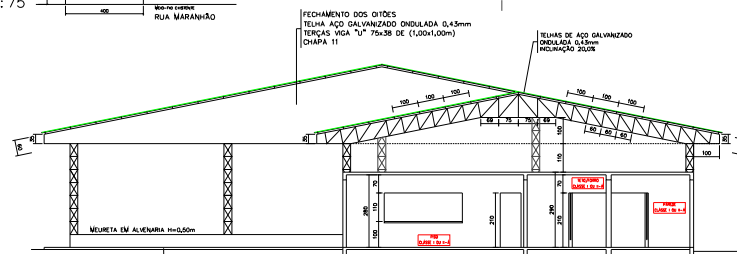


CORTE AB - ESCALA 1:100

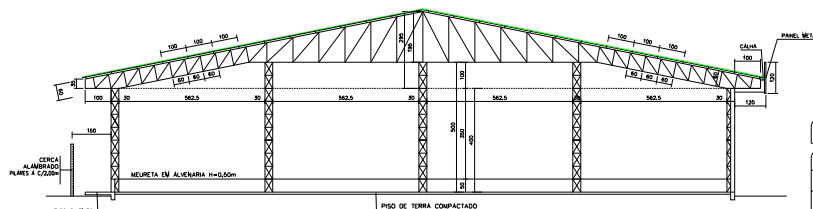

CORTE CD - ESCALA 1:100

CODIGO	SÍMBOLO	SIGNIFICADO	FORMA E COR	APLICAÇÃO
S13		EMERGÊNCIA	VERMELHO	INDICAÇÃO DE SAÍDA DE EMERGÊNCIA
S12		SAÍDA DE EMERGÊNCIA	VERMELHO	INDICAÇÃO DE SAÍDA DE EMERGÊNCIA

 CONTROLE DE MATERIAIS E ACABAMENTOS
PISO: CLASSE I, 4-A
PAREDE: CLASSE I, 4-A
TETO/PORRO: CLASSE I, 4-A



LEGENDA	
	EXTINTOR P.Q.S. - 4kg (EXISTENTE)
	EXTINTOR P.Q.S. - 4kg (A ADICIONAR)
	EXTINTOR GÁS CARBÔNICO - 4kg
	EXTINTOR ÁGUA PRESSURIZADA - 10L
	CENTRAL DE GLP
	ILUMINAÇÃO DE EMERGÊNCIA
	DIREÇÃO DO FLUXO DA ROTA DE FUGA
	SAÍDA FINAL DA ROTA DE FUGA
	SINALIZAÇÃO RETANGULAR
	CHAVE ELÉTRICA PRINCIPAL
	QUADRO DE DISTRIBUIÇÃO DE LUZ
	ACESSO DE GUARNIÇÃO
	VIATURA DOS BOMBEIROS

HISTÓRICO DE ATUALIZAÇÃO/SUBSTITUIÇÃO DO PSCP		
DATA	DISCRIMINAÇÃO	Nº PSCP
OBRA/ENDEREÇO: GALPÃO ABERTO METÁLICO P/ FINS RECREAÇÃO RUA MARANHÃO N.143 - QUADRA H/1 - JARDIM PROGRESSO ASSIS CHATEAUBRAND - PR		
ÁREA: 1506,00 M2	Ocupação: CENTRO ESPORTIVO E DE EXIBIÇÃO F-3	PARA USO DO CUMPR
PRANCHAS: 02 / 02	CONTEÚDO PLANTA DE MEDIDA DE SEGURANÇA DE INCÊNDIO	
PROPRIETÁRIO: MUNICÍPIO DE ASSIS CHATEAUBRAND CNPJ 16.208.479/0001-16	RESPONSÁVEL TÉCNICO: ISRAEL BEZERRA ORELLANA 1729-D-PR	DATA: JUNHO/2014
ESCALA: INDICADA		