



IMPLANTAÇÃO – ESCALA 1/1000

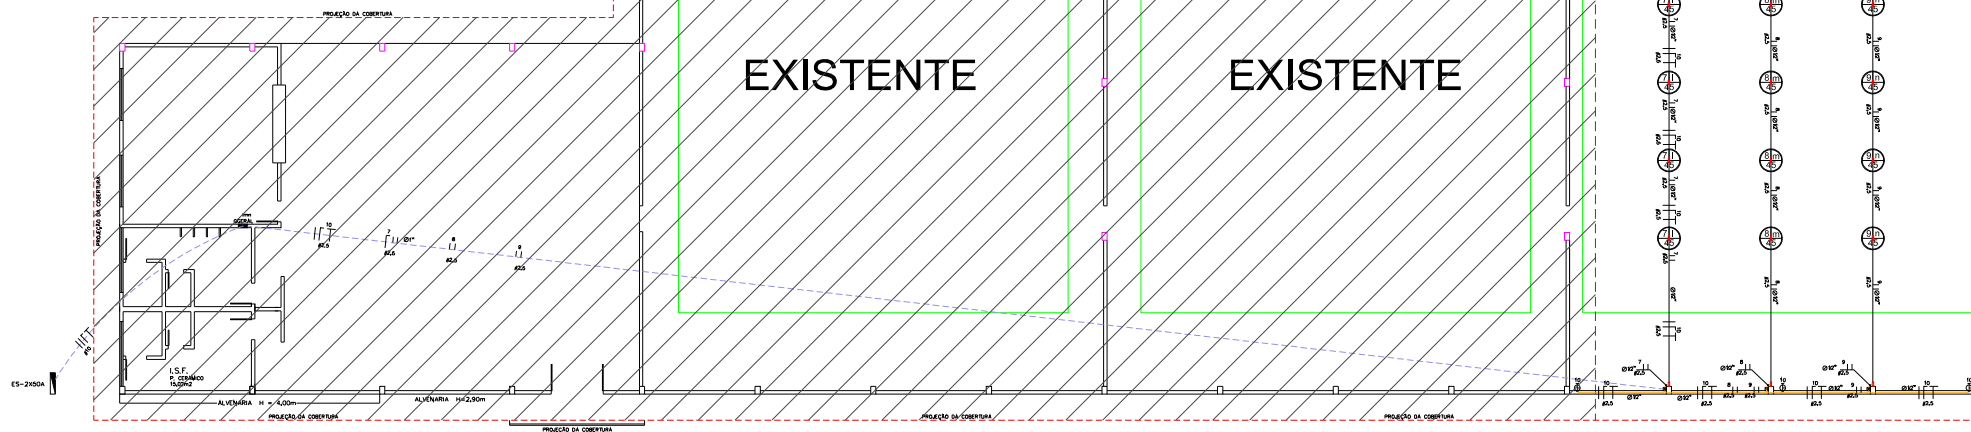


PLANTA BAIXA – ESCALA 1:100

MEDICÃO INTERNA

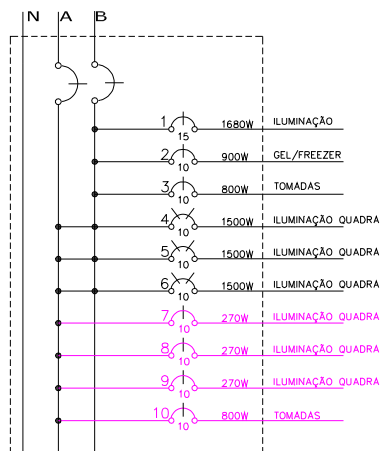

FIO	COR DO FIO A SER USADO NA OBRA
TERRA	VERDE
NEUTRO	AZUL CLARO
FASE	PRETO, CINZA OU VERMELHO
RETORNO	AMARELO

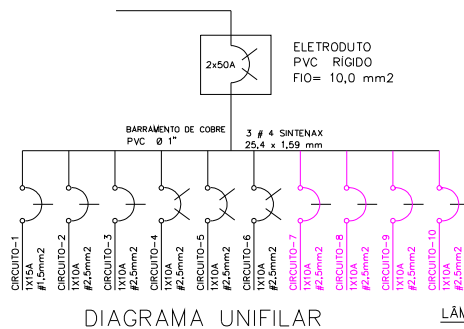

QUADRO GERAL
Quadro terminal – QGERAL

CIRCUITO	DESCRIÇÃO	POTÊNCIA	TENSÃO (V)	CORRENTE @ (A)	Nº	SEÇÃO (MM²)	DISJUNTOR (A)	FAT. POTÊNCIA
1	ILUMINAÇÃO	1680	127	13.23	M	1.5	15	1
2	GEL/FREEZER	900	127	8.34	M	2.5	10	0.85
3	TOMADAS	800	127	6.3	M	2.5	10	1
4	ILUMINAÇÃO QUADRA	1500	220	6.82	B	2.5	10	1
5	ILUMINAÇÃO QUADRA	1500	220	6.82	B	2.5	10	1
6	ILUMINAÇÃO QUADRA	1500	220	6.82	B	2.5	10	1
7	ILUMINAÇÃO QUADRA	270	127	2.13	M	2.5	10	1
8	ILUMINAÇÃO QUADRA	270	127	2.13	M	2.5	10	1
9	ILUMINAÇÃO QUADRA	270	127	2.13	M	2.5	10	1
10	TOMADAS	800	127	6.3	M	2.5	10	1
TOTAL		9490	-	-	-	-	-	-


Lançamento de Cabos
Lista de Cabos – CB_TOTAL

INÍCIO	TERMINO	Pot. Inst.	Corrente	Seção Fase	Seção Neutro	Seção Terra	Corrente Nominal	Cmp.	Circuito
QGERAL	QGERAL	9490	43,14	10	10	10	50	12	BFÁSICO


NOTA

- TODOS OS ELETRODUTOS SÃO DO TIPO CORRUGADO COM EXCEÇÃO DE PRIMARIAS E EXPOSTOS
- AS EMENDAS DE FIOS SOMENTE DEVERÃO SER FEITAS EM CAIXAS DE PASSAGEM NÃO SENDO PERMITIDO QUE ESTAS EMENDAS SE ENCONTREM NO MEIO DO ELETRODUTO.
- OS ELETRODUTOS QUE ALIJAM OS CABOS DE LIGAÇÃO E AS PRIMARIAS, DEVERÃO SER DE PVC RÍGIDO

DETALHE DA LUMINARIA S/ ESCALA

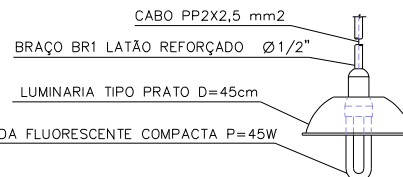

SIMBOLOGIA

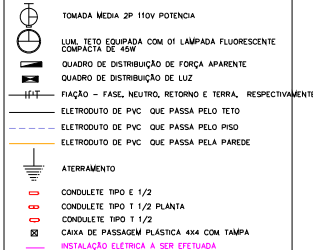

UNIDADE SANITÁRIA	PREFEITURA
ESTATÍSTICA ÁREAS: TERRENO 1.888,00m² CONSTRUÇÃO EXISTENTE 1.129,20m² AMPLIAÇÃO 376,80m² TOTAL 1.506,00m²	
PROJETO ELÉTRICO	
REFERÊNCIA INSTALAÇÕES ELÉTRICAS DE BAIXA TENSÃO	
FOLHA Nº/º DE FOLHAS OBRA GALPÃO ABERTO METÁLICO P/ FINS RECREAÇÃO LOCAL RUA MARANHÃO, 413, QUADRA 74/1, JARDIM PROGRESSO ASSIS CHATEAUBRIAND – PARANÁ PROPRIETÁRIO PREFEITURA MUNICIPAL DE ASSIS CHATEAUBRIAND ASSIS CHAT. – PR. ESCALA INDICADA DATA JUNHO/2014 DESENHO MARIO REVISADO PROPRIETÁRIO PROJETO EXECUÇÃO	