



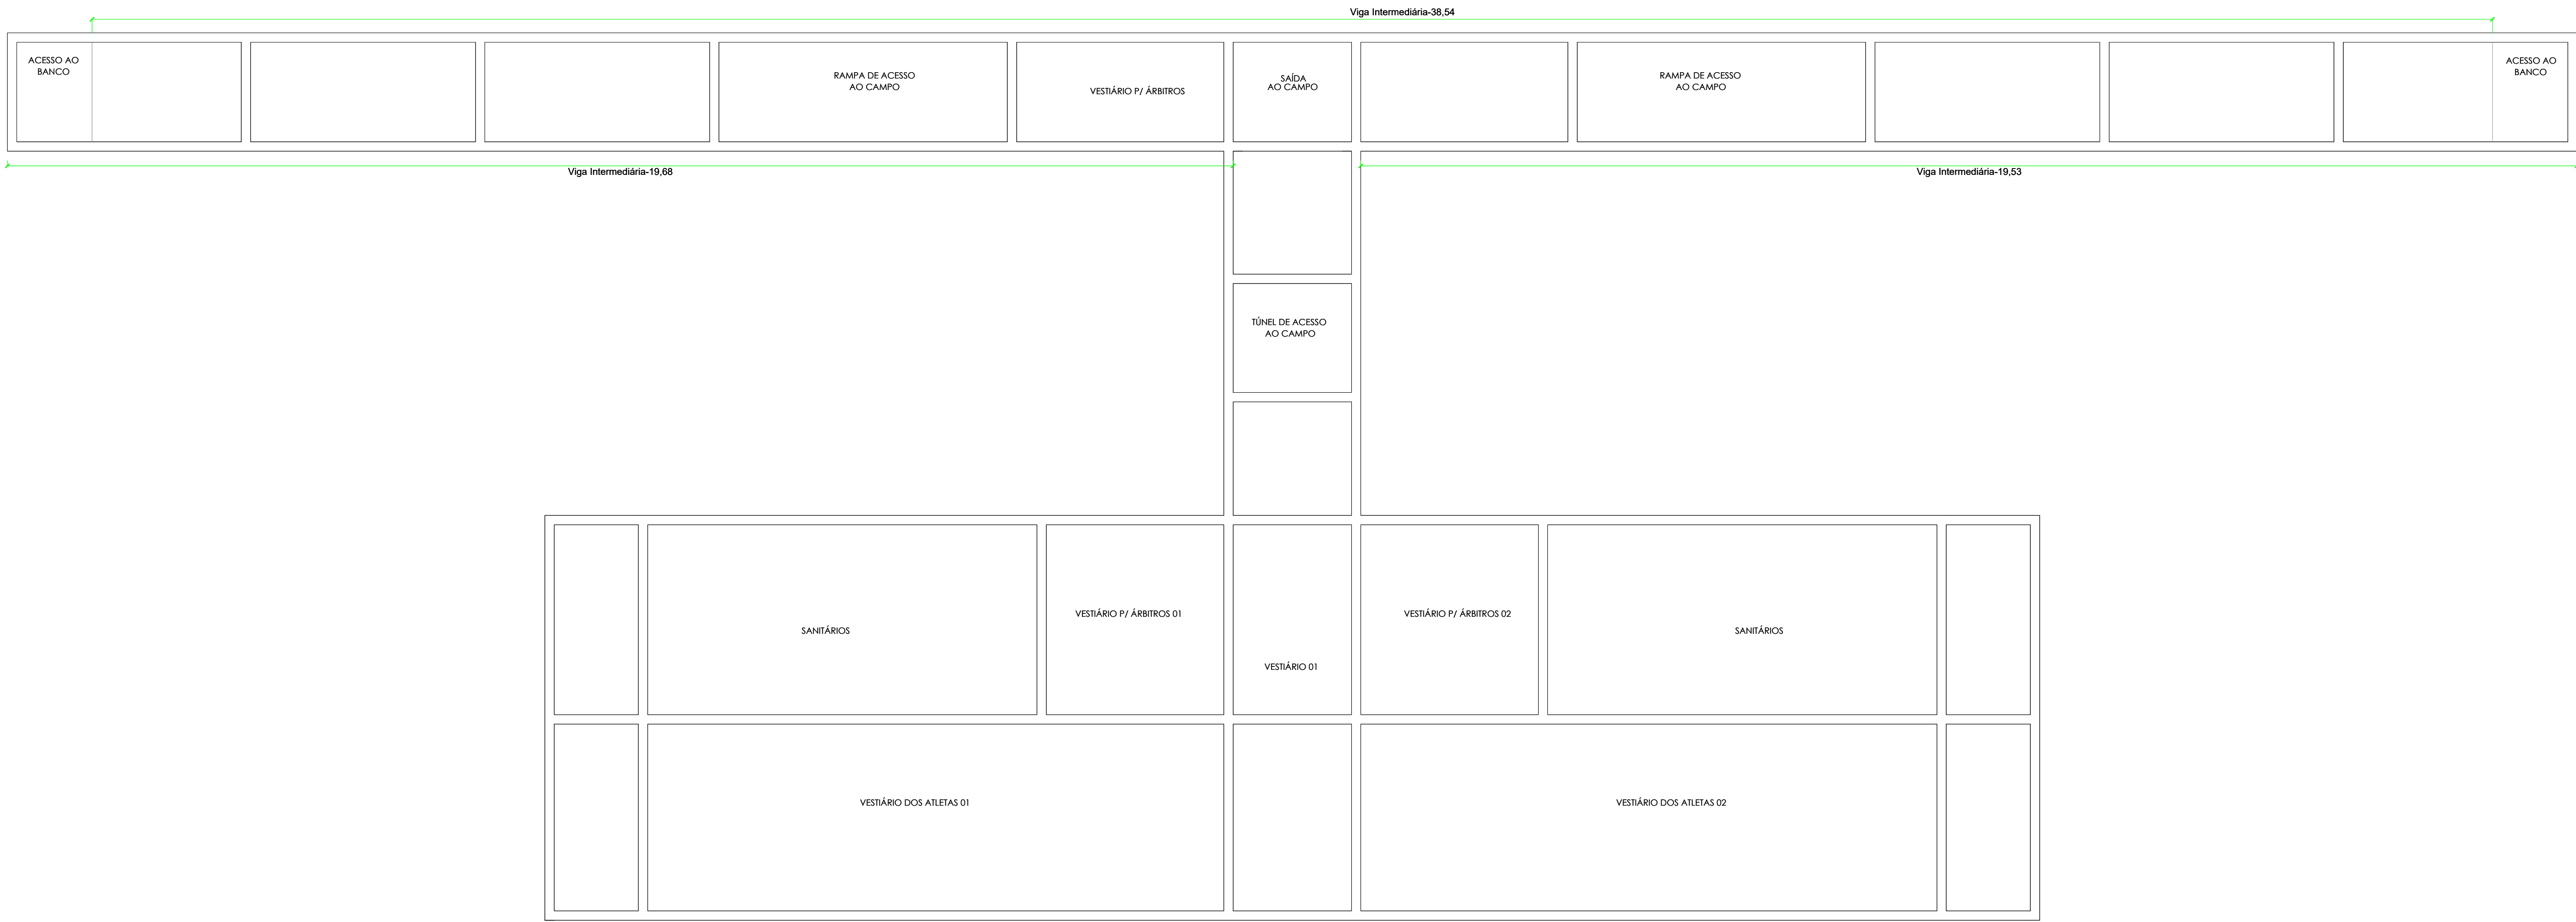


PLANTA BAIXA - VIGAS INTERMEDIÁRIAS

ESCALA: 1/50

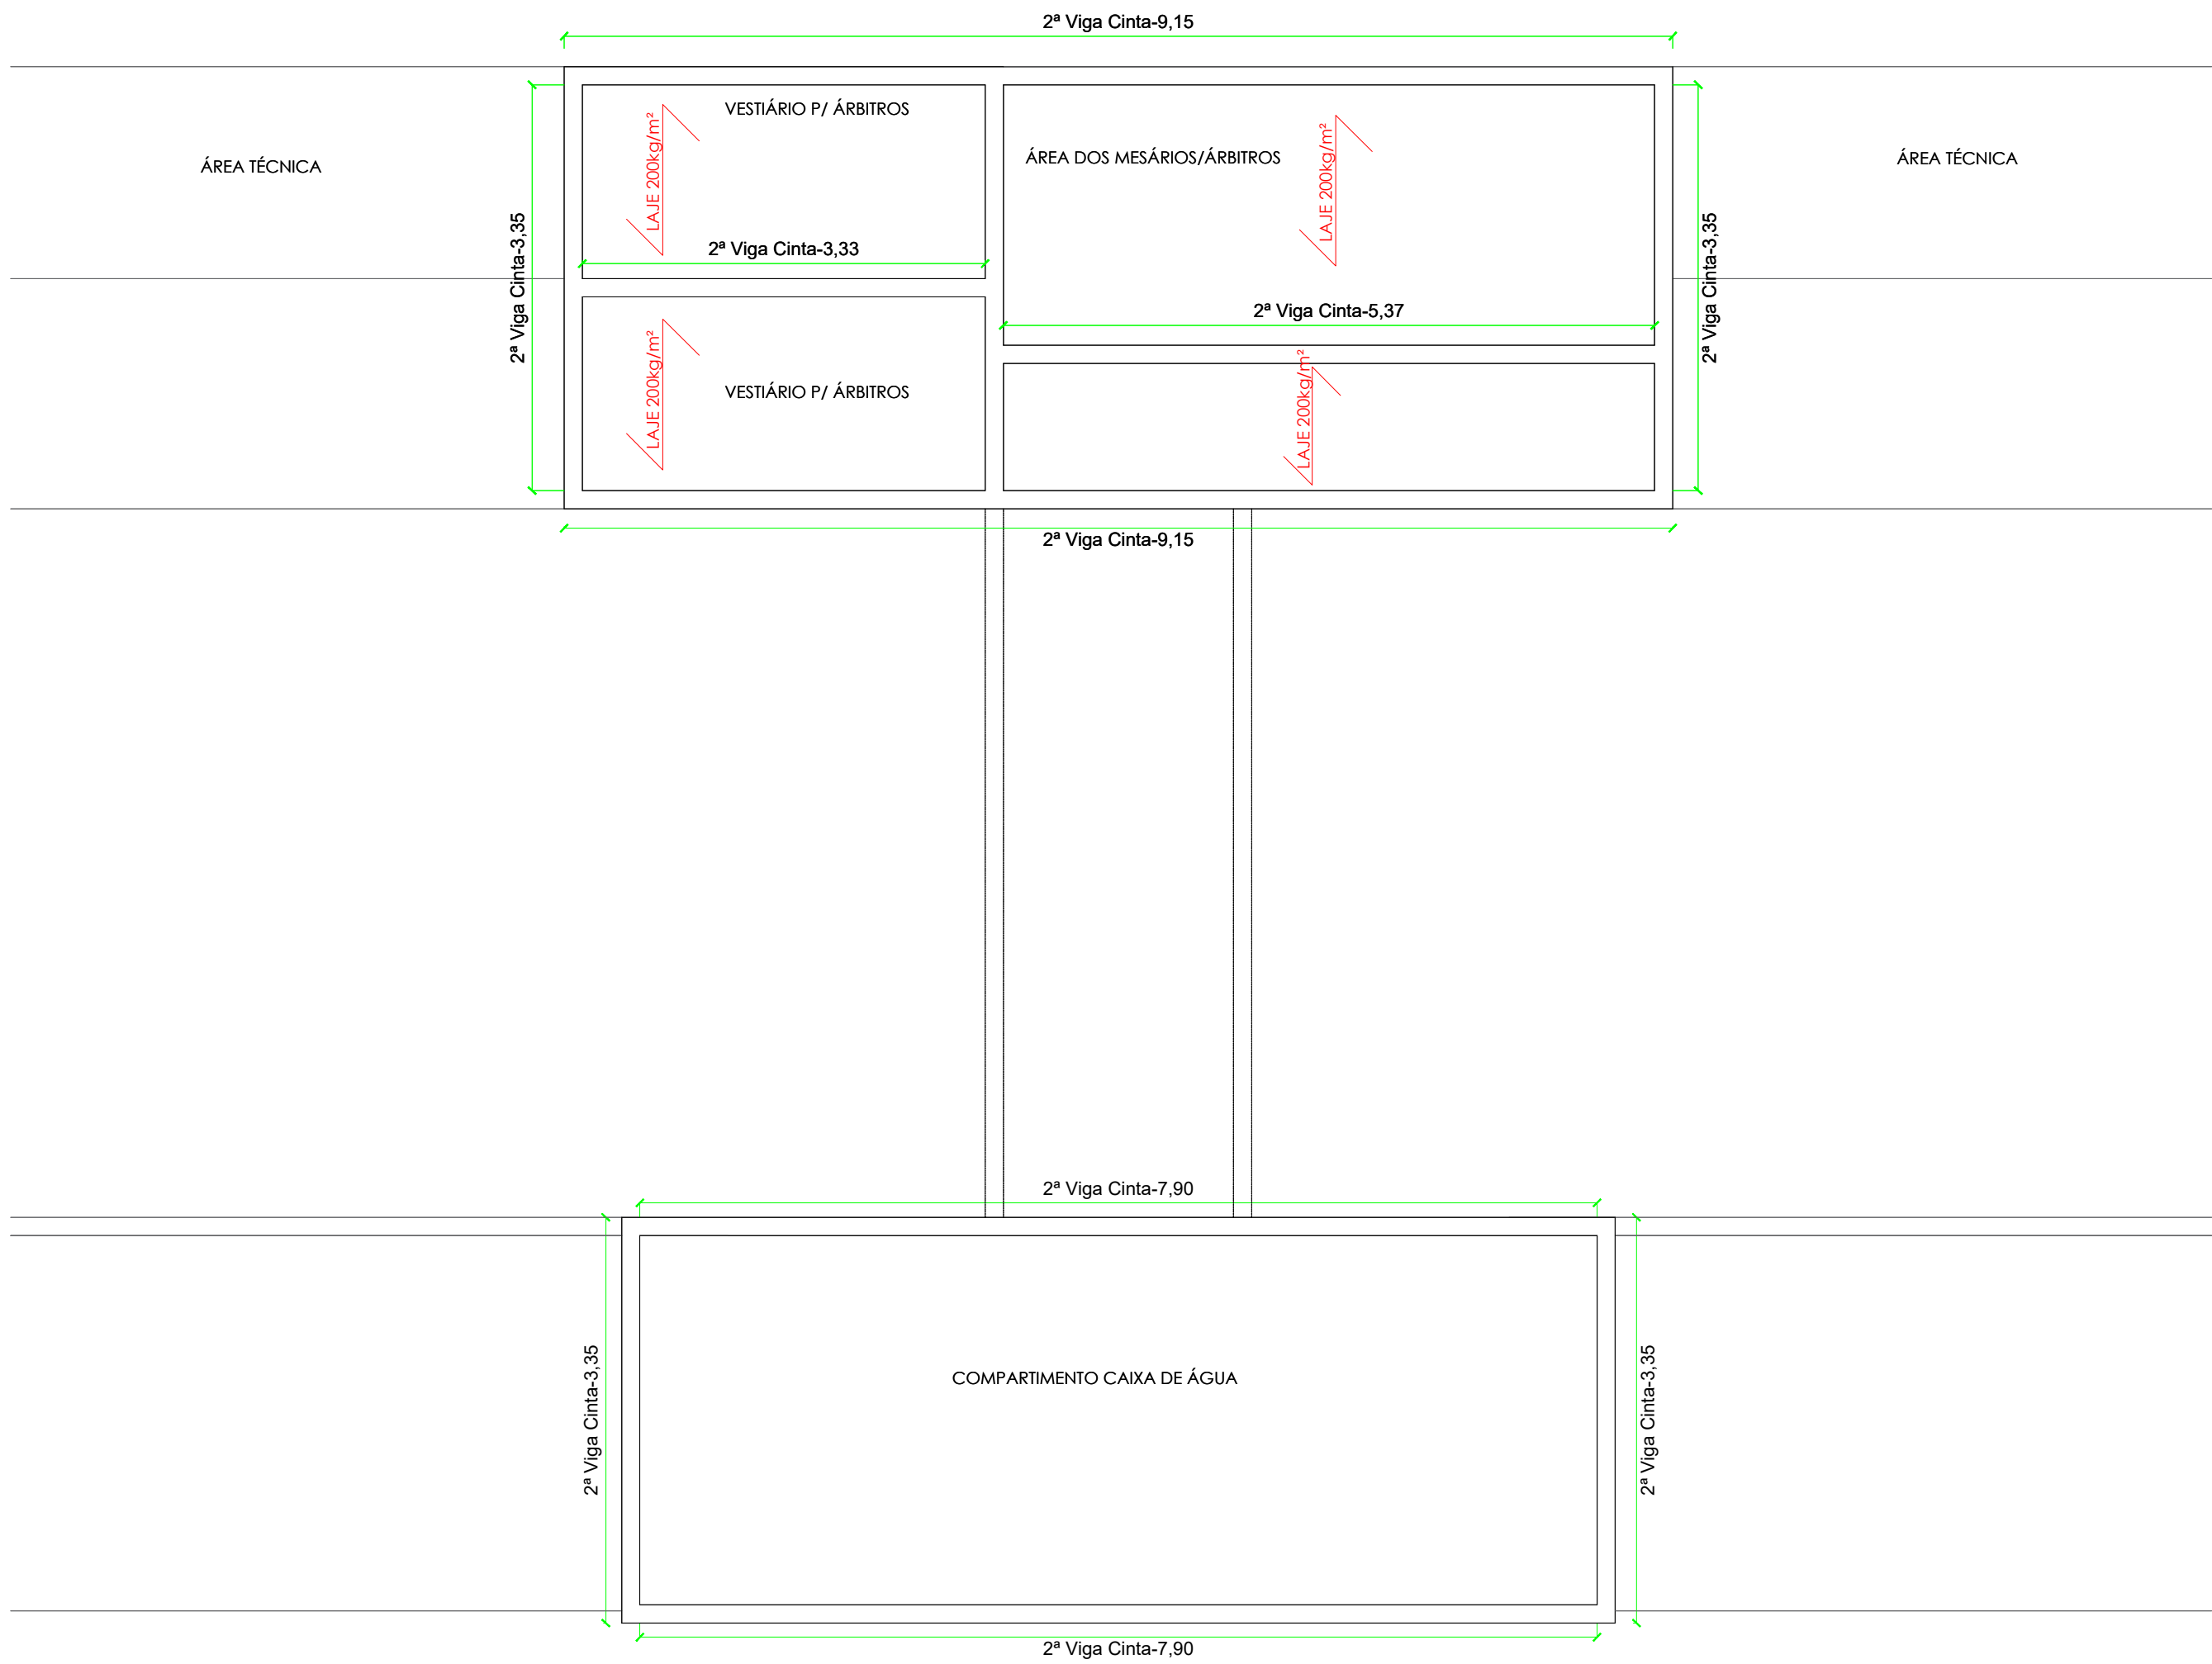

PLANTA BAIXA - 2ª VIGAS CINTAS E SENTIDO DE DISTRIBUIÇÃO DAS LAJES

ESCALA: 1/50

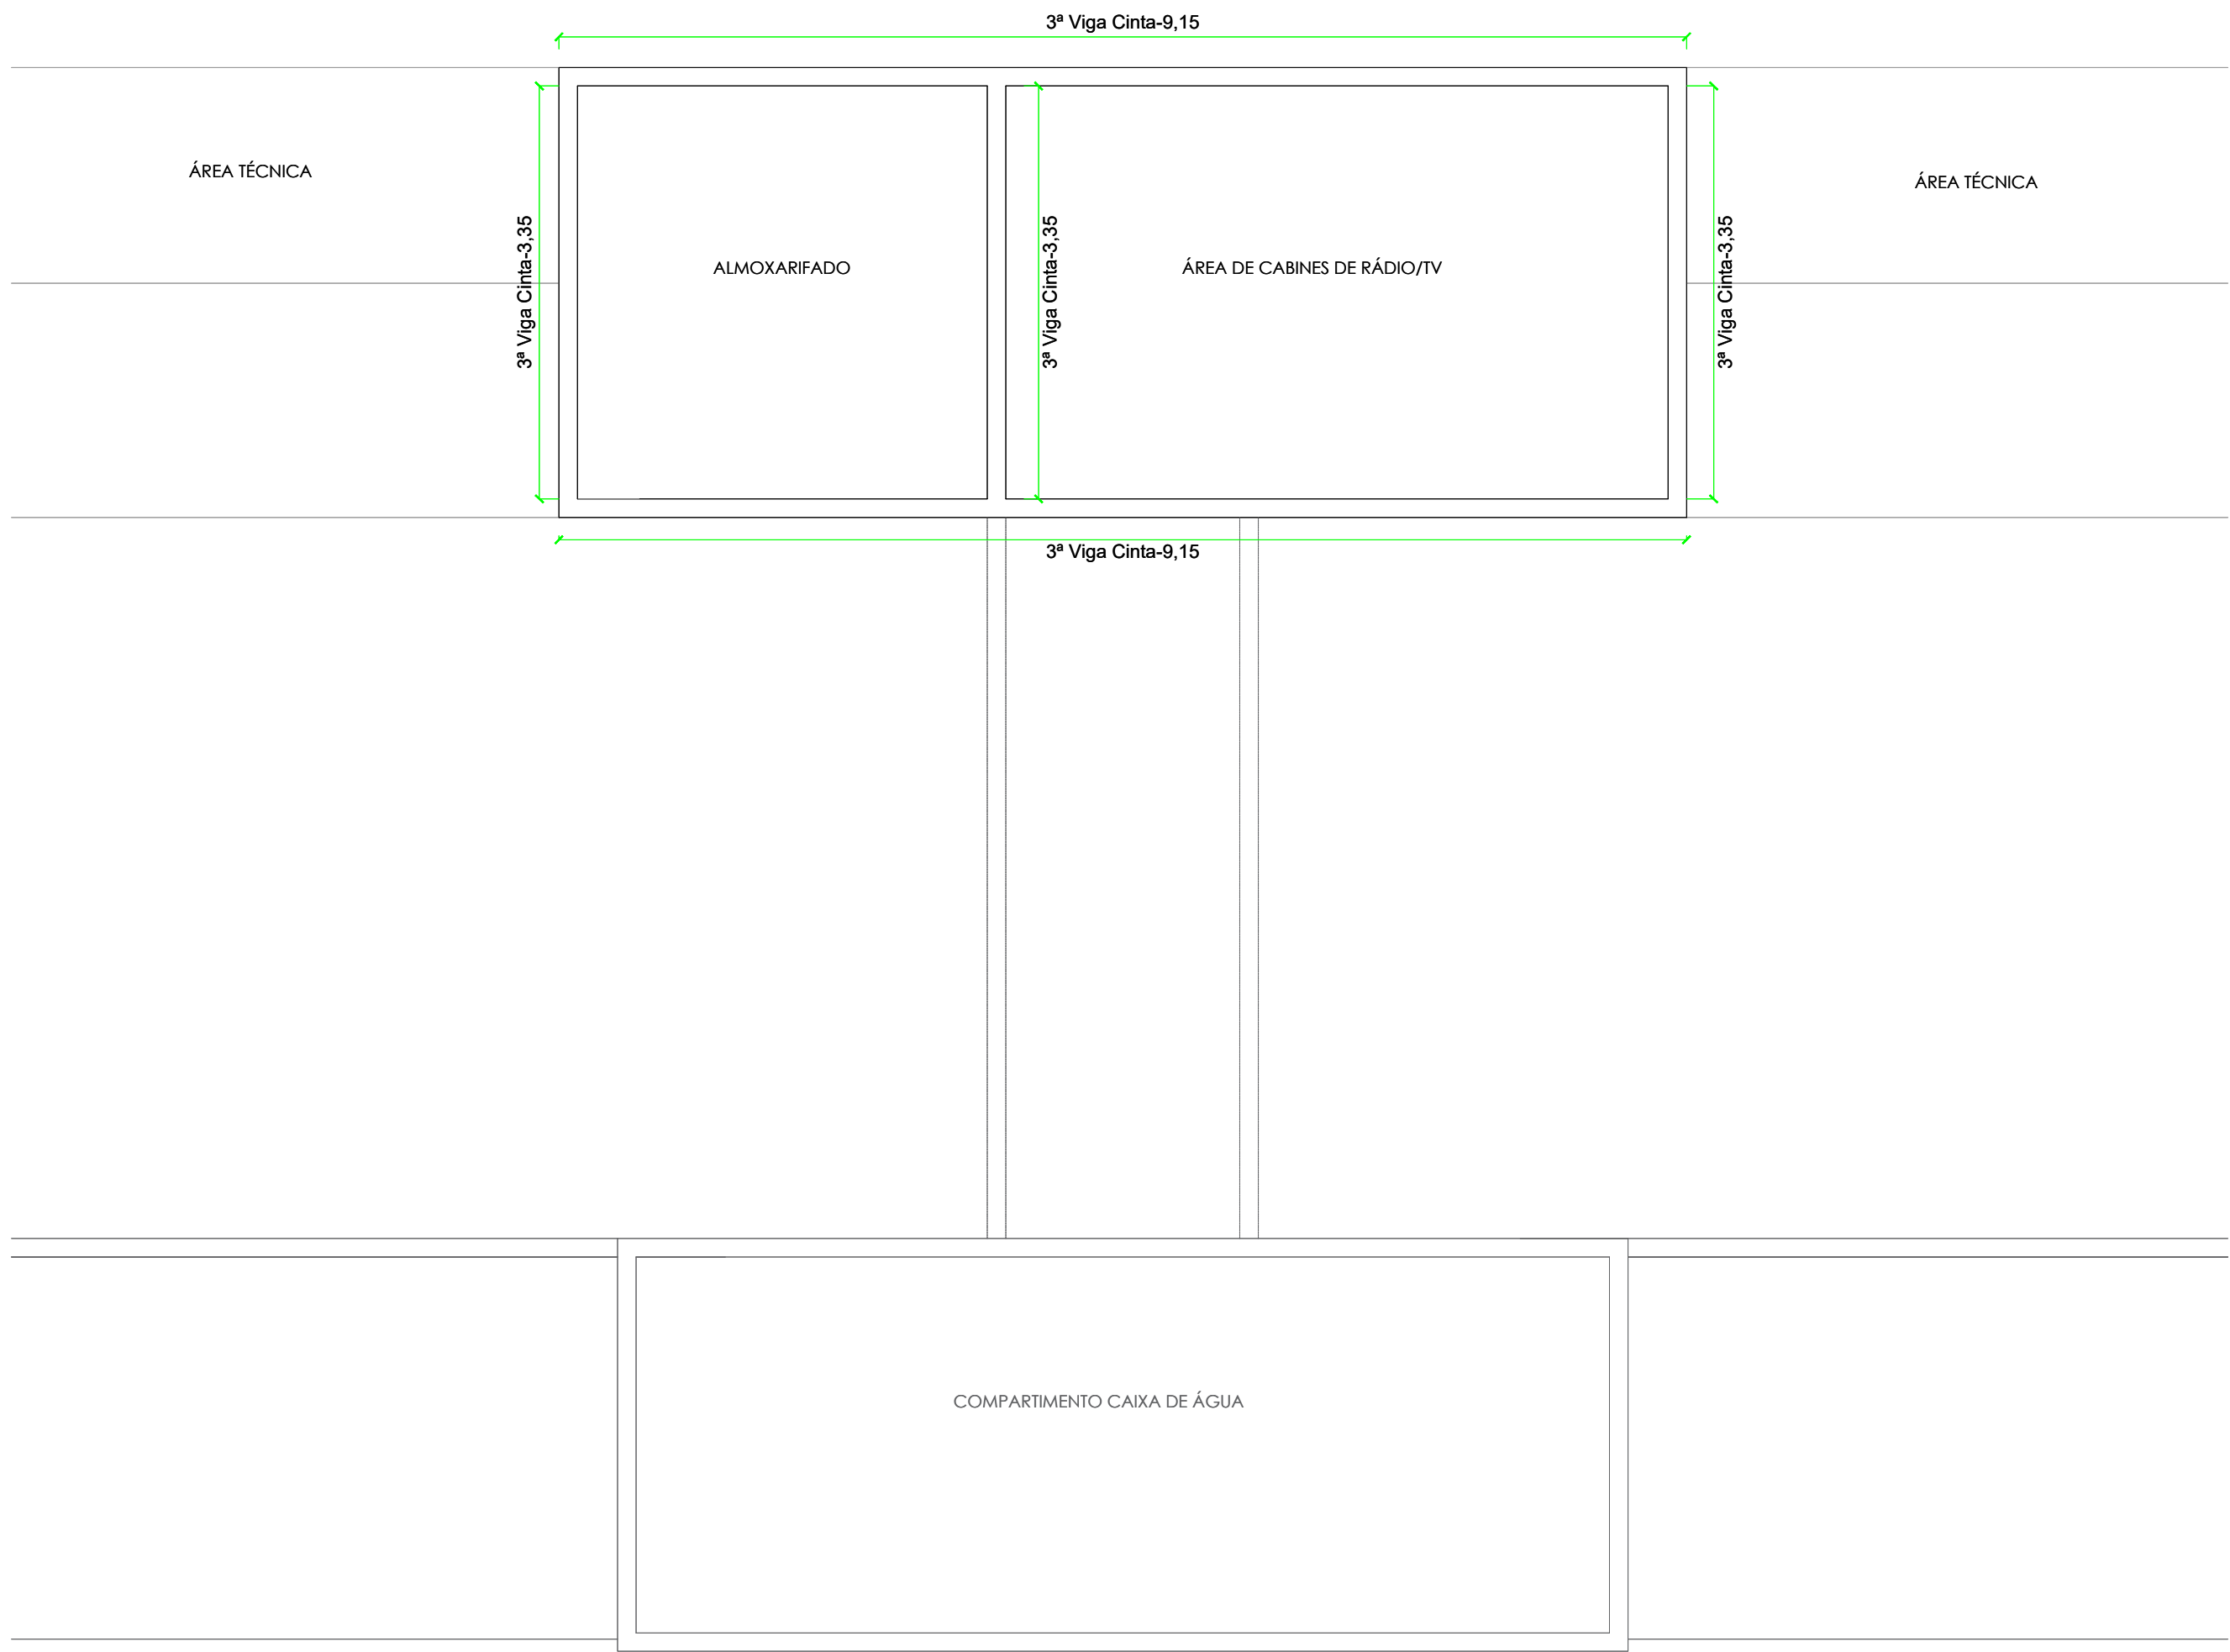

PLANTA BAIXA - 3ª VIGAS CINTAS

ESCALA: 1/50

CONTRATO: convênio nº ME 874406/2018
ART: 20191008903

PROJETO

RESPONSÁVEL TÉCNICO:
JULIANE M. BUARO KUHN
ENGENHEIRO CIVIL
CREA-PR 63329/D

PROPRIETÁRIO:
TIAGO SANSANA DE CRISTO
ENGENHEIRO CIVIL
CREA-PR 158335/D

OBRA: VESTIÁRIOS ESTÁDIO VALDOMIRO JENSEN
LOCAL: IVAÍ - PR

MT: PROJETO ESTRUTURAL

DATA: FEVEREIRO/2019

ANEXO: 2019-1005

ESCALA: 1/50

UNIDADE: METRO

DESENHO: EDGLANE ZUBACZ

FOLHA: 03/04

PREFEITURA MUNICIPAL DE IVAÍ

82.1183-3-847-001