



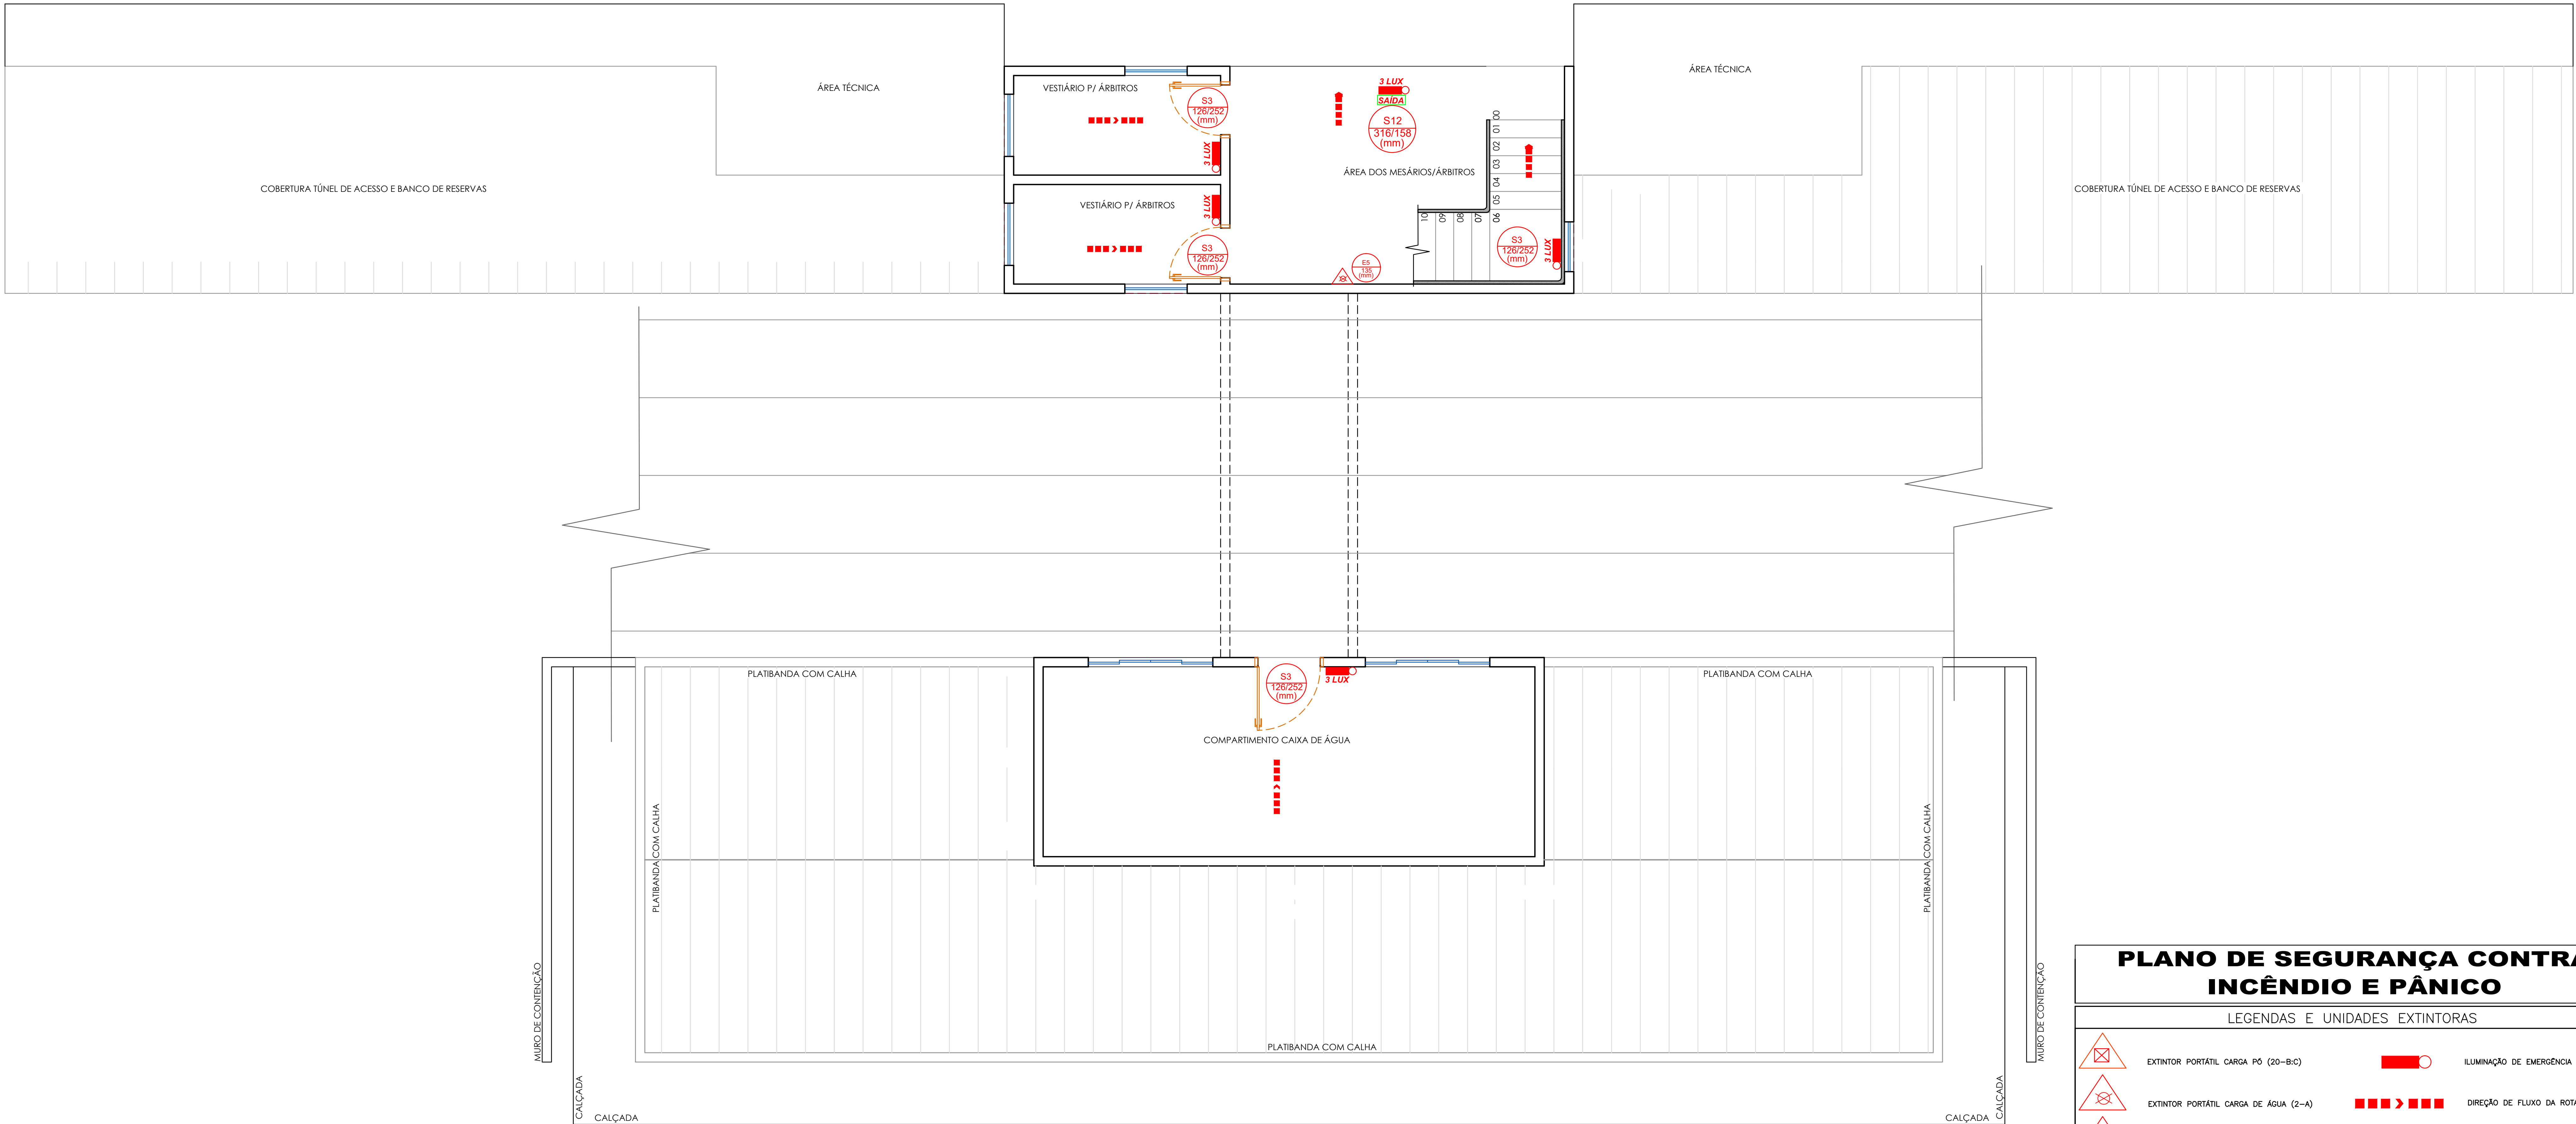




PLANTA BAIXA - 2º PAVIMENTO

ÁREA: 361,76 m²
ESCALA 1/50

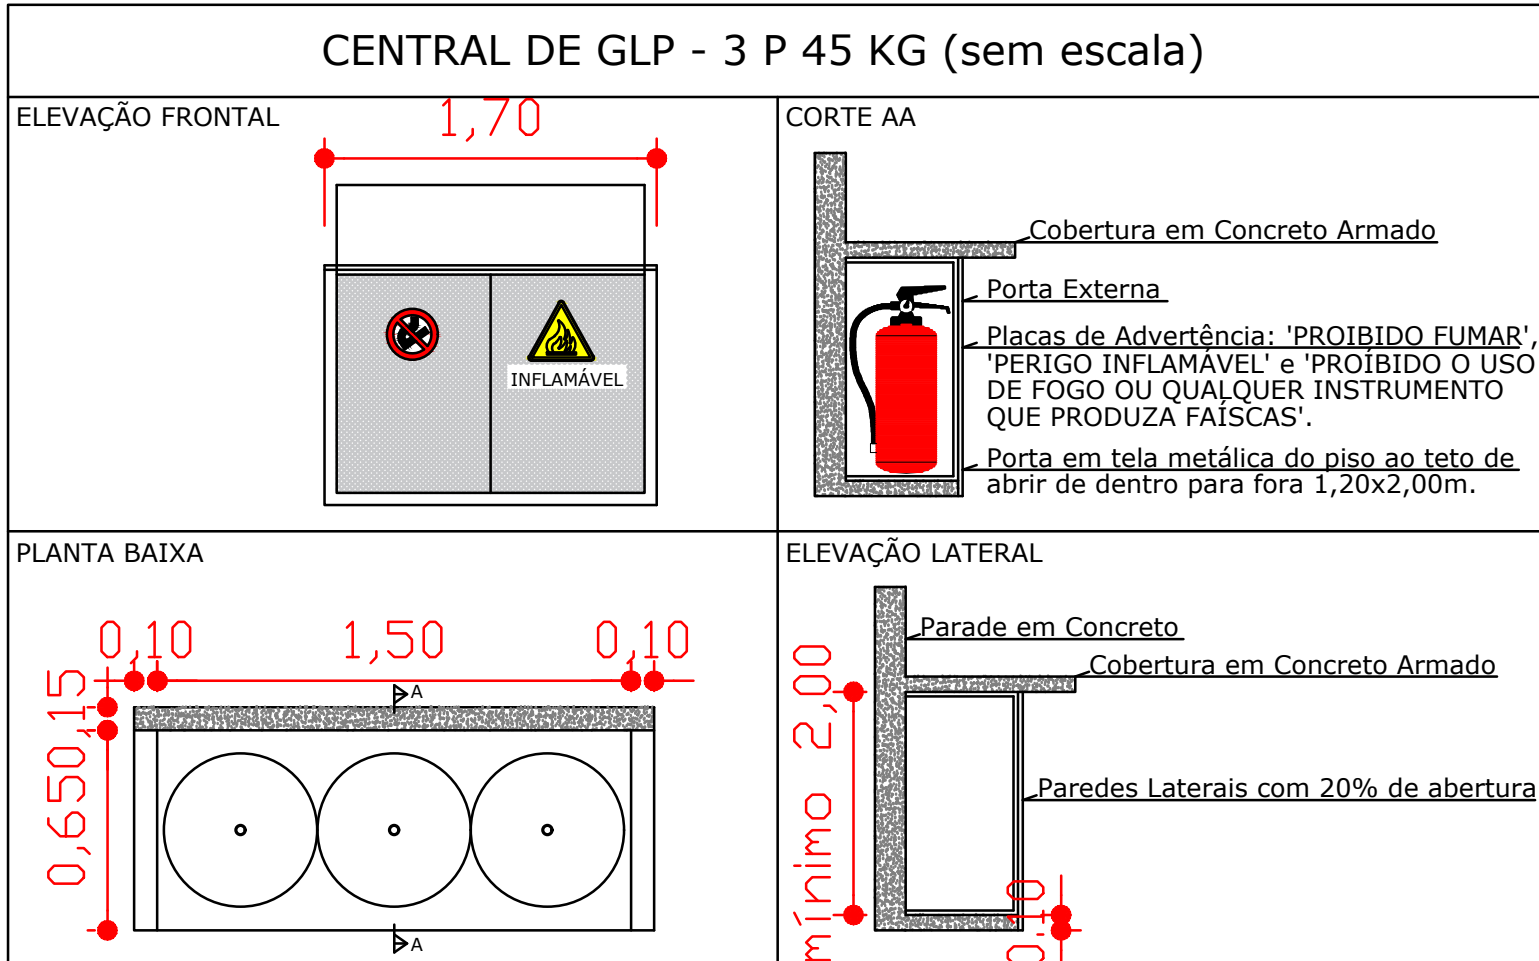

NOTAS:

- Afastamento conforme NPT-028 anexo B;
- Afastamento de 1,5 m de ralos sifonados ou 3,0 m de ralos comuns;
- Afastamento de divisão de edificação 0,0 m;
- Afastamento de produtos tóxicos, perigosos, inflamáveis e chama aberta 6,0 m;
- Afastamento de materiais combustíveis 3,0 m;
- Afastamento de abertura abaixo da descarga de válvula de segurança, todas as aberturas de dutos de esgoto, águas pluviais, poços, canaletas, ralos que estiverem localizados abaixo da válvula de segurança 1,0 m;
- Afastamento de fontes de ignição e outras aberturas (portas e janelas): 3,0 m (recipientes abastecidos no local), 1,5 m (recipientes trocáveis);
- A central com capacidade total até 190 kg, poddará se encostada tanto na divisa do terreno quanto na edificação, desde que possua abertura frontal inteiramente ventilada e área livre igual a maior que a área de projeção da central, dispensando-se neste caso as ventilações laterais.
- Afastamento para rede elétrica:
 - Nível de tensão em Kv: 1,8
 - entre 0,6 e 23 3,0
 - maior ou igual a 23 7,5

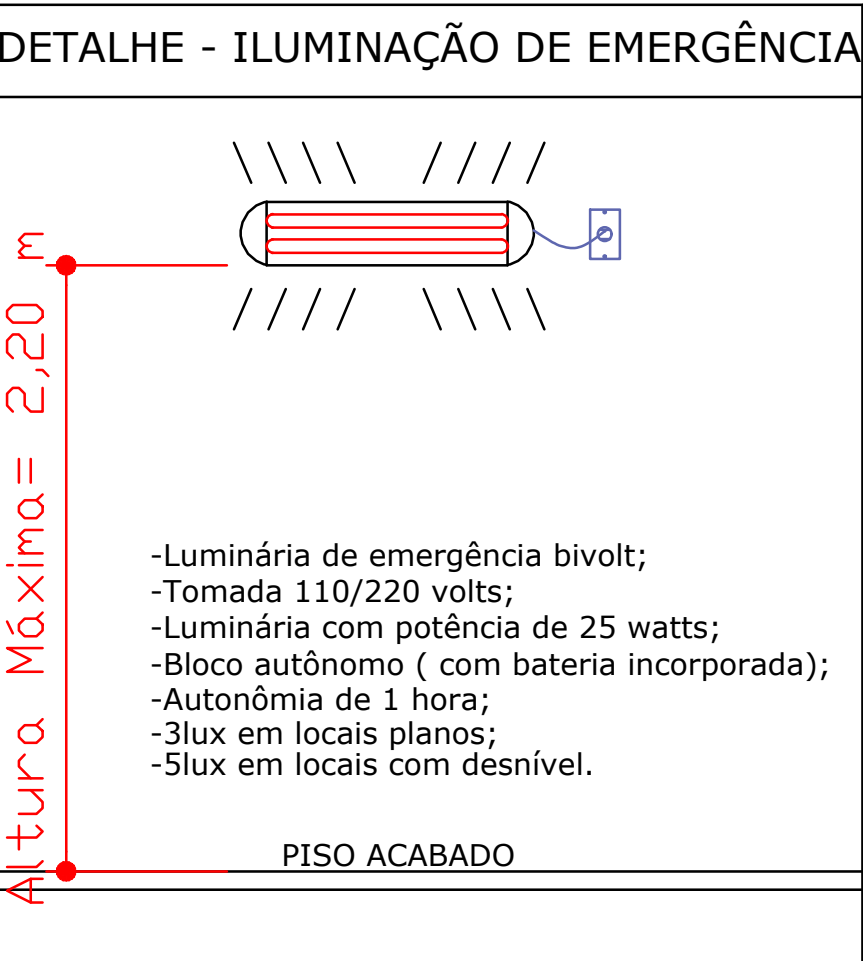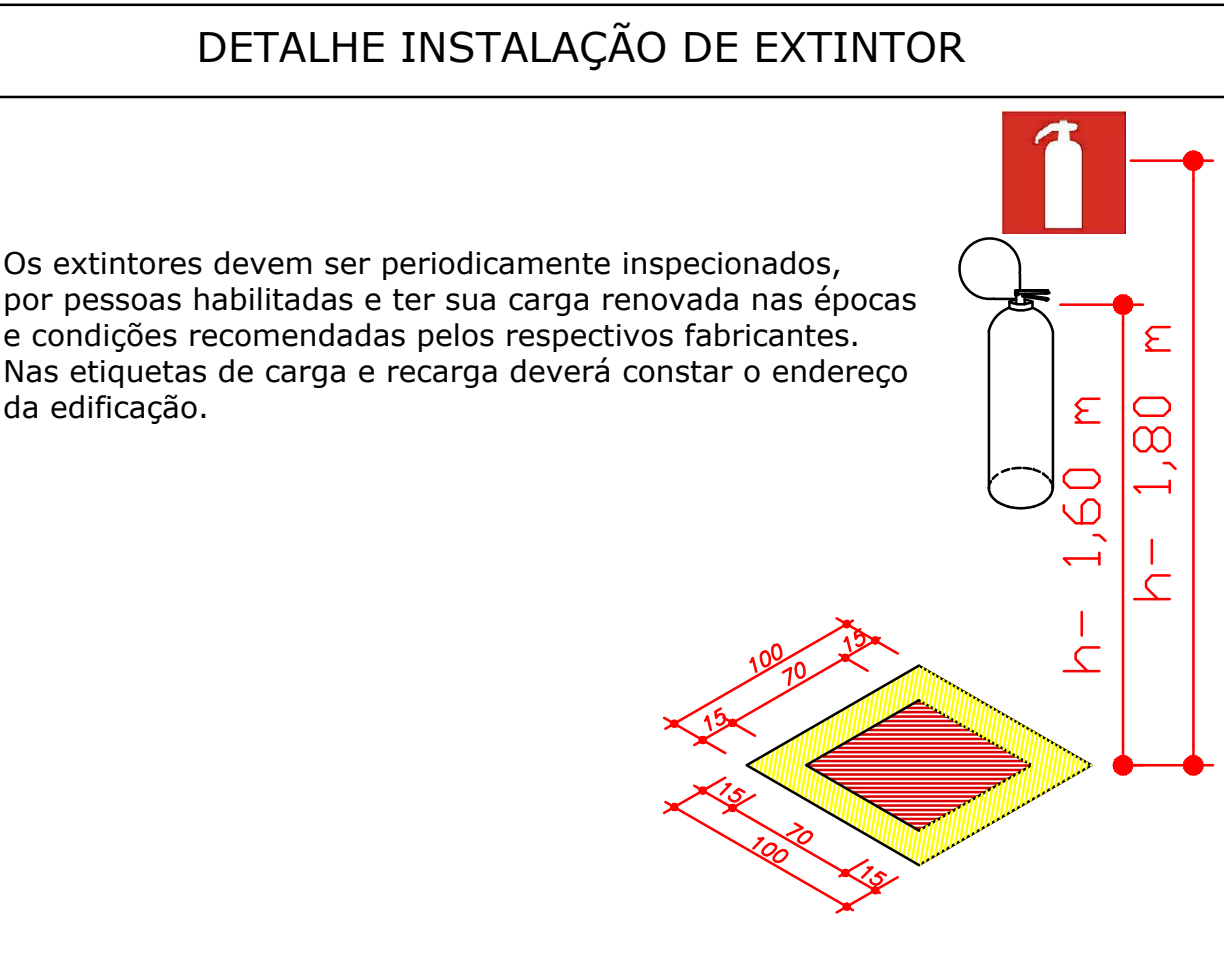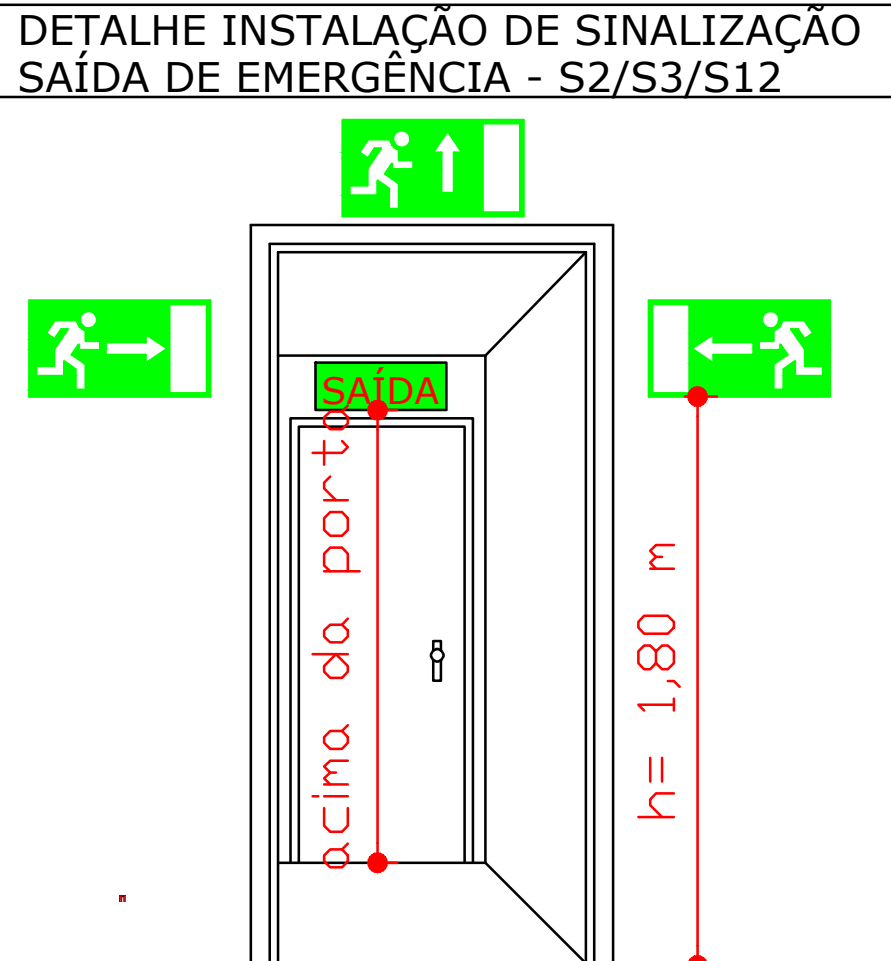

PLANO DE SEGURANÇA CONTRA INCÊNDIO E PÂNICO			
LEGENDAS E UNIDADES EXTINTORAS			
	EXTINTOR PORTÁTIL CARGA PÓ (20-B-C)		ILUMINAÇÃO DE EMERGÊNCIA
	EXTINTOR PORTÁTIL CARGA DE ÁGUA (2-A)		DIREÇÃO DE FLUXO DA ROTA DE FUGA
	EXTINTOR PORTÁTIL CARGA DE DÍÓXIDO DE CARBONO		SAÍDA FINAL DA ROTA DE FUGA

SINALIZAÇÃO DE ORIENTAÇÃO E SALVAMENTO (NPT-20)			
CÓDIGO / CONVENÇÃO	SIMBOLOGIA/SIGNIFICADO	FORMA E COR	APLICAÇÃO
S2 (mm)		SÍMBOLO: RETANGULAR; FUNDO: VERDE; PICTOGRAMA:FOTOLUMINESCENTE;	INDICAÇÃO DE UMA SAÍDA DE EMERGÊNCIA A SER AFIXADA ACIMA DA PORTA, PARA INDICAR O SEU ACESSO;
S3 (mm)		SÍMBOLO: RETANGULAR; FUNDO: VERDE; PICTOGRAMA:FOTOLUMINESCENTE;	INDICAÇÃO DE UMA SAÍDA DE EMERGÊNCIA A SER AFIXADA ACIMA DA PORTA, PARA INDICAR O SEU ACESSO;
S12 (mm)		SÍMBOLO:RETANGULAR; FUNDO: VERDE; MENSAGEM "SAÍDA" E/OU PICTOGRAMA E/OU SETA DIRECIONAL; FOTOLUMINESCENTE, COM ALTURA DE LETRA SEMPRE >= 50mm.	INDICAÇÃO DE UMA SAÍDA DE EMERGÊNCIA, COM OU SEM COMPLEMENTAÇÃO DO PICTOGRAMA FOTOLUMINESCENTE (SETA OU IMAGEM, OU AMBOS);
E5 (mm)		SÍMBOLO: QUADRADO; FUNDO: VERMELHO; PICTOGRAMA:FOTOLUMINESCENTE;	INDICAÇÃO DE LOCALIZAÇÃO DOS EXTINTORES DE INCÊNDIO.

OBRA: VESTIÁRIOS ESTÁDIO VALDOMIRO JENSEN			
LOCAL: Rua Paulo Faix - Ivai - Pr.	RESPONSÁVEL PELO PROJETO:		
REFERÊNCIA: PLANTA DE RISCO DE INCÊNDIO	TIAGO SANSANA DE CRISTO ENGENHEIRO CIVIL CREA-PR 183320/D		
PROPRIETÁRIO: O MUNICÍPIO DE IVAÍ - PR CNPJ 75.173.918/0001-33 PREFEITO MUNICIPAL IDIR TREVISÓ	RESPONSÁVEL PELO PROJETO: JULIANE M. RUARO KUHN ENGENHEIRA CIVIL CREA-PR 83320/D		
ESCALA: 1/50	SOFTWARE: AutoCAD 2016	ARQ 04 05	 PREFEITURA MUNICIPAL DE IVAÍ
DATA: FEVEREIRO /2019	UNIDADES: METROS		
DESENHO: EGISLAINE ZUBACZ	ARQUIVO: 2019-1005		