



PLANTA BAIXA - TUBULAÇÕES ELÉTRICAS - VESTIÁRIOS ATLETAS/ÁRBITROS
ESCALA 1/50


SEGUIR PARA QUADRO DE MEDIÇÃO E ALIMENTADOR PREDIAL

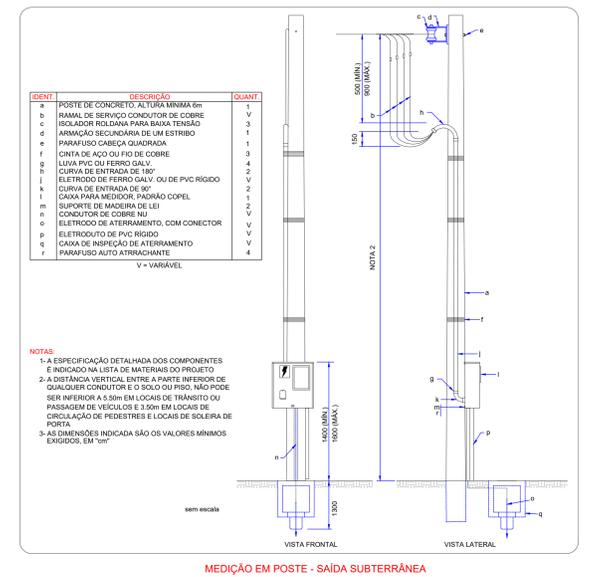

MEDICÇÃO EM POSTE - SAÍDA SUBTERRÂNEA

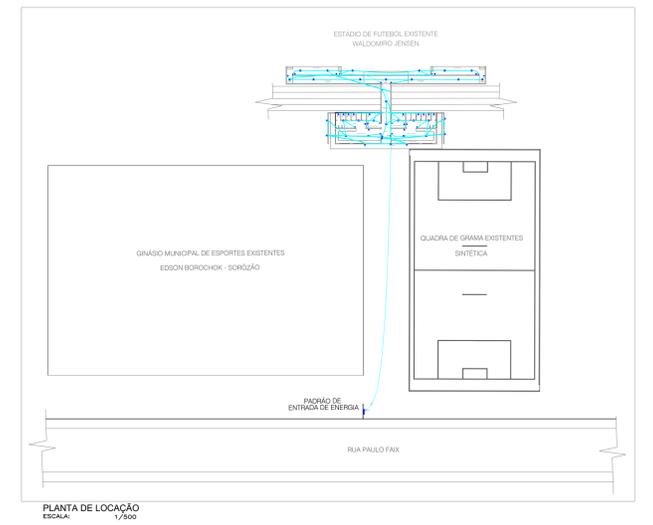


PLANTA DE LOCALIZAÇÃO
ESCALA 1/500

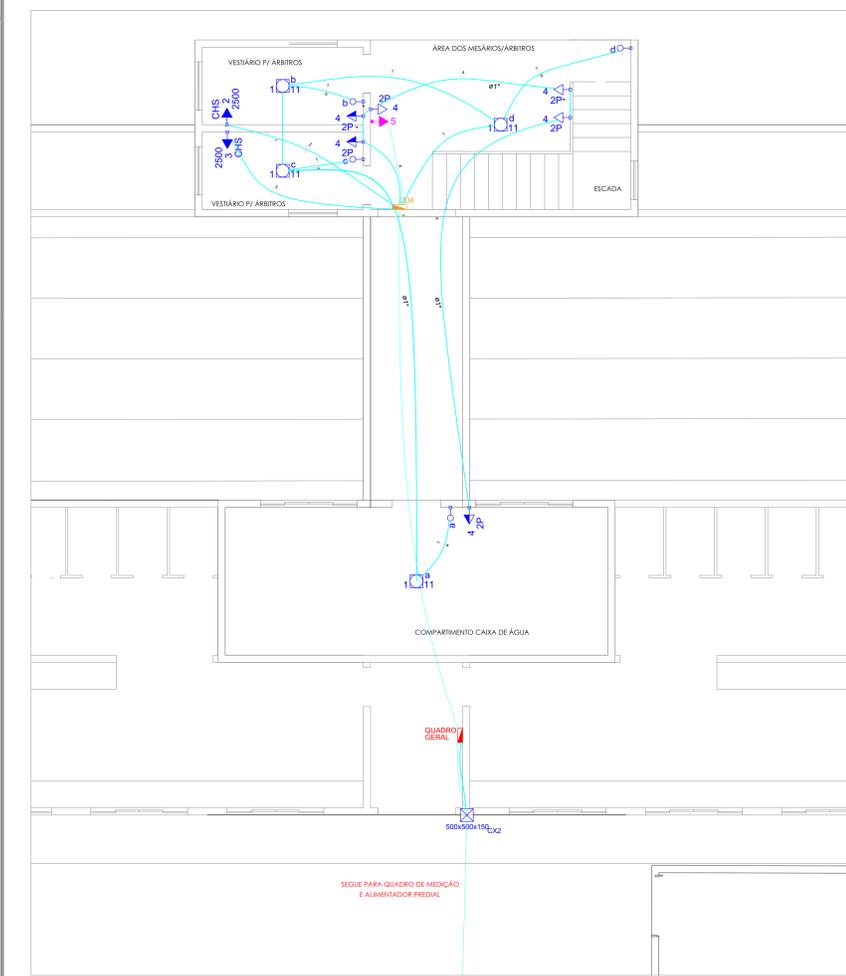


PLANTA BAIXA - TUBULAÇÕES ELÉTRICAS - MESÁRIOS/VESTIÁRIO PARA ÁRBITROS E COMPARTIMENTO PARA CAIXA D'ÁGUA
ESCALA 1/50

SEGUIR PARA QUADRO DE MEDIÇÃO E ALIMENTADOR PREDIAL

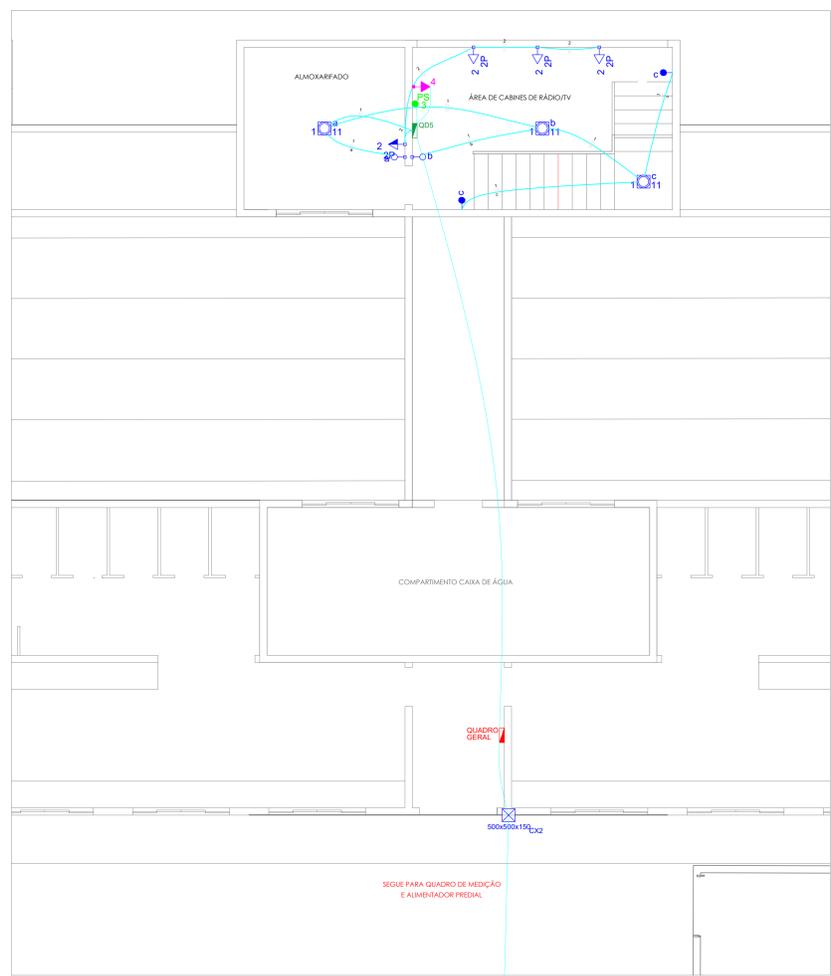

PLANTA BAIXA - TUBULAÇÕES ELÉTRICAS - ALMOXARIFADO E CABINE PARA RÁDIO E TV
ESCALA 1/50

SEGUIR PARA QUADRO DE MEDIÇÃO E ALIMENTADOR PREDIAL

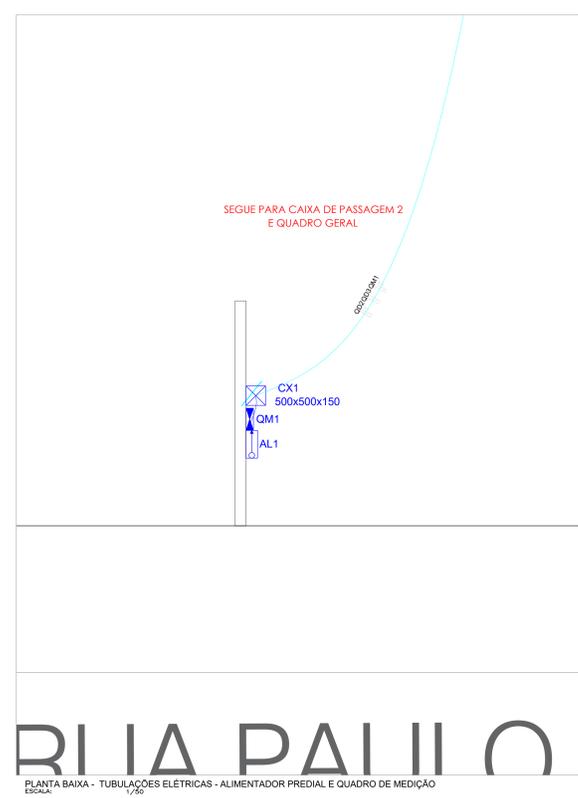

PLANTA BAIXA - TUBULAÇÕES ELÉTRICAS - ALIMENTADOR PREDIAL E QUADRO DE MEDIÇÃO
ESCALA 1/50

SEGUIR PARA CAIXA DE PASSAGEM 2 E QUADRO GERAL

Legenda

- Caixa de medição embutir a 1,50m do piso
- Caixa de passagem de embutir no piso
- Entrada de serviço aérea
- Interruptor paralelo 1 tecla - 1,10m do piso
- Interruptor simples 1 tecla - 1,10m do piso
- Luminária p/ lmp. incand. comum - parede
- Luminária spot p/ floor, compacta simples - embutir
- Luminária spot p/ floor, compacta simples - sobrep.
- Ponto: 2P-T a 2,20m do piso
- Quadro de distribuição - embutir a 1,50m do piso
- Tomada universal 2P a 0,30m do piso
- Ponto de Som
- Ponto de Internet

CONTRATO: convênio nº ME 874406/2018
 ART: 2019102803

VESTIÁRIOS ESTÁDIO WALDOMIRO JENSEN
 RESPONSÁVEL TÉCNICO: PROPRIETÁRIO:

JULIANE M. RUARO KUHN
 ENGENHEIRA CIVIL
 CREA-PR 83329/D

TIAGO SANSANA DE CRISTO
 ENGENHEIRO CIVIL
 CREA-PR 15833/D

PREFETURA MUNICIPAL DE IVAÍ

OBRA: VESTIÁRIOS ESTÁDIO WALDOMIRO JENSEN
 LOCAL: IVAÍ - PR

PROJETO ELÉTRICO
 DATA: 2019-02-05
 ARQUIVO: 2019-1005
 ESCALA: 1/50
 UNIDADE: METRO
 REVISÃO: 01
 DESENHO: EDILANE ZUBACZ

FOLHA: 01/02