



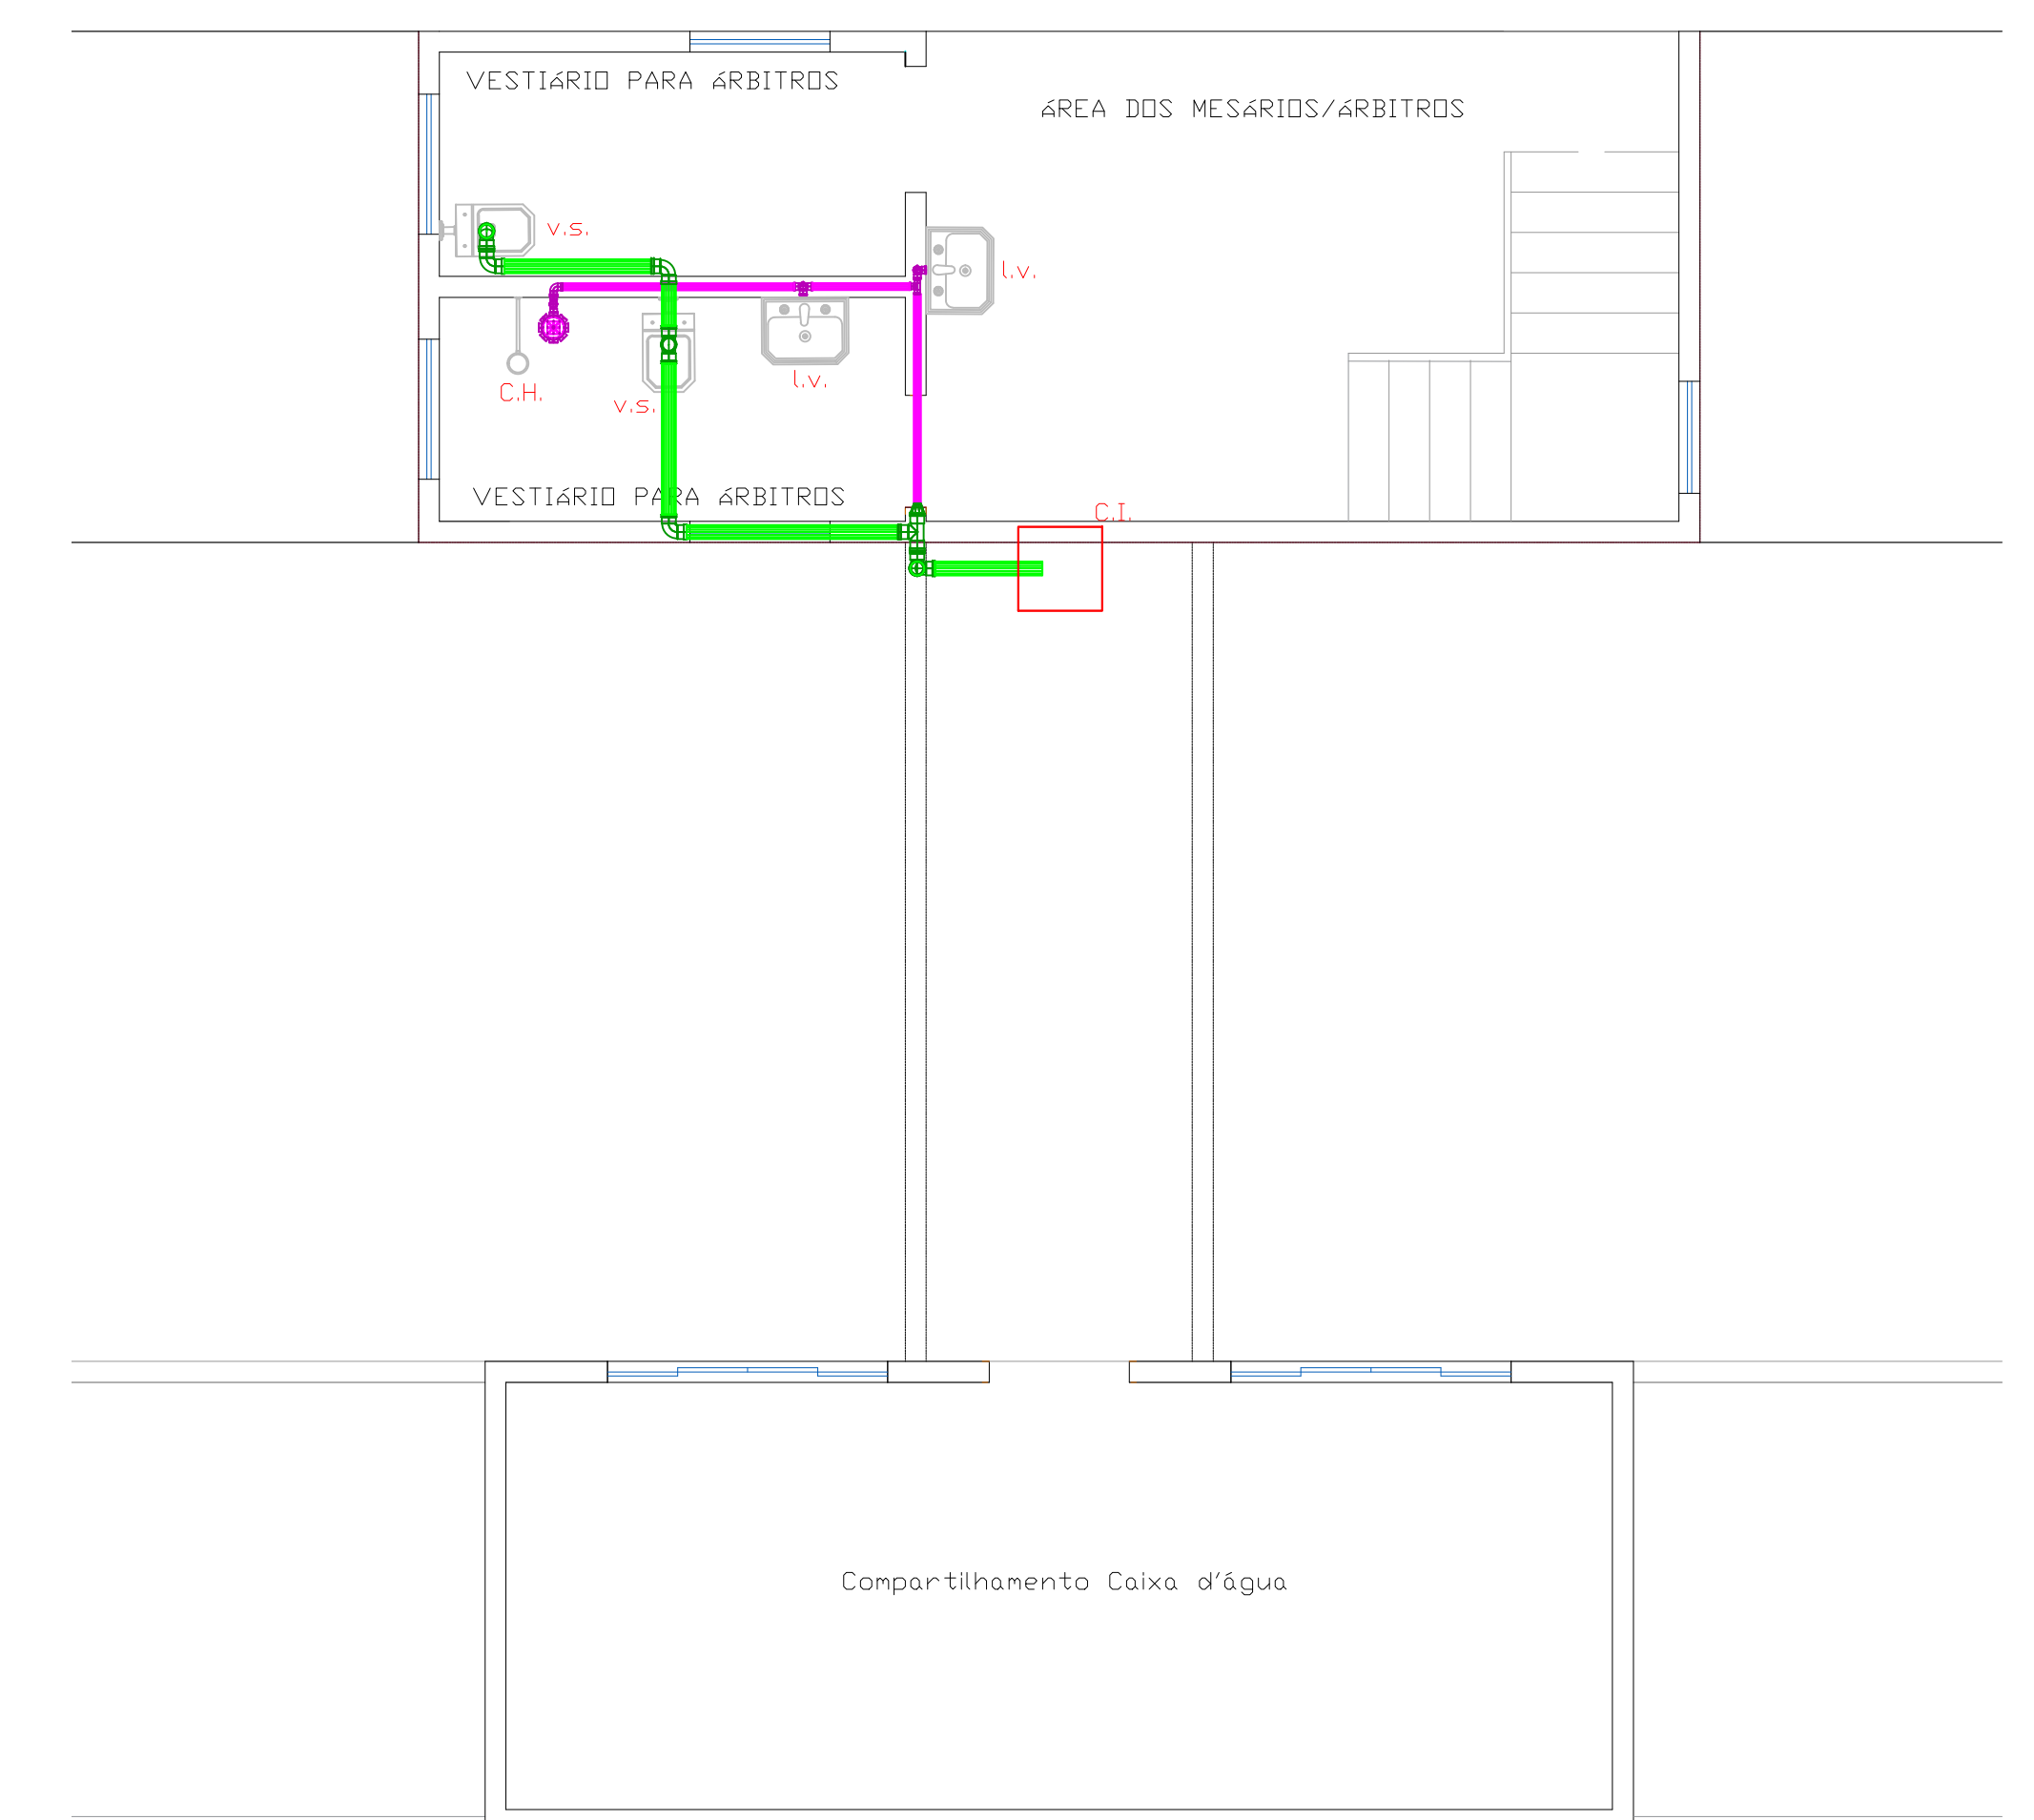

PLANTA BAIXA - PAV TÉRREO
TUBULAÇÕES DE ESGOTO
ESCALA: 1/50



Caixa de Gordura
 ** CAIXA DE GORDURA NAS DIMENSÕES DE (0,50x0,50xH0,50)

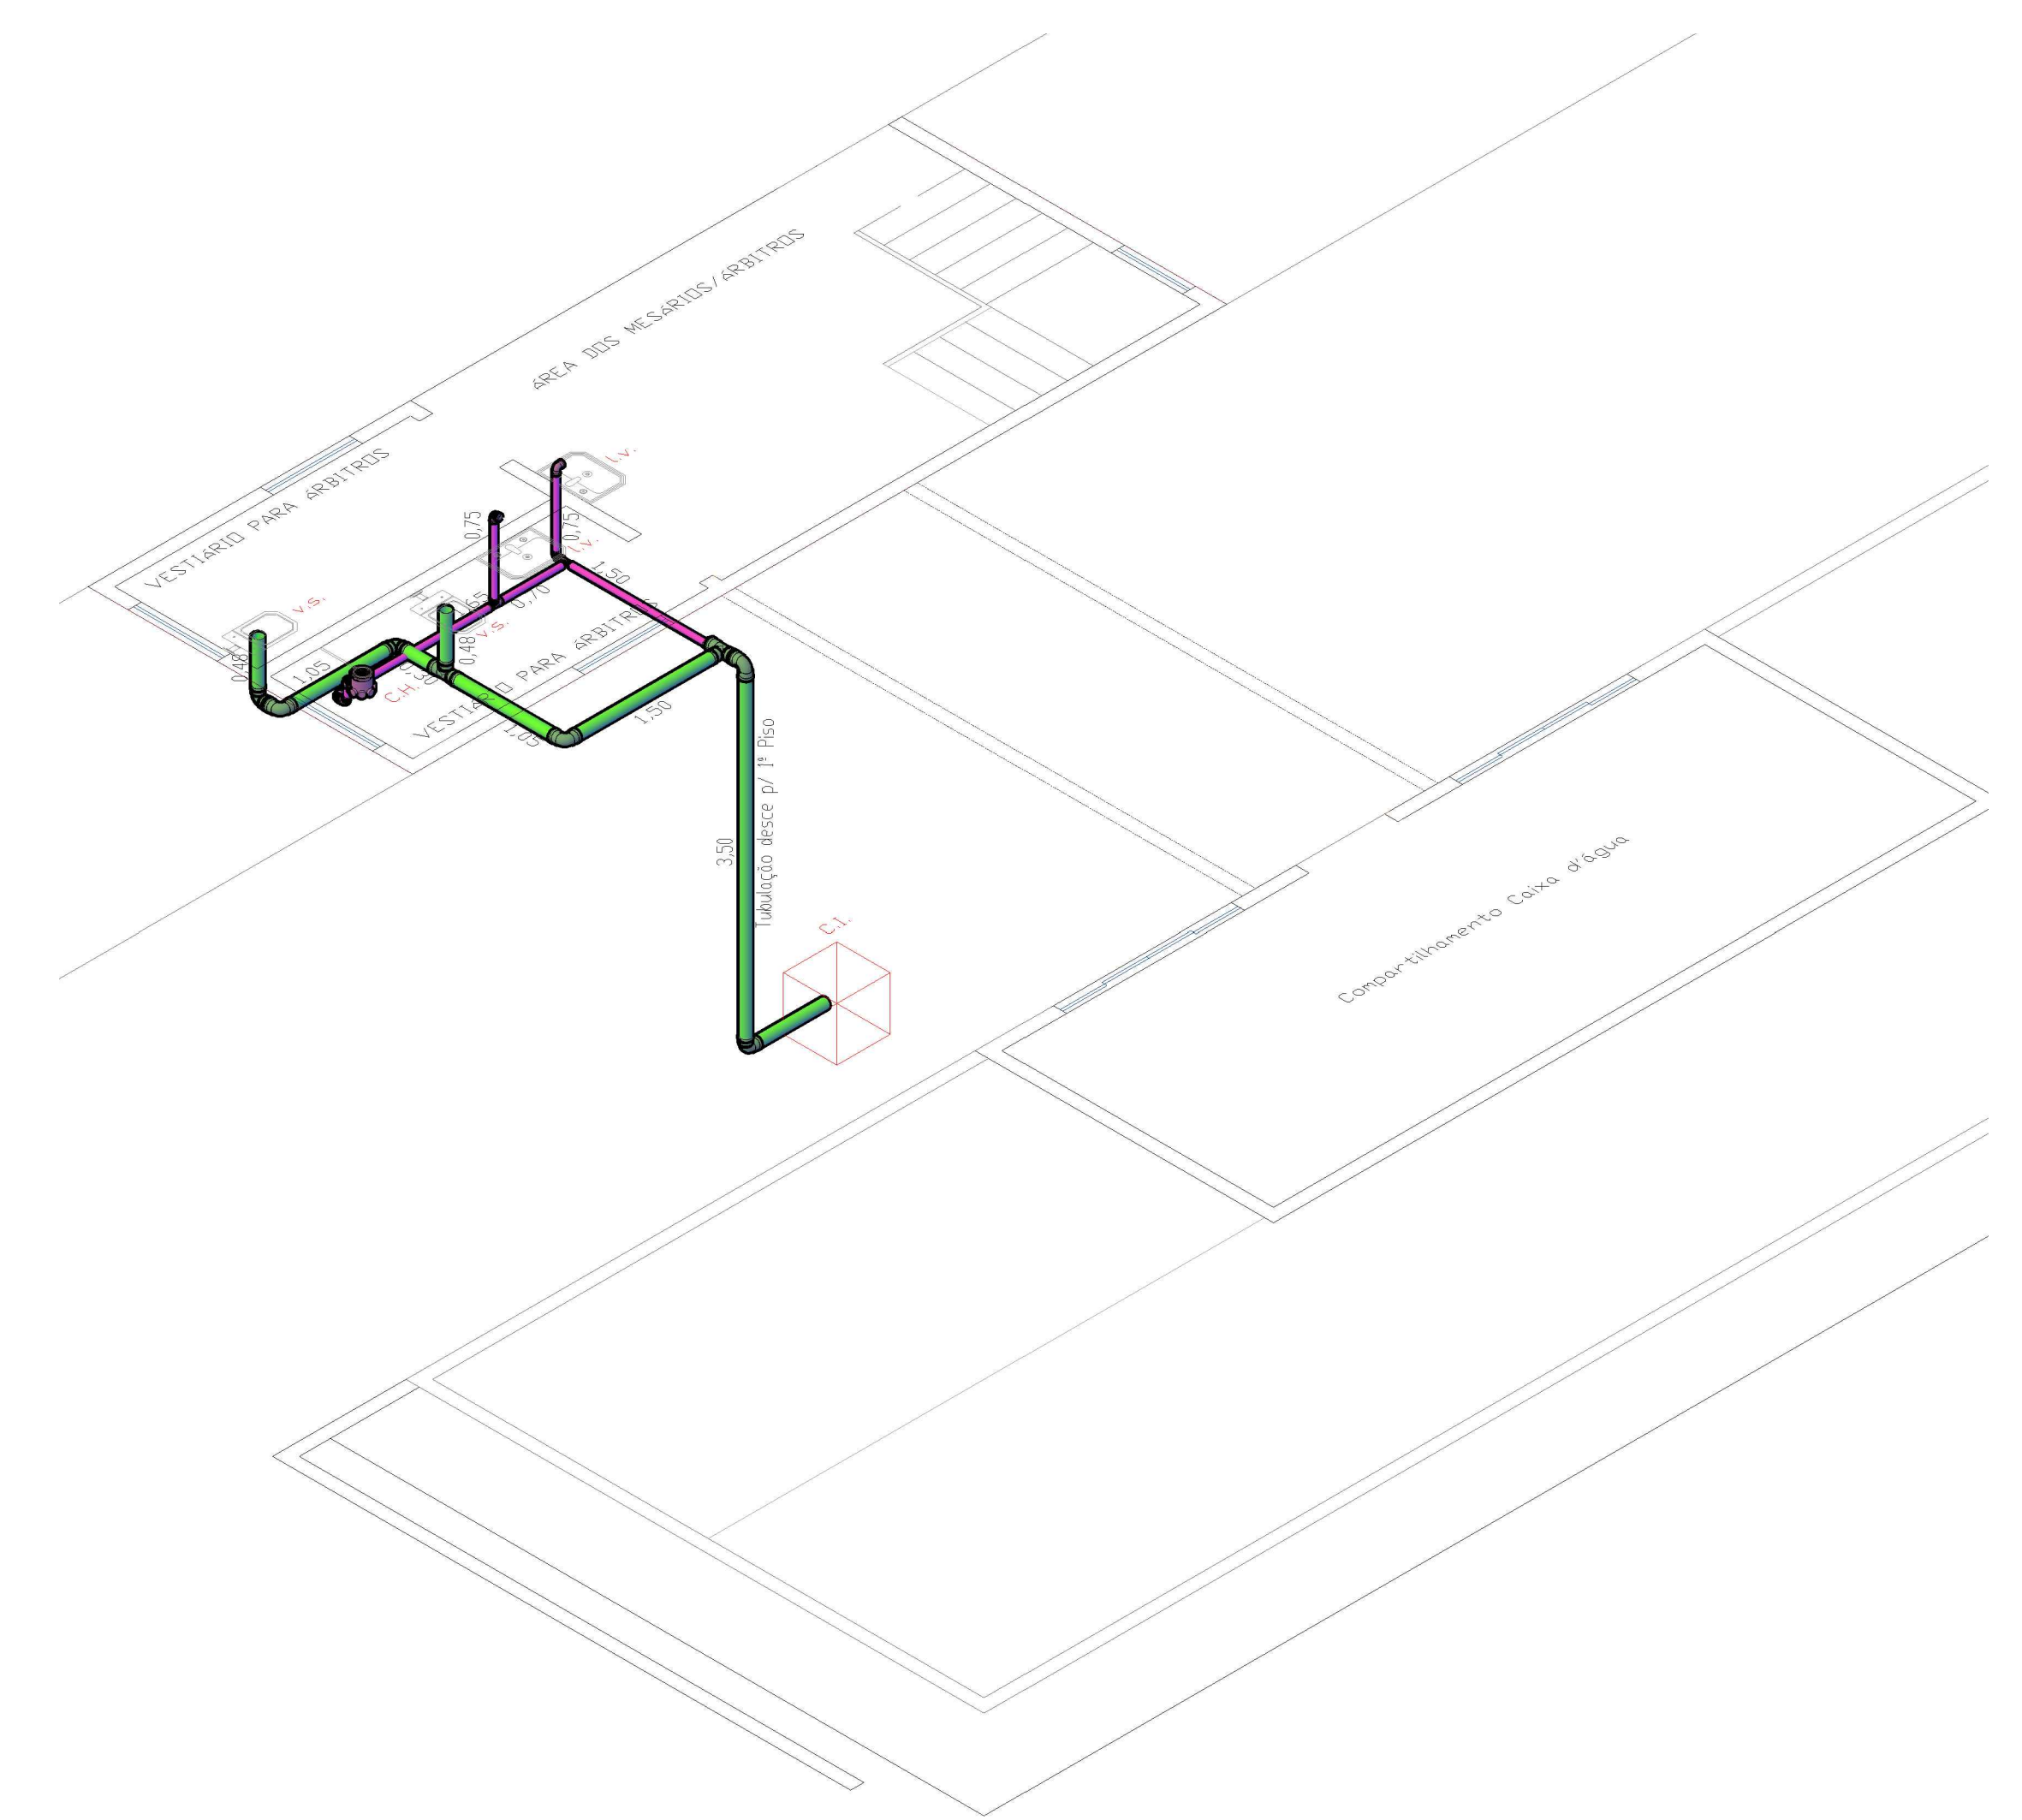

Caixa de Inspeção
 ** CAIXA DE INSPEÇÃO NAS DIMENSÕES DE (0.60x0.60xH0.60)



LEGENDA	
	Tubo, PVC, esgoto, branco, Ø100 mm
	Tubo, PVC, esgoto, branco, Ø50 mm
	Tubo, PVC, esgoto, branco, Ø25 mm

P R O J E T O H I D R O G R A F I C A	CONTRATO:comólio nº ME 874406/2018 ABT: 201910208803		PREFEITURA MUNICIPAL DE IVAÍ	
	VISTÁRIOS ESTATÍO VALDOMIRO JENSEN			
	RESPONSÁVEL TÉCNICO: PROPRIETÁRIO:			
	JULIANE M. RUARO KUHN ENGENHEIRO CIVIL CREA-PR 83523/D			
	TIAGO SANSANA DE CRISTO ENGENHEIRO CIVIL CREA-PR 15603/D			PREFEITURA MUNICIPAL DE IVAÍ
OBRAS/ESTÁRIOS ESTATÍO VALDOMIRO JENSEN LOCAL IVAÍ – PR.				
RES: PROJETO HIDRÁULICO DATA: 14/04/2019 ESCALA: 1/50 UNIDADE: METRO DESENHO: EUGENIA ZUBACZ FEVEREIRO/2019 2019-1005				
				FOLHA: 01/02