




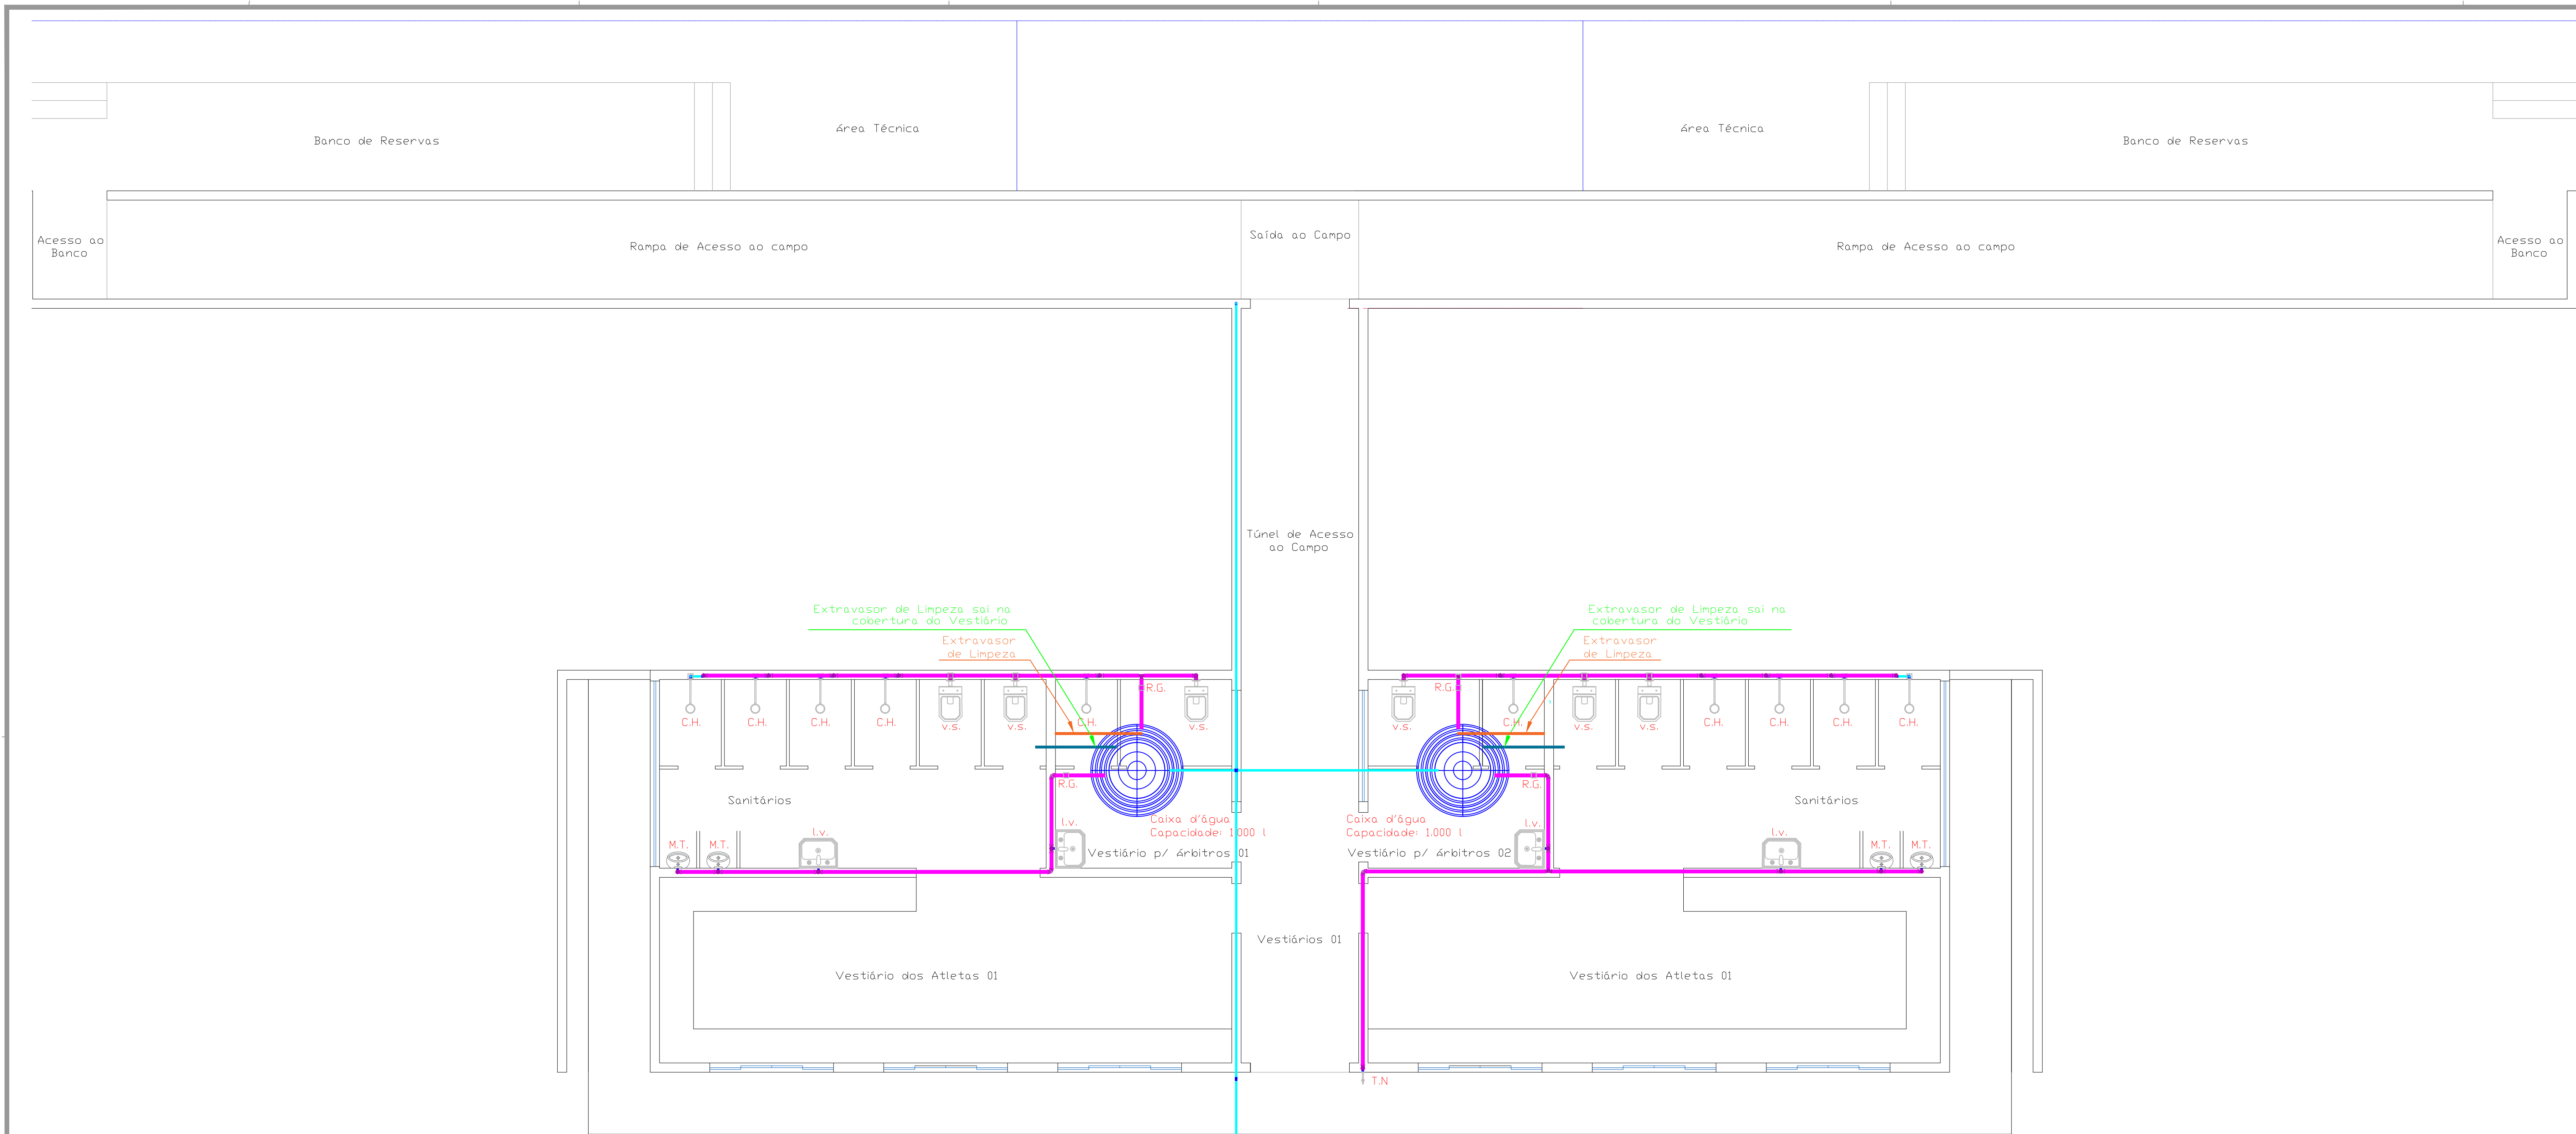


PLANTA BAIXA - PAV. TÉRREO
TUBULAÇÕES DE ÁGUA FRIA
ESCALA: 1/50

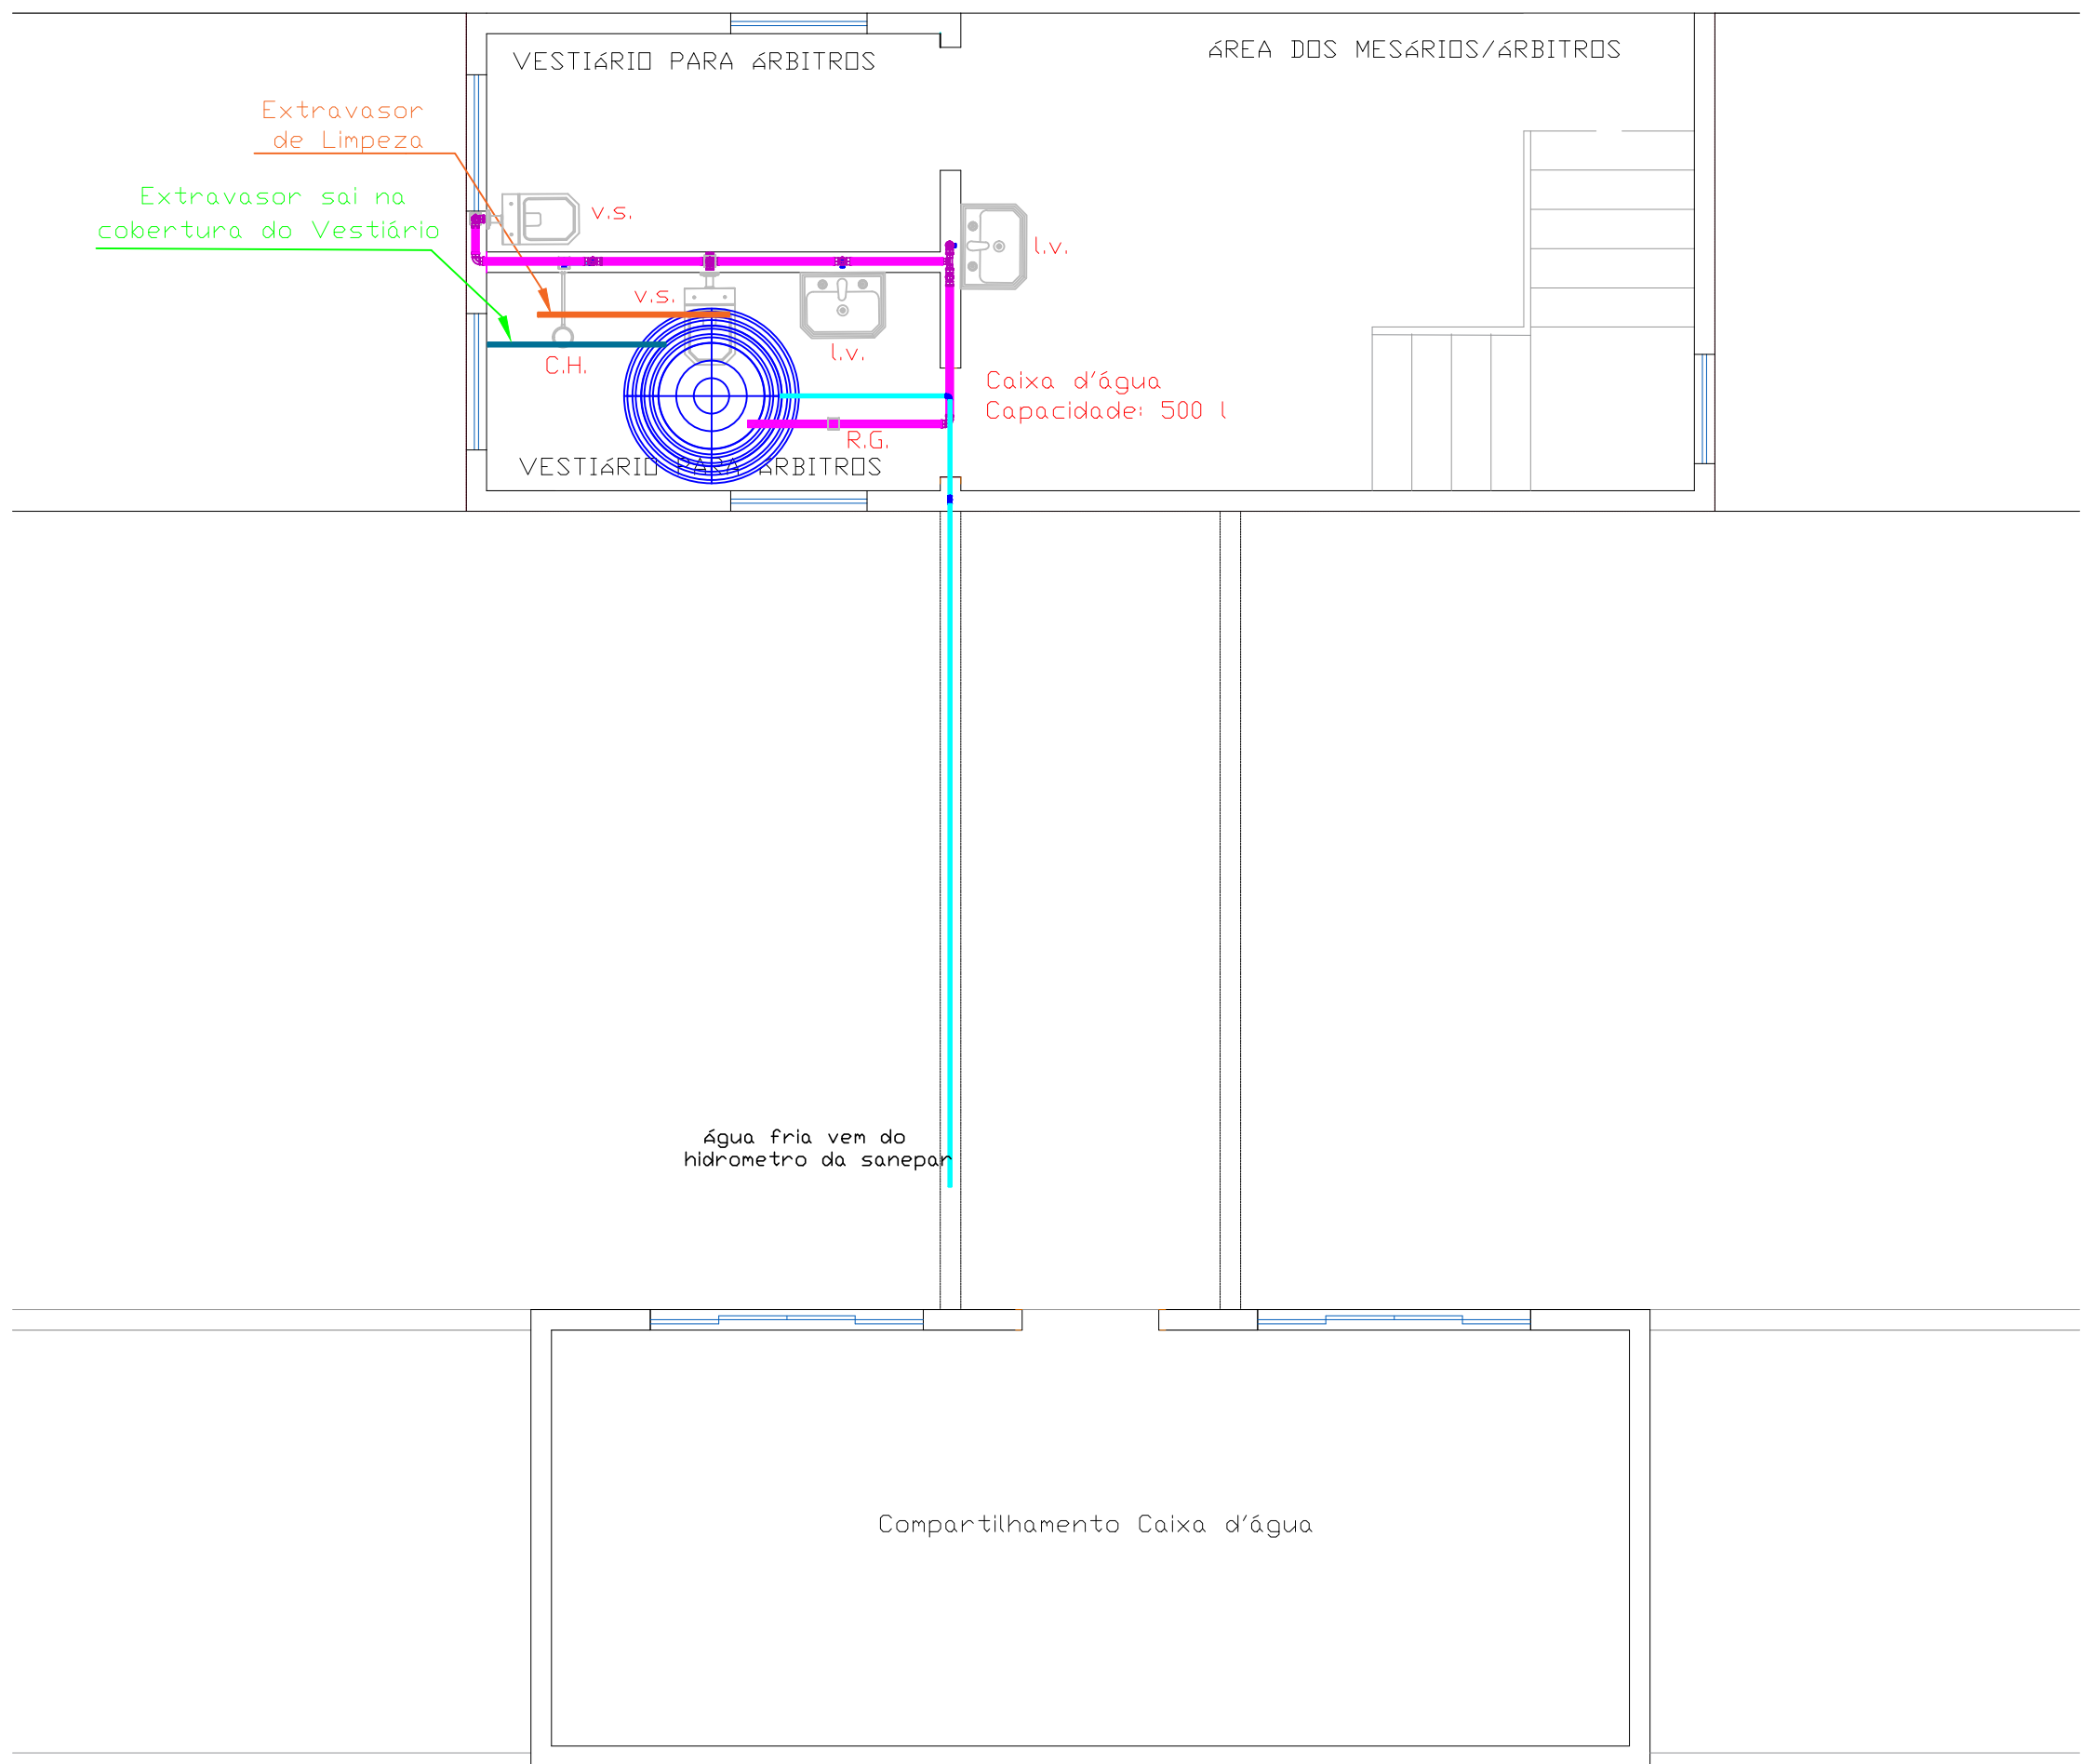

PLANTA BAIXA - 2º PAVIMENTO
TUBULAÇÕES DE ÁGUA FRIA
ESCALA: 1/50

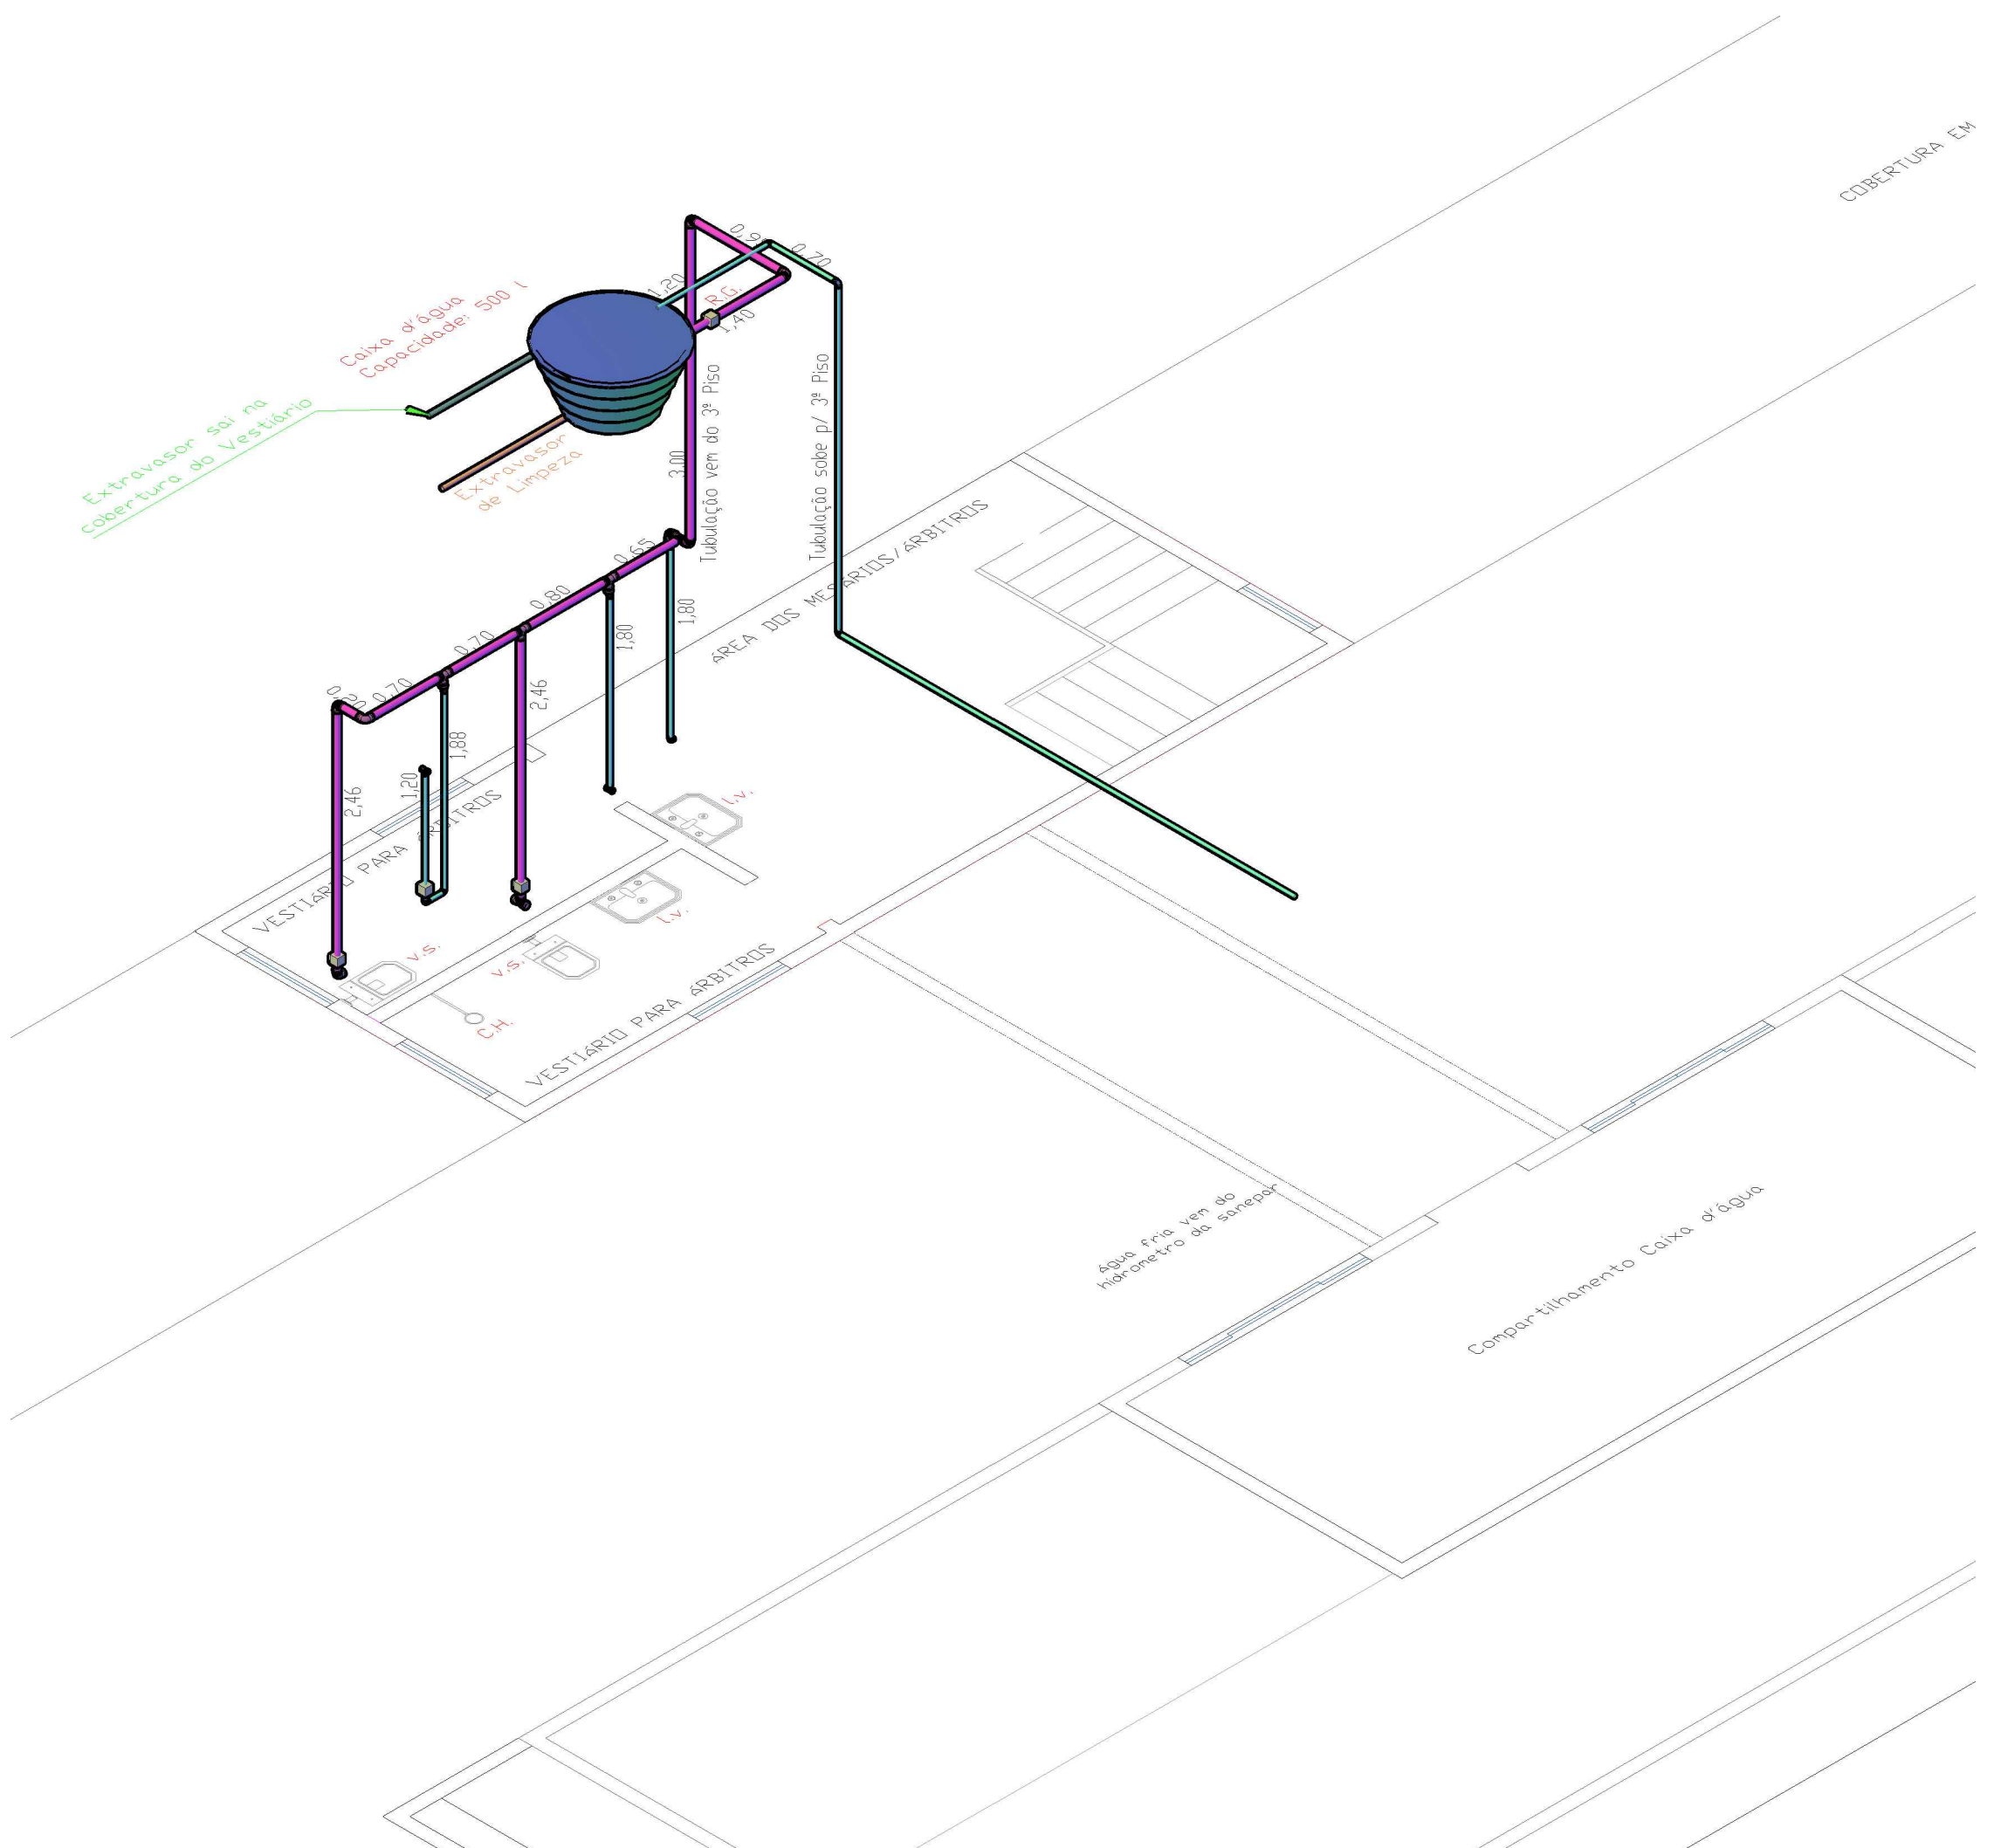

PLANTA BAIXA ISOMÉTRICA - 2º PAVIMENTO
TUBULAÇÕES DE ÁGUA FRIA
ESCALA: 1/50

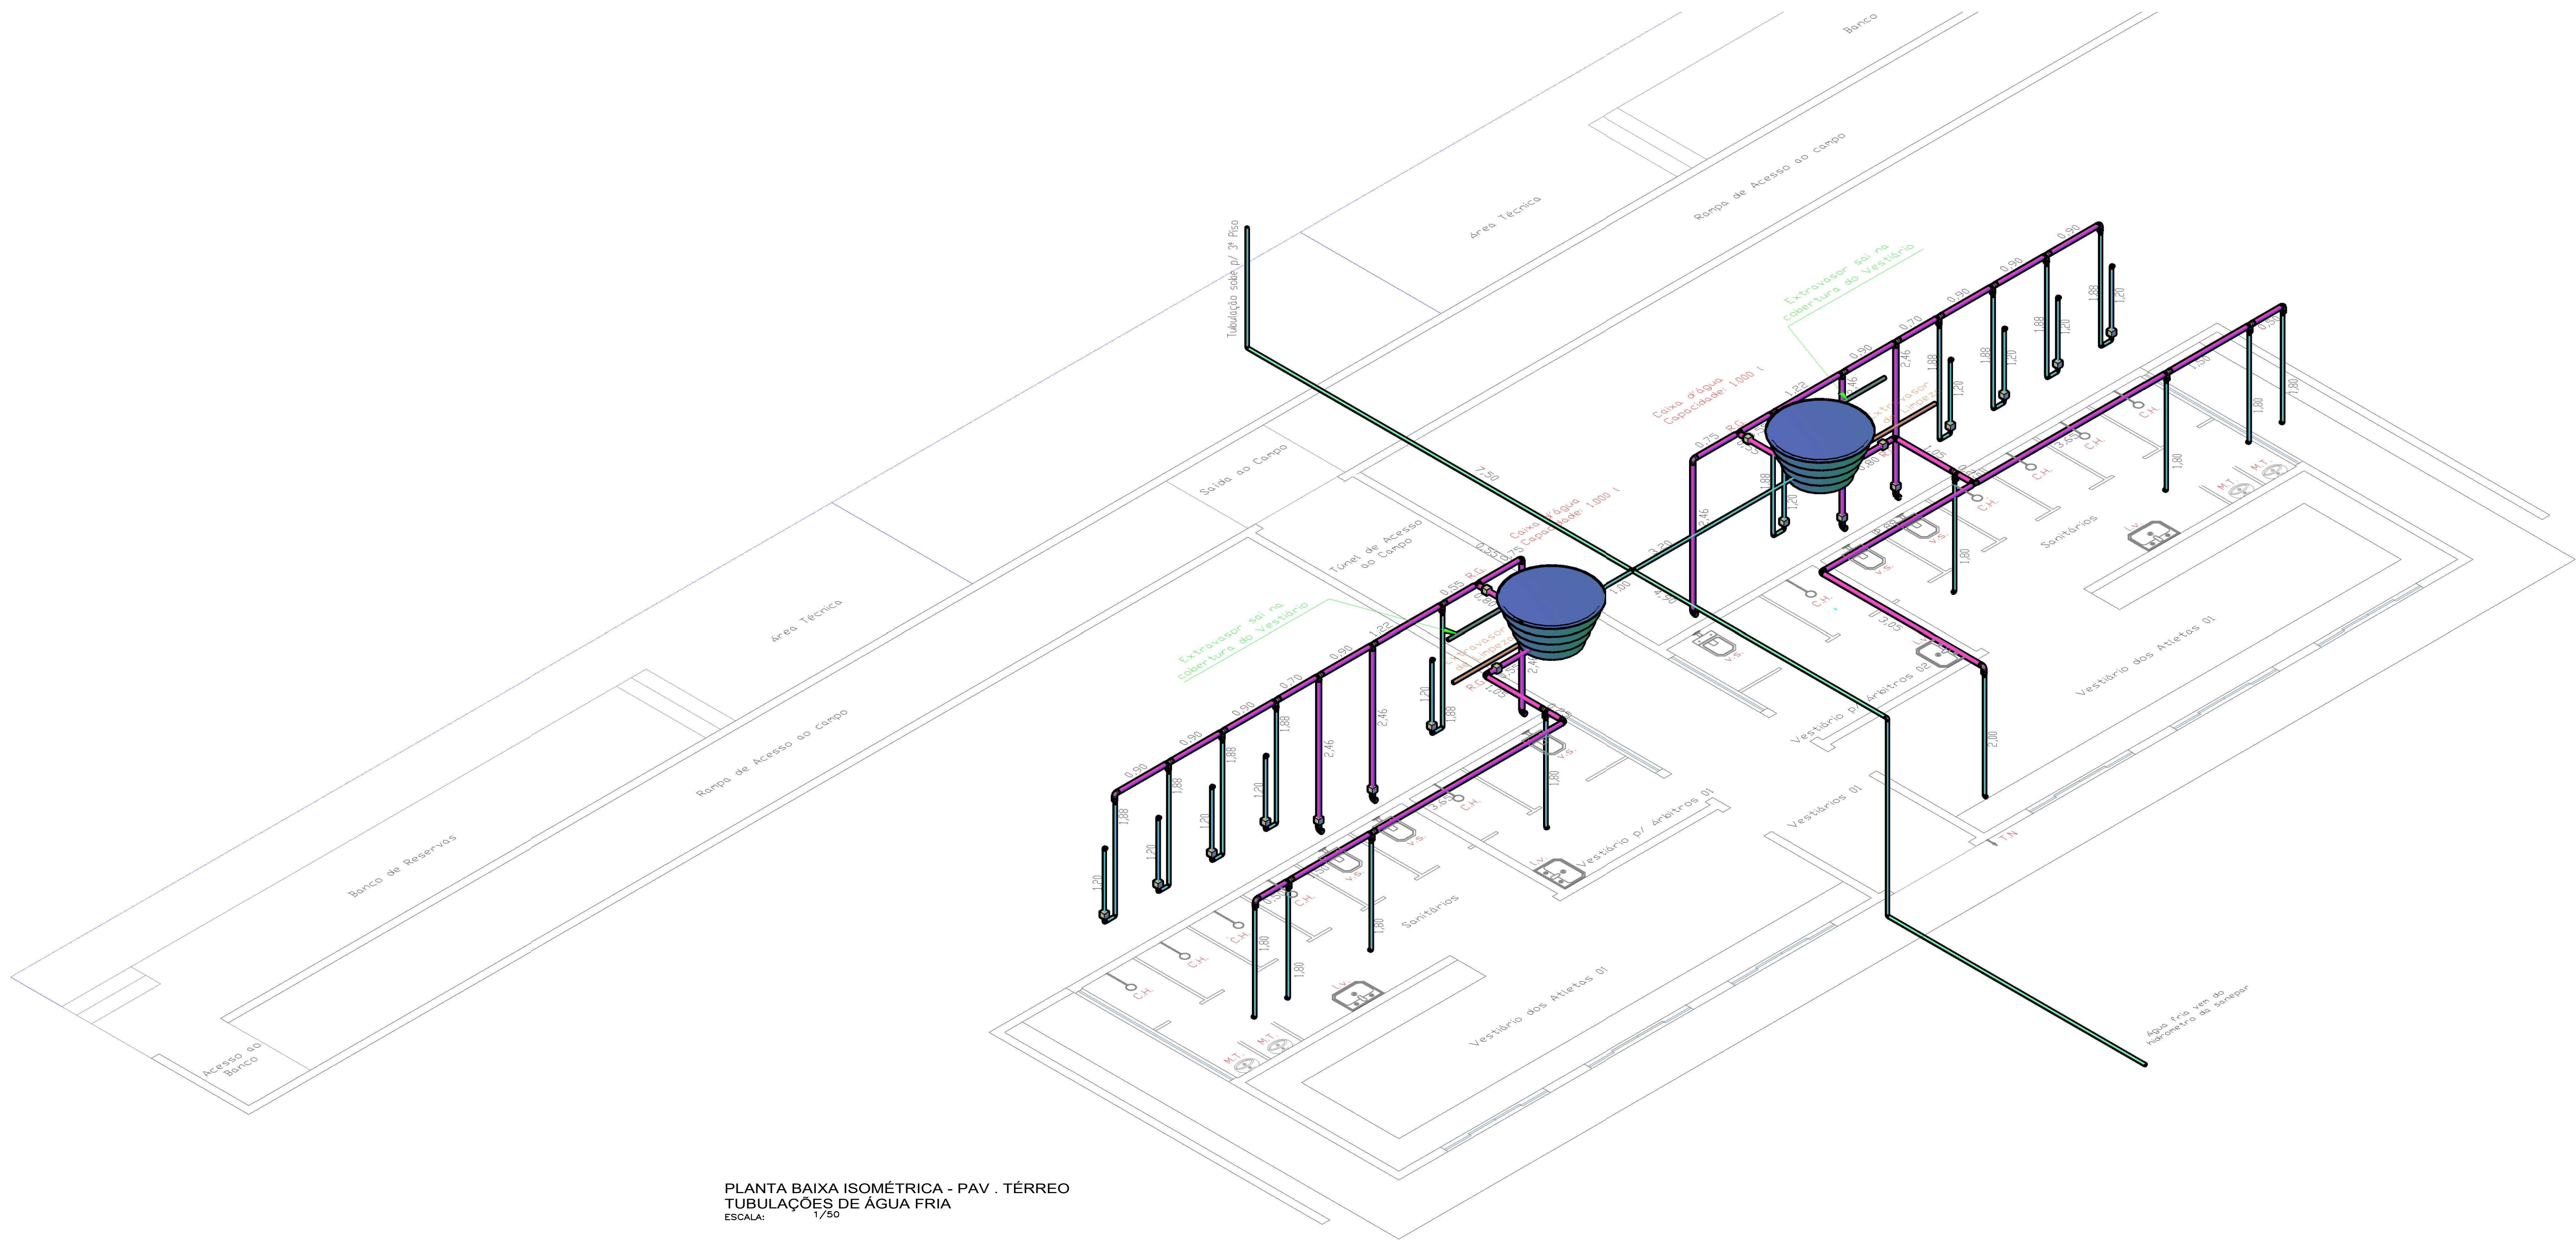

PLANTA BAIXA ISOMÉTRICA - PAV. TÉRREO
TUBULAÇÕES DE ÁGUA FRIA
ESCALA: 1/50

LEGENDA	
ITEM	DESCRIÇÃO
V.S.	VASO SANITÁRIO
L.V.	LAVATÓRIO
CH	CHUVEIRO
C.I.	CAIXA DE INSPEÇÃO
C.G.	CAIXA DE GORDURA
M.T.	MICÍDIO
T.N.	TORNEIRA

LEGENDA	
—	Tubo PVC ríg. soldável - marrom Ø 25 mm
—	Tubo PVC ríg. soldável - marrom Ø 32 mm
—	Tubo PVC ríg. soldável - marrom Ø 50 mm

CONTRATO: convênio nº ME 874406/2018
ART: 20191008803

RESPONSÁVEL TÉCNICO:

JULIANE M. RUARO KLIN
ENGENHEIRA CIVIL
CREA-PR 83529/D

PROPRIETÁRIO:

TIAGO SANSANA DE CRISTO
ENGENHEIRO CIVIL
CREA-PR 158335/D

PROPRIETÁRIO:

PREFEITURA MUNICIPAL DE IVAÍ

PROJETO: PROJETO HIDRÁULICO

DATA: FEVEREIRO/2019

ARQUIVO: 2019-1005

ESCALA: 1/50

UNIDADE: METRO

DESENHO: EDGLIANE ZUBACZ

FOLHA: 02/02

PREFEITURA MUNICIPAL DE IVAÍ

82 1183 x 841 mm