




PLANTA BAIXA GERAL  
(existente e ampliação)  
Esc.: 1:50

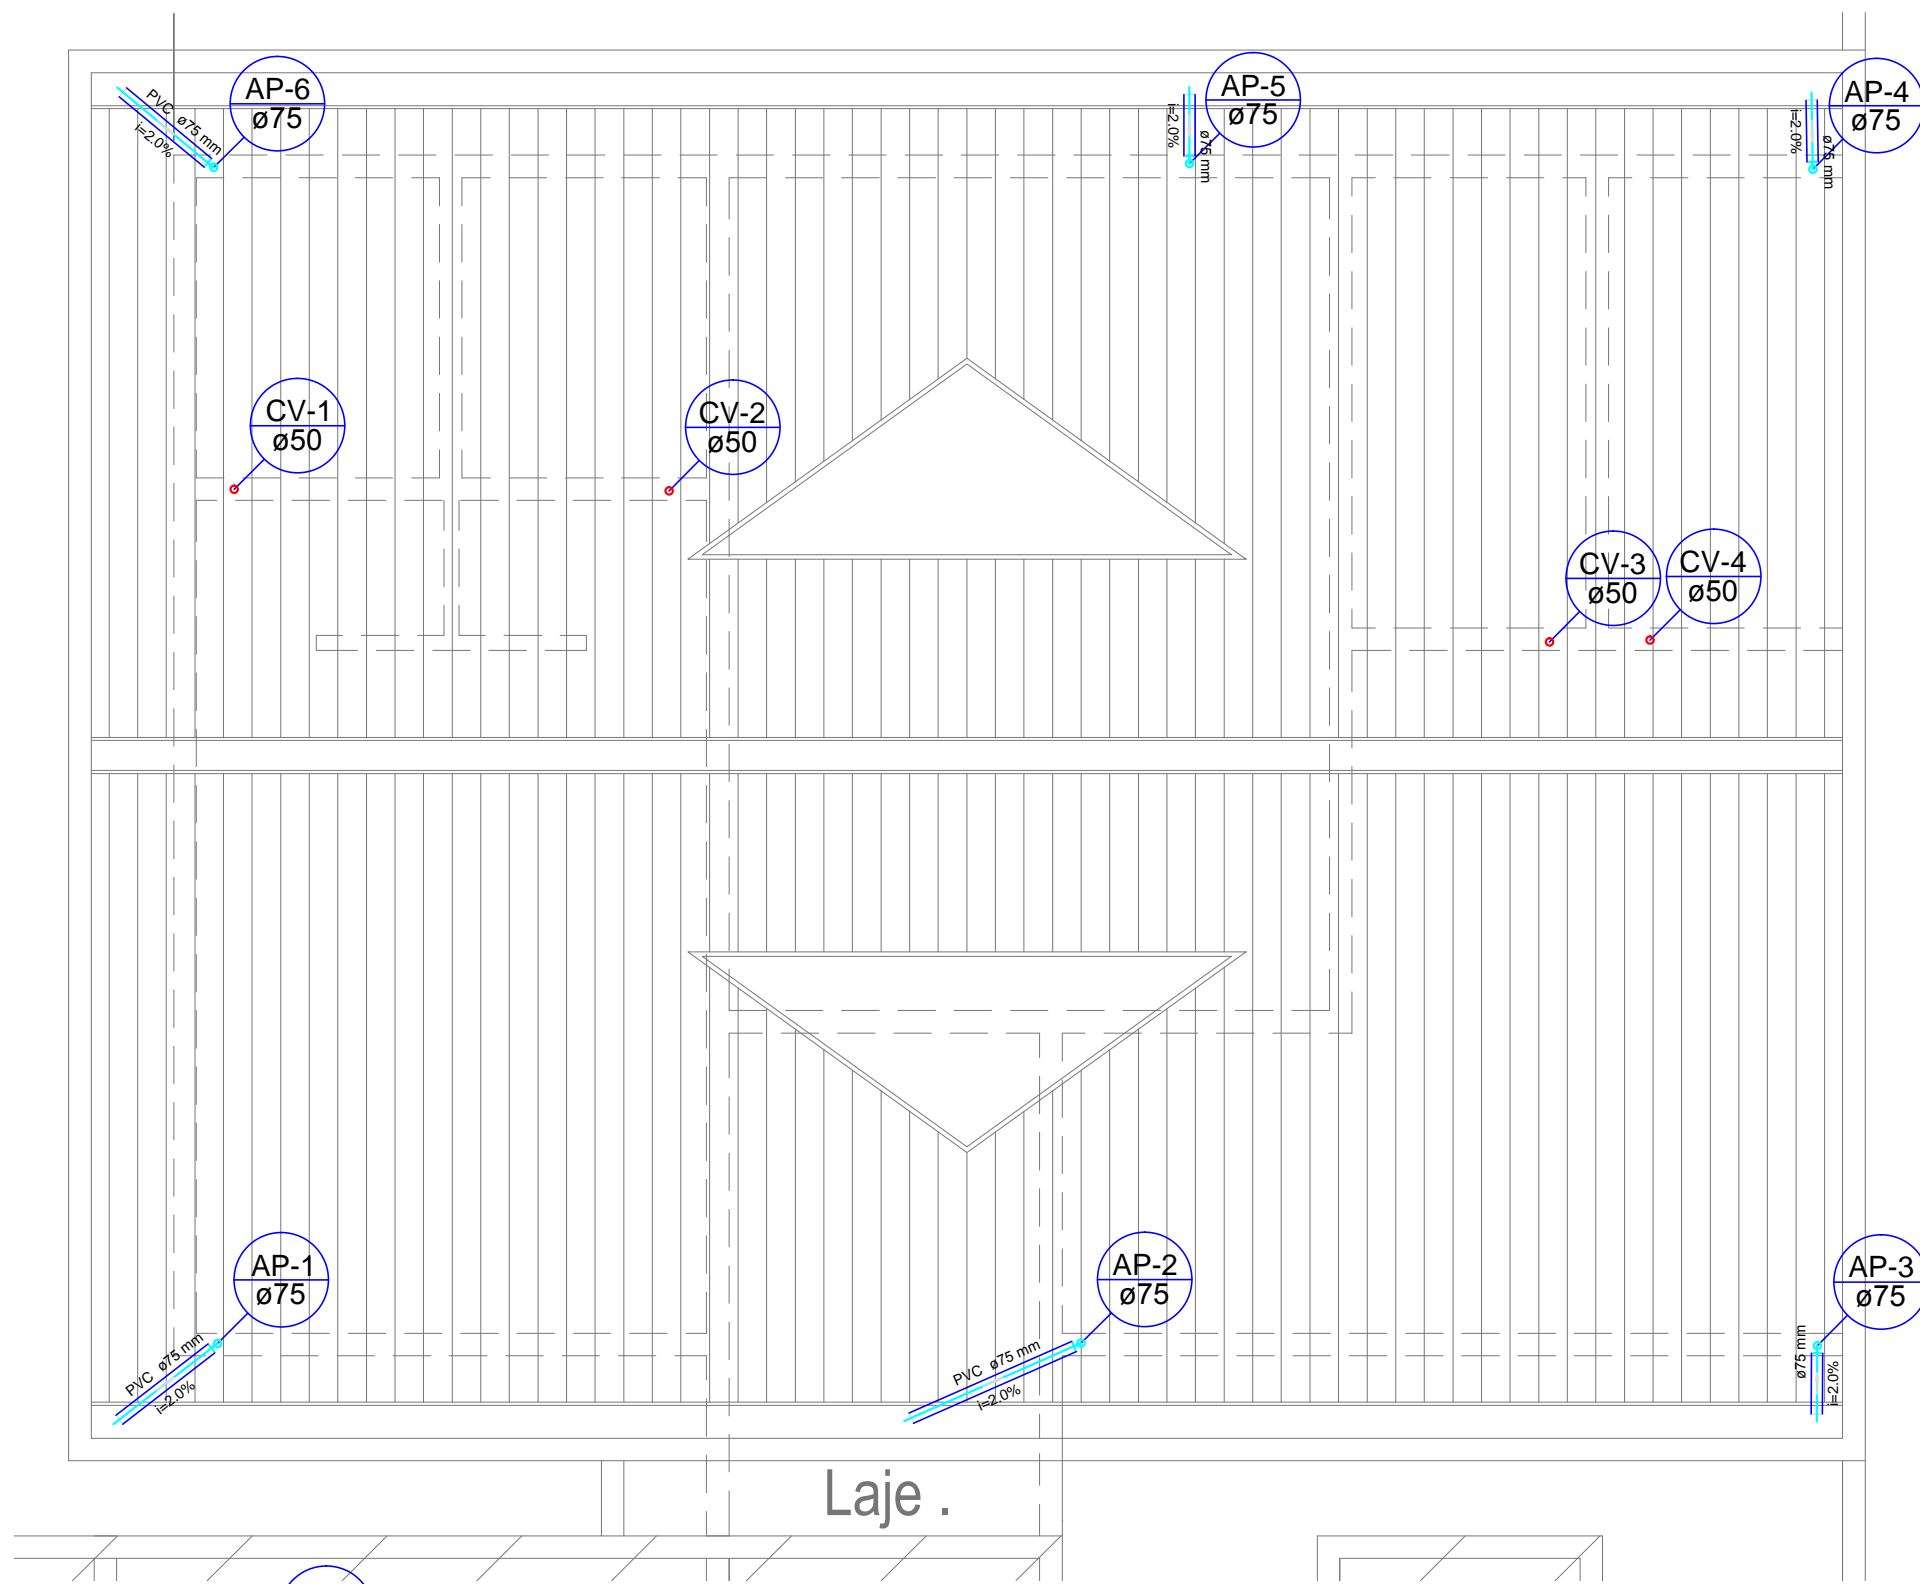


Detalhe S2  
escala 1:25

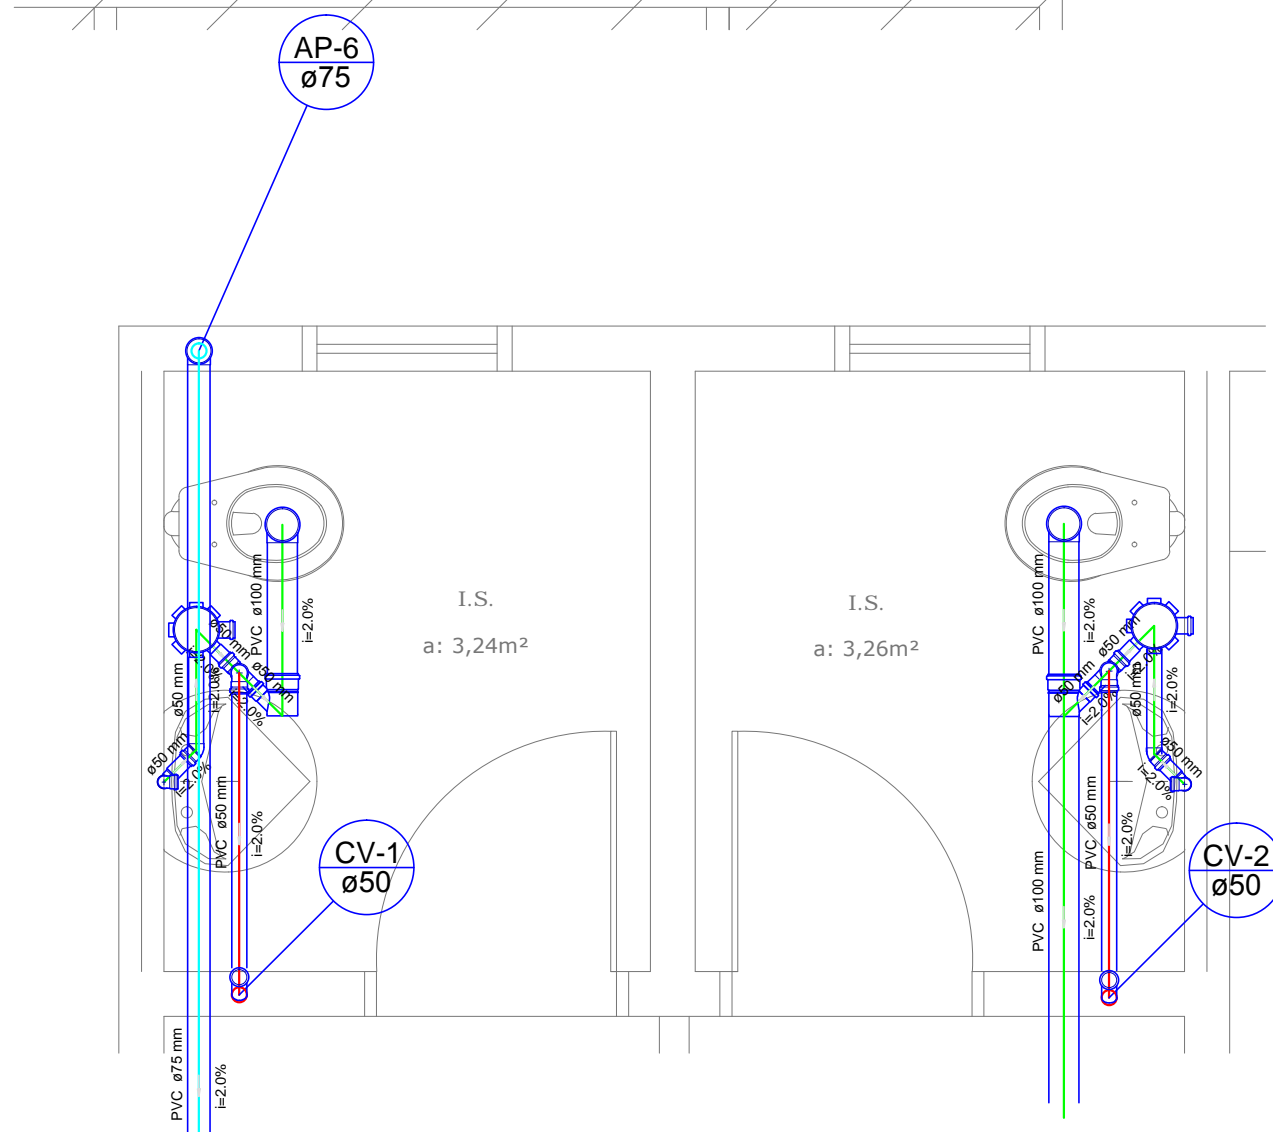

Detalhe S4  
escala 1:50

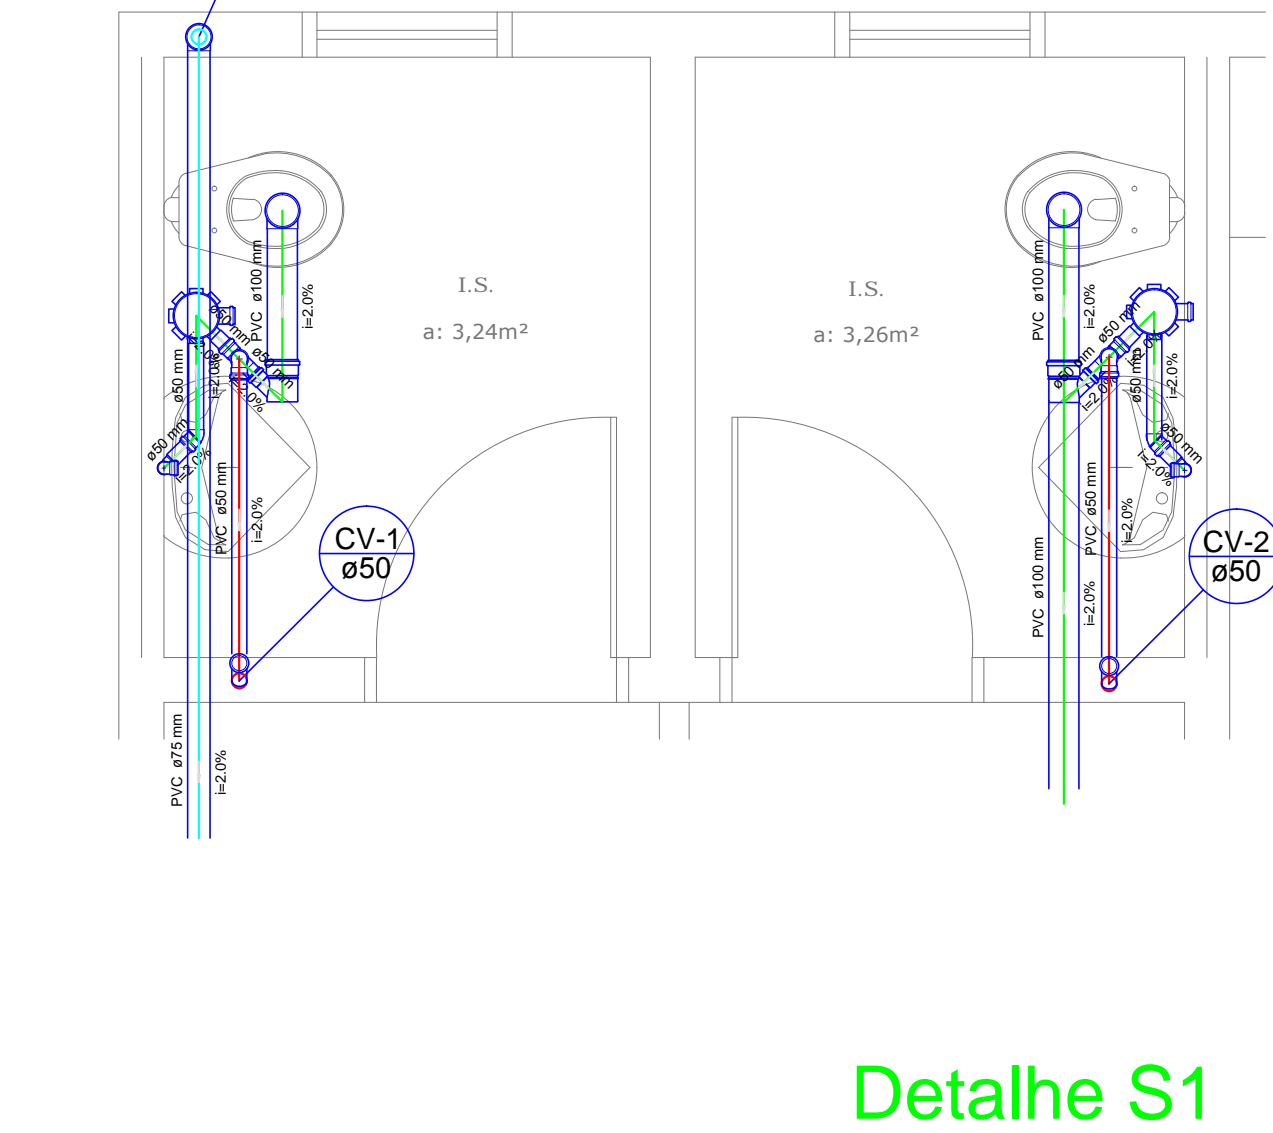

Detalhe S1  
escala 1:25

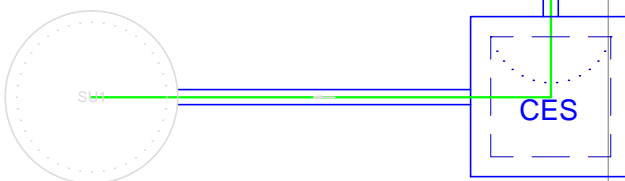

Detalhe S3  
escala 1:50

Legenda	
	Caixa Sifonada
	Caixa de areia pluvial - simples
	Caixas - Inspeção - Esgoto Sifonada
	Curva 45 Longa para Esgoto Sanitário - sobre
	Joelho 45
	Joelho 90 - coluna
	Junção simples
	Ramais de Uso Geral
	Registro de gaveta cromada c/PVC soldável - RG
	Válvula de descarga c/PVC soldável - VD
	Vaso Sanitário c/ J90°

## PROJETO HIDRAULICO

OBRA: PSF PANORAMA

ENDEREÇO: UBRATA-PR

RESPONSÁVEL TÉCNICO:

EDUARDO FELIPE MANFE

CREA: 135944/D - PR

Conteúdo:

DETALHES GERAIS

PAVIMENTO: TERREO/COBERTURA

UNIDADE: cm

TOTAL DE PRANCHAS: 03

PROPRIETÁRIO:

PREFEITURA MUNICIPAL DE UBRATA

DESENHO:

EDUARDO

DATA:

12/04/2017

FOLHA:

02 / 03