



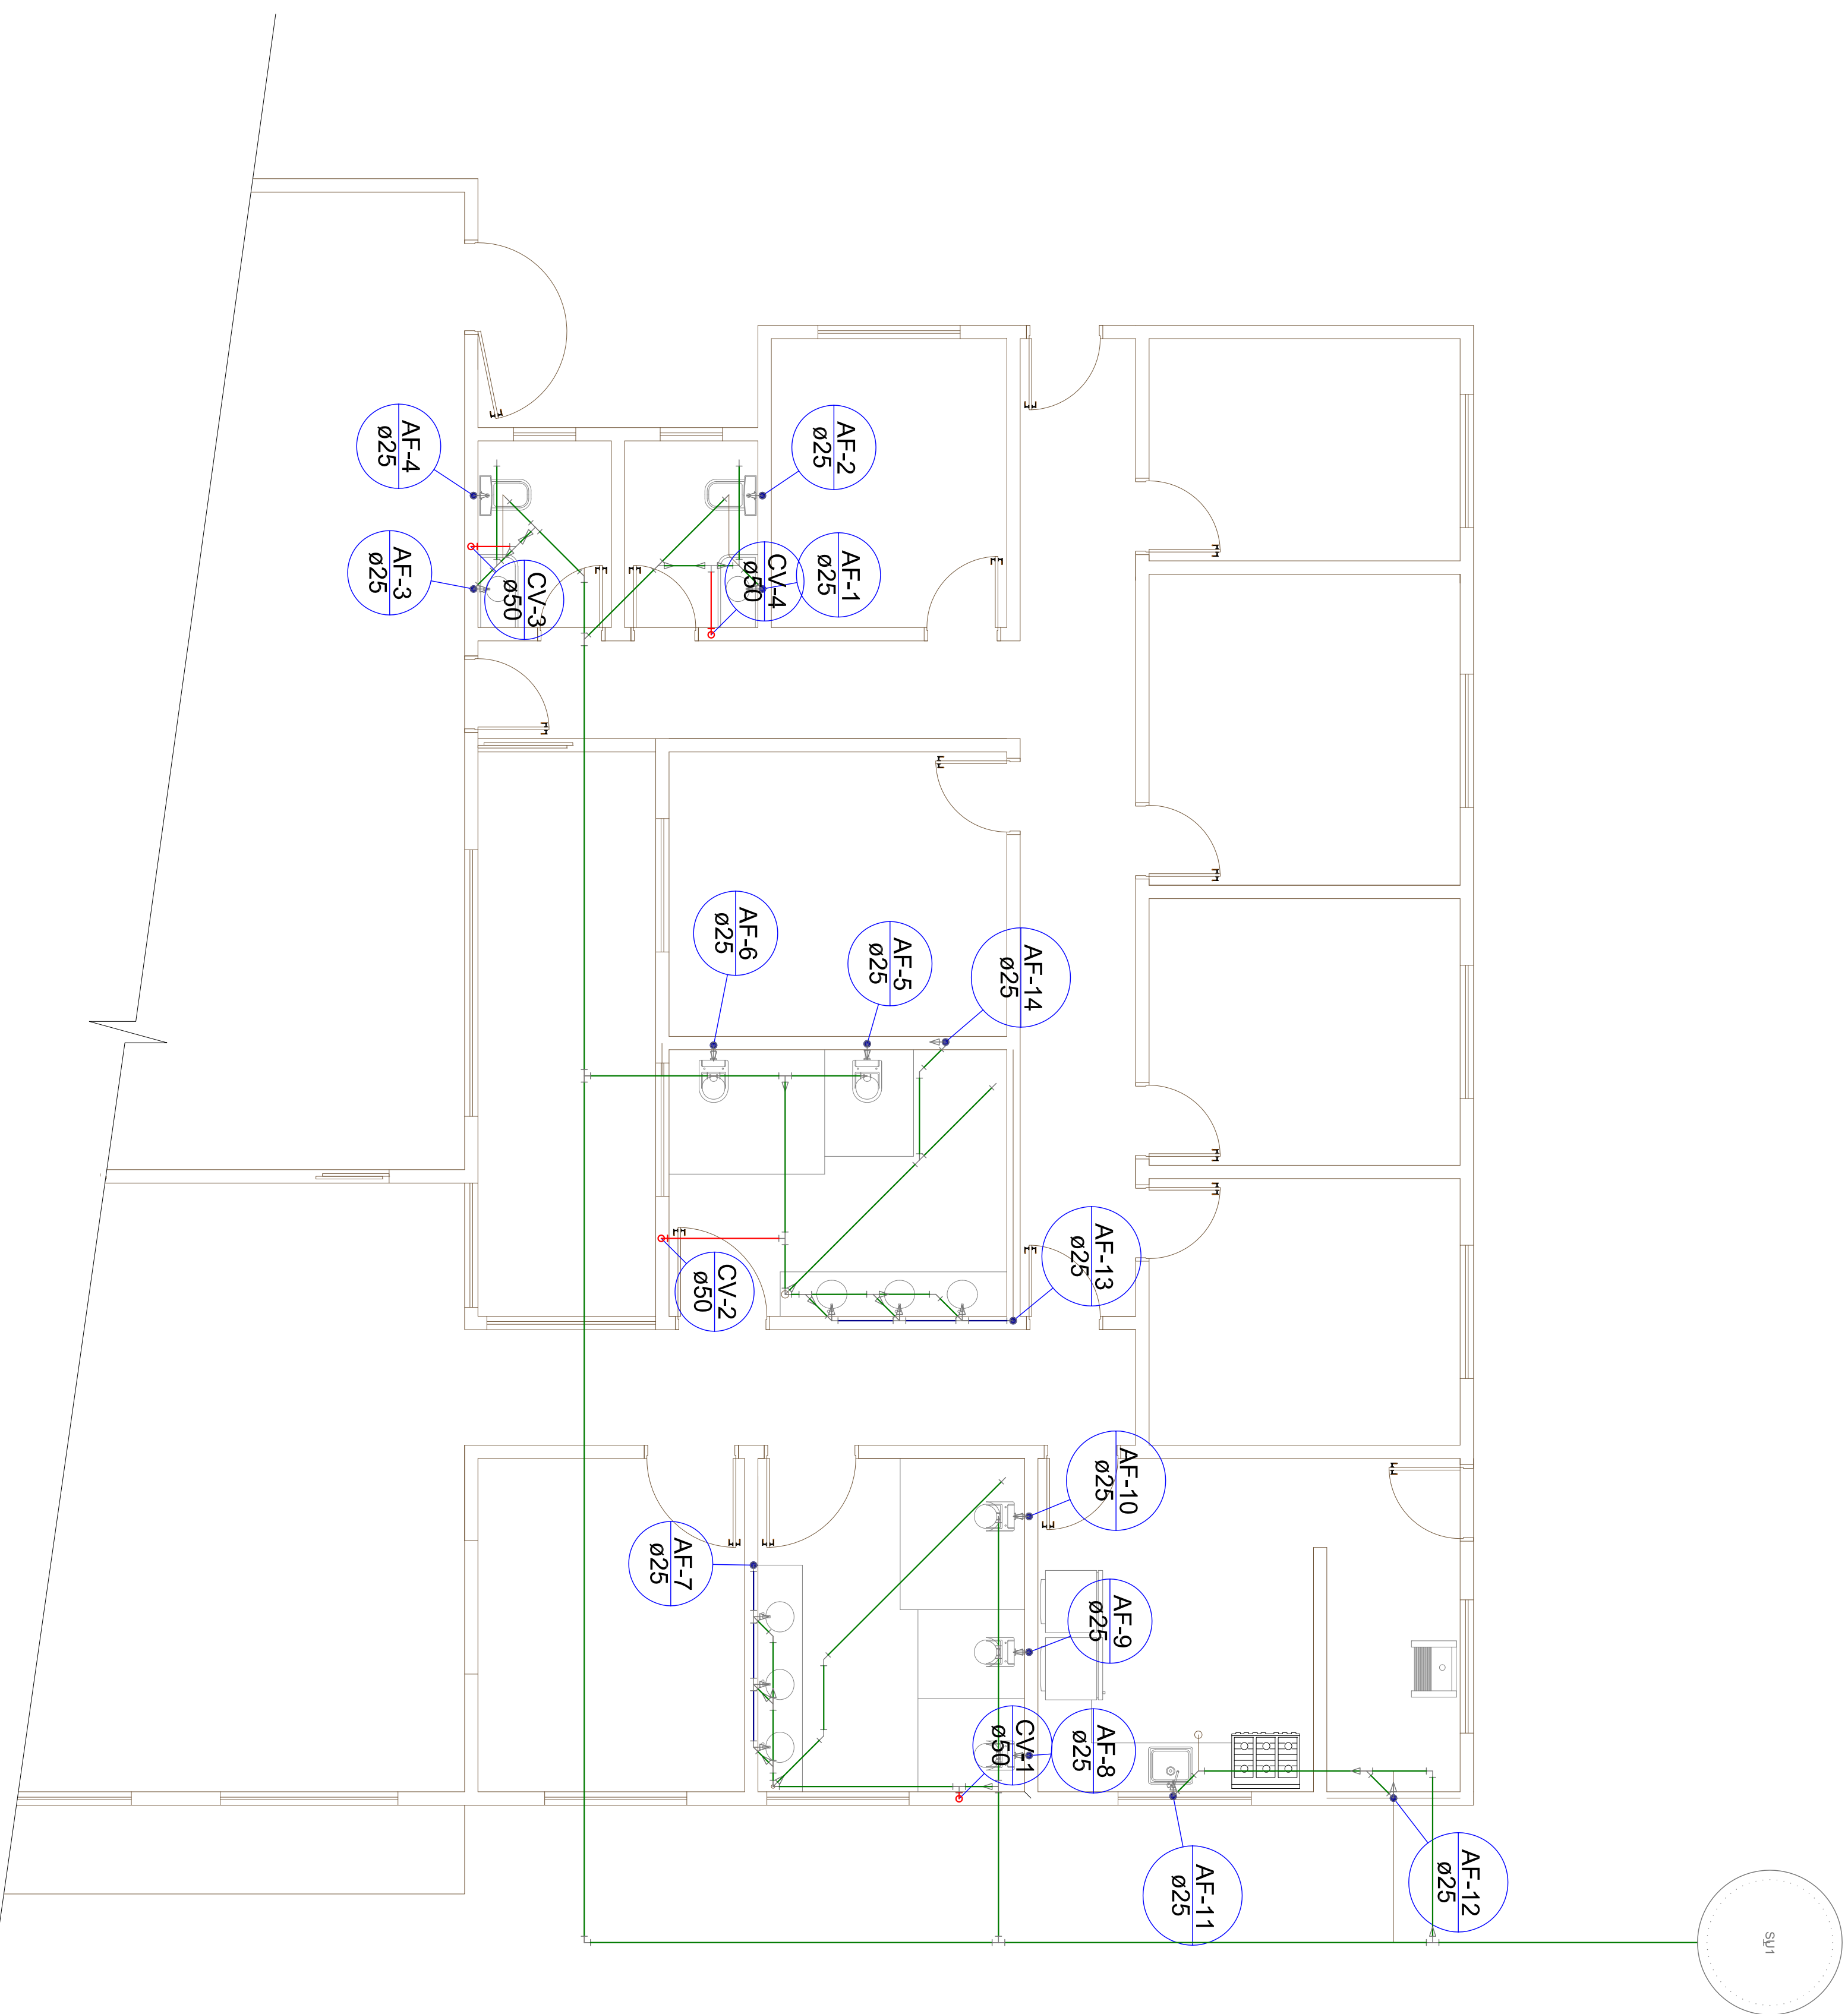

PLANTA GERAL
ESCALA 1:50

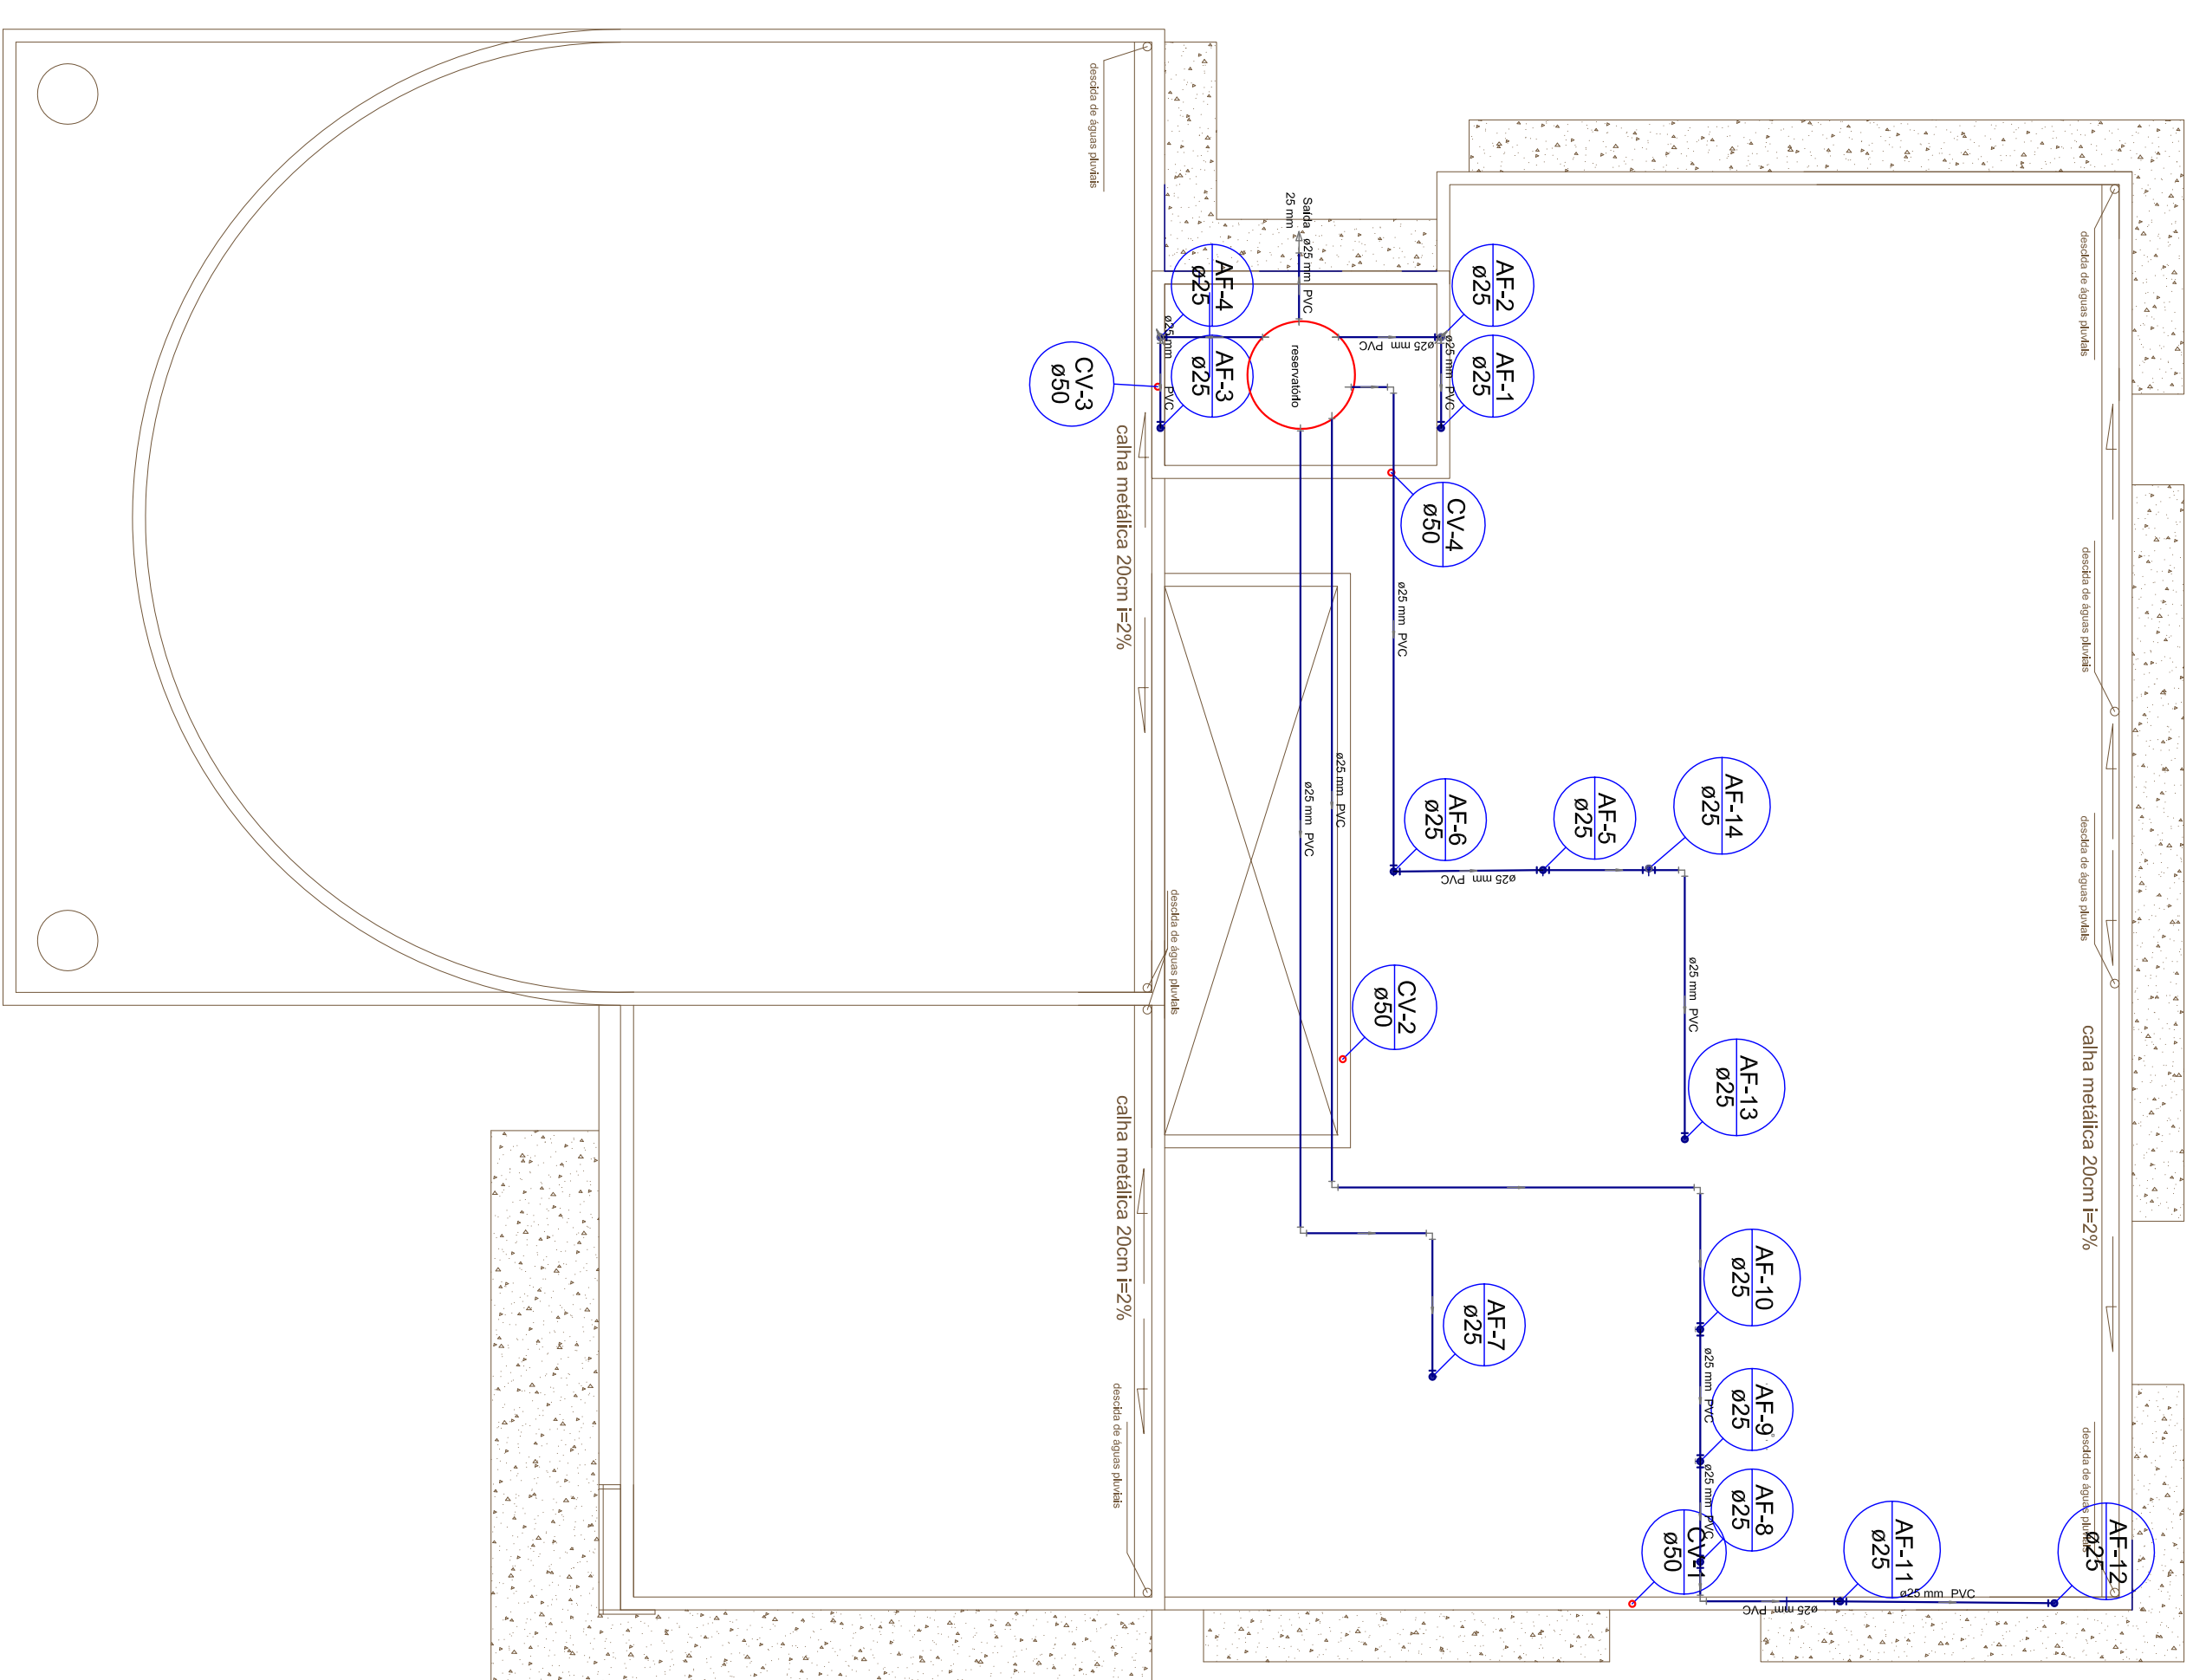

COBERTURA
ESCALA 1:75

```

graph TD
    CS((Caixa Sintonizada)) --> CE[Caixa Inspeção Espigo Simples]
    CE --> C[Capo]
    CE --> CL[Curva 45 Longa para Espigo Sintonizado sobre Junção 45]
    C --> JS[Junção simples]
    JS --> LG[Lançamento de Udo Garul]
    CL --> LG
    LG --> MD[Módulo de Descarga Automática DN 40mm]
    MD --> RR[Roto Rotacionado cilíndrico normal]
    MD --> RV[Ramais de Ventilação]
    RV --> TR[Tanque de Lavar Roupa DN 50mm]
    TR --> T45[To 45]
    T45 --> TS[Te sanitário]
    TS --> VS380[Vaso Sanitário e 380°]
    VS380 --> VJ45[Vaso Sanitário e Junção 45 - 480° - 100mm]
  
```



**TORRES
AVELINO**
arquitetura • engenharia

www.torresavelino.com.br

11.443.3862-1539
I RUA JOSÉ CANDIDO RILLO,
L480011 - PR

Grava

CONSTRUÇÃO DA SEDE DA CÂMARA DE VEREADORES DE GUAPIRAMA

Proprietário

CÂMARA MUNICIPAL DE GUAPIRAMA

CNPJ: 77.778.810/0001-77

Autor do Projeto

CARLOS AVELINO DA SILVA

CREA 101152/D-PR

Responsável Técnico

01

Referencial

**PLANTA BAIXA
DE TALHES**

RUA 1 - S/N
COQUEBAL-PR

PROJETO HIDROSSANITÁRIO

Execução

INDICADA

14/12/2013

Grava

CONSTRUÇÃO DA SEDE DA CÂMARA DE VEREADORES DE GUAPIRAMA

Proprietário

CÂMARA MUNICIPAL DE GUAPIRAMA

CNPJ: 77.778.810/0001-77

Autor do Projeto

CARLOS AVELINO DA SILVA

CREA 101152/D-PR

Responsável Técnico

01

Referencial

**PLANTA BAIXA
DE TALHES**

RUA 1 - S/N
COQUEBAL-PR

PROJETO HIDROSSANITÁRIO

Execução

INDICADA

14/12/2013