





PLANTA ESGOTAMENTO SANITÁRIO

ESCALA 1:50

Diagrama de uma caixa simples com uma aba dobrável. A caixa é representada por uma linha tracejada para indicar a dobra. O interior da caixa é rotulado "CE". A aba é rotulada "Capa". A caixa é rotulada "Caixa Simples".

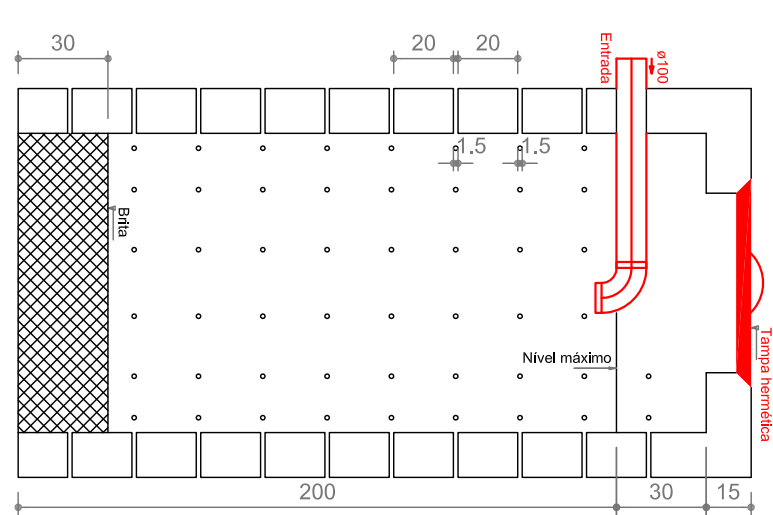

SUMIDOURO
CORTE - SEM ESC.

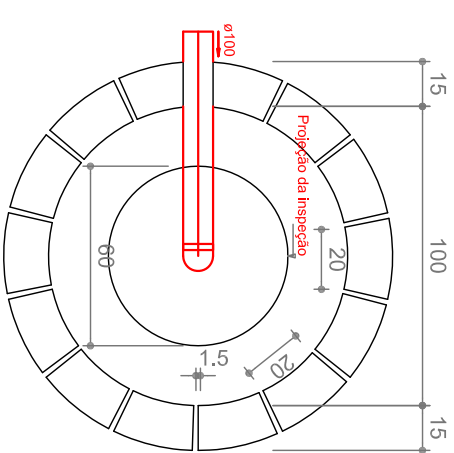

SUMIDOURO
PLANTA BAIXA - SEM ESC.