



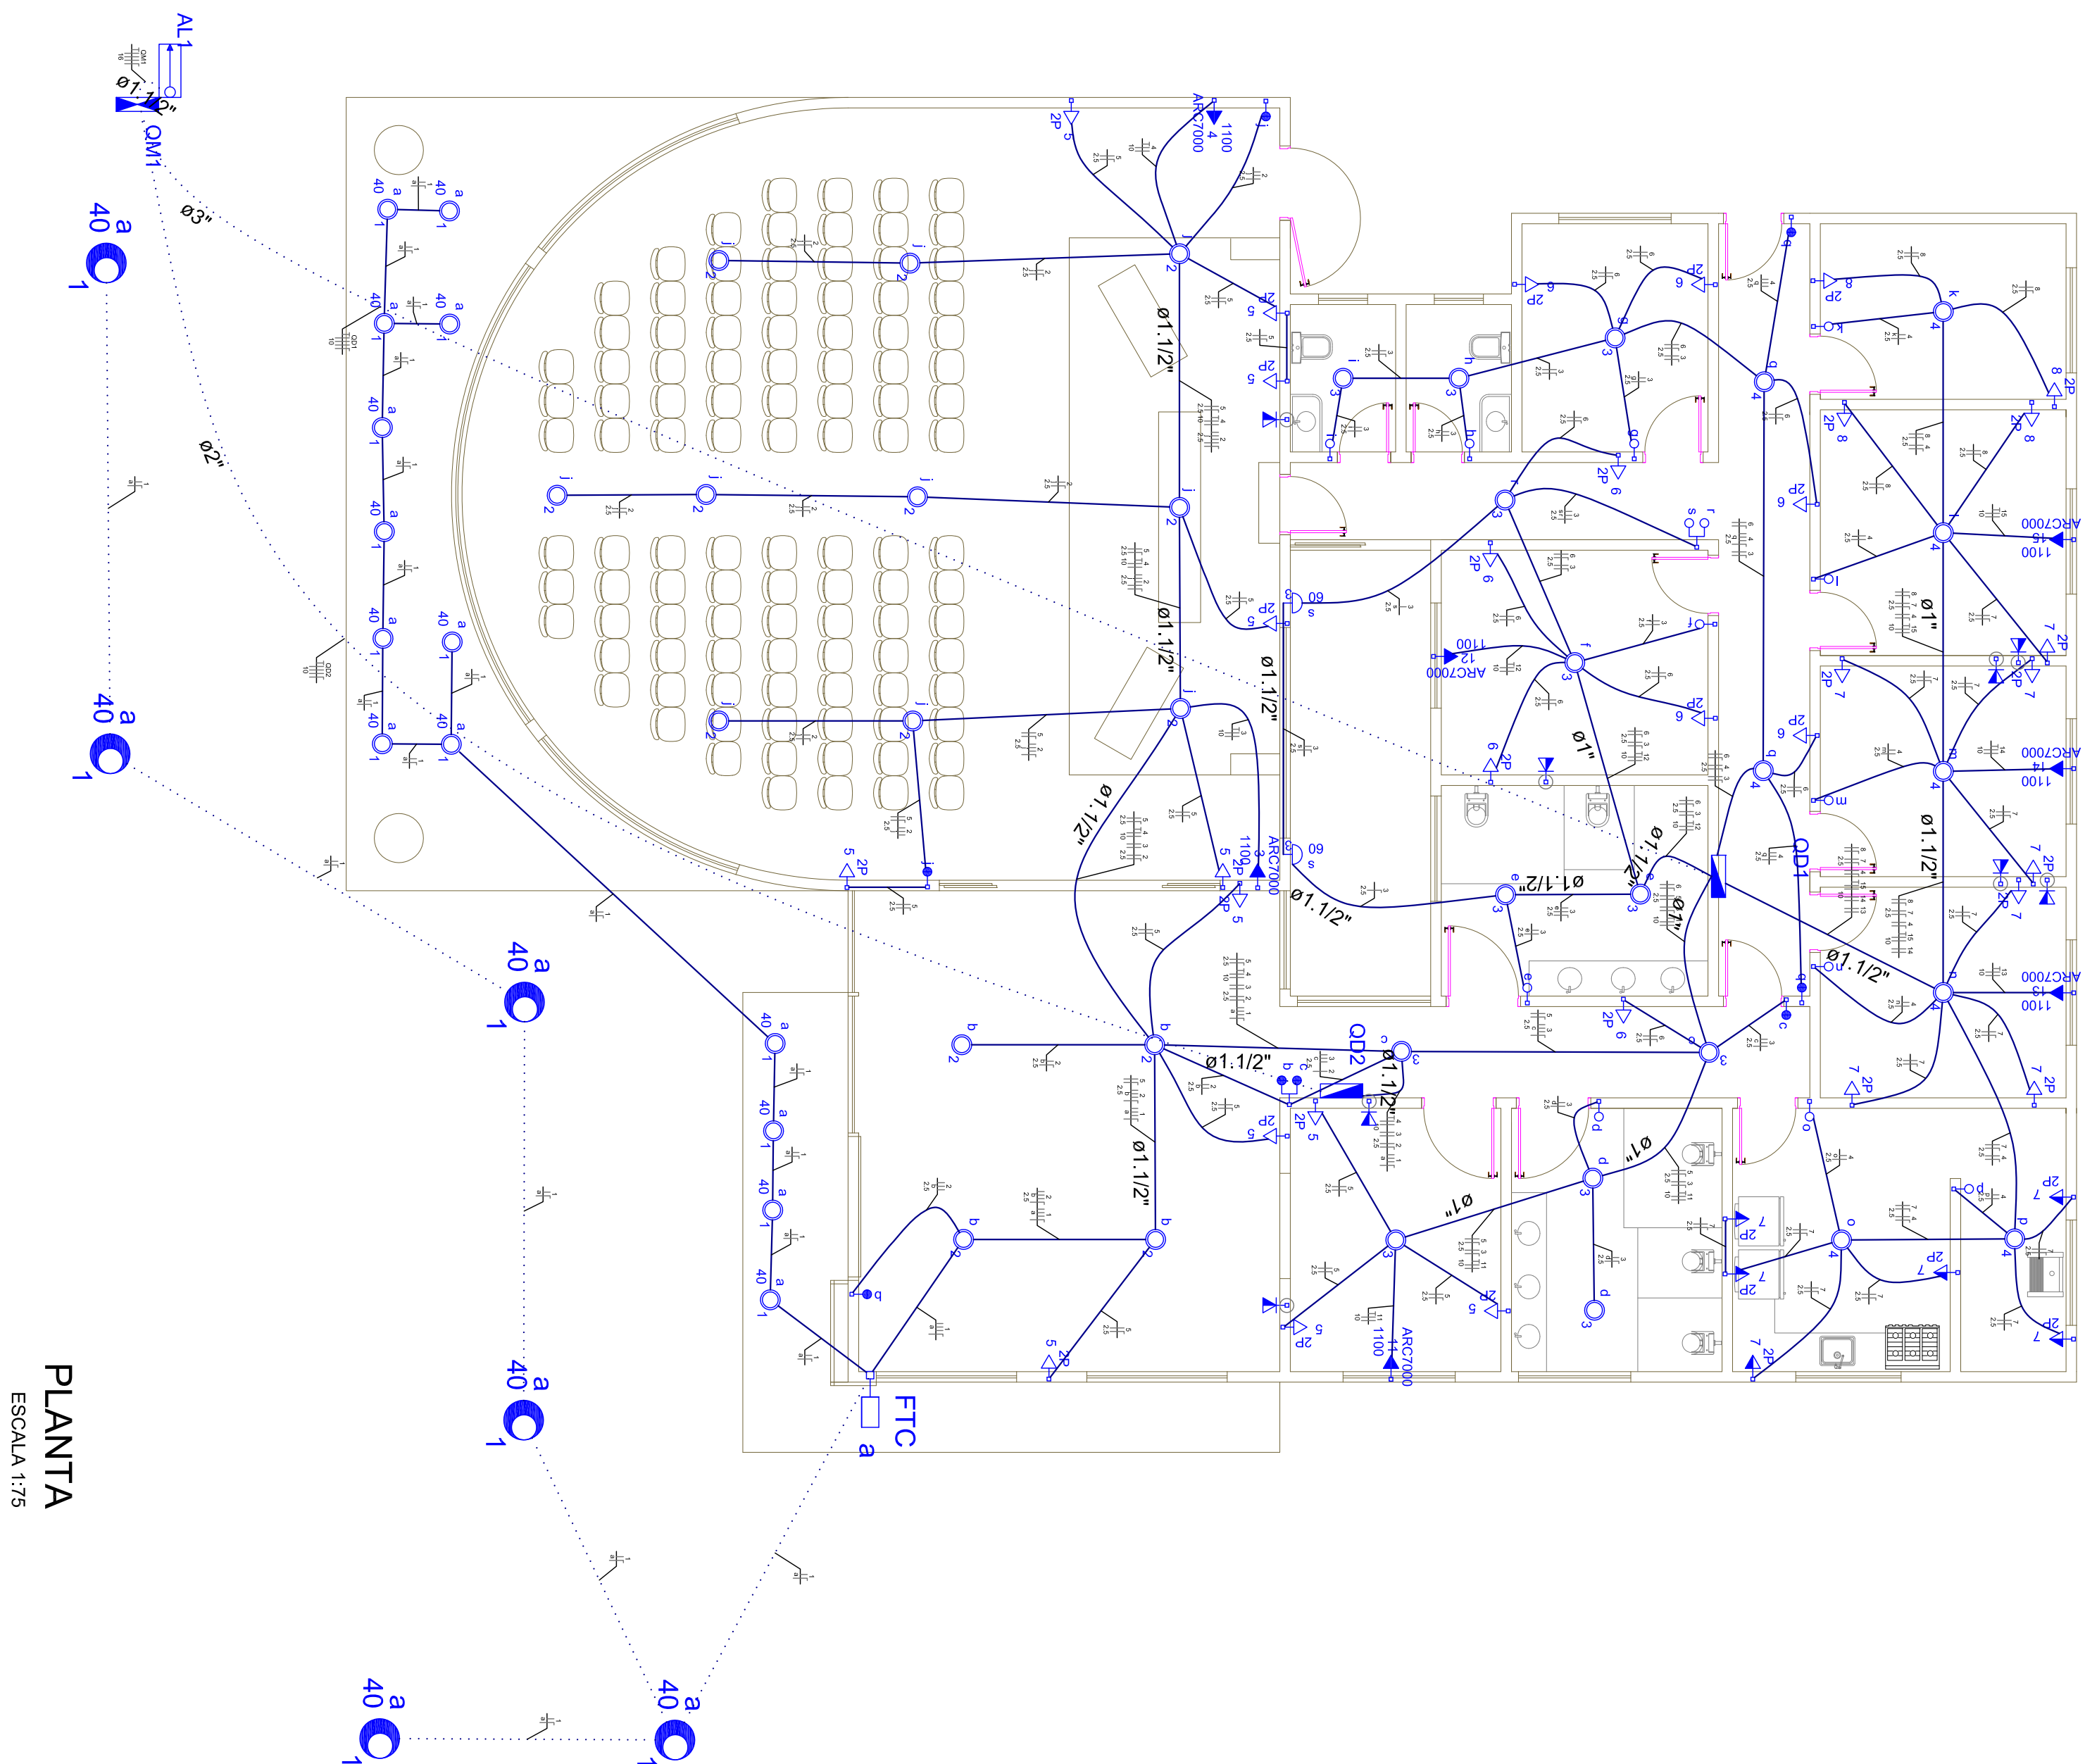


PLANTA
ESCALA 1:75

ESCALA 1:75

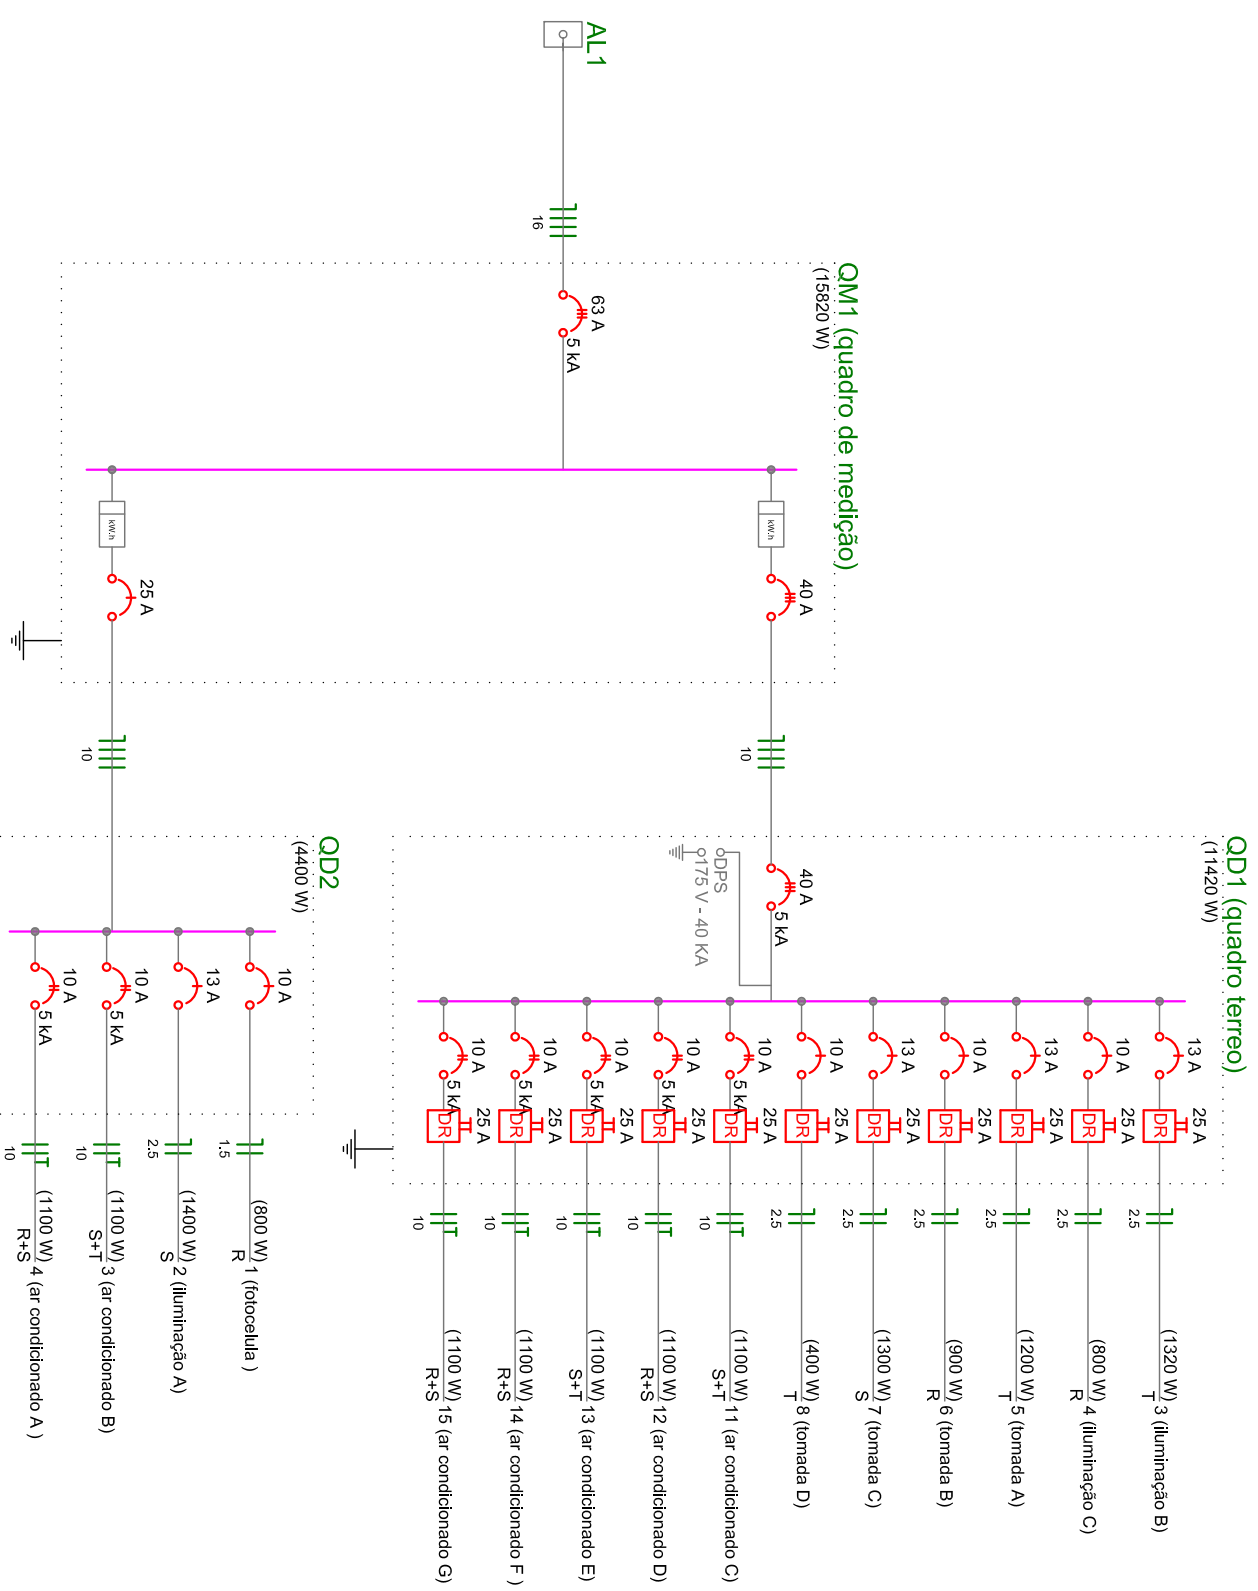

Quarto de Cargas (A-1)																
Credito	Descrição	Esquema	Modulo de Impl.	V (V)	Pol. Impl. (V)	Pol. Impl. (V)	Fases Pol. - R (R)	Pol. - S (S)	Pol. - T (T)	FCT (F)	FCA (A)	lv. Supdo (M)	lv. Dst. (A)	dv. par. (N)	dv. Impl. (N)	Status
Q4M	quando da impleçao	3-F+N	B1	220 12 V	17008	17008	R-5+T	4700	4670	1,00	1,00	61,3	16	68,0	63,0	Ok
TOTAL					17008	17008	R-5+T	4700	6590	4570						Ok

Quadro de Cargas (QM1)																
Chave	Descrição	Equipamto	V	Pot. total.	Fase	Pot. - S	Pot. - T	FCT	FCA	In	Seção	Ic	Diss.	dv parq	dv total	Status
Q01	quatro terminos	3F-N	220 / 272 V	12453	11420	R+S+T	3380	4050	4020	1,00	1,00	39,2	10	50,0	40,0	Ox
Q02		3F-N	220 / 272 V	4644	4400	R+S+T	1350	1590	550	1,00	1,00	22,1	10	50,0	25,0	Ox
TOTAL				17086	15920	R+S+T	4700	6500	4570							

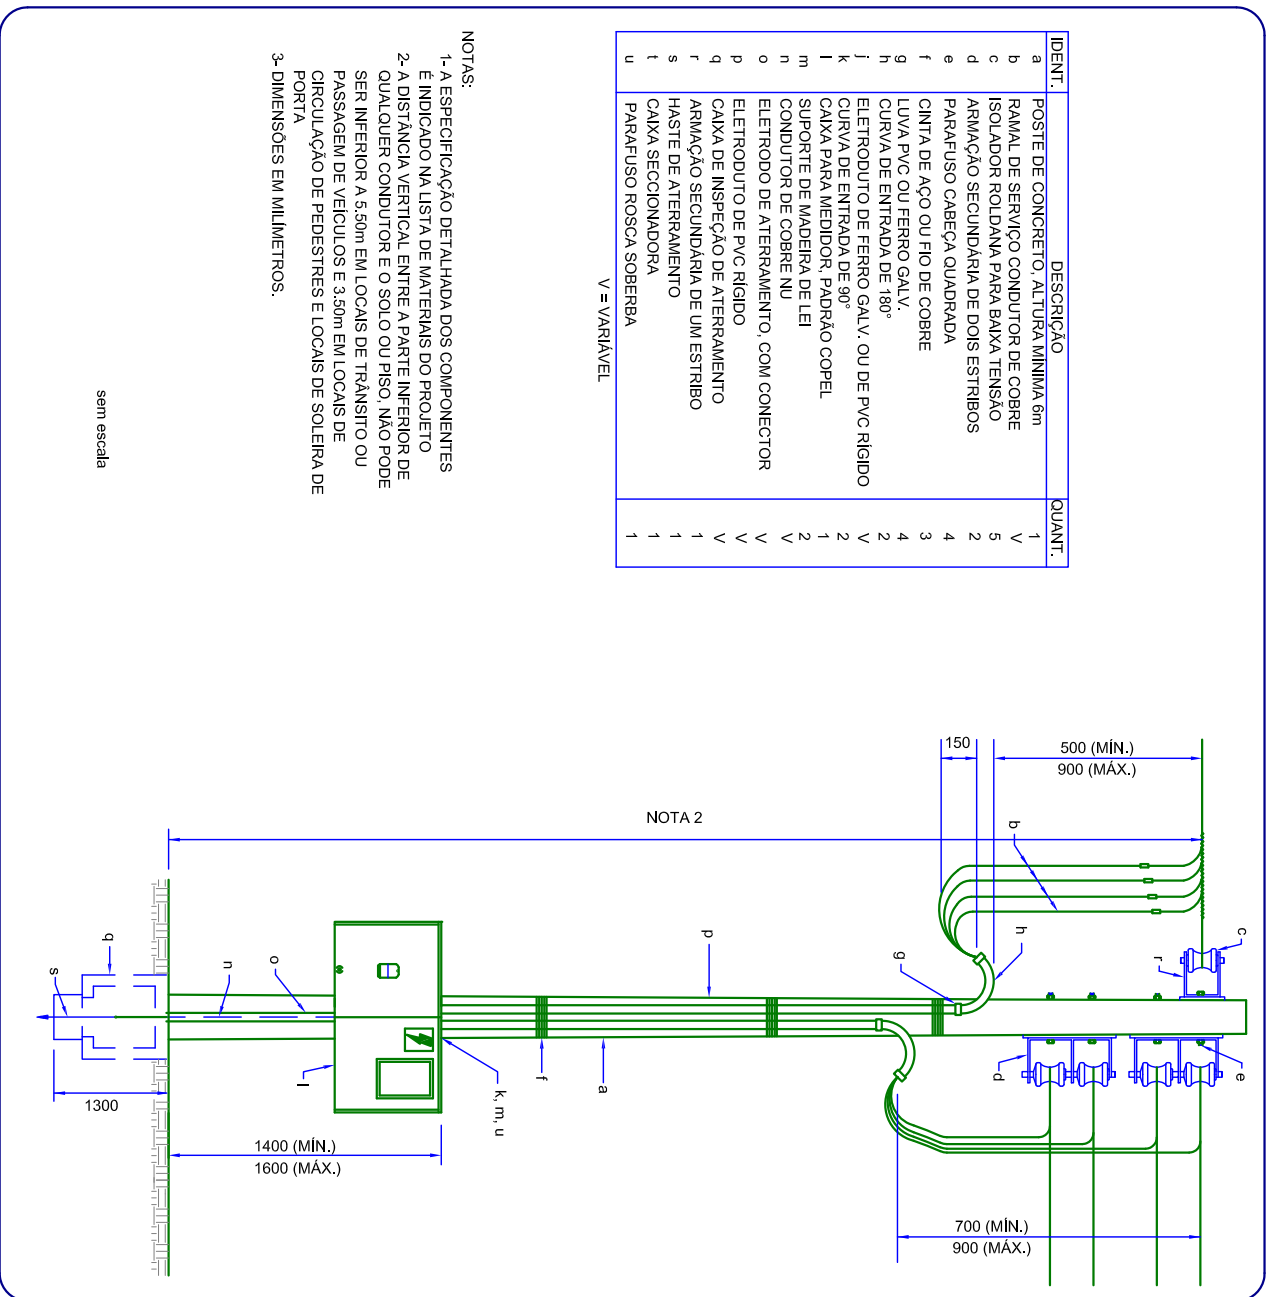[illegible][illegible]

TORRES AVELINO
arquitetura • engenharia

www.torresavelino.com.br

11 (043) 38625-0288
I RUA JOSE CAMARGO RUILO
LAP001 • PR

Projeto: 01

01

CONSTRUÇÃO DA SEDE DA CÂMARA DE VERADORES DE GUAPIRAMA

Proprietário: **CÂMARA MUNICIPAL DE GUAPIRAMA**
CNPJ: 77.774.261/0001-77

Autôr do Projeto: **CARLOS AVELINO DA SILVA**
CREA 101.192/D-PR

Responsável Técnico: _____

Prancha: _____

01

Referências: _____

Planta BAIXA
IMPLANTACÃO

Endergo: _____

RUA 1 - S/N
GUAPIRAMA-PR

Existente: 0,00M2

A construída: 0,00M2

A reformada: 0,00M2

Total: 348,29M2

PROJETO ELÉTRICO

Desenho: _____

PR010 • GRACIANE

01

01

PROJETO ELÉTRICO

Desenho: _____

PR010 • GRACIANE

01

01

PROJETO ELÉTRICO

Desenho: _____

PR010 • GRACIANE

01

01

PROJETO ELÉTRICO

Desenho: _____

PR010 • GRACIANE

01

01

PROJETO ELÉTRICO

Desenho: _____

PR010 • GRACIANE

01

01

PROJETO ELÉTRICO

Desenho: _____

PR010 • GRACIANE

01

01

PROJETO ELÉTRICO

Desenho: _____

PR010 • GRACIANE

01

01

PROJETO ELÉTRICO

Desenho: _____

PR010 • GRACIANE

01

01

PROJETO ELÉTRICO

Desenho: _____

PR010 • GRACIANE

01

01

PROJETO ELÉTRICO

Desenho: _____

PR010 • GRACIANE

01

01

PROJETO ELÉTRICO

Desenho: _____

PR010 • GRACIANE

01

01

PROJETO ELÉTRICO

Desenho: _____

PR010 • GRACIANE

01

01

PROJETO ELÉTRICO

Desenho: _____

PR010 • GRACIANE

01

01

PROJETO ELÉTRICO

Desenho: _____

PR010 • GRACIANE

01

01

PROJETO ELÉTRICO

Desenho: _____

PR010 • GRACIANE

01

01

PROJETO ELÉTRICO

Desenho: _____

PR010 • GRACIANE

01

01

PROJETO ELÉTRICO

Desenho: _____

PR010 • GRACIANE

01

01

PROJETO ELÉTRICO

Desenho: _____

PR010 • GRACIANE

01

01

PROJETO ELÉTRICO

Desenho: _____

PR010 • GRACIANE

01

01

PROJETO ELÉTRICO

Desenho: _____

PR010 • GRACIANE

01

01

PROJETO ELÉTRICO

Desenho: _____

PR010 • GRACIANE

01

01

PROJETO ELÉTRICO

Desenho: _____

PR010 • GRACIANE

01

01

PROJETO ELÉTRICO

Desenho: _____

PR010 • GRACIANE

01

01

PROJETO ELÉTRICO

Desenho: _____

PR010 • GRACIANE

01

01

PROJETO ELÉTRICO

Desenho: _____

PR010 • GRACIANE

01

01

PROJETO ELÉTRICO

Desenho: _____

PR010 • GRACIANE

01

01

PROJETO ELÉTRICO

Desenho: _____

PR010 • GRACIANE

01

01

PROJETO ELÉTRICO

Desenho: _____

PR010 • GRACIANE

01

01

PROJETO ELÉTRICO

Desenho: _____

PR010 • GRACIANE