


DIAGRAMA UNIFILAR - QD

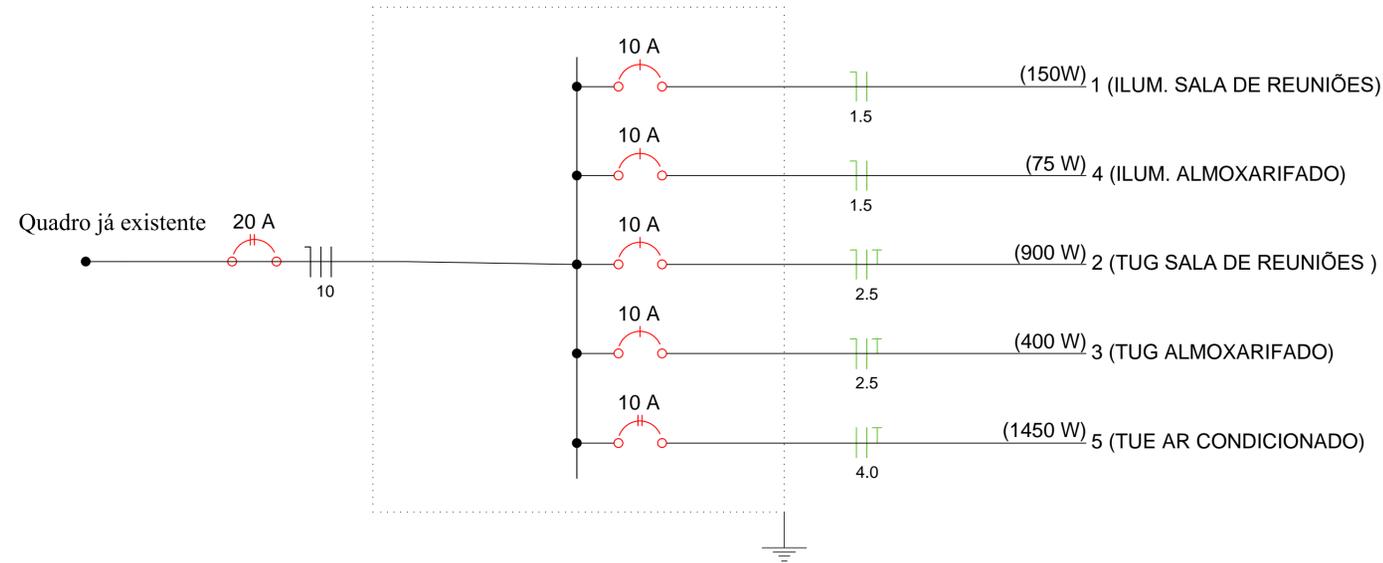


Lista de Materiais	
Acessórios p/ eletrodutos	
Caixa PVC 4x2"	14 pç
Caixa PVC octogonal 3x3"	9 pç
Cabo Unipolar (cobre)	
Isol.PVC - 450/750V	
1.5 mm <sup>2</sup>	48 m
2.5 mm <sup>2</sup>	118.65 m
4 mm <sup>2</sup>	32.10 m
10 mm <sup>2</sup>	50.85 m
Dispositivo Elétrico - embutido	
Interruptor 1 tecla simples	1 pç
Interruptor 2 teclas simples	1 pç
Tomada 2P+T 10A	
Baixa	12 pç
Alta	1 pç
Tomada 2P+T 20A	
Alta	1 pç
Dispositivo de Proteção	
Disjuntor Unipolar - DIN	
10 A	4 pç
Disjuntor bipolar - DIN	
16 A	1 pç
Disjuntor bipolar - DIN	
20 A	1 pç
Eletroduto PVC flexível	
Eletroduto leve	
3/4"	85.0 m
Luminária e lâmpada	
Luminária de sobrepor 25w	9 pç
Quadro distrib. chapa pintada - embutir	
Barr. bif., disj geral.	
Cap. 12 disjuntores	1 pç

LEGENDA	
	Eletroduto corrugado leve flexível - 3/4"

LEGENDA	
	FIOS NEUTRO, FASE, RETORNO E TERRA
	FASE E RETORNO P/ INTERRUPTOR SIMPLES

Legenda	
	Quadro de distribuição - embutir a 1,50m do piso
	Tomada - 2P+T 10 A a 0,30m do piso Uso Geral - do tipo: baixa
	Tomada - 2P+T 20 A a 2,20m do piso Uso Específico - Ar Condicionado
	Tomada - 2P+T 10 A a 2,20m do piso Uso Geral - Ilum. Emergência
	Interruptor simples 1 tecla - 1,10m do piso
	Interruptor simples 2 teclas - 1,10m do piso
	Luminária comum - sobrepor

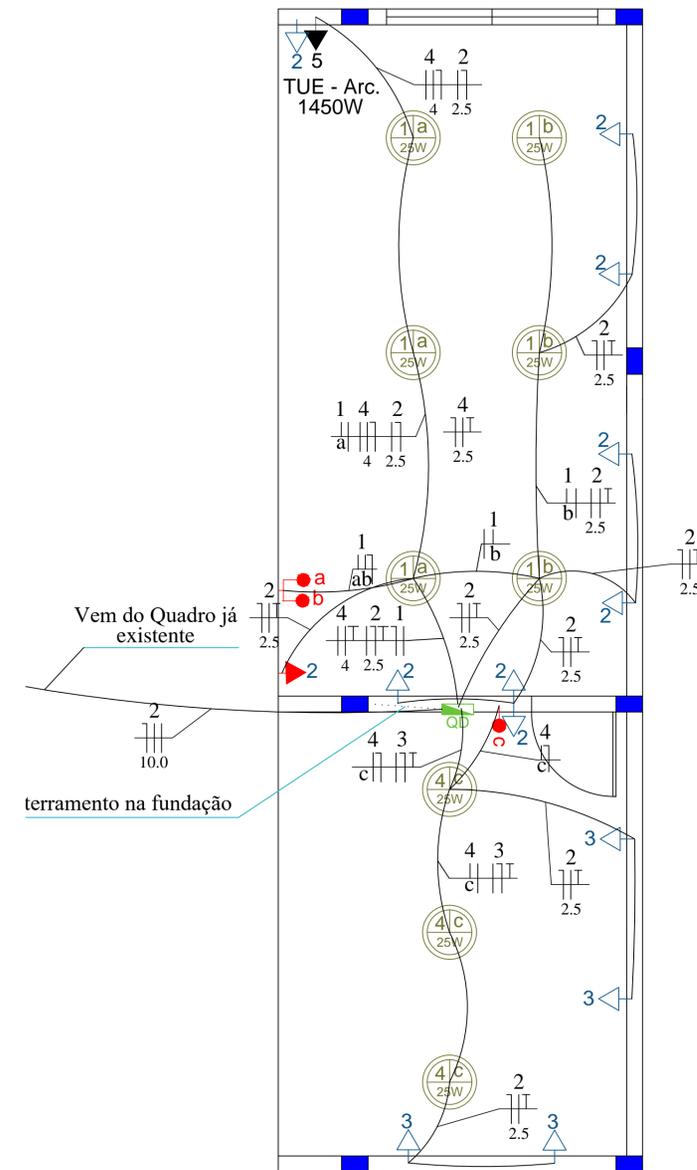

Distribuição dos pontos de iluminação e tomada  
Escala 1:50

PROJETO ELÉTRICO

AMPLIAÇÃO DA CÂMARA MUNICIPAL DE GUAIRAÇÁ-PR

Proprietário  
CÂMARA MUNICIPAL DE GUAIRAÇÁ  
Detalhamento de locação.

01/01

LOCAL  
QUADRA S/Nº  
RUA FRANCISCO VIEIRA nº 1181 - GUAIRAÇÁ -PR.

INDICADA  
AGOSTO / 2021