






PLANTA BAIXA VESTIARIO JOGADORES - TERREO

ESCALA 1/50

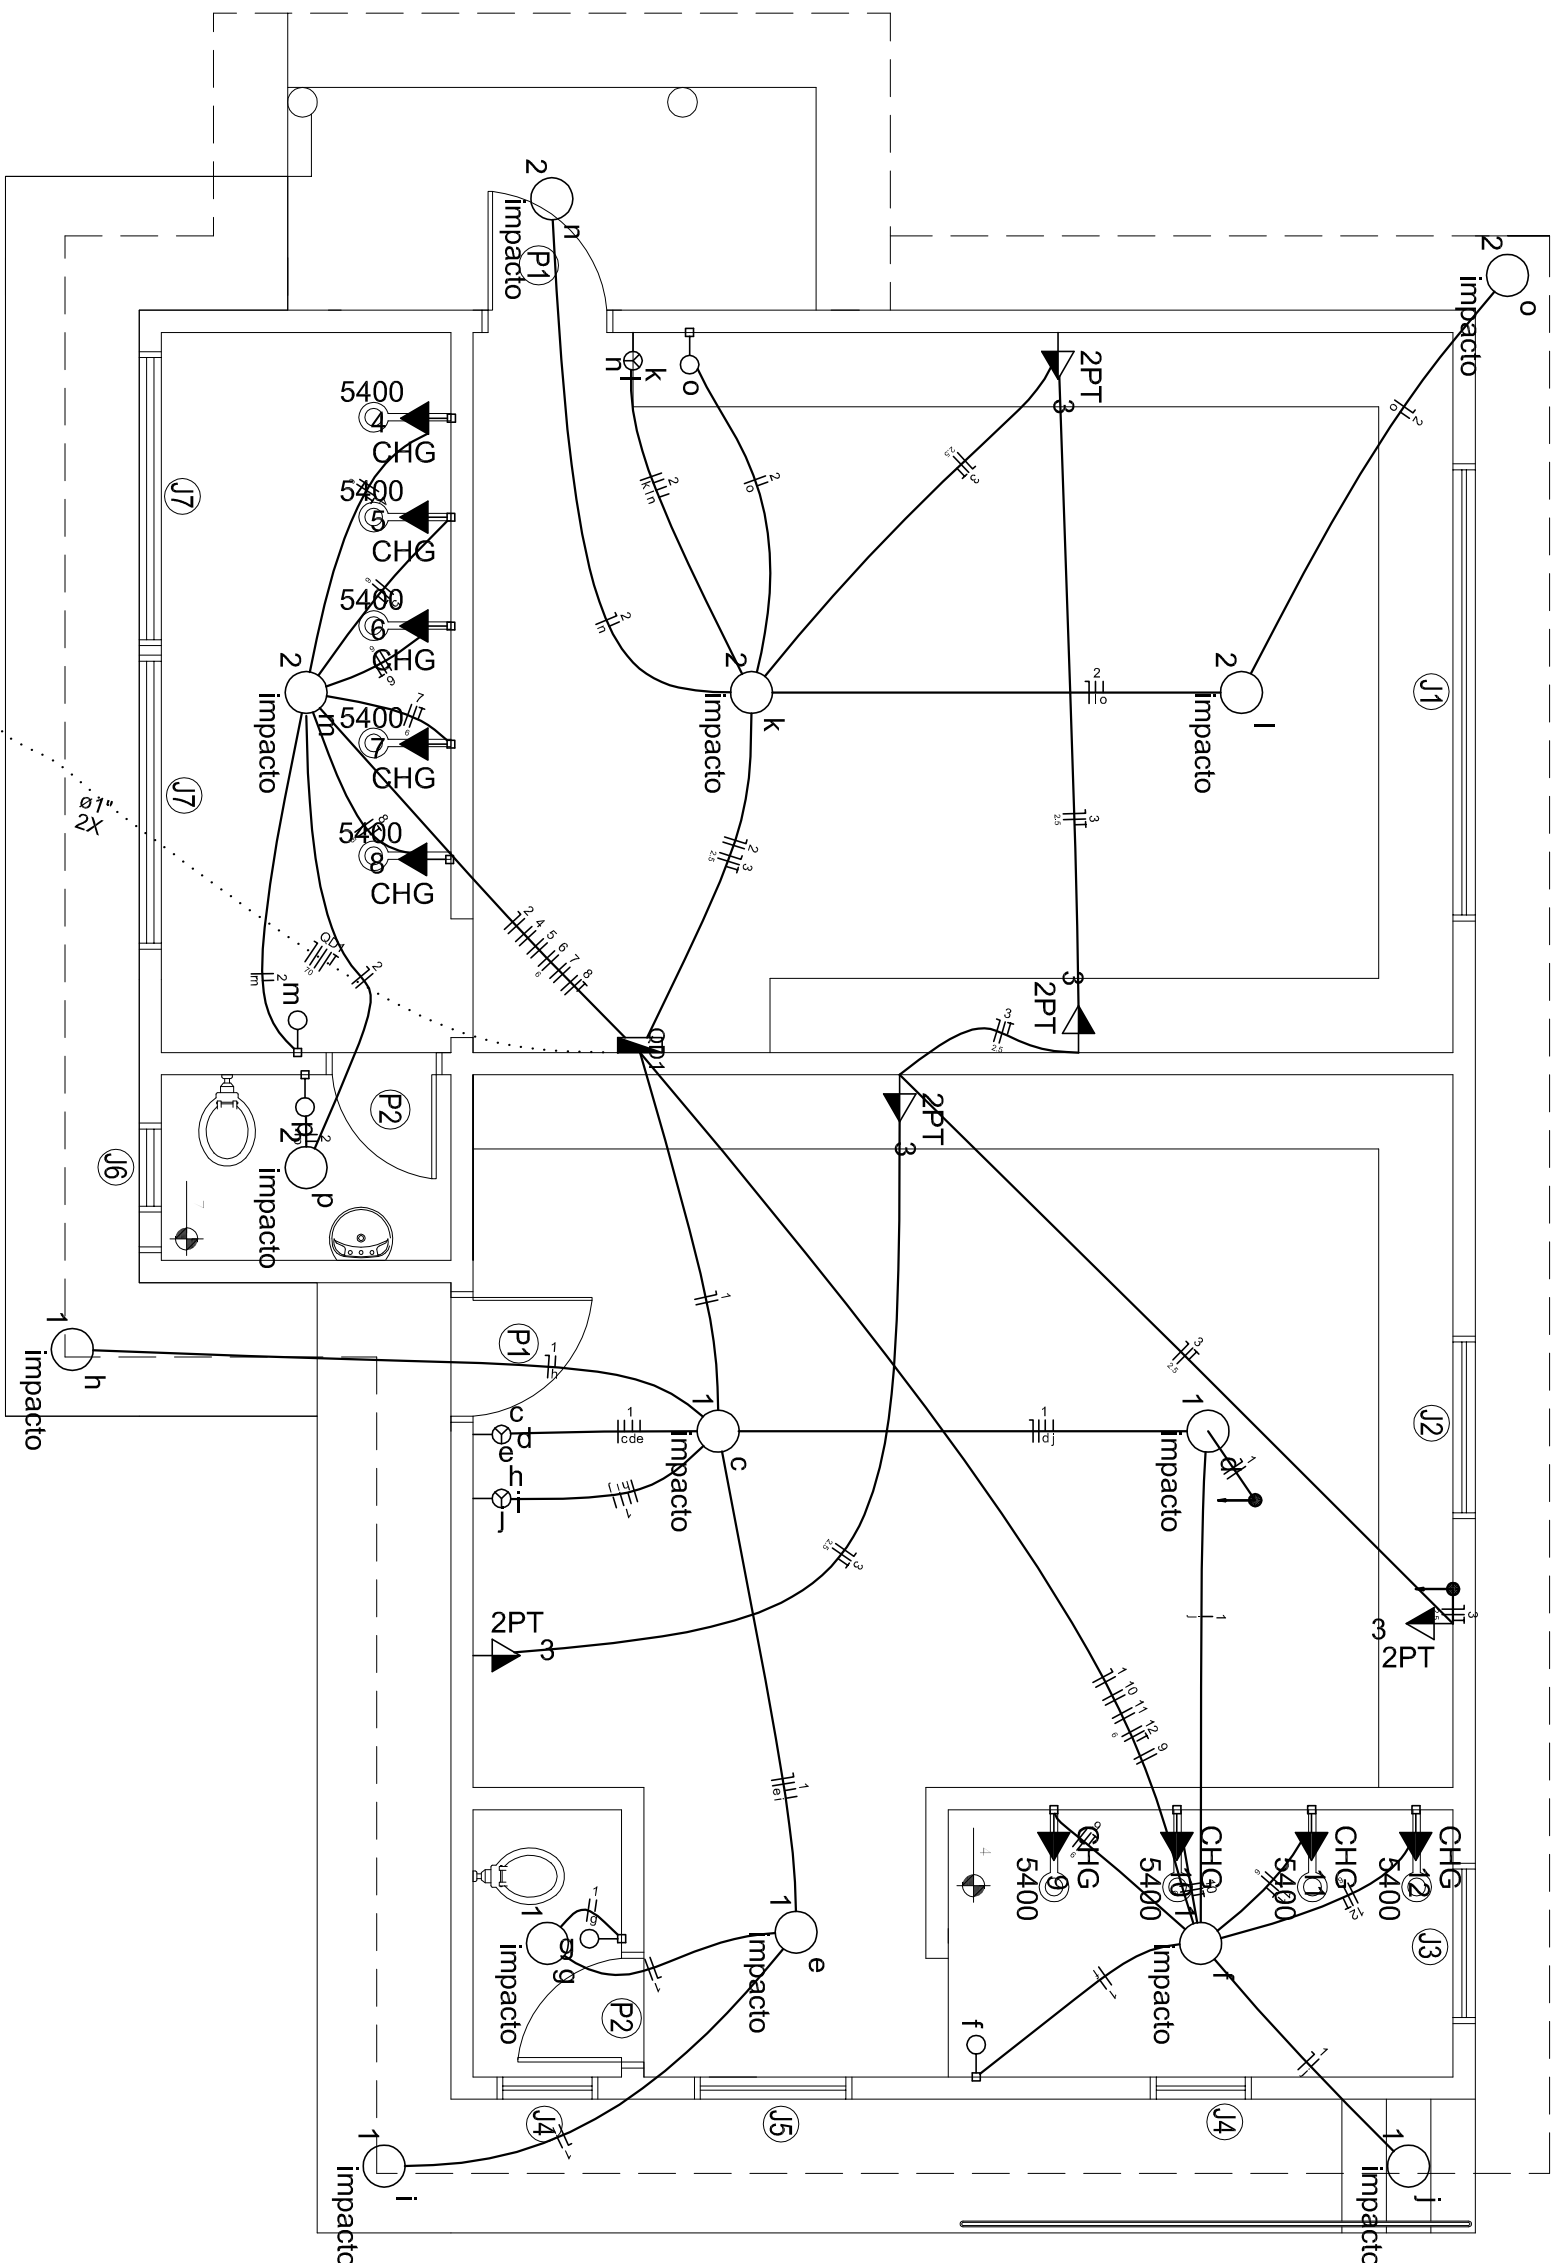


PLANTA BAIXA VESTIARIO JOGADORES - SUBSOLO

ESCALA 1/50

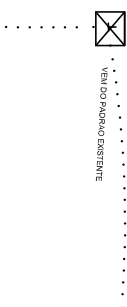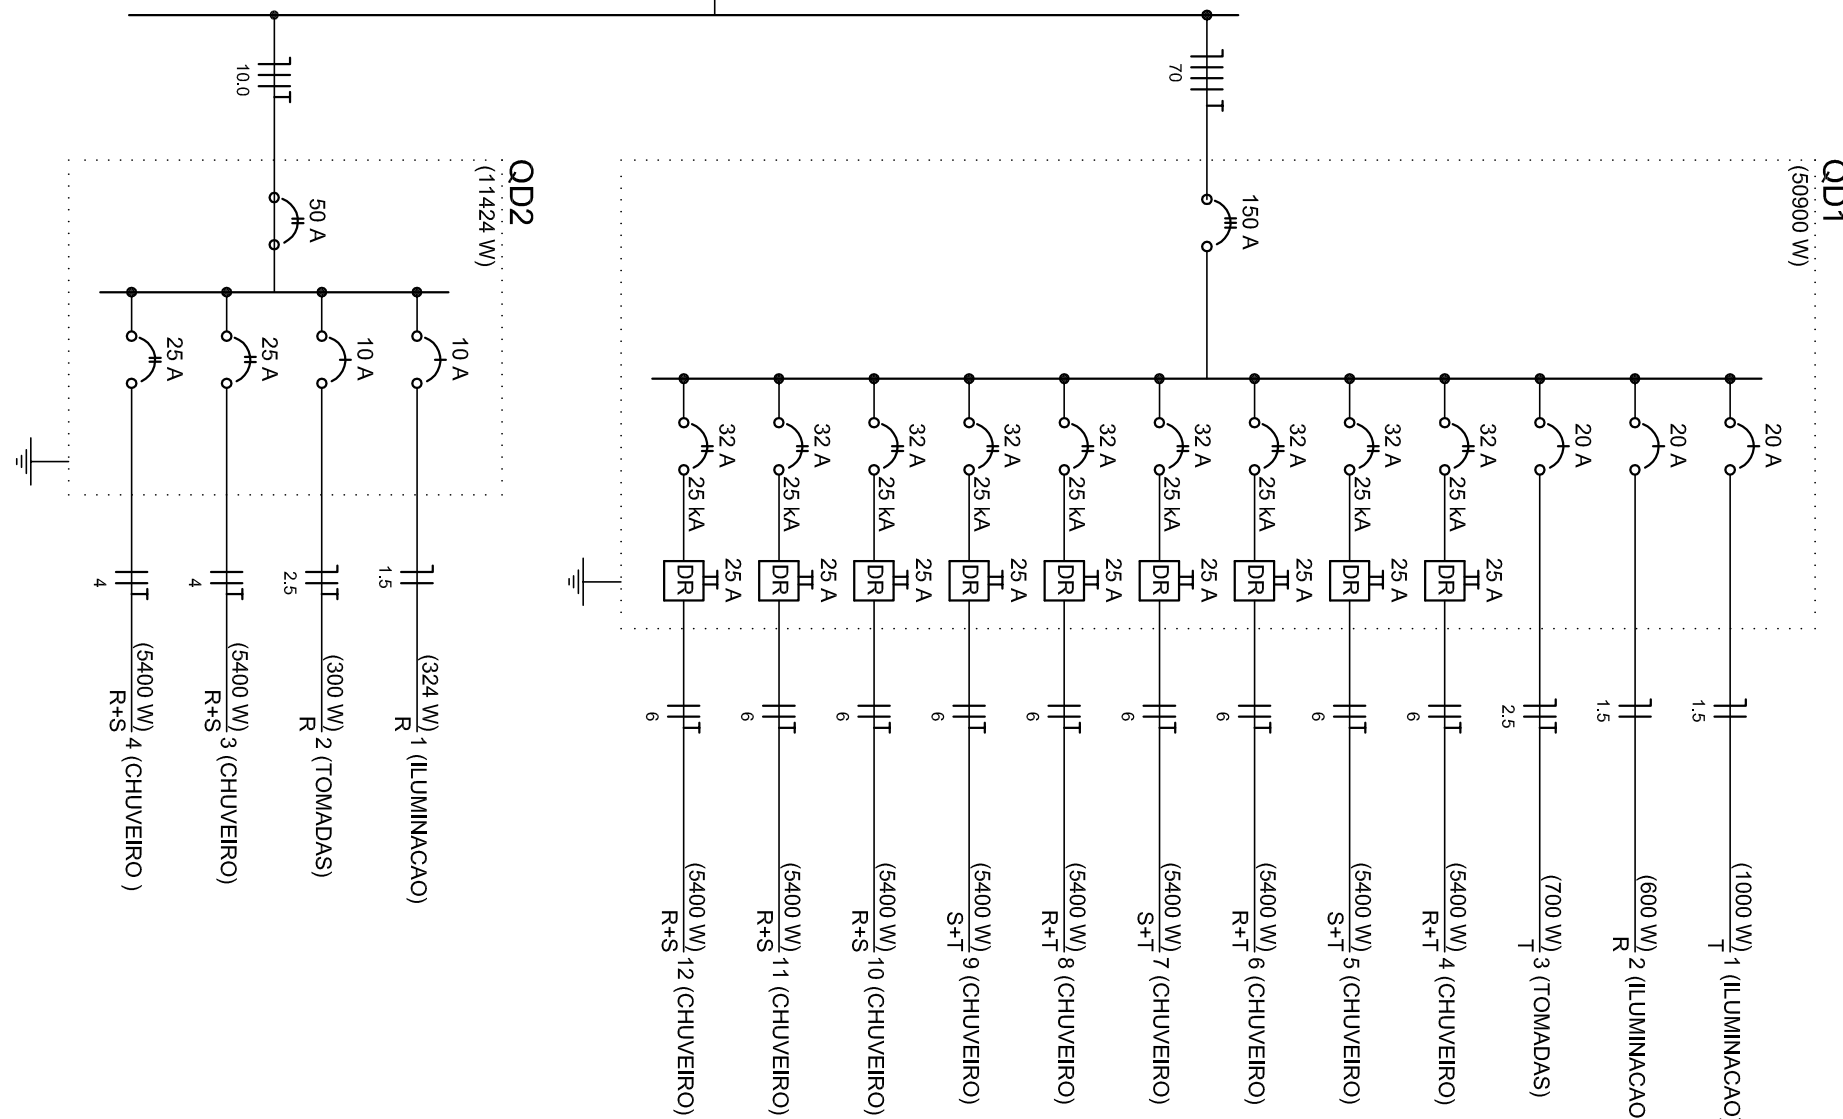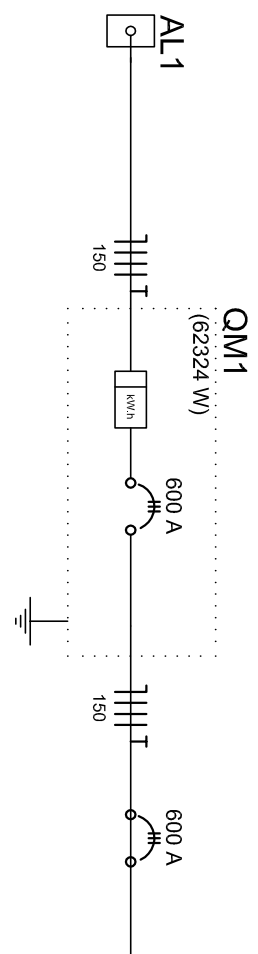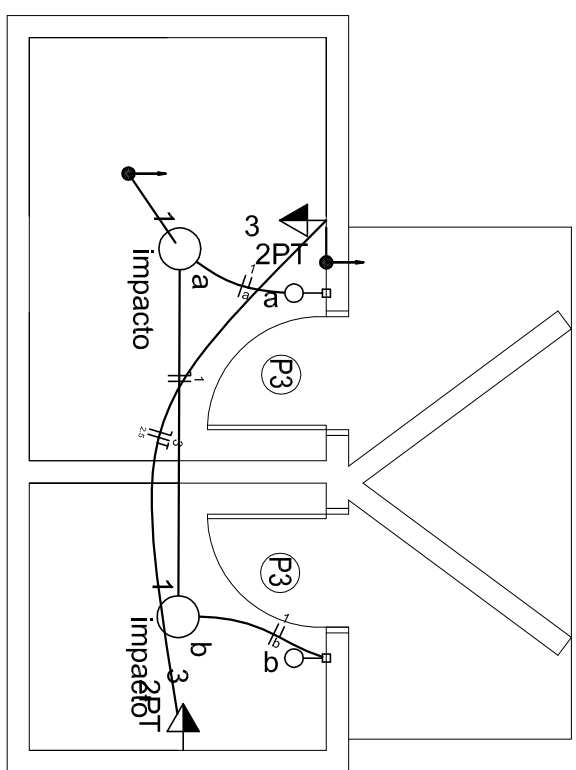

PLANTA BAIXA VESTIARIO ARBITROS

ESCALA 1/50

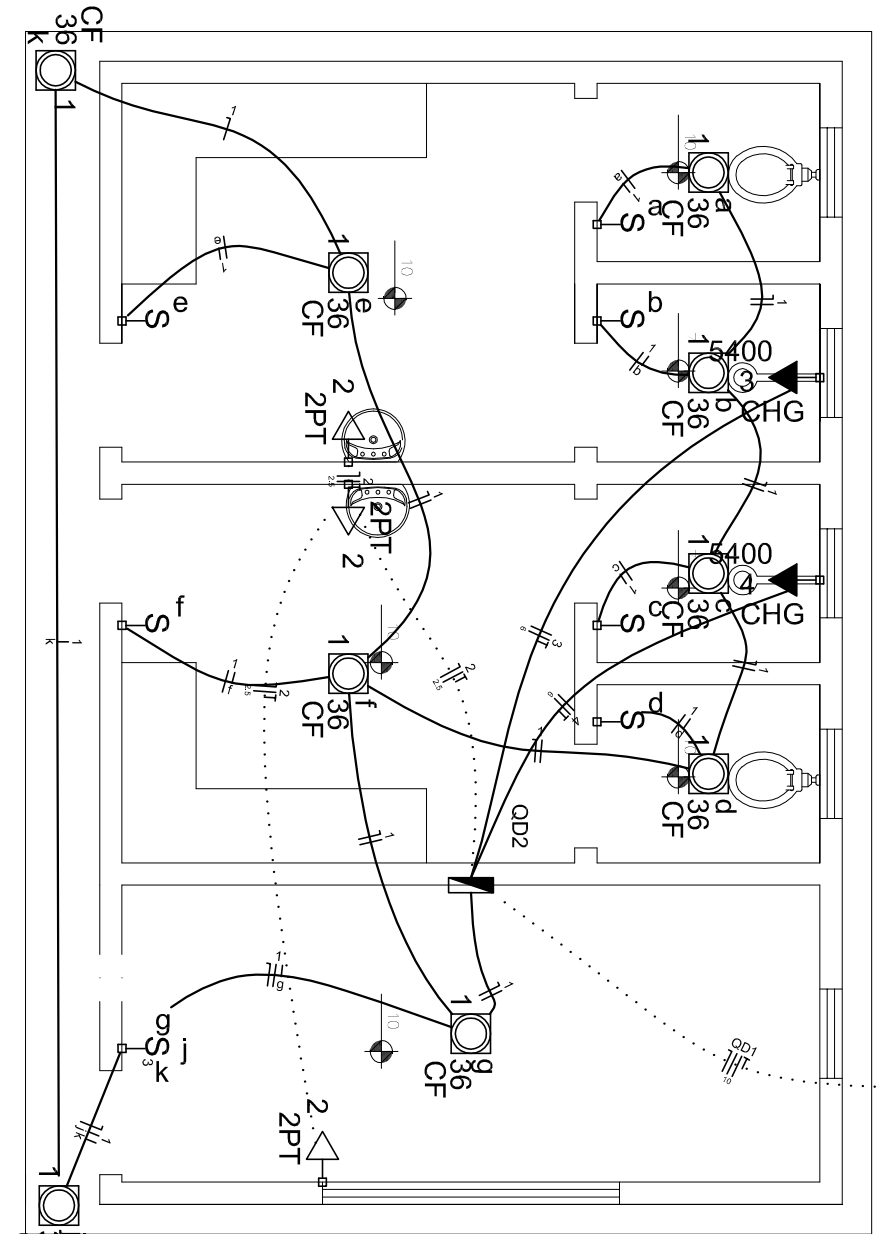

- OBSERVAÇÕES:**
- A ENTRADA DE ENERGIA É EXISTENTE, OU SEJA, O ALI E O OMI JÁ ESTÃO EXECUTADOS
 - A ALIMENTAÇÃO ATÉ O QUADRO OD1 SERÁ EXECUTADA PELA CONTRATANTE
 - A ALIMENTAÇÃO ATÉ A CAIXA DE PASSAGEM EXTERNA DO QUADRO OD2 SERÁ EXECUTADO PELA CONTRATANTE

PROJETO ELETRICO

ESTADIO MUNICIPAL DE UBRIRATA

UBIRATA-RS

EDUARDO FELIPE MANE

CREA: 136944/R

PLANTA

DETALHES

DIAGRAMA UNIFILAR

TERREO E SUBSOLO

PREFEITURA MUNICIPAL DE UBRIRATA

EDUARDO 20/03/2017 01 / 01

Lista de Materiais OD2

Assessoria: eletrônicos	12 pc
Caixa PVC 4x2"	9 pc
Caixa PVC octogonal 3x3"	1 pc
Cabo Unipolar (cabo) 150m	120,70 m
Isol. PVC - 450/750V (ref. Pirelli Praxicel Flexivel)	102,70 m
2,5 mm²	33,30 m
6 mm²	40,60 m
10 mm²	21,9 m
Dispositivo Elétrico - embutido	9 pc
Placa 2x4"	10 pc
Interruptor simples - 1 lenda	1 pc
Interruptor simples - 3 lenda	1 pc
Placa p/ 3 lenda retangular	3 pc
Placa cega	2 pc
Tomada universal retangular 2P+T 10A	3 pc
Dispositivo de Proteção	2 pc
Disjuntor Unipolar Termomagnético - norma DIN 10 A	2 pc
Disjuntor bipolar Termomagnético - norma DIN 20 A	2 pc
Disjuntor bipolar termomagnético (220 V/127 V) - 9 pc	9 pc
Interruptor bipolar DR (fase/leve - h 30mA) - DIN 34"	9 pc
Elétrico PVC flexível	150A
Elétrico leve	34"
Luminária e acessórios	155,50 m
Luminária embutir p/ compacta 160	9 pc
Luminária e acessórios	25,20 m
Luminária	16 pc
Quatro distrib. plástico - embutir	1 pc
Barr. ult. - DIN (ref. Hager)	150A
Cabo 50.000. unif. - h 15m 150A	1 pc

Lista de Materiais OD1

Assessoria: eletrônicos	1 pc
Fita isolante autoades	1 pc
Caixa Unipolar (cabo) 150m	120,70 m
Isol. PVC - 450/750V (ref. Pirelli Praxicel Flexivel)	102,70 m
2,5 mm²	33,30 m
6 mm²	40,60 m
10 mm²	21,9 m
Dispositivo Elétrico - embutido	9 pc
Placa 2x4"	10 pc
Interruptor simples - 1 lenda	1 pc
Interruptor simples - 3 lenda	1 pc
Placa p/ 3 lenda retangular	3 pc
Placa cega	2 pc
Tomada universal retangular 2P+T 10A	3 pc
Dispositivo de Proteção	2 pc
Disjuntor Unipolar Termomagnético - norma DIN 10 A	2 pc
Disjuntor bipolar Termomagnético - norma DIN 20 A	2 pc
Disjuntor bipolar termomagnético (220 V/127 V) - 9 pc	9 pc
Interruptor bipolar DR (fase/leve - h 30mA) - DIN 34"	9 pc
Elétrico PVC flexível	150A
Elétrico leve	34"
Luminária e acessórios	155,50 m
Luminária embutir p/ compacta 160	9 pc
Luminária e acessórios	25,20 m
Luminária	16 pc
Quatro distrib. plástico - embutir	1 pc
Barr. ult. - DIN (ref. Hager)	150A
Cabo 50.000. unif. - h 15m 150A	1 pc

