






PLANTA BAIXA - HIDROSANITÁRIO
ESCALA 1 : 100

- LISTA DE MATERIAL
- 1- TUBO PVC COM ROSCA #1"
 - 2- REGISTRO DE METAL COM GAVETA E ROSCA #1"
 - 3- JOELHO 90° #1"
 - 4- HIDRÔMETRO

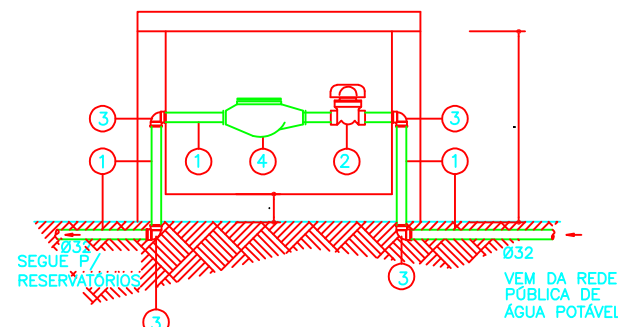


DETALHE 01
HIDRÔMETRO
SEM ESCALA


CX. D'ÁGUA 1000 Lts.

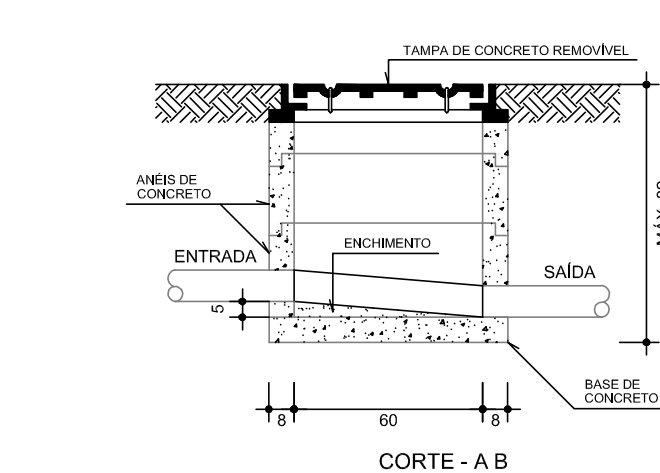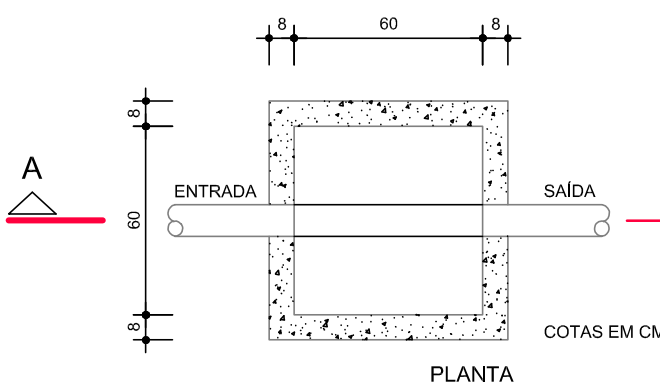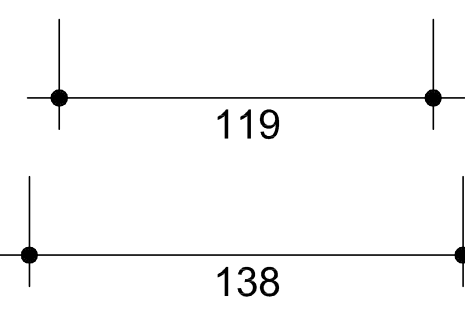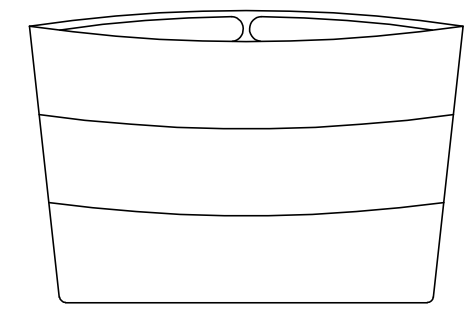

CAIXA DE INSPEÇÃO
ESCALA 1:25

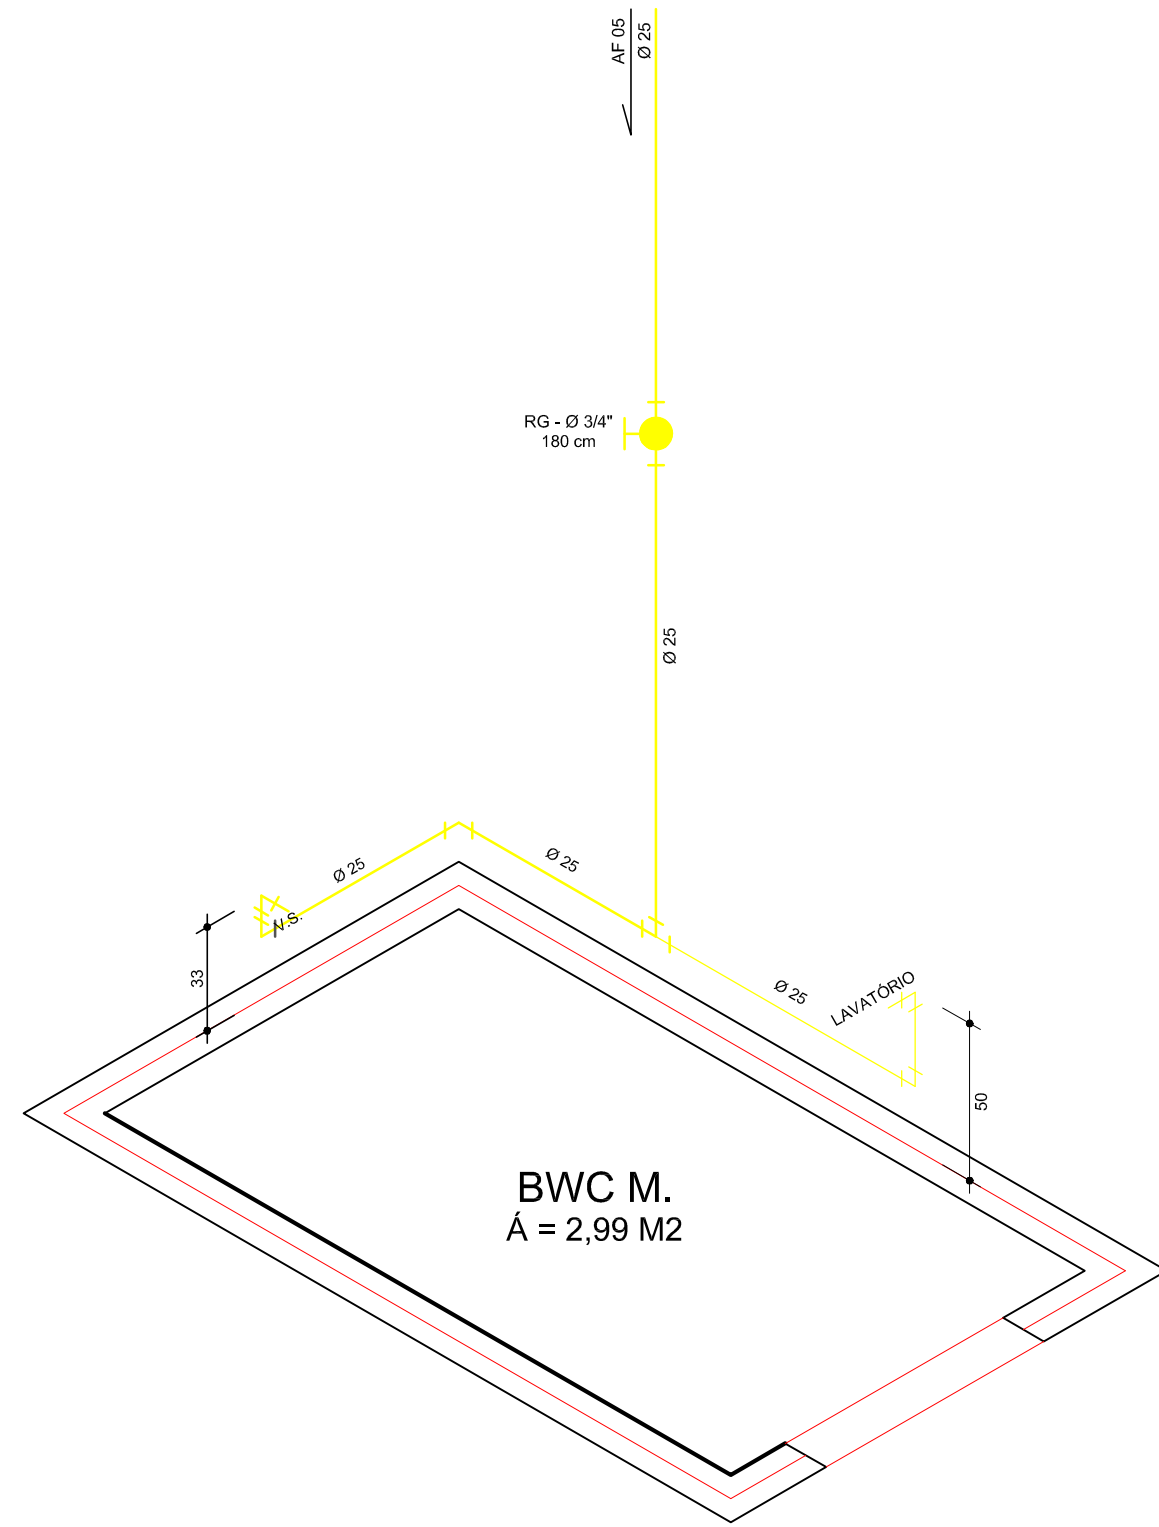



ISOMÉTRICO - 05
ESCALA 1 : 25

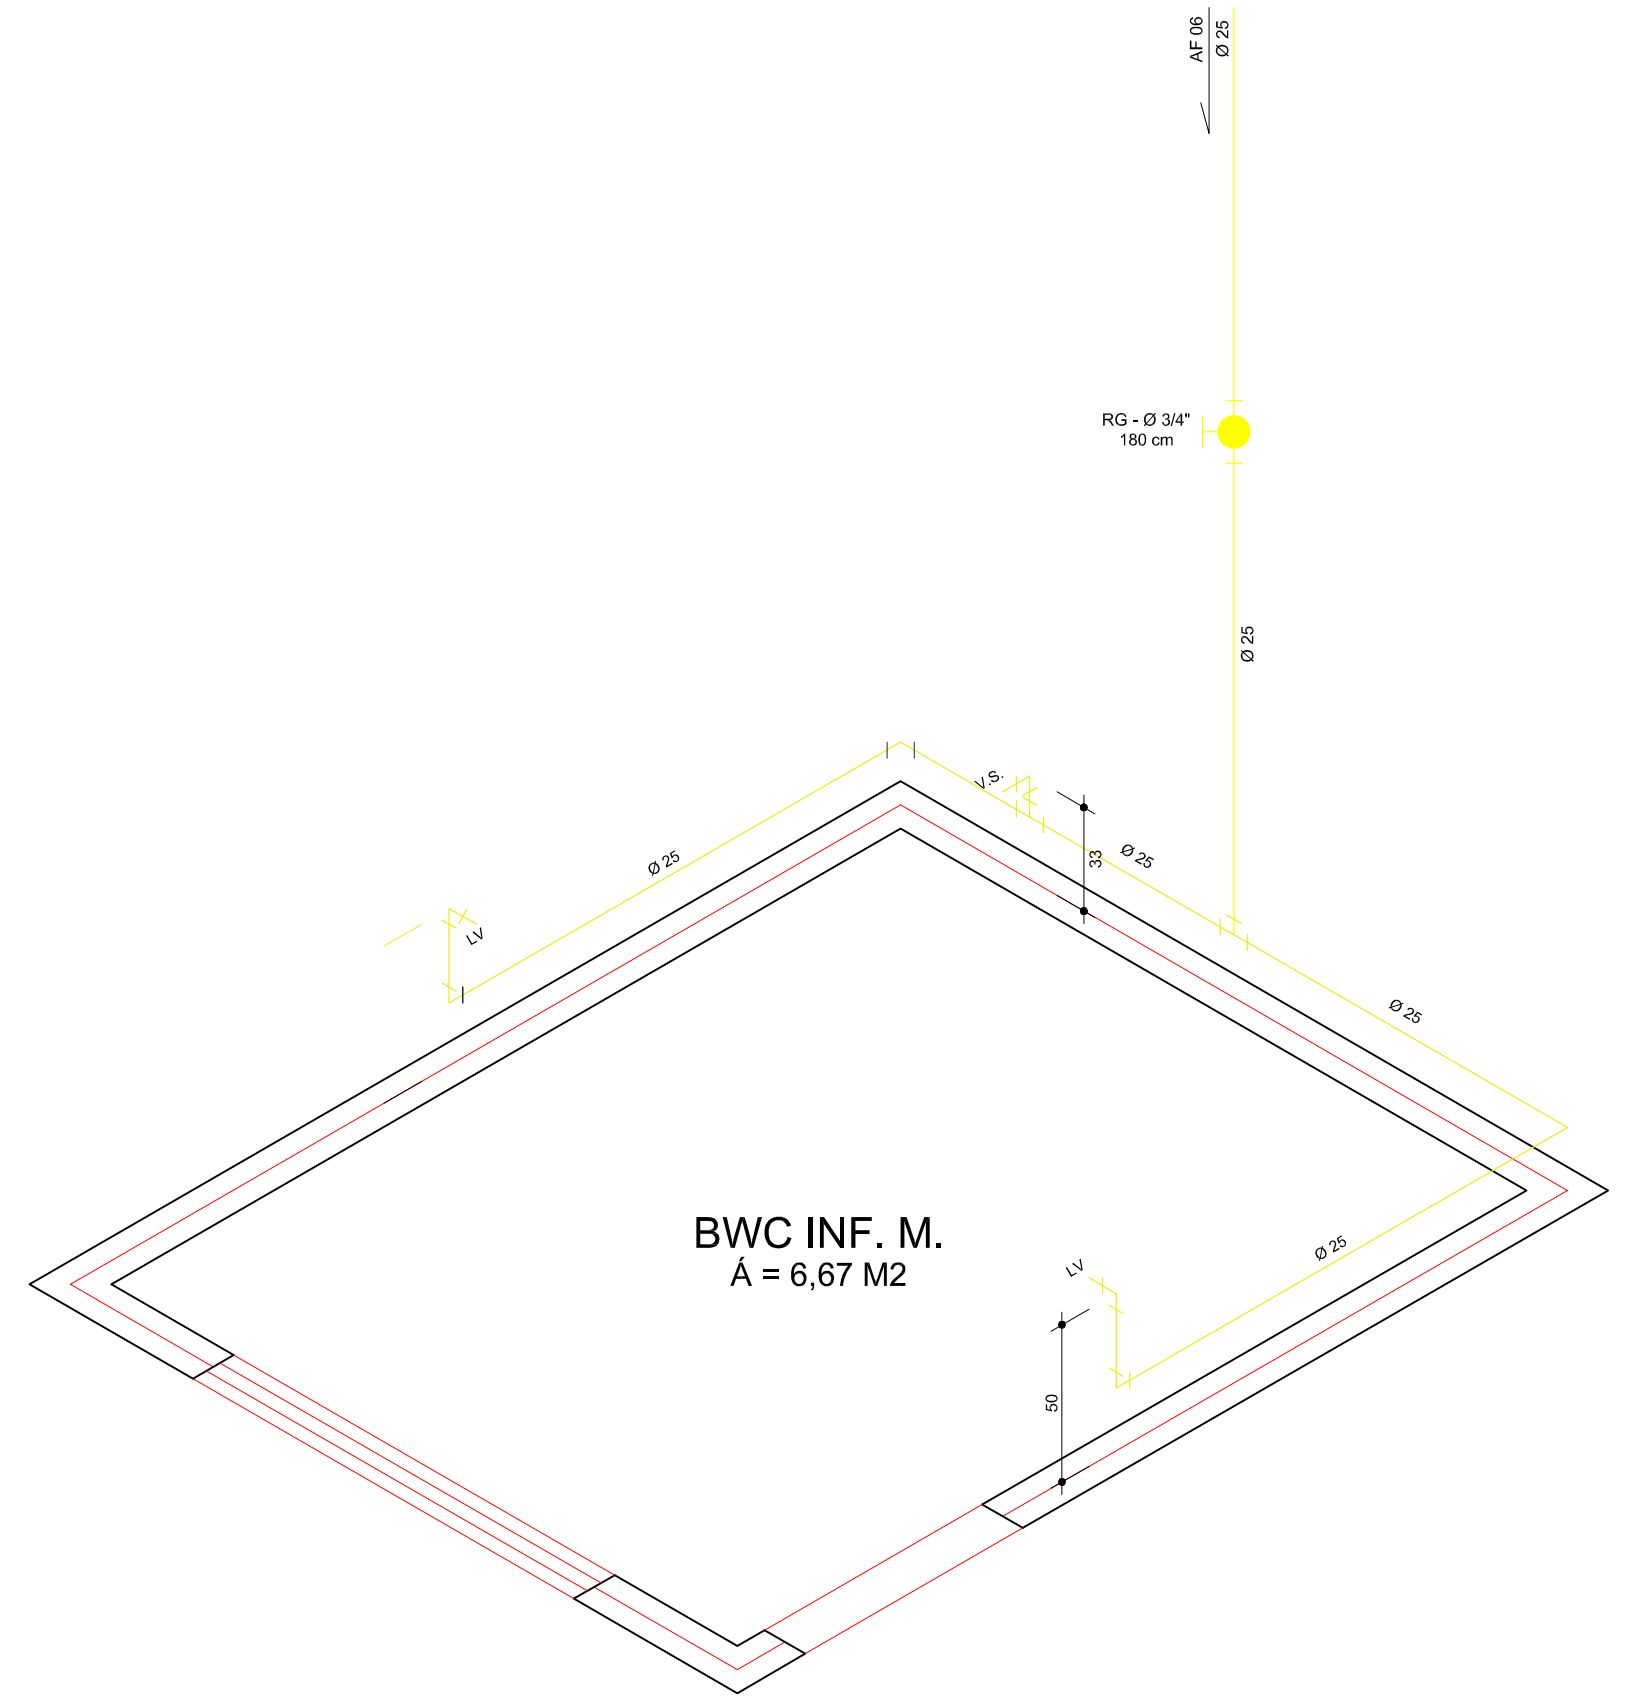

ISOMÉTRICO - 06
ESCALA 1 : 25

CAIXA CIRCULAR
TAMPA HERMETICAMENTE VEDADA
FABRICADA EM FIBERGLASS
ATÓXICAS SEM AMIANTO
IMPERMEABILIZADA, NÃO SOLTA RESÍDUOS
ALTAMENTE RESISTENTE AO DESGASTE E CORROSÃO

DETALHE DA CX. D'ÁGUA
ESC: 1:25

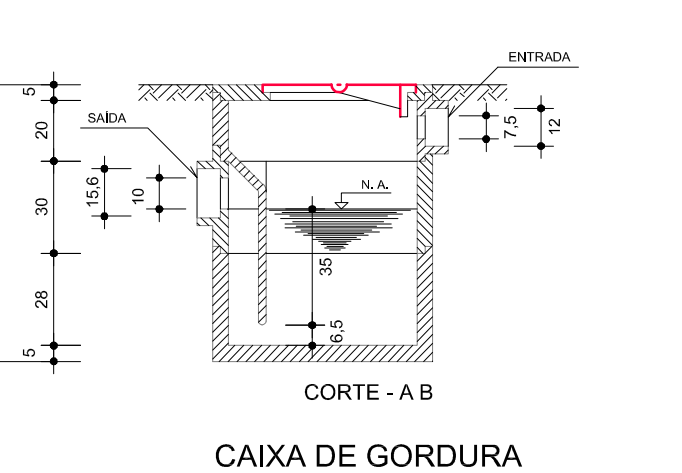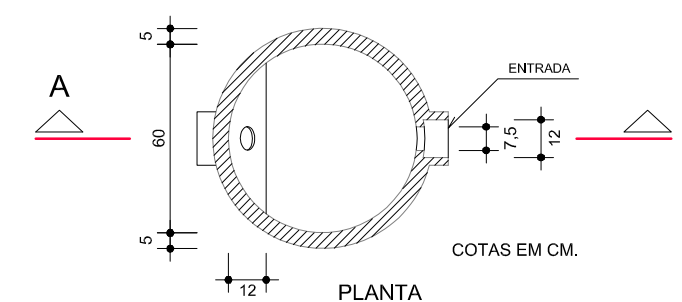

CAIXA DE GORDURA
ESCALA 1:25

ENGENHARIA E CONSTRUÇÃO LTDA

Endereço: Rua Nelsino /ravagnani, nº 1451A - Centro - Florestópolis/PR

CEP: 861654-000 FONES: (43) 9602-8019 / 3662-1002 e-mail: camaraeliseu@gmail.com

FLORESTÓPOLIS - PARANÁ

PROJETO HIDROSSANITÁRIO

PROPRIETÁRIO: PREFEITURA MUNICIPAL DE PRADO FERREIRA
ENDEREÇO DA OBRA: RUA EURIDES GONÇALVES GERONIMO, Nº 07 LOTE 38-C DA QUADRA 20
RESIDENCIAL MITACUNHA - PRADO FERREIRA - PARANÁ

PLANTA BAIXA HIDROSSANITÁRIO

SOLICITANTE: MARIA EDNA DE ANDRADE
MUNICÍPIO DE PRADO FERREIRA, PR - CNPJ: 01.613.136/0001-30

ESCALA: INDICADA ARQUIVO DIGITAL: XXX.DWG

DATA: 29/10/2023 UNIDADE: cm / mm/

REPONSÁVEL PELO PROJETO: ELISEU CAMARA
ENG° CIVIL - CREA PR Nº 210280/D
ART. Nº

RESPONSÁVEL P/ EXECUÇÃO

APROVAÇÃO

APROVADO

ALVARÁ
Nº 548/2023

RONALD TIZIANI PIVOTTO
CREA PR-172443/D
Coordenador de Obras Públicas e Conservação
Prefeitura Municipal de Prado Ferreira