




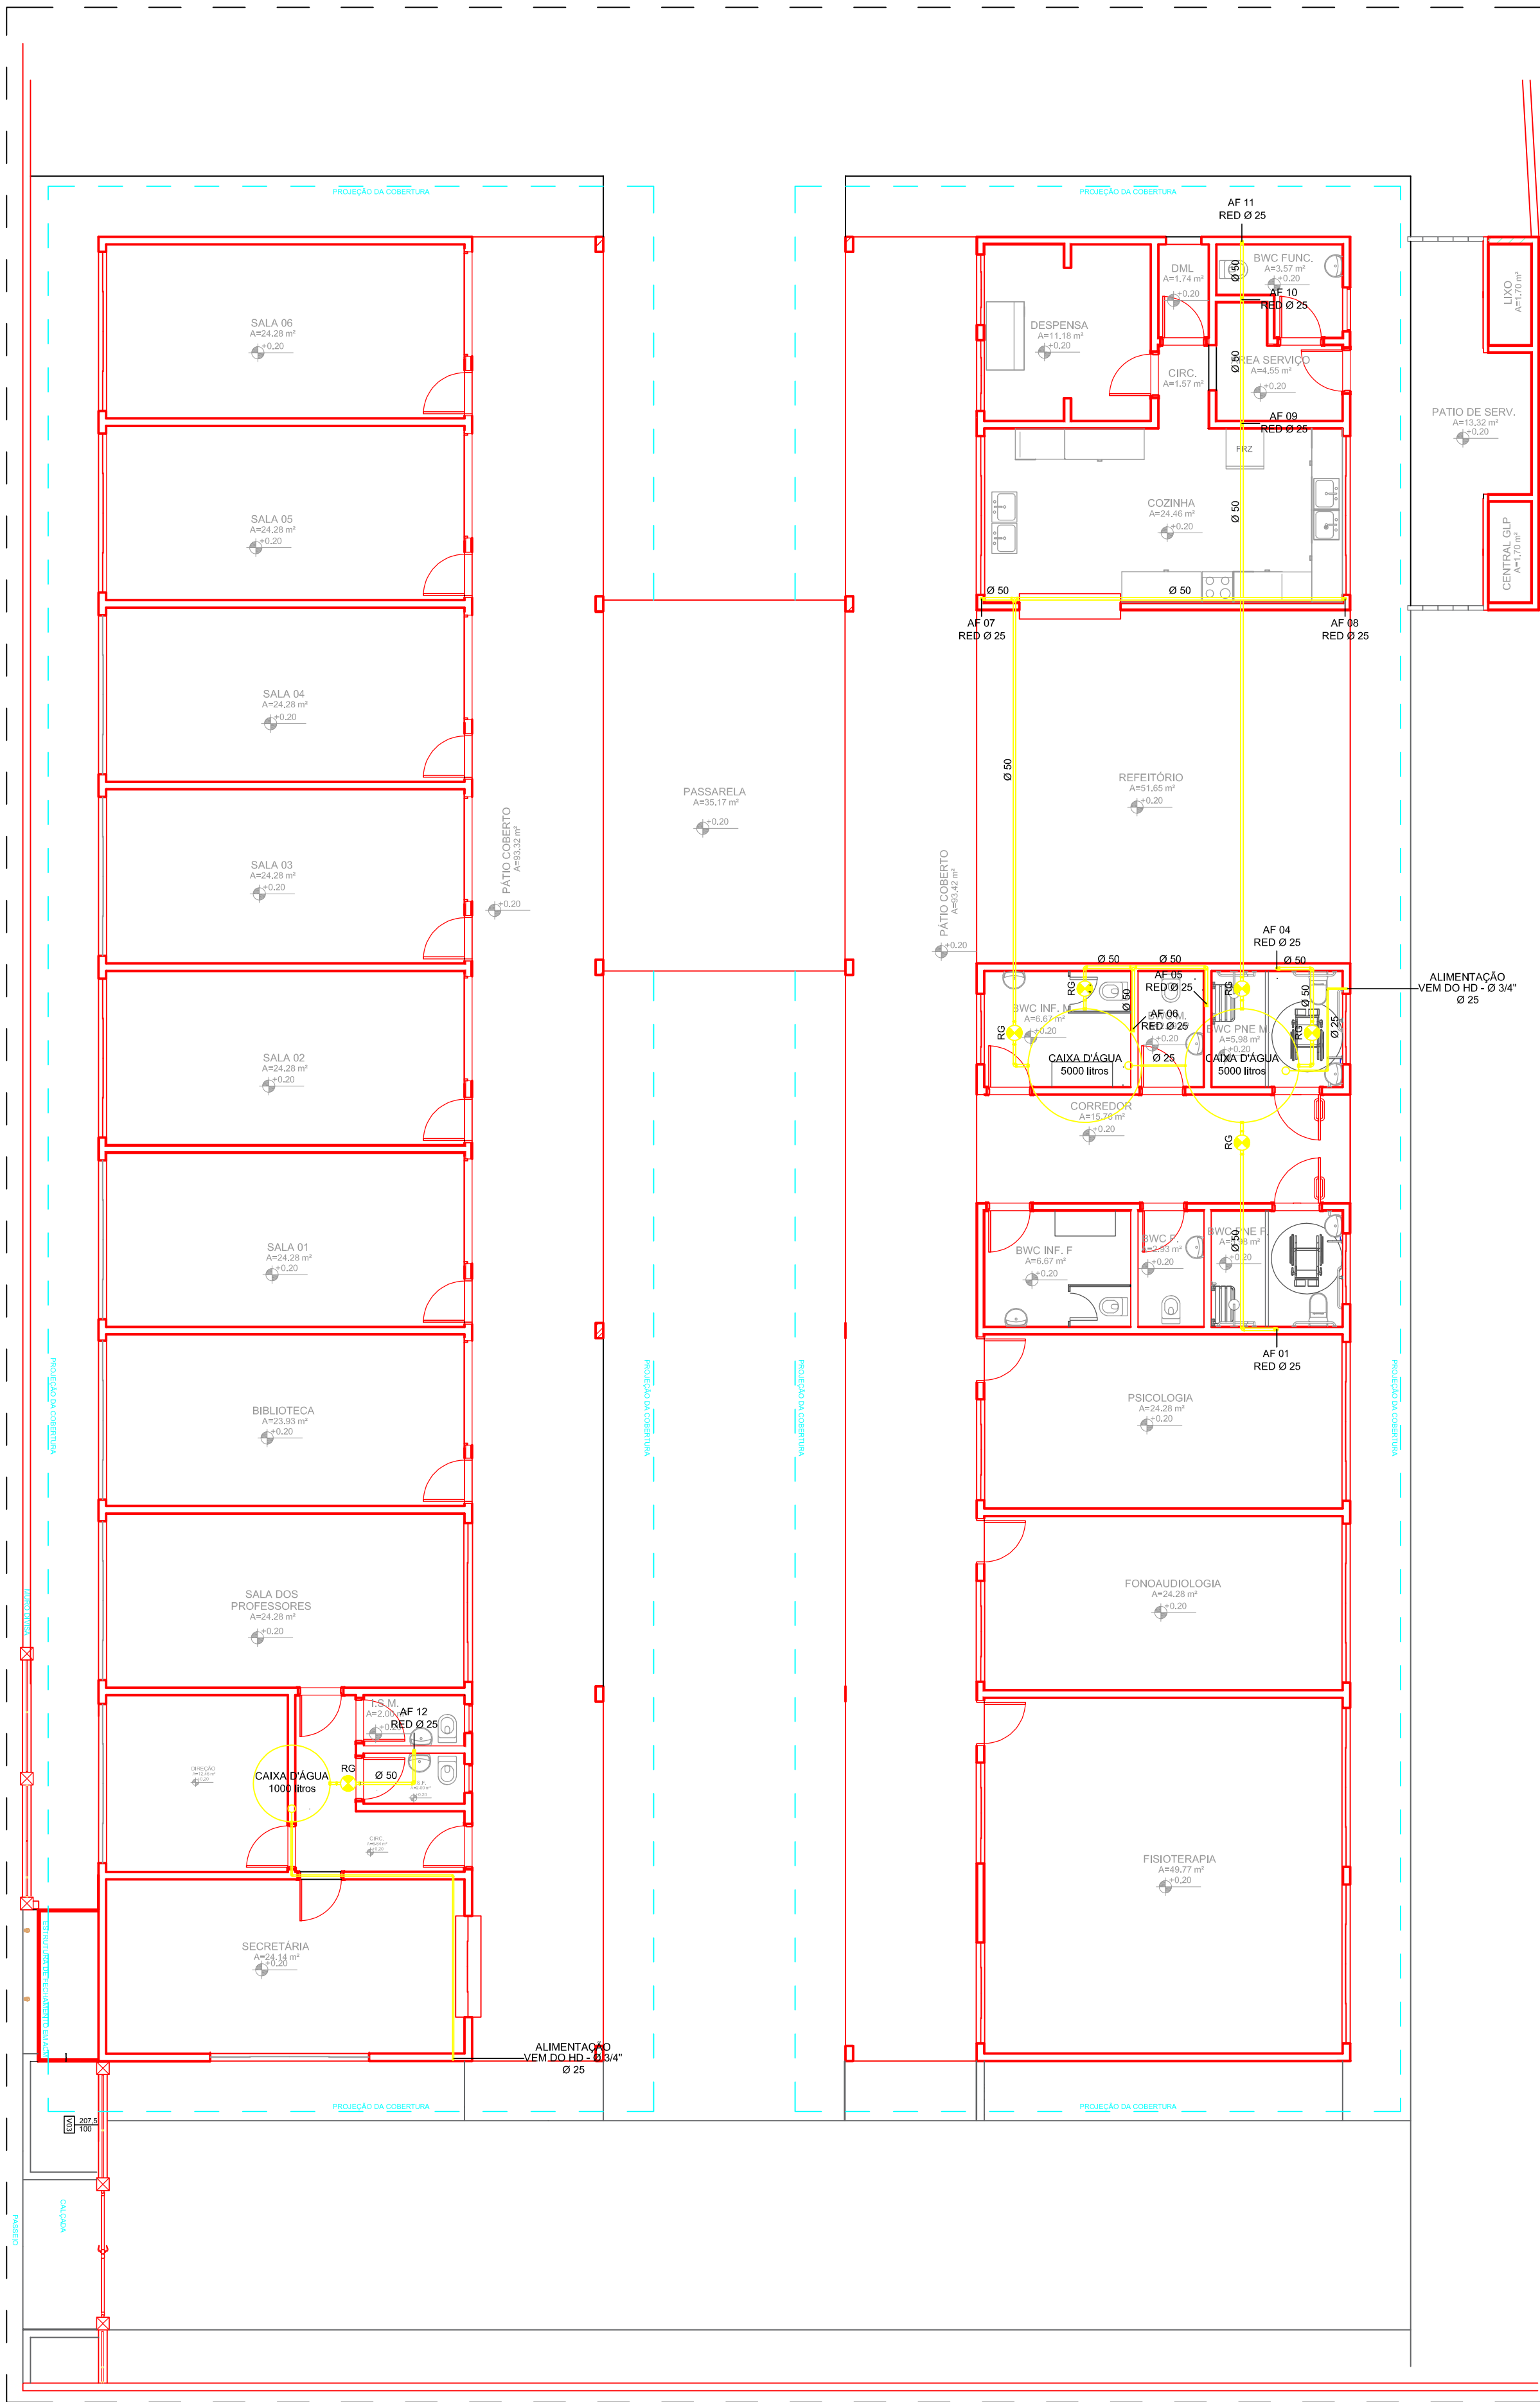


PLANTA BAIXA - HIDRÁULICO
ESCALA 1 : 100

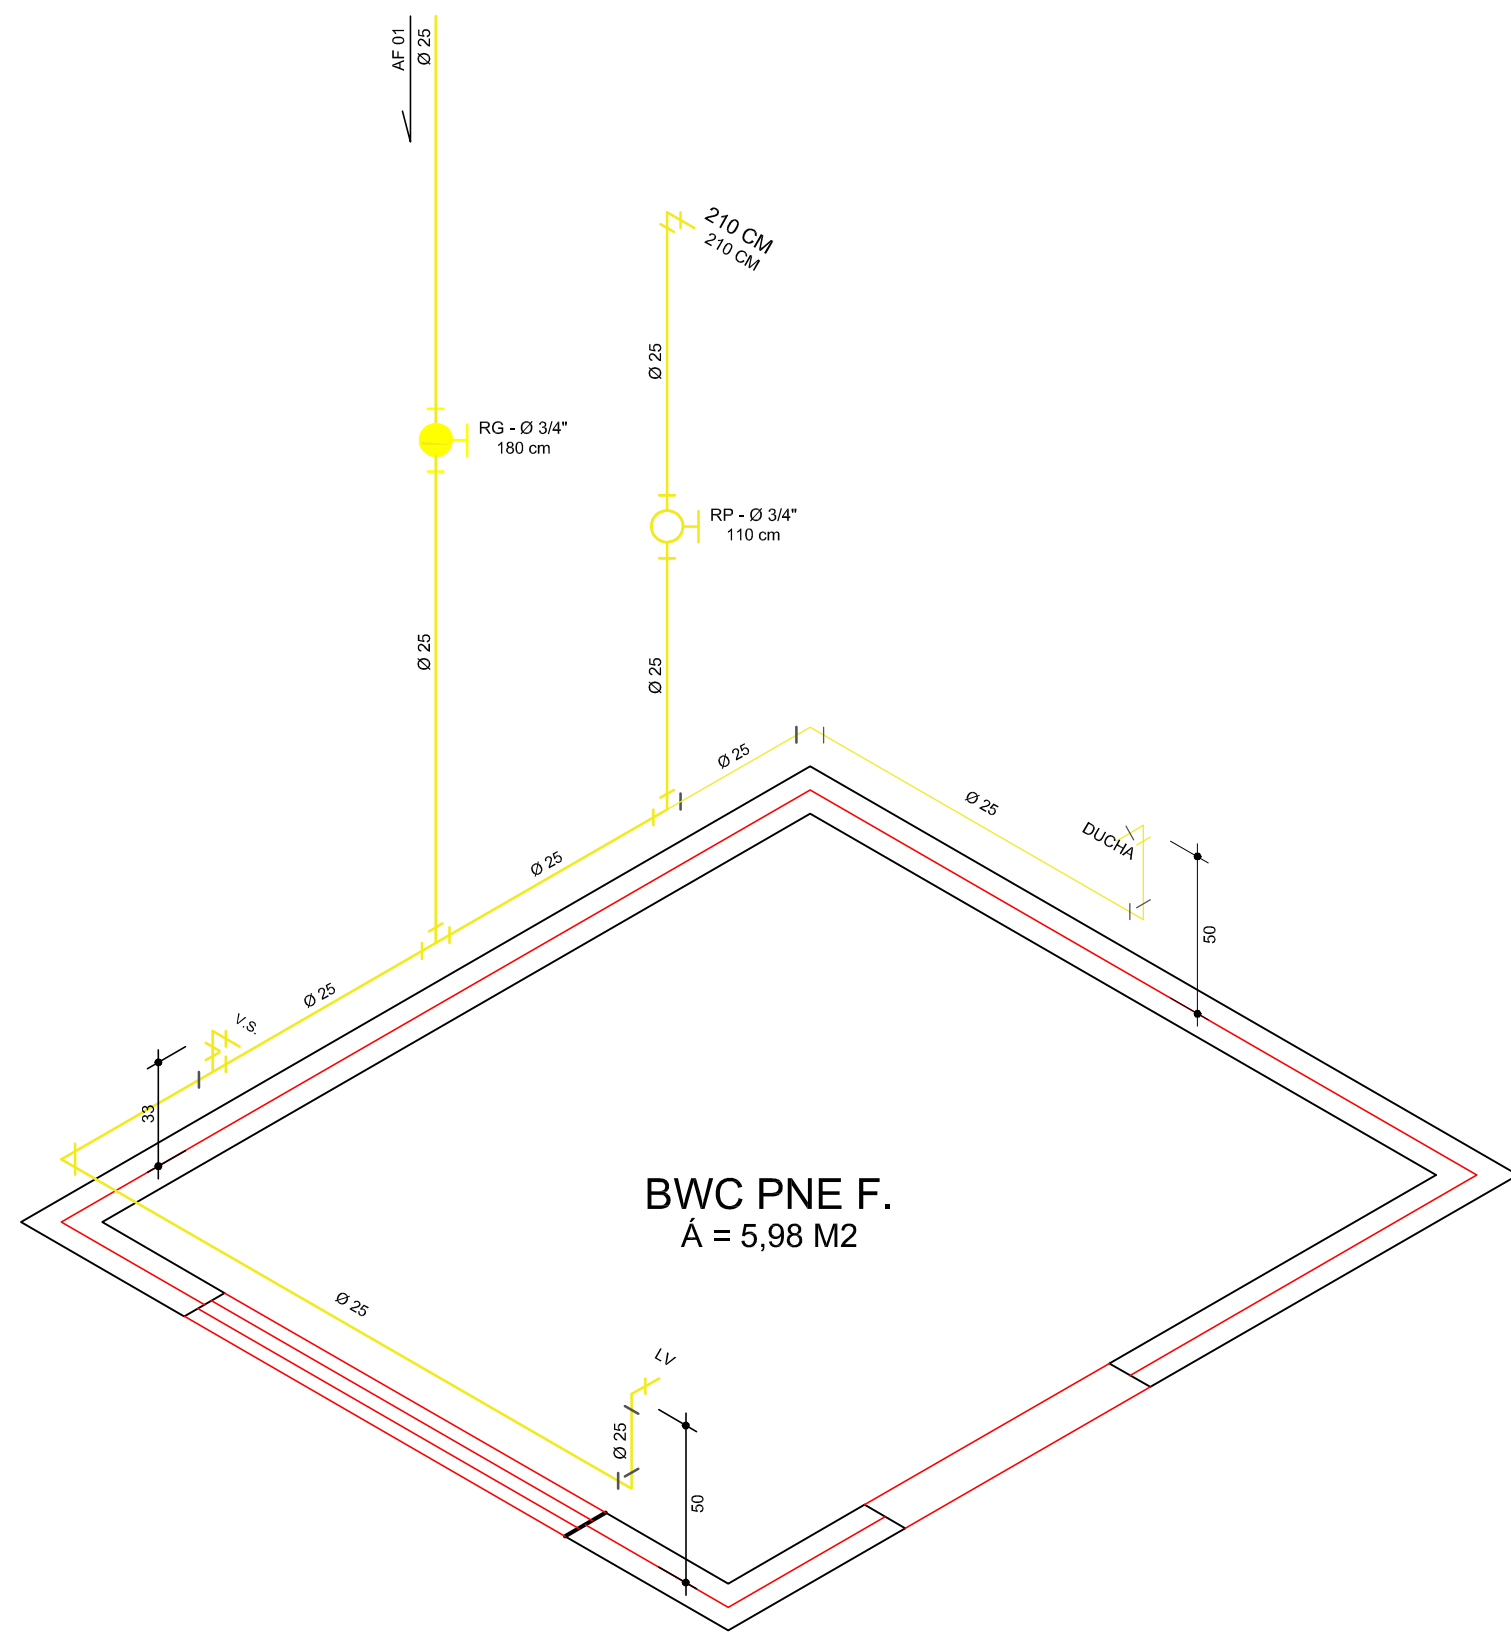

ISOMÉTRICO - 01
ESCALA 1 : 25

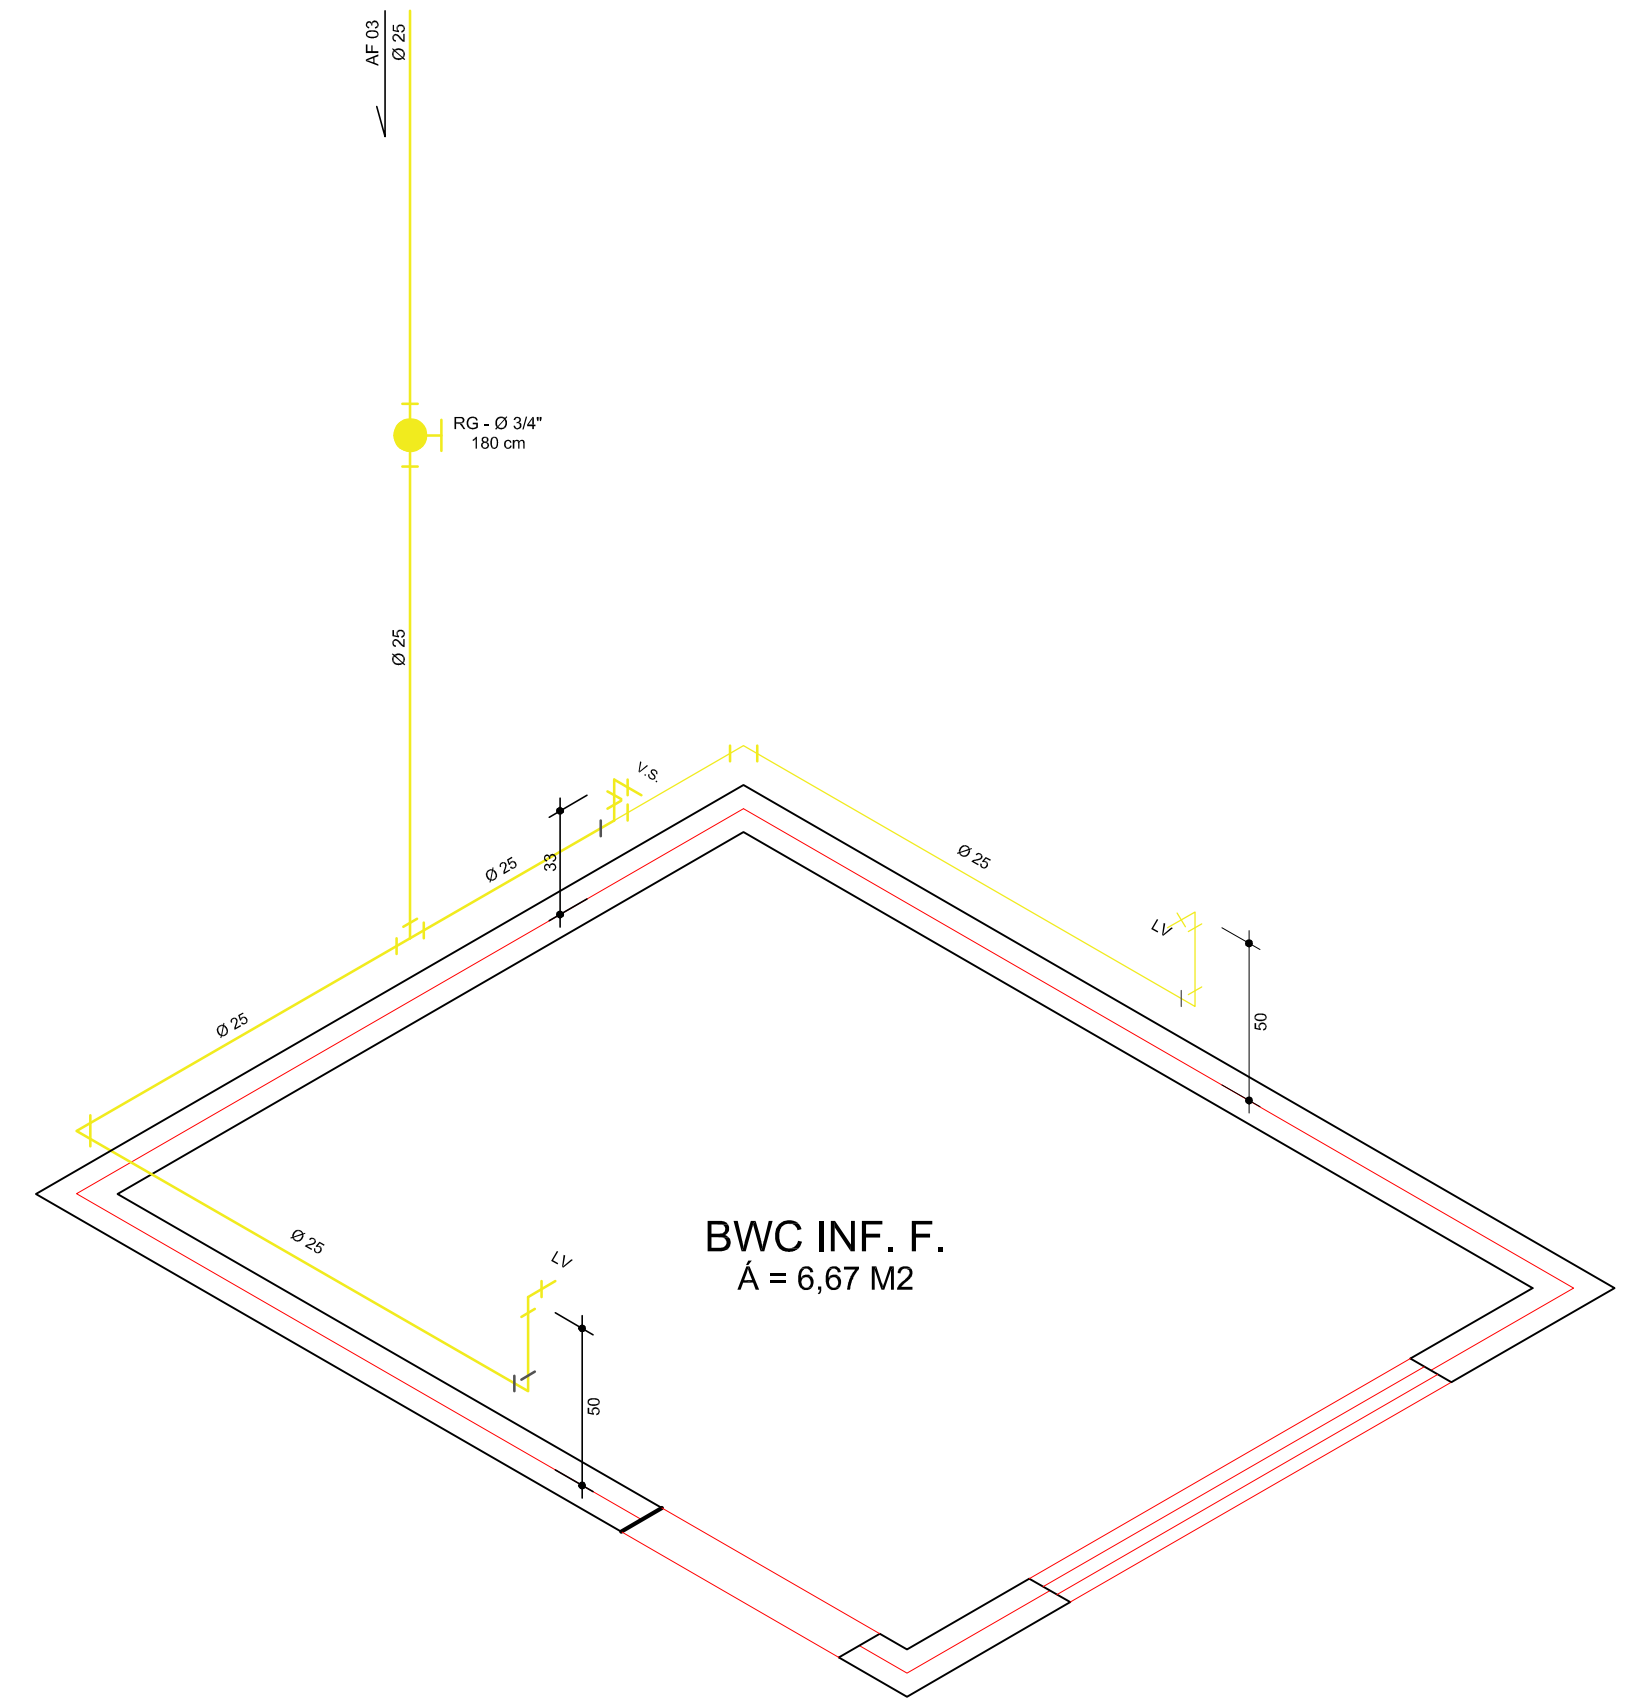

ISOMÉTRICO - 03
ESCALA 1 : 25

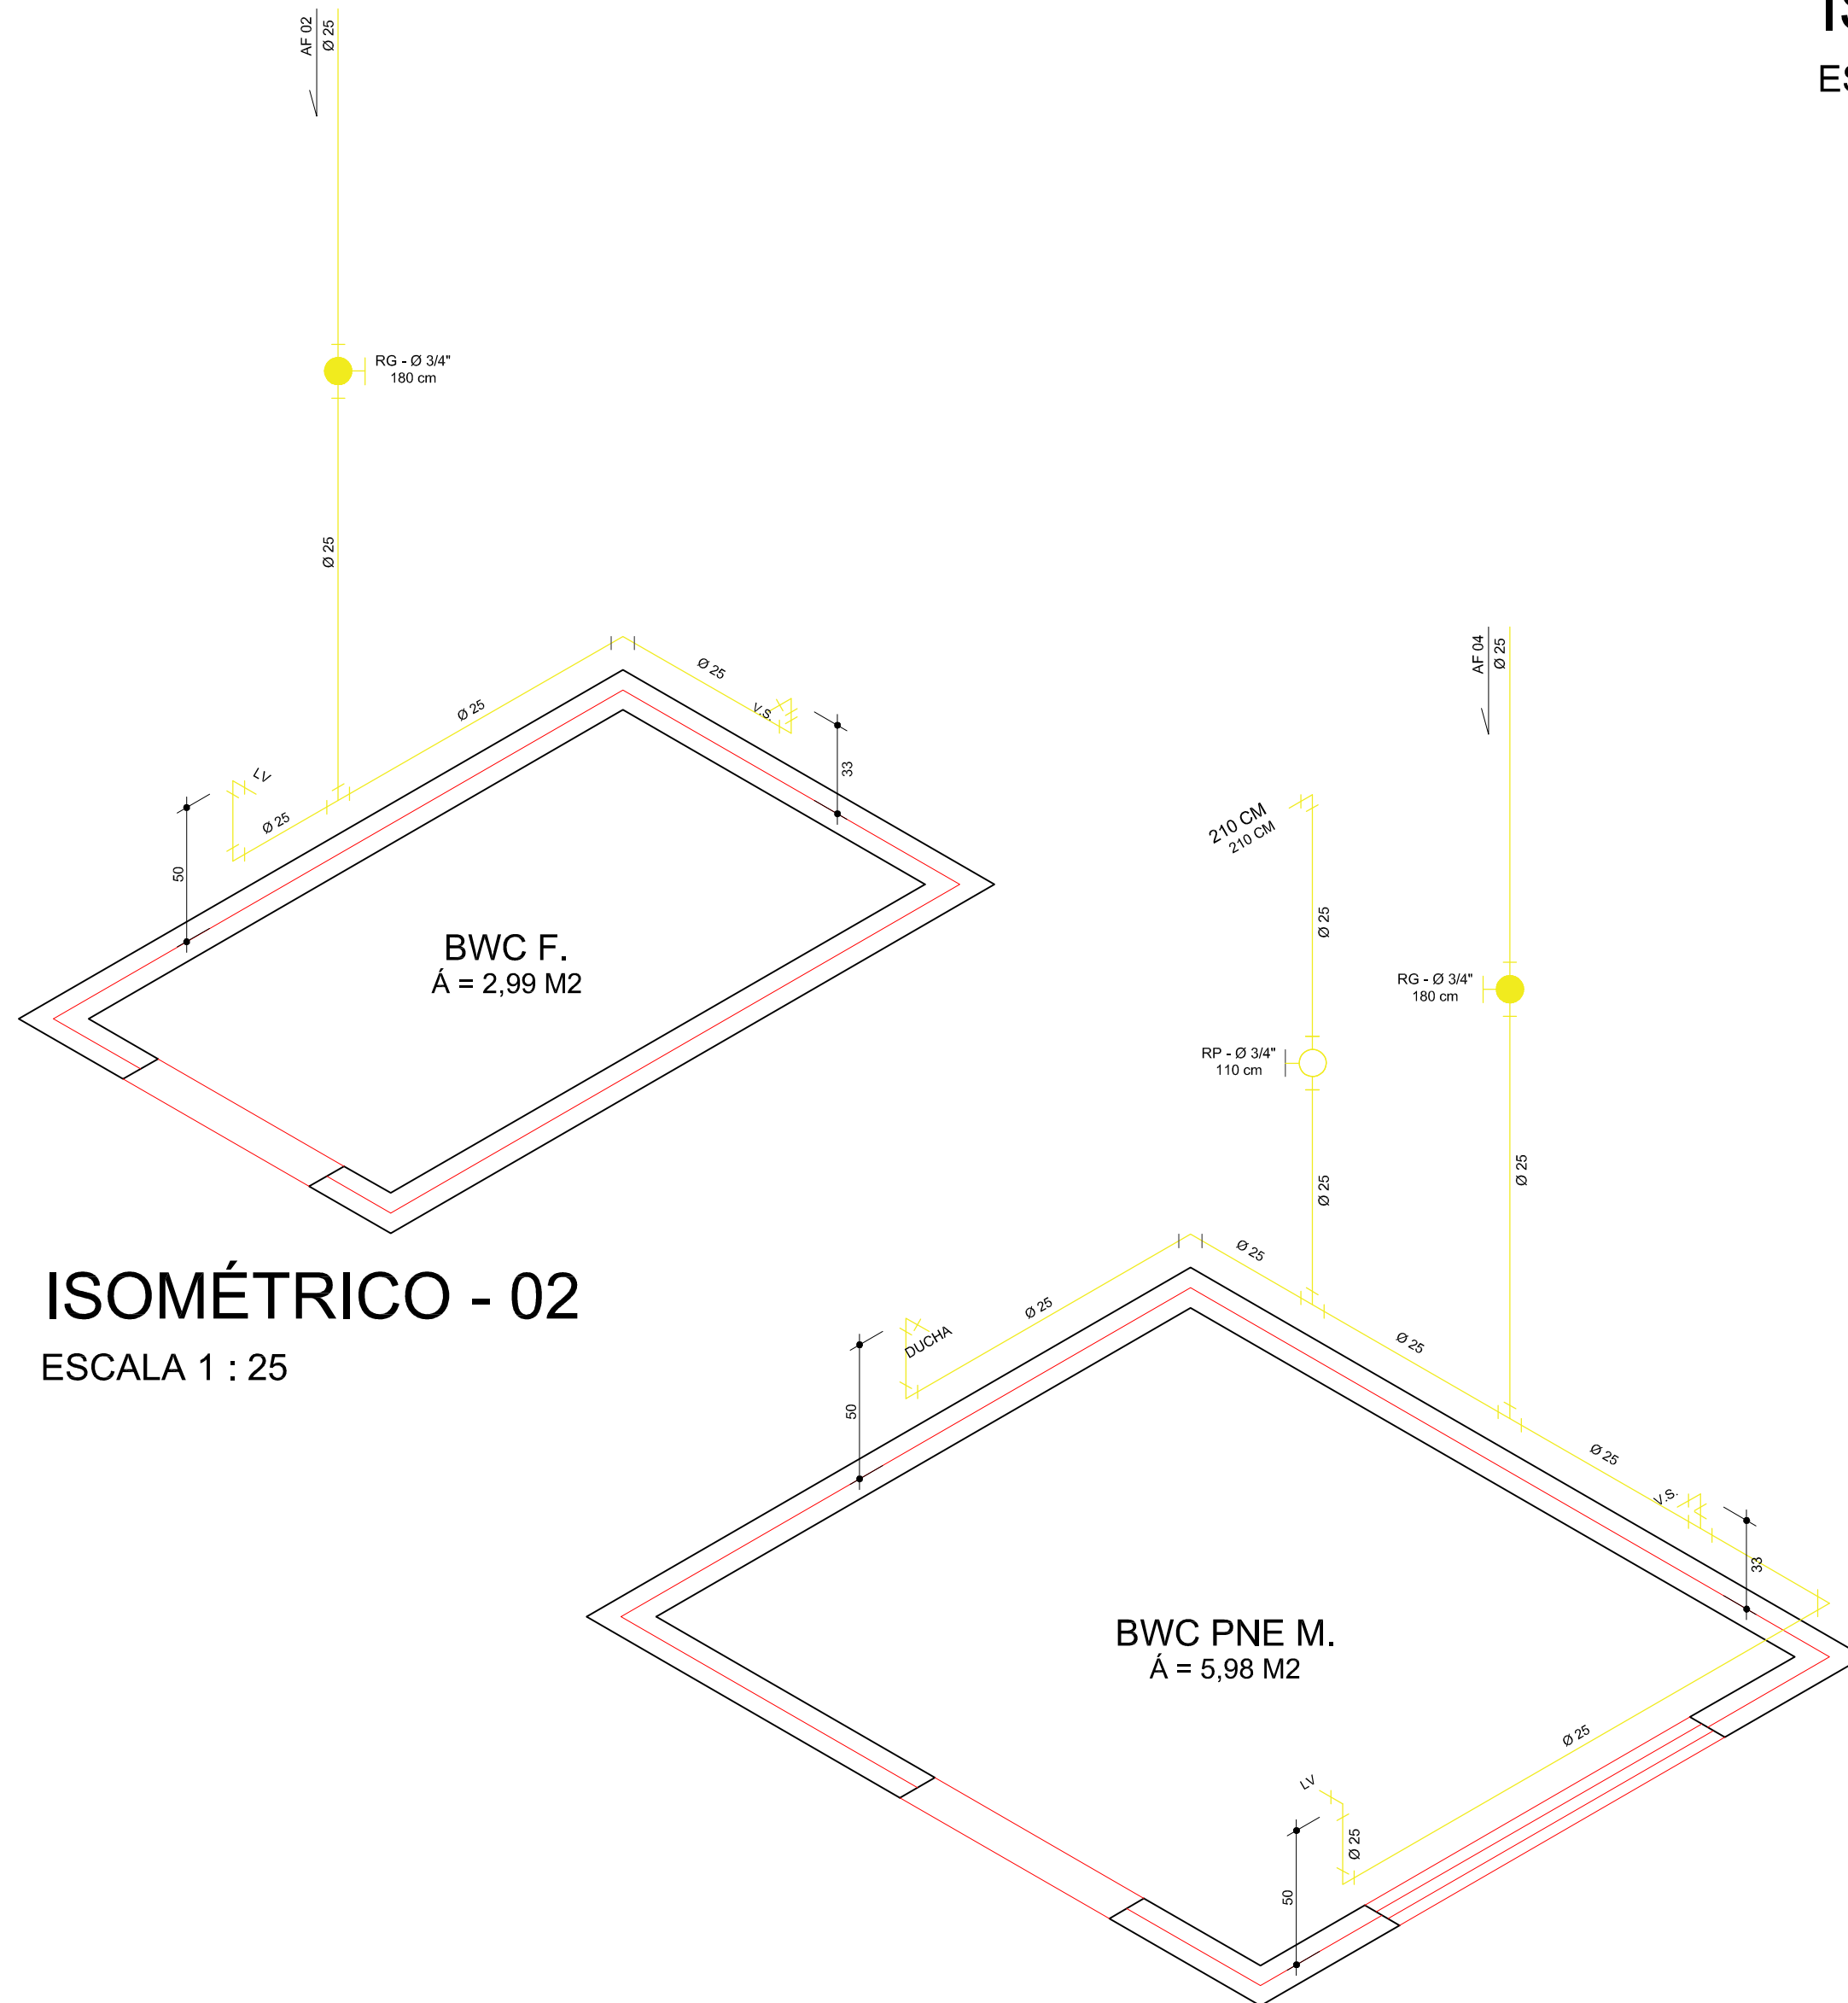

ISOMÉTRICO - 02
ESCALA 1 : 25

ISOMÉTRICO - 04
ESCALA 1 : 25



GA
ENGENHARIA E CONSTRUÇÃO LTDA
Endereço: Rua Nelsino /ravagnani, nº 1451A - Centro - Florestópolis/PR
CEP: 861654-000 FONES: (43) 9602-8019 / 3662-1002 e-mail: camaraeliseu@gmail.com
FLORESTÓPOLIS - PARANÁ

PROJETO HIDROSSANITÁRIO

PROPRIETÁRIO: PREFEITURA MUNICIPAL DE PRADO FERREIRA
ENDEREÇO DA OBRA: RUA EURIDES GONÇALVES GERONIMO, Nº 07 LOTE 38-C DA QUADRA 20
RESIDENCIAL MITACUNHA - PRADO FERREIRA - PARANÁ

PLANTA BAIXA HIDRÁULICO

SOLICITANTE:		PROJETO:
MARIA EDNA DE ANDRADE		10/11/2023
MUNICIPIO DE PRADO FERREIRA, PR - CNPJ: 01.613.136/0001-30		FOLHA:
ESCALA: INDICADA	ARQUIVO DIGITAL: XXX.DWG	02/06
DATA: 29/10/2023	UNIDADE: cm / mm/	

REPONSÁVEL PELO PROJETO	RESPONSÁVEL P/ EXECUÇÃO
ELISEU CAMARA	
ENG° CIVIL - CREA PR Nº 210280/D	
ART. Nº	

APROVAÇÃO

APROVADO

ALVARÁ
Nº 548/2023

RONALD TIZIANI PIVOTTO
CREA PR-172443/D
Coordenador de Obras Públicas e Conservação
Prefeitura Municipal de Prado Ferreira