



PLANTA BAIXA - DRENAGEM PLUVIAL
ESCALA 1 : 100

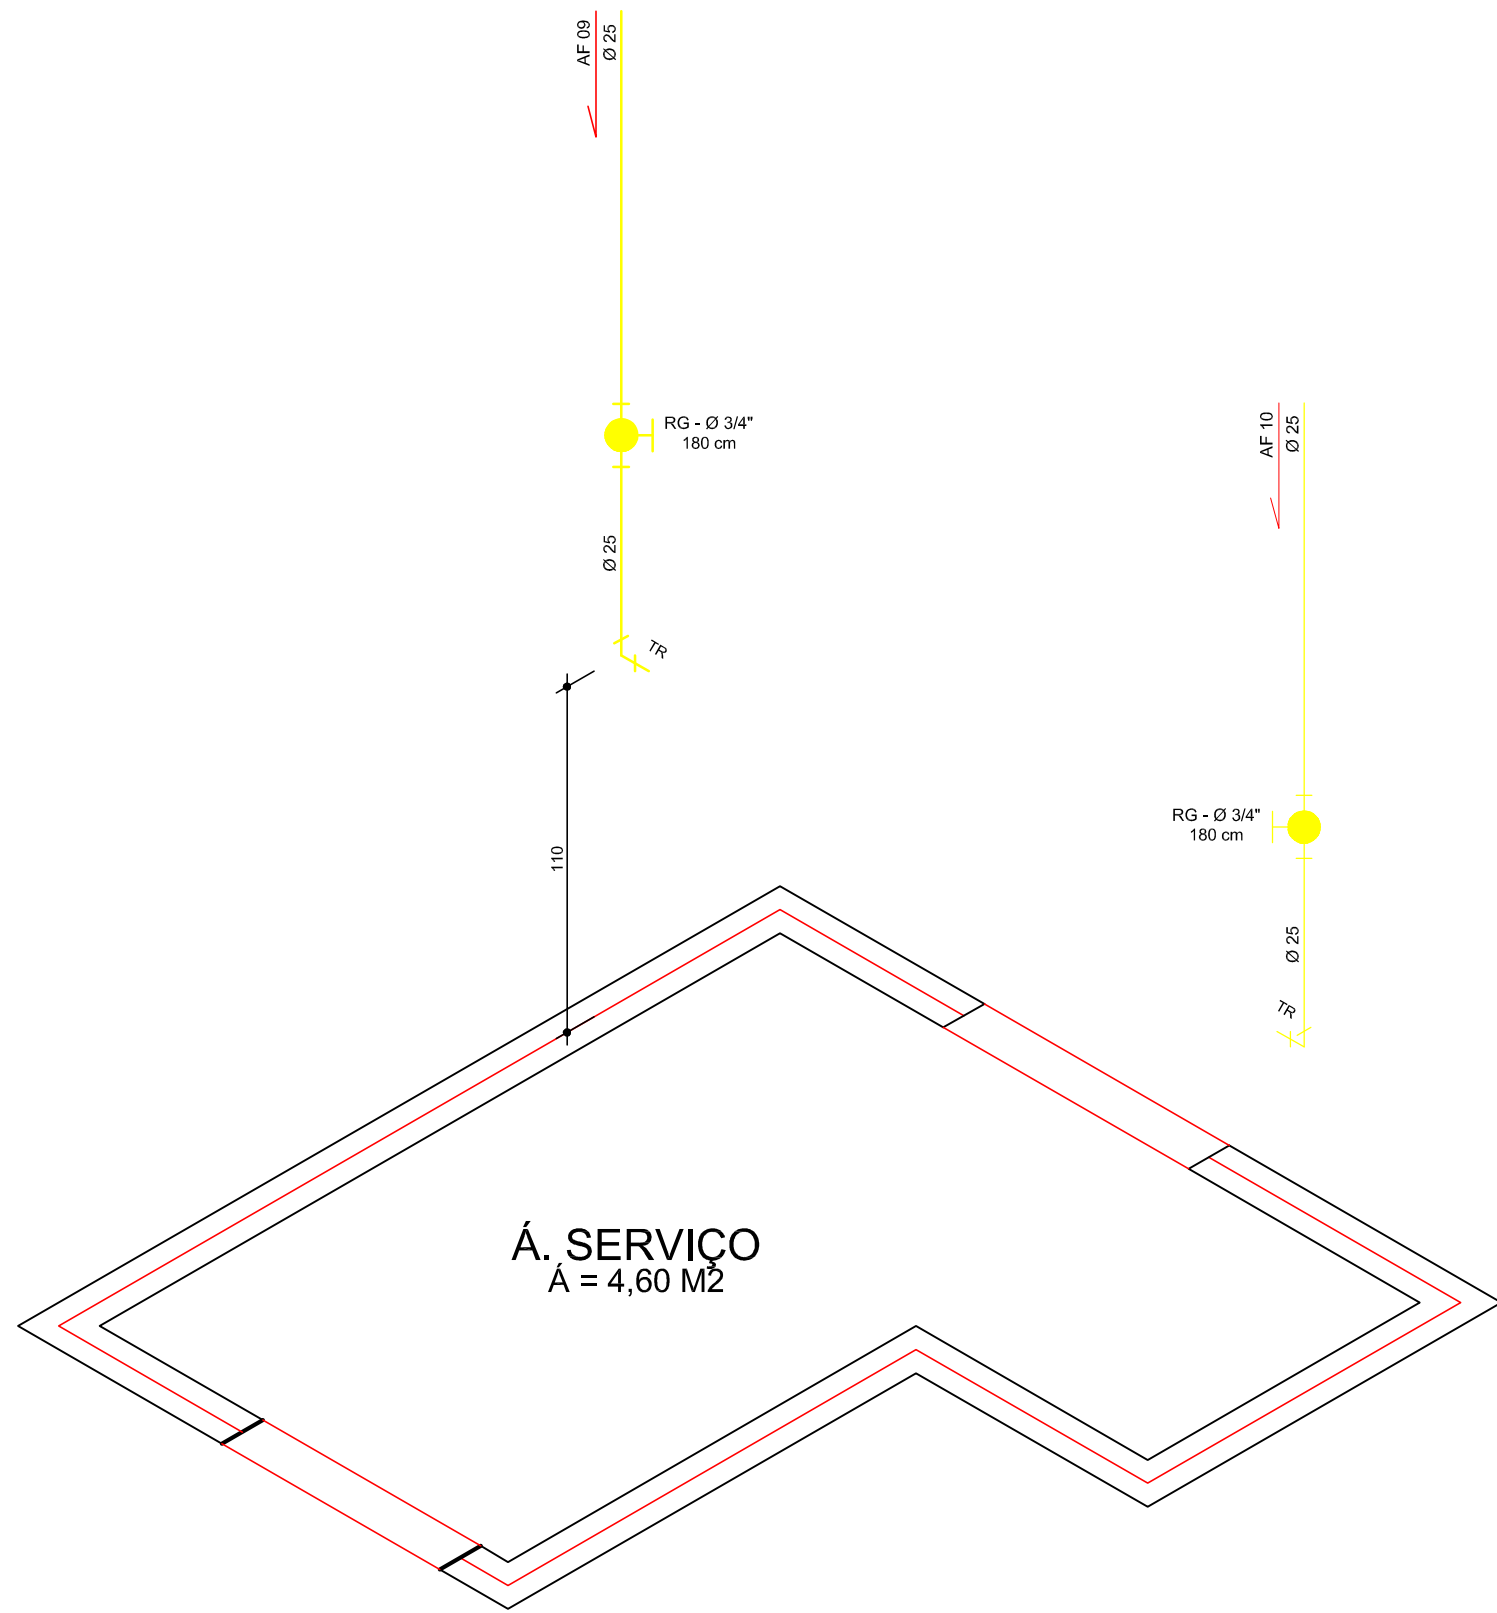


ISOMÉTRICO - 08

ESCALA 1 : 25

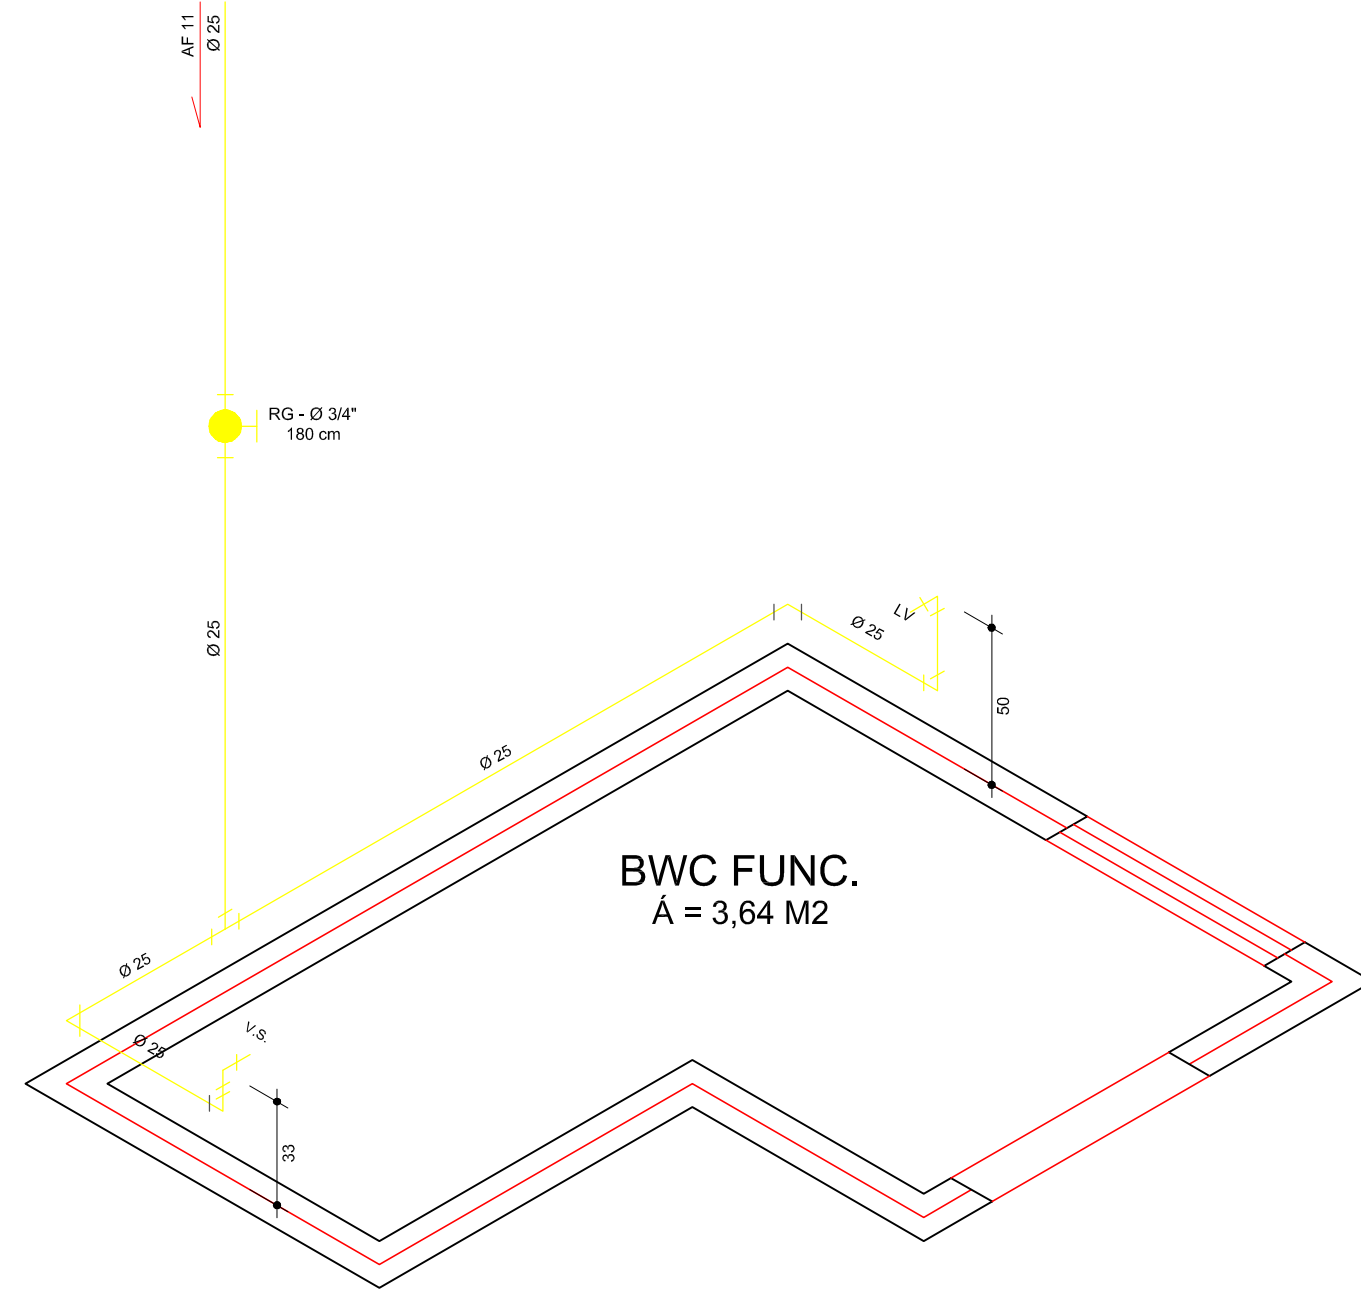

ISOMÉTRICO - 09

ESCALA 1 : 25

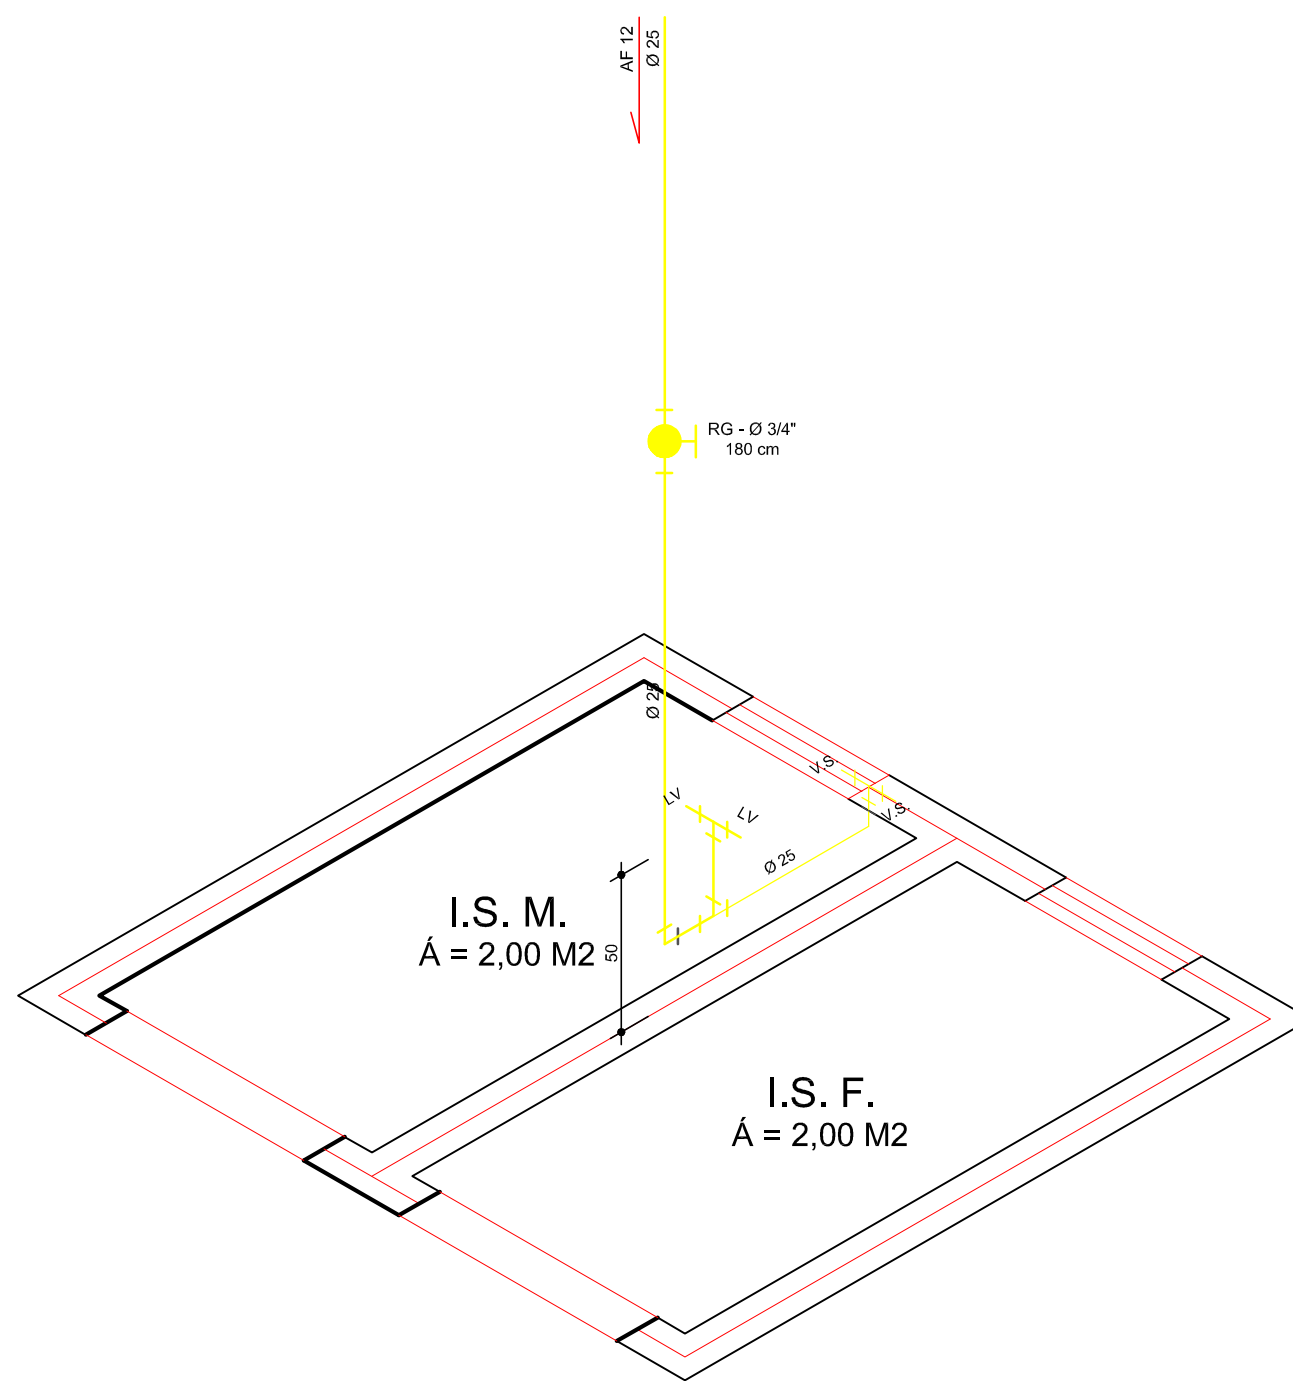

ISOMÉTRICO - 10

ESCALA 1 : 25

GA
ENGENHARIA E CONSTRUÇÃO LTDA

Endereço: Rua Nelsino /ravagnani, nº 1451A - Centro - Florestópolis/PR
CEP: 861654-000 FONES: (43) 9602-8019 / 3662-1002 e-mail: camaraeliseu@gmail.com
FLORESTÓPOLIS - PARANÁ

PROJETO HIDROSSANITÁRIO

PROPRIETÁRIO: PREFEITURA MUNICIPAL DE PRADO FERREIRA
ENDEREÇO DA OBRA: RUA EURIDES GONÇALVES GERONIMO, Nº 07 LOTE 38-C DA QUADRA 20
RESIDENCIAL MITACUNHA - PRADO FERREIRA - PARANÁ

PLANTA BAIXA DRENAGEM PLUVIAL

SOLICITANTE: MARIA EDNA DE ANDRADE
MUNICÍPIO DE PRADO FERREIRA, PR - CNPJ: 01.613.136/0001-30

ESCALA: INDICADA

ARQUIVO DIGITAL: XXX.DWG

DATA: 29/10/2023

UNIDADE: cm / mm/

PROJETO:
10/11/2023

FOLHA:
03/06

REPONSÁVEL PELO PROJETO
ELISEU CAMARA
ENG° CIVIL - CREA PR Nº 210280/D
ART. Nº

RESPONSÁVEL P/ EXECUÇÃO

APROVAÇÃO

APROVADO
RONALD TIZIANI PIVOTTO
CREA PR-172443/D
Coordenador de Obras Públicas e Conservação
Prefeitura Municipal de Prado Ferreira
ALVARÁ
Nº 548/2023

R.T.P.