


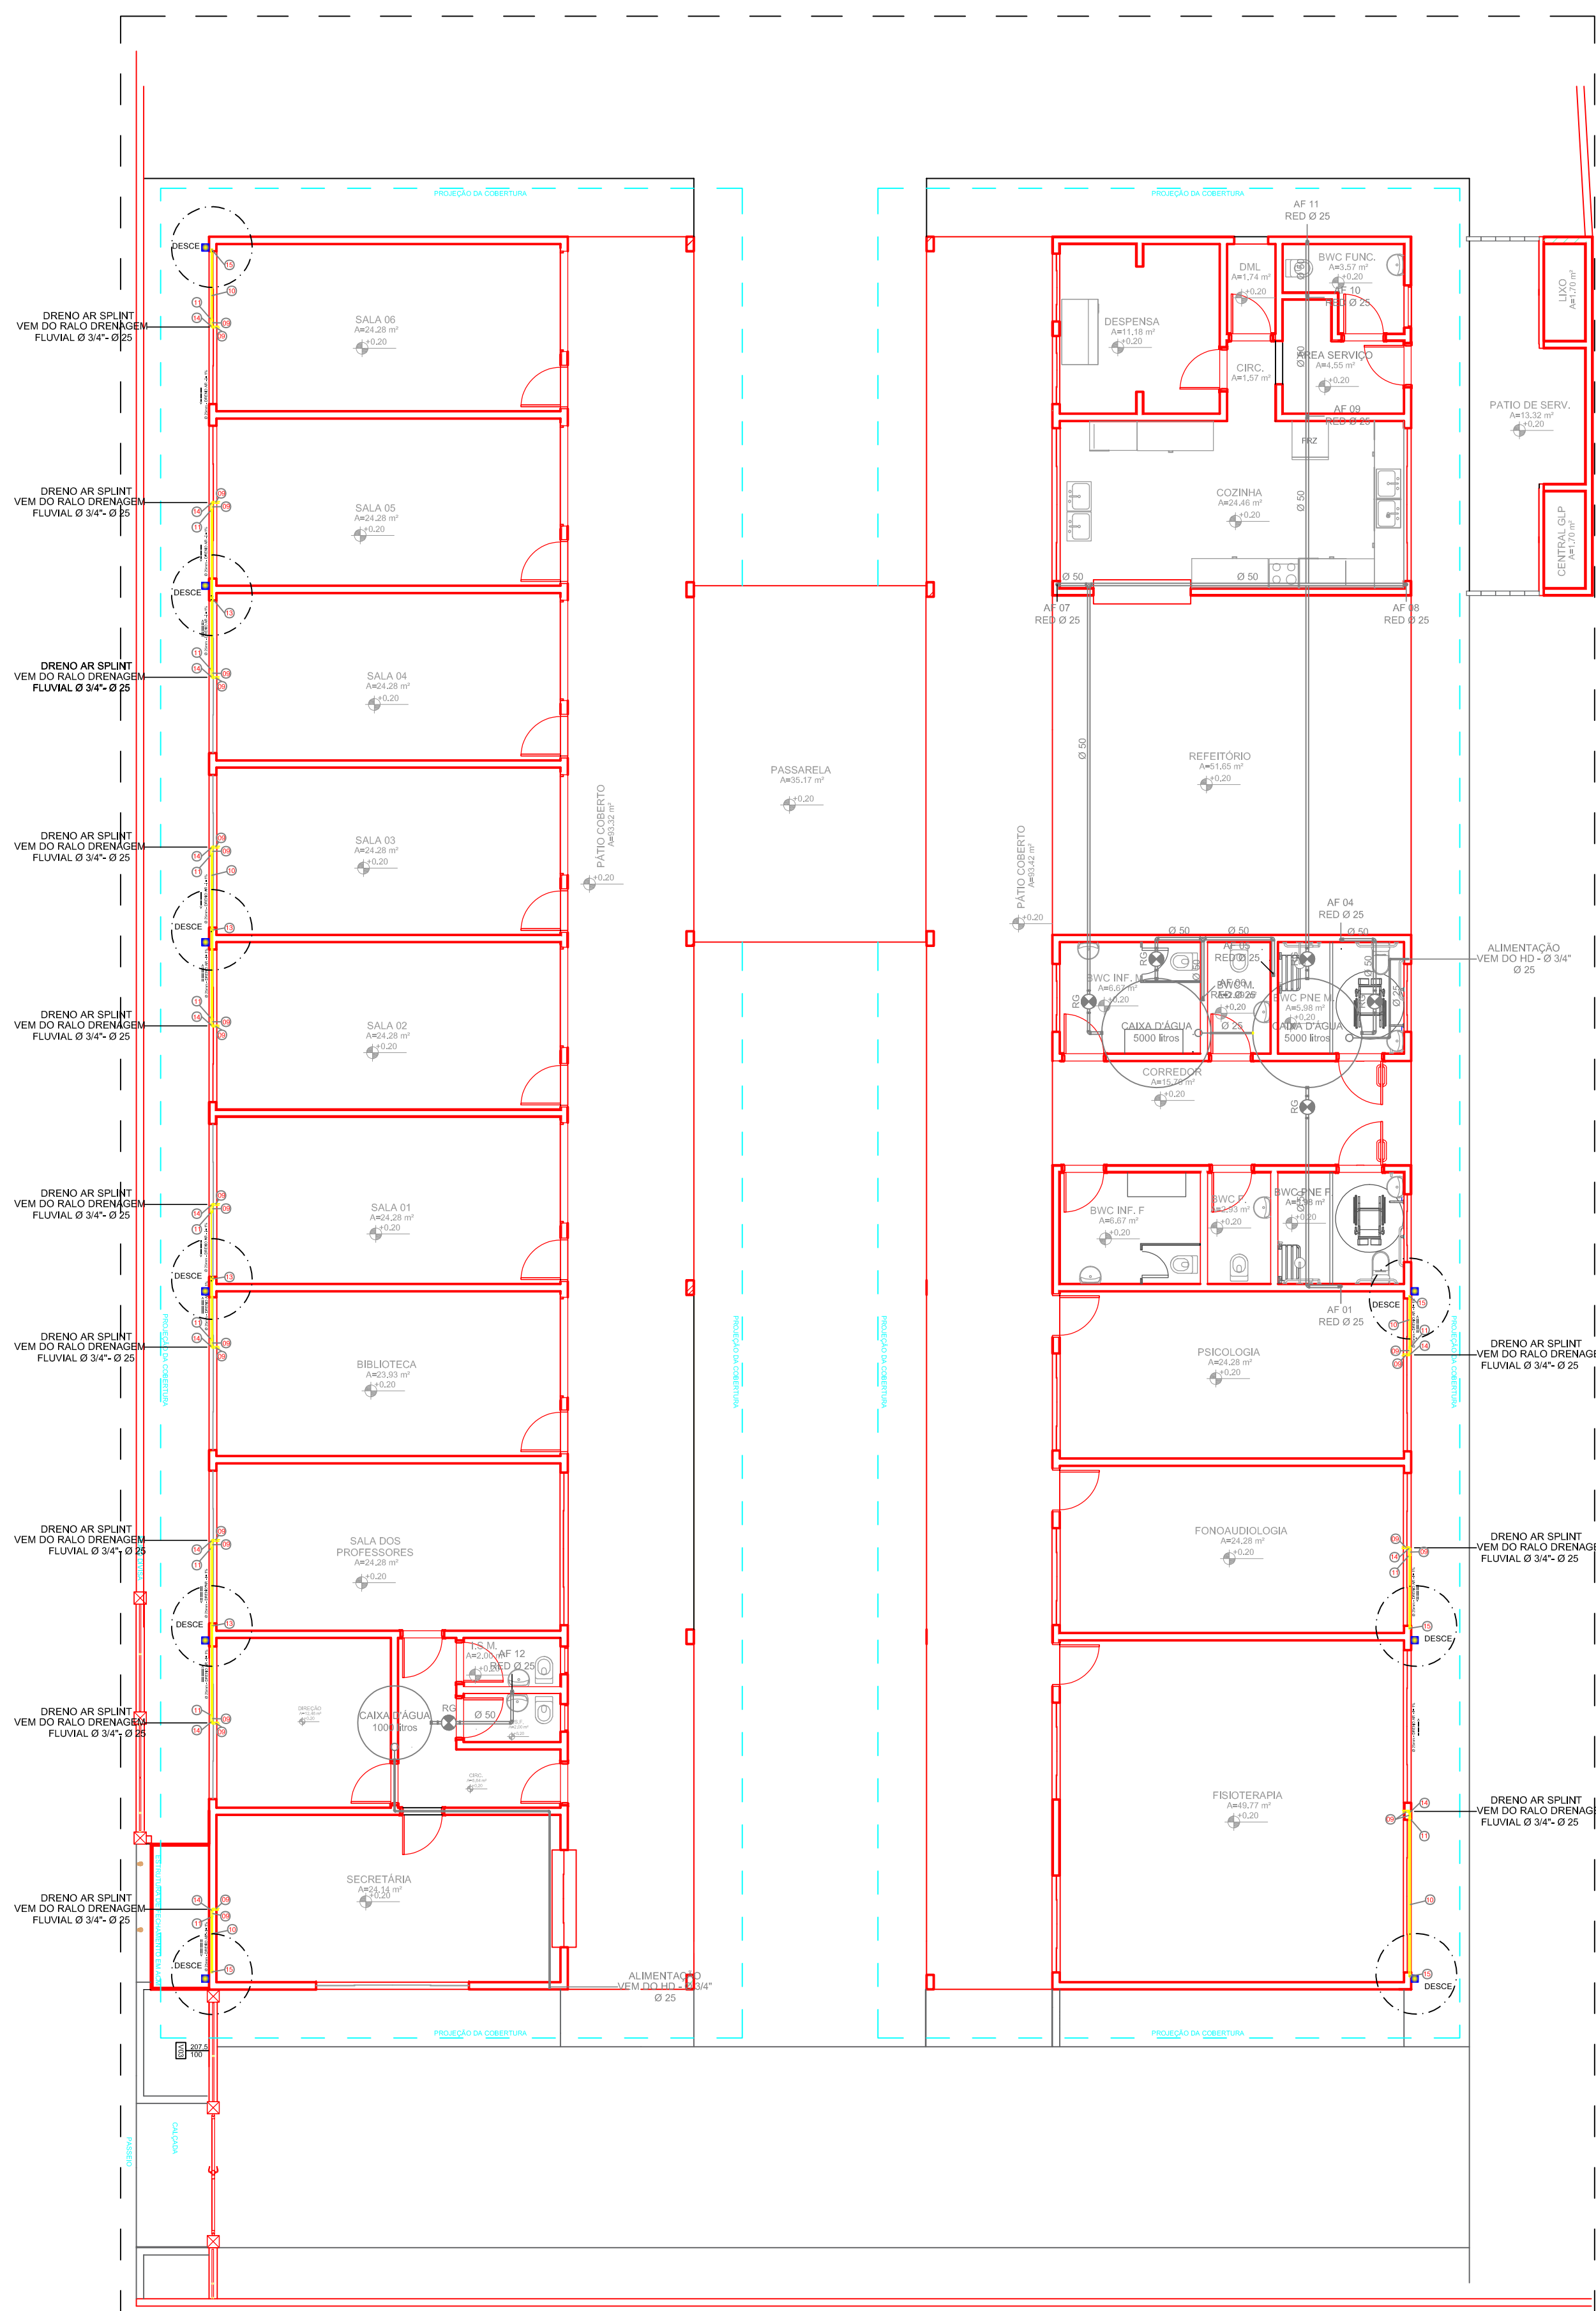


PLANTA BAIXA - AR DRENAGEM  
ESCALA 1:100

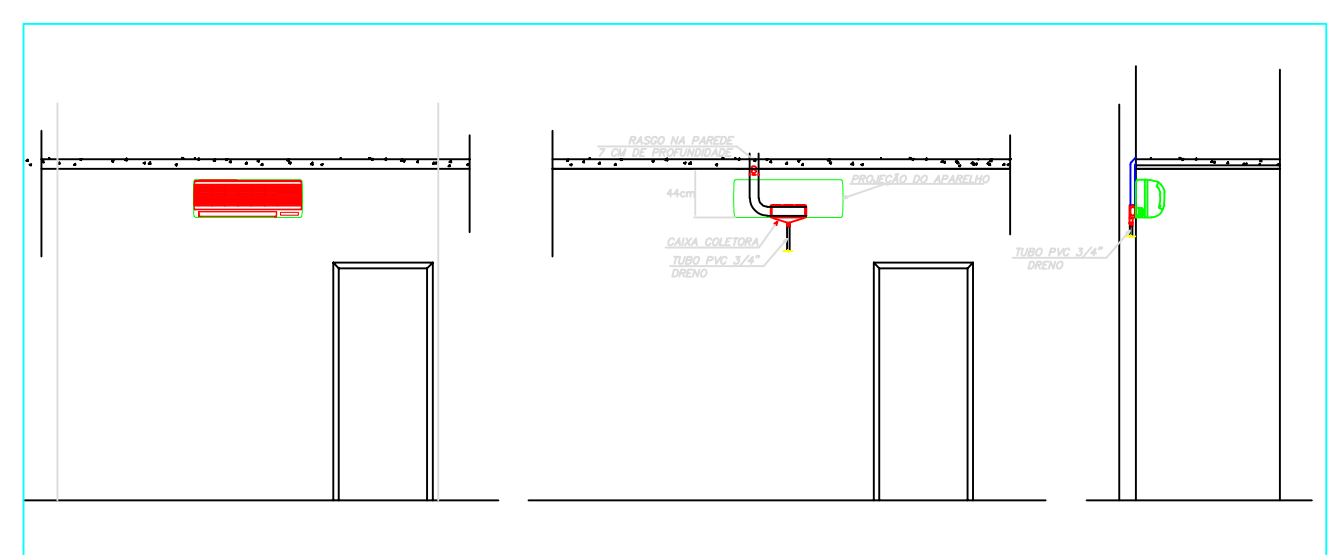

PLANTA BAIXA - DRENAGEM EVAPORADORA  
ESCALA 1:100

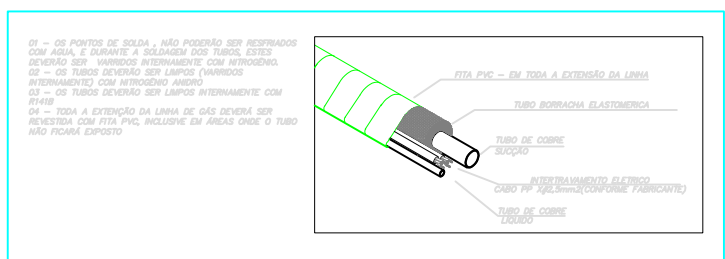

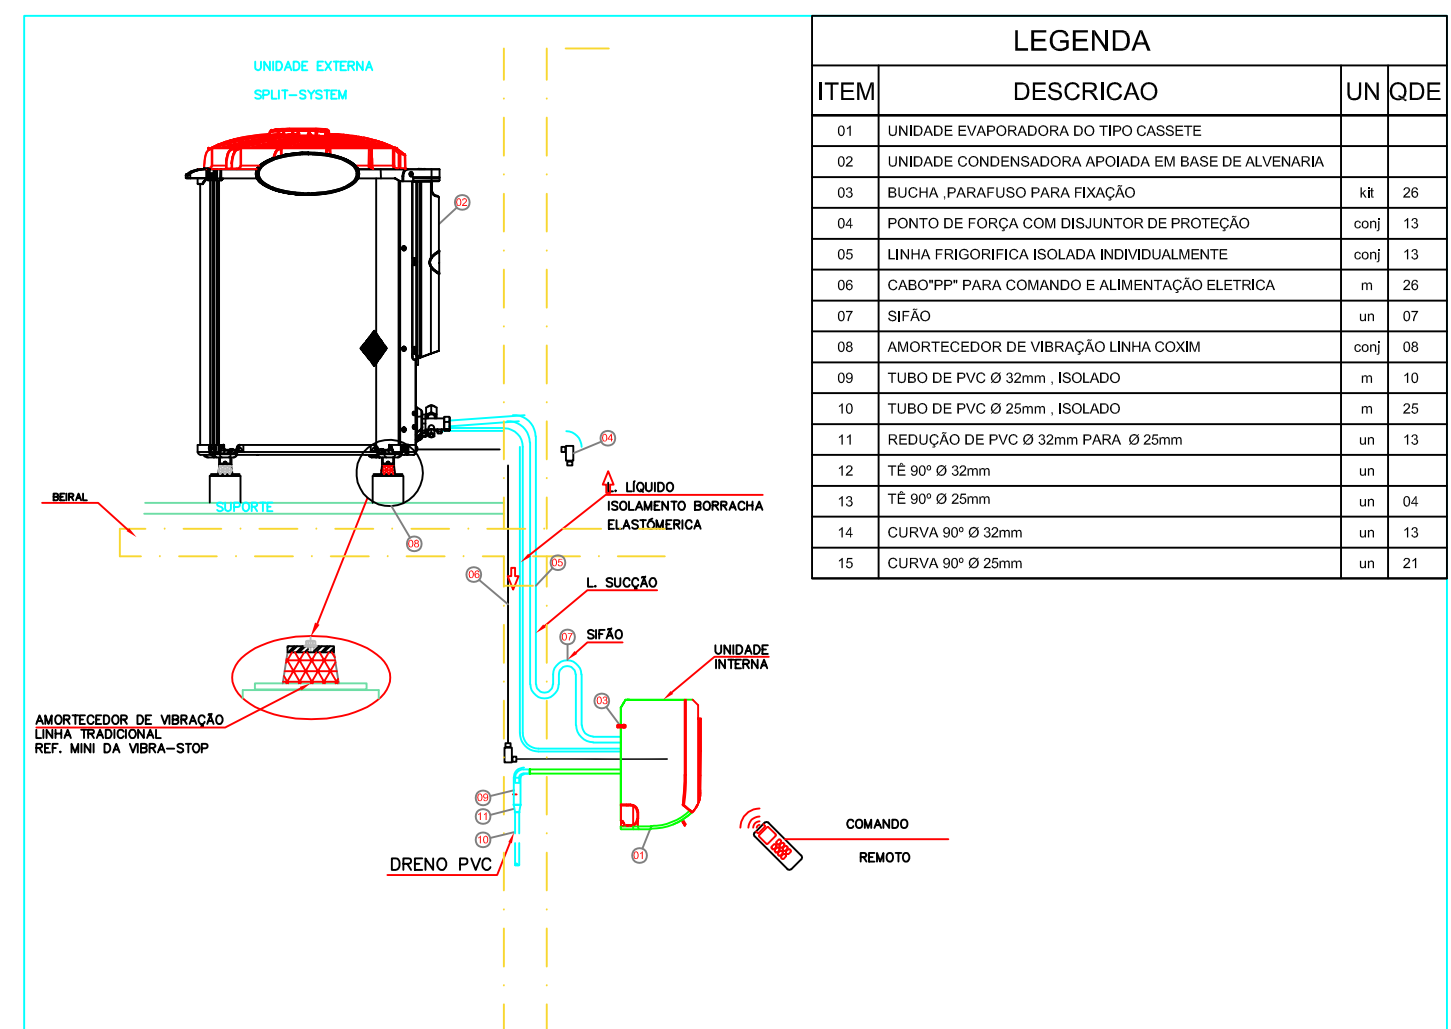

**G.A.**  
ENGENHARIA E CONSTRUÇÃO LTDA

**ENGENHARIA E CONSTRUÇÃO LTDA**

Endereço: Rua Nelsino /ravagnani, nº 1451A - Centro - Florestópolis/PR  
CEP: 861654-000 FONES: (43) 9602-8019 / 3662-1002 e-mail: camaraeliseu@gmail.com  
FLORESTÓPOLIS - PARANÁ

## PROJETO HIDROSSANITÁRIO

PROPRIETÁRIO: PREFEITURA MUNICIPAL DE PRADO FERREIRA  
ENDEREÇO DA OBRA: RUA EURIDES GONÇALVES GERONIMO, Nº 07 LOTE 38-C DA QUADRA 20  
RESIDENCIAL MITACUNHA - PRADO FERREIRA - PARANÁ

## PLANTA BAIXA DRENAGEM AR

SOLICITANTE:  
MARIA EDNA DE ANDRADE  
MUNICIPIO DE PRADO FERREIRA, PR - CNPJ: 01.613.136/0001-30

PROJETO:  
10/11/2023

ESCALA: INDICADA

ARQUIVO DIGITAL: XXX.DWG

FOLHA:  
05/06

DATA: 29/10/2023

UNIDADE: cm / mm/

REPONSÁVEL PELO PROJETO  
**ELISEU CAMARA**  
ENGº CIVIL - CREA PR Nº 210280/D  
ART. Nº

RESPONSÁVEL P/ EXECUÇÃO

## APROVAÇÃO

APROVADO  
RONALD TIZIANI PIVOTTO  
CREA PR-172443/D  
Coordenador de Obras Públicas e Conservação  
Prefeitura Municipal de Prado Ferreira  
**ALVARÁ**  
**Nº 548/2023**

RTP