


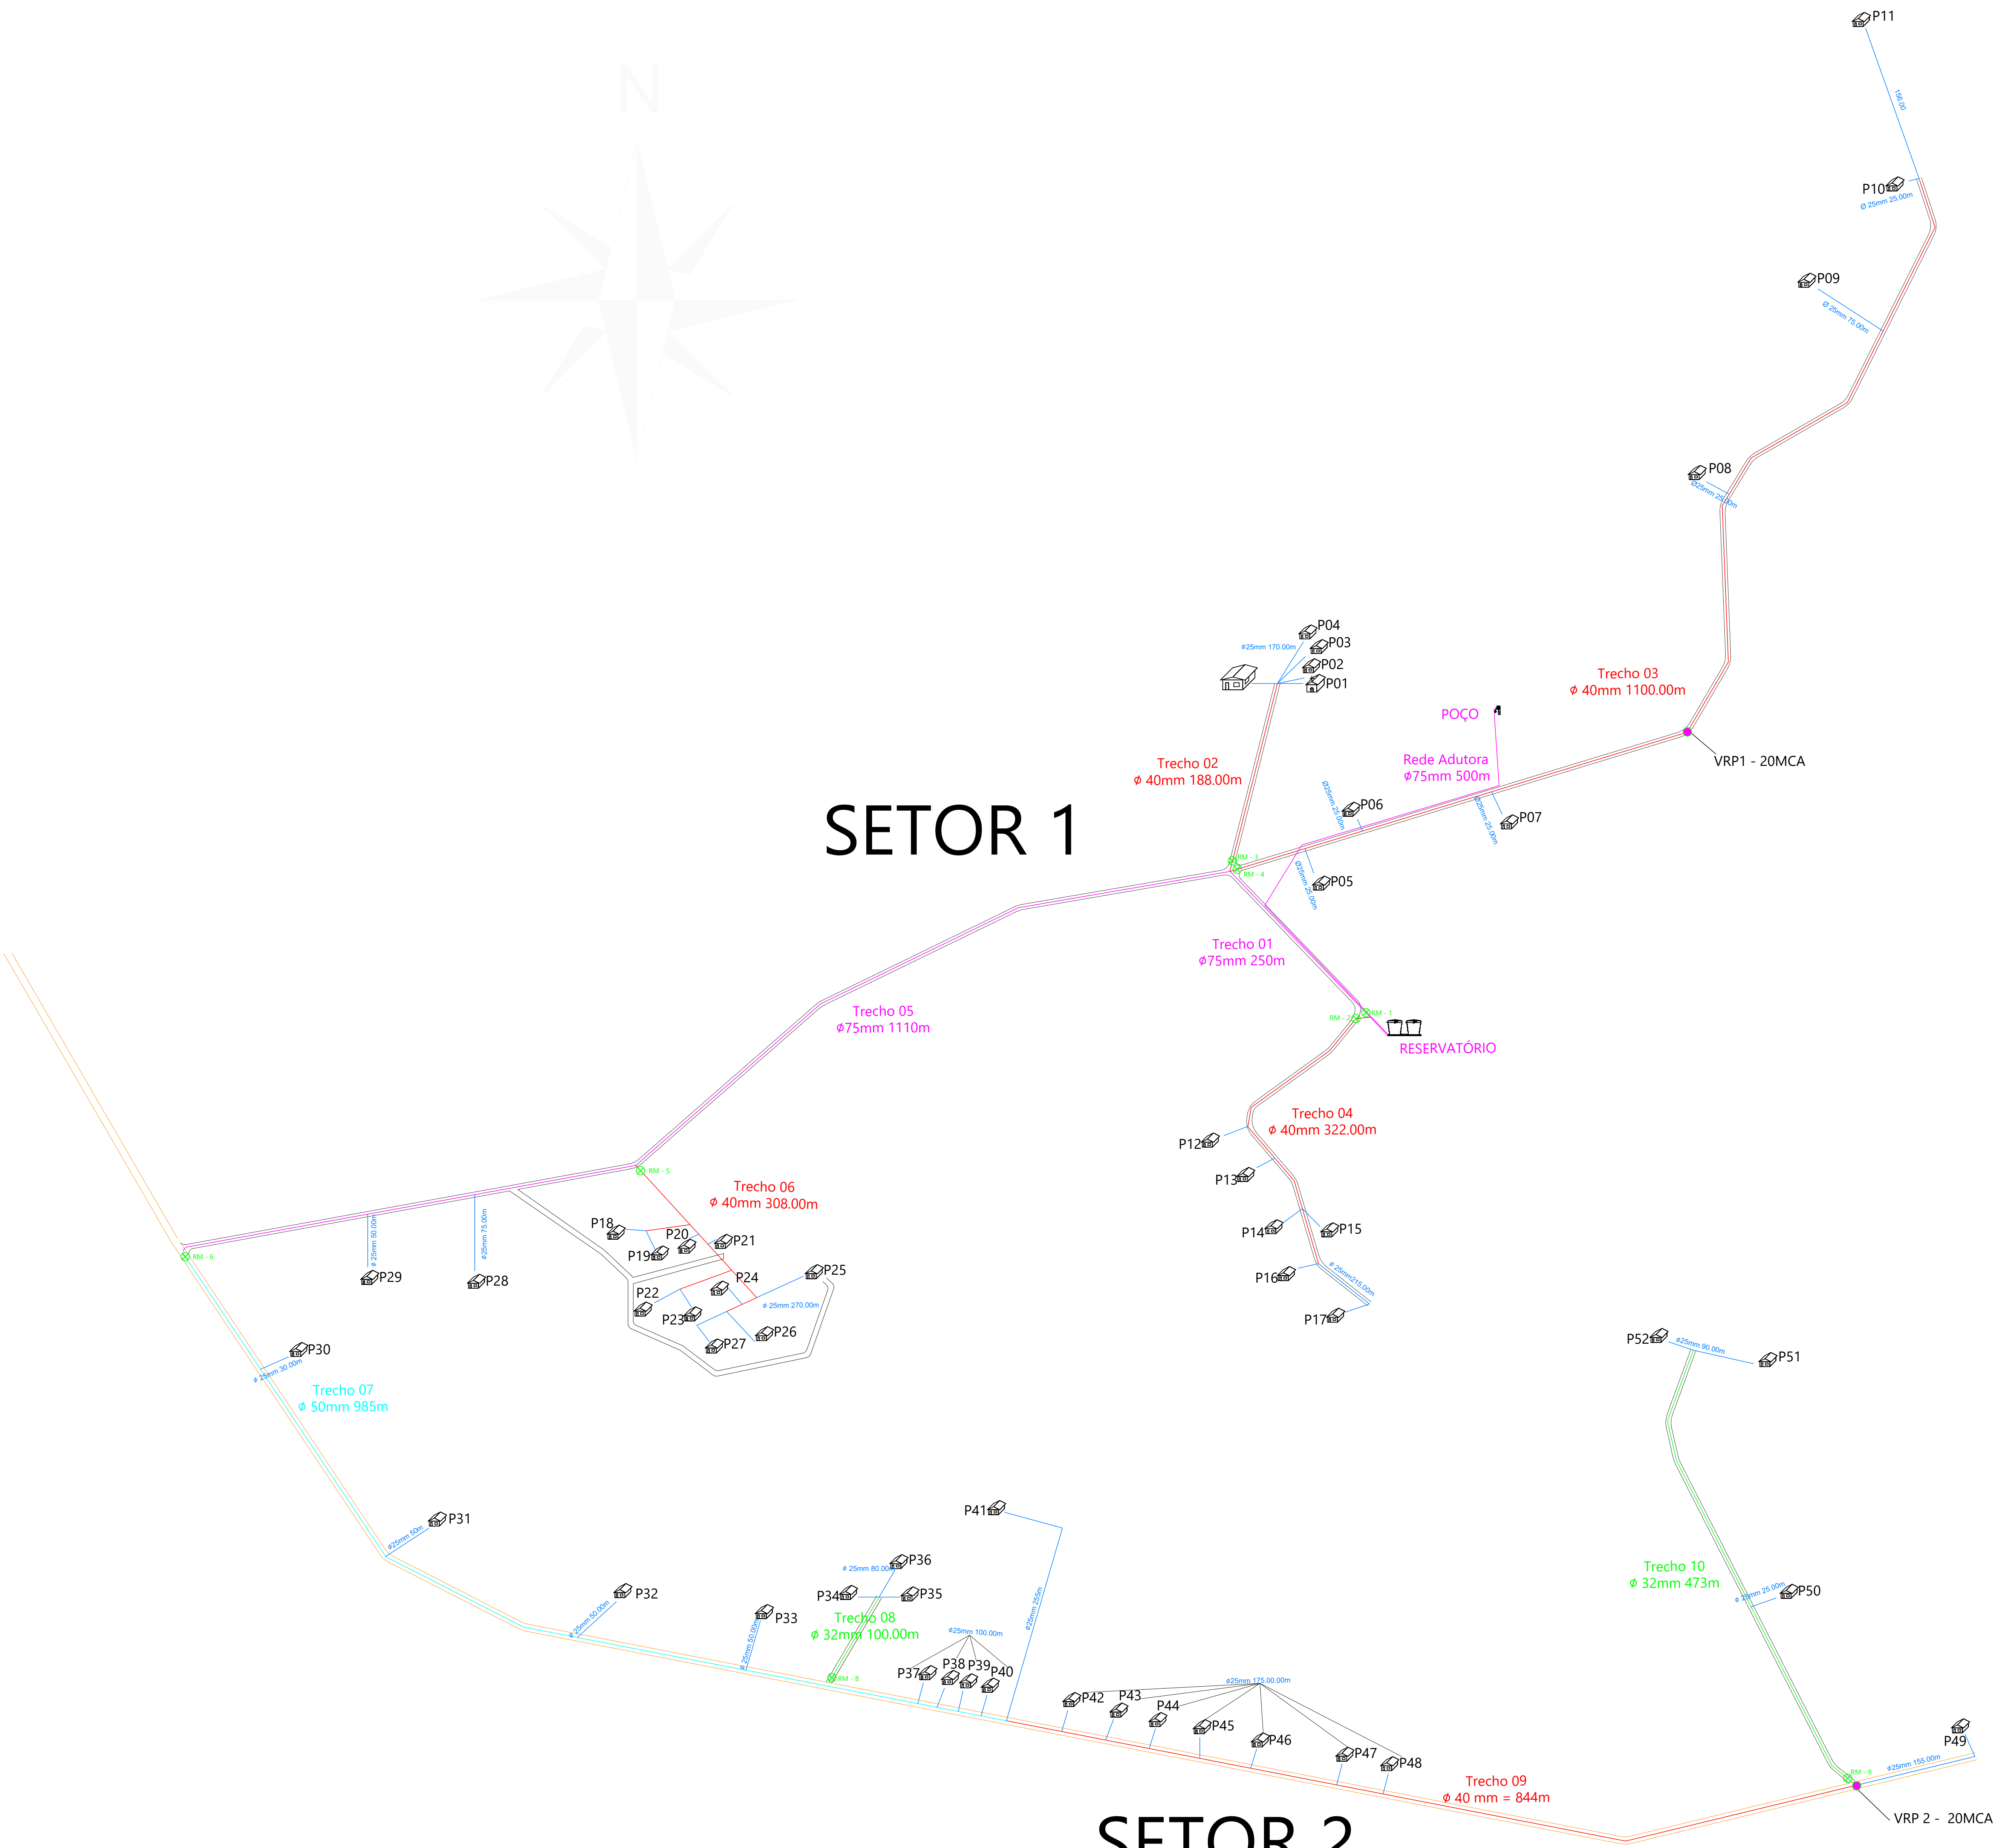


SETOR 1

LISTA DE FAMILIAS ATENDIDAS PELO SISTEMA DE TRATAMENTO DE AGUA DO MUNICIPIO DE IVAI- PR				
NÚMERO	NOME DO MORADOR	COTA m	COORDENADAS GEOGRÁFICAS	
			S	W
SETOR 1				
P01	Comunidade Atanazildo Igreja São Sebastião	882	25.01,045	50.48,856
P02	Juca Genu	882	25.01,045	50.48,856
P03	Leandro Genu	882	25.01,045	50.48,856
P04	Dora Genu	882	25.01,045	50.48,856
P05	Felema	875	25.01,144	50.48,837
P06	Kiko	873	25.01,125	50.48,806
P07	Adriano Canteri	873	25.01,097	50.48,716
P08	Elias Neda	847	25.00,944	50.48,601
P09	Luis Petroski	835	25.00,752	50.48,509
P10	Mirônio Neda	842	25.00,678	50.48,555
P11	Cido Cheneman	839	25.00,799	50.48,557
P12	Nereu da Silva	875	25.01,264	50.48,859
P13	Romualdo de Castro	872	25.01,313	50.48,834
P14	Lauro Valentim	870	25.01,321	50.48,837
P15	Amadeus Valentim	874	25.01,335	50.48,818
P16	Gelson Valentim	867	25.01,344	50.48,832
P17	João valentim	860	25.01,370	50.48,807
P18	José Barbosa	865	25.01,343	50.49,153
P19	Valdir Barbosa	864	25.01,344	50.49,154
P20	Vilmar barbosa	870	25.01,345	50.49,155
P21	Terezinha pinheiro	868	25.01,346	50.49,156
P22	Versi Pinheiro	866	25.01,347	50.49,157
P23	Alisson Pinheiro	864	25.01,348	50.49,158
P24	Claudineia Pinheiro	863	25.01,349	50.49,159
P25	Francisco Pinheiro	873	25.01,341	50.49,151
P26	Nelsinei Pinheiro	865	25.01,342	50.49,152
P27	Pedro Pinheiro	864	25.01,343	50.49,153
P28	Lourival Moleta	861	25.01,321	50.49,307
P29	Cleri Moleta	864	25.01,312	50.49,346
SETOR 2				
P30	Carlos Pezzini	866	25.01,381	50.49,407
P31	Afonso Biela	858	25.01,523	50.49,231
P32	Tarcisio Castro	867	25.01,559	50.49,165
P33	Teônia Castro	863	25.01,536	50.49,148
P34	Jorge Castro	860	25.01,518	50.49,094
P35	Pedro Castro	860	25.01,518	50.49,094
P36	José Castro	860	25.01,518	50.49,094
P37	Norberto	864	25.01,562	50.49,056
P38	Luiz Taborda	862	25.01,556	50.49,021
P39	Maria Taborda	861	25.01,556	50.49,021
P40	Regina	861	25.01,559	50.48,963
P41	Sandro Taborda	840	25.01,455	50.49,005
P42	Lidia	859	25.01,559	50.48,940
P43	Amilton Bueno	856	25.01,558	50.48,898
P44	Miguel	848	25.01,558	50.48,863
P45	Vanderlei Bueno	847	25.01,568	50.48,817
P46	Jackson Bueno	847	25.01,568	50.48,817
P47	Renato Nedo	841	25.01,570	50.48,793
P48	Renato Dercati	841	25.01,570	50.48,793
P49	Lurdes Pezzini	855	25.01,577	50.48,387
P50	Melésio	841	25.01,485	50.48,502
P51	Noroaldo Bueno	836	25.01,378	50.48,540
P52	Luiz Castro	836	25.01,384	50.48,574
RES	RESERVATÓRIO	895	25.01,214	50.48,776
POÇO	POÇO	864	25.01,516	50.48,738



SETOR 2

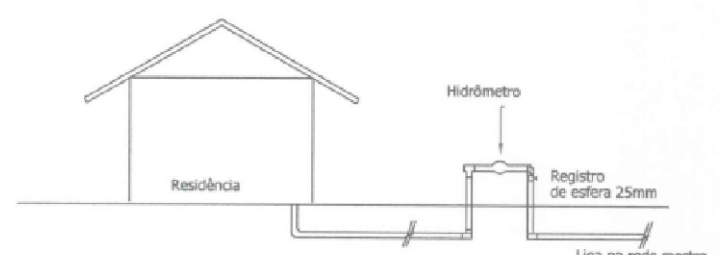

ESQUEMA DAS LIGAÇÕES DOMICILIARES

LEGENDA			
	INSTALAÇÃO DE REGISTRO DE MANOBRAS - RM (X10)		
	INSTALAÇÃO DE VÁLVULA REDUTORA DE PRESSÃO (X2)		
	BR - 487		
	ESTRADA RURAL		
	PVC Ø DN 20mm = 2.200m		
	PVC Ø DN 32mm = 573m		
	PVC Ø DN 40mm = 2.726m		
	PVC CLASSE 12 Ø DN 50mm = 985m		
	PVC CLASSE 12 Ø DN 75mm = 1.860m		
Total de Famílias Atendidas: 51 + 1 Comunidade		Total da Canalização: 8.344m	
52 Pontos de Ligação			

APROVAÇÃO / PREFEITURA			
		Rua Rio Eufrates, 57 - Sala 11 Fazenda Rio Grande/PR Bairro Iguaçu CEP 83833-088 Fones (41)3527-5874 / 99909-0689 / 99265-7961 desenvolver03@gmail.com	
RESPONSÁVEL TÉCNICO Engenheiro Civil CREA 05.028.749.681-D Voto: 154675		DENER JOSE G CRUZ CPF 045.137.516-57	
PROPRIETÁRIO PREFEITURA MUNICIPAL DE IVAI		ESPECIFICAÇÕES - Planta baixa(traçado da canalização); - Legenda - Relação dos Moradores e Cotas Respectivas	
OBRA SISTEMA DE REDE DE ABASTECIMENTO DE ÁGUA		PROJETO ARQUITETÔNICO	
ESCALA 1/5000	ÁREA INDICADA	BRANCHA INDICADA	ENDEREÇO DA OBRA Comunidades Rurais de Passinhos e Atanazildo Ivaí - Paraná
DATA Abril de 2019	PROTOCOLO	1/3	