



1 DETALHE 2- CAIXA R1
SEM ESCALA

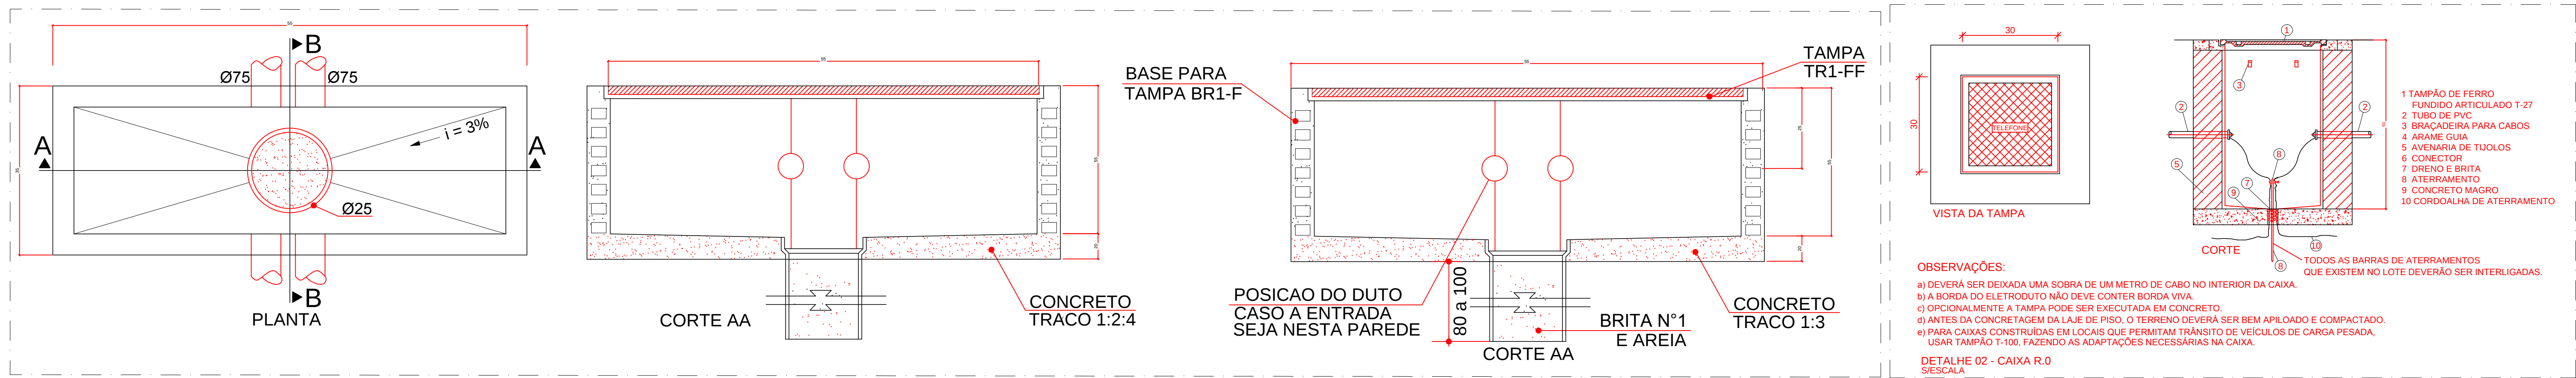

2 DETALHE 1- CAIXA R0
SEM ESCALA

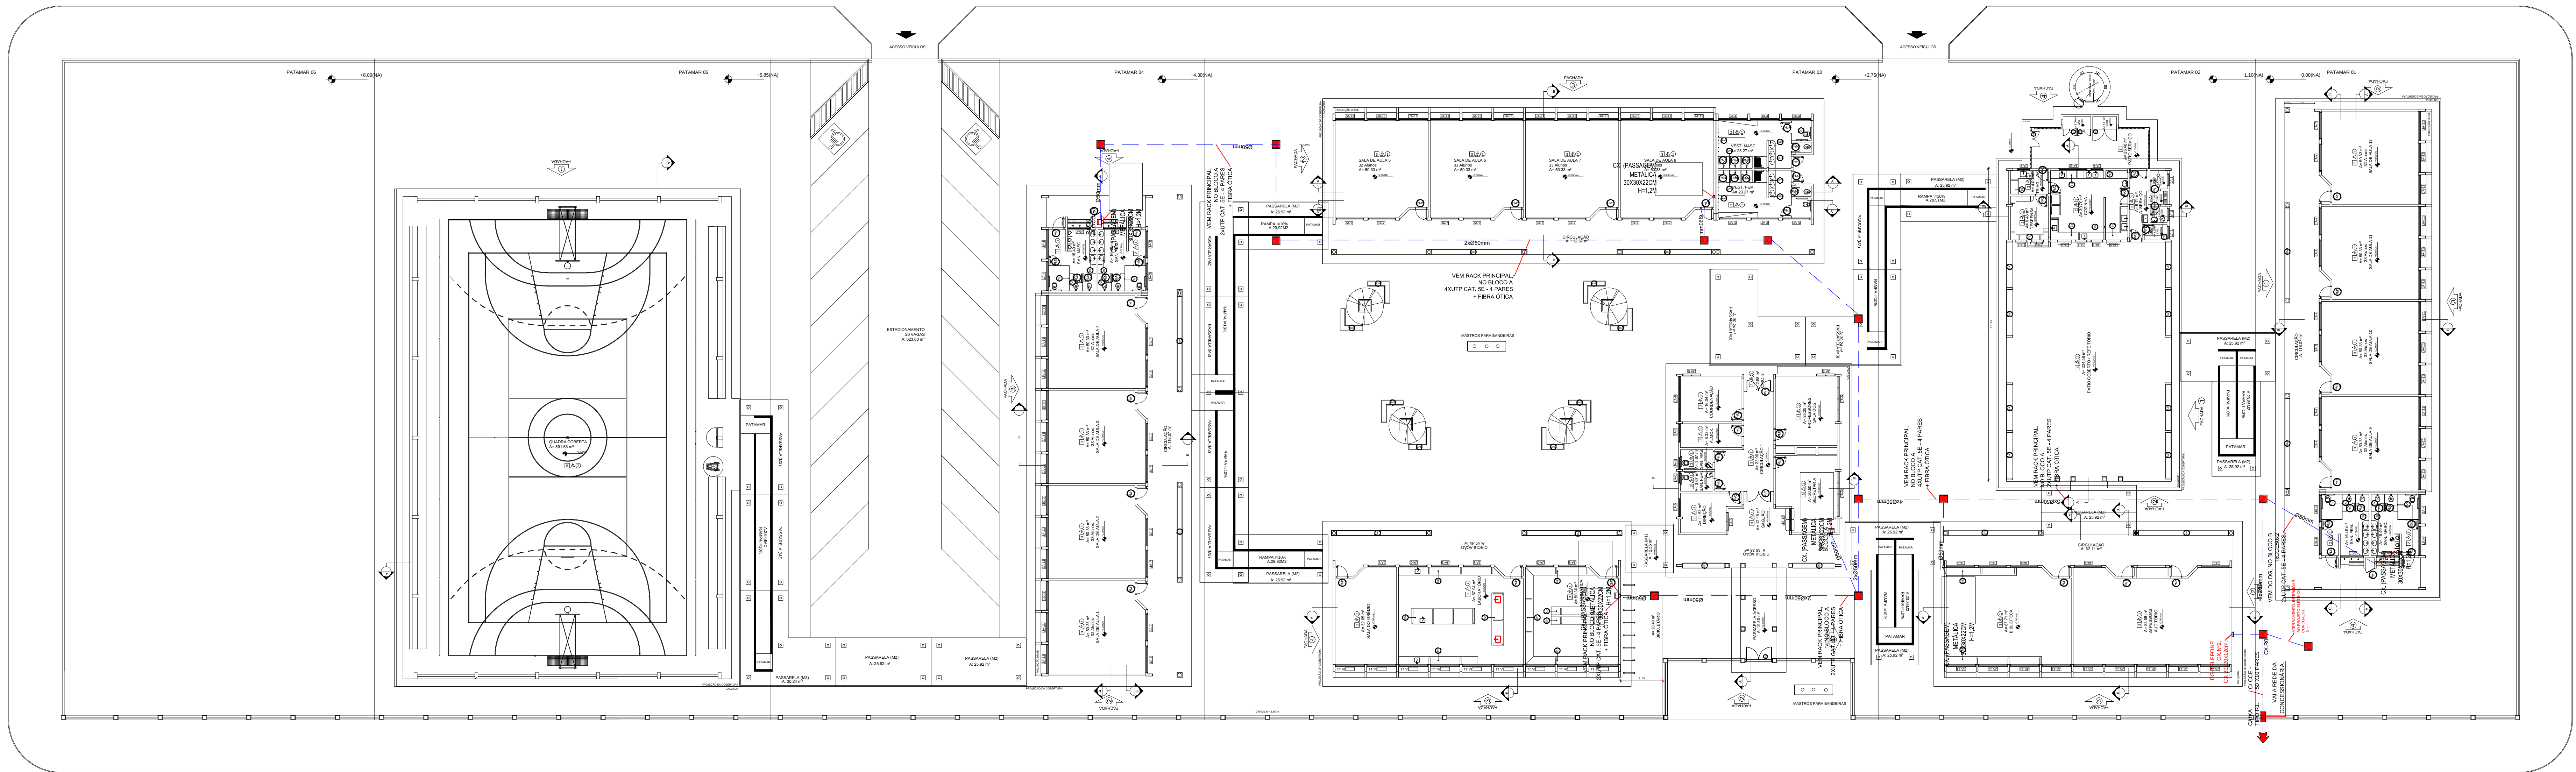

3 PLANTA BAIXA
ESCALA 1/200

FNDE Fundo Nacional de Desenvolvimento da Educação		Ministério da Educação		BRASIL PAÍS RICOS E PÓS SEM POBREZA	
PROJETO PADRÃO - FNDE					
MUNICÍPIO - UF:					
PROPRIETÁRIO:					
ENDEREÇO:					
PROPRIETÁRIO:					
RESP. TÉCNICO:					
CAU CREA:					
D.F.O:					
CAU CREA:					
RA:					
OBSERVAÇÕES:					
ESCOLA 12 SALAS DE AULA					
CABEAMENTO ESTRUTURADO - TELEFONE, DADOS E ANTENA TV					
COORDENADOR: COEST - Coordenação Geral de Infraestrutura Educacional		SPDA PLANTA DE COBERTURA DETALHES		ECE	
REVISÃO: R.03		ESCALA: INDICADA DATA: MARÇO 2014		PRONCHIA: 01/07	
FORMATO: A1 (841X594)					