




PLANTA DE IMPLANTAÇÃO
ESCALA: 1/100

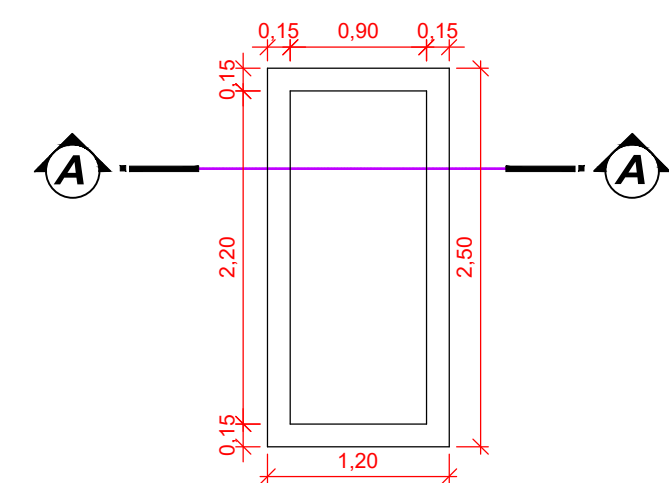

PLANTA BAIXA - JARDINEIRA ADULTO
ESCALA: 1/50

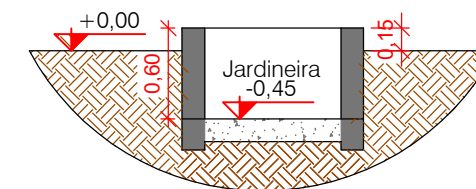

CORTE A-A
ESCALA: 1/50

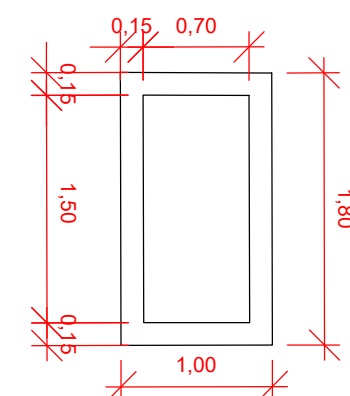

PLANTA BAIXA - JARDINEIRA INFANTIL
ESCALA: 1/50

PROJETO ARQUITETÔNICO E ESTRUTURAL

OBRA:	JARDINEIRAS (URNAS) CEMITÉRIO MUNICIPAL DE IVAÍ
LOCAL:	RUA DR. FERREIRA CORREIA - IVAÍ - PR.
REFERÊNCIA:	PLANTA DE IMPLANTAÇÃO, PLANTA BAIXA, CORTE A-A, PLANTA BAIXA VIGAS BALDRAMES, DETALHE E RESUMO DO AÇO
PROPRIETÁRIO:	O MUNICÍPIO DE IVAÍ - PR CNPJ: 76.175.918/0001-33 PREFEITO MUNICIPAL: IDIR TREVISÓ
RESPONSÁVEL PELO PROJETO:	SARA REIFUR ENGENHEIRA CIVIL CREA-PR 201940D

ESCALA:	INDICADA	SOFTWARE:	AutoCAD 2016
DATA:	JUNHO /2023	UNIDADES:	METROS
DESENHO:	SARA REIFUR	ARQUIVO:	

1
1



PREFEITURA
MUNICIPAL
DE IVAÍ