


RUA SÃO LUIZ


RUA JOSÉ DE ANCHIETA

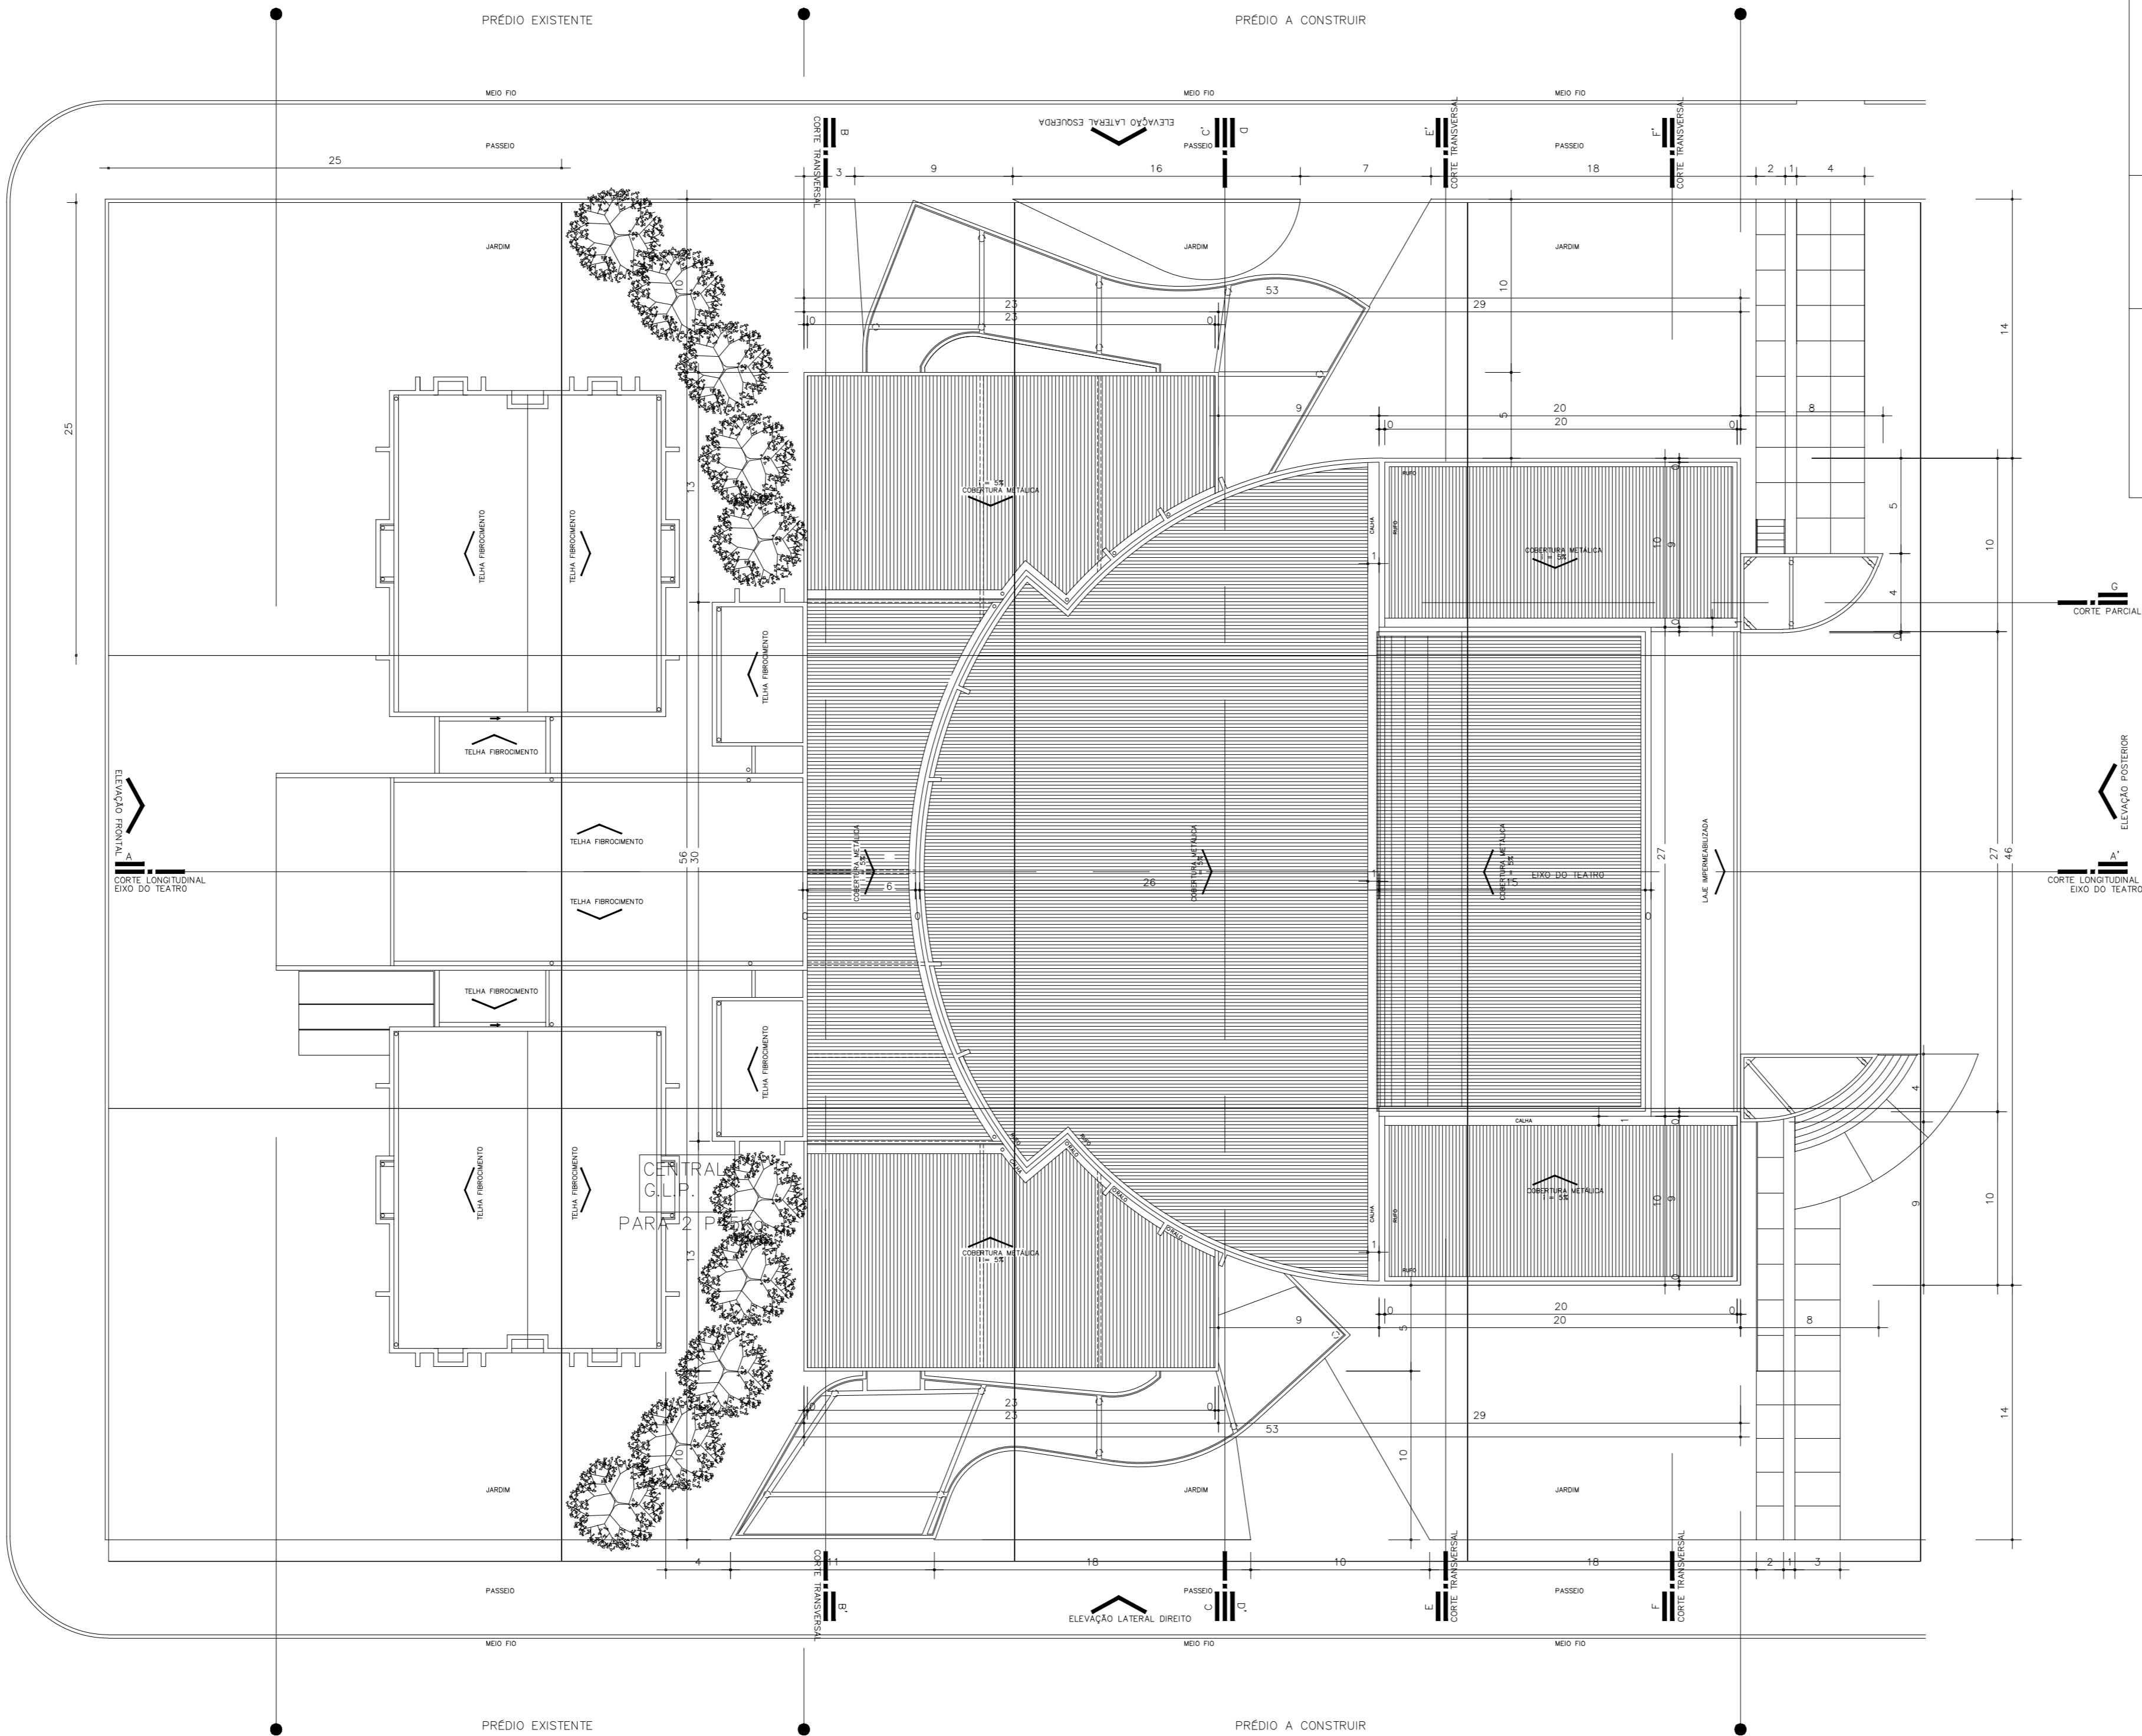

AV. CÍVICA

RUA São Luiz

RUA José De Anchieta

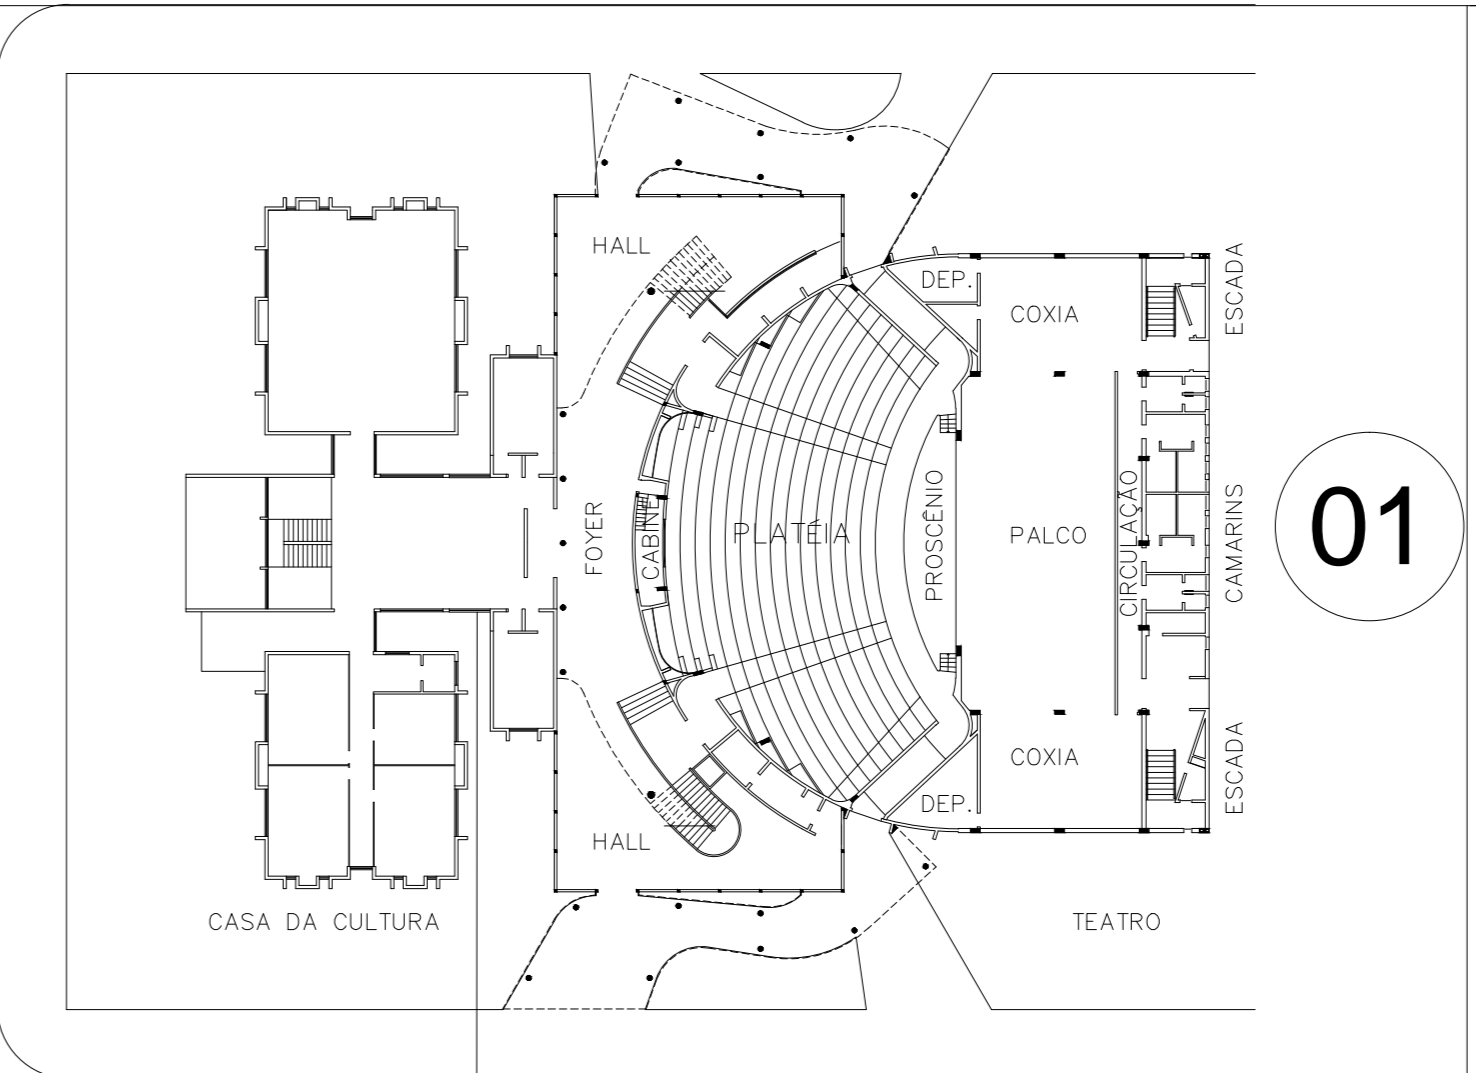

AV Cívica

RESERVATÓRIO 57m³

LOCALIZAÇÃO

ESCALA 1:500

CARACTERÍSTICA DA IMPLANTAÇÃO

pavimento ou setor	discriminação	classe do piso	número de pisos	pé-direito (m)	area const. (m²)
Pavimento Térreo	TEATRO	RL	01	2,9 A 23,0	1.928,75
Pavimento Térreo	CASA DA CULTURA	RL	01	3,10	675,61
Pavimento Superior	TEATRO	RL	01	2,50 A 7,65	805,90
Pavimento Superior	CASA DA CULTURA	RL	01	3,15	587,96

RISCO PREDOMINANTE	RL	ÁREA CONSTRUÍDA (m2)	3.998,22m2
--------------------	----	----------------------	------------

PROTEÇÃO POR EXTINTORES

EXTINTORES	CO2 4 kg	CO2 6 kg	POS 4 kg	POS 6 kg	POS 12 kg	AP 10.1
	15	18	02		9	
total de extintores	44				45	

PROTEÇÃO POR HIDRANTES:

RESERVATÓRIOS	SUPERIORES		INFERIORES	
CAPACIDADES	TOTAL	INCENDIO	TOTAL	INCENDIO
VOLUME (m3)	57,00	19,00		
ABRIGOS	45x75x18cm	60x90x18cm	90x120x24cm	TOTAL
QUANTIDADE	—	30	—	30
MANGUEIRAS		Nº LANÇES	15M	20M
QUANTIDADE	ø38mm	30	56	
	ø63mm			840
ESGUICHO	38x13mm	38x19mm	38x25mm	63x19mm
REQUINTE	X			
QUANTIDADE	18	12	—	—
SISTEMAS COMPLEMENTARES/AUTOMÁTICOS				CENTRAL GLP
SISTEMA FIXO DE HIDRANTES ACIONADO POR PRESSOSTATO				HAVERÁ PARA 2 BOTOES DE 45 KG
ALARME DE INCENDIO				

OBRA: CASA DA CULTURA E TEATRO MUNICIPAL

LOTE "N" - JARDIM AMERICA

RUA SÃO LUIZ 141 - ASSIS CHATEAUBRIAND/PR

PROPRIETÁRIO:

MUNICÍPIO DE ASSIS CHATEAUBRIAND PR

CNPJ 75504790/0001-08

PARA USO DO C. B.

PRANCHA:

PROJETO DE PREVENÇÃO CONTRA INCÊNDIOS

PLANTA BAIXA PAV. TÉRREO

ESCALA

INDICADA

RESPONSÁVEL TÉCNICO:

DESENHO:

DATA:

15/12/2014

ISRAEL DEVECOH CREA 11729-DPR