


Sinalização para identificação de placas em planta baixa de projetos executivo			
Sinalização retangular	Sinalização Quadrada	Sinalização triangular	Sinalização Circular
CÓDIGO L/H (mm)	CÓDIGO L (mm)	CÓDIGO L (mm)	CÓDIGO D (mm)


LEGENDA			
CÓDIGO	SÍMBOLO	SIGNIFICADO	APLICAÇÃO
S 1		SALA DE EMERGÊNCIA	INDICAÇÃO DE SENTIDO (DIREÇÃO) DO SENTIDO DE EVACUAÇÃO DE EMERGÊNCIA
S 2		SALA DE EMERGÊNCIA	INDICAÇÃO DE SENTIDO (DIREÇÃO) DO SENTIDO DE EVACUAÇÃO DE EMERGÊNCIA
S 3		SALA DE EMERGÊNCIA	INDICAÇÃO DE SALA DE EMERGÊNCIA PARA FUGA EM CASO DE FUMOS
S 4		ESCALA DE EMERGÊNCIA	INDICAÇÃO DO SENTIDO DE FUGA EM CASO DE FUMOS
S 5		ESCALA DE EMERGÊNCIA	INDICAÇÃO DO SENTIDO DE FUGA EM CASO DE FUMOS
S 6		SALA DE EMERGÊNCIA	INDICAÇÃO DA SALA DE EMERGÊNCIA PARA FUGA EM CASO DE FUMOS

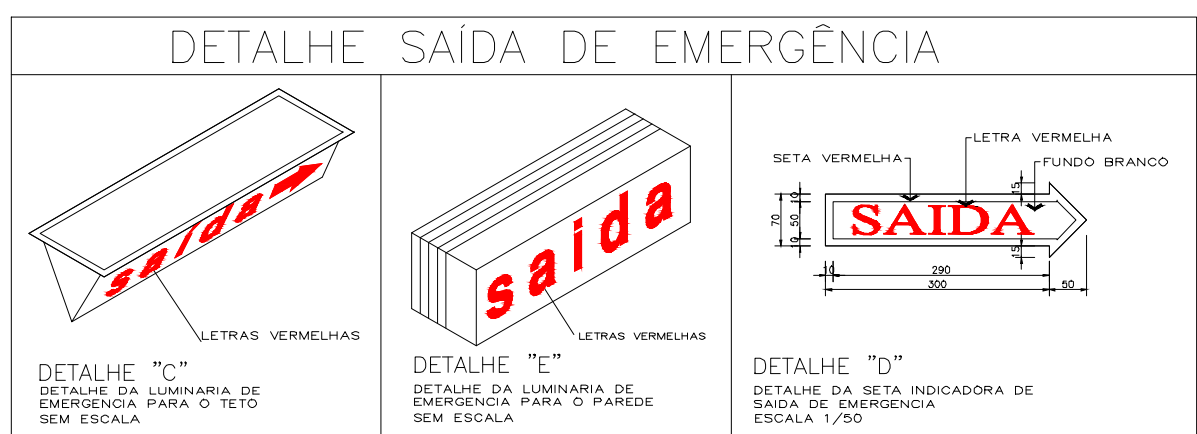

NOTAS DAS LUMINÁRIAS

- 1-A SINALIZAÇÃO DEVERÁ SER LUMINOSA E ALIMENTADA POR ACUMULADORES QUE DEVERÃO FUNCIONAR AUTOMATICAMENTE QUANDO EM FALTA DE ENERGIA CONVENCIONAL DURANTE 02 HORAS (MÍNIMO)
- 2- AS LETRAS E SETAS DE SINALIZAÇÃO DEVEM TER COR VERMELHA SOBRE FUNDO BRANCO
- 3- A ILUMINAÇÃO DE SINALIZAÇÃO DEVE ASSINALAR TODAS AS MUDANÇAS DE DIREÇÃO, OBSTÁCULOS, SAÍDAS, ESCADAS, ETC
- 4- A ILUMINAÇÃO DE SINALIZAÇÃO DEVE SER CONTÍNUA DURANTE A TEMPO DE FUNCIONAMENTO DO SISTEMA, QUANDO DA INTERRUPÇÃO DA ILUMINAÇÃO NORMAL
- 5- O MATERIAL EMPREGADO PARA SINALIZAÇÃO E SUA FIXAÇÃO DEVE SER TAL QUE NÃO POSSA SER FACILMENTE DANIFICADO
- 6- É RECOMENDADO O USO DE FAIXAS REFLETIVAS OU "OLHO-DE-GATO" AO NÍVEL DO PISO OU RODAPÉ DOS CORREDORES E NAS ESCADAS
- 7- O BLOCO AUTÔNOMO ATENDERÁ OS SEGUINTE REQUISITOS:
 - A) CIRCUITO CARREGADOR COM RECARGA AUTOMÁTICA;
 - B) CARGA BASEADA EM CORRENTE LIMITADA, COM SUPERVISÃO CONSTANTE, EVITANDO-SE SEMPRE CARGA RÁPIDA;
 - C) A COMUTÇÃO DO ESTADO DE VIGILIA PARA O ESTADO DE FUNCIONAMENTO DO SISTEMA CENTRALIZADO DE ACUMULADORES NÃO PODE SER SUPERIOR A 5 SEGUNDOS;
 - D) DEVERÁ SER INSTALADO A 2,20m DE ALTURA;
- 8- OS APARELHOS DEVEM SER CONSTITUÍDOS DE FORMA QUE QUALQUER DE SUAS PARTES RESISTAM A UMA TEMPERATURA DE 70°C, NO MÍNIMO POR 1 HORA.
- 9- A ILUMINAÇÃO DE EMERGÊNCIA DEVE GARANTIR UM NÍVEL MÍNIMO DE ILUMINAMENTO A NÍVEL DO PISO, DE:

- 5 LUX EM LOCAIS COM DESNÍVEL;
 - A) ESCADAS;
 - B) PORTAS COM ALTURA INFERIOR A 2,10m;
 - C) OBSTÁCULOS;
- 3 LUX EM LOCAIS PLANOS
 - A) CORREDORES;
 - B) HALLS;
 - C) ELEVADORES;
 - D) LOCAIS DE REFUGIO.

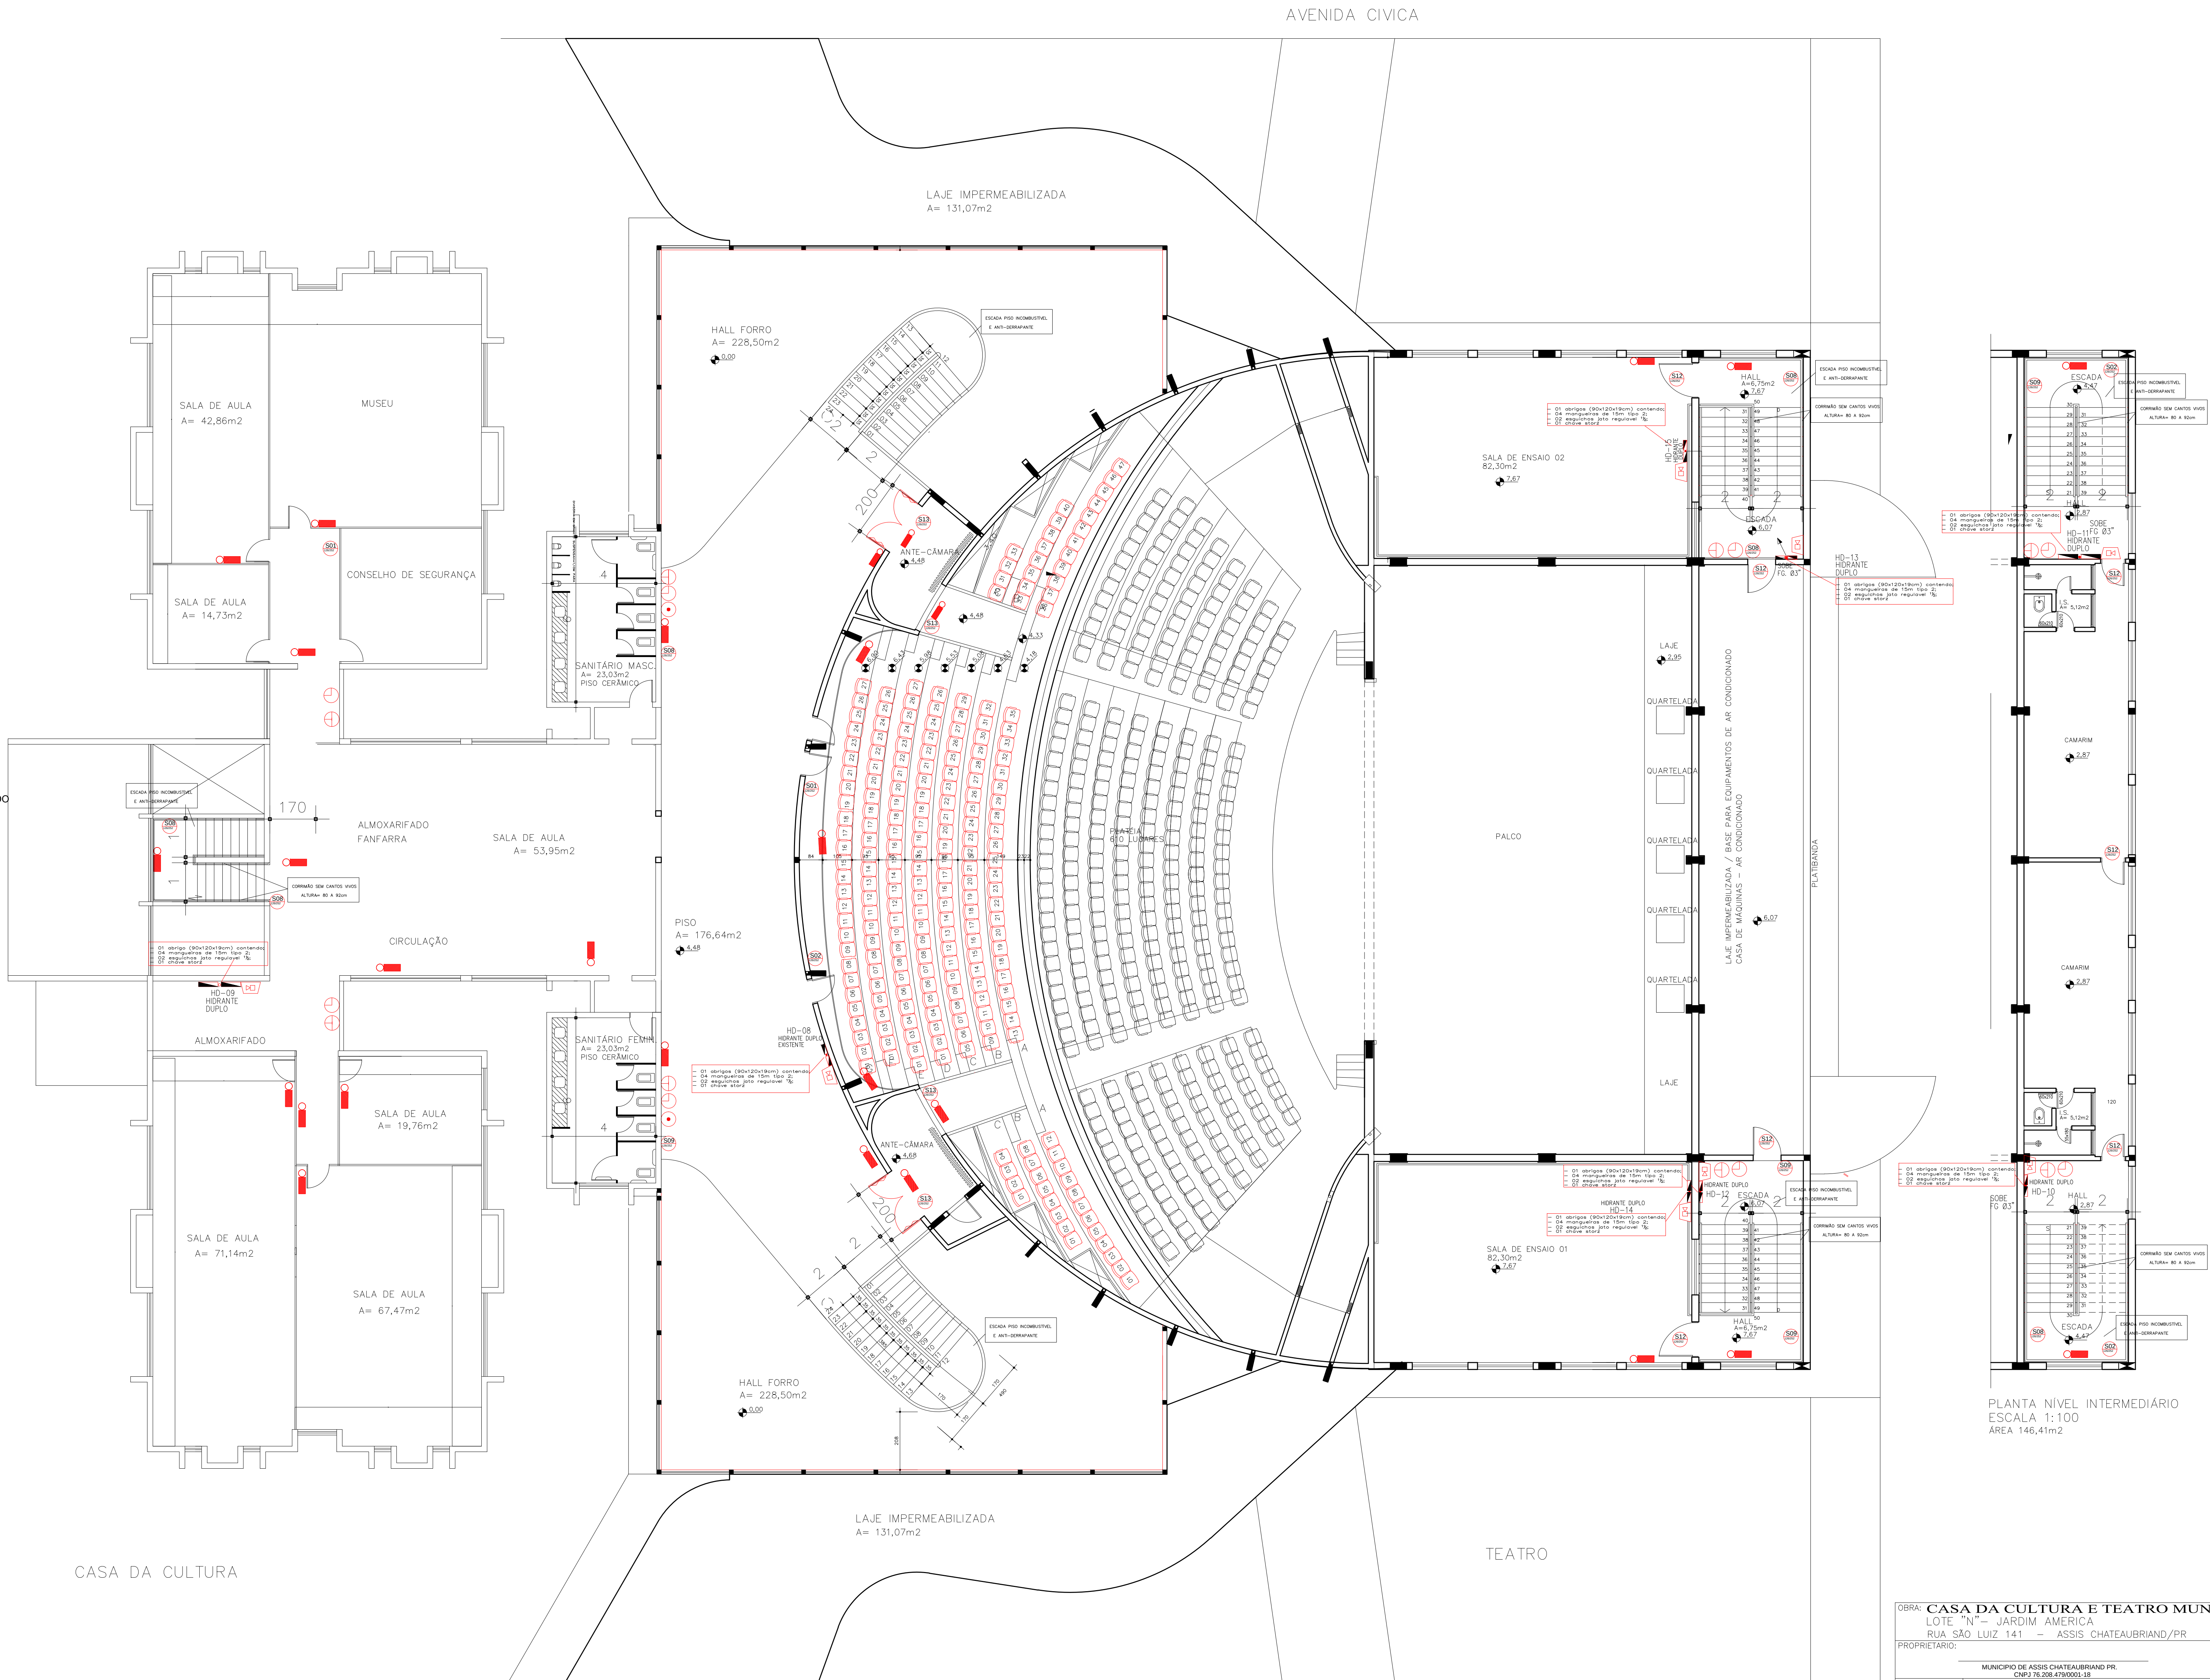

PLANTA NÍVEL INTERMEDIÁRIO
ESCALA 1:100
ÁREA 146,41m2

OBRA: CASA DA CULTURA E TEATRO MUNICIPAL		
LOTE "N" – JARDIM AMERICA		
RUA SÃO LUZ 141 – ASSIS CHATEAUBRIAND/PR		
PROPRIETÁRIO:		
MUNICÍPIO DE ASSIS CHATEAUBRIAND PR		
CNPJ 76.208.470/0001-10		
FRANCHA:		
PROJETO DE PREVENÇÃO CONTRA INCÊNDIOS		
EXECUTIVO		
PLANTA BAIXA PAV. SUPERIOR		
03/06		
ESCALA:		
INDICADA		
DATA:		
17/02/2011		
RESPONSÁVEL TÉCNICO:		
ISRAEL DEVECHI		
ENGº CIVIL CREIA 11.726 D-PR		
DESENHO:		
PARA USO DO C. B.		