


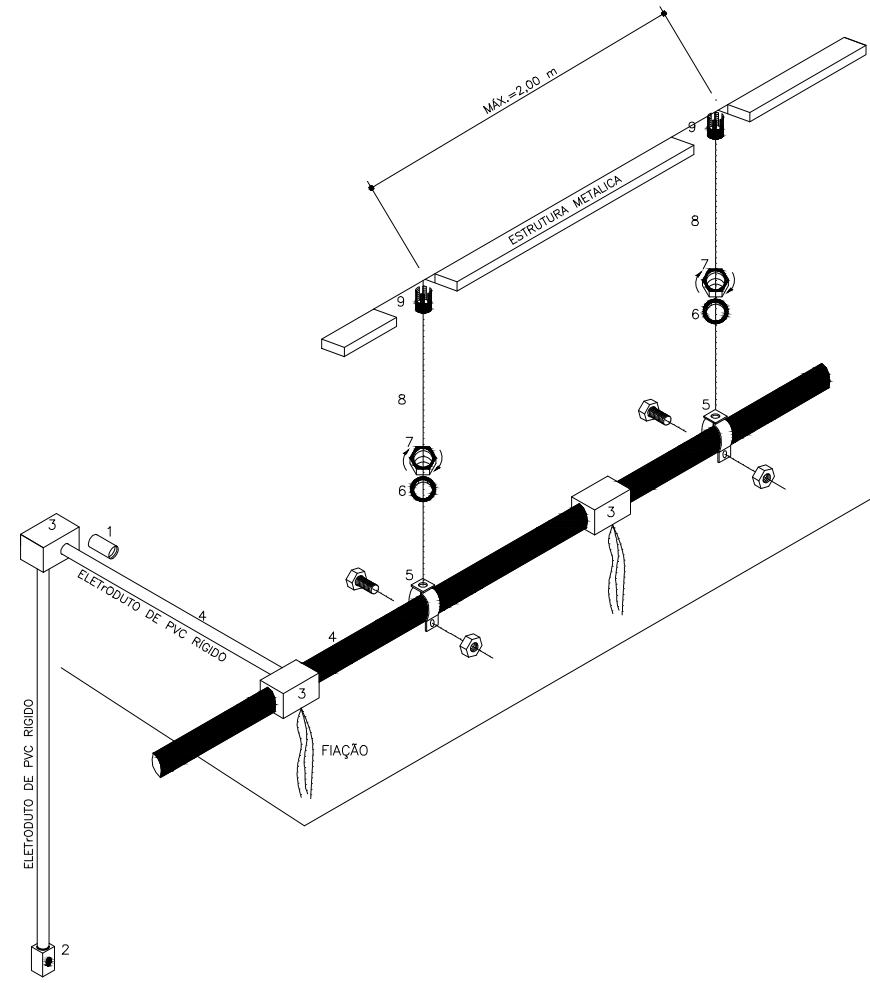


ESQUEMA GENÉRICO DE FIXAÇÃO E INSTALAÇÃO DE ELETRODUTOS E CAIXAS SOB ESTRUTURA METÁLICA

QUADRO DE CARGAS QUADRO 01						
N° CIRCUITO	LAMPADAS		TOMADAS			DEJUNTOR
	40W	150W	100W	1500W	5400W	
1			8			10A
2		4				10A
-						-
-						-
GERAL						32A

QUADRO DE CARGAS QUADRO 02						
N° CIRCUITO	LAMPADAS		TOMADAS			DEJUNTOR
	40W	150W	100W	1500W	5400W	
1			8			10A
2		4				10A
-						-
-						-
GERAL						32A

- CONVENÇÕES**
- PONTO DE LUZ NO TETO
 - TOMADA A 230cm DO PISO ACABADO
 - ELETRODUTO EMBUTIDO NO PISO
 - ELETRODUTO AÉREO
 - FIAÇÃO – FASE, FASE, NEUTRO E TERRA RESPECTIVAMENTE
 - ATERRAMENTO

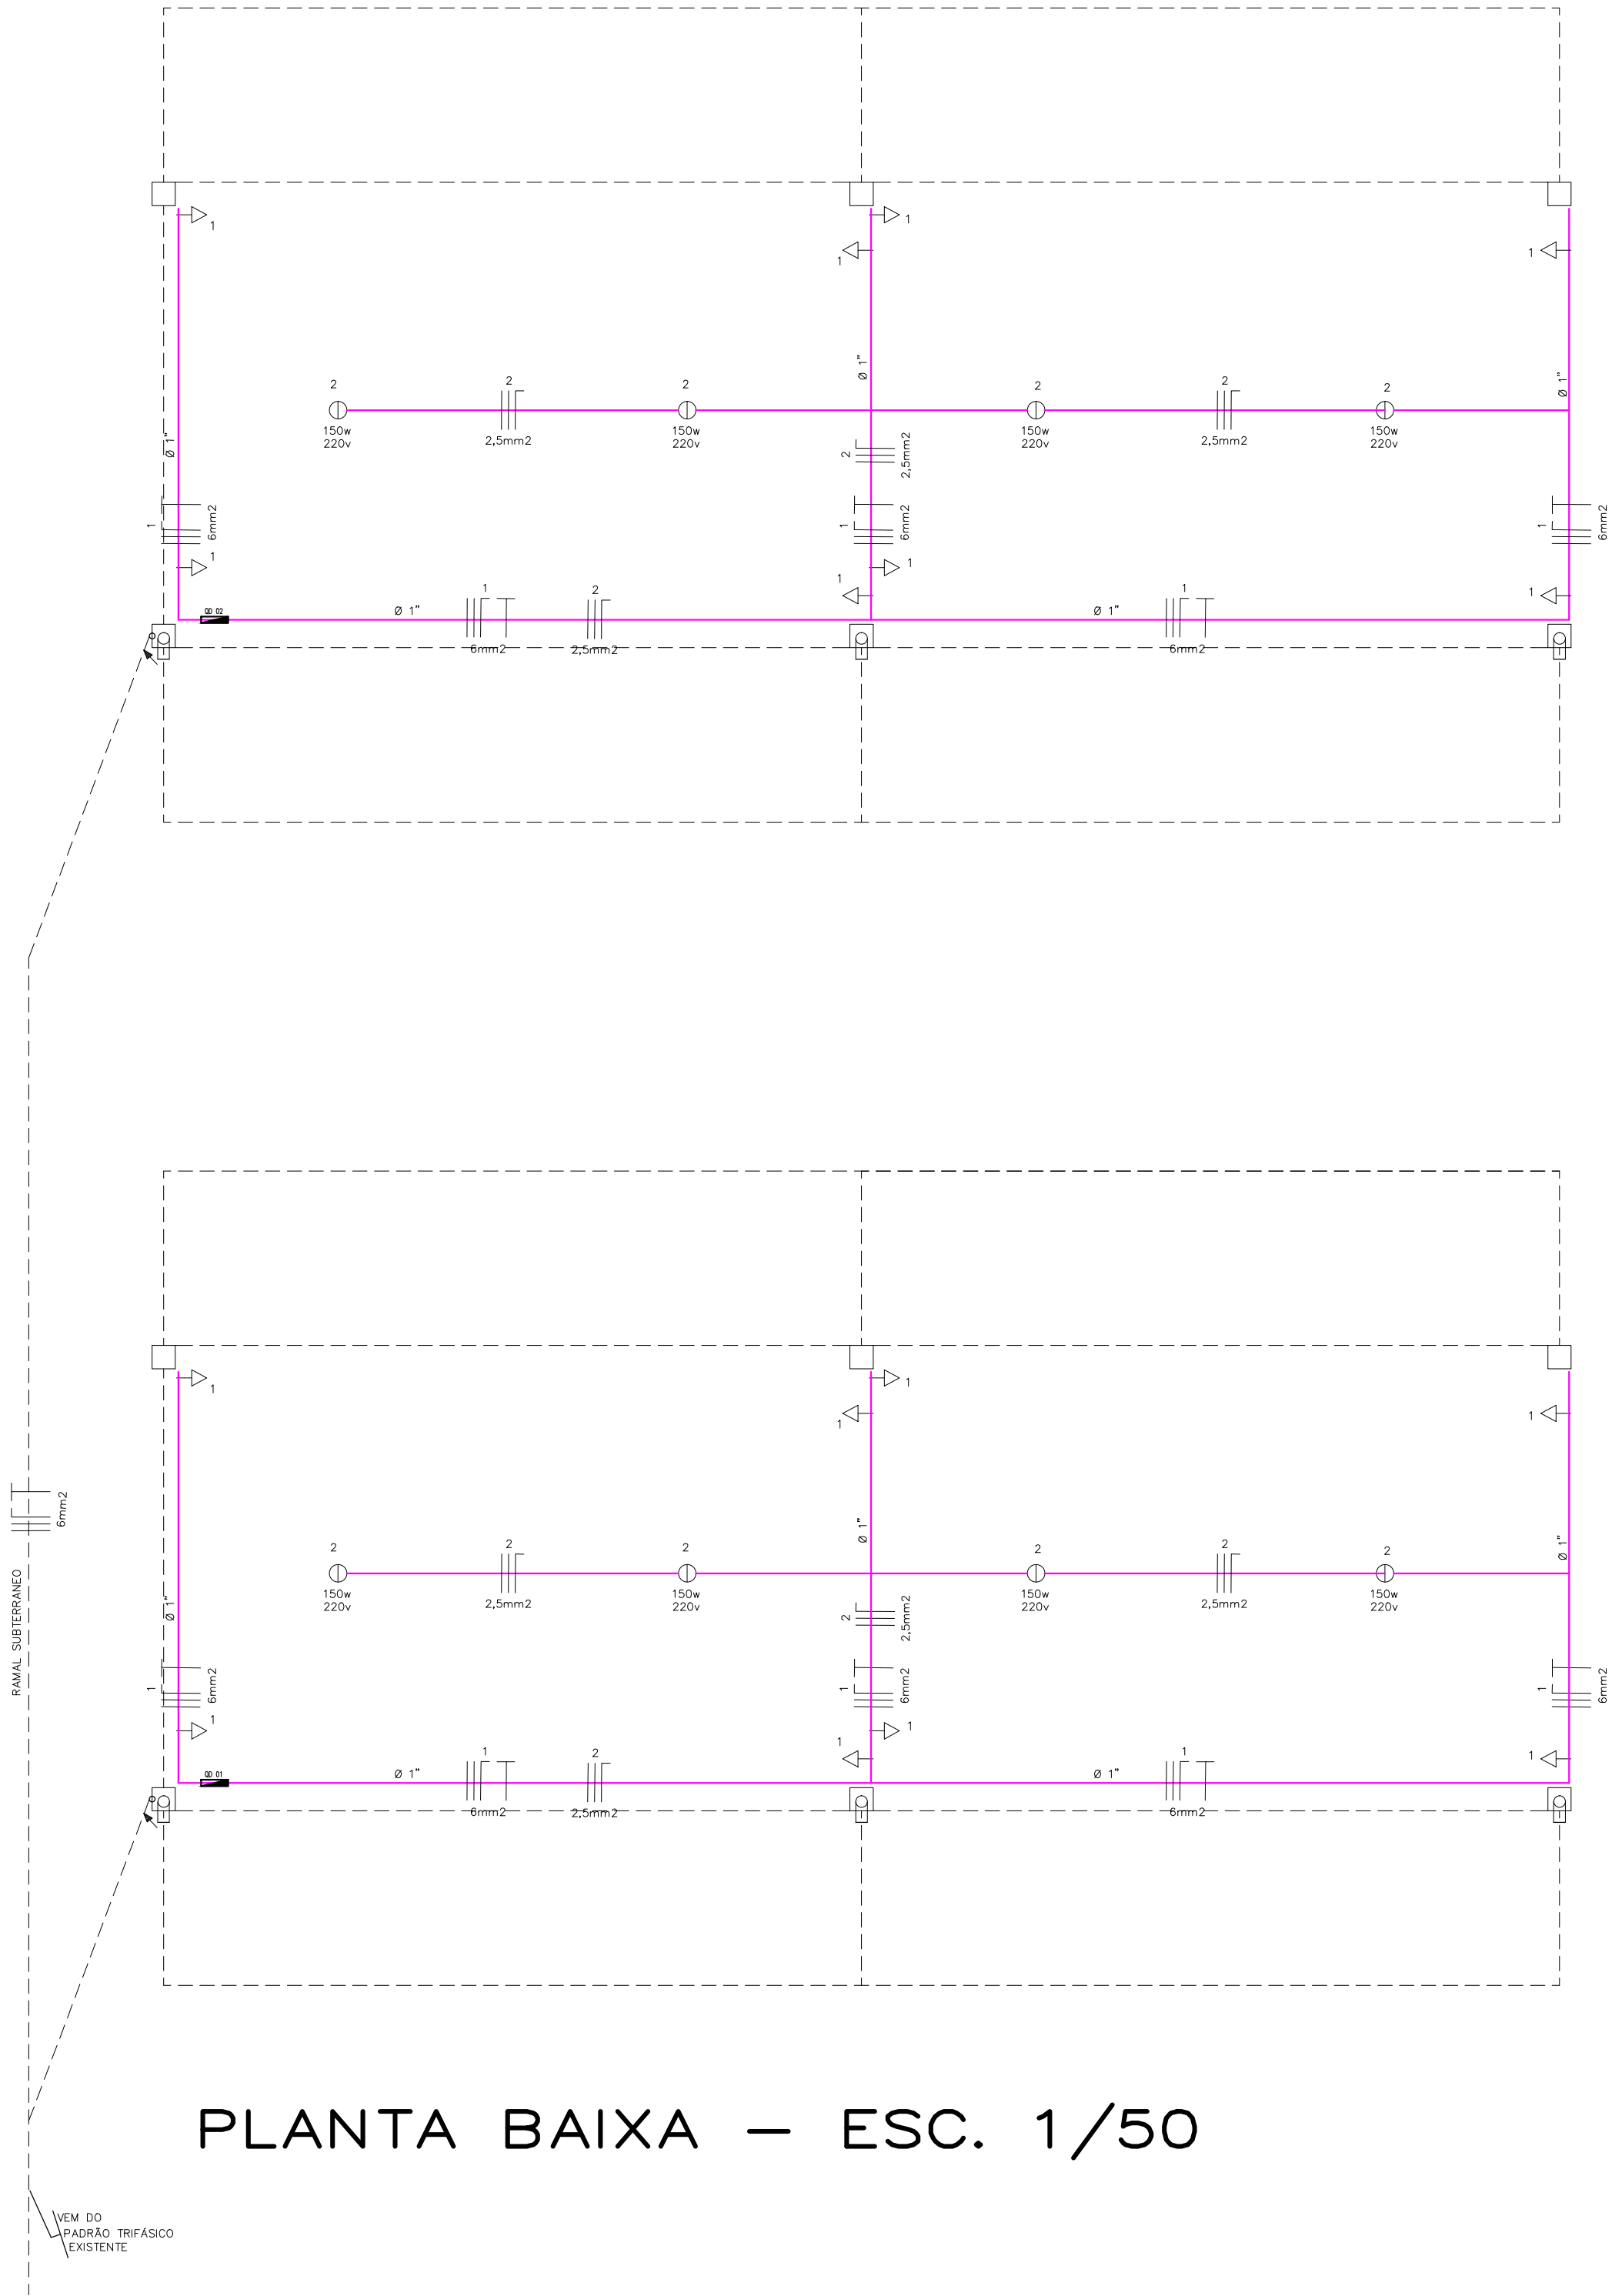

PLANTA BAIXA – ESC. 1/50

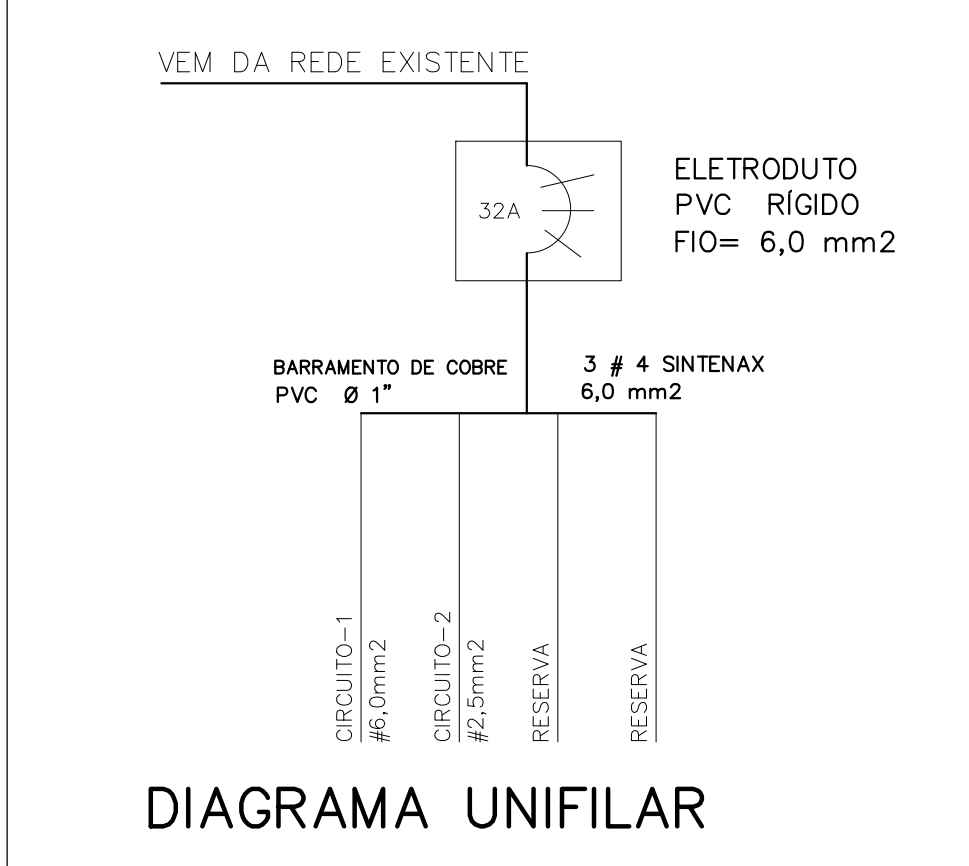


DIAGRAMA UNIFILAR

PROJETO ELÉTRICO

MÓDULO PADRÃO (COBERTURA P/FEIRANTES)		ÁREA: 42,00m²
LOCAL: CANTEIRO DA PRAÇA GUADALAJARA		CADA MÓDULO 4x MÓDULO 188,00m²
PROPRIETÁRIO: PREFEITURA MUNICIPAL DE ASSIS CHATEAUBRIAND – PR		
FEELER: ÔNICA	PREFEITA MUNICIPAL	RESP. TÉCNICO
ESCALA: 1/50		
DATA: FEV/2016		