
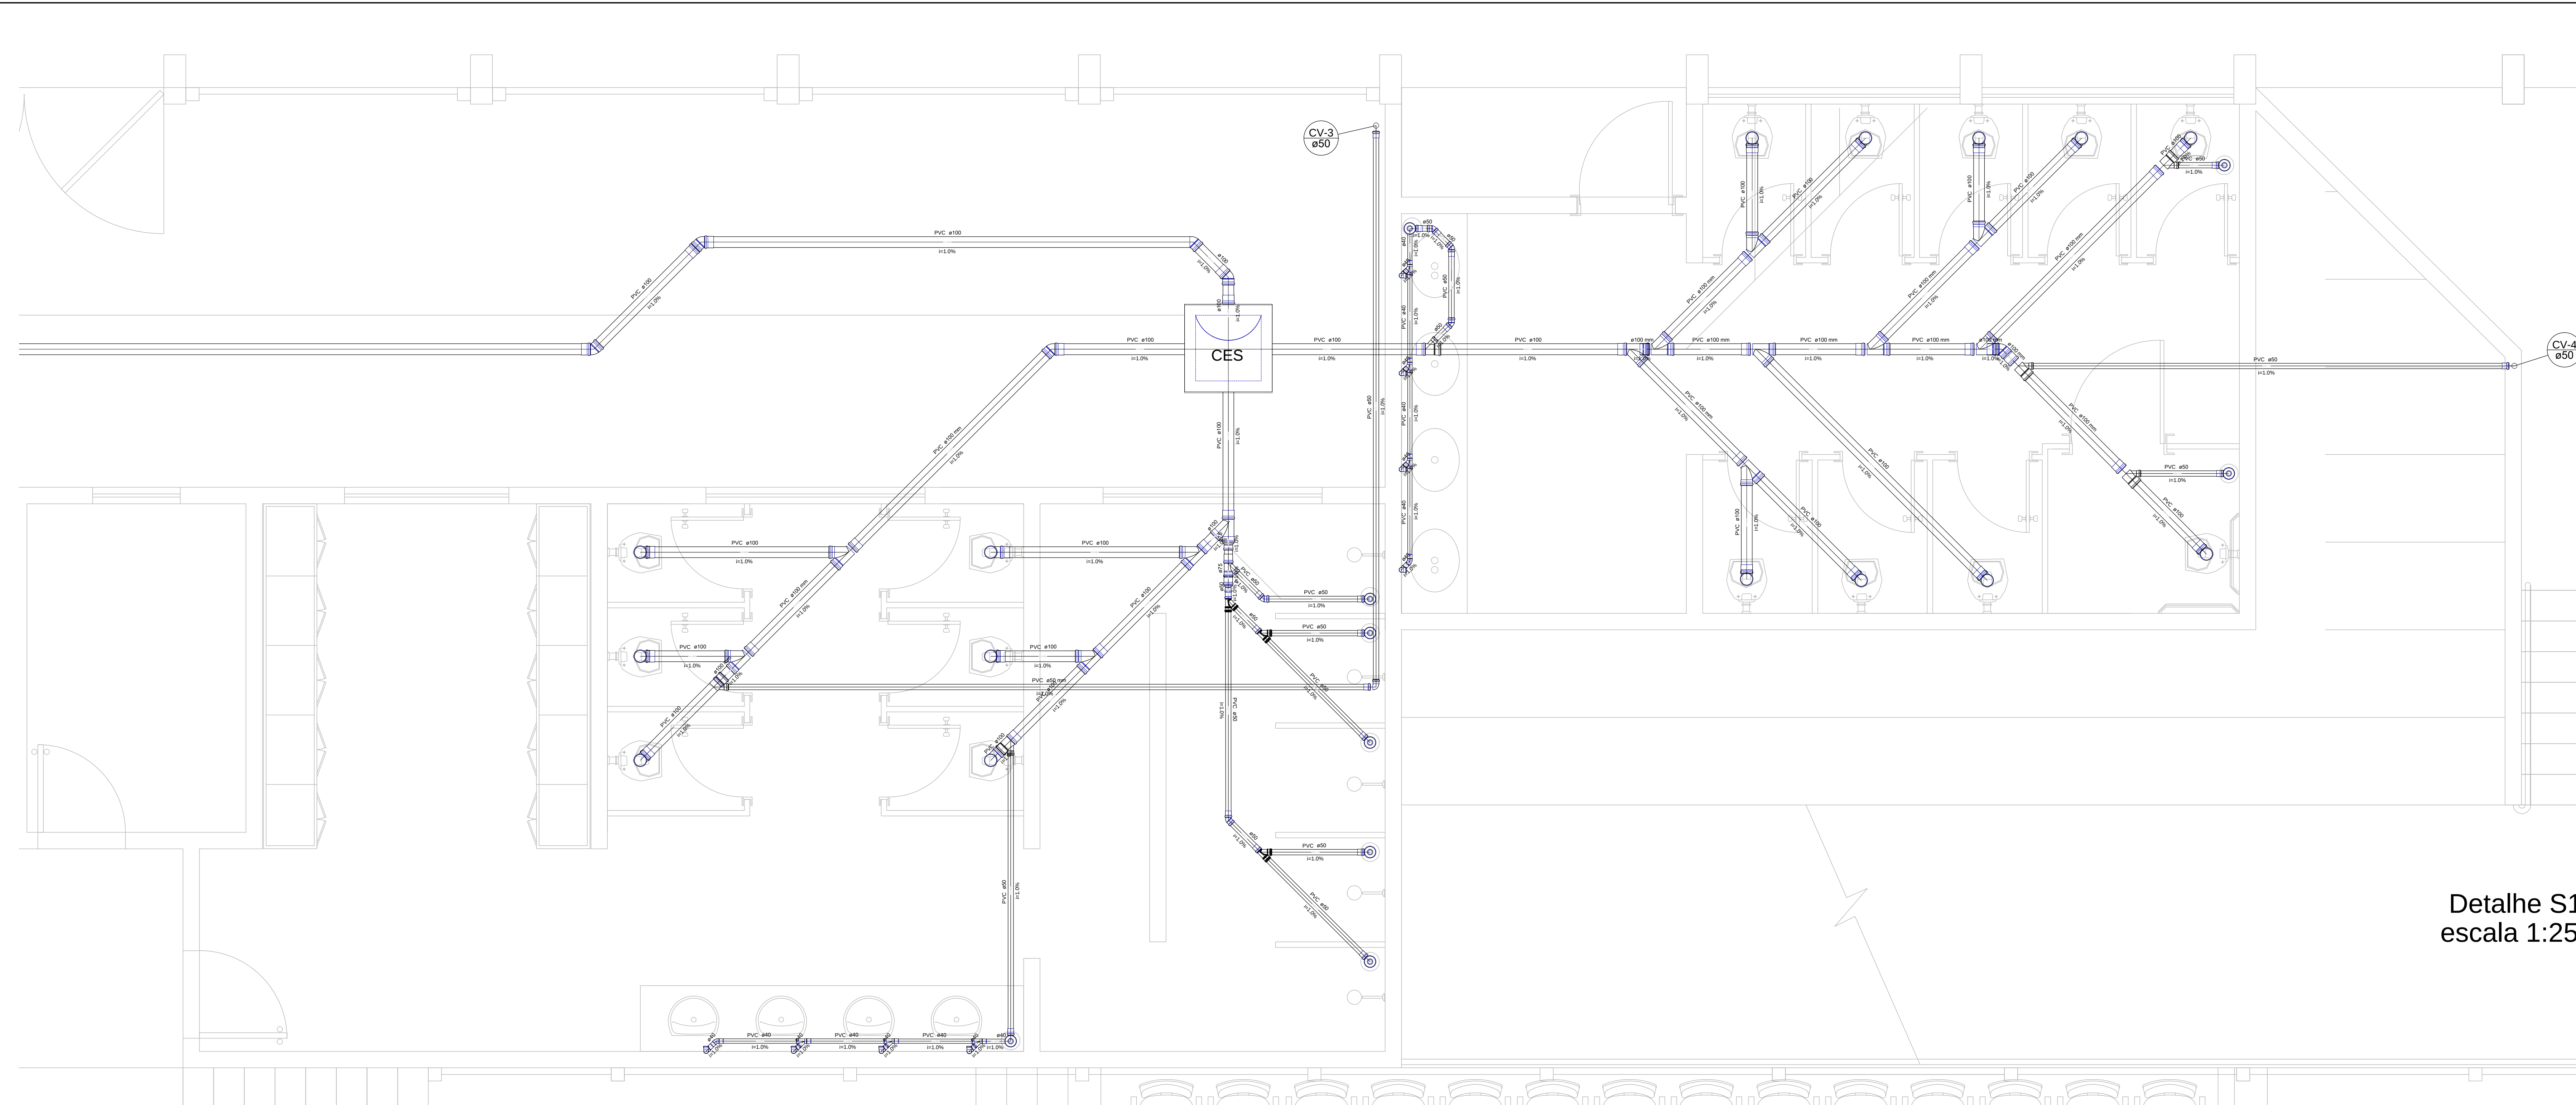


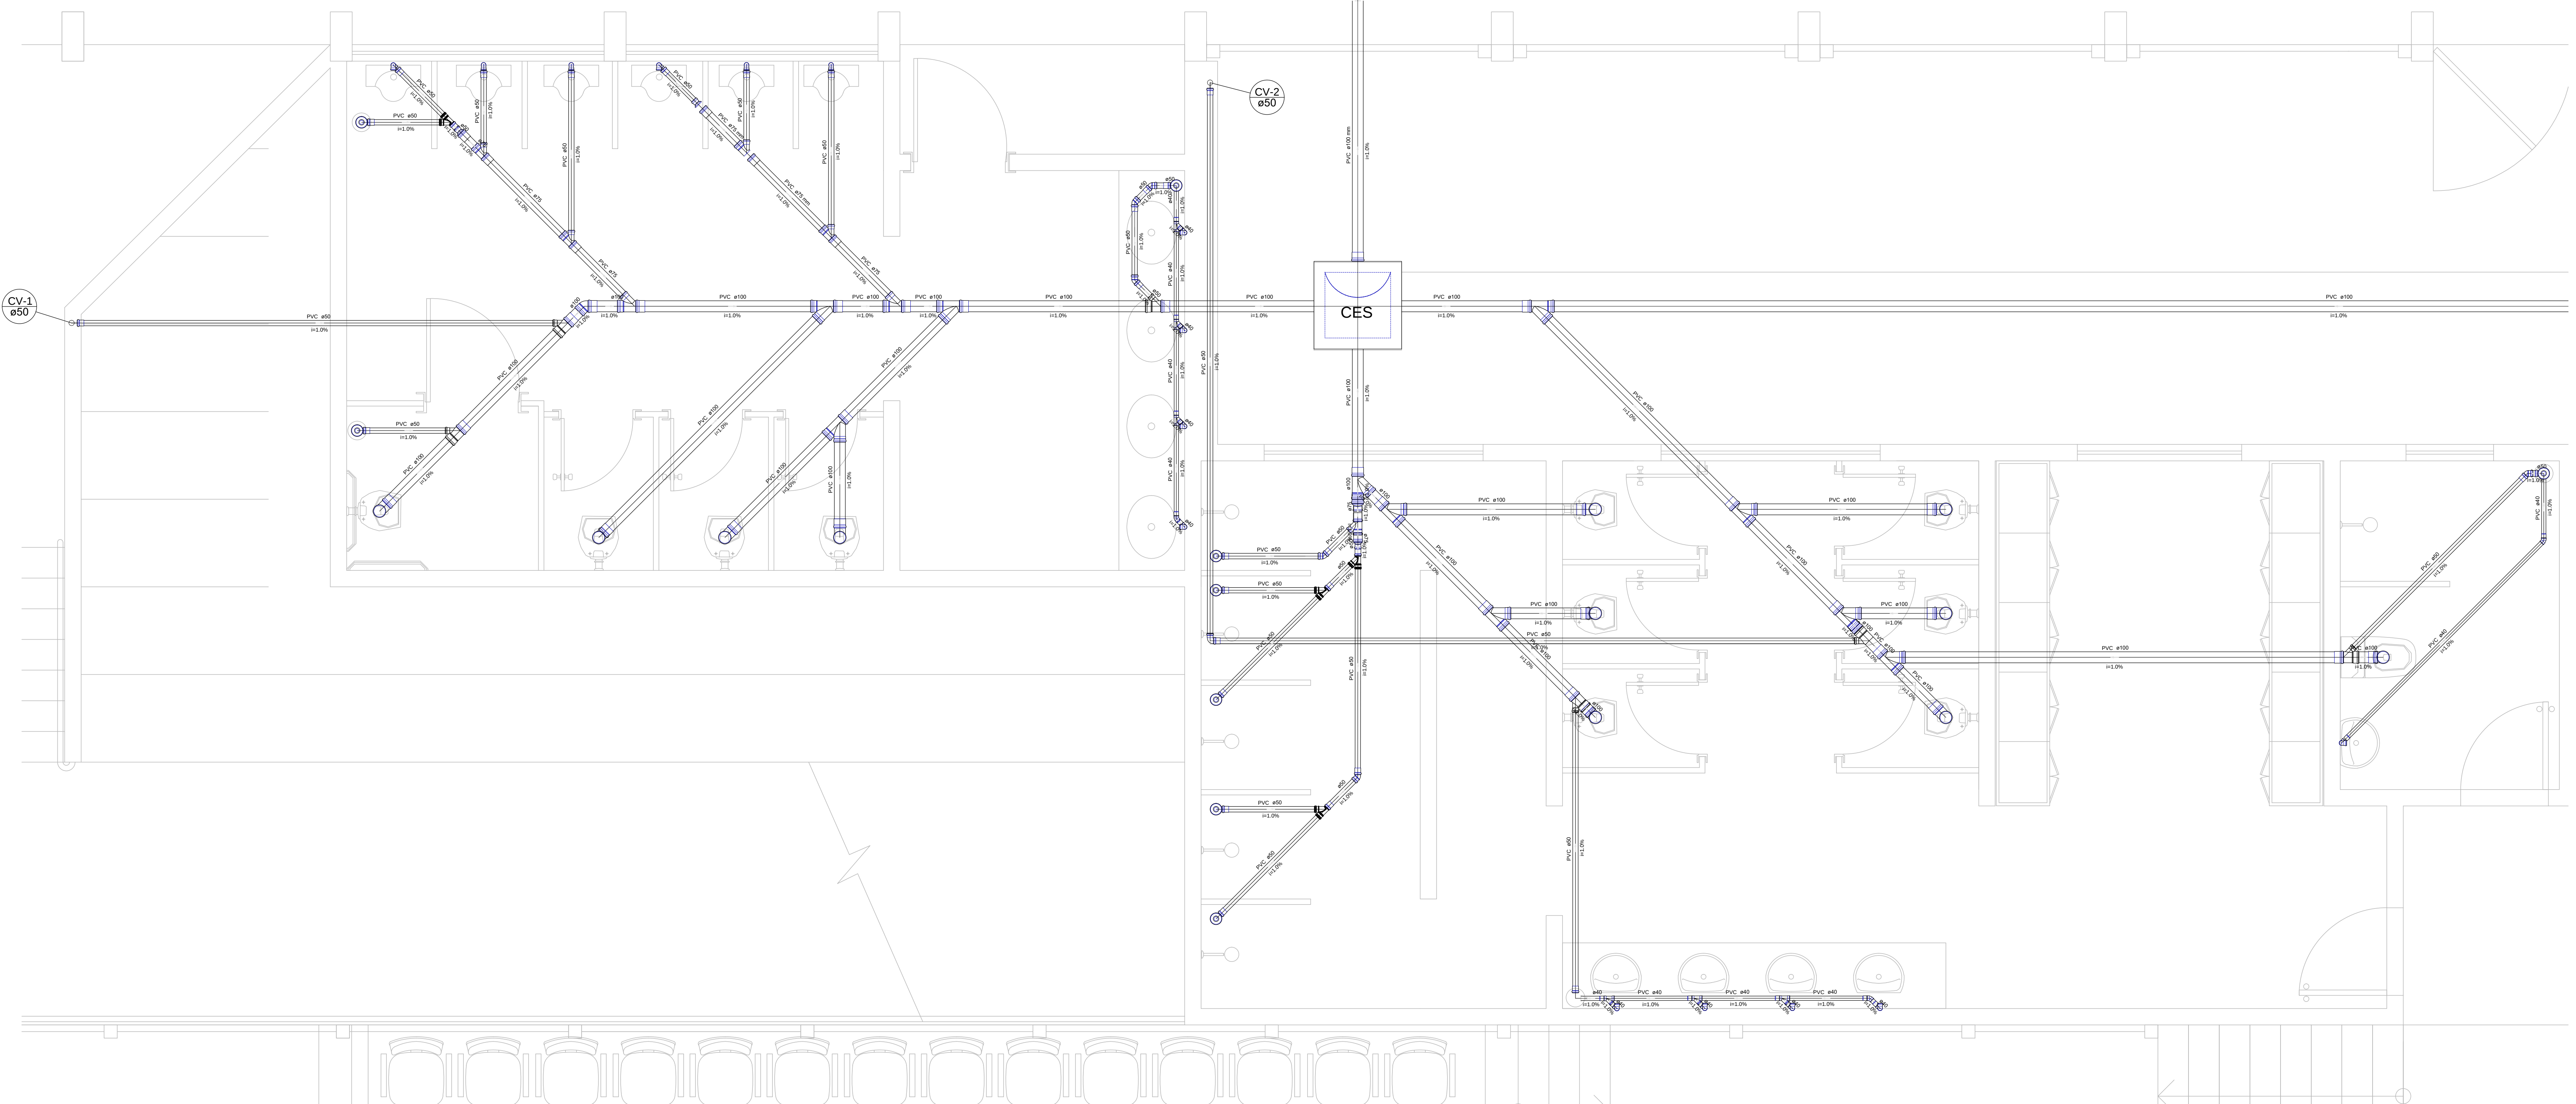

Detalhe S1
escala 1:25

APROVAÇÃO PREFEITURA		APROVAÇÃO VIGILÂNCIA SANITÁRIA	
PROJETO HIDRAULICO			
UTILIZAÇÃO: ESPECIAL			
ENDEREÇO DA OBRA: RUA JOÃO FREIRE FILHO, Nº 155, CENTRO, IMBITUVA, PARANÁ.			
RESPONSÁVEL TÉCNICO:		PROPRIETÁRIO:	
LUIZ ROBERTO PENTEADO JR		MUNICÍPIO DE IMBITUVA	
ENGENHEIRO CIVIL, CREA-PR.137.732/D		CPF: 16.123.892/2001-3	
REF: PLANTA BAIXA DAS TUBULAÇÕES HIDRAULICAS		FOLHA:	
DATA: 13/09/2021	ARQUIVO: 0021-031	ESCALA: INDICADA	UNIDADE: CENTIMETRO
DESENHO: BETO		03/04	