




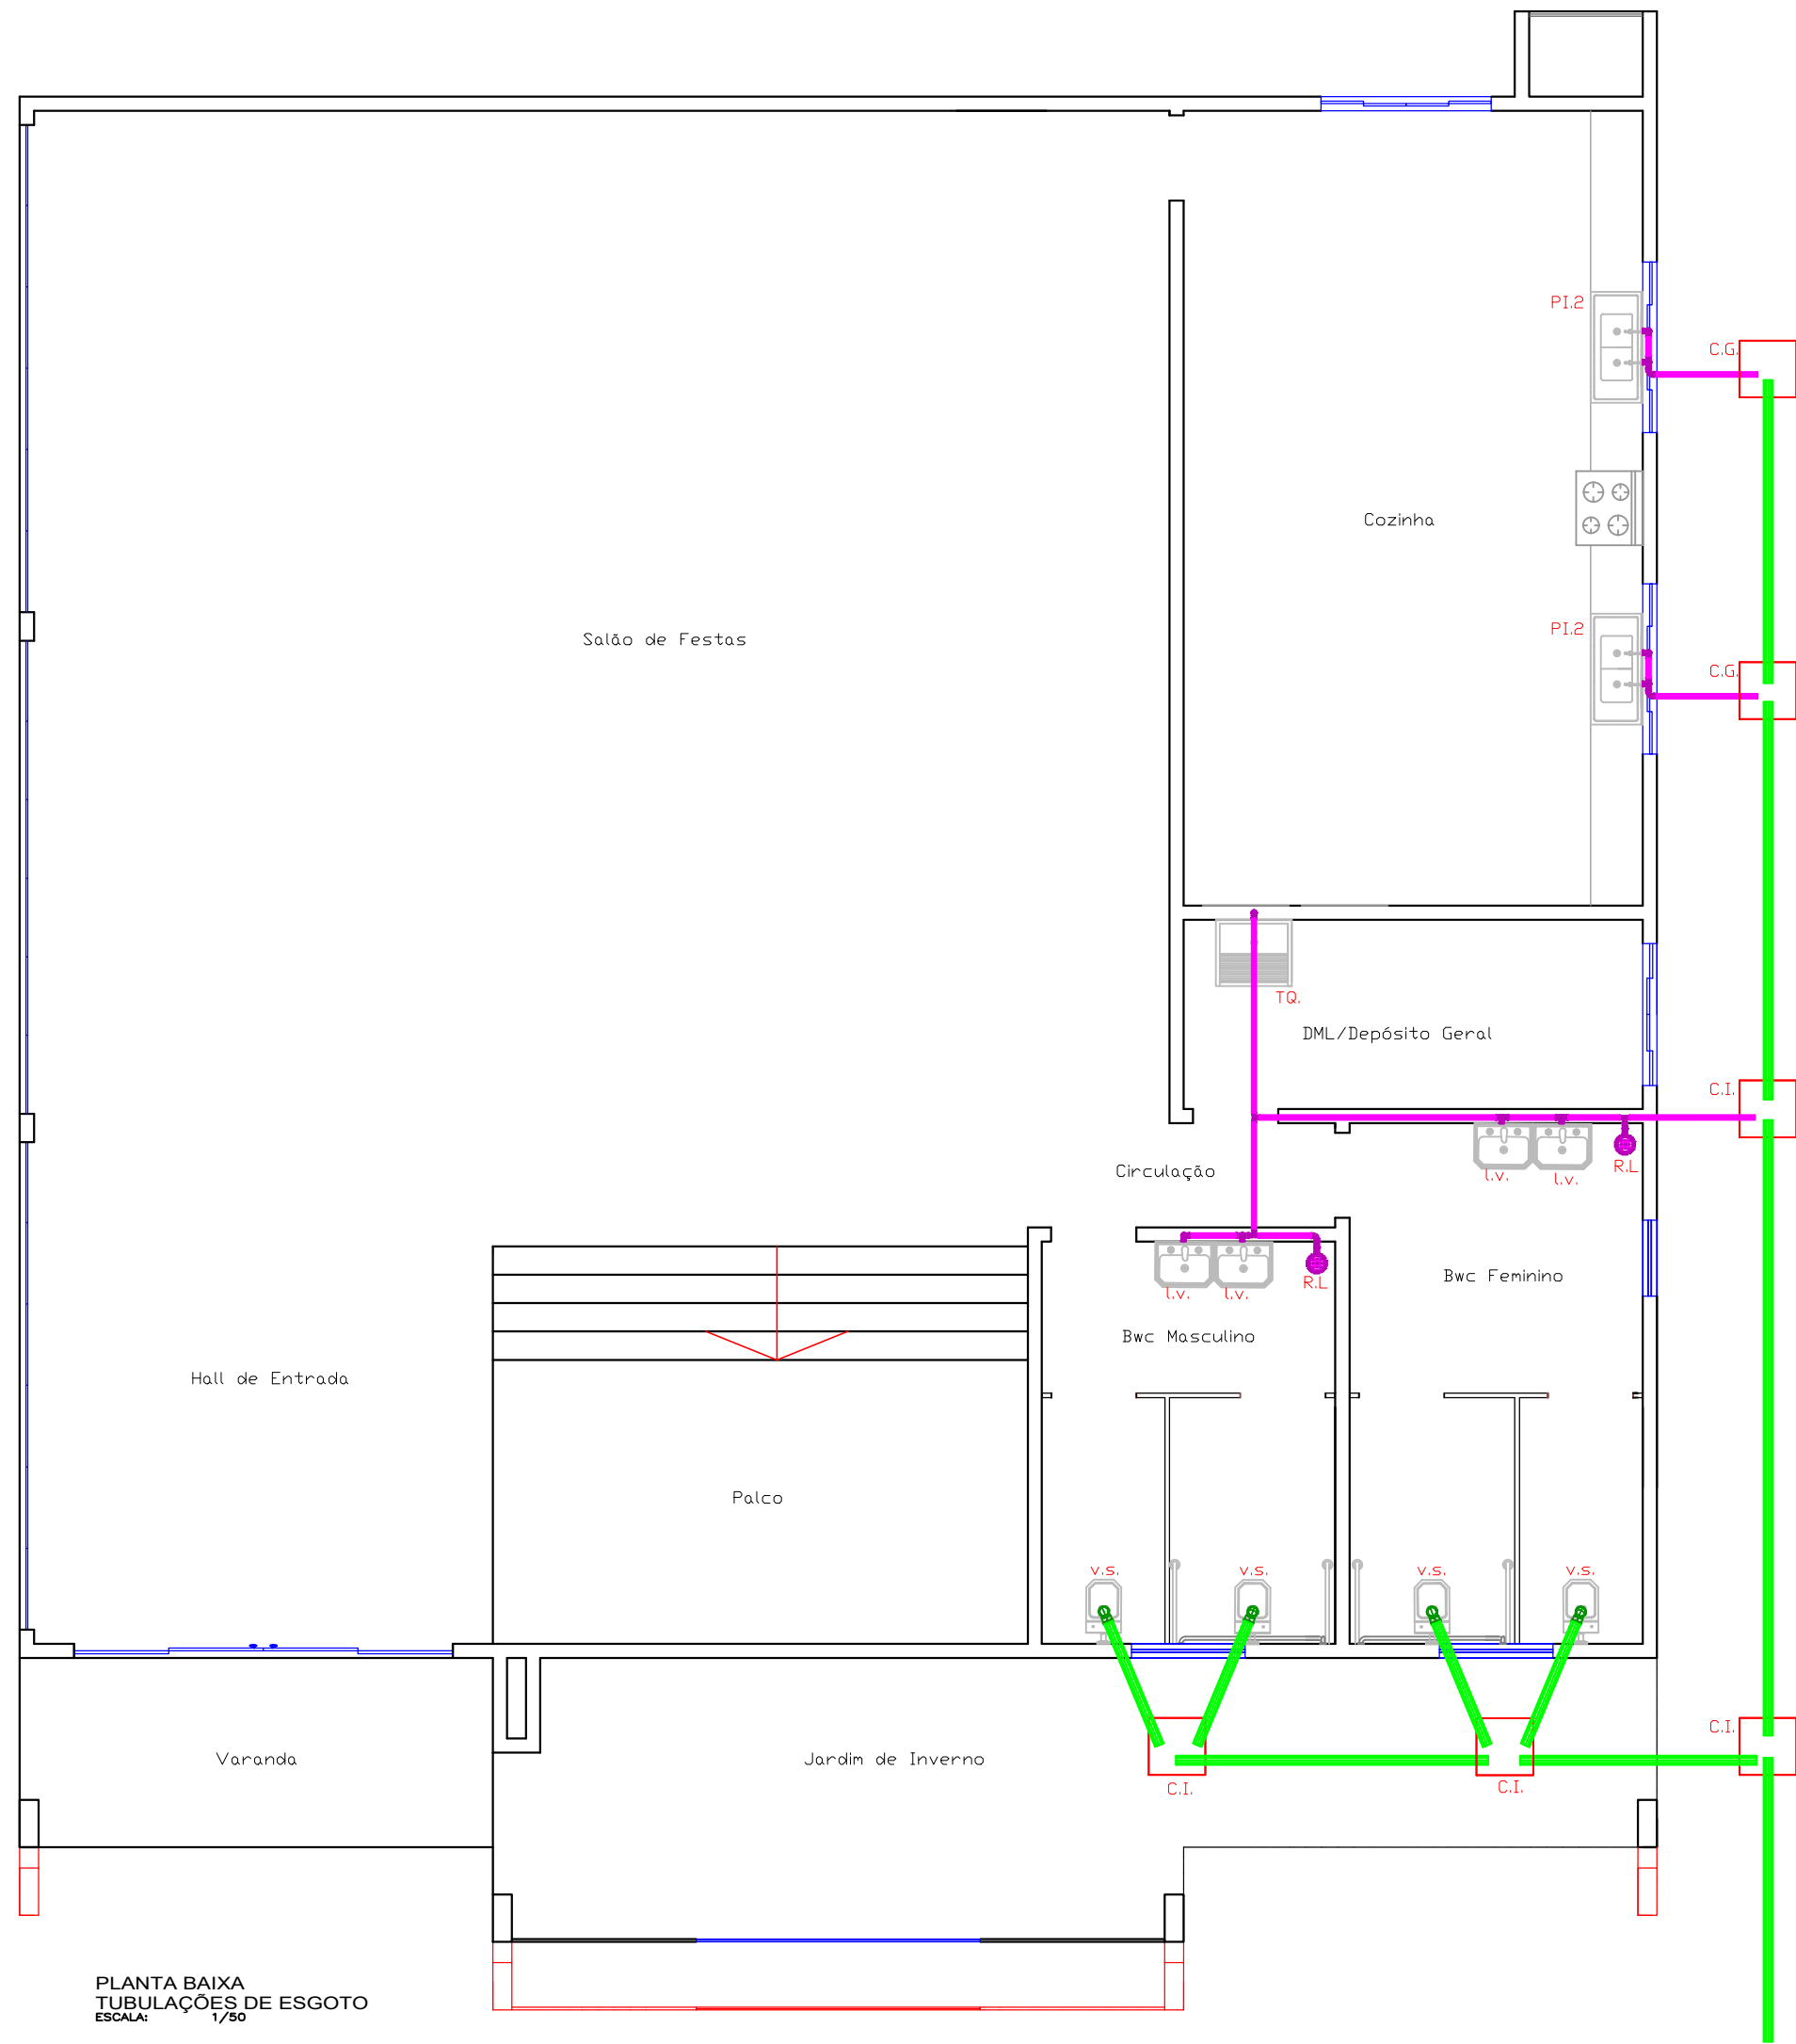


PLANTA BAIXA
TUBULAÇÕES DE ESGOTO
ESCALA: 1/50

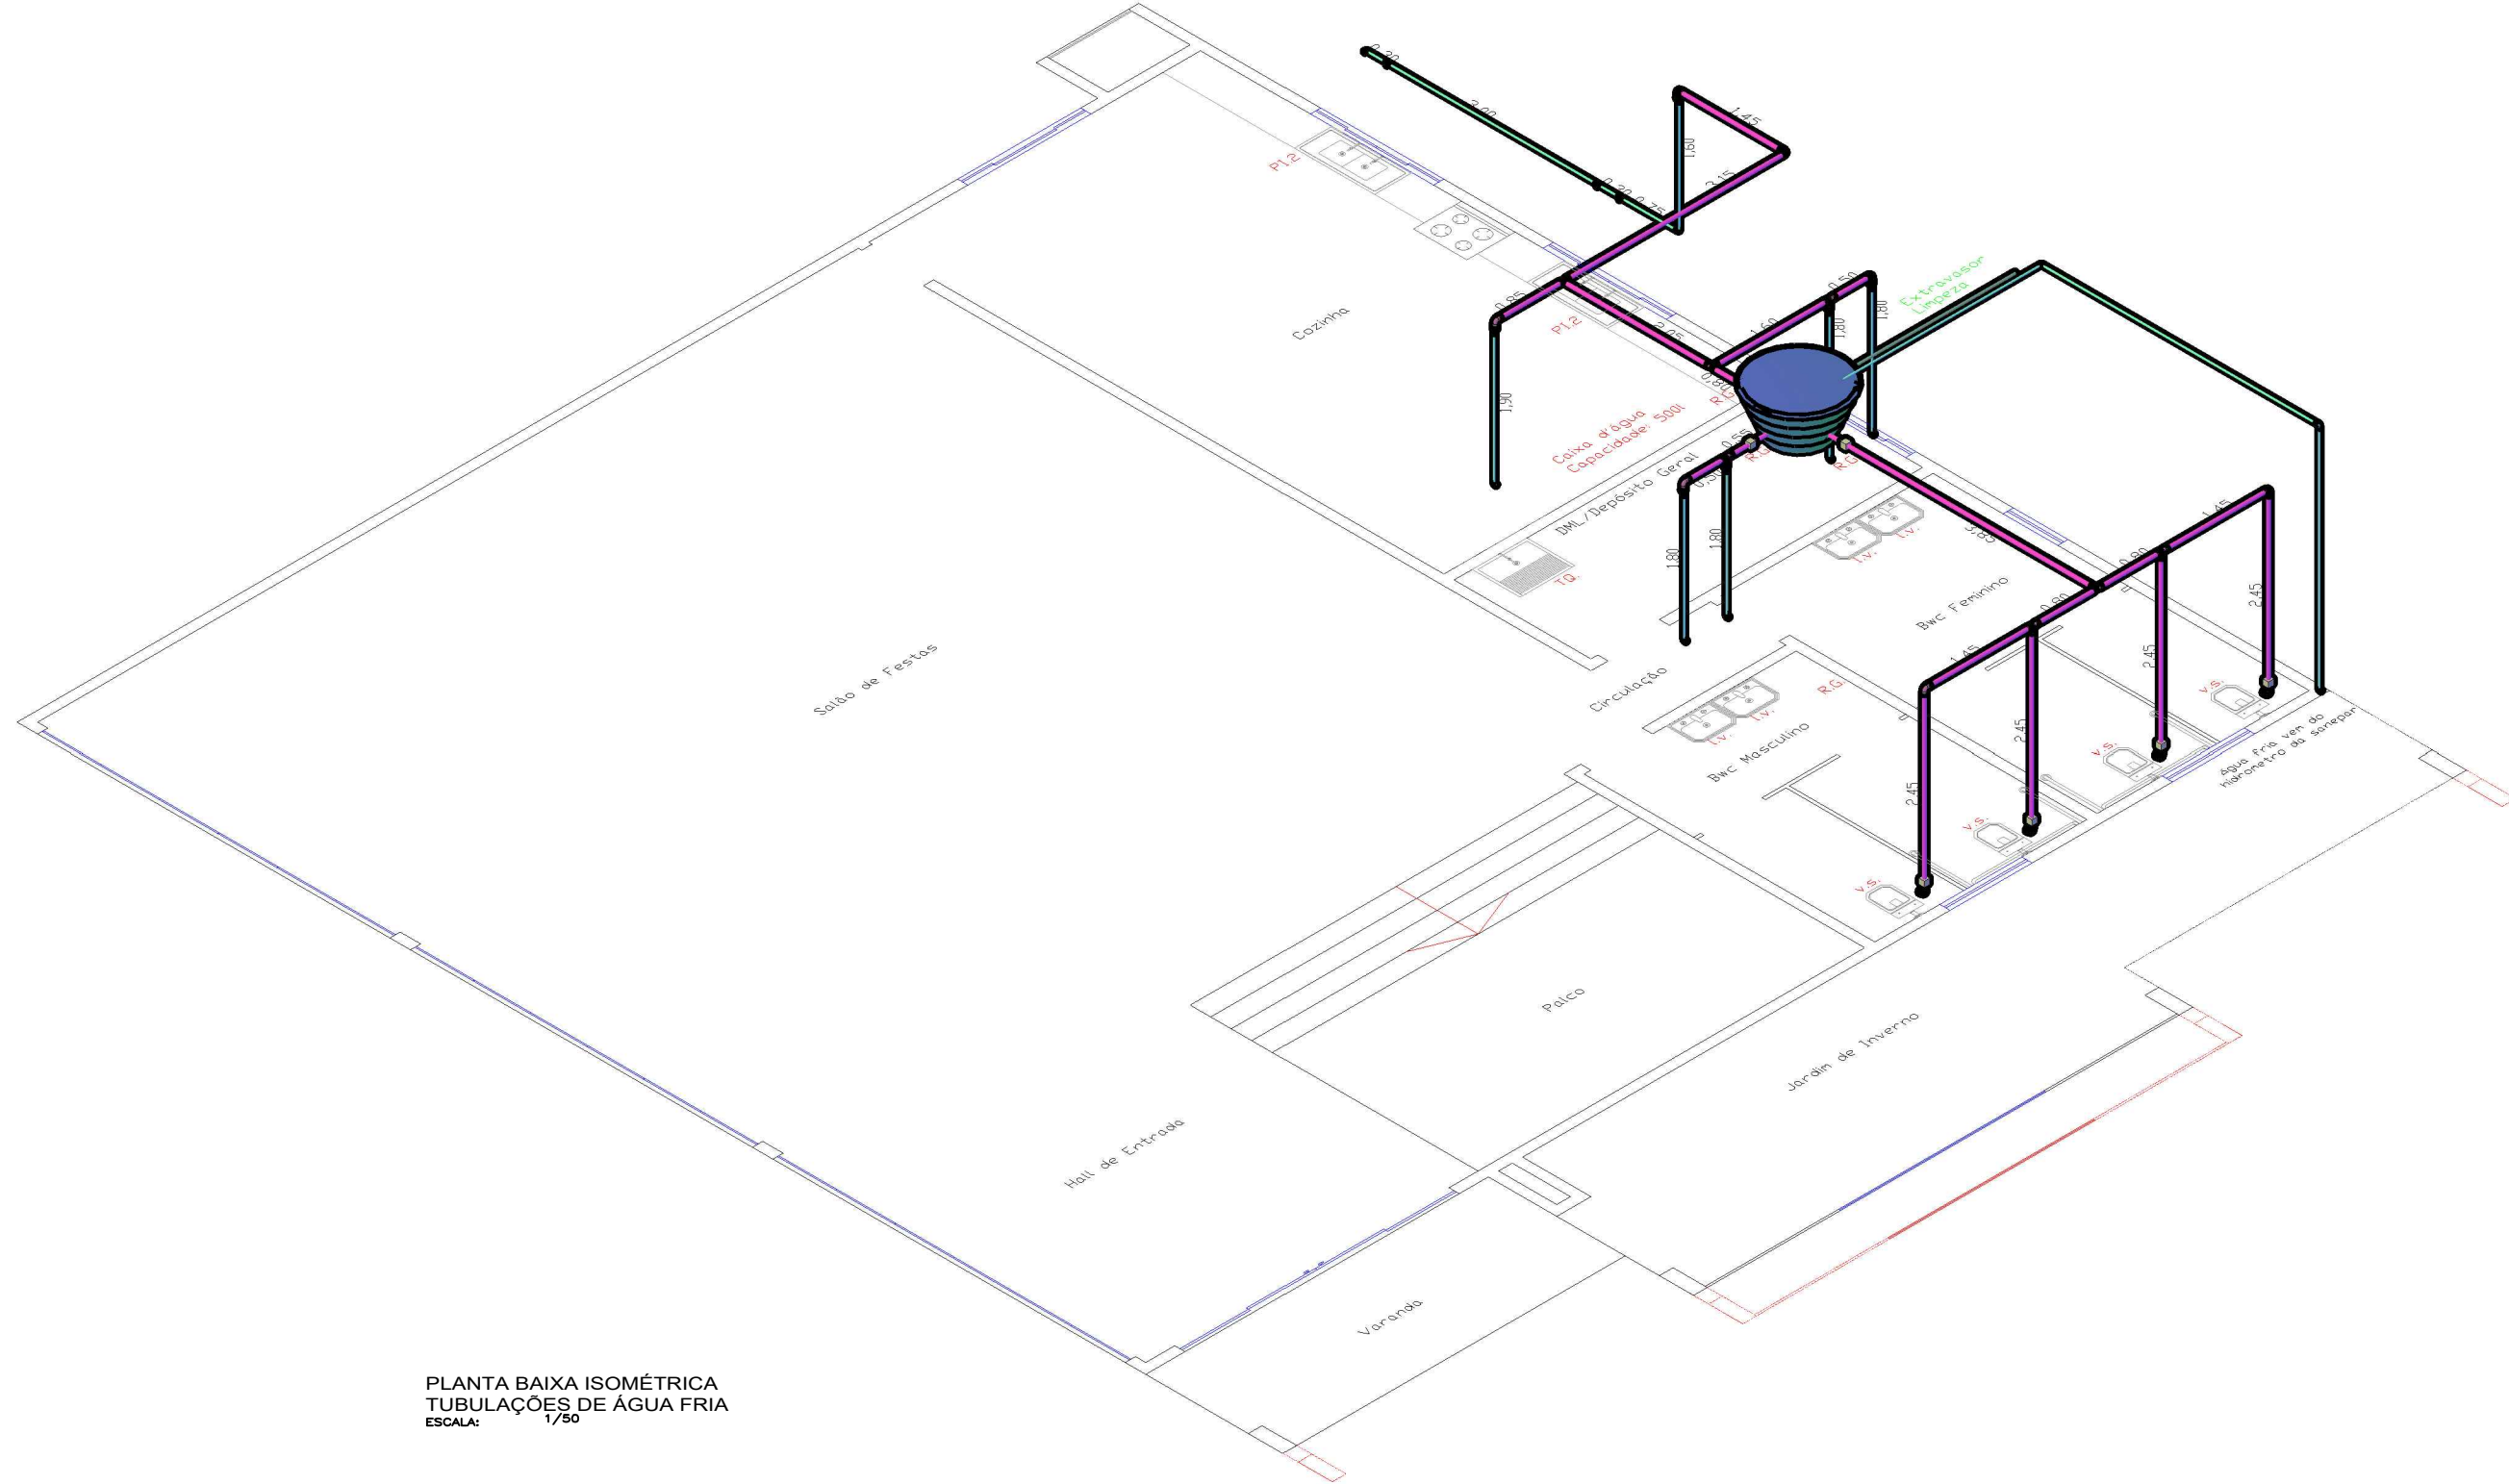

PLANTA BAIXA ISOMÉTRICA
TUBULAÇÕES DE ÁGUA FRIA
ESCALA: 1/50

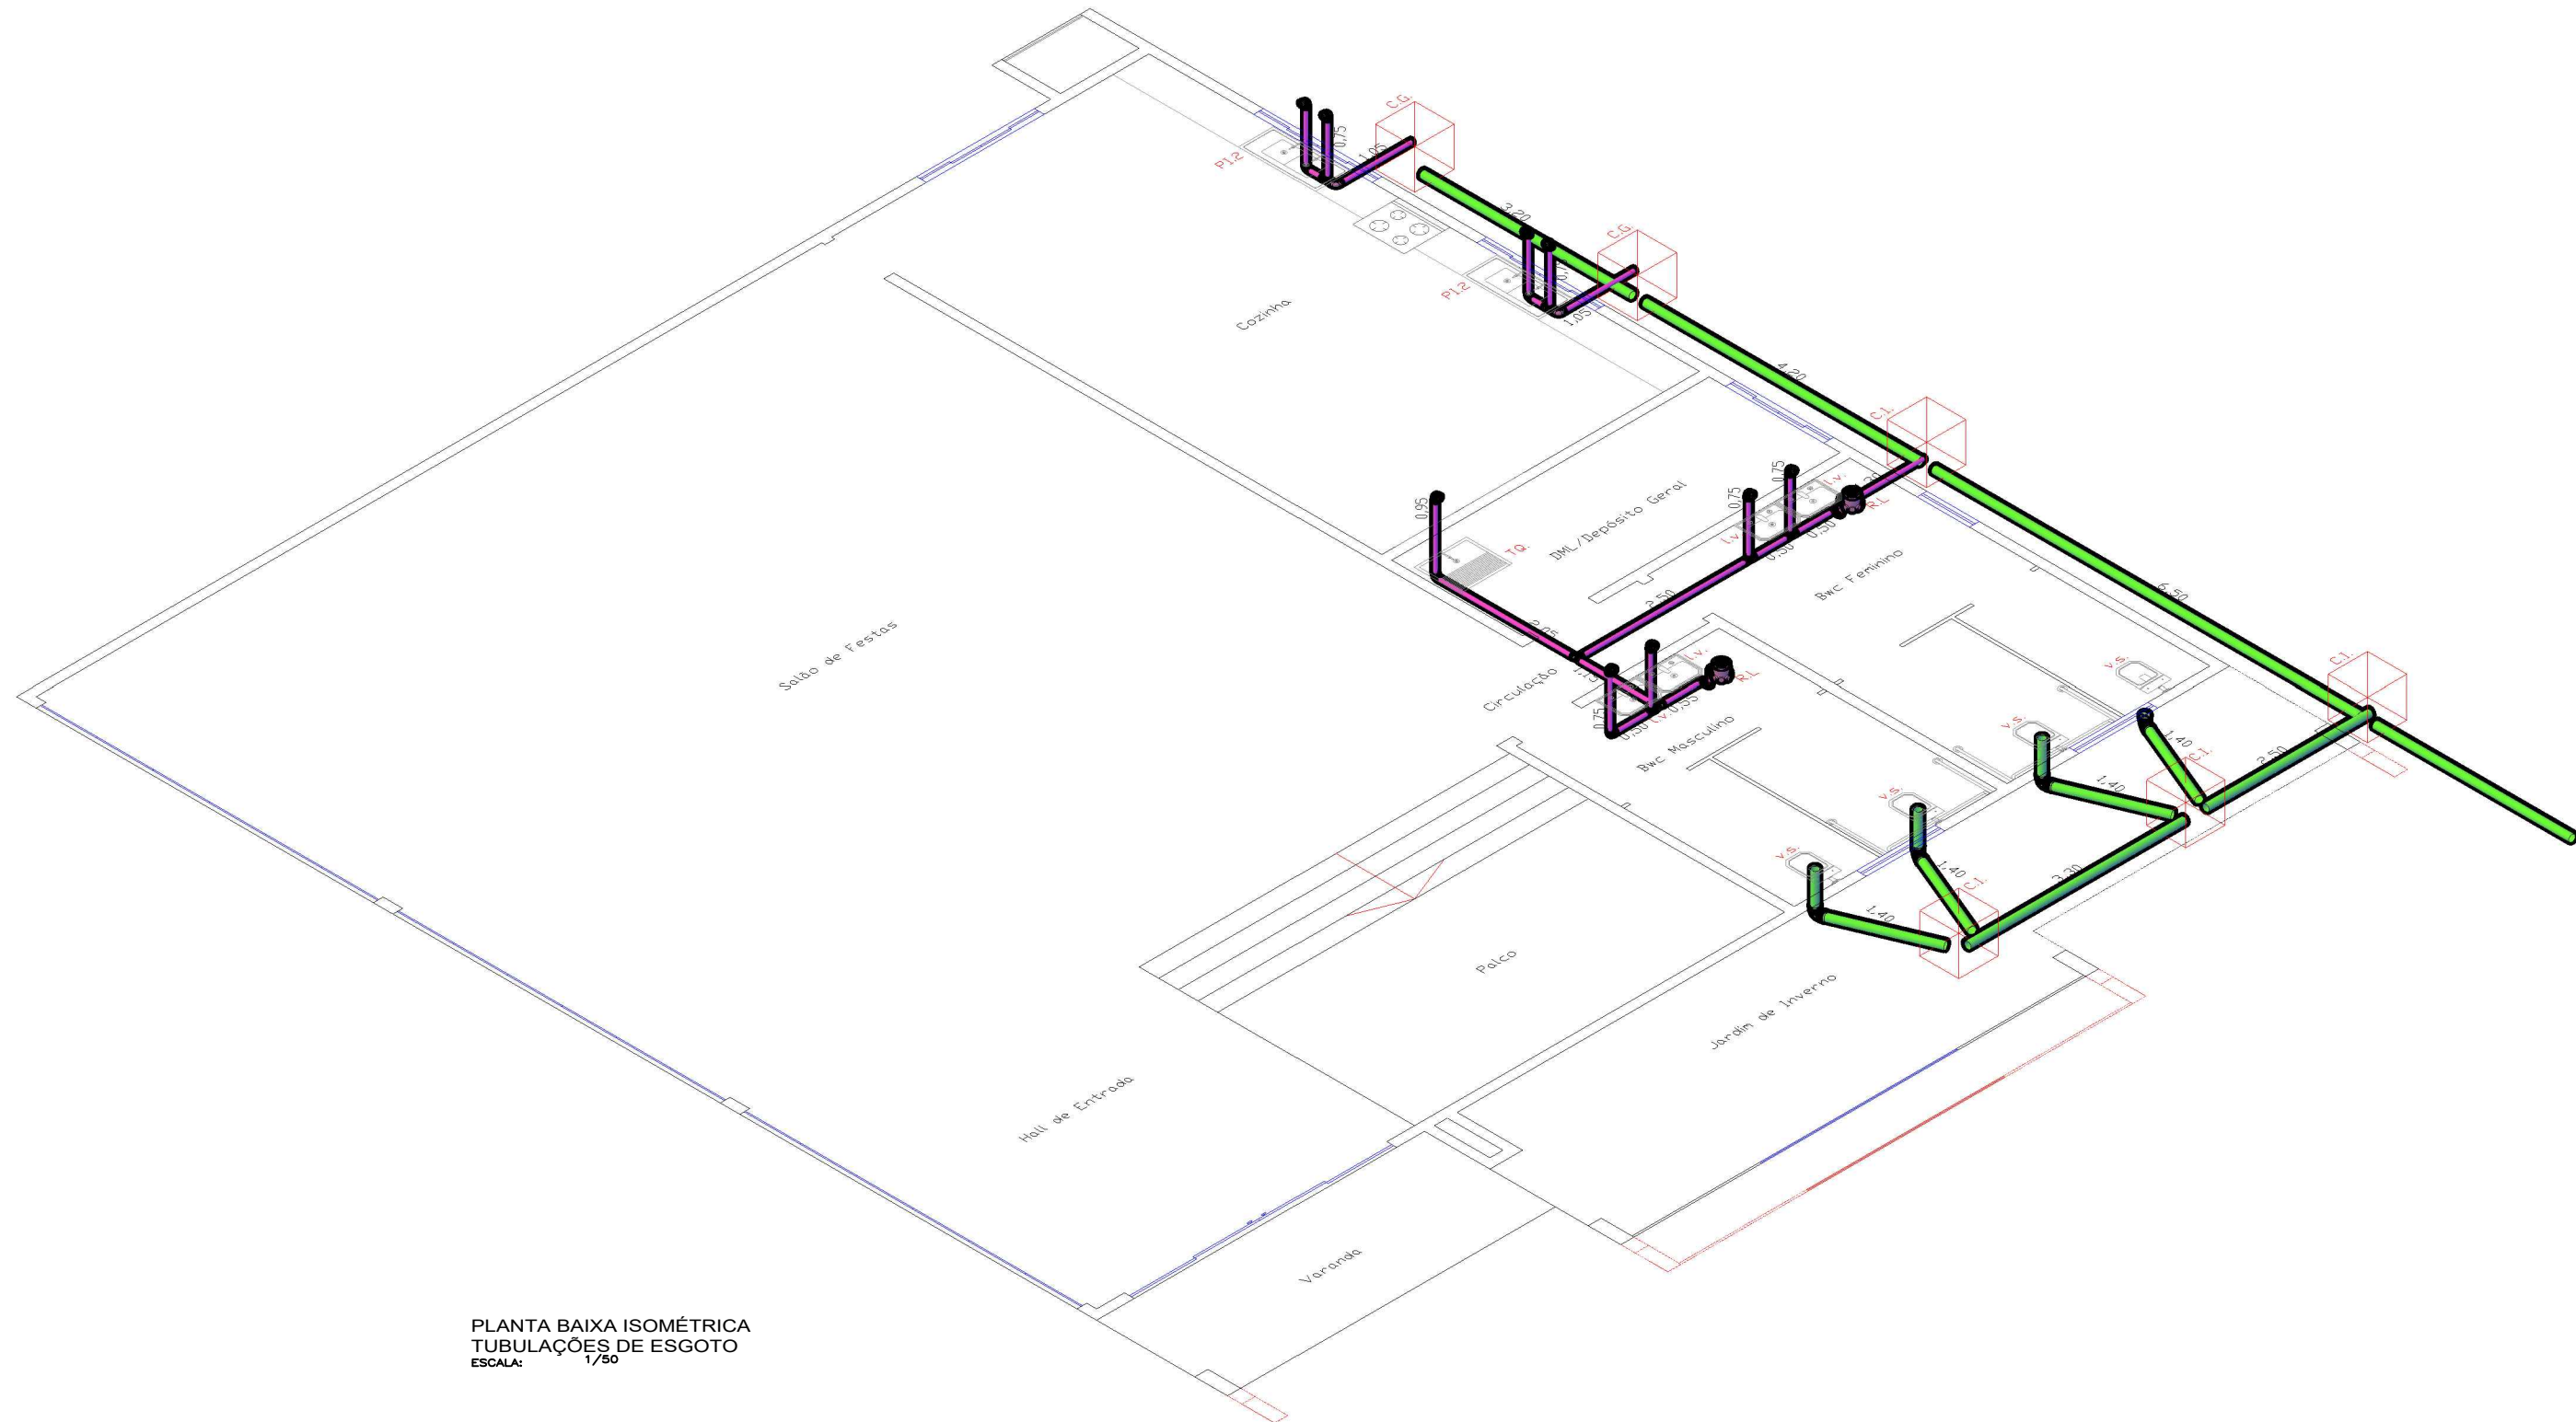

PLANTA BAIXA ISOMÉTRICA
TUBULAÇÕES DE ESGOTO
ESCALA: 1/50

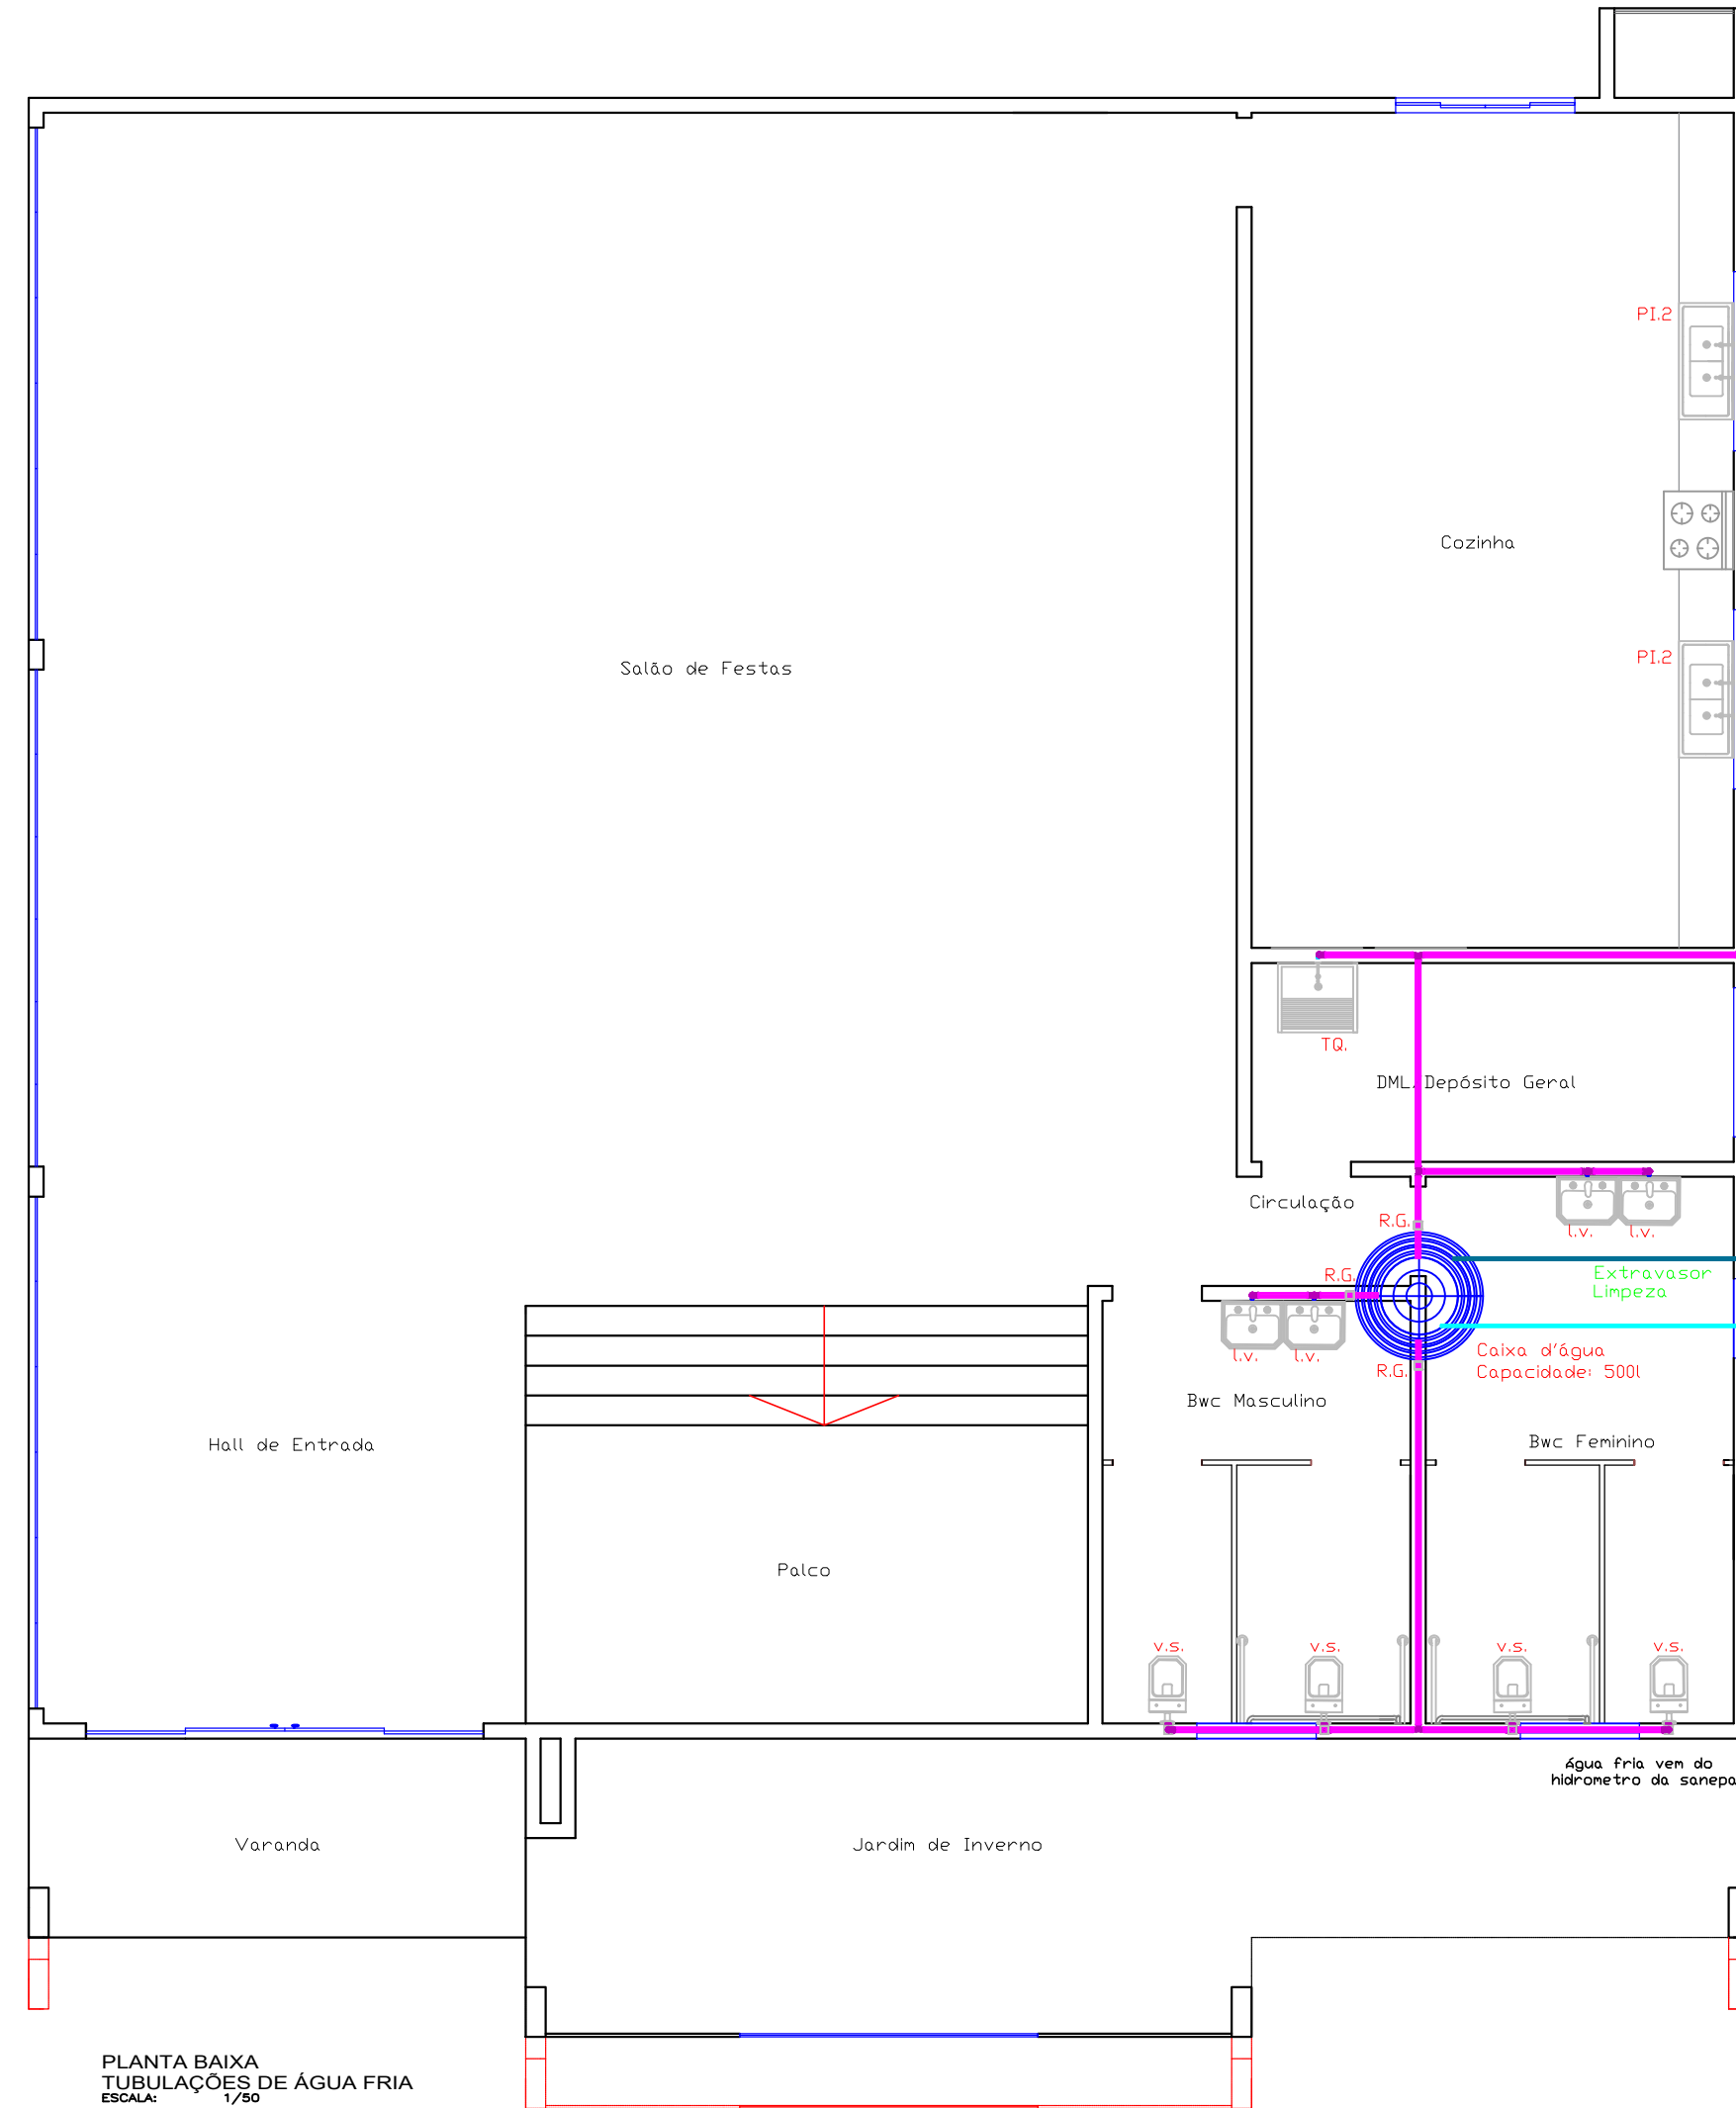


PLANTA BAIXA
TUBULAÇÕES DE ÁGUA FRIA
ESCALA: 1/50

LEGENDA	
—	Tubo PVC esgoto branco Ø100 mm
—	Tubo PVC esgoto branco Ø80 mm
—	Tubo PVC esgoto branco Ø60 mm


LEGENDA	
—	Tubo PVC ra. soldável marrom Ø 25 mm
—	Tubo PVC ra. soldável marrom Ø 54 mm
—	Tubo PVC ra. soldável marrom Ø 75 mm

ITEM	DESCRIÇÃO
V.S.	VASO SANITÁRIO
L.V.	LAVALÓRIO
C.H.	CHUVEIRO
C.I.	CAIXA DE INSPEÇÃO
C.G.	CAIXA DE GORDURA
M.T.	MICETÓRIO
T.N.	TORNEIRA
R.G.	REGISTRO
P1.1	PIA 1 OLUBA
P1.2	PIA 2 OLUBAS

Caixa de Gordura
** CAIXA DE GORDURA NAS DIMENSÕES DE (0,50x0,50x0,50)

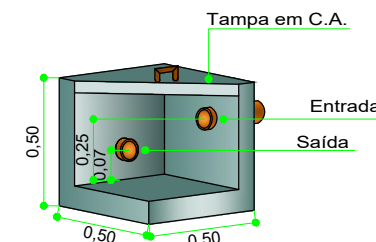

Caixa de Inspeção
** CAIXA DE INSPEÇÃO NAS DIMENSÕES DE (0,60x0,60x0,60)

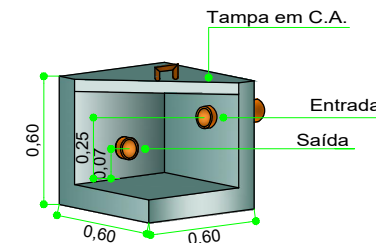

CONTRATO:
APR/2019/1430793

PROJETO:
HIDRAULICO

DATA:
MARÇO/2019

CENTRO DE CONVIVÊNCIA DO IDOSO

RESPONSÁVEL TÉCNICO:
JULIANE M. RUARO KUHN
ENGENHEIRO CIVIL
CREA-PR 83359/D

TIAGO SANCANA DE CRISTO
ENGENHEIRO CIVIL
CREA-PR 18635/D

LOCAL: IVAÍ - PR

PROPRIETÁRIO:
PREFEITURA MUNICIPAL DE IVAÍ

DESENHO:
KOSIANE ZUBACZ

FOLHA:
01/01