

LEGENDA	
	ENTRADA CORPO DE BOMBEIROS
	CARGA PÓ BC
	ILUMINAÇÃO DE EMERGÊNCIA
	ÁGUA PRESSURIZADA
	VIATURA CORPO DE BOMBEIRO
	BARRA ANTI PÂNICO

NOTAS:
PREVER PROTEÇÃO CONTRA INTEMPÉRIES NOS EXTINTORES EXTERNOS.
TEMPO DE RESISTÊNCIA AO FOGO 60min.

O SISTEMA DE SINALIZAÇÃO DE EMERGÊNCIA ESTÁ DE ACORDO COM A NPT 020.
A OBRA CONTERÁ COM 5 BRIGADISTAS
TODOS OS AMBIENTES, TERÃO AS RESPECTIVAS CLASSES DE ACABAMENTO E REVESTIMENTO:
PISO - CLASSE I
PAREDE - CLASSE I
TETO / FORRO - CLASSE II-A


PLACA DE SINALIZAÇÃO S12






PLACA DE SINALIZAÇÃO E5



ESCALA C/RESISTÊNCIA 90MIN

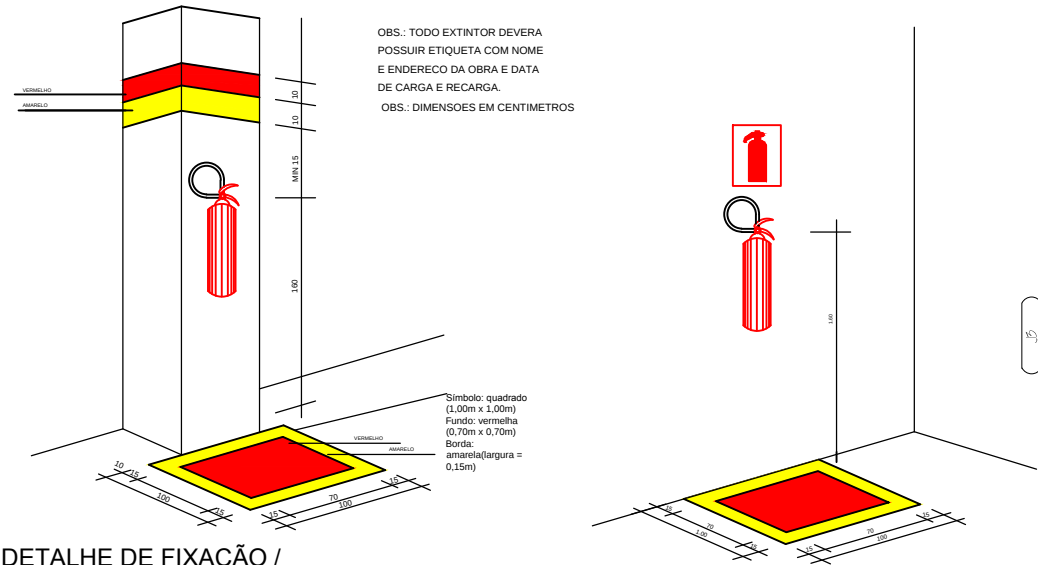


DETALHE DE FIXAÇÃO / SINALIZAÇÃO DOS EXTINTORES
S/ ESCALA

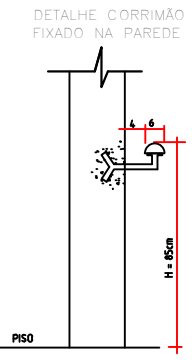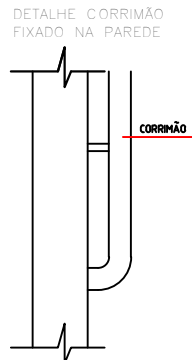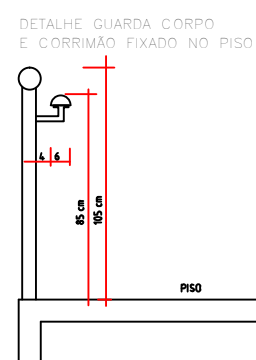

PLANTA BAIXA
Sem escala

CORTE
Sem escala


PLACA BAIXA-PREVENÇÃO DE INCÊNDIO
ESCALA 1:50

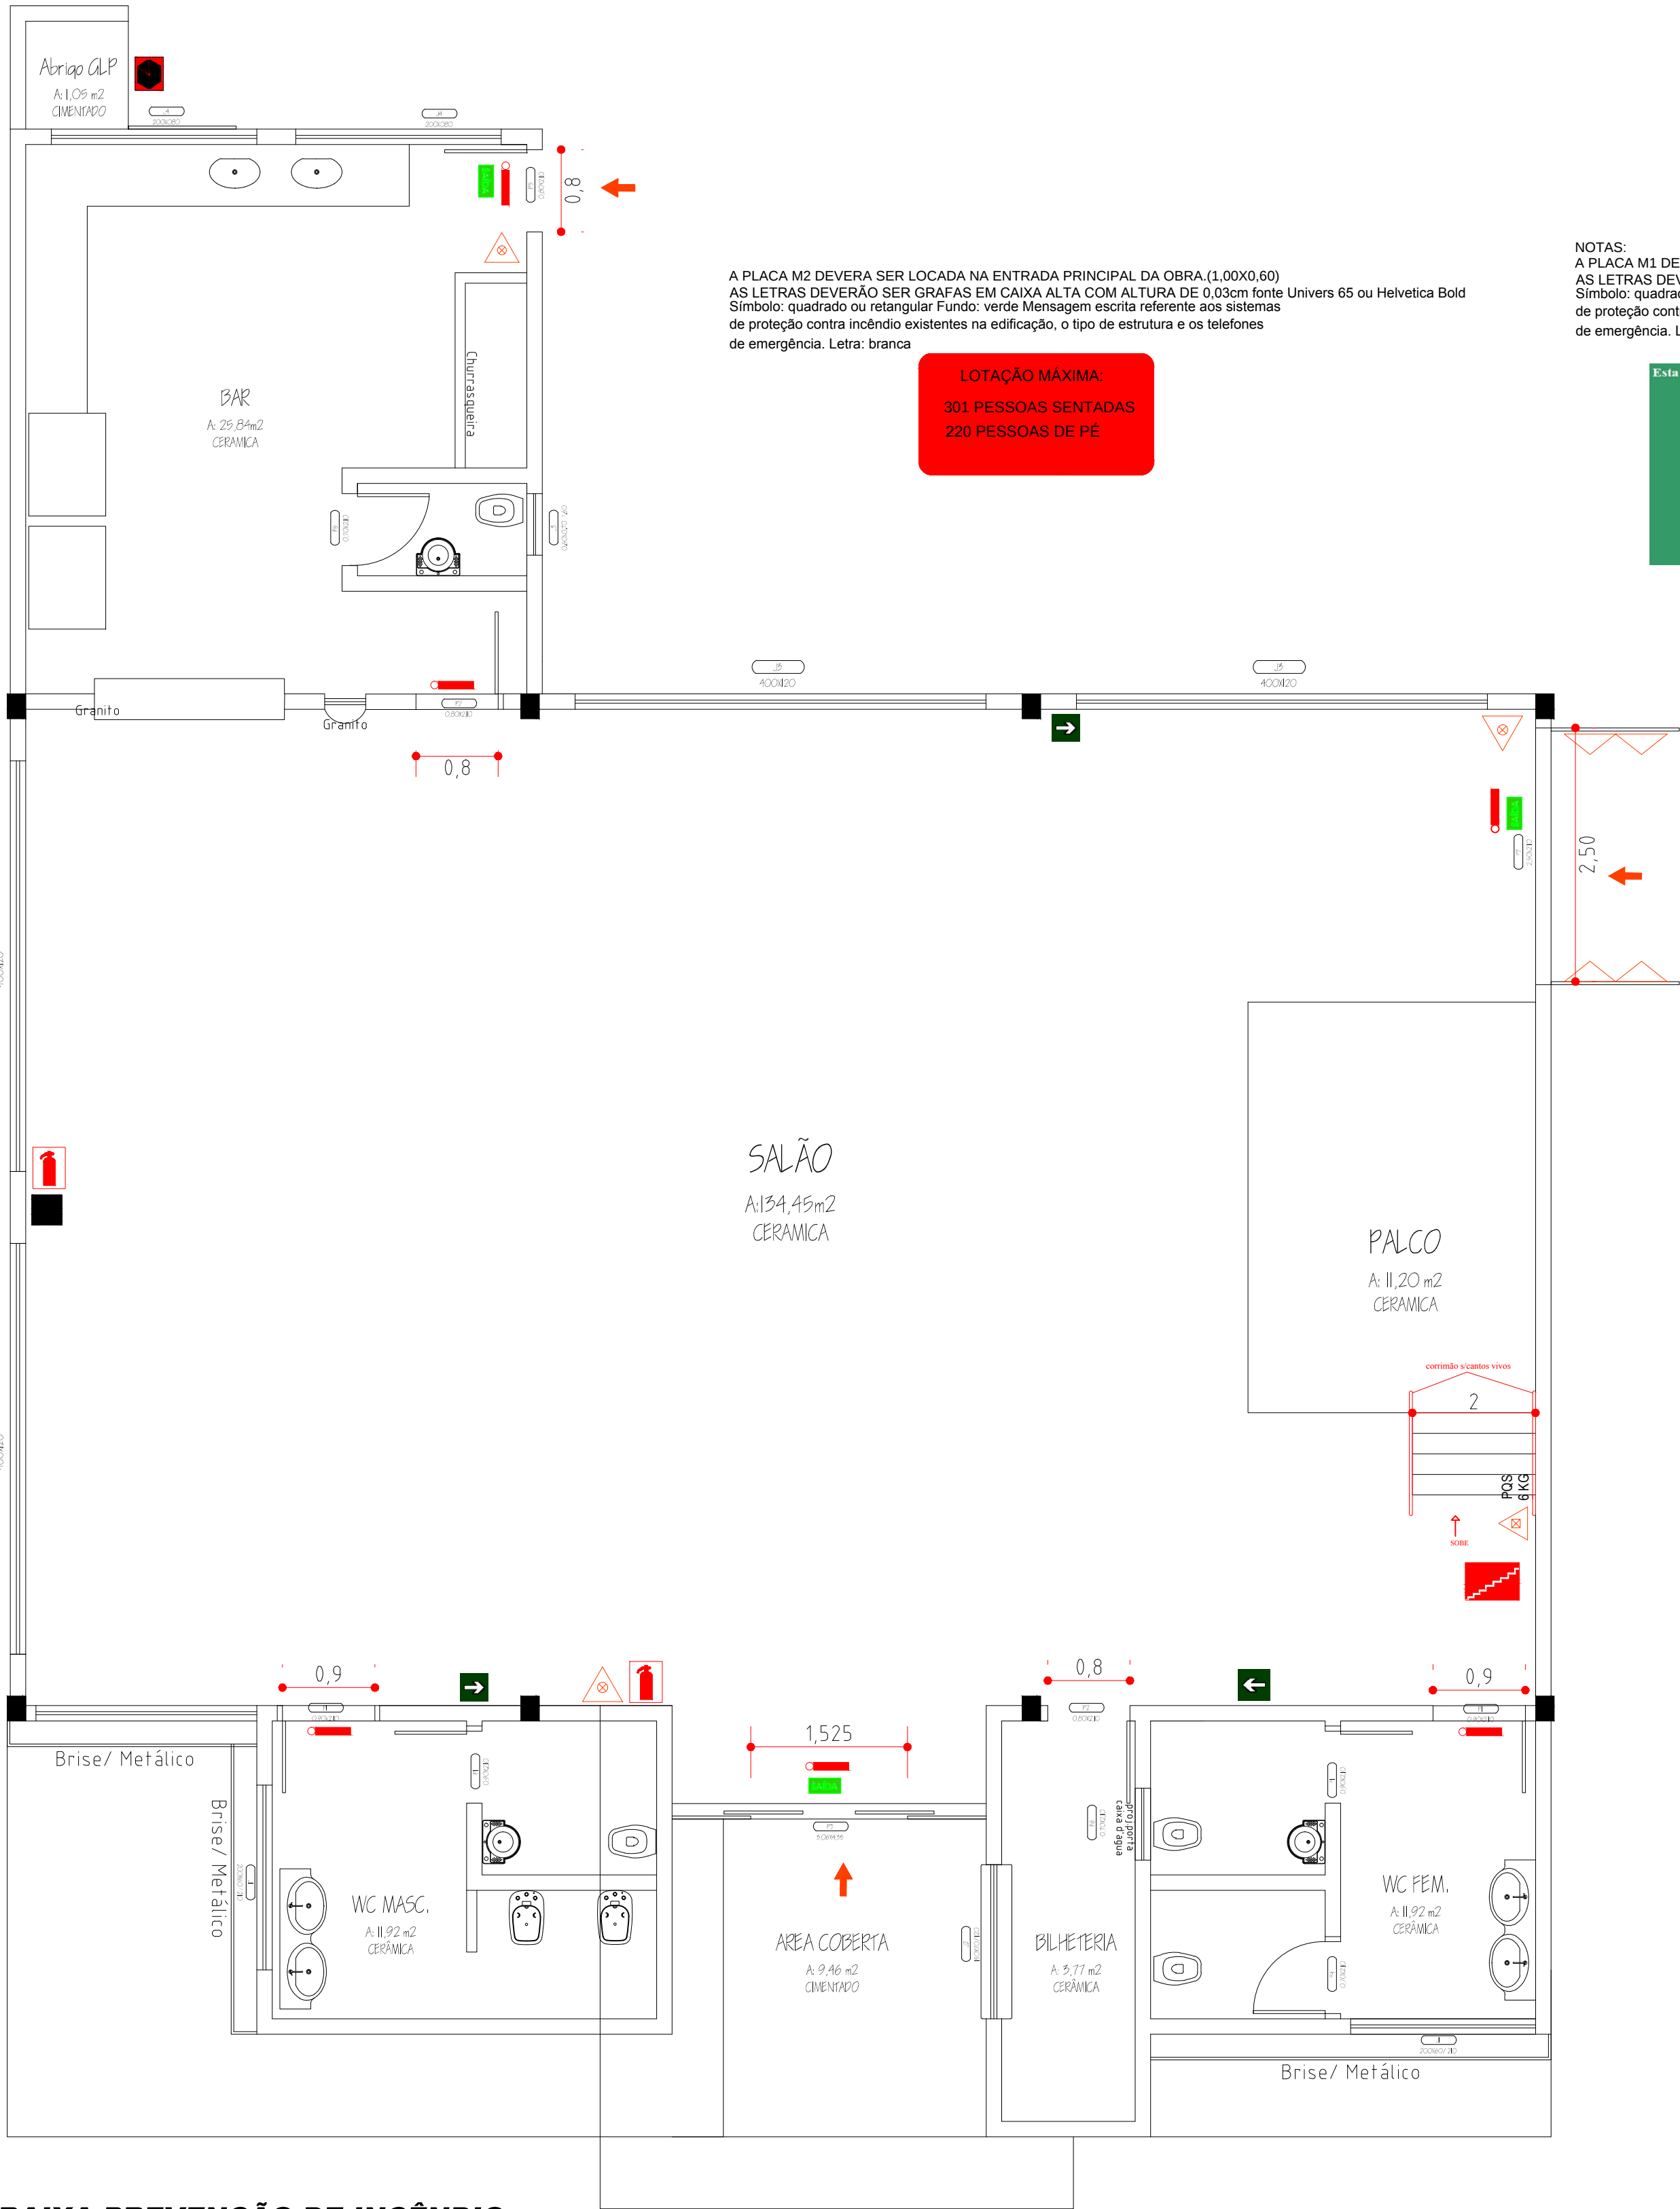

A PLACA M2 DEVERÁ SER LOCADA NA ENTRADA PRINCIPAL DA OBRA (1.00X0.60)
AS LETRAS DEVERÃO SER GRAFAS EM CAIXA ALTA COM ALTURA DE 0.03cm fonte Univers 65 ou Helvetica Bold
Símbolo: quadrado ou retângulo Fundo: verde Mensagem escrita referente aos sistemas de proteção contra incêndio existentes na edificação, o tipo de estrutura e os telefones de emergência. Letra: branca

LOTAÇÃO MÁXIMA:
301 PESSOAS SENTADAS
220 PESSOAS DE PÉ

NOTAS:
A PLACA M1 DEVERÁ SER LOCADA NA ENTRADA PRINCIPAL DA OBRA (2.00x1.20)
AS LETRAS DEVERÃO SER GRAFAS EM CAIXA ALTA COM ALTURA DE 0.04cm fonte Univers 65 ou Helvetica Bold
Símbolo: quadrado ou retângulo Fundo: verde Mensagem escrita referente aos sistemas de proteção contra incêndio existentes na edificação, o tipo de estrutura e os telefones de emergência. Letra: branca

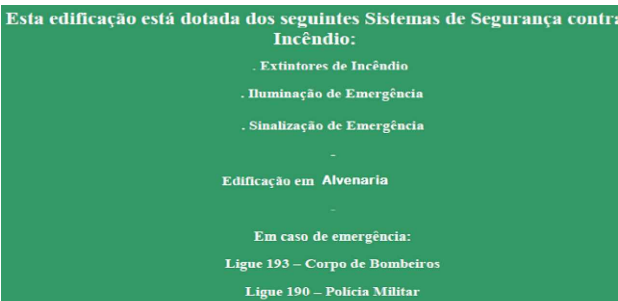

PLANO DE SEGURANÇA CONTRA INCÊNDIO E PÂNICO

IDENTIFICAÇÃO DA EDIFICAÇÃO E/OU ÁREA DE RISCO

PAVIMENTO OU SETOR	DESCRIÇÃO	CLASSE DO RISCO	Nº DE PAVIMENTOS	VOLUME (M³)	ÁREA (M²)
TÉRREO	CENTRO DE EVENTOS DA TERCEIRA IDADE	600m²/m²	01	5.100	22.97
TÉRREO					
TÉRREO					
TÉRREO					
ÁREA	TÉRREO	RISCO	01	ÁREA EXTERNA	227.10M²

MEDIDA DE SEGURANÇA CONTRA INCÊNDIO

☐ ACESSO DE VANDAS DO CORPO DE BOMBEIROS	☒	ILUMINAÇÃO DE EMERGÊNCIA		
☐ SINALIZAÇÃO ENTRE EDIFICAÇÕES	☐	ALARME E DETECÇÃO DE INCÊNDIO		
☐ SINALIZAÇÃO EXTERNA NAS EDIFICAÇÕES	☒	SINALIZAÇÃO DE EMERGÊNCIA		
☐ COMPARTIMENTAÇÃO HORIZONTAL / VERTICAL	☒	EXTINTORES DE INCÊNDIO		
☐ CONTROLE DE MATERIAL DE ACABAMENTO	☐	HÍDRANTES E MANIFESTORES		
☒ SINAL DE EMERGÊNCIA	☐	CHAMADOS AUTOMÁTICOS		
☐ SINALIZAÇÃO DE EMERGÊNCIA	☐	REFORÇAMENTO		
☐ CONTROLE DE FUMOS	☐	ESPUMA		
☐ PLANO DE EMERGÊNCIA	☐	SISTEMA FIC DE GASES LIMITO		
RESERVAÇÕES	INTERIOR	SUPERIOR	EXT	OPR

HISTÓRICO DE ATUALIZAÇÃO/SUBSTITUIÇÃO DO PSCIP

DATA	DESCRIÇÃO DA ATUALIZAÇÃO/SUBSTITUIÇÃO	Nº DO PSCIP

OBRA EM FASE
CONSTRUÇÃO CENTRO DE EVENTOS DA TERCEIRA IDADE
QUADRA 24 - LOTE 24A - RUA JOSÉ AUGUSTO DE SOUZA
CENTRO - ALTO PARAISO - ESTADO DO PARANÁ

ÁREA	221,57M²	OCUPAÇÃO	F6	PARA USO DO CONTRATE
PRIMEIRA	CONTÊDOR DA PRIMEIRA			
01/02	PLANTA BAIXA, DETALHE, LEGENDA			
PROPRIETÁRIO				
PREFEITURA MUNICIPAL DE ALTO PARAISO				
ESCALA	RESPONSÁVEL TÉCNICO	RESPONSÁVEL DELEGADO	DATA	
INDICA			2019	