

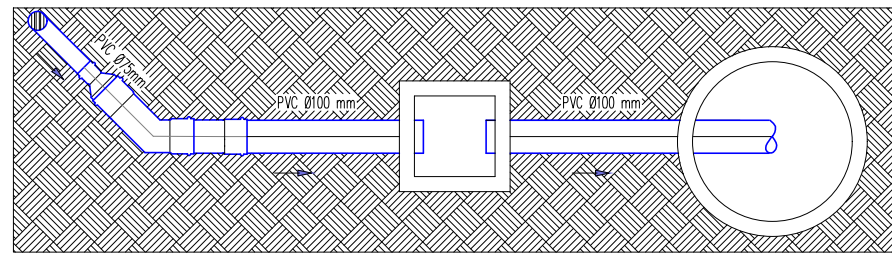



- LEGENDA
- TUBULAÇÃO QUE SOBE
 - TUBULAÇÃO QUE DESCE
 - CAIXA DE INSPEÇÃO
 - CAIXA DE SIFONAGEM
 - CAIXA SIFONADA
 - RALO SIFONADO
 - REGISTRO DE SANITA
 - REGISTRO DE PRESSÃO
 - CAP - CAPTAÇÃO DE ÁGUAS PLUVIAIS
 - FS - FOSSE SÉPTICA
 - T.E. - TORNEIRA EXTERNA
 - - HORIZONTAL EXISTENTE
 - - REDE QUE VEM DA CASA-DIAGNA
 - - REDE QUE VEM DA RUA

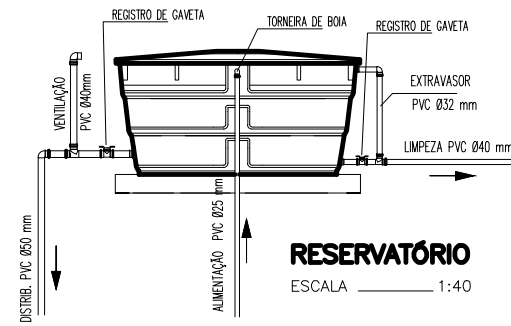


DETALHE DE LIGAÇÃO ESGOTO
ESCALA 1:20

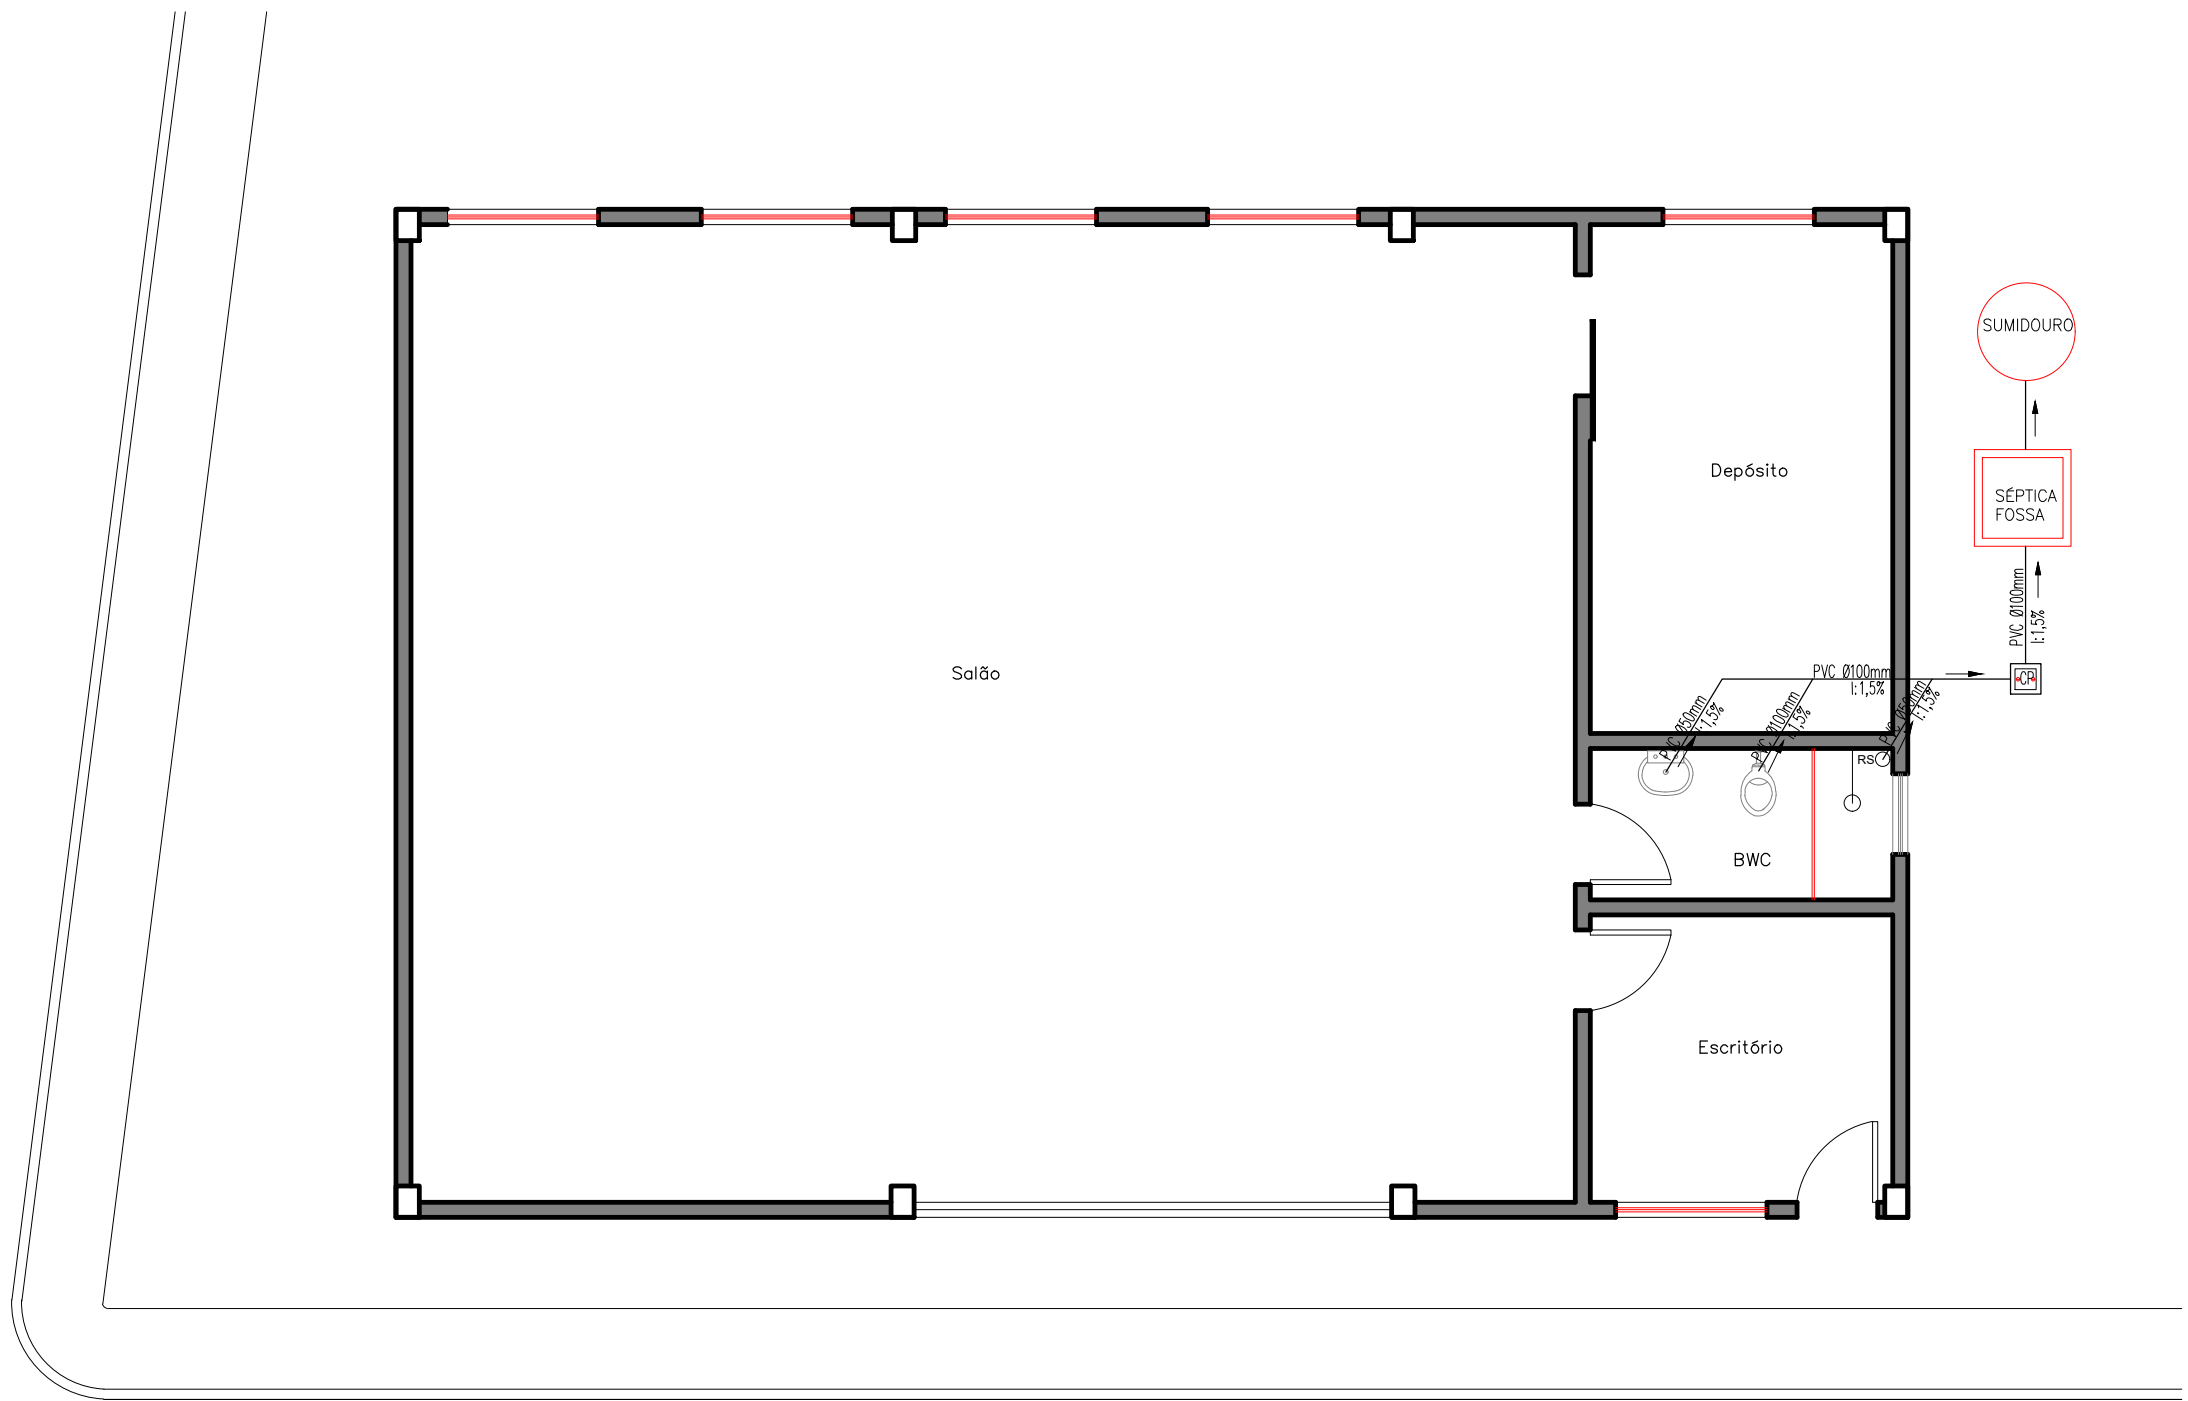




PLANTA BAIXA - ESGOTO SANITÁRIO
ESC.1/75

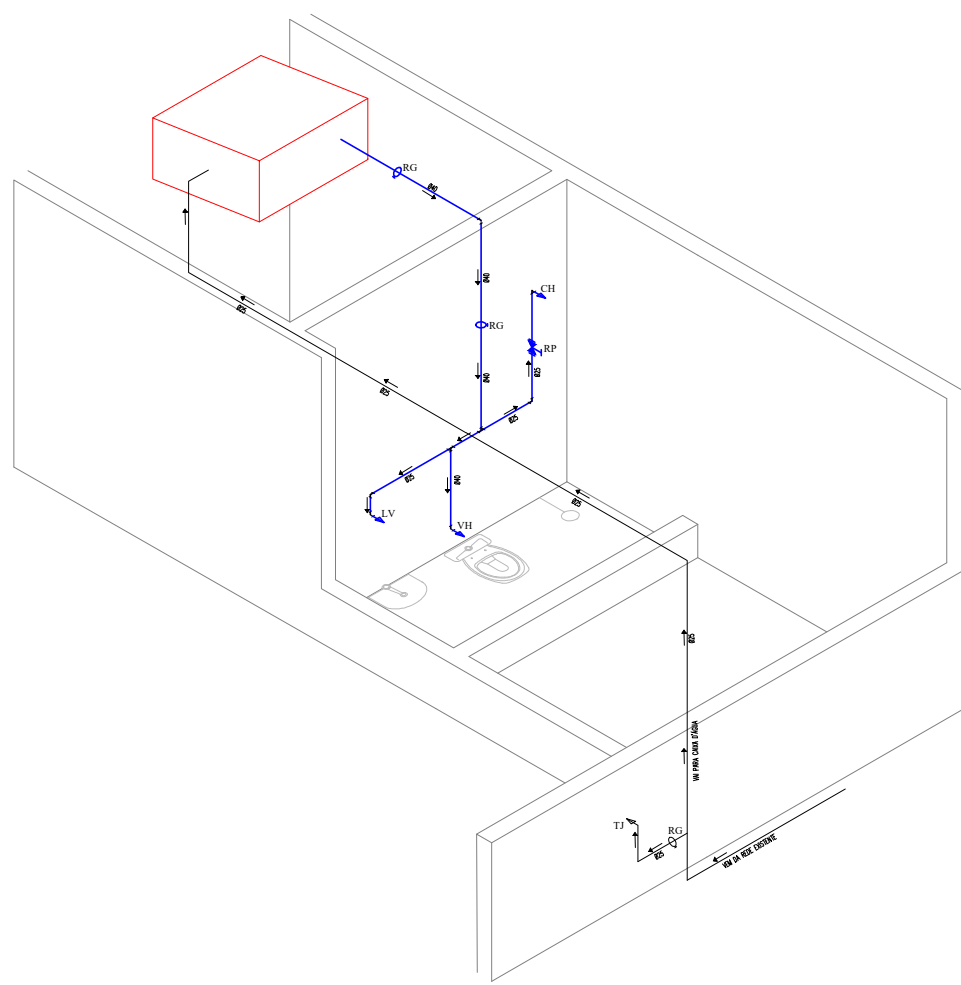

DET. ISOMÉTRICO
ÁGUA FRIA
ESCALA 1:100

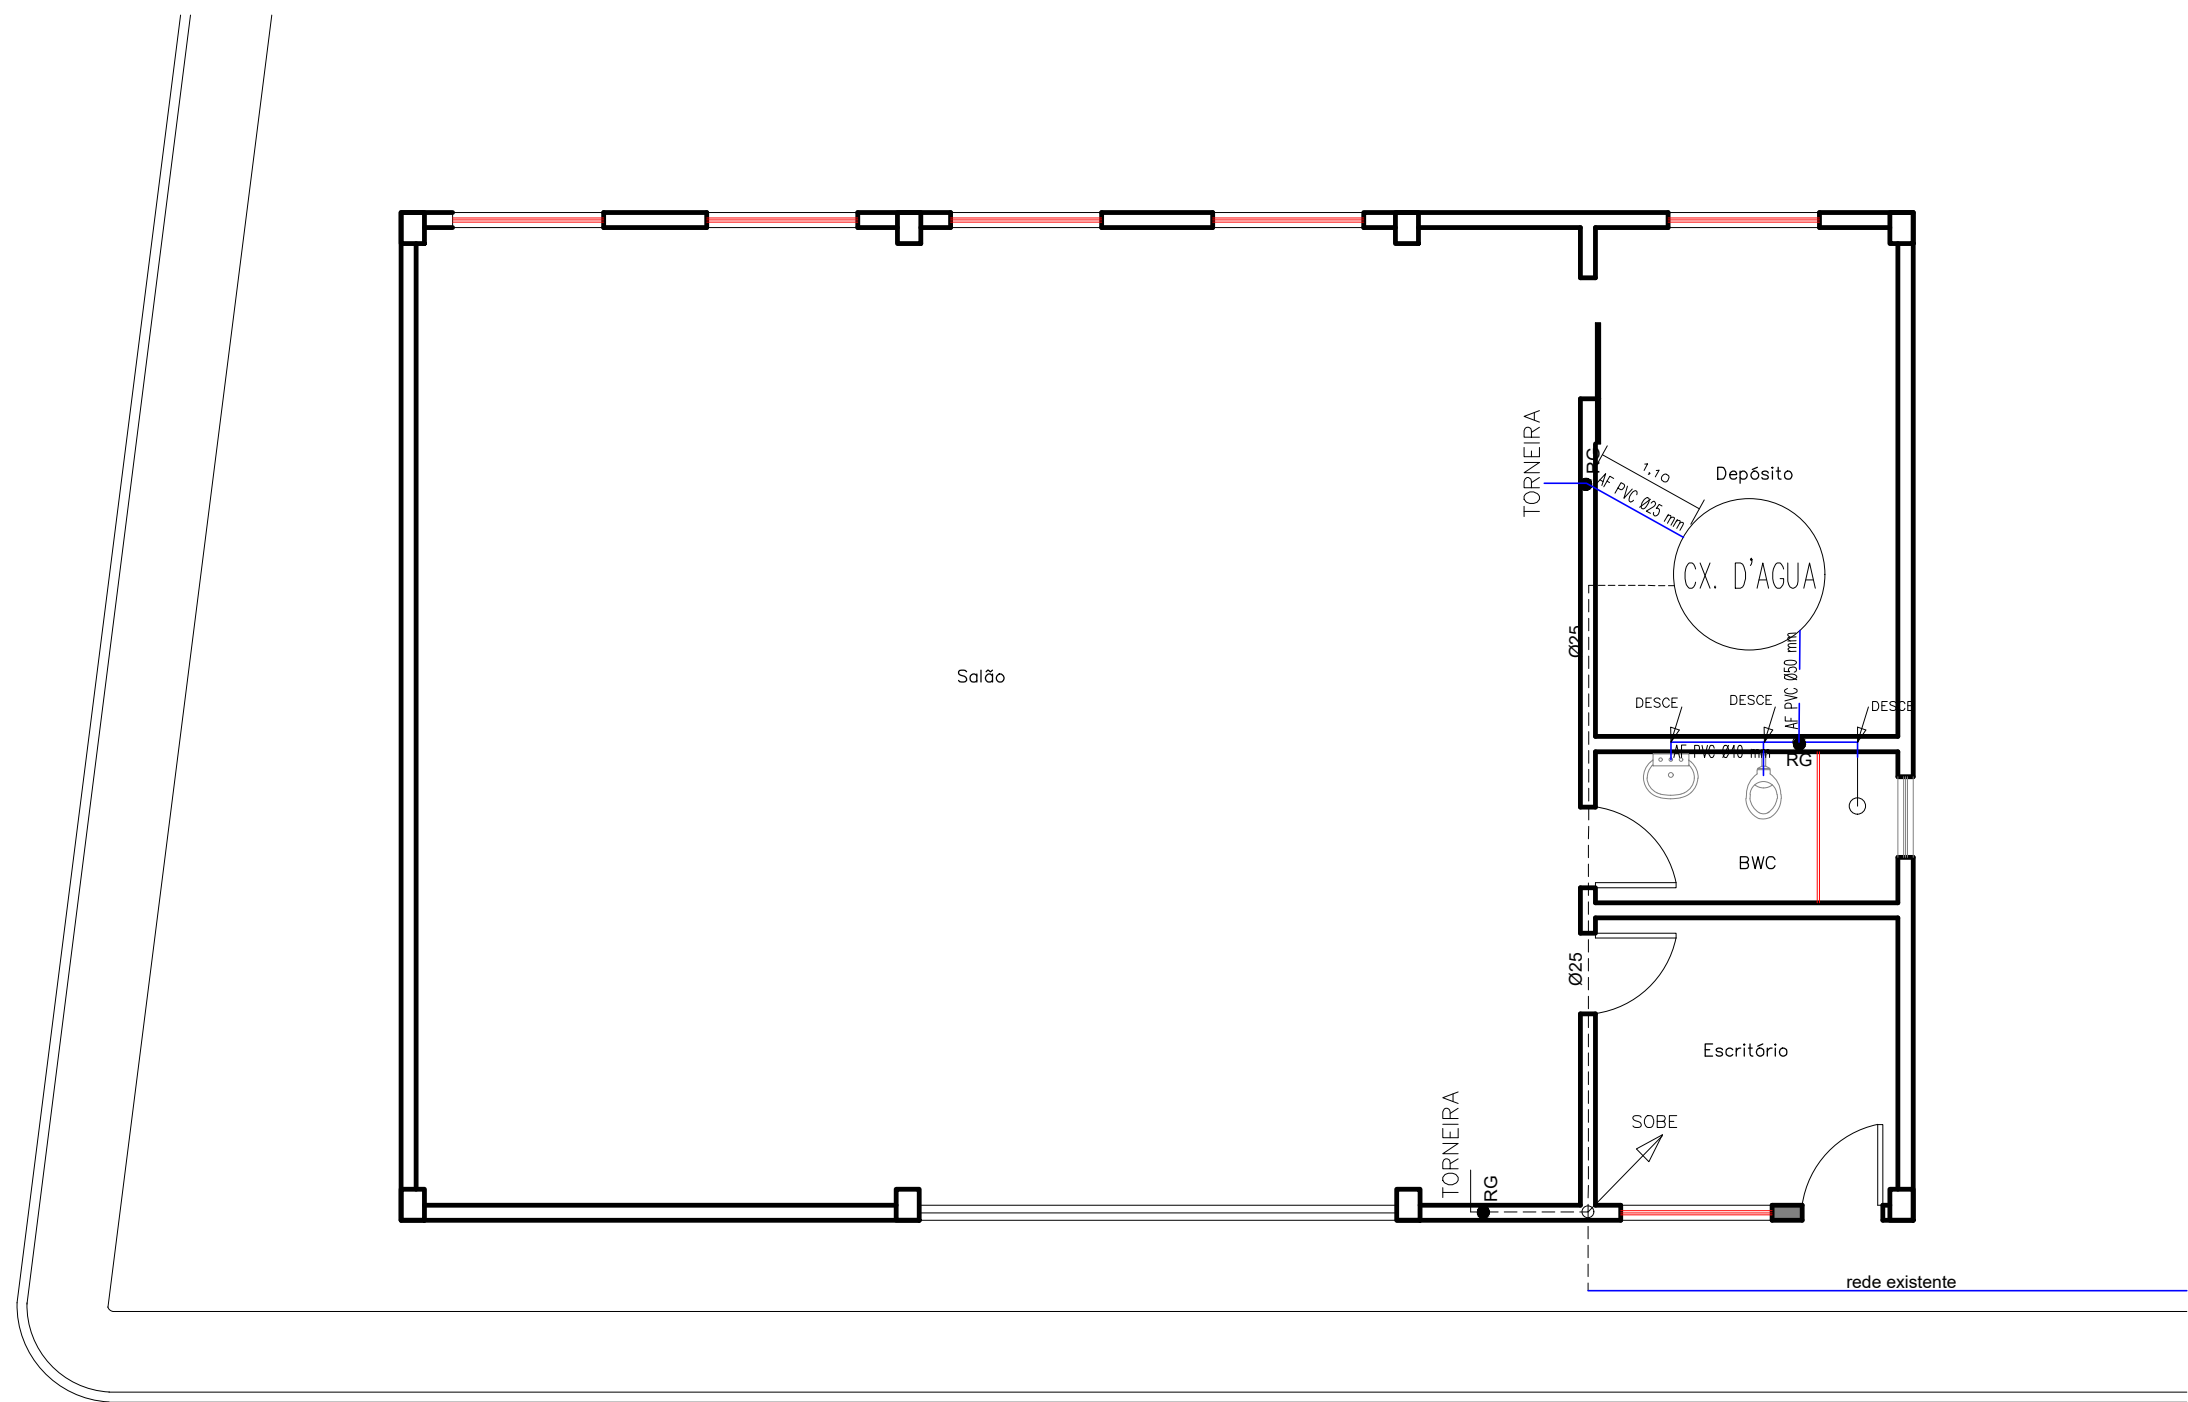

PLANTA BAIXA - ÁGUA FRIA
ESC.1/75

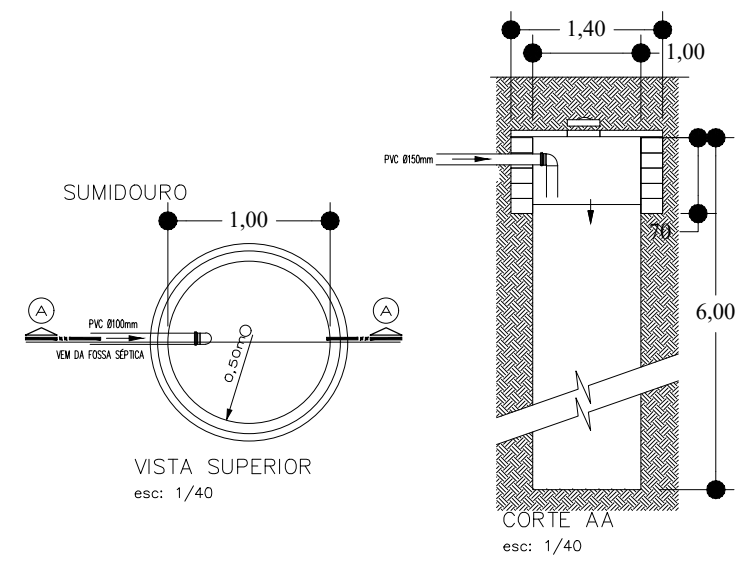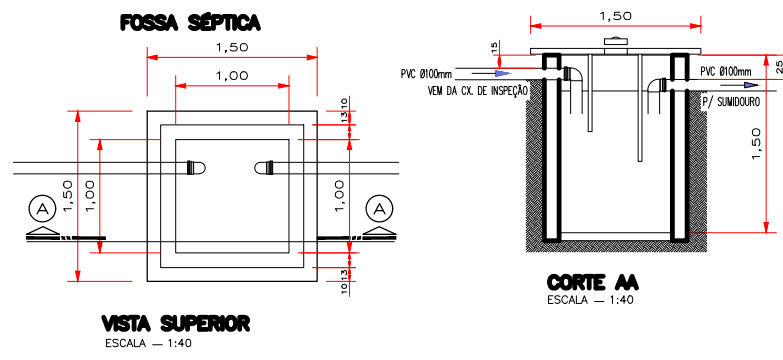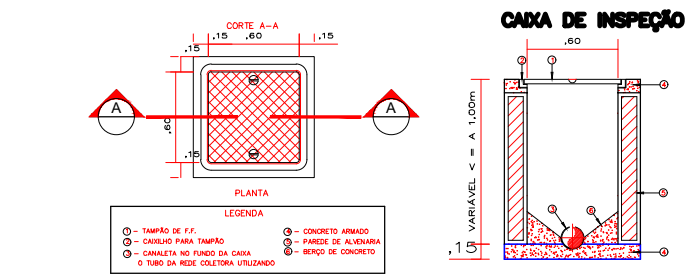

ORGÃOS PÚBLICOS		
PREFEITURA MUNICIPAL DE ASSIS CHATEAUBRIAND		
SALÃO CEMITÉRIO MUNICIPAL		
OBRA	DISCRIMINAÇÃO	
SALÃO CEMITÉRIO	ÁGUA FRIA ESGOTO SANITÁRIO	
PROJETO HIDROSSANITÁRIO		FOLHA 01/01
ESTATÍSTICAS	LOCAL	CEMITÉRIO MUNICIPAL ASSIS CHATEAUBRIAND - PR
ÁREA A CONSTRUIR ----- 150,00m2	DATA	MARÇO/2021
RESP. TÉCNICO	DESENHO	ANDRESSA MICHELIN
	PROPRIETÁRIO	MUNICÍPIO DE ASSIS CHATEAUBRIAND CNPJ - 76.208.479/0001-18