




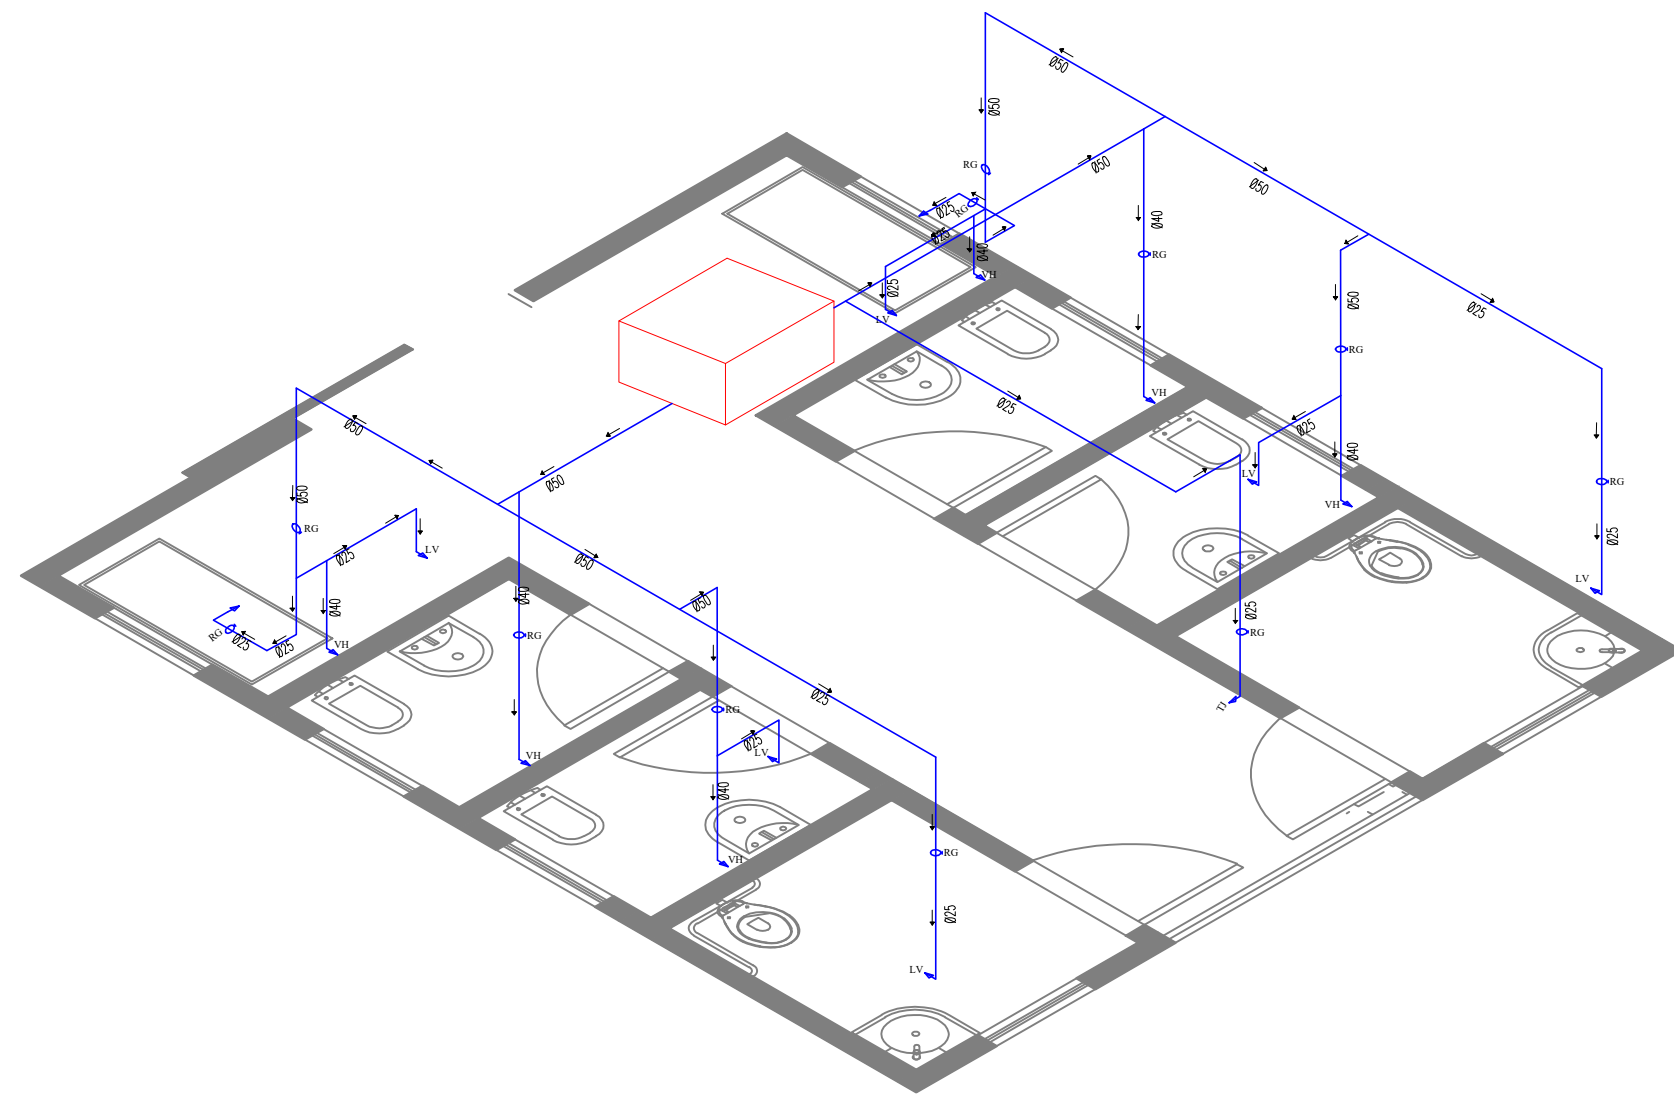

DET. ISOMÉTRICO
ÁGUA FRIA
ESCALA 1:100

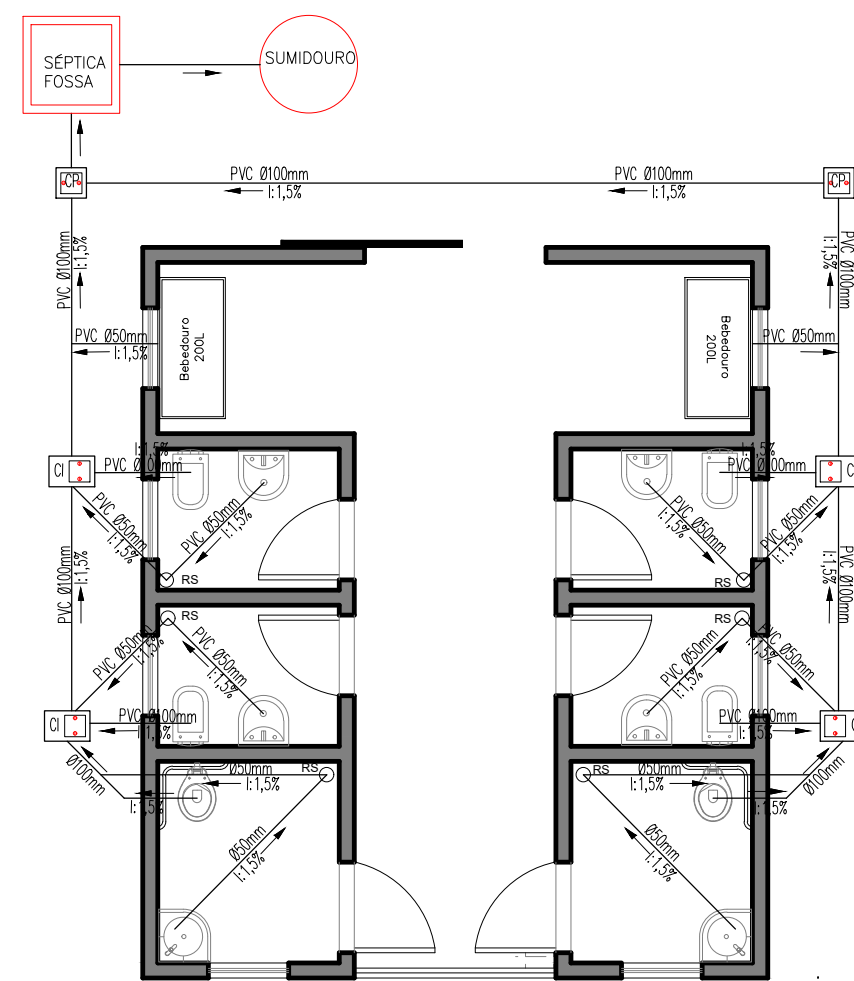

PLANTA BAIXA - ESGOTO SANITÁRIO
ESC.1/75

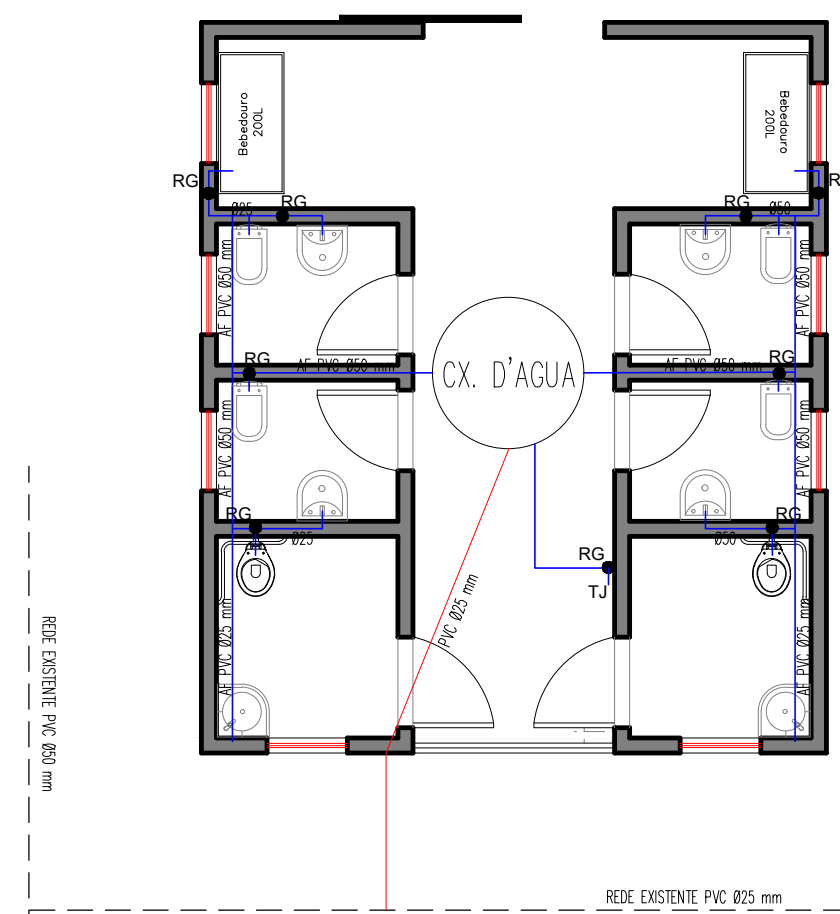

PLANTA BAIXA - ÁGUA FRIA
ESC.1/75

ÓRGÃOS PÚBLICOS

PREFEITURA MUNICIPAL DE ASSIS CHATEAUBRIAND

BANHEIROS - CEMITÉRIO MUNICIPAL

OBRA	DISCRIMINAÇÃO	
BANHEIROS	ÁGUA FRIA ESGOTO SANITÁRIO	

PROJETO HIDROSSANITÁRIO

FOLHA
01/01

ESTATÍSTICAS	LOCAL	CEMITÉRIO MUNICIPAL ASSIS CHATEAUBRIAND - PR
ÁREA A CONSTRUIR ----- 44,95M2	DATA	MARÇO/2021
RESP. TÉCNICO	DESENHO	ANDRESSA MICHELIN
	PROPRIETÁRIO	MUNICÍPIO DE ASSIS CHATEAUBRIAND OPL - 76.208.479/0001-18