


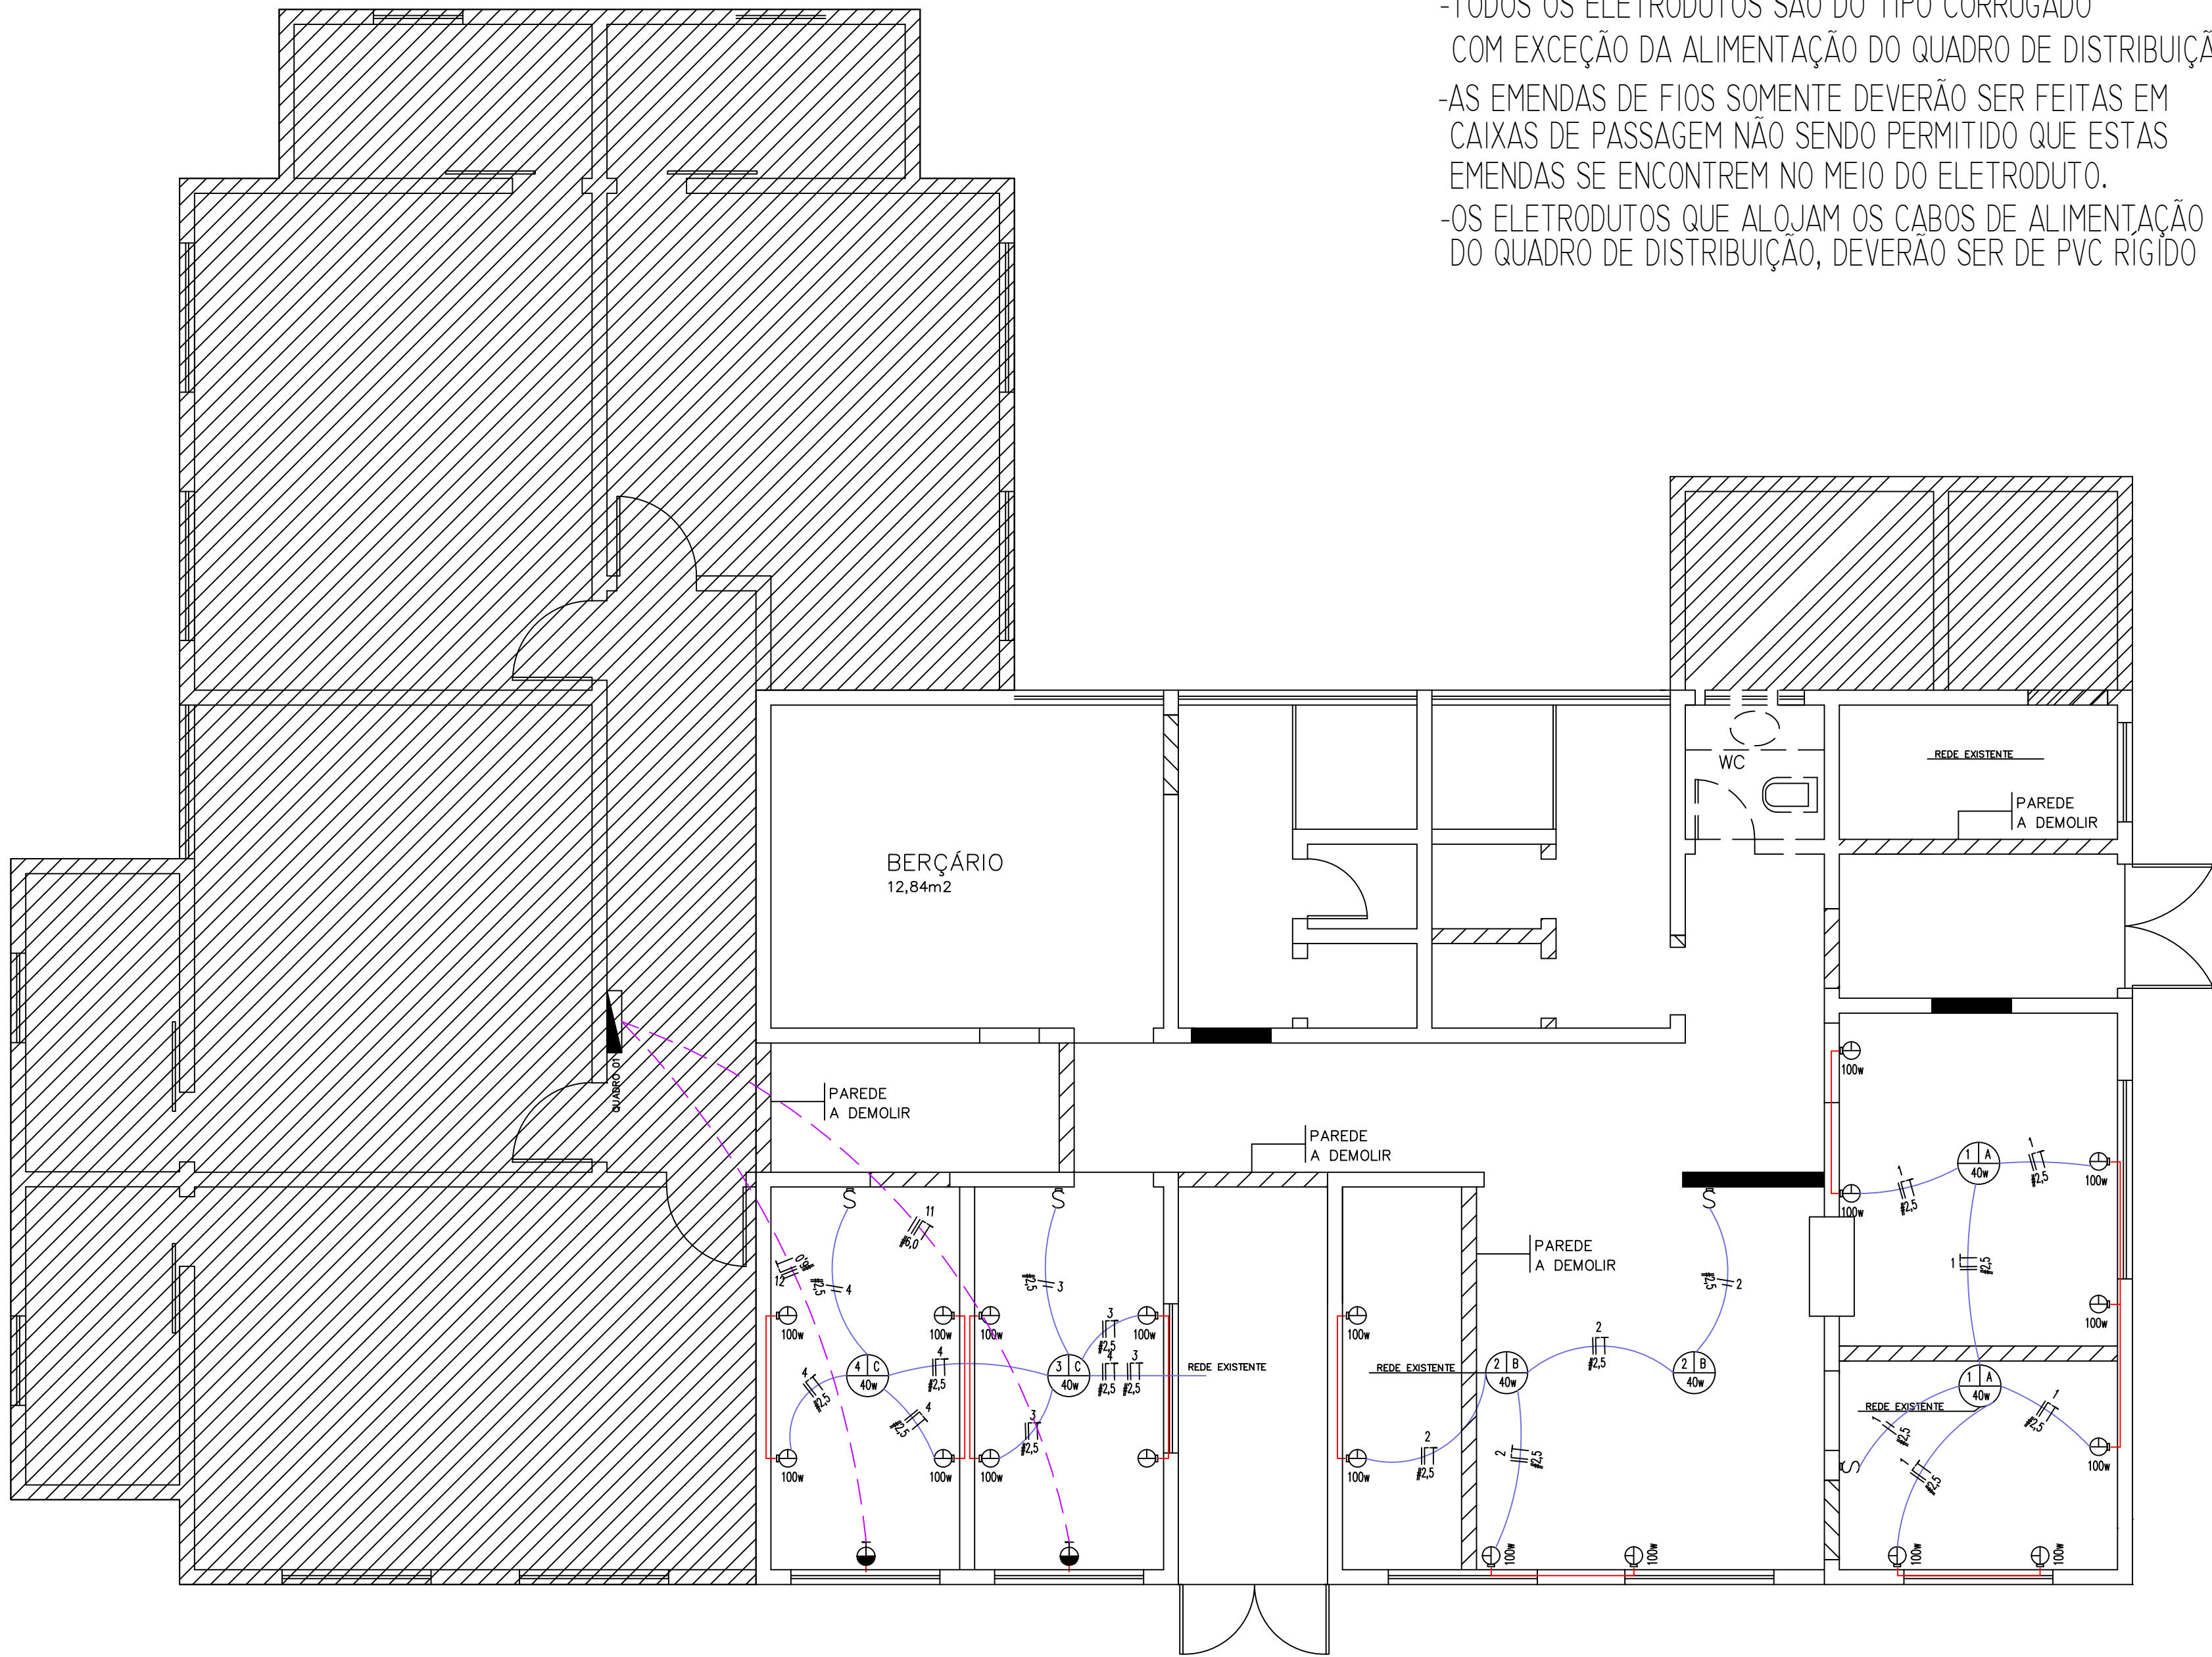

NOTA

- TODOS OS ELETRODUTOS SÃO DO TIPO CORRUGADO COM EXCEÇÃO DA ALIMENTAÇÃO DO QUADRO DE DISTRIBUIÇÃO
- AS EMENDAS DE FIOS SOMENTE DEVERÃO SER FEITAS EM CAIXAS DE PASSAGEM NÃO SENDO PERMITIDO QUE ESTAS EMENDAS SE ENCONTREM NO MEIO DO ELETRODUTO.
- OS ELETRODUTOS QUE ALOJAM OS CABOS DE ALIMENTAÇÃO DO QUADRO DE DISTRIBUIÇÃO, DEVERÃO SER DE PVC RÍGIDO

SIMBOLOGIA

- TOMADA BAIXA 2P+T 110V POTÊNCIA 100W MONOFÁSICA A 30CM DO PISO
- TOMADA MEDIA 2P+T 110V POTÊNCIA 100W MONOFÁSICA A 110CM DO PISO
- TOMADA MEDIA 2P+T BIFÁSICA A 110CM DO PISO
- TOMADA ALTA 2P+T BIFÁSICA A 230CM DO PISO
- TOMADA 2P+T 110V (TUE) DE USO ESPECÍFICO A 110 CM DO PISO
- CAIXA DE SAÍDA BAIXA MONOFÁSICA OU BIFÁSICA COM TERRA
- CAIXA DE SAÍDA MÉDIA BIFÁSICA COM TERRA
- CAIXA DE SAÍDA ALTA BIFÁSICA COM TERRA
- QUADRO DE DISTRIBUIÇÃO
- INTERFONE
- CAMPANHIA
- CIRCUITO DE TV
- ARADELA NA PAREDE EQUIPADA COM 01 LAMPADA LED DE 40W
- LUMINARIA NO TETO EQUIPADA COM 01 LAMPADA LED DE 40W
- LUMINARIA NO TETO EQUIPADA COM 02 LAMPADA FLUORESCENTE DE 40W
- INTERRUPTOR SIMPLES COM ESPELHO 2X4
- INTERRUPTOR PARALELO COM ESPELHO 2X4
- FIAÇÃO - FASE, NEUTRO, RETORNO E TERRA, RESPECTIVAMENTE
- ELETRODUTO DE PVC CORRUGADO QUE PASSA PELO TETO
- ELETRODUTO DE PVC CORRUGADO QUE PASSA PELA PAREDE
- ELETRODUTO DE PVC CORRUGADO QUE PASSA PELO TETO PARA CIRCUITOS ESPECIAIS
- ELETRODUTO DE PVC RÍGIDO QUE PASSA PELO PISO

PROJETO DE REFORMA DA CRECHE PADRÃO
PLANTA BAIXA - ESCALA 1/50

ORGÃOS PÚBLICOS			
SAÚDE	PREFEITURA		
ESTATÍSTICA			
ÁREA EXISTENTE:124,65m2			
ÁREA DE AMPLIAÇÃO:127,38			
ÁREA TOTAL:252,03m2			
PROJETO ELÉTRICO PLANTA BAIXA - DIAGRAMA UNIFILAR - QUADRO DE CARGAS - LEGENDA			
OBRA: REFORMA DO CENTRO MUNICIPAL DE EDUCAÇÃO INFANTIL EDSON DE SOUZA ALBUQUERQUE			
LOCAL RUA PRINCESA IZABEL, N°108, QUADRA "B/1" ENGENHEIRO AZAURY - MUNICÍPIO DE ASSIS CHATEAUBRIAND - PR			
Proprietário	Projeto	Execução	
SECRETARIA MUNICIPAL DE SAÚDE ASSIS CHATEAUBRIAND			
Data: 05/2017	Desenho: ROBERTO DANIEL GRADUANDO DO 5º ANO DE ENGENHARIA CIVIL	Escala: INDICADA	Prancha: UNICA