



CAIXA DE GORDURA

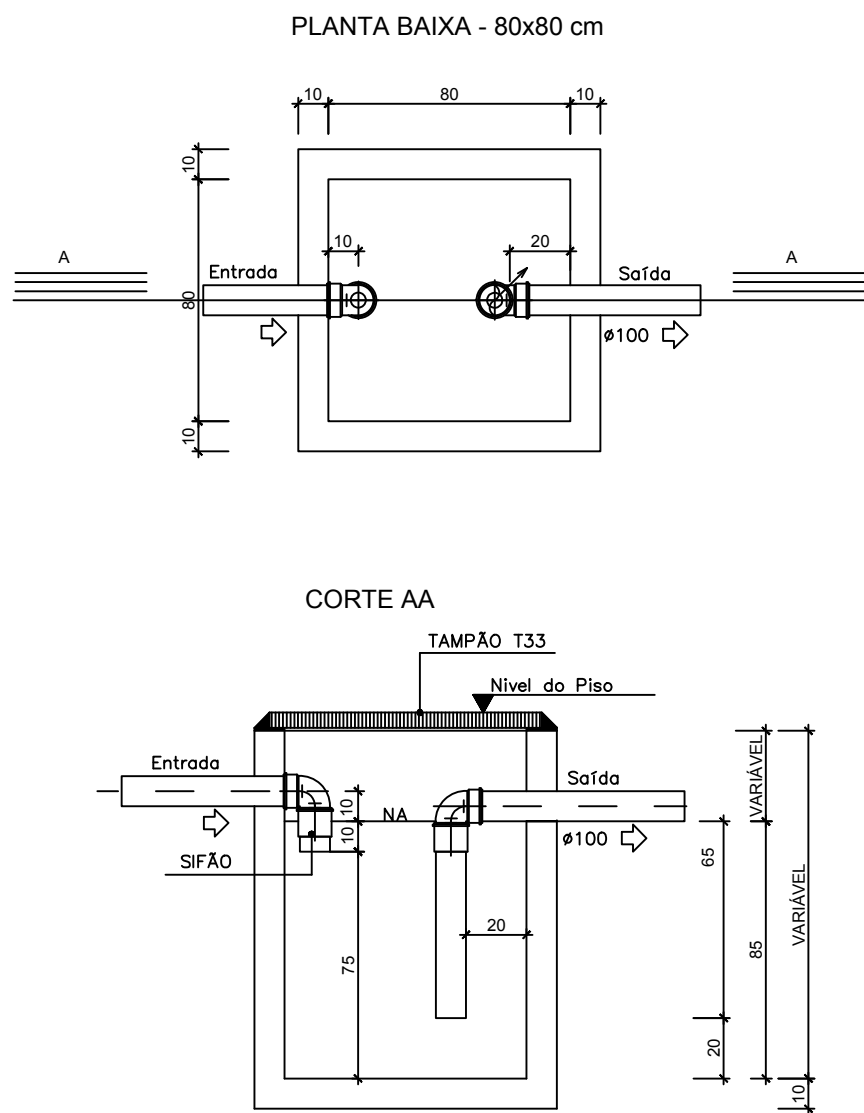


CAIXA DE INSPEÇÃO

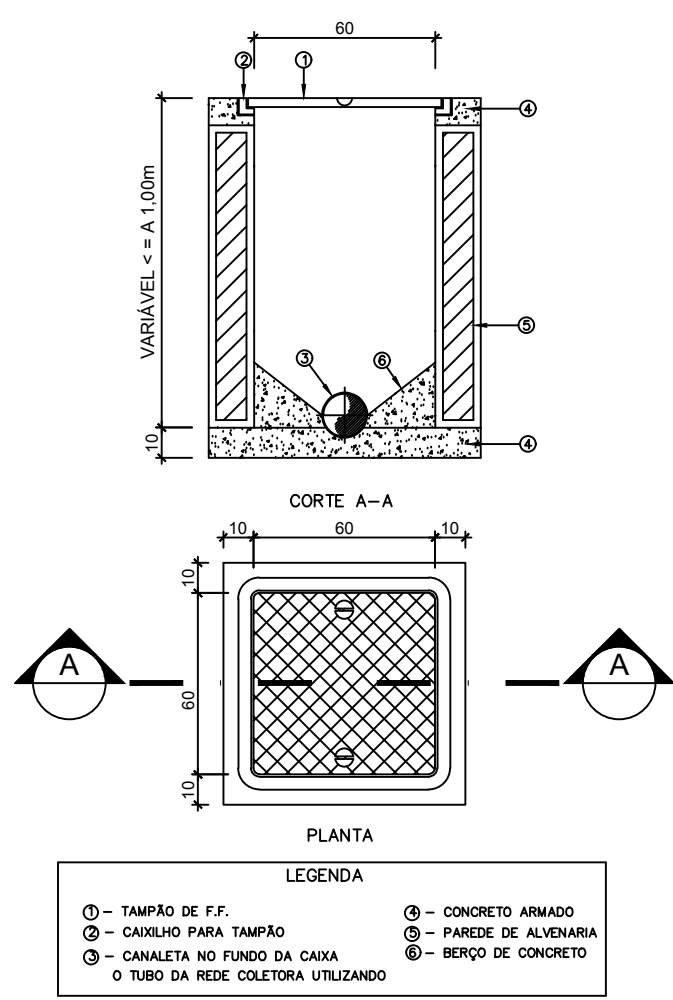




LEGENDA

- TUBULAÇÃO QUE SOBE
- TUBULAÇÃO QUE DESCE
- CI CAIXA DE INSPEÇÃO
- CG CAIXA DE GORDURA
- CS CAIXA SIFONADA
- RS RALO SIFONADO
- RG REGISTRO DE GAVETA
- RP REGISTRO DE PRESSÃO
- CAP CAPTAÇÃO DE ÁGUAS PLUVIAIS
- FS FOSSA SÉPTICA
- T.E TORNEIRA EXTERNA
- HIDRÔMETRO EXISTENTE

FOSSA SÉPTICA

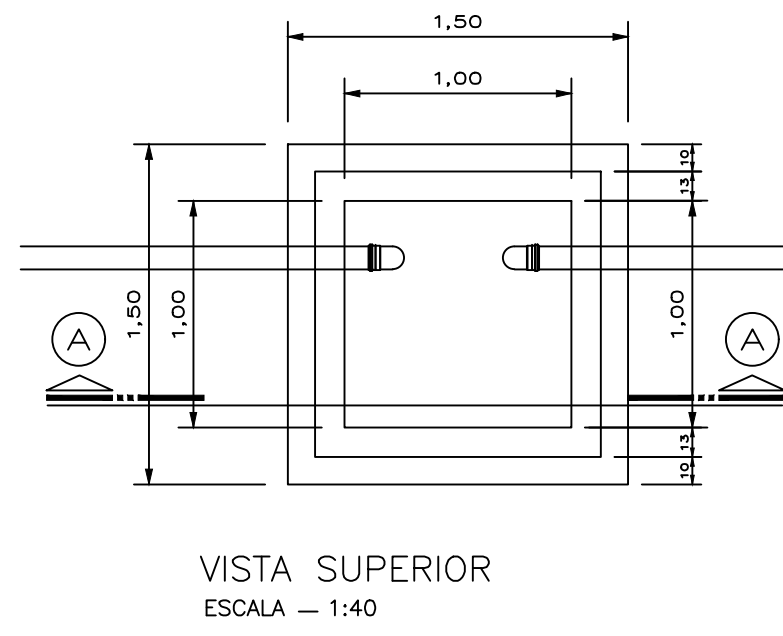

SUMIDOURO

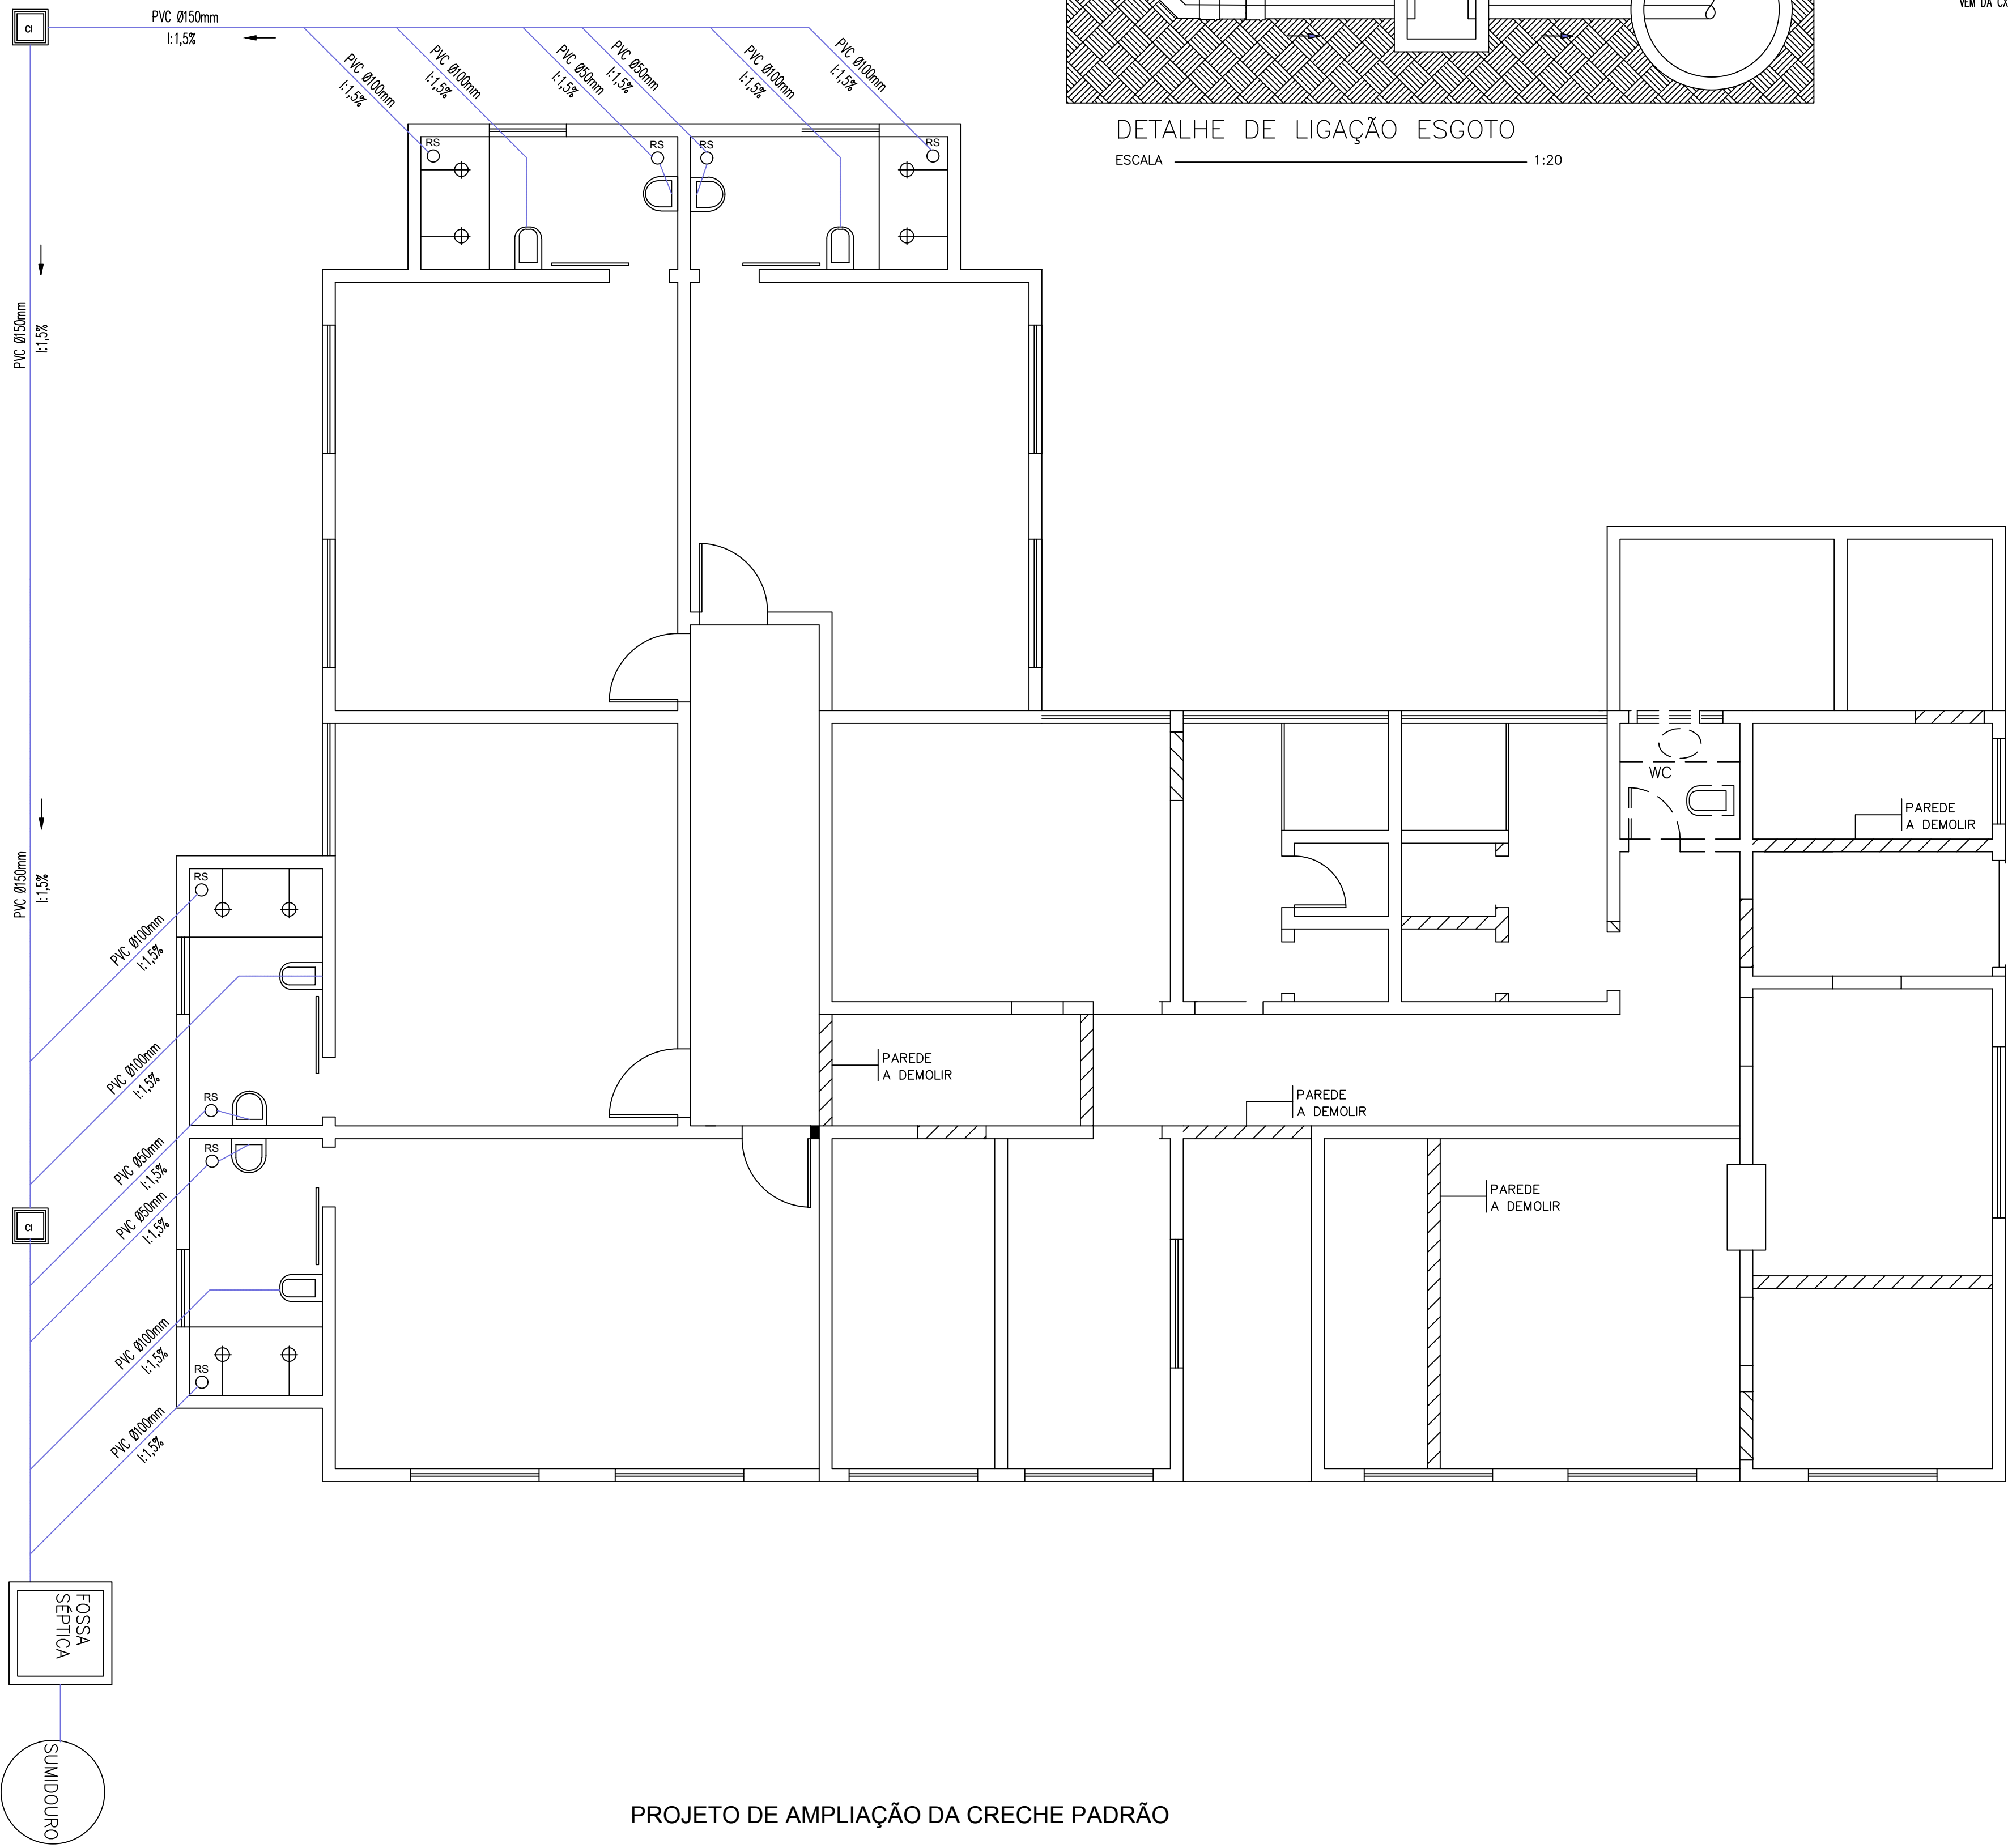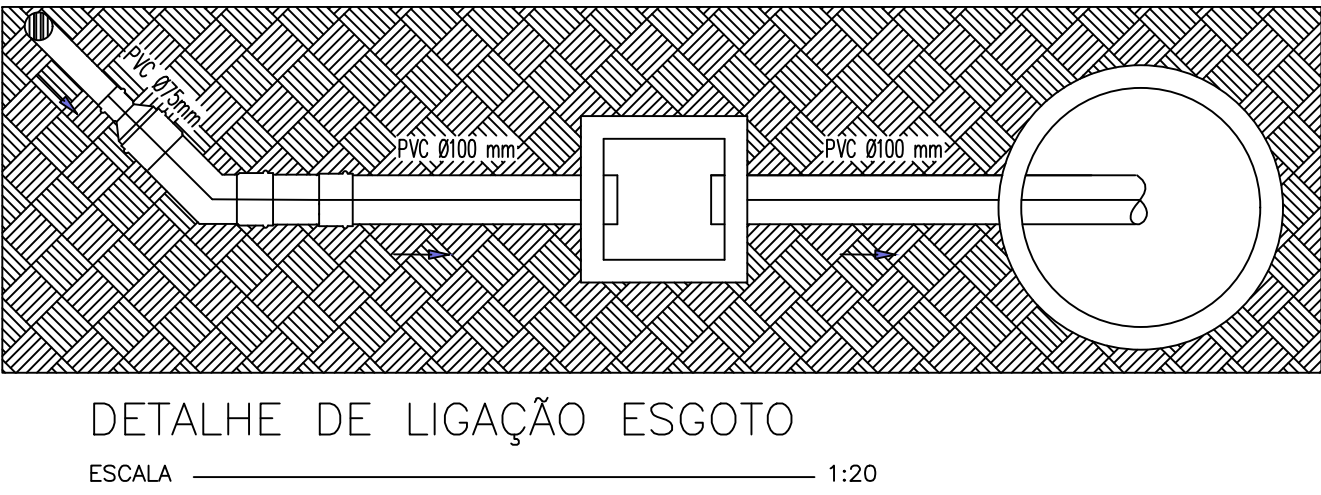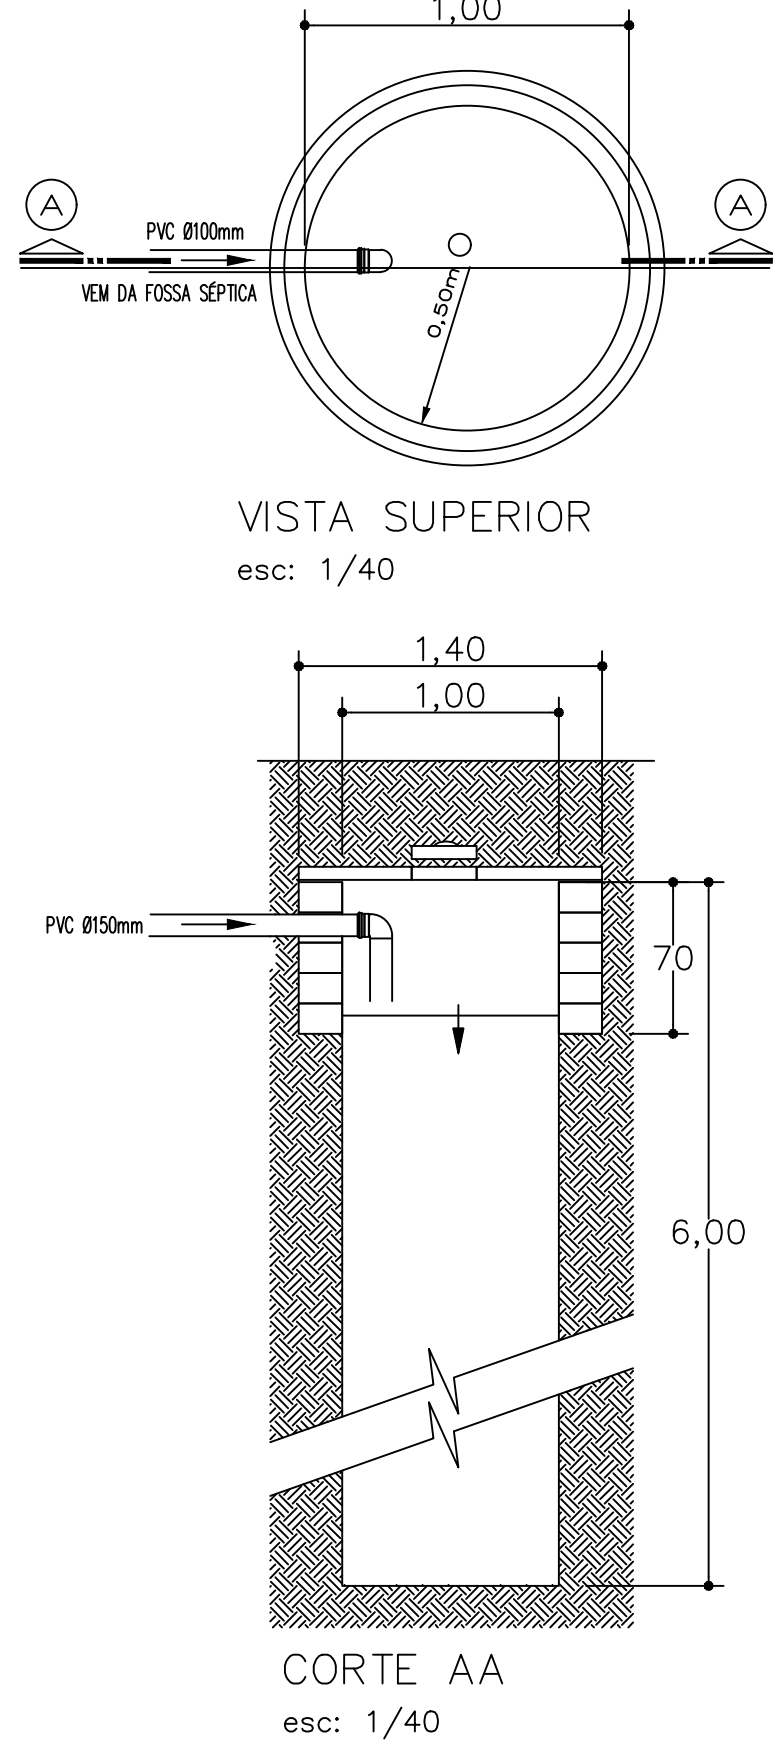

PROJETO DE AMPLIAÇÃO DA CRECHE PADRÃO

PLANTA BAIXA - ESCALA 1/50

ORÇAMOS PÚBLICOS		PREFEITURA	
SAÚDE			
ESTATÍSTICA			
ÁREA EXISTENTE:		124,65m2	
ÁREA DE AMPLIAÇÃO:		127,38	
ÁREA TOTAL:		252,03m2	
PROJETO HIDROSSANITÁRIO PLANTA BAIXA - DETALHES - LEGENDA			
OBRA: AMPLIAÇÃO DO CENTRO MUNICIPAL DE EDUCAÇÃO INFANTIL EDSON DE SOUZA ALBUQUERQUE			
LOCAL: RUA PRINCESA IZABEL, N°108, QUADRA "B/1" ENGENHEIRO AZAURY - MUNICÍPIO DE ASSIS CHATEAUBRIAND - PR			
Proprietário	Projeto	Execução	
SECRETARIA MUNICIPAL DE SAÚDE ASSIS CHATEAUBRIAND			
Data: 05/2017	Desenho: ROBERTO DANIEL GRADUANDO DO 5º ANO DE ENGENHARIA CIVIL	Escala: INDICADA	Prancha: 2/2