

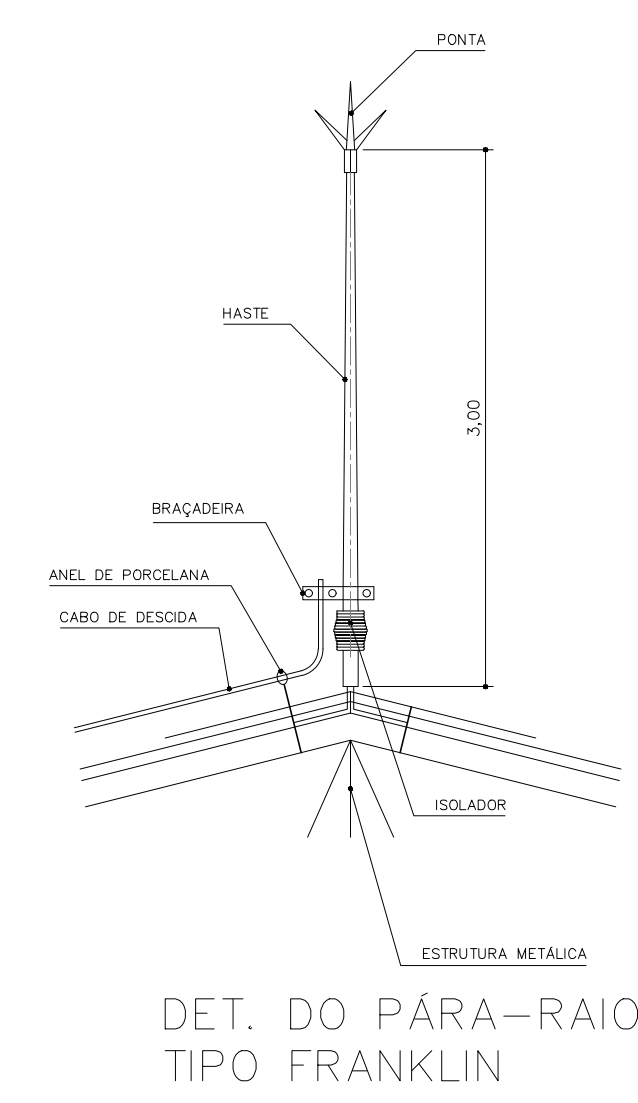
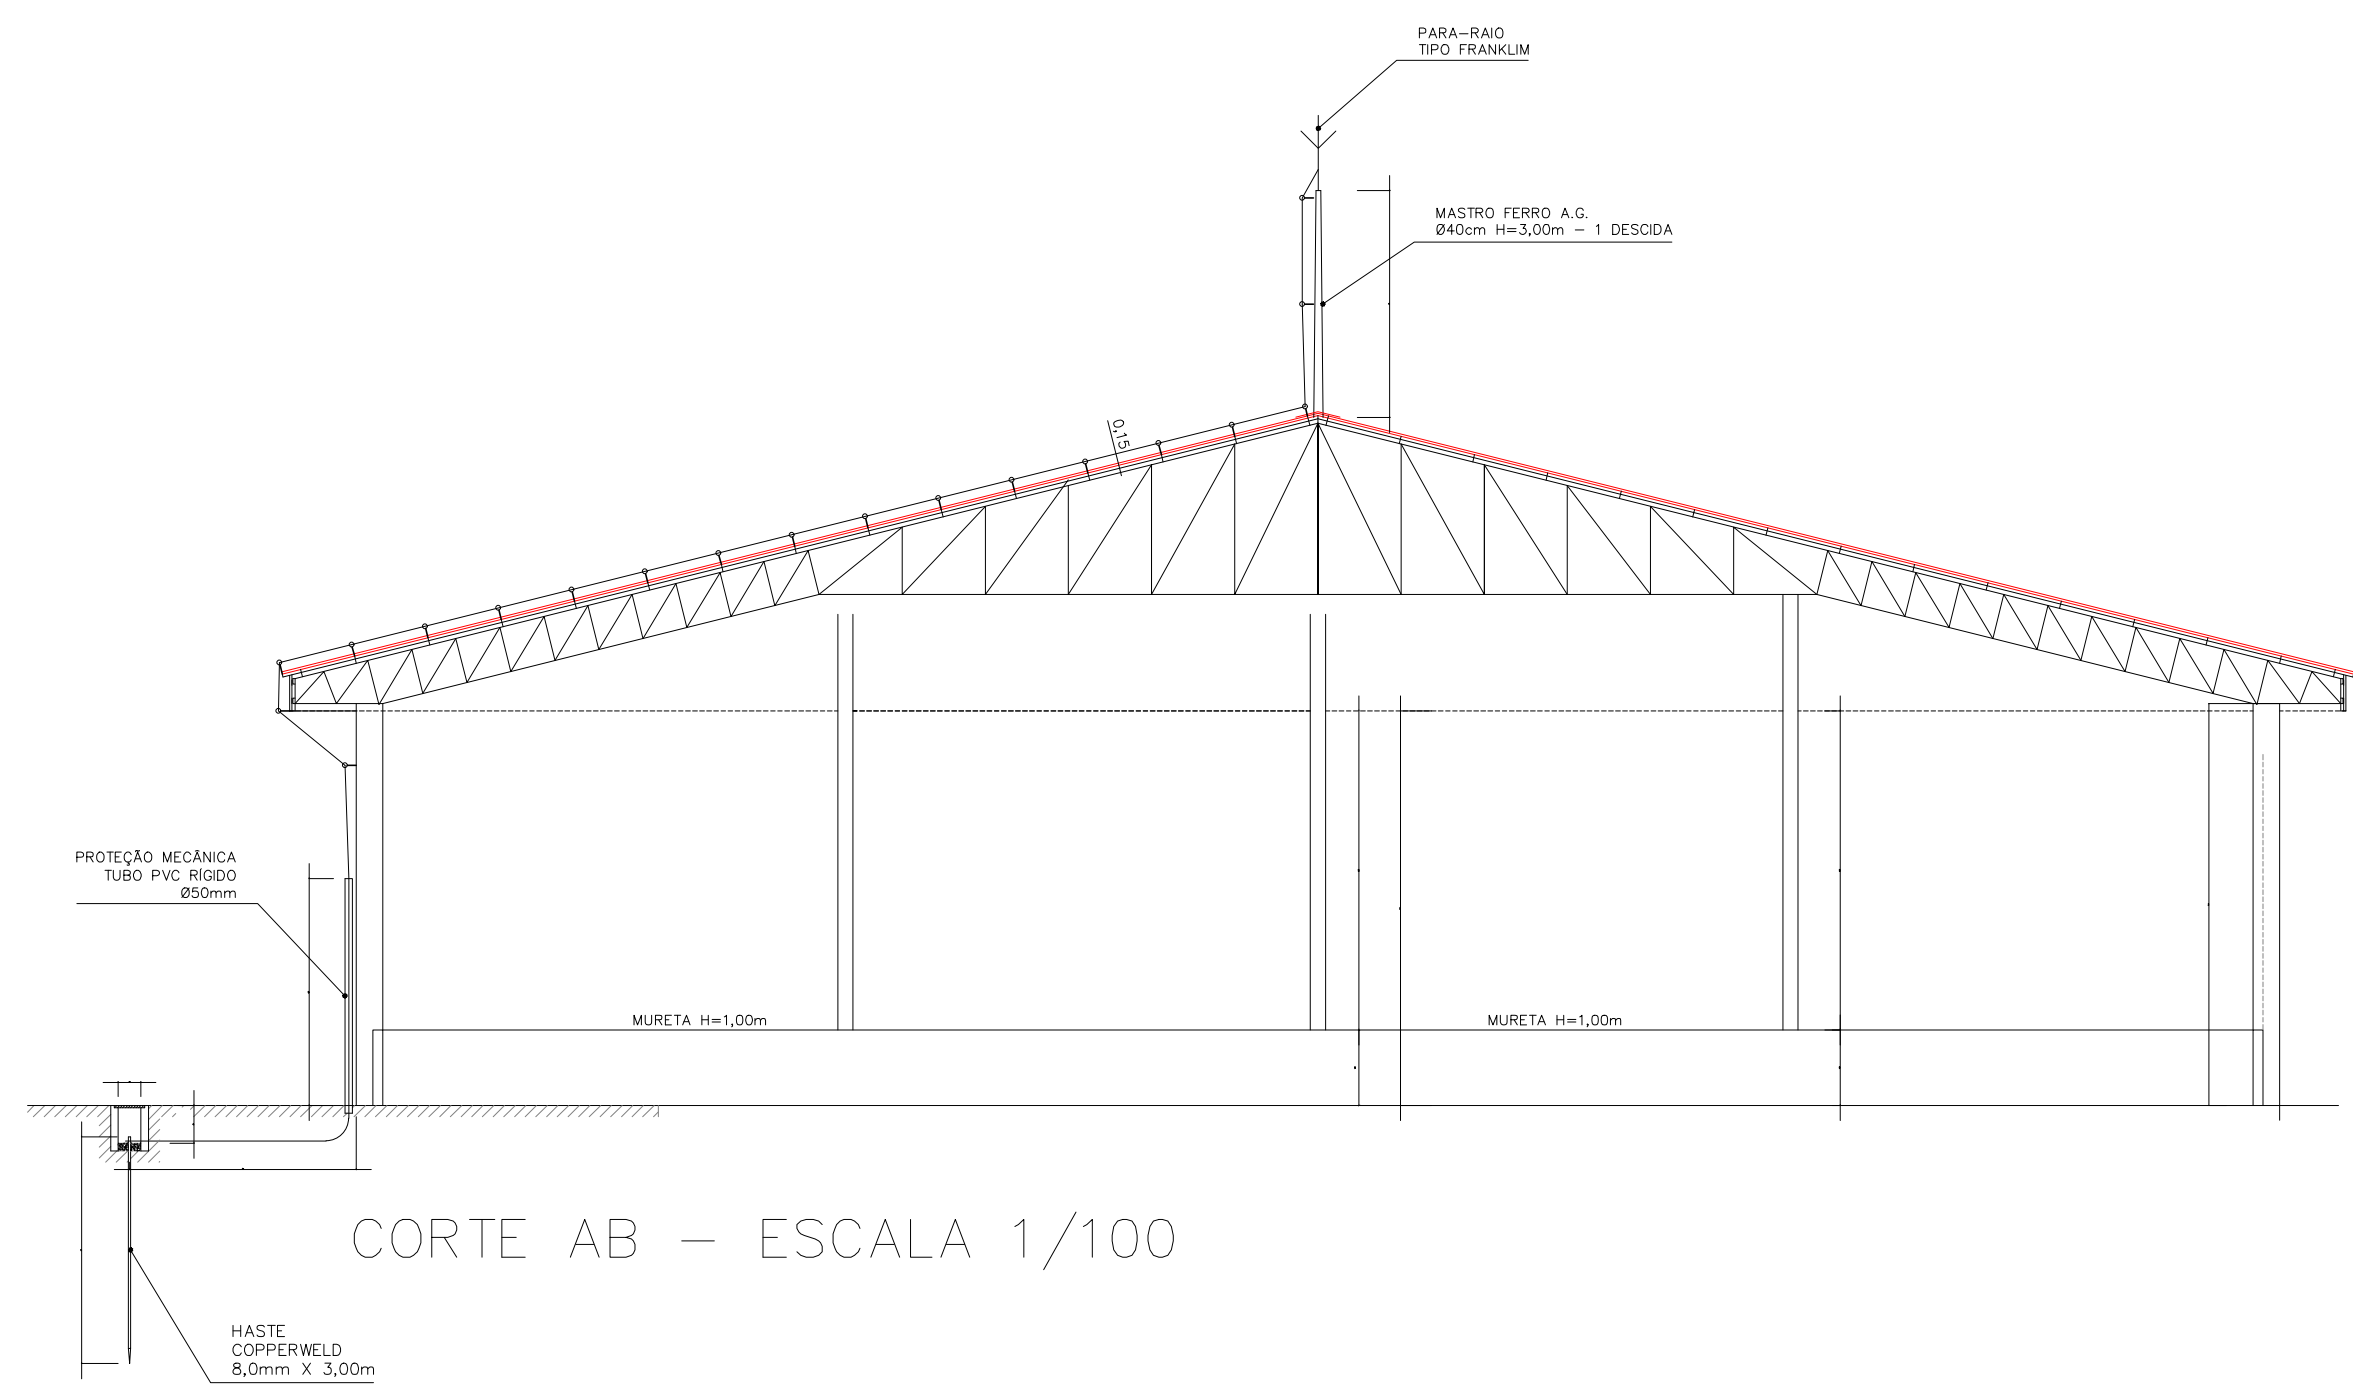


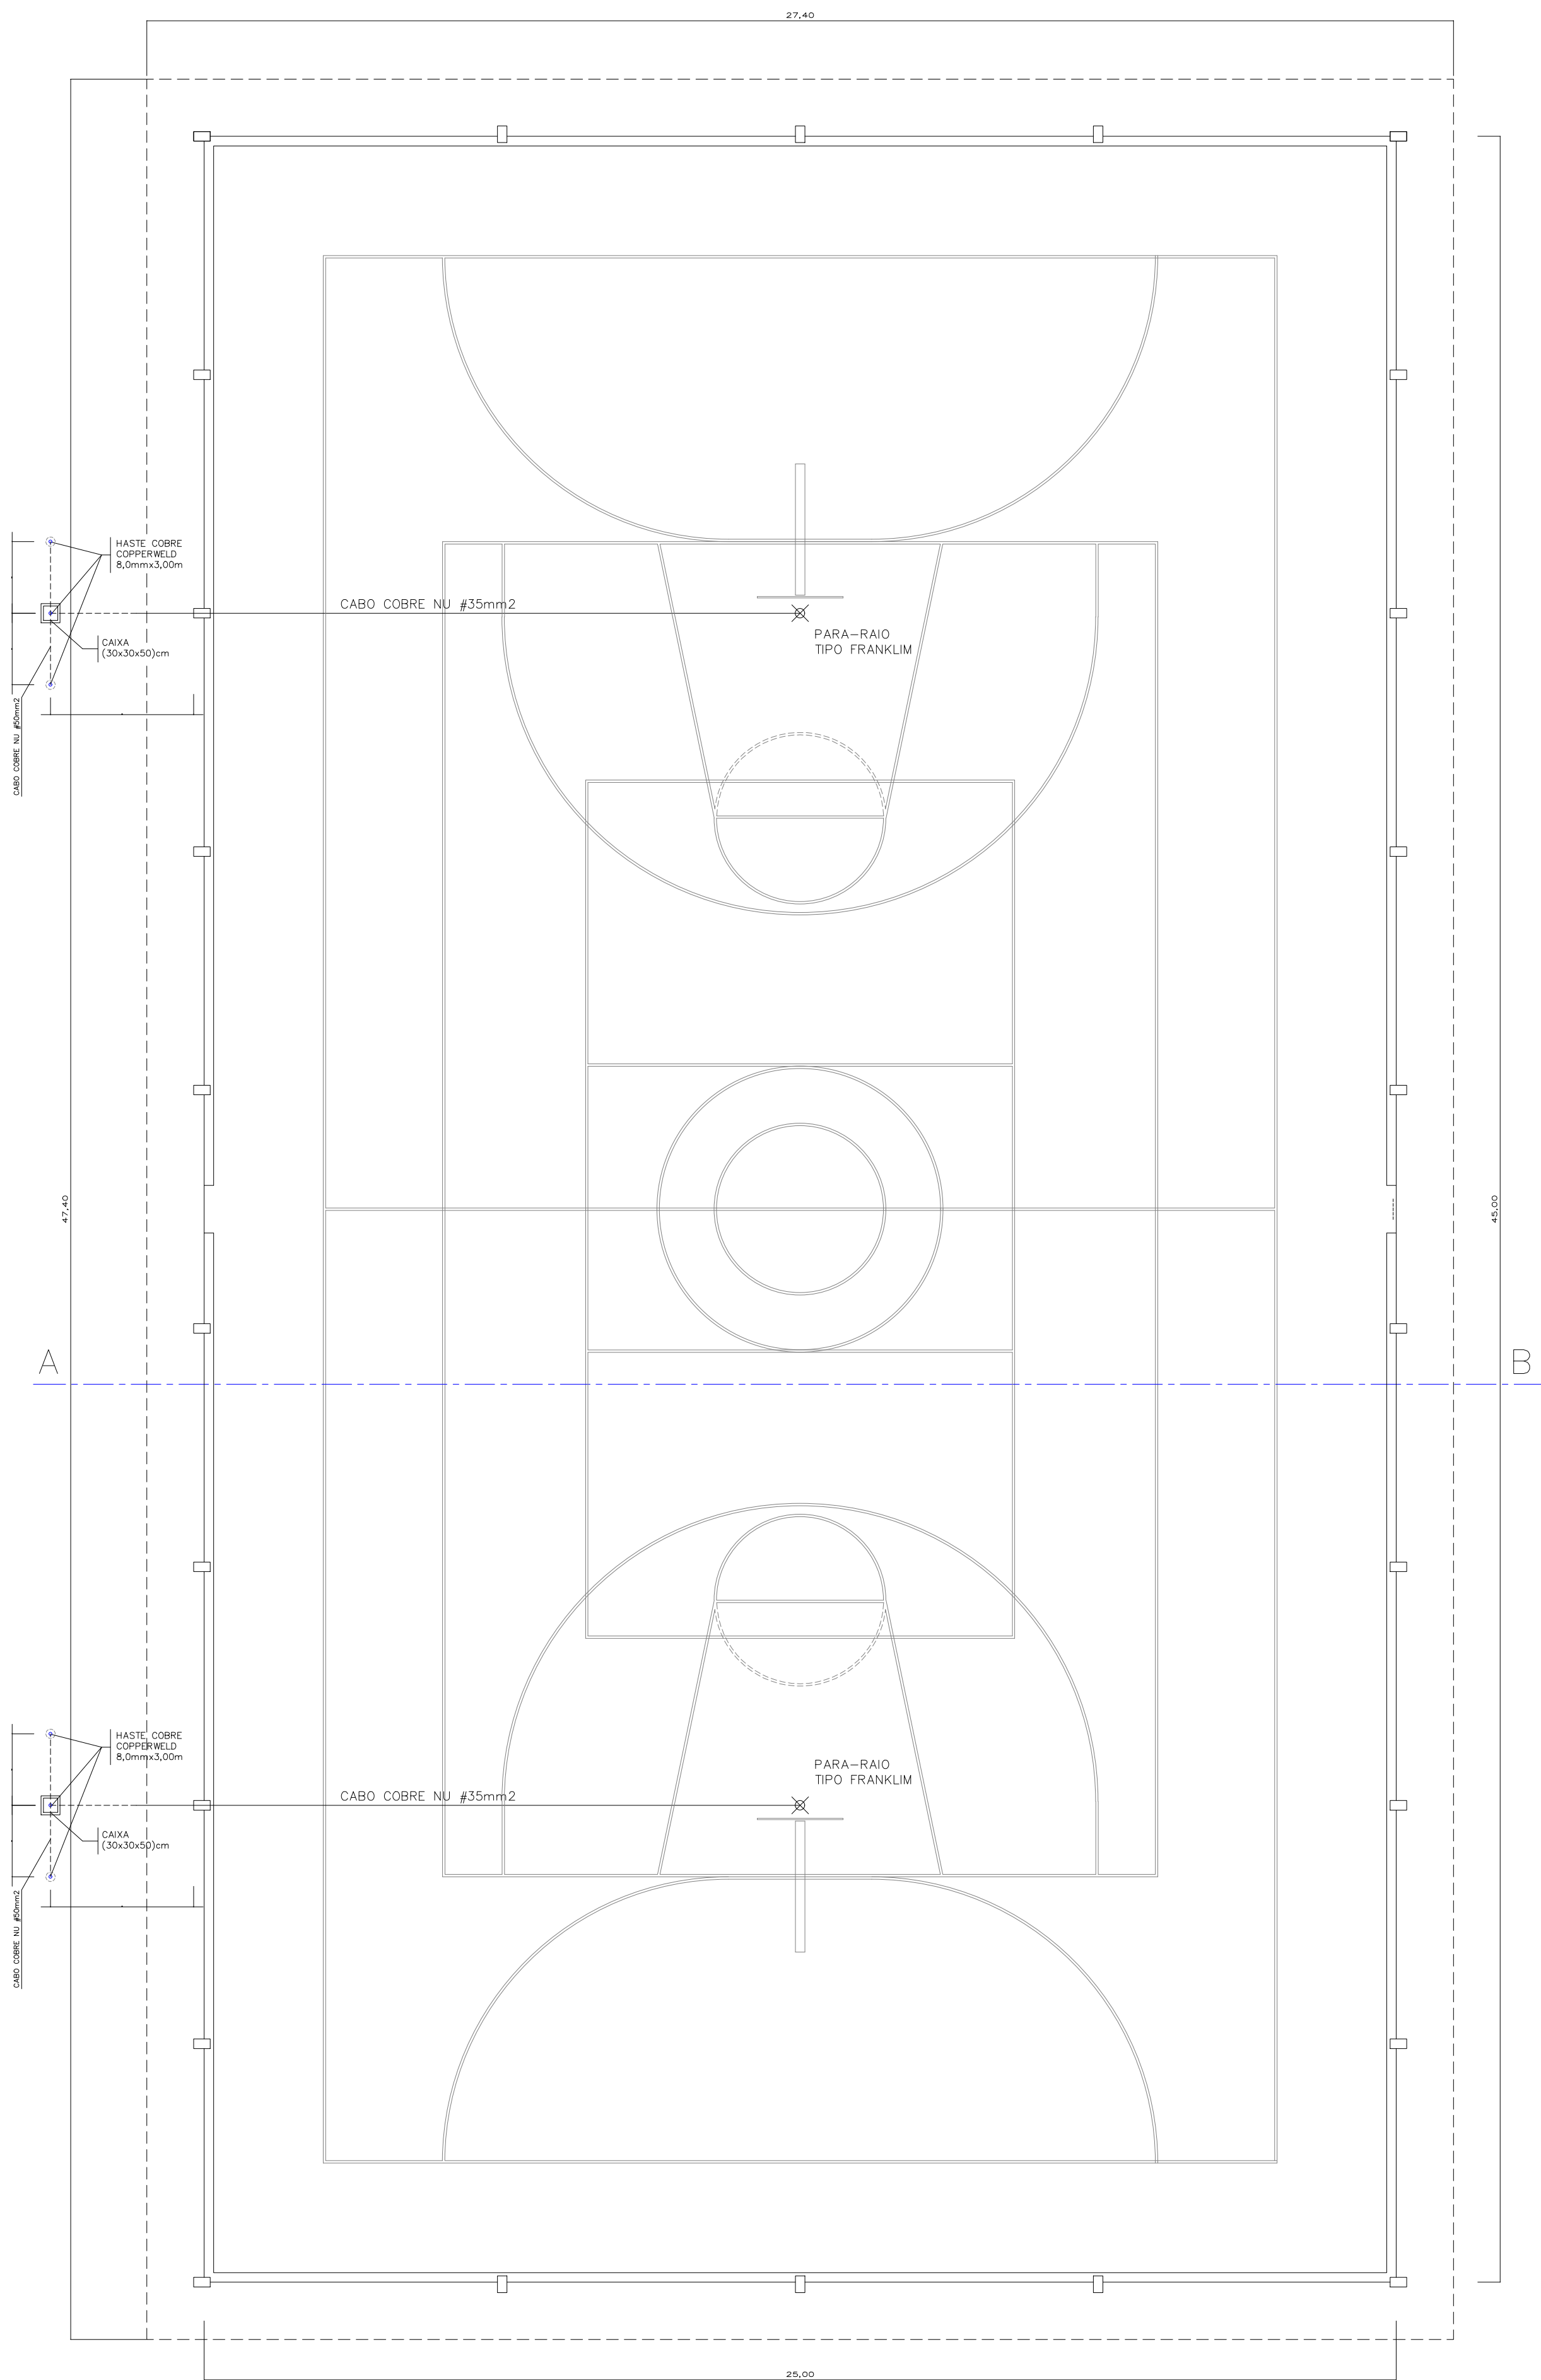

CORTE AB – ESCALA 1/100

- LEGENDA
- CABO DE COBRE NÚ AÉREO
 - - - CABO DE COBRE NÚ SUBTERRÂNEO
 - ⊙ ELETRODO NO SOLO SEM CAIXA DE INSPEÇÃO
 - ⊞ ELETRODO NO SOLO COM CAIXA DE INSPEÇÃO

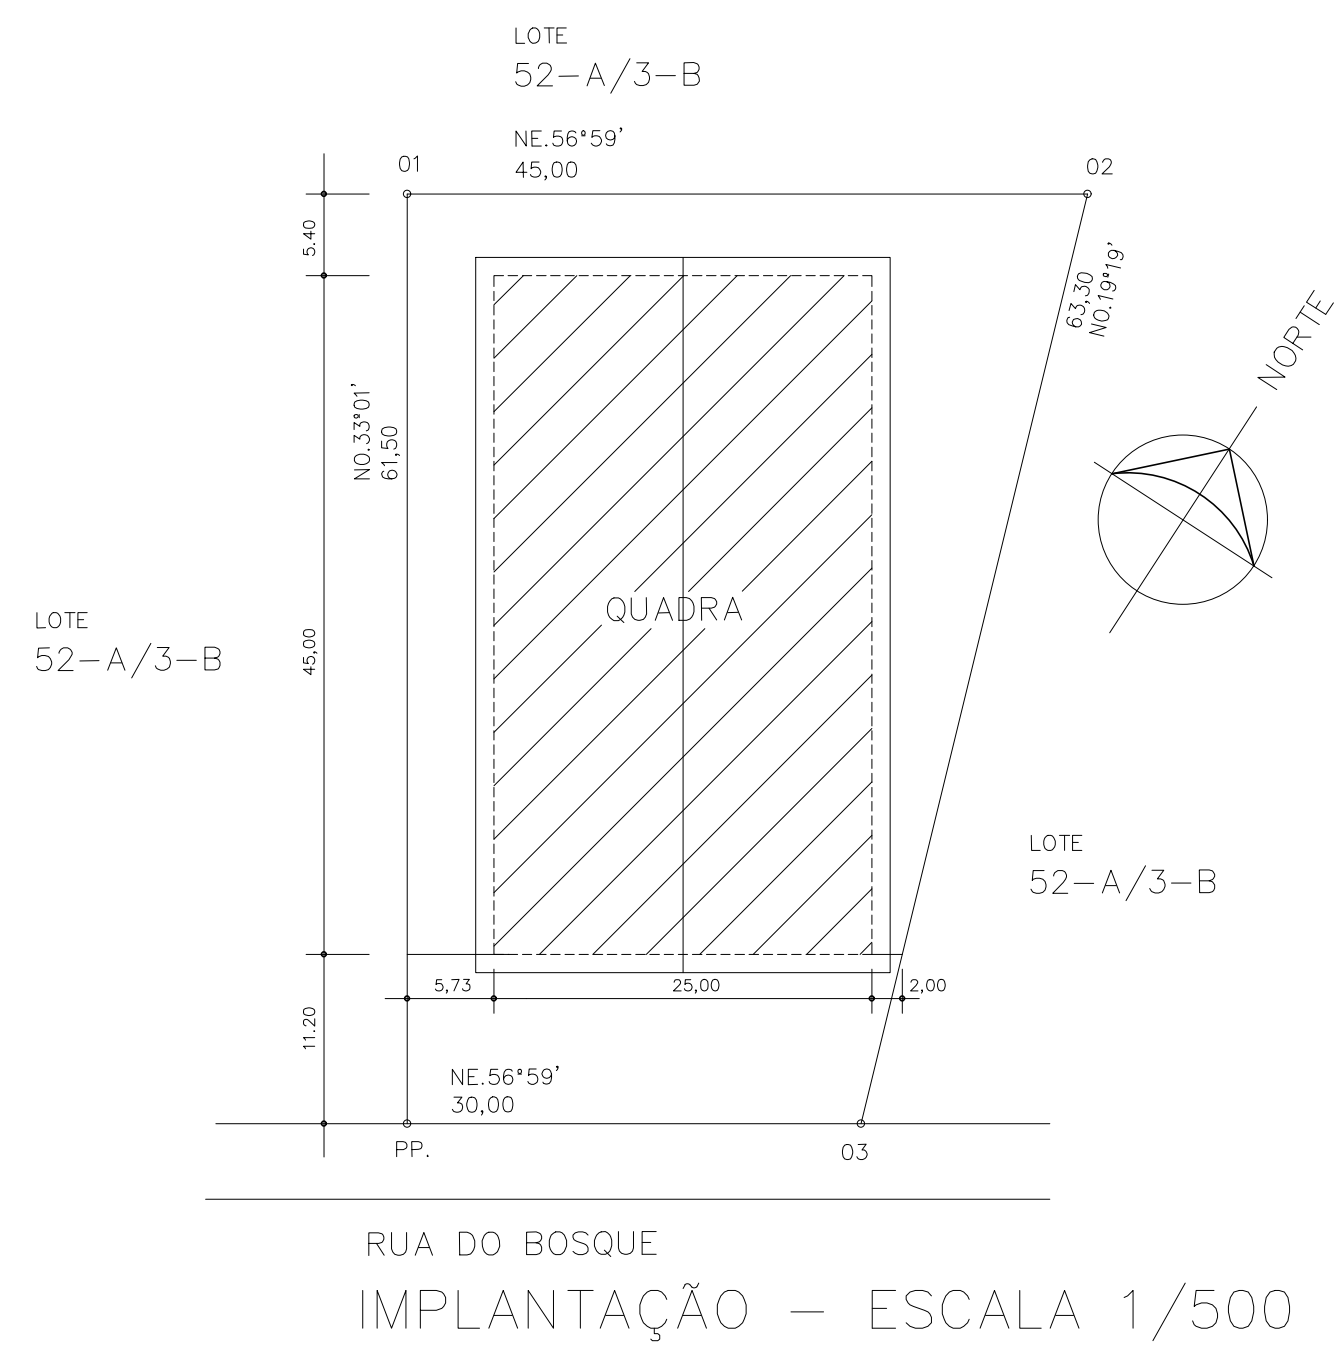

RUA DO BOSQUE
IMPLANTAÇÃO – ESCALA 1/500

PROJETO: SPDA
SISTEMA DE PROTEÇÃO CONTRA DESCARGAS ATMOSFÉRICAS
Rua do Bosque Lote 52-A/3-B-1, Gleba 5-C, Colônia Peruibe

ÁREA	1.125,00m²	PRANCHA	1 / 1
FOLHA	ÚNICA	DISCRIMINAÇÃO	
DATA	JAN/2022	PLANTA BAIXA, CORTE AB, IMPLANTAÇÃO E DETALHE	
ESCALA	INDICADA	MUNICÍPIO DE ASSIS CHATEAUBRIAND	RESPONSÁVEL TÉCNICO
		ASSINATURA	ASSINATURA