


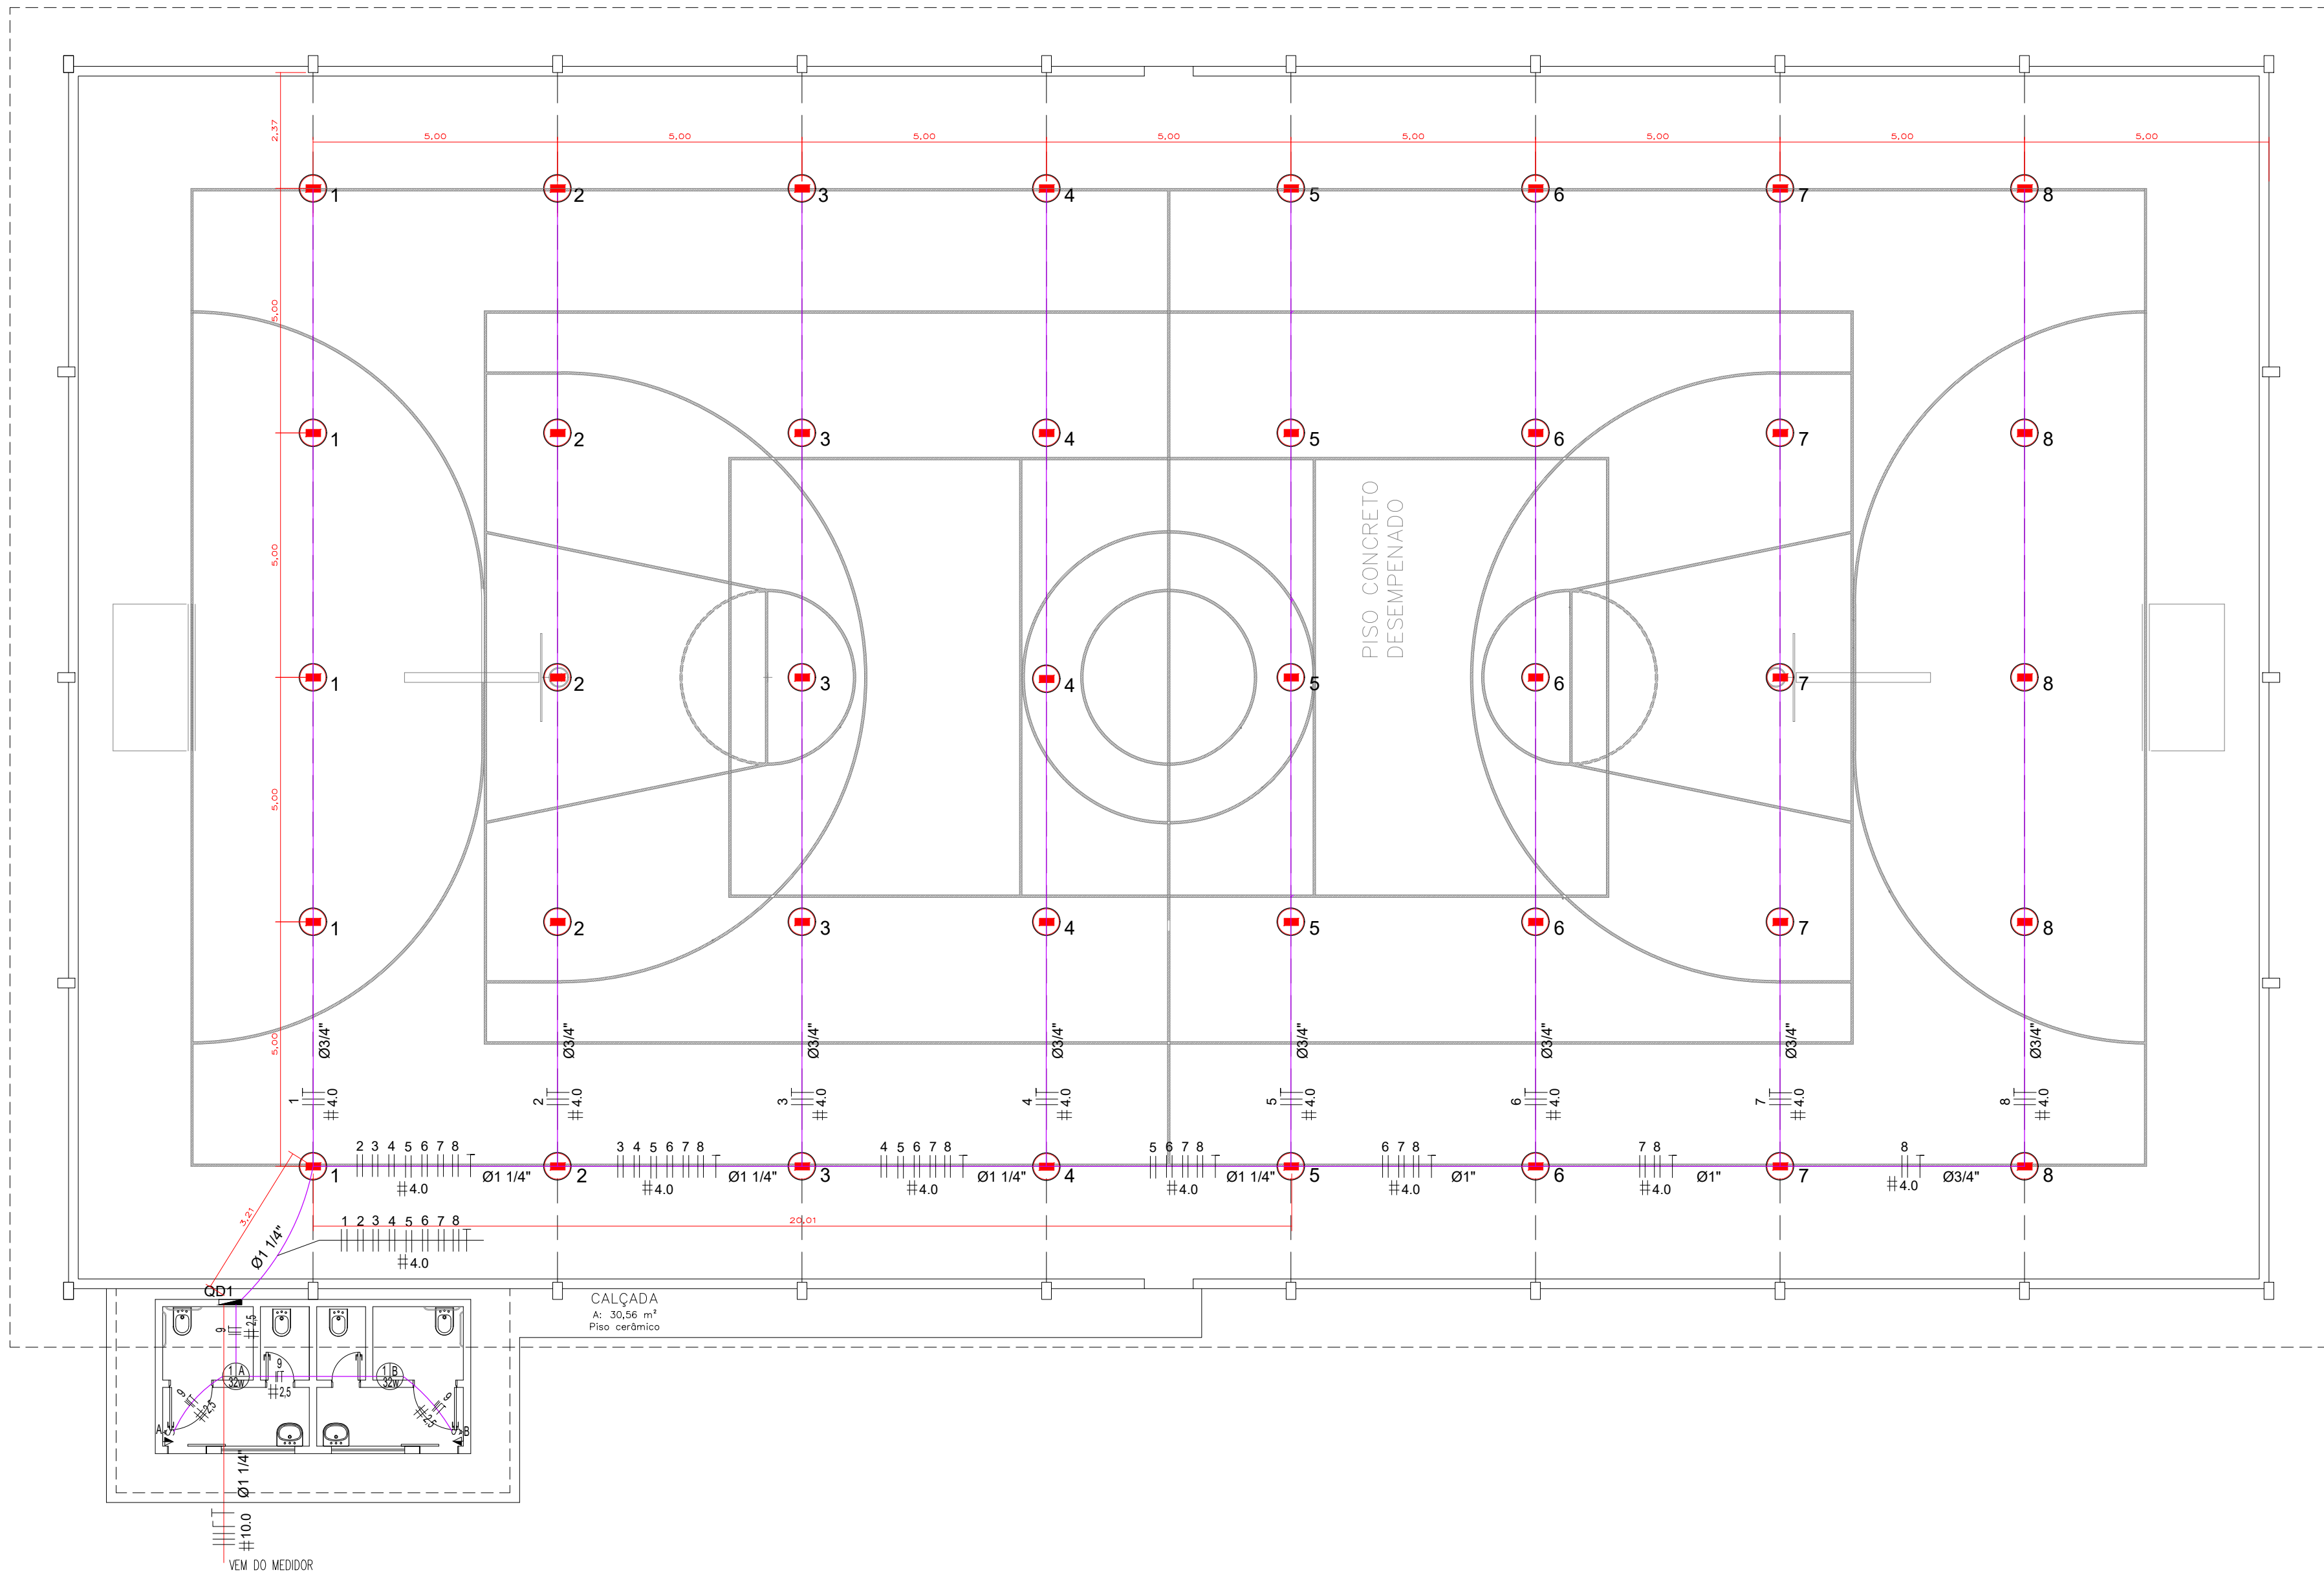

- SIMBOLOGIA**
- ◀ TOMADA MEDIA 2P+T 110V POTENCIA 100w A 30cm DO PISO
 - ▶ TOMADA MEDIA 2P+T 110V POTENCIA 100w A 130cm DO PISO
 - ▶ TOMADA 2P+T 220V (TUE) USO ESPECIFICO A 170cm DO PISO
 - REFLETOR DE LED 300W INSTALADO EM ESTRUTURA METÁLICA
 - QUADRO DE DISTRIBUIÇÃO
 - ⊕ LUM. TETO EQUIPADA COM 01 LAMPADA INCANDESCENTE DE 60 OU 100W
 - ⊞ INTERRUPTOR SIMPLES COM ESPELHO 2X4
 - FIAÇÃO – FASE, NEUTRO, RETORNO E TERRA, RESPECTIVAMENTE

PLANTA BAIXA – ESCALA 1/100

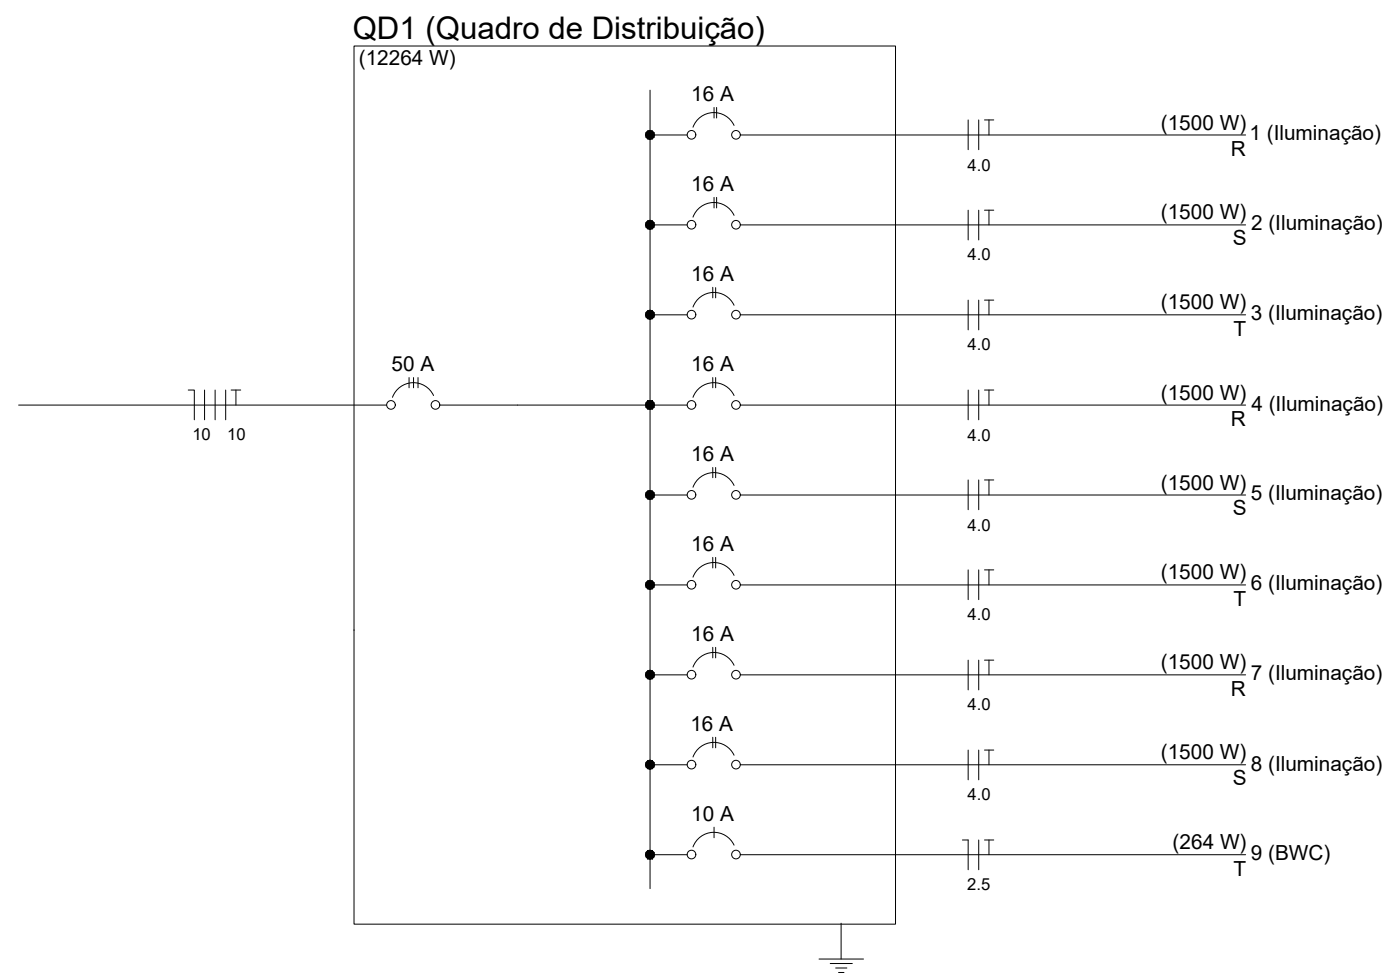


DIAGRAMA UNIFILAR – QD1

Quadro Geral de Cargas													
Circuito	Descrição	V (V)	Iluminação		Tomadas	Pot. total. (W)	Fases	Pot. - R (W)	Pot. - S (W)	Pot. - T (W)	Corrente (A)	Seção (mm2)	Disj (A)
			Lâmpada 300w	Lâmpada 32w	Pot. 100w								
1	Iluminação	220	5			1500	R	1500			6,82	4.0	10.0
2	Iluminação	220	5			1500	S		1500		6,82	4.0	10.0
3	Iluminação	220	5			1500	T			1500	6,82	4.0	10.0
4	Iluminação	220	5			1500	R	1500			6,82	4.0	10.0
5	Iluminação	220	5			1500	S		1500		6,82	4.0	10.0
6	Iluminação	220	5			1500	T			1500	6,82	4.0	10.0
7	Iluminação	220	5			1500	R	1500			6,82	4.0	10.0
8	Iluminação	220	5			1500	S		1500		6,82	4.0	10.0
9	BWC	110		2	2	264	T			264	2,4	2.5	10.0
TOTAL						12264	R+S+T	4500	4500	3264			
QUADRO DE DISTRIBUIÇÃO											56,96	10.0	50.0

QUADRO DE DISTRIBUIÇÃO

CARGA TOTAL: 12.264W

PROJETO: ELÉTRICO
SISTEMA DE PROTEÇÃO CONTRA DESCARGAS ATMOSFÉRICAS
Rua do Bosque Lote 52–A/3–B–1, Gleba 5–C, Colonia Peruibe

ÁREA 1.125,00m2	PROPRIETÁRIO MUNICÍPIO DE ASSIS CHATEAUBRIAND – PR	PRANCHA 1 / 1
FOLHA ÚNICA	DISCRIMINAÇÃO PLANTA BAIXA, CORTE AB, IMPLANTAÇÃO E DETALHE	
DATA JAN/2022	MUNICÍPIO DE ASSIS CHATEAUBRIAND	
ESCALA INDICADA	RESPONSÁVEL TÉCNICO ASSINATURA	ASSINATURA