




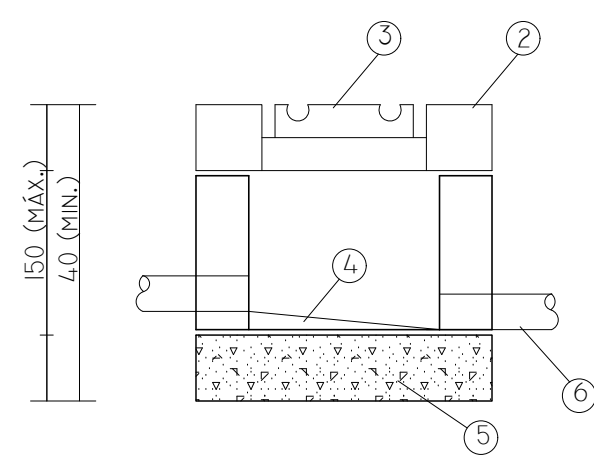


ITEM	LEG.	DENOMINAÇÃO
①		LAJE DE CONCRETO ARMADO
②		CONCRETO
③		TAMPÃO FF OU CONCRETO
④		ENCHIMENTO
⑤		CONCRETO MAGRO
⑥		TUBULAÇÃO

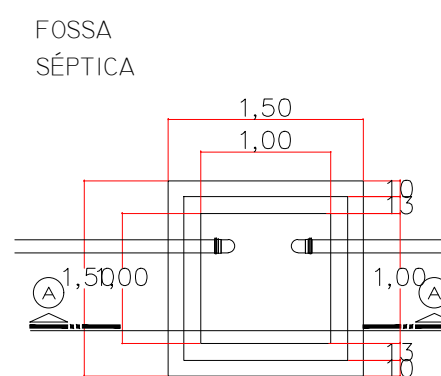


VISTA SUPERIOR
esc: 1/40

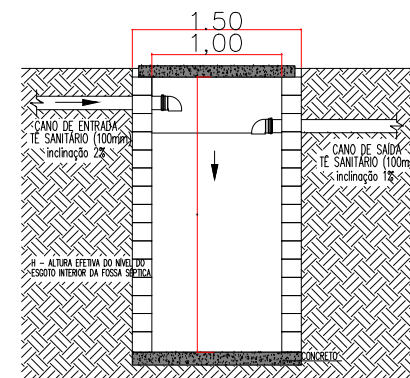

CORTE AA
esc: 1/40

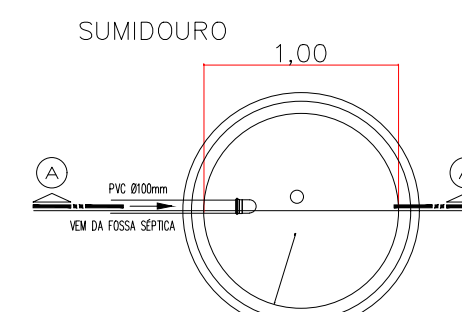

VISTA SUPERIOR
esc: 1/40

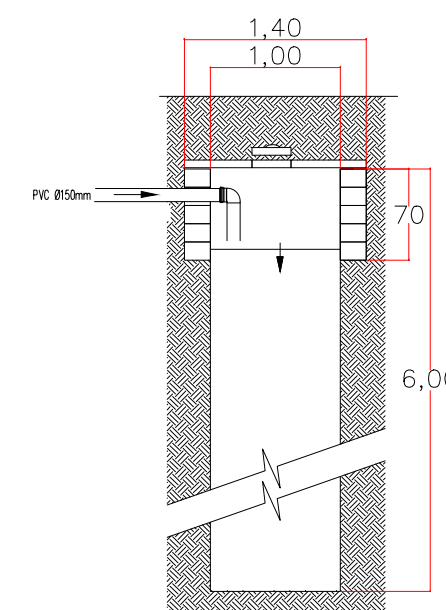


CORTE AA
esc: 1/40

NOTA


–NOS TRECHOS HORIZONTAIS DAS TUBULAÇÕES DE ESGOTO SANITÁRIO RECOMENDAM-SE AS SEGUINTE DECLIVIDADES:

- 2% PARA TUBULAÇÕES COM DIÂMETRO NOMINAL IGUAL OU INFERIOR A 75mm,
- 1% PARA TUBULAÇÕES COM DIÂMETRO NOMINAL IGUAL OU SUPERIOR A 100mm.


–TODAS AS TUBULAÇÕES EXPOSTAS DEVERÃO SER FIXADAS COM BRAÇADEIRA.

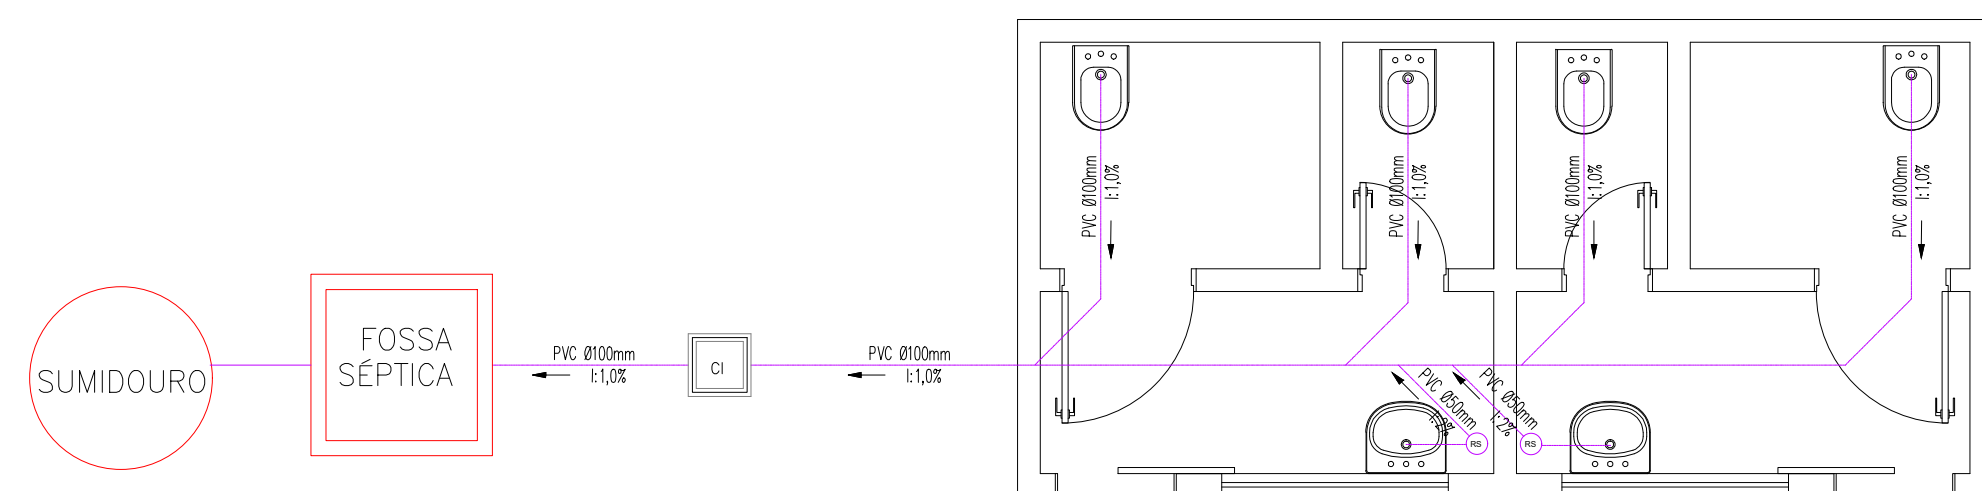

PLANTA BAIXA SANITÁRIA
Escala 1/50

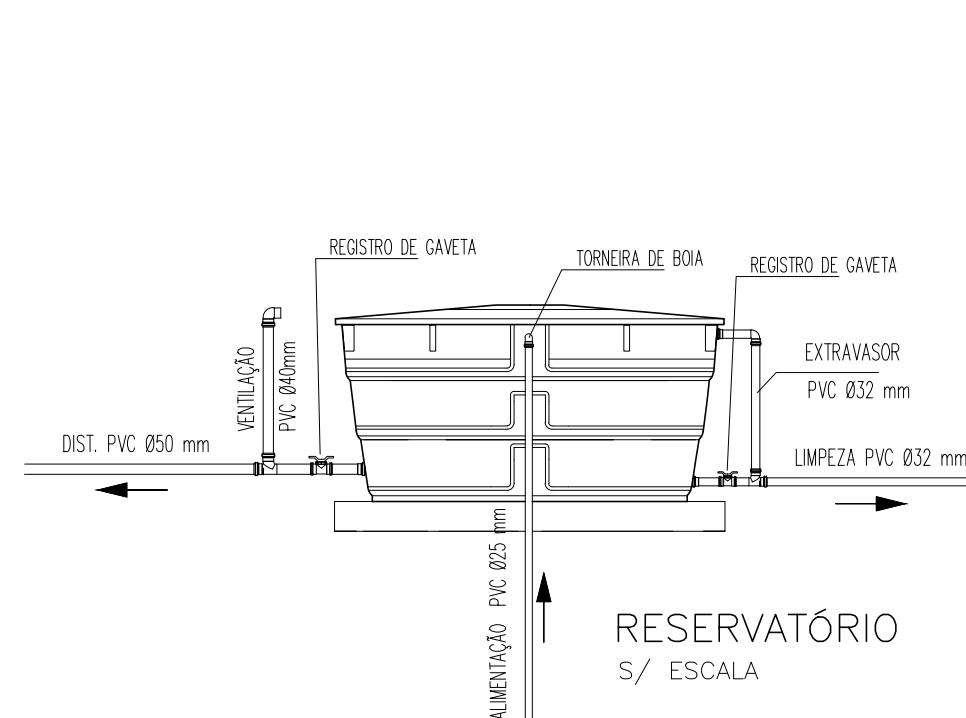

PLANTA BAIXA HIDRÁULICA
Escala 1/50

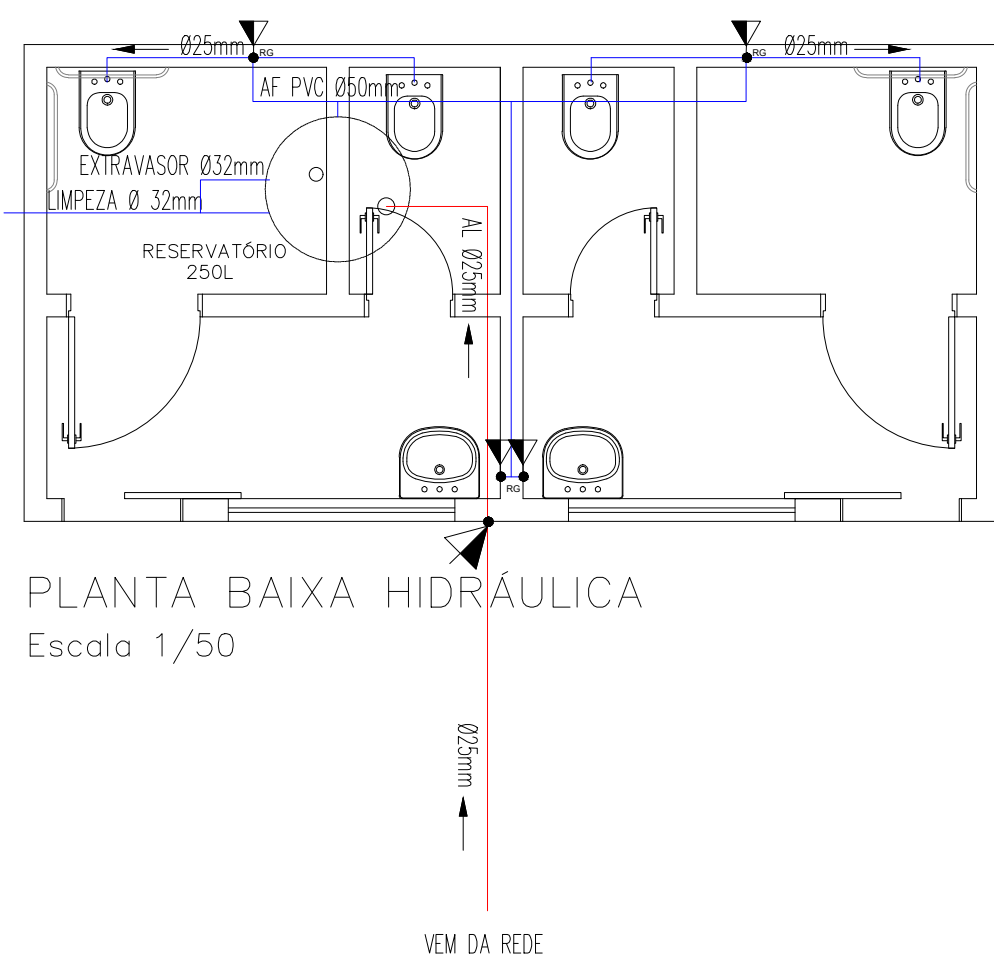

LEGENDA

- | | |
|---|---------------------|
|  | TUBULAÇÃO QUE SOBE |
|  | TUBULAÇÃO QUE DESCE |
| CI | CAIXA DE INSPEÇÃO |
| CG | CAIXA DE GORDURA |
| CS | CAIXA SIFONADA |
| RS | RALO SIFONADO |
| RG | REGISTRO DE GAVETA |
| RP | REGISTRO DE PRESSÃO |

ORGÃOS PÚBLICOS

SAÚDE

PREFEITURA

ESTATÍSTICA

ÁREA TOTAL: 20,32m2

PROJETO HIDROSSANITÁRIO

OBRA:

BANHEIROS DA QUADRA DE ESPORTES DA ASSEMA

LOCAL

RUA DO BOSQUE , S/N, LOTE 52-A/3-B-1, GLEBA 5-C
COLÔNIA PERUIBE - MUNICIPIO DE ASSIS CHATEAUBRIAND - PR

Proprietário	
--------------	--

	Projeto
--	---------

	Execução
--	----------

Data:	01/2022
-------	---------

Desenho:
ENG. ANNE C. B.

Escala:

INDICADA

Prancha:	1/1
----------	-----