



PLANTA BAIXA ELÉTRICA – ESCALA 1:100

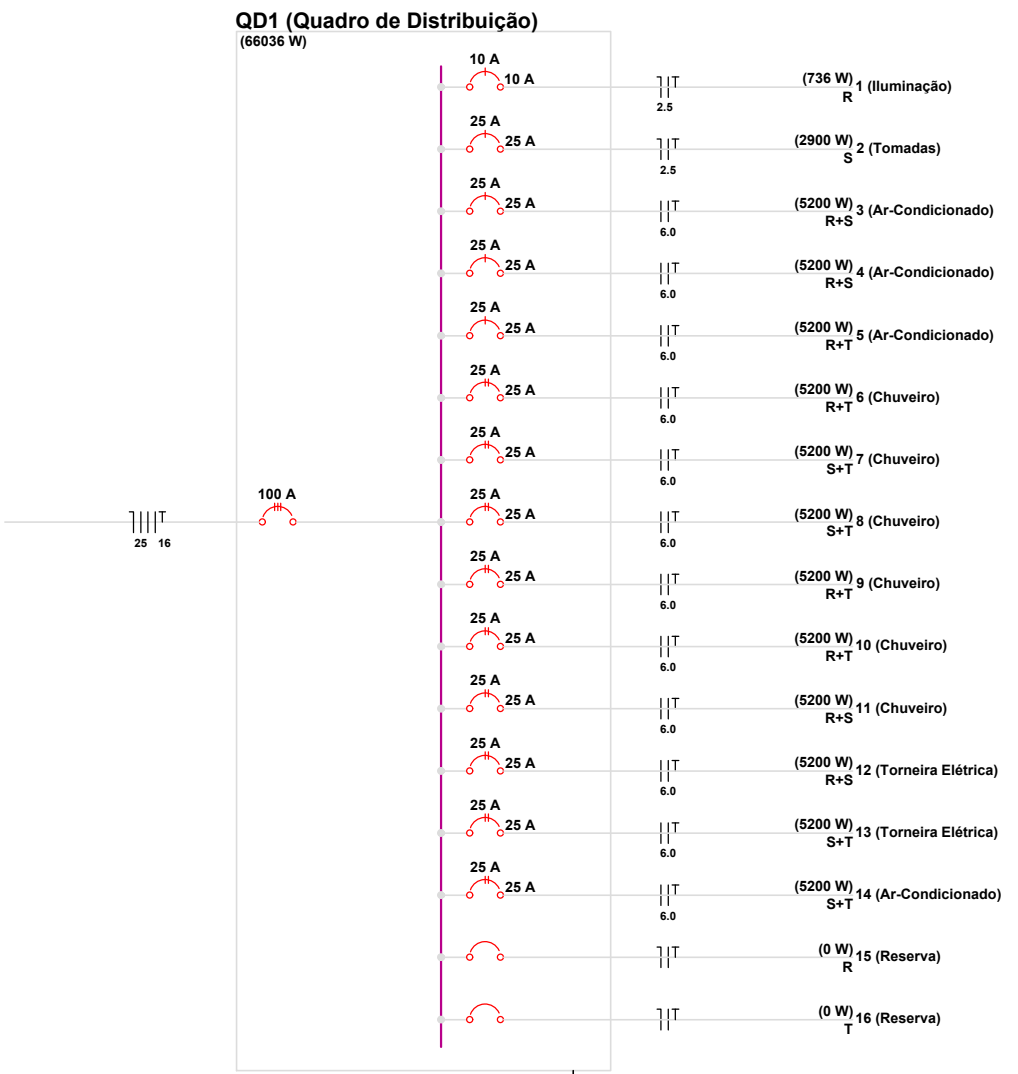


DIAGRAMA UNIFILAR – QD1

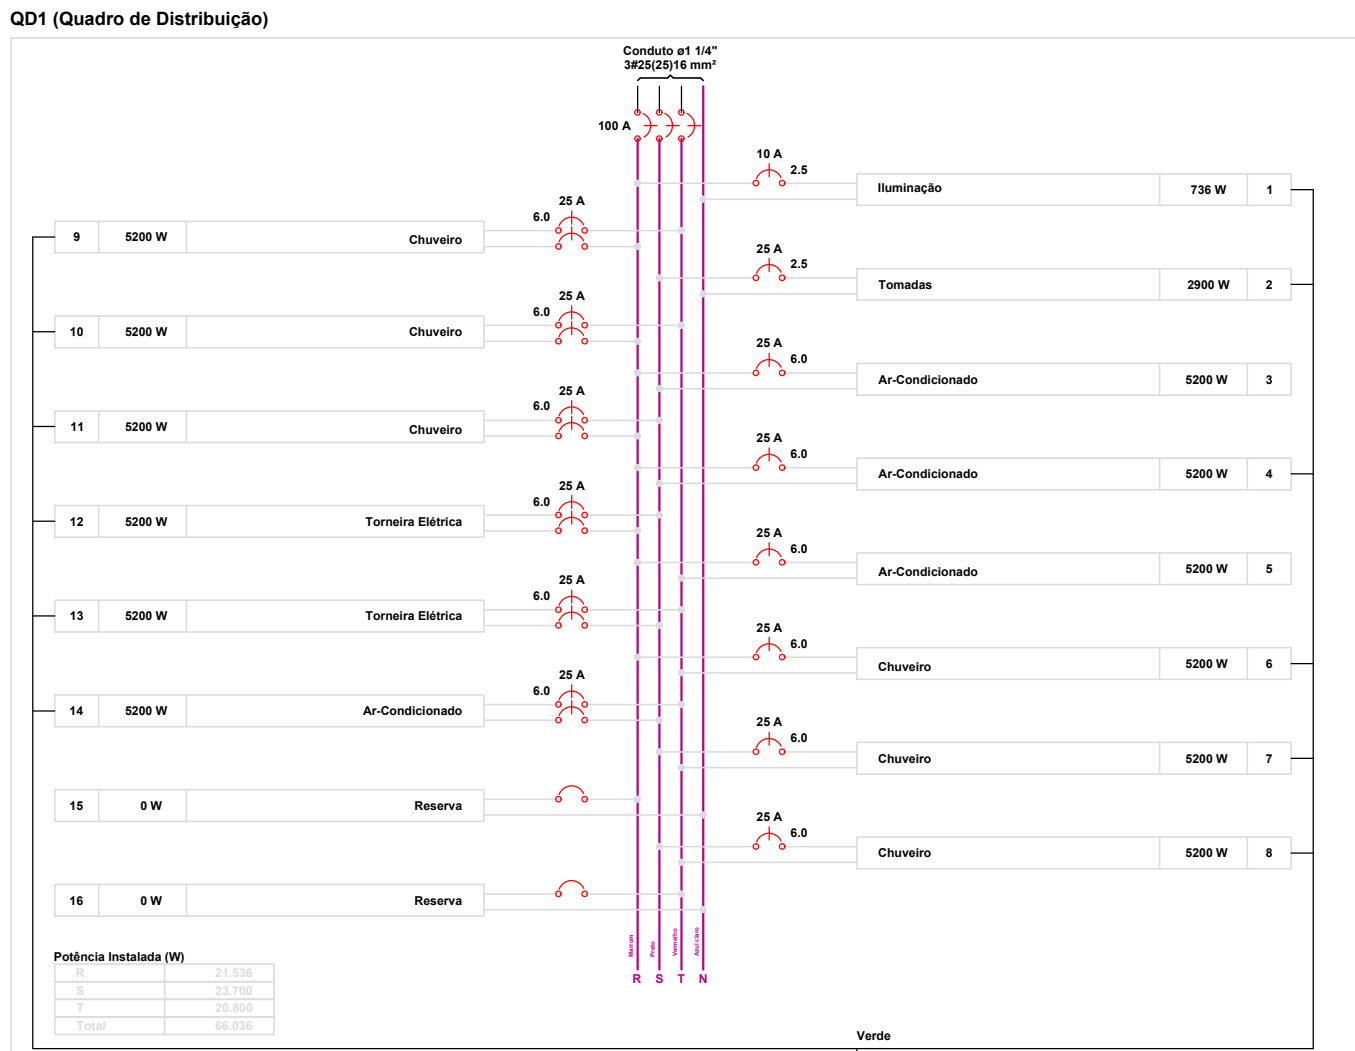



DIAGRAMA MULTILAR – QD1

IDENT.	DESCRIÇÃO	QUANT.
a	POSTE DE CONCRETO, ALTURA MÍNIMA 6m	1
b	RAMAL DE SERVIÇO CONDUTOR DE COBRE	5
c	ISOLADOR ROLDANA PARA BAIXA TENSÃO	2
d	ARMAÇÃO SECUNDÁRIA DE DOIS ESTRIBOS	4
e	PARAFUSO CABEÇA QUADRADA	4
f	CINTA DE AÇO OU FIO DE COBRE	3
g	LUVA PVC OU FERRO GALV.	4
h	CURVA DE ENTRADA DE 180°	2
j	ELETRODUTO DE FERRO GALV. OU DE PVC RÍGIDO	2
k	CURVA DE ENTRADA DE 90°	2
l	CAIXA PARA MEDIDOR, PADRÃO COPEL	1
m	SUPOORTE DE MADEIRA DE LEI	2
n	CONDUTOR DE COBRE NU	1
o	ELETRODUTO DE ATERRAMENTO, COM CONECTOR	1
p	ELETRODUTO DE PVC RÍGIDO	1
q	CAIXA DE INSPEÇÃO DE ATERRAMENTO	1
r	ARMAÇÃO SECUNDÁRIA DE UM ESTRIBO	1
s	HASTE DE ATERRAMENTO	1
t	CAIXA SECCIONADORA	1
u	PARAFUSO ROSCA SOBERBA	1

V = VARIÁVEL

- NOTAS:
- 1- A ESPECIFICAÇÃO DETALHADA DOS COMPONENTES É INDICADO NA LISTA DE MATERIAIS DO PROJETO
 - 2- A DISTÂNCIA VERTICAL ENTRE A PARTE INFERIOR DE QUALQUER CONDUTOR E O SOLO OU PISO, NÃO PODE SER INFERIOR A 5,50m EM LOCAIS DE TRÂNSITO OU PASSAGEM DE VEÍCULOS E 3,50m EM LOCAIS DE CIRCULAÇÃO DE PEDESTRES E LOCAIS DE SOLEIRA DE PORTA
 - 3- DIMENSÕES EM MILÍMETROS.

sem escala

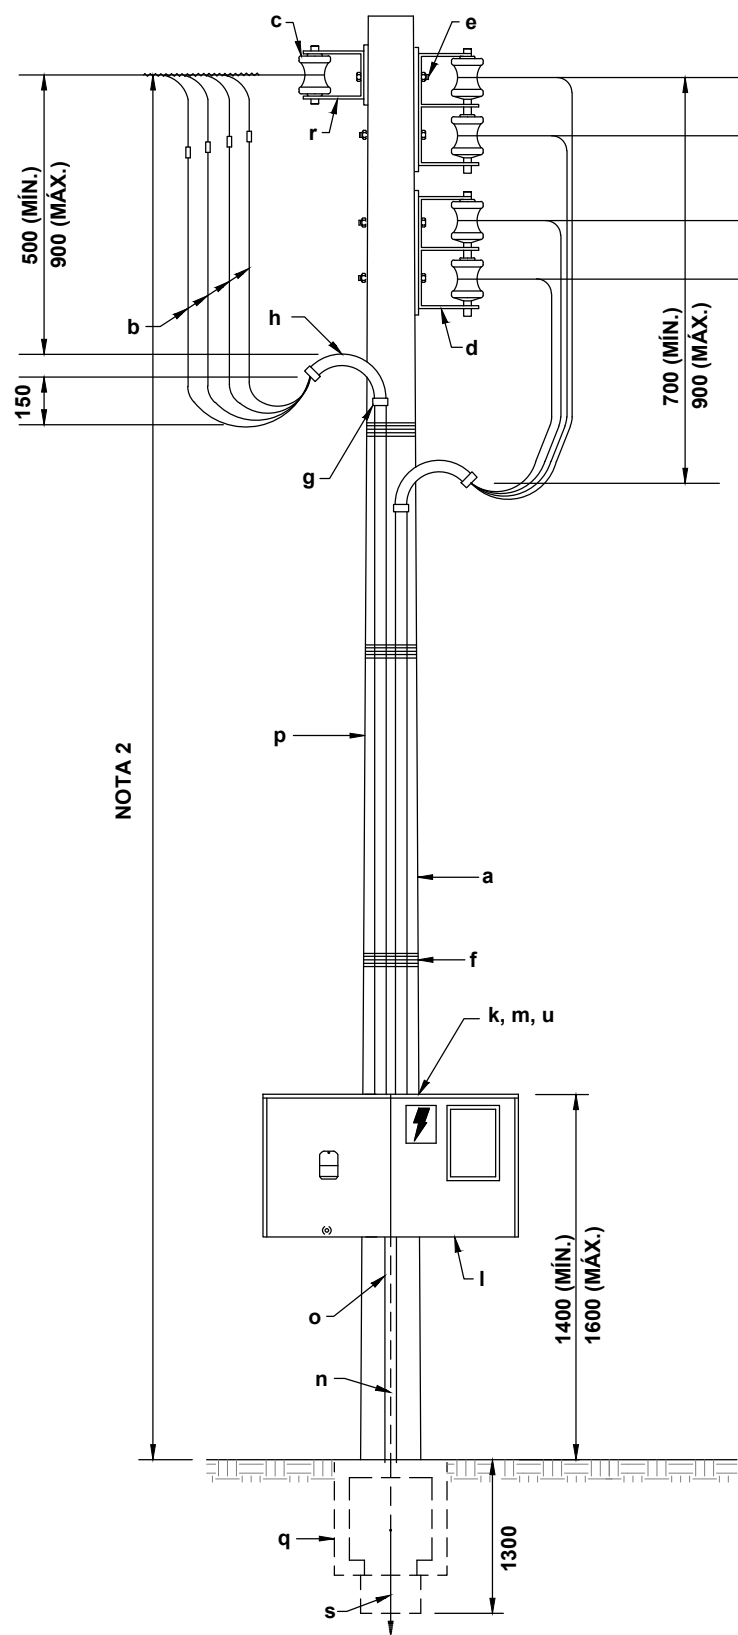

MEDIÇÃO EM POSTE - SAÍDA AÉREA

ÓRGÃOS PÚBLICOS

PREFEITURA MUNICIPAL DE ASSIS CHATEAUBRIAND

AMPLIAÇÃO - ESCOLA MUNICIPAL DR. PAULO PIMENTEL

OBRA:

ESC. MUNIC. DR. PAULO PIMENTEL
ENCANTADO D'OESTE
ASSIS CHATEAUBRIAND

DISCRIMINAÇÃO:

PLANTA BAIXA
QUADRO DE CARGAS
QUADRO DE DEMAN-
DA
DIAGRAMA UNIFILAR
E MULTILAR

FOLHA:

01/01

ESTATÍSTICAS:

ÁREA A CONSTRUIR ----- 266,59m2

RESP. TÉCNICO:

LOCAL: QUADRA 25, AVENIDA CIRCULAR, Nº 1302

ENCANTADO D'OESTE - ASSIS CHATEAUBRIAND - PR

DATA:

MAIO/2022

DESENHO:

ANNE C. B.

PROPRIETÁRIO:

MUNICÍPIO DE ASSIS CHATEAUBRIAND
CNPJ - 76.208.479/0001-18

SIMBOLOGIA

- TOMADA BAIXA 2P+T 110V POTENCIA 100w A 30cm DO PISO
- TOMADA MÉDIA 2P+T 110V POTENCIA 100w A 120cm DO PISO
- TOMADA MÉDIA 2P+T 220V (TUE) POTENCIA 5200w A 120cm DO PISO
- TOMADA ALTA 2P+T 220V (TUE) POTENCIA 5200w A 2,20cm DO PISO
- QUADRO DE DISTRIBUIÇÃO
- LUMINÁRIA PENDENTE EQUIPADA COM 01 LÂMPADA 32W
- INTERRUPTOR SIMPLES OU PARALELO COM ESPELHO 2X4
- FIÇÃO – FASE, NEUTRO, RETORNO E TERRA, RESPECTIVAMENTE

NOTA

- TODOS OS ELETRODUTOS SÃO DO TIPO CORRUGADO COM EXCEÇÃO DE PRUMADAS E EXPOSTOS
- AS EMENDAS DE FIOS SOMENTE DEVERÃO SER FEITAS EM CAIXAS DE PASSAGEM NÃO SENDO PERMITIDO QUE ESTAS EMENDAS SE ENCONTREM NO MEIO DO ELETRODUTO.
- OS ELETRODUTOS QUE ALOJAM OS CABOS DE LIGAÇÃO E AS PRUMADAS, DEVERÃO SER DE PVC RÍGIDO