

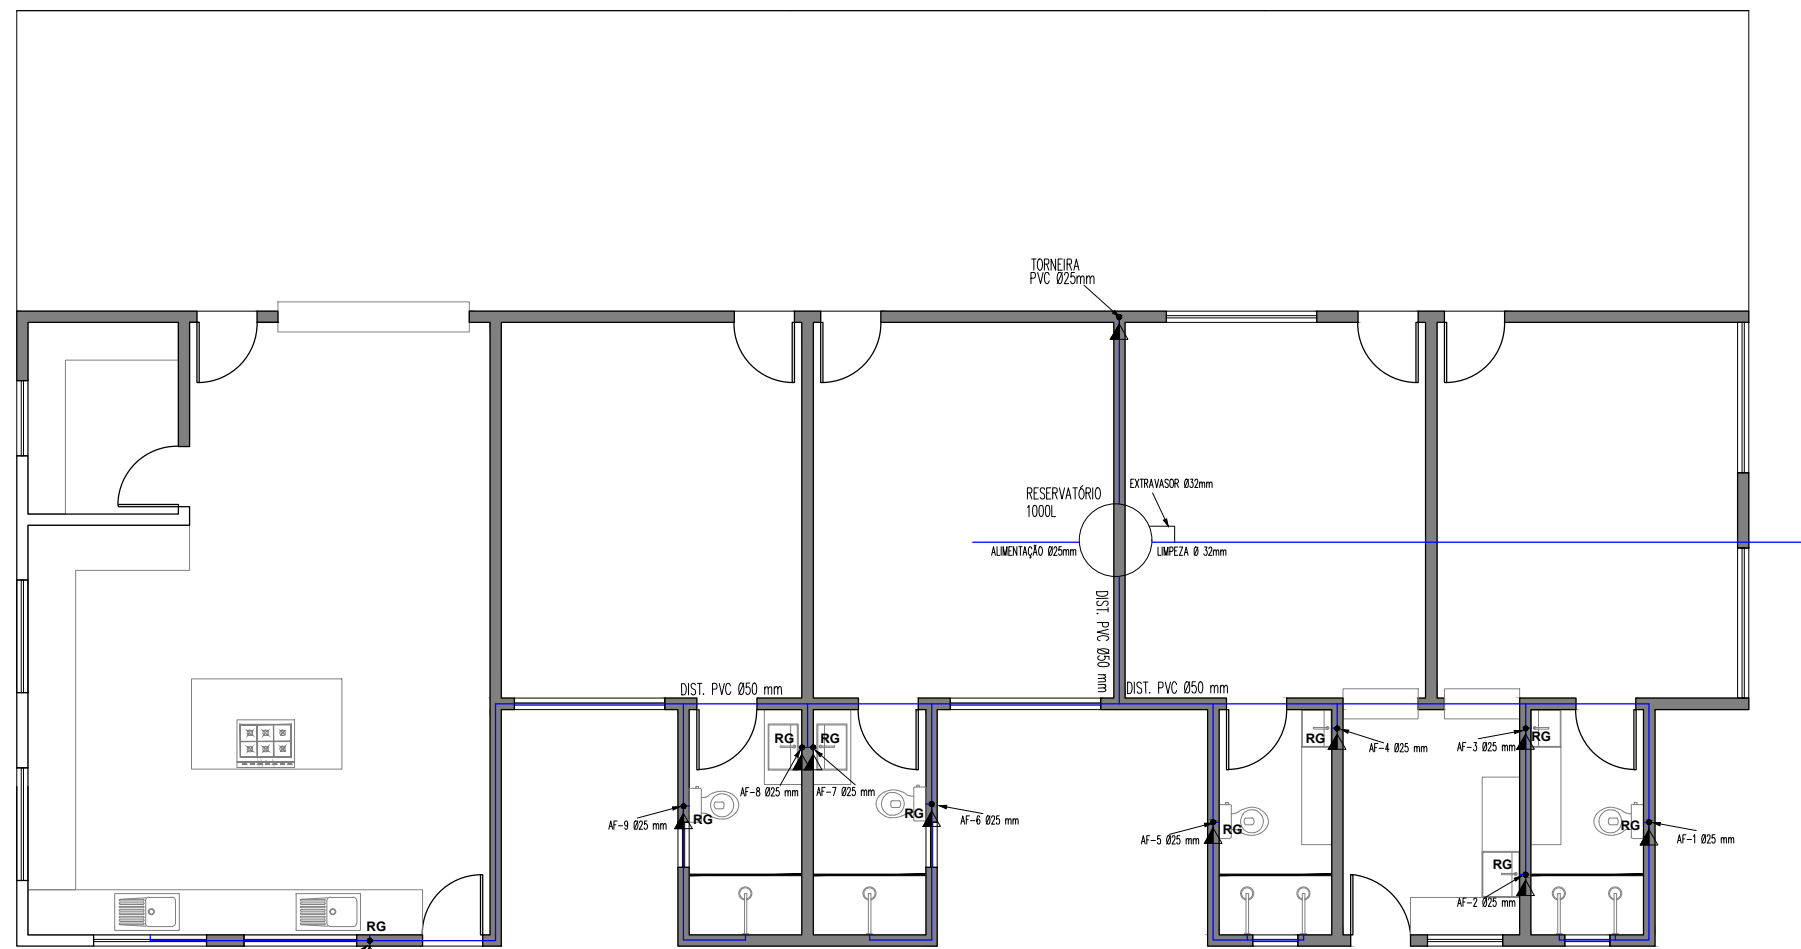



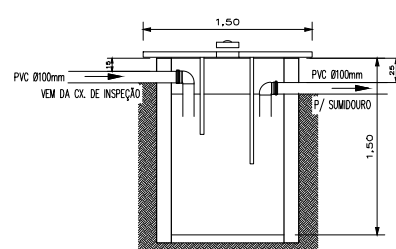


PLANTA BAIXA HIDRÁULICA — ESCALA 1:100


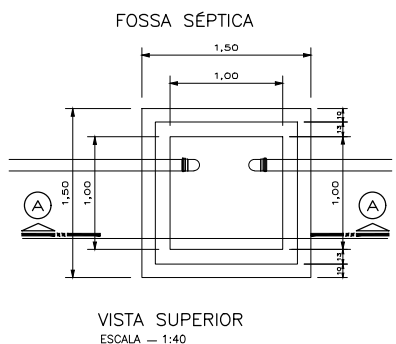


NOTA

—NOS TRECHOS HORIZONTAIS DAS TUBULAÇÕES DE ESGOTO SANITÁRIO RECOMENDAM-SE AS SEGUINTE DECLIVIDADES:
—2% PARA TUBULAÇÕES COM DIÂMETRO NOMINAL IGUAL OU INFERIOR A 75mm.
—1% PARA TUBULAÇÕES COM DIÂMETRO NOMINAL IGUAL OU SUPERIOR A 100mm.
—TODAS AS TUBULAÇÕES EXPOSTAS DEVERÃO SER FIXADAS COM BRÂÇADEIRA.

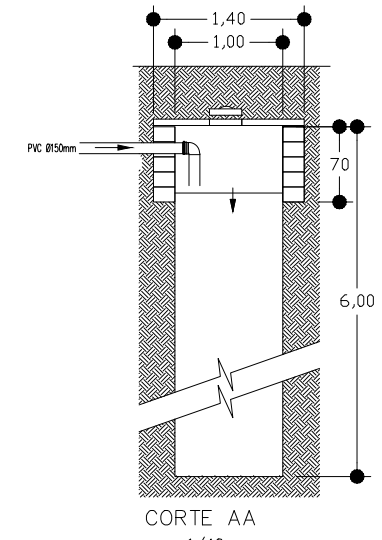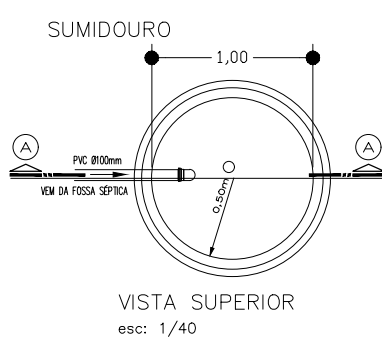

PLANTA BAIXA SANITÁRIA — ESCALA 1:100

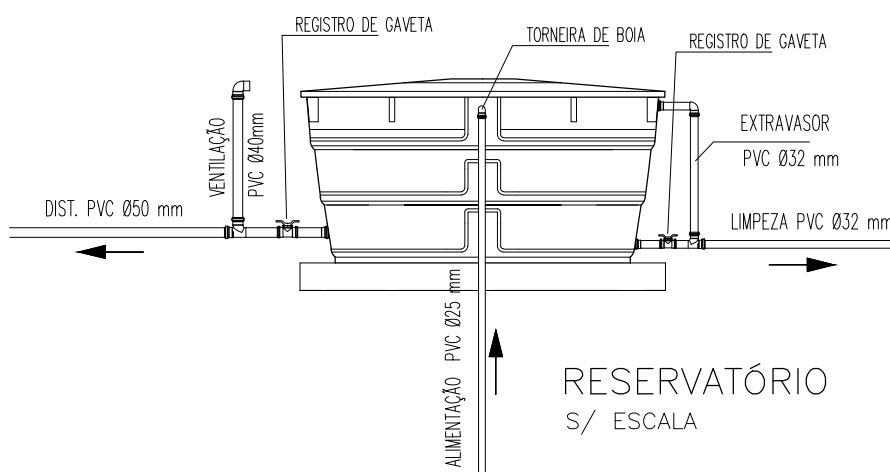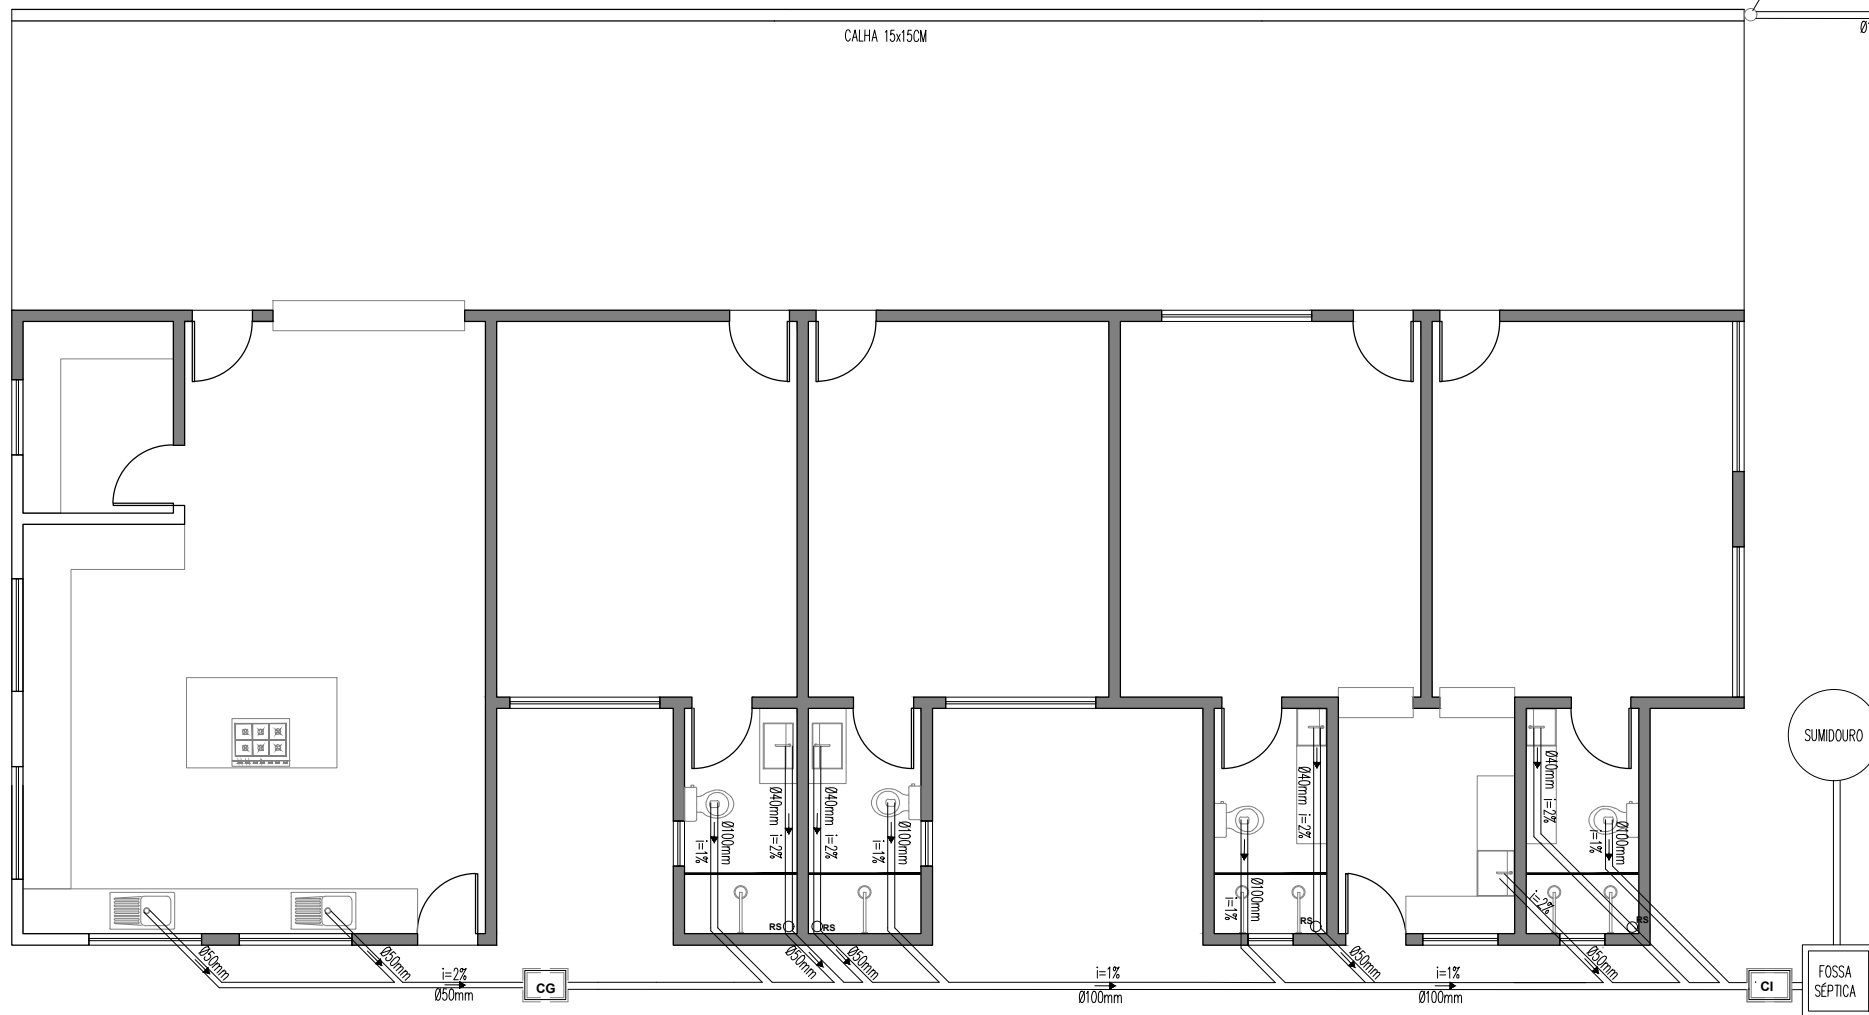

LEGENDA

- TUBULAÇÃO QUE SOBRE
- TUBULAÇÃO QUE DESCE
- CAIXA DE INSPEÇÃO
- CAIXA DE GORDURA
- RALO SIFONADO
- REGISTRO DE GAVETA
- REGISTRO DE PRESSÃO
- FOSSA SÉPTICA

ÓRGÃOS PÚBLICOS

PREFEITURA MUNICIPAL DE ASSIS CHATEAUBRIAND

AMPLIAÇÃO - ESCOLA MUNICIPAL DR. PAULO PIMENTEL

ESC. MUNIC. DR. PAULO PIMENTEL
ENCANTADO D'OESTE
ASSIS CHATEAUBRIAND

DISCRIMINAÇÃO:
PLANTA BAIXA
HIDRÁULICA
PLANTA BAIXA
SANITÁRIA
DETALHES

PROJETO HIDROSSANITÁRIO

FOLHA:
01/01

ESTATÍSTICAS:
ÁREA A CONSTRUIR ----- 266,59M2

LOCAL:
QUADRA 25, AVENIDA CIRCULAR, Nº 1302
ENCANTADO D'OESTE - ASSIS CHATEAUBRIAND - PR

DATA:
MAIO/2022

DESENHO:
ANNE C. B.

RESP. TÉCNICO:

PROPRIETÁRIO:

MUNICÍPIO DE ASSIS CHATEAUBRIAND
CNPJ - 76.208.479/0001-18