


- Poste de iluminação do parque:
- Poste metálico de 4 metros com luminária de LED.
- Ver o projeto arquitetônico para a especificação do conjunto.
- Luminária de LED com potência nominal máxima de 100W.
- Luminária de LED com alto fator de potência e baixas distorções harmônicas.
- Tensão da luminária 220V.
- Com fotocélula integrada para acionamento da iluminação.
- Ver detalhe genérico da luminária no "Detalhe 5".
- Aterrar corpo da luminária e do poste através do condutor de terra do circuito de alimentação conectado através de terminal de compressão tipo olhal.
- Com janela de inspeção na base do poste para passagem e conexão dos cabos de alimentação.
- Fixada em base de concreto de 40x40x40cm.
- Ver demais características no projeto arquitetônico.

RESUMO DE MATERIAIS	QUANTIDADE
ELETRODUTO CORRUGADO DN32MM	55,00M
CABO DE COBRE FLEXÍVEL 2,5MM²	220,00M
CAIXA ENTERRADA ELÉTRICA	2,00 UNID.
HASTE DE ATERRAMENTO 5/8	2,00 UNID.
CORDOALHA DE COBRE NU 50MM²	4,00M
CONJUNTO PARA ATERRAMENTO	2,00 UNID.
POSTE METÁLICO COM ALTURA DE 4M COM LUMINÁRIA 1 PETÁLA 100W.	2,00 UNID.

ASSOCIAÇÃO

RUA LUAN FR

AVENIDA GUANABARA

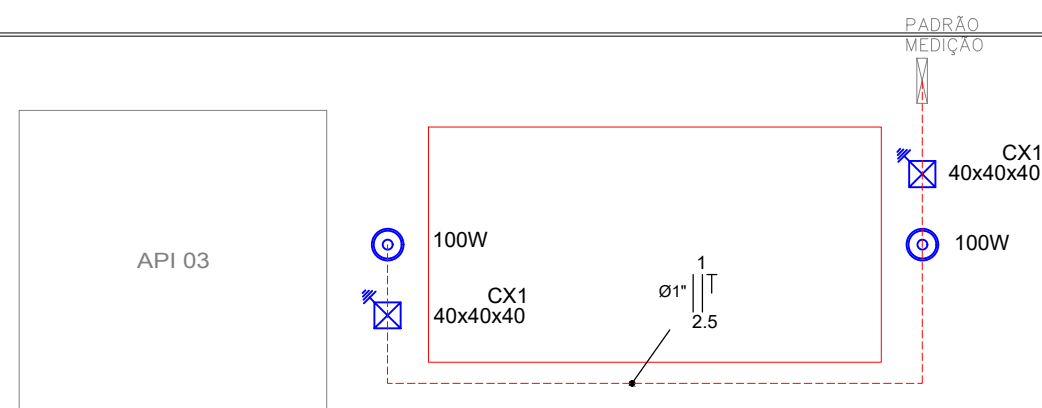

PLANTA BAIXA ELÉTRICA - ESCALA 1:250

ÓRGÃOS PÚBLICOS

PROJETO ELÉTRICO

OBRA:

PRAÇA - MÓDULO ACADEMIA DA TERCEIRA IDADE ATI

LOCALIZAÇÃO:

AV. GUANABARA, JD. PROGRESSO (CANTEIRO) - ASSIS CHATEAUBRIAND/PR

PROPRIETÁRIO:

PROJETO:	
----------	--

EXECUÇÃO:

Município de Assis Chateaubriand
CNPJ: 76.208.479/0001-18



PREFEITURA MUNICIPAL DE
ASSIS CHATEAUBRIAND
PARANÁ

DESENHO: ROBERTO DANIEL BARBOSA

DATA: 04/2024

ESCALA: INDICADA

FOLHA: A2
CONTEÚDO: PROJETO ELÉTRICO

PRANCHA:
1/1