



PLANTA - AV. RADIAL LESTE - TRECHO 01 - ESCALA 1:1000

COTAS DO TERRENO (m)	406,00	405,50	404,80	404,30	403,88
EXTENSÃO (m)	3,00	3,00			
DECLIVIDADE(%)	11,33%	11,33%			
DIÂMETRO(cm)	40	40			

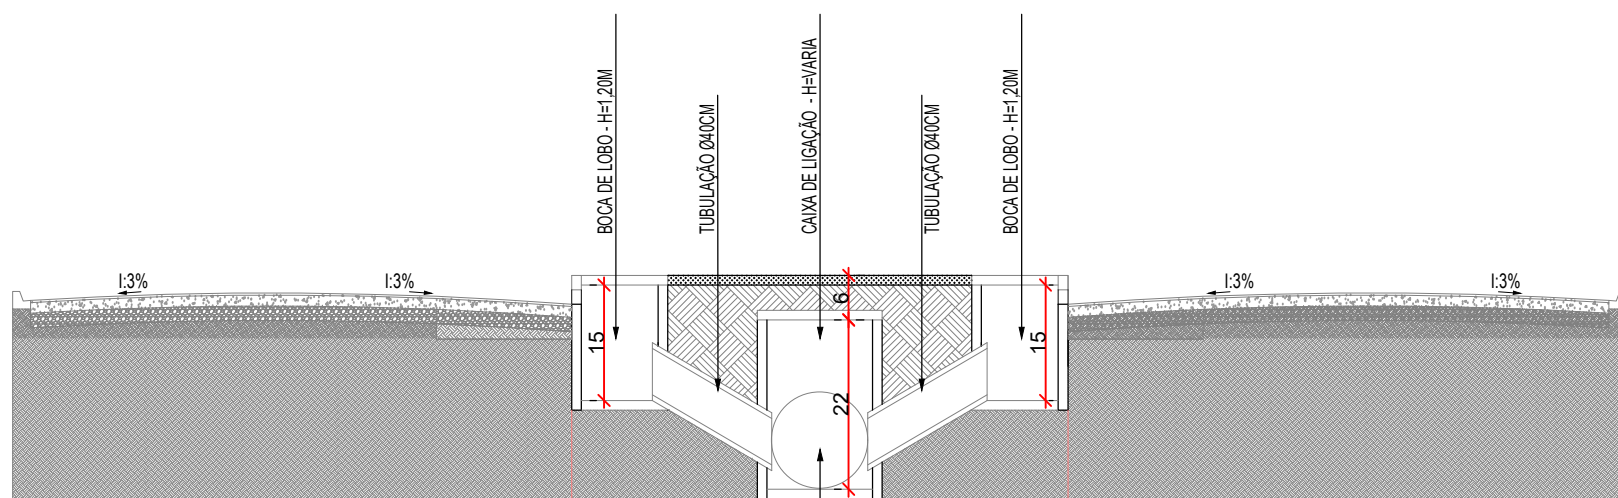

SEÇÃO TRANSVERSAL - DRENAGEM SEM ESC.

- #40 simples - 68,00 metros
- Boca de Lobo simples - 34 und

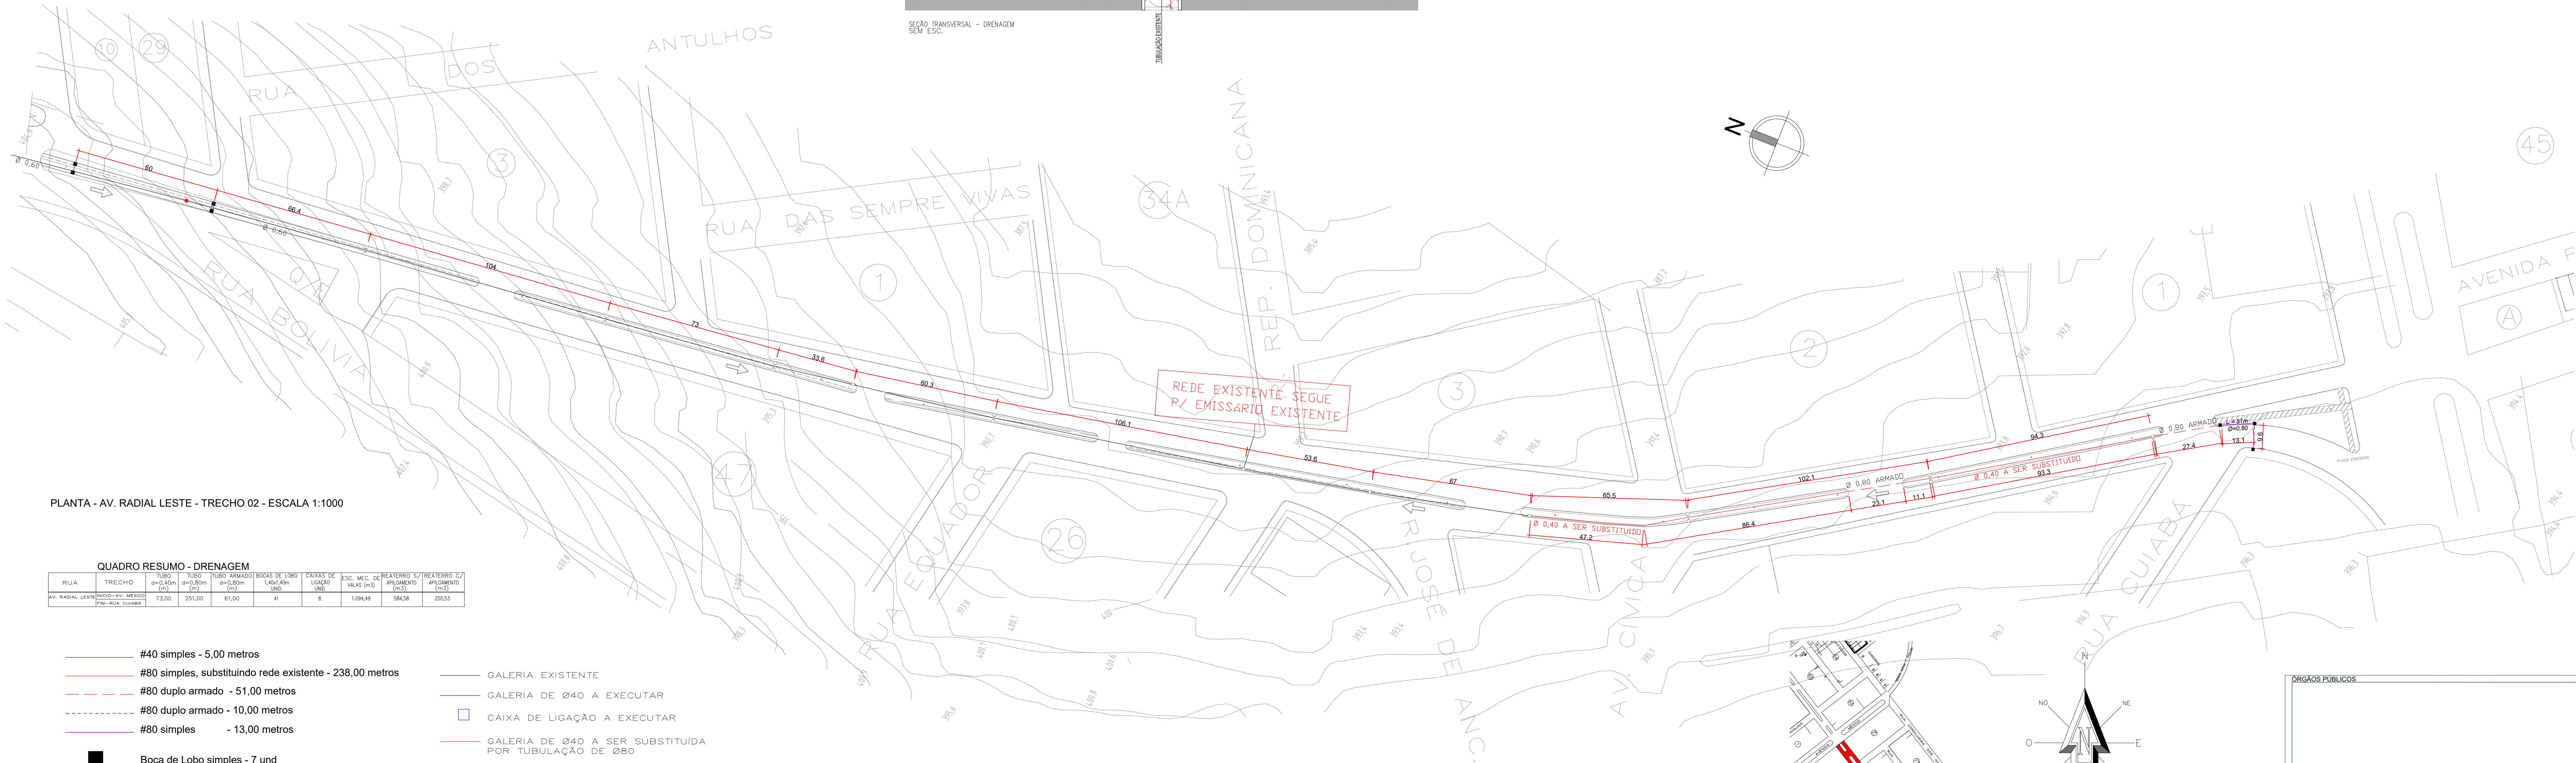


PLANTA - AV. RADIAL LESTE - TRECHO 02 - ESCALA 1:1000

QUADRO RESUMO - DRENAGEM									
RUA	TRECHO	DIÂMETRO (cm)	EXTENSÃO (m)	DIÂMETRO (cm)	EXTENSÃO (m)	DIÂMETRO (cm)	EXTENSÃO (m)	DIÂMETRO (cm)	EXTENSÃO (m)
AV. RADIAL LESTE	TRECHO 01	40	68,00	40	68,00	40	68,00	40	68,00
AV. RADIAL LESTE	TRECHO 02	40	68,00	40	68,00	40	68,00	40	68,00




- #40 simples - 5,00 metros
- #80 simples, substituindo rede existente - 238,00 metros
- #80 duplo armado - 51,00 metros
- #80 duplo armado - 10,00 metros
- #80 simples - 13,00 metros
- Boca de Lobo simples - 7 und

- GALERIA EXISTENTE
- GALERIA DE Ø40 A EXECUTAR
- CAIXA DE LIGAÇÃO A EXECUTAR
- GALERIA DE Ø40 A SER SUBSTITUIDA POR TUBULAÇÃO DE Ø80
- GALERIA DE Ø80 A SER EXECUTADA
- GALERIA DE Ø80 ARMADO A SER EXECUTADA
- POSTES DE ILUMINAÇÃO EXISTENTES

DETALHE CAIXA DE LIGAÇÃO EM ALVENARIA

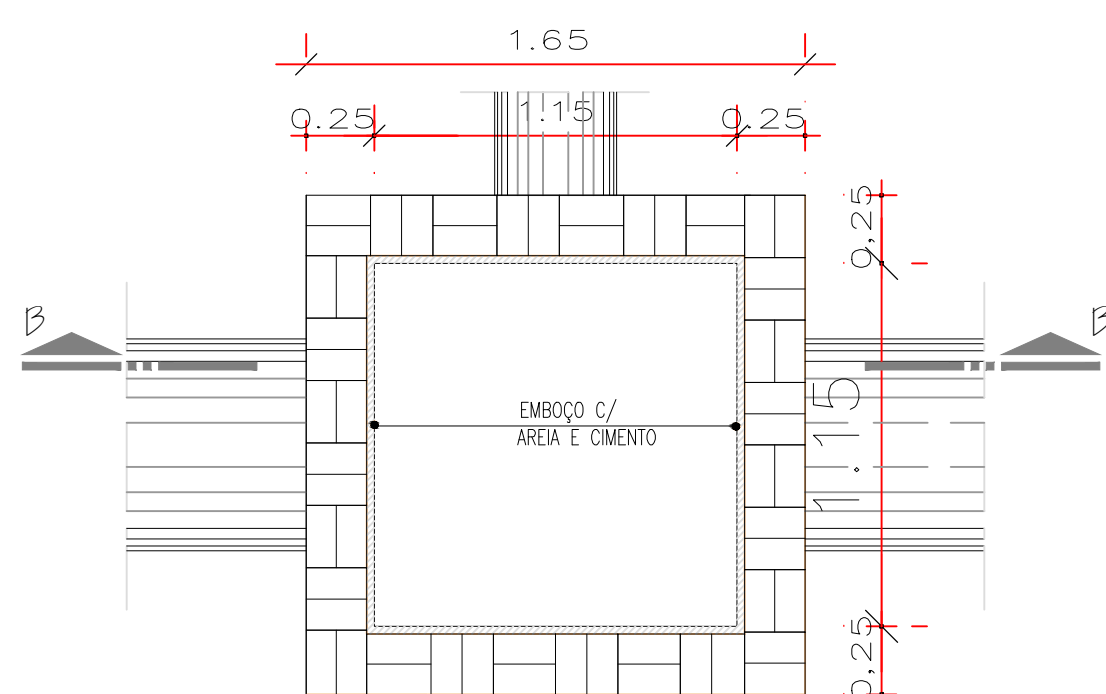


CAIXA DE LIGAÇÃO EM ALVENARIA CORTE AA

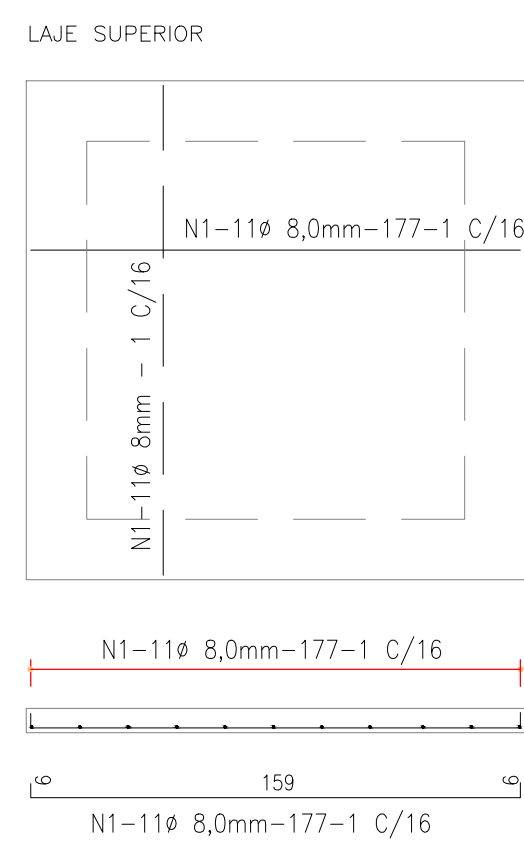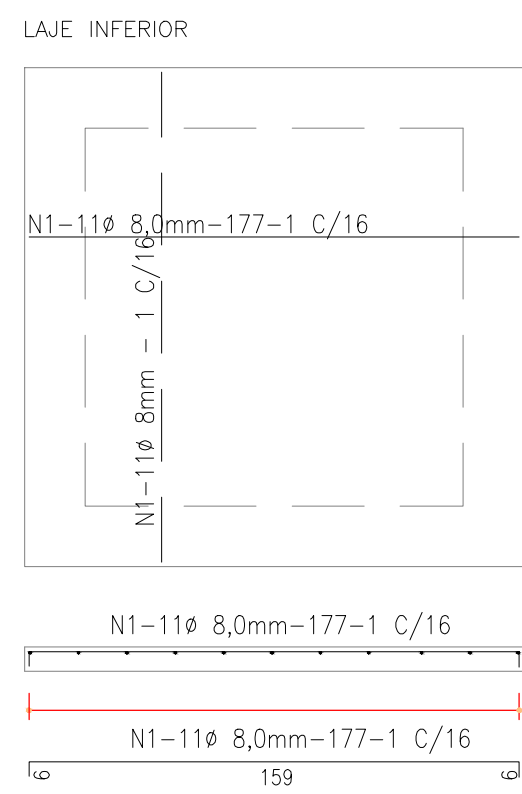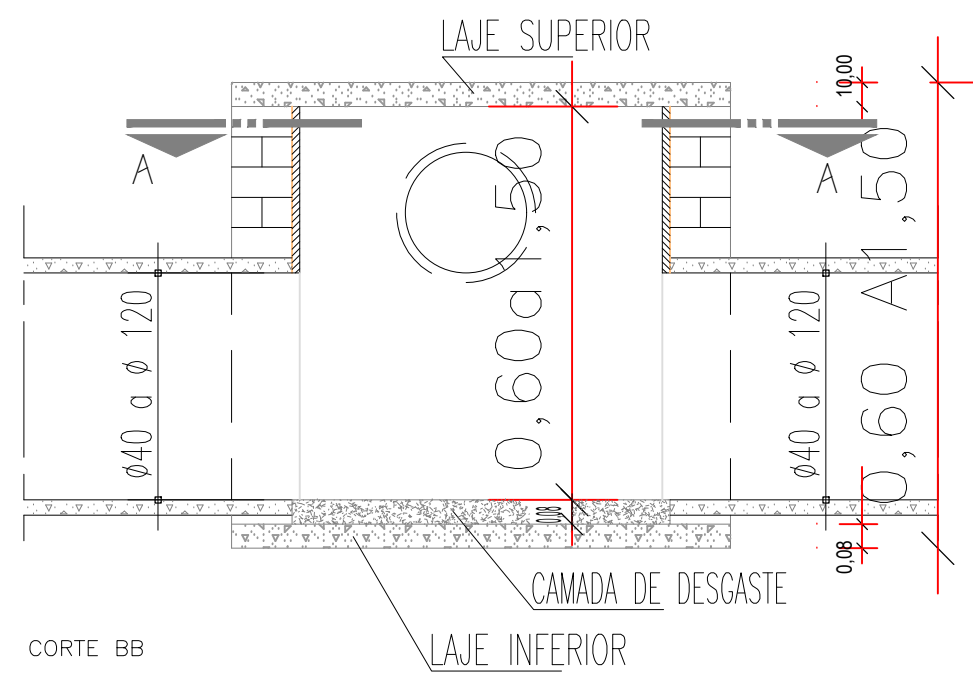

RESUMO - AÇO CA 50B ou CA 60B			
Ø	COMPR. TOTAL	PESO P/m	TOTAL
8mm	77,88	0,393	30,60Kg

CAIXA DE LIGAÇÃO TABELA DE ARMADURAS			
N	Ø	Q	COMPRIMENTO
1	8mm	44	UNIT. TOTAL
			1,77 77,88

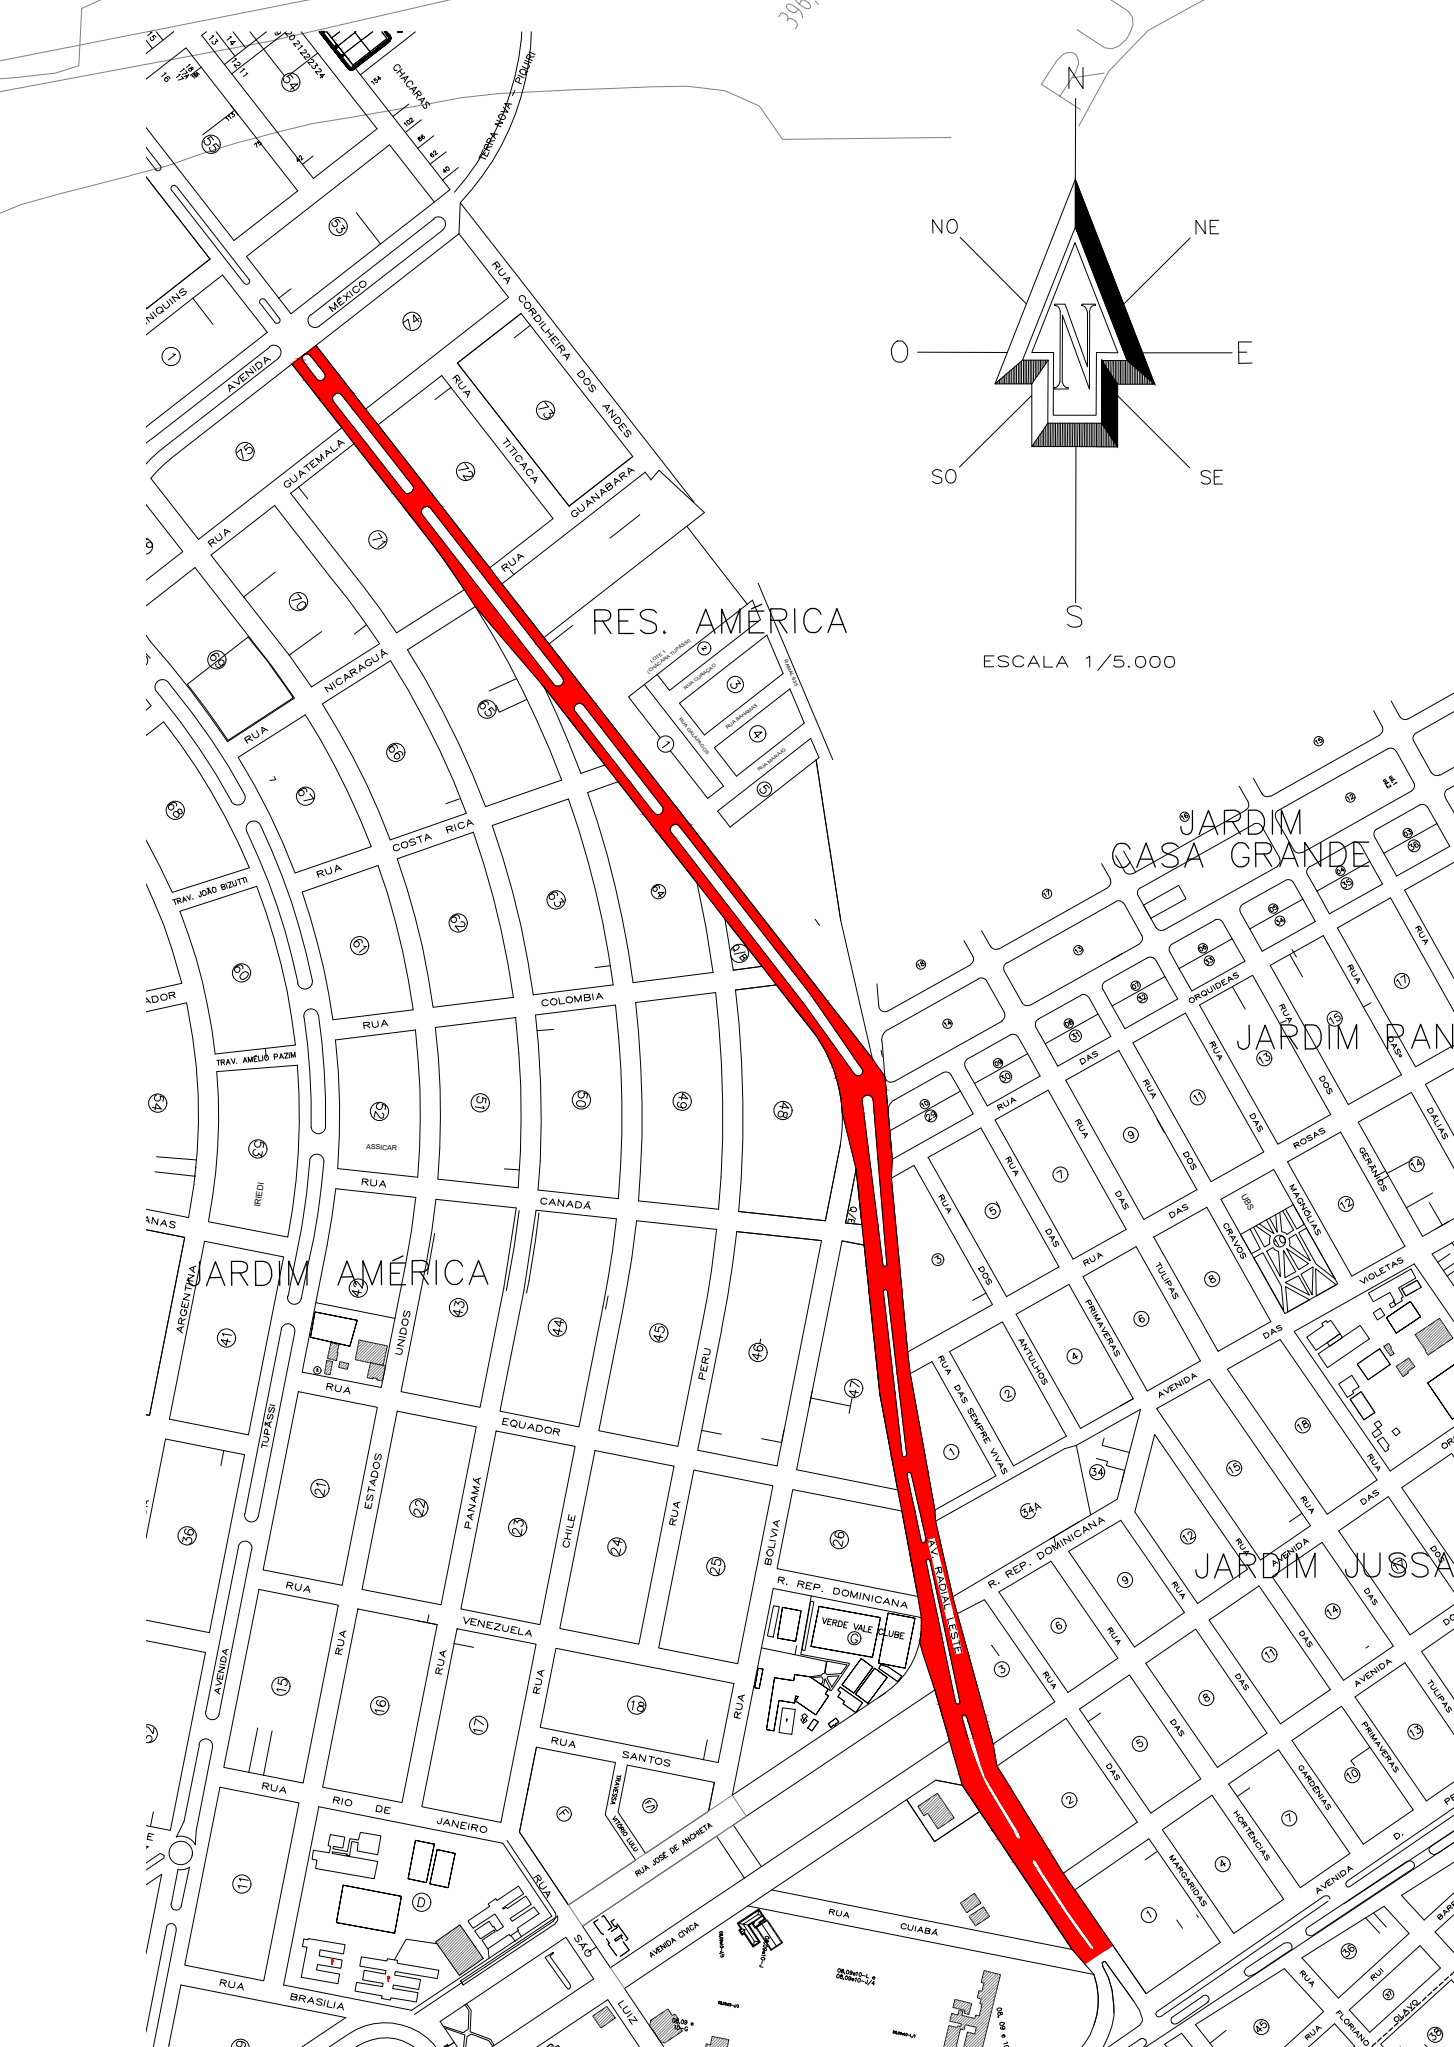

RUA	TRECHO	COORDENADAS GEOGRÁFICAS
AV. RADIAL LESTE	INÍCIO: AV. MÉXICO	OESTE SUL
(Banco de dados)	FIM: RUA QUIABA	245915,84M 7298737,21M

ÓRGÃOS PÚBLICOS

PROJETO ARQUITETÔNICO

OBRA: COMPLEMENTAÇÃO DE PAVIMENTO E IMPLANTAÇÃO DE CICLOVIA E DRENAGEM DA AVENIDA RADIAL LESTE

LOCALIZAÇÃO: AV. RADIAL LESTE - ASSIS CHATEAUBRIAND/PR

PROPRIETÁRIO: Município de Assis Chateaubriand CNPJ: 76.268.479/0001-16

PROJETO: Anne Caroline Bello CREA-PR 16863/D

EXECUÇÃO:

DESENHO: ANNE B.

DATA: 03/2022

ESCALA: INDICADA

FOLHA: A0

CONTEÚDO: PLANTA BAIXA DRENAGEM E DETALHES

FRANCHA: 4/4