 
 



RESUMO DE MATERIAIS	QUANTIDADE
ELETRODUTO CORRUGADO DN32MM	40,00M
CABO DE COBRE FLEXÍVEL 2,5MM²	160,00M
CAIXA ENTERRADA ELÉTRICA	2,00 UNID.
HASTE DE ATERRAMENTO 5/8	2,00 UNID.
CORDOALHA DE COBRE NU 50MM²	4,00M
CONJUNTO PARA ATERRAMENTO	2,00 UNID.
POSTE METÁLICO COM ALTURA DE 4M COM LUMINÁRIA 1 PETALA 100W.	2,00 UNID.
ENTRADA DE ENERGIA ELÉTRICA	1,00 UNID.
QUADRO DE DISTRIBUIÇÃO	1,00 UNID.



Caixa de passagem de concreto no solo (Dimensões Indicadas em cm)
- Com Haste de Aterramento tipo Copperweld Ø5/8" x 2,40m alta camada 254 microns (quando indicado)
- Com tampa em concreto
- Com dreno no fundo da caixa
- Para evitar vandalismos e roubo de condutores, a tampa da caixa de passagem no solo pode ficar enterrada alguns centímetros no solo, dificultado o acesso. Contudo, deve-se documentar a localização das caixas de passagem para que seja possível acessá-las em manutenções futuras.
Obs.: Ver lista de especificações das caixas de passagem no solo, ao lado >>>

Poste de iluminação do parque:
- Poste metálico de 4 metros com luminária de LED.
- Ver o projeto arquitetônico para a especificação do conjunto.
- Luminária de LED com potência nominal máxima de 100W.
- Luminária de LED com alto fator de potência e baixas distorções harmônicas.
- Tensão da luminária 220V.
- Com fotocélula integrada para acionamento da iluminação.
- Ver detalhe genérico da luminária no "Detalhe 5".
- Aterrar corpo da luminária e do poste através do condutor de terra do circuito de alimentação conectado através de terminal de compressão tipo olhal.
- Com janela de inspeção na base do poste para passagem e conexão dos cabos de alimentação.
- Fixada em base de concreto de 40x40x40cm.
- Ver demais características no projeto arquitetônico.

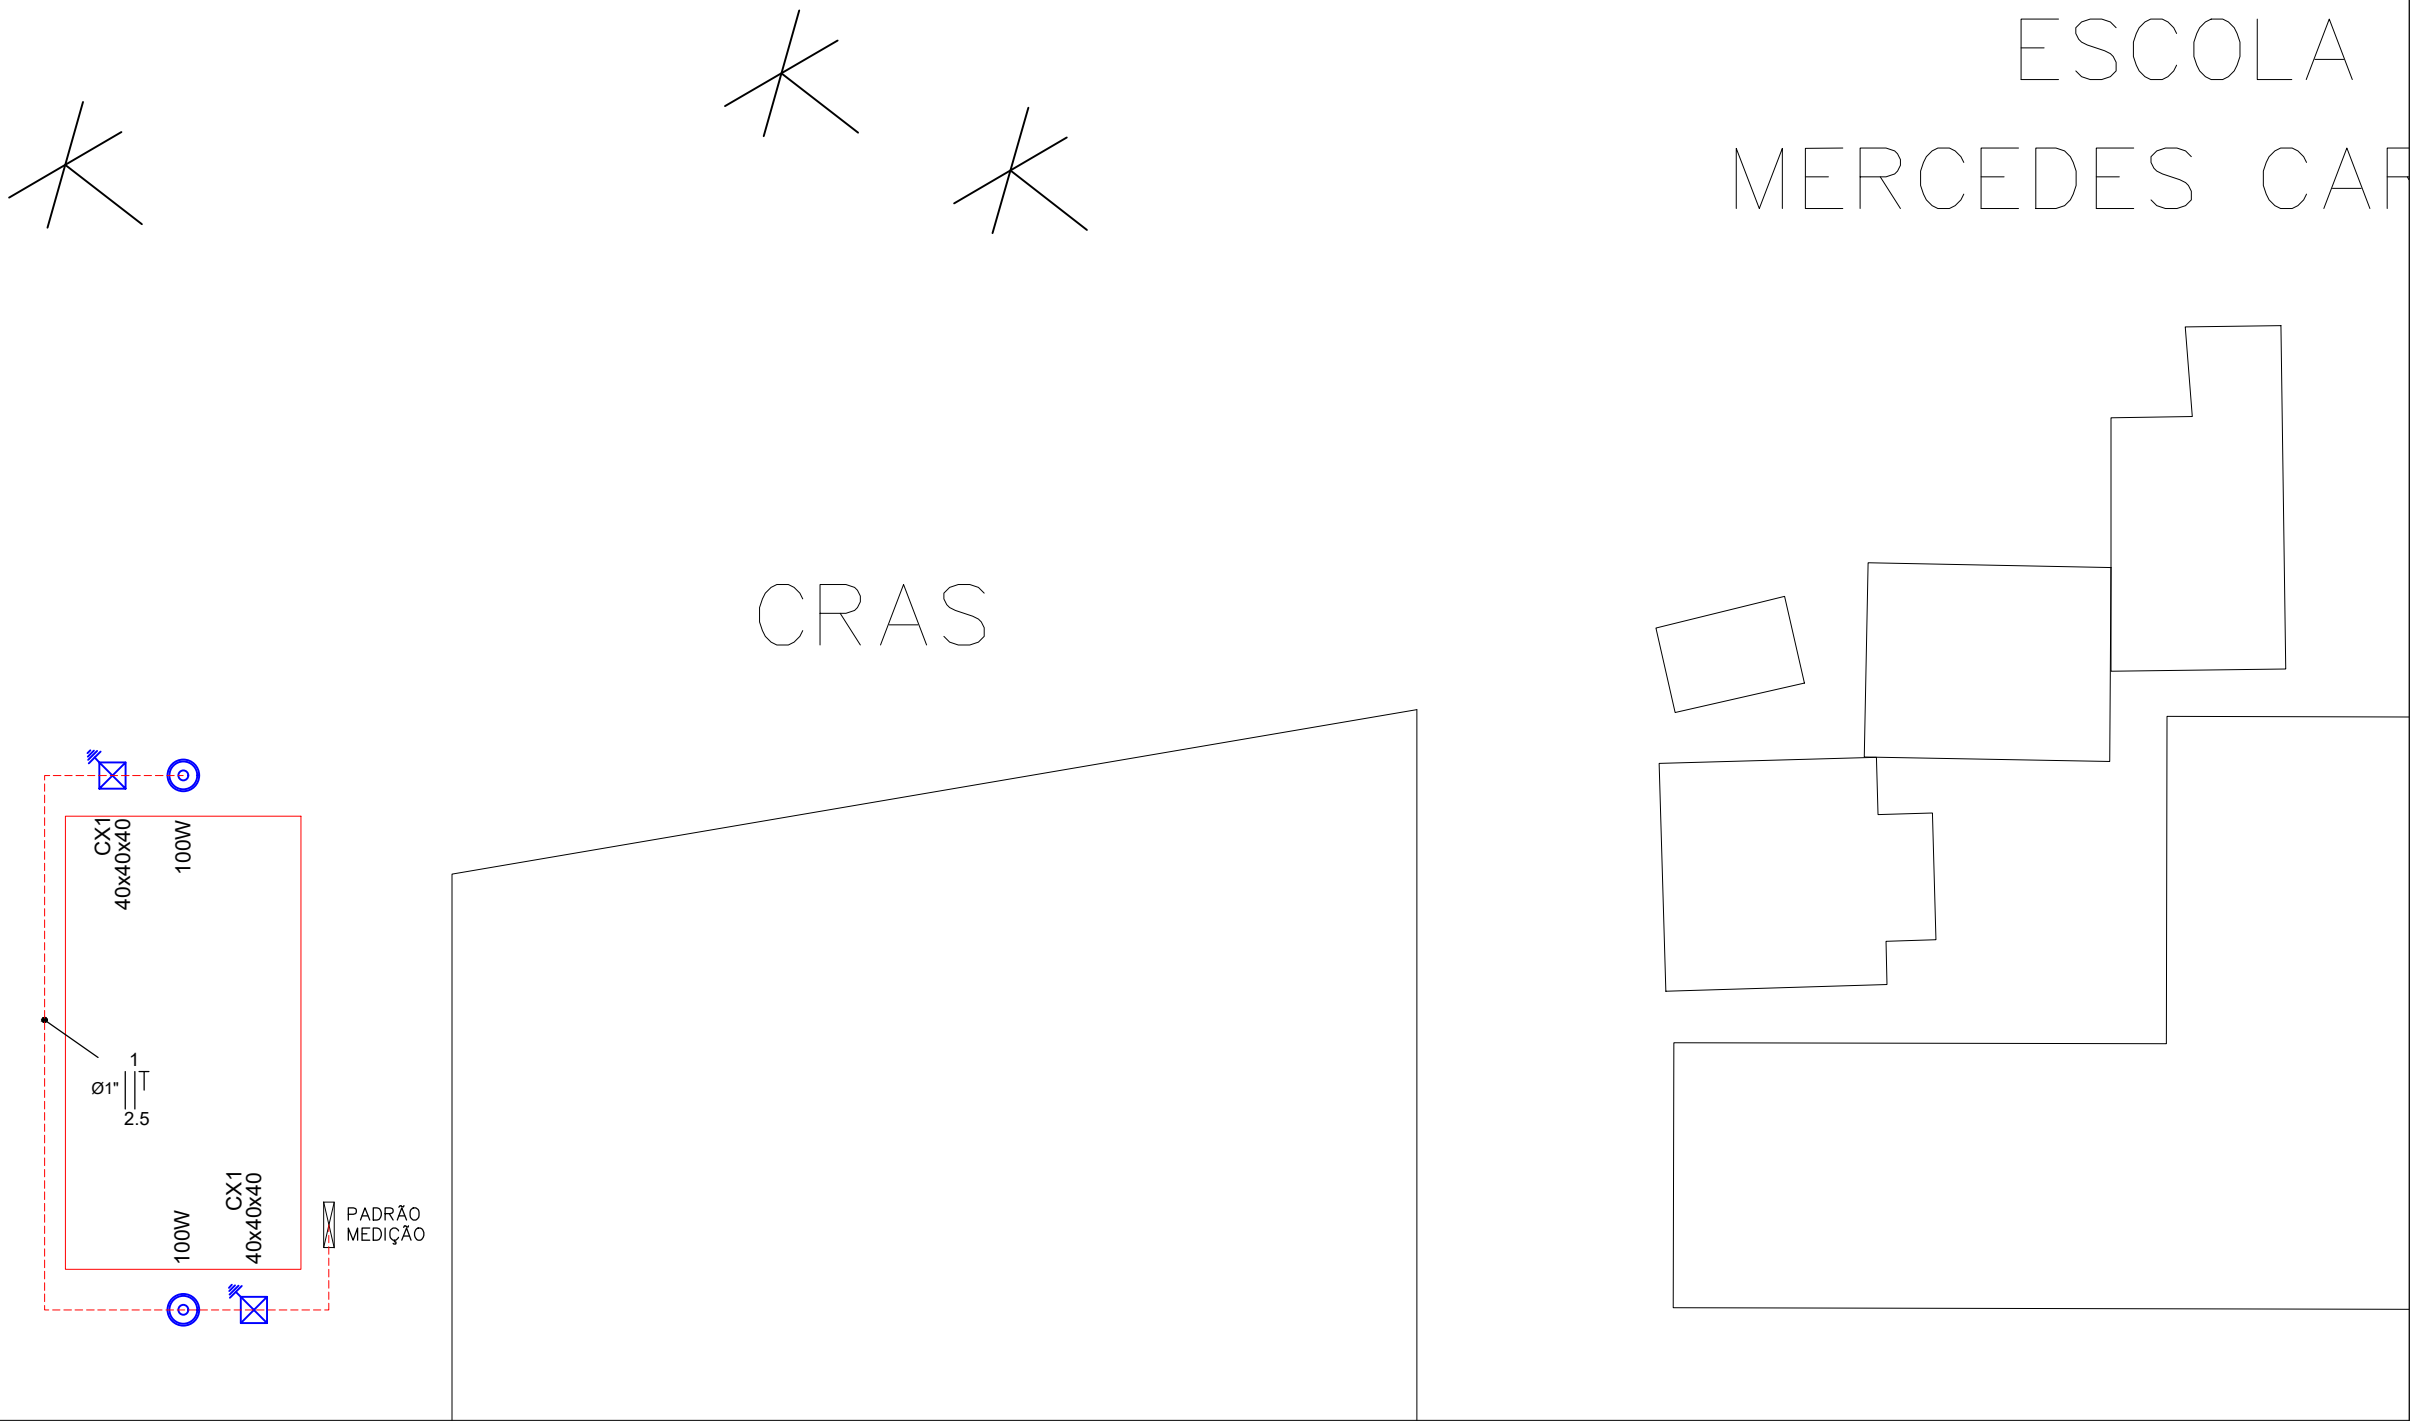

PLANTA BAIXA ELÉTRICA - ESCALA 1:250

ÓRGÃOS PÚBLICOS

PROJETO DE IMPLANTAÇÃO / ELÉTRICO

OBRA:

PRAÇA - MÓDULO ACADEMIA DA TERCEIRA IDADE ATI

LOCALIZAÇÃO:

AV. SÃO PAULO, JD. PROGRESSO (QUADRA Nº 51) - ASSIS CHATEAUBRIAND/PR

PROPRIETÁRIO:

Município de Assis Chateaubriand
CNPJ: 76.208.479/0001-18

PROJETO:

EXECUÇÃO:



PREFEITURA MUNICIPAL DE
ASSIS CHATEAUBRIAND
PARANÁ

DESENHO:

DATA: 04/2024

ESCALA: INDICADA

FOLHA: A2

CONTEÚDO: PLANTA DE IMPLANTAÇÃO E ELÉTRICO

PRANCHA:

1/1