



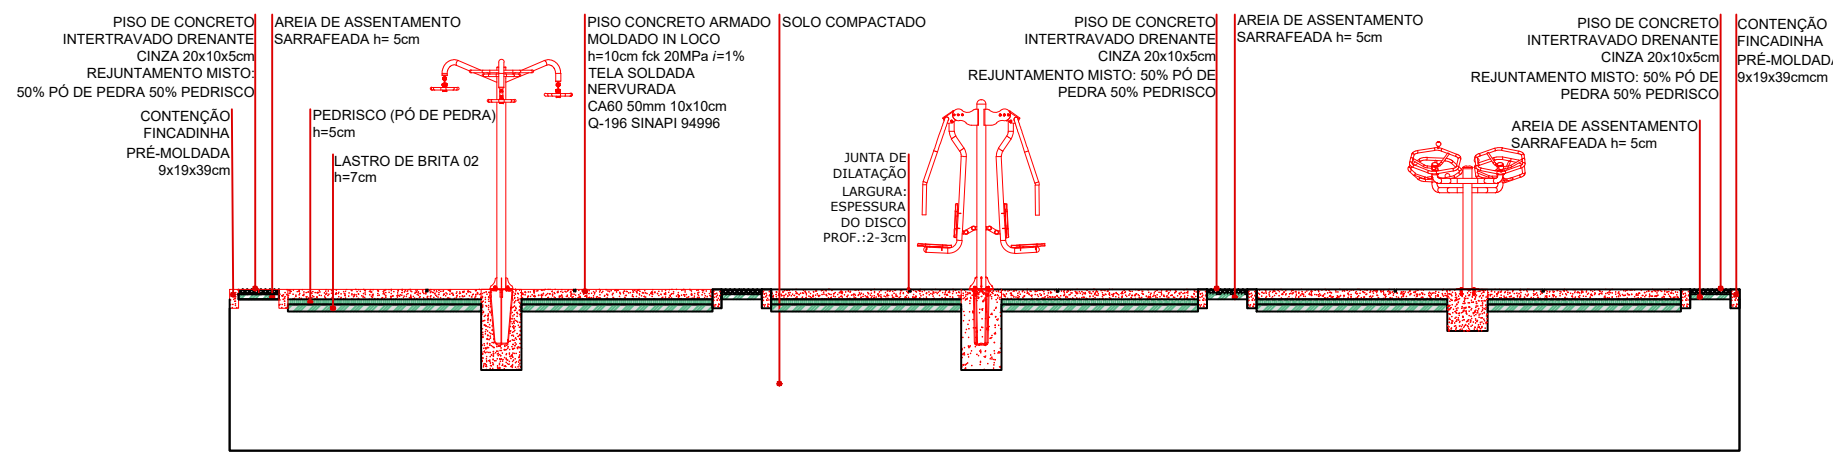

ATI 01, 02, 03, 04 - CORTE AA'
esc.:1/50

*BLOCOS DE EQUIPAMENTOS PODEM SER REPRESENTATIVOS. CABE AO RESPONSÁVEL TÉCNICO A ESCOLHA DOS MODELOS JUNTO AO FABRICANTE E DEVERÁ SEGUIR AS DEFINIÇÕES DE INSTALAÇÕES CONFORME MANUAL DO FABRICANTE.

PLANTA BAIXA ELÉTRICA - ESCALA 1:250

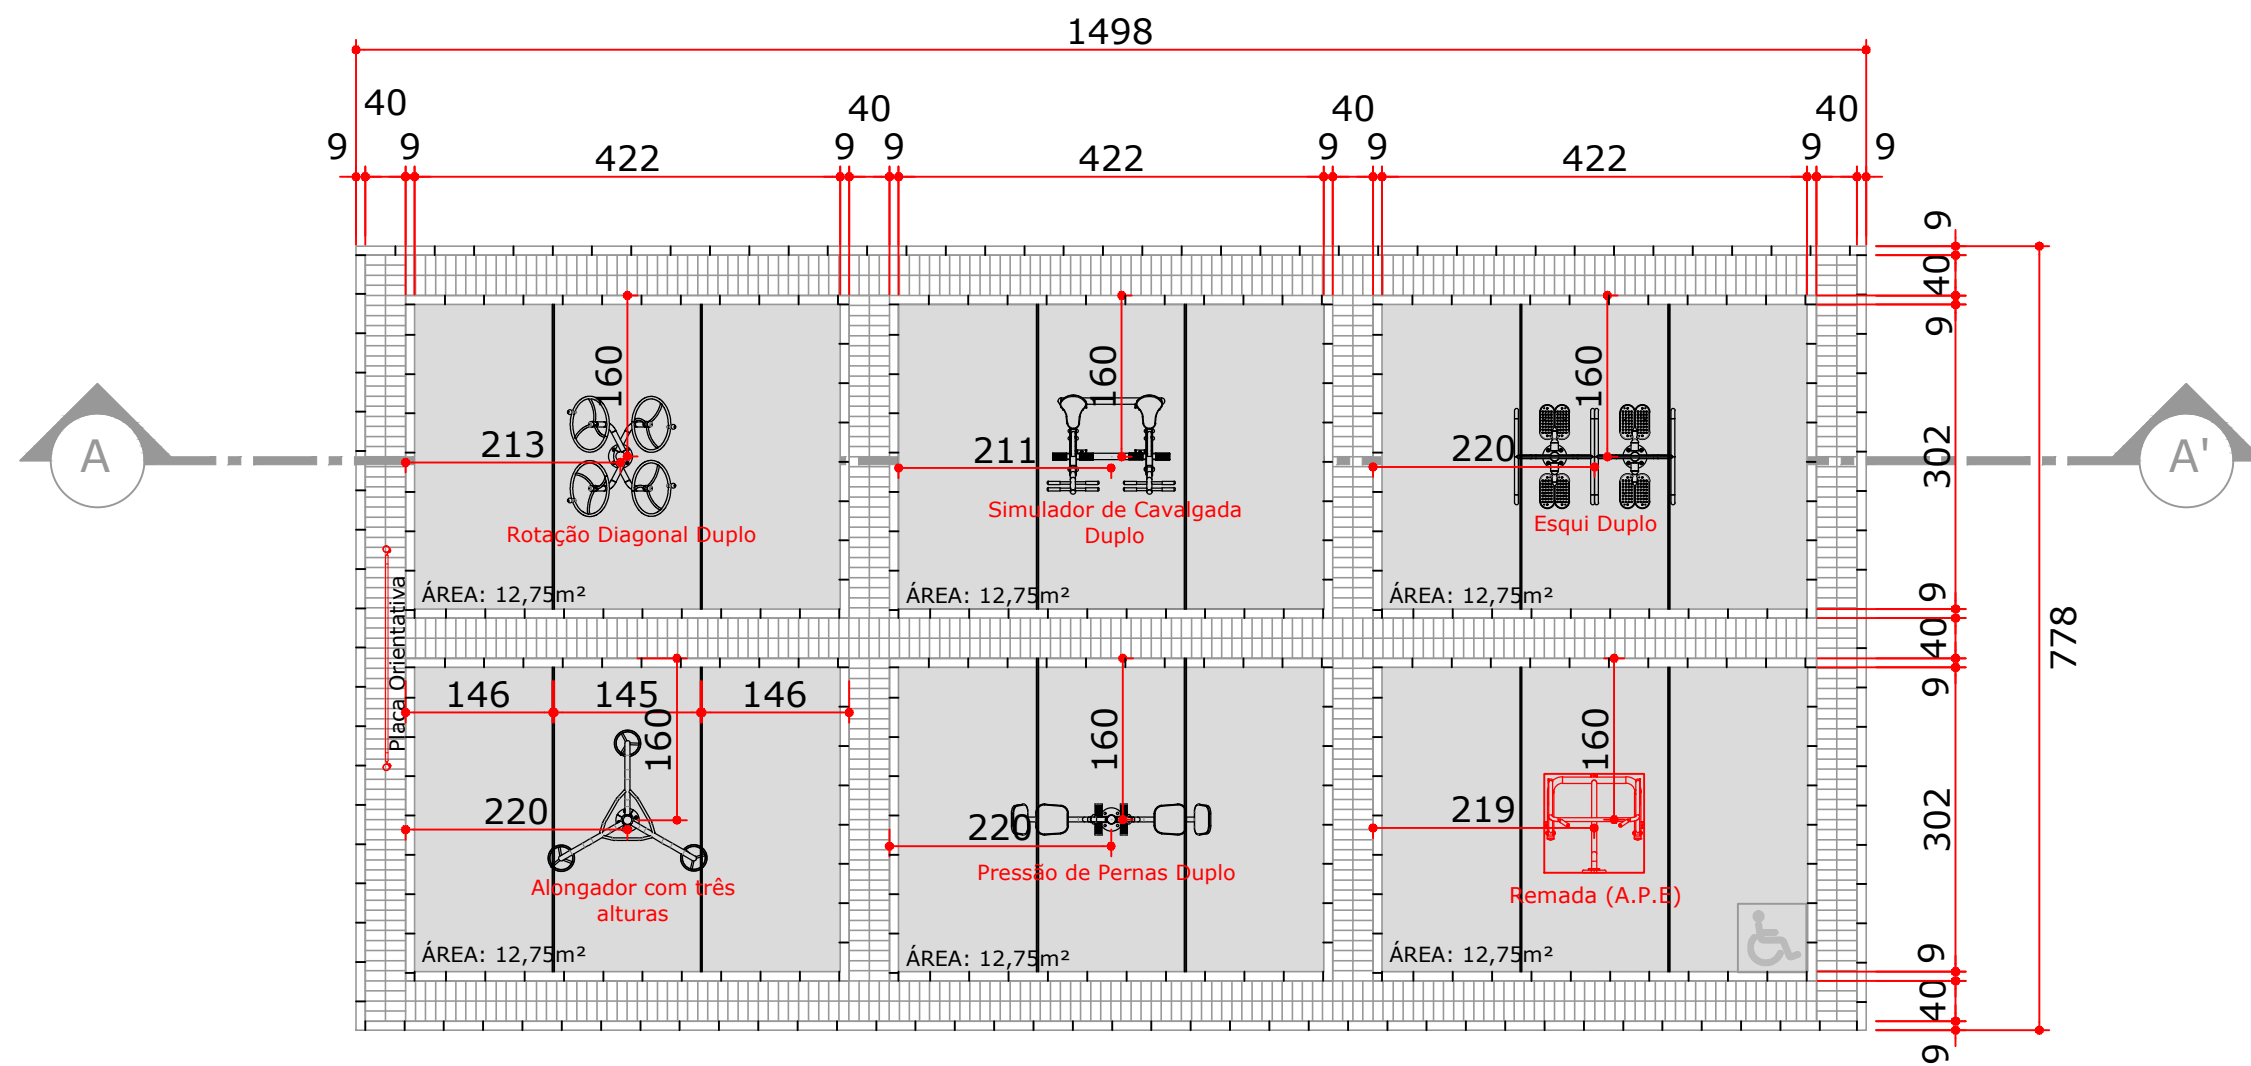

ATI - 04
esc.:1/100

ÁREA TOTAL: 116,55m²
ÁREA DE PISO DE CONCRETO: 76,50m²
ÁREA DE PISO DE BLOCO DE CONCRETO INTERTRAVADO DRENANTE: 28,00m²
ATI: 05un
ATI PNE: 01un

LEGENDA

- PISO DE CONCRETO $i=1\%$
- PISO DE BLOCO DE CONCRETO INTERTRAVADO DRENANTE 10x20cm
- FINCADINHA PRÉ MOLDADA 9x19x39cm
- JUNTA DE DILATAÇÃO DE 1,5cm DE LARGURA COM 2,5cm DE PROFUNDIDADE. PREENCHER COM SELANTE IMPERMEÁVEL DE POLIURETANO RESISTENTE A INTEMPÉRIES E RAIOS UV.



GOVERNO DO ESTADO DO PARANÁ
SEDU - SECRETARIA DO DESENVOLVIMENTO URBANO
SERVIÇO SOCIAL AUTÔNOMO PARANACIDADE



PROPRIETÁRIO:
PREFEITURA MUNICIPAL DE ASSIS CHATEAUBRIAND
OBRA:
ACADEMIA DA TERCEIRA IDADE
LOCAL:
PRAÇA FARROUPILHA, JARDIM PARANÁ

MUNICÍPIO:
ASSIS CHATEAUBRIAND
ESCRITÓRIO REGIONAL:
CASCAVEL
TIPO:
CONSTRUÇÃO

AUTOR DO PROJETO / REGISTRO PROF:
ARQ. HELIO ROBERTO MARZALEK JR.
CAU A113575-9

PROJETO:
IMPLANTAÇÃO
REFERÊNCIA:
ATI - ACADEMIA

DESENHO:
DATA:
ESCALA DO DESENHO:
ARQUIVO:

ARQ
02/02