


Caixa de passagem de concreto no solo (Dimensões Indicadas em cm)  
 - Com Haste de Aterramento tipo Copperweld Ø5/8" x 2,40m alta camada 254 microns (quando indicado)  
 - Com tampa em concreto  
 - Com dreno no fundo da caixa  
 - Para evitar vandalismo e roubo de condutores, a tampa da caixa de passagem no solo pode ficar enterrada alguns centímetros no solo, dificultado o acesso. Contudo, deve-se documentar a localização das caixas de passagem para que seja possível acessá-las em manutenções futuras.  
 Obs.: Ver lista de especificações das caixas de passagem no solo, ao lado >>>



Poste de iluminação do parque:  
 - Poste metálico de 4 metros com luminária de LED.  
 - Ver o projeto arquitetônico para a especificação do conjunto.  
 - Luminária de LED com potência nominal máxima de 100W.  
 - Luminária de LED com alto fator de potência e baixas distorções harmônicas.  
 - Tensão da luminária 220V.  
 - Com fotocélula integrada para acionamento da iluminação.  
 - Ver detalhe genérico da luminária no "Detalhe 5".  
 - Aterrar corpo da luminária e do poste através do condutor de terra do circuito de alimentação conectado através de terminal de compressão tipo olhal.  
 - Com janela de inspeção na base do poste para passagem e conexão dos cabos de alimentação.  
 - Fixada em base de concreto de 40x40x40cm.  
 - Ver demais características no projeto arquitetônico.



RESUMO DE MATERIAIS	QUANTIDADE
ELETRODUTO CORRUGADO DN32MM	35,00M
CABO DE COBRE FLEXÍVEL 2,5MM²	140,00M
CAIXA ENTERRADA ELÉTRICA	2,00 UNID.
HASTE DE ATERRAMENTO 5/8	2,00 UNID.
CORDOALHA DE COBRE NU 50MM²	4,00M
CONJUNTO PARA ATERRAMENTO	2,00 UNID.
POSTE METÁLICO COM ALTURA DE 4M COM LUMINÁRIA 1 PETÁLA 100W.	2,00 UNID.
ENTRADA DE ENERGIA ELÉTRICA	1,00 UNID.
QUADRO DE DISTRIBUIÇÃO	1,00 UNID.

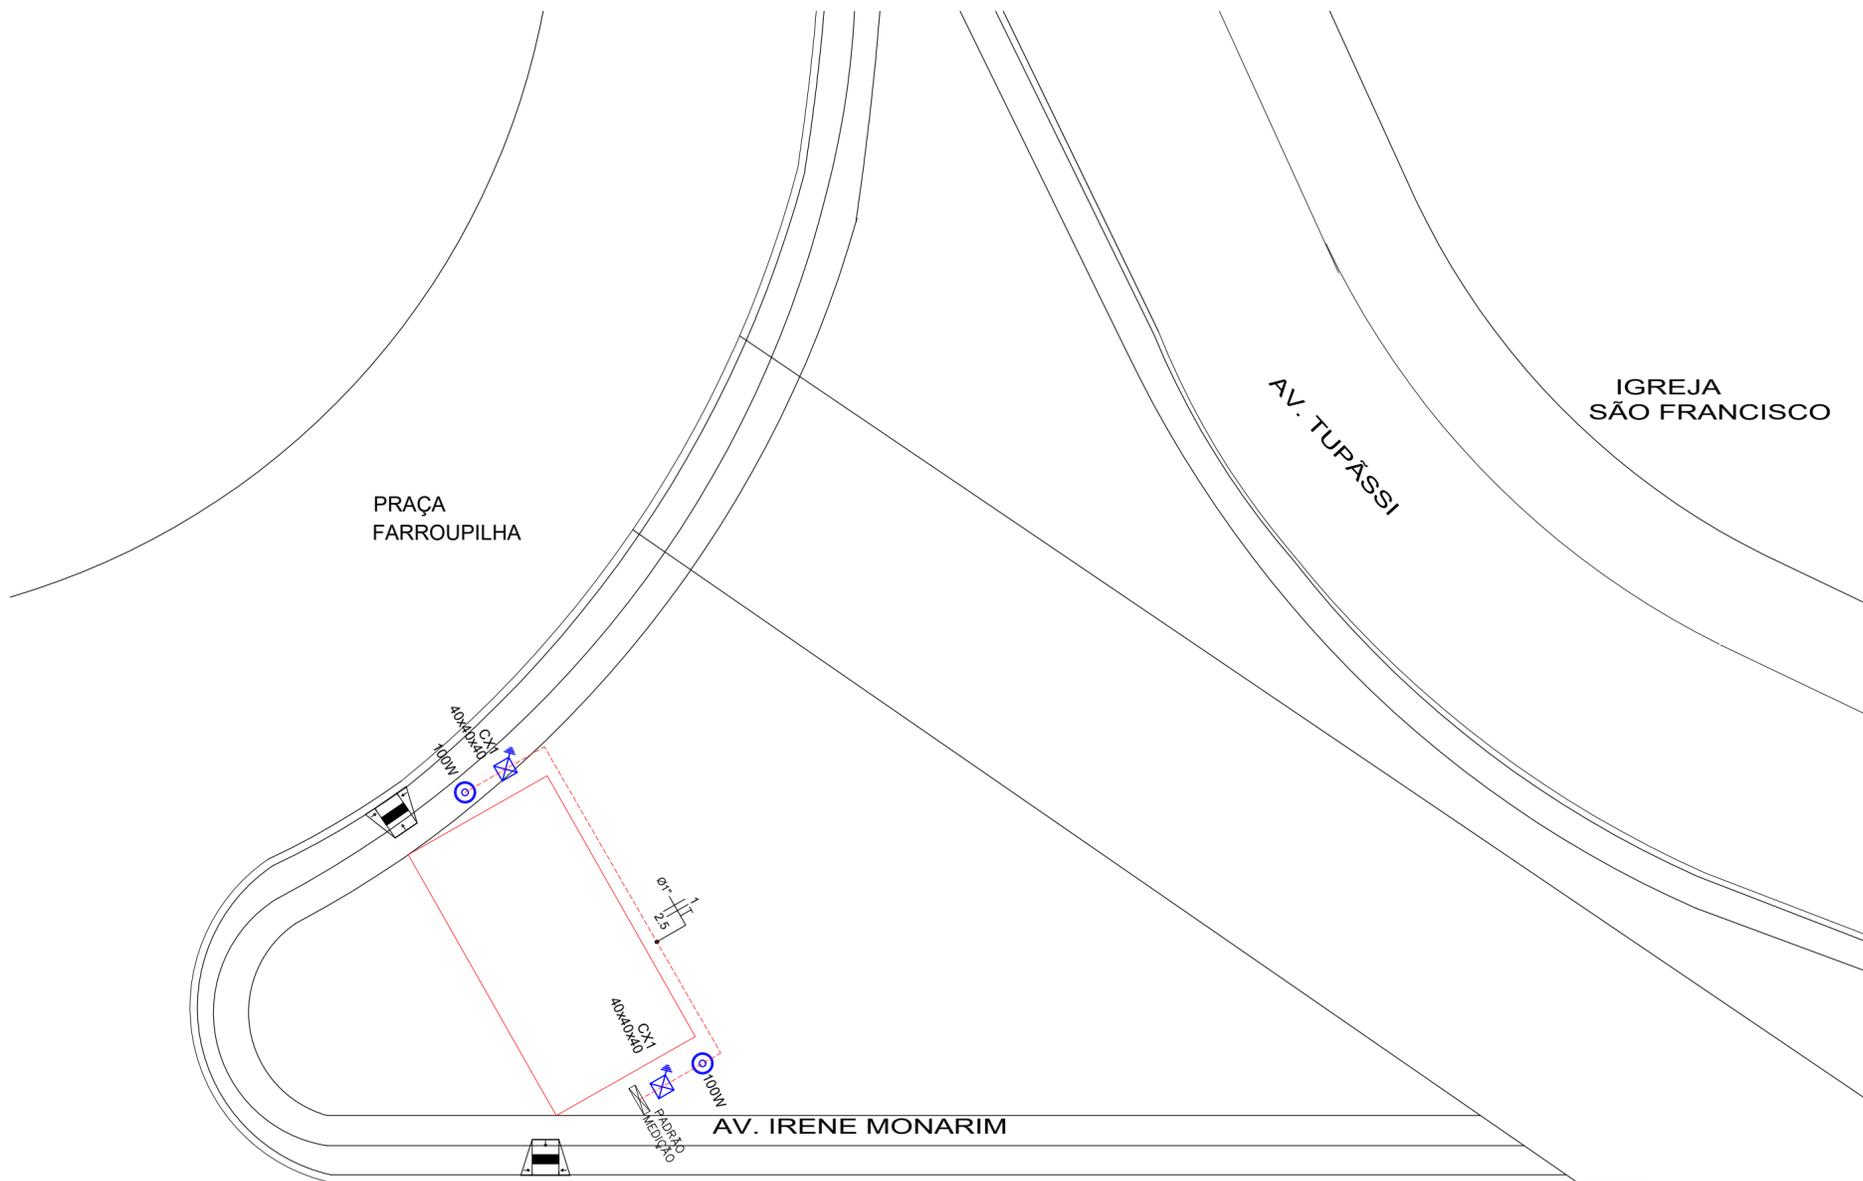

PLANTA BAIXA ELÉTRICA - ESCALA 1:250

ÓRGÃOS PÚBLICOS		
<b>PROJETO ELÉTRICO</b>		
OBRA: <b>PRAÇA - MÓDULO ACADEMIA DA TERCEIRA IDADE ATI</b>		
LOCALIZAÇÃO: <b>PRAÇA FARROUPILHA, JARDIM PARANÁ - ASSIS CHATEAUBRIAND/PR</b>		
PROPRIETÁRIO:  Município de Assis Chateaubriand CNPJ: 76.208.479/0001-18	PROJETO:  _____	EXECUÇÃO:  _____
 PREFEITURA MUNICIPAL DE <b>ASSIS CHATEAUBRIAND</b> PARANÁ	DESENHO: ROBERTO DANIEL BARBOSA	
	DATA: 04/2024	
	ESCALA: INDICADA	
FOLHA: A2 CONTEÚDO: PROJETO ELÉTRICO	PRANCHA: <b>1/1</b>	